


# 平面図 S=1:500

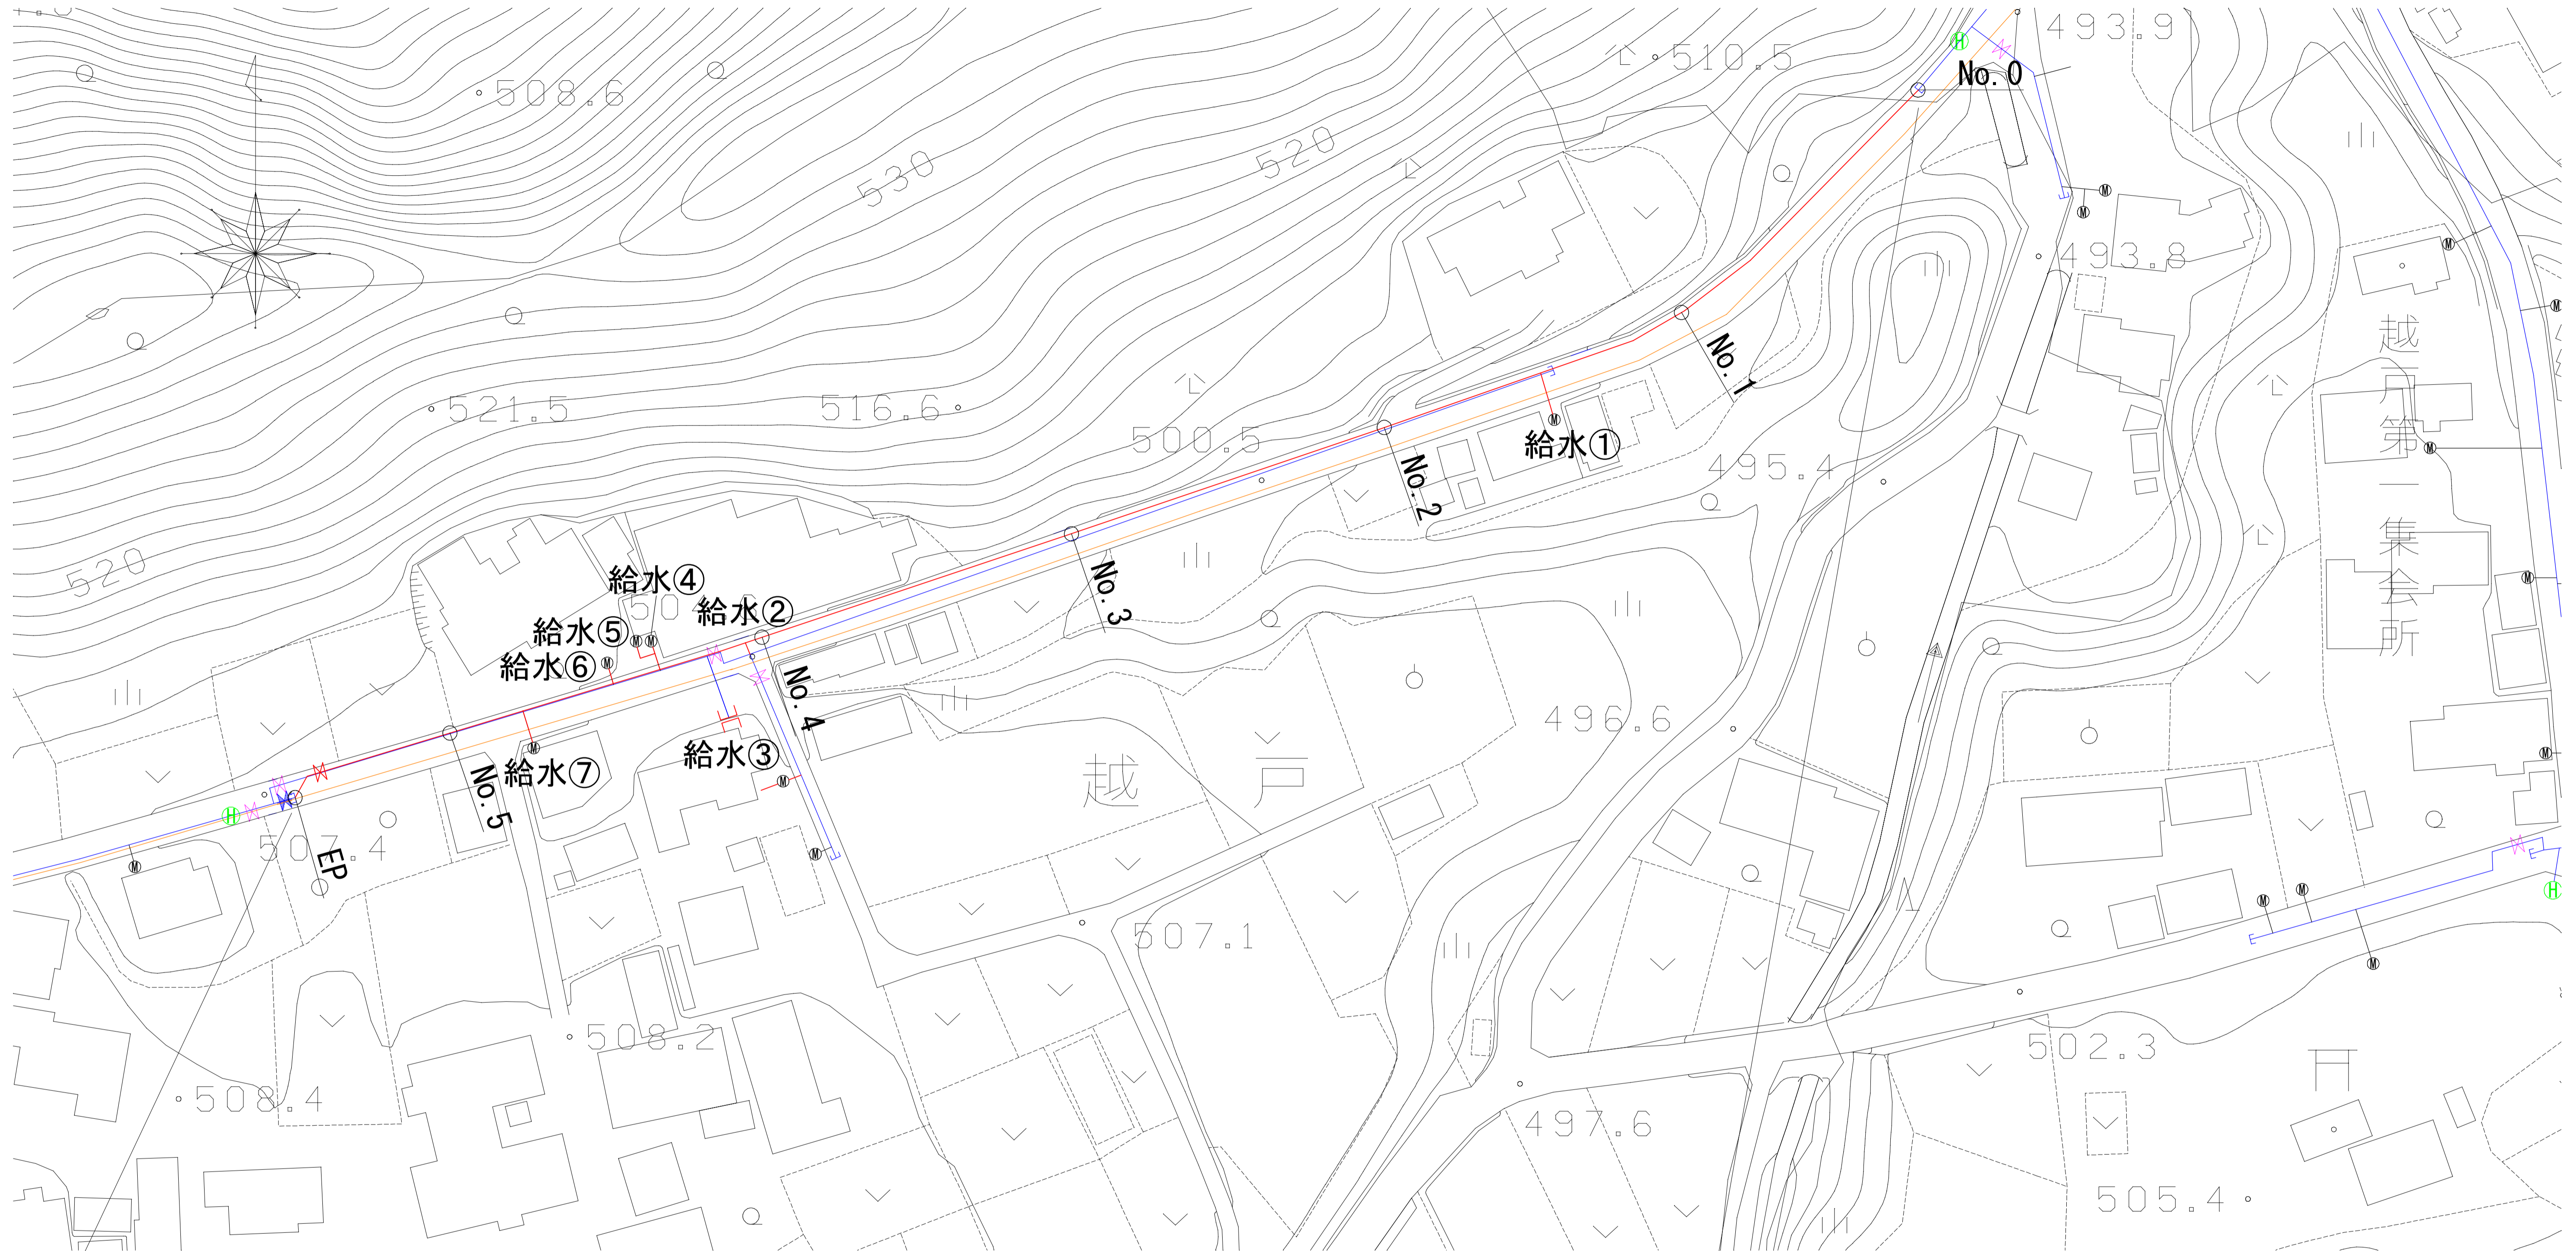


配水管布設替工 L=286.7m

配水用ポリエチレン管 (HPPE) φ100 L=286.7m

ソトシル仕切弁 (HPPE) φ100 N=1基

給水管切替工 N=7箇所


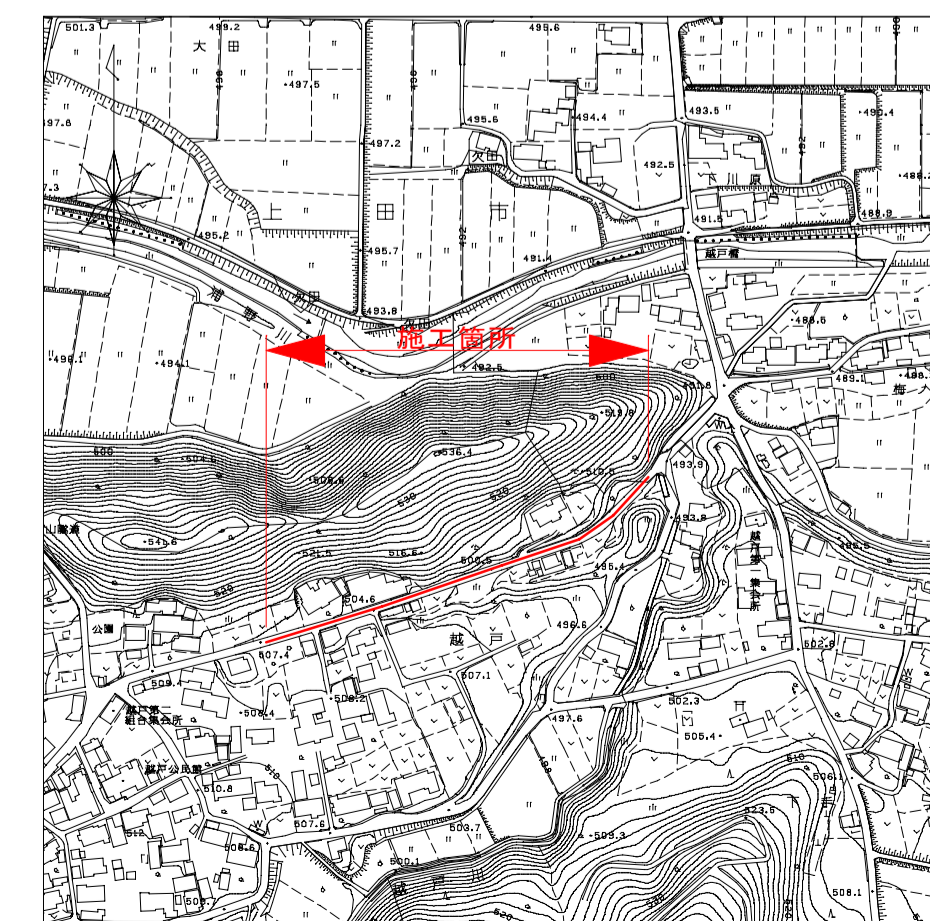


## 50%縮小図

施設管理図	-
水道配管図	P24 - B~D - 3~4
住宅地図	P186 - E~I - 2~3

工事名		越戸配水管布設工事	
図面名	平面図	番号	1 / 5
	縮尺	図示	施工者
課長	矢澤 係長	若林	設計
			渡邊
			完成日
			令和 年 月 日
			上田市上下水道局

# 配管詳細図 S=Free

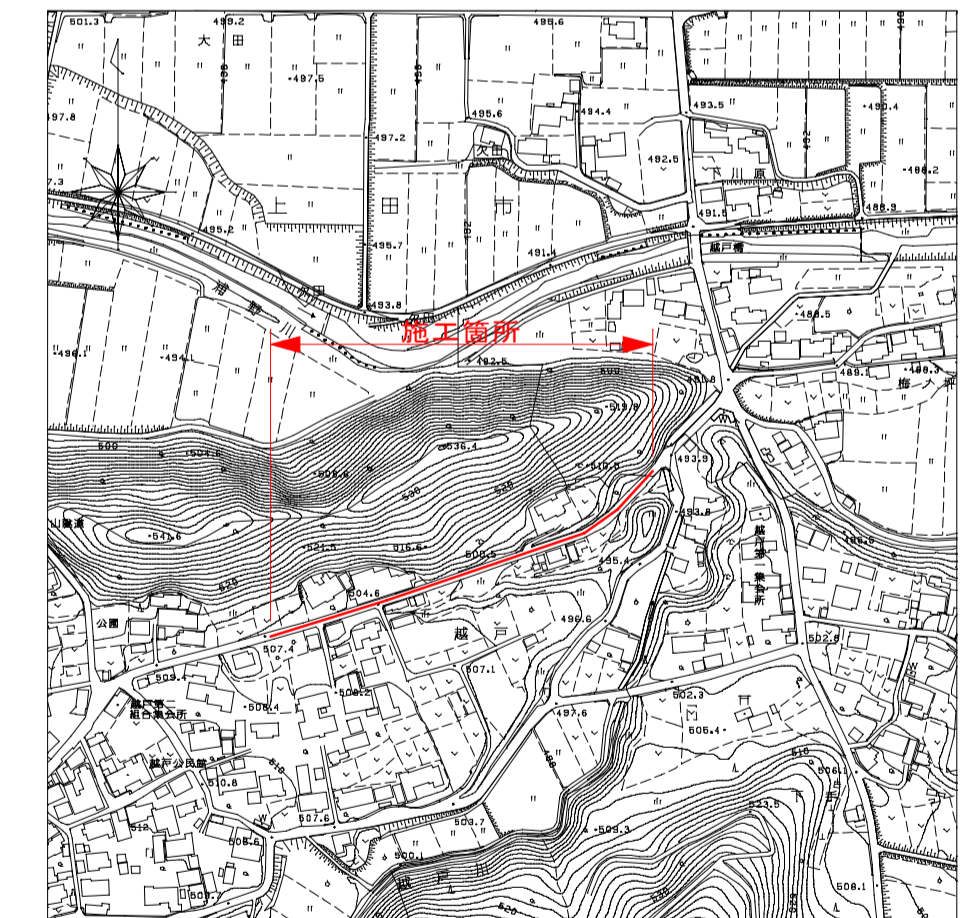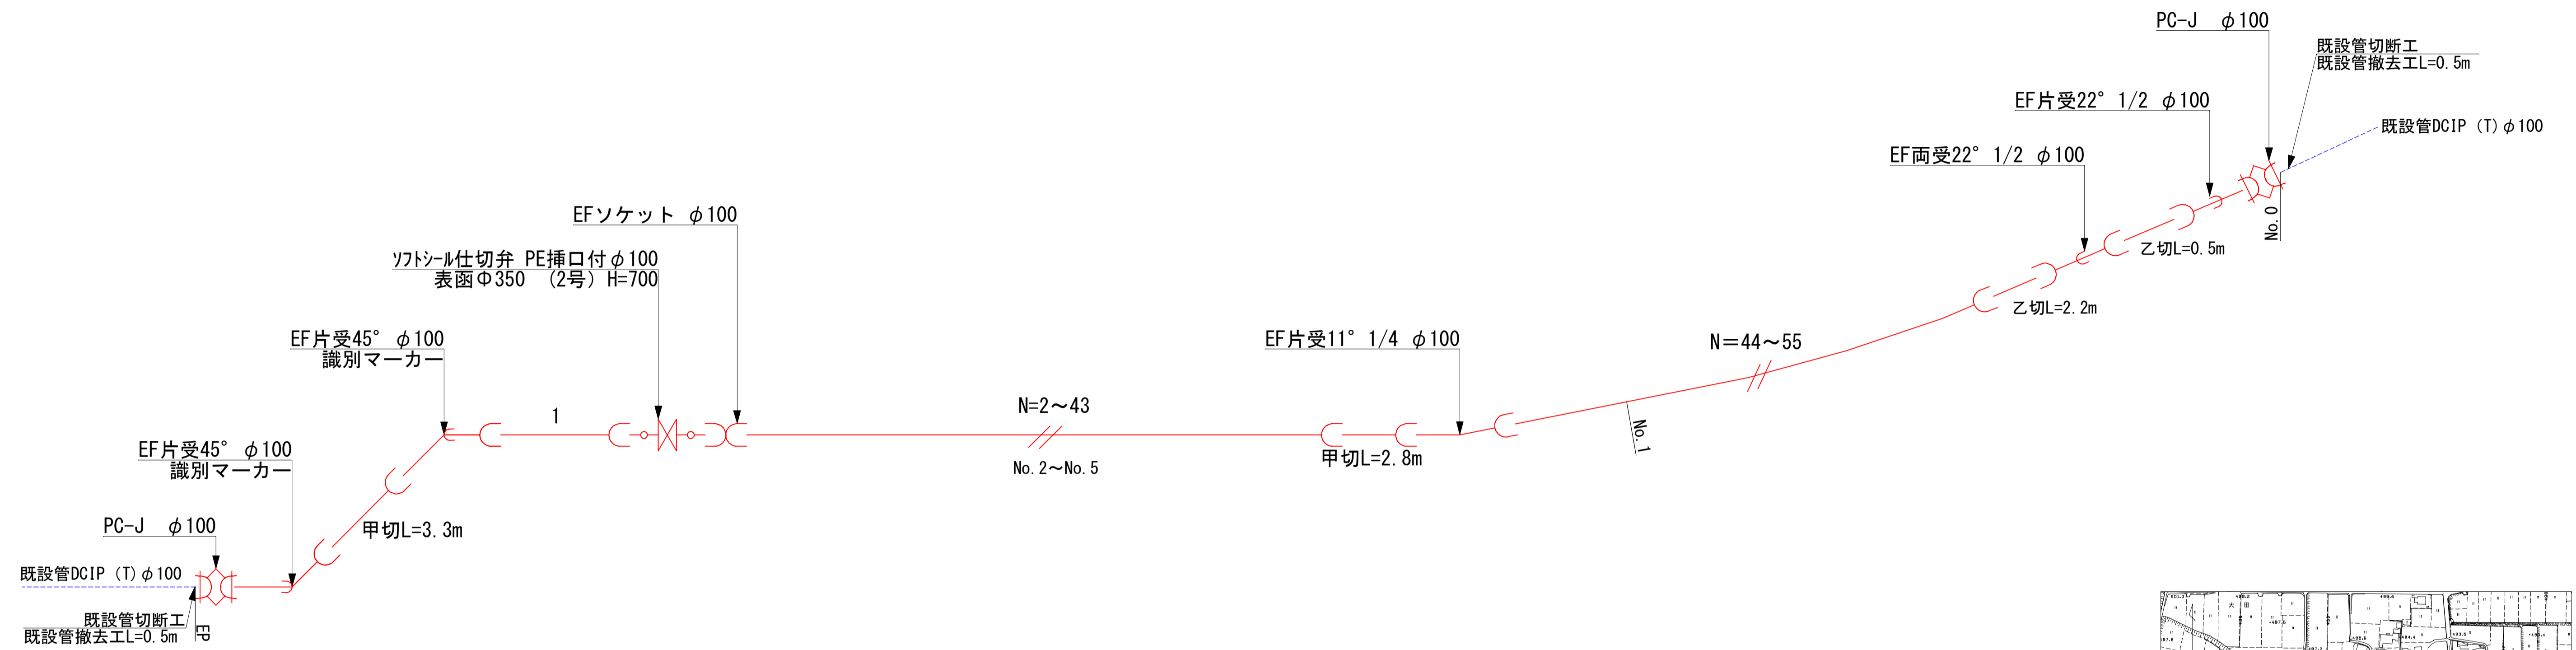


50%縮小図

施設管理図	-
水道配管図	P24 - B~D - 3~4
住宅地図	P186 - E~I - 2~3


工事名	越戸配水管布設工事			
図面名	配管詳細図	番 号	2 / 5	
縮 尺	図 示		施工者	令和 年 月 日
	課長	係長	設計	
課長	矢澤	係長	若林	設計
			渡邊	上田市上下水道局

# 給水管切替図 S=Free


## 給水①

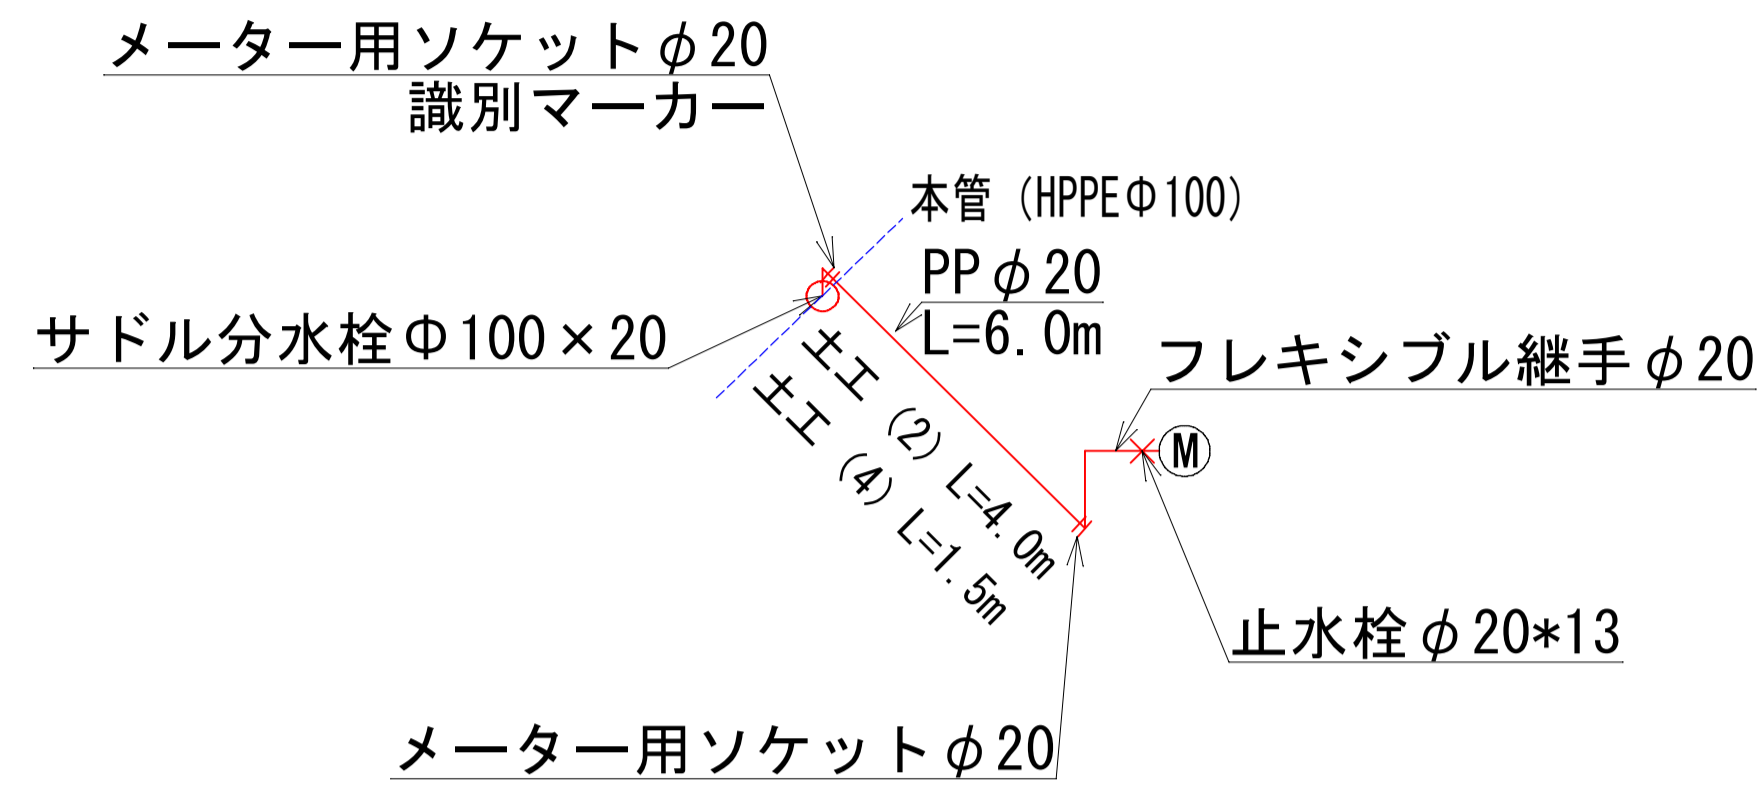


## 給水②

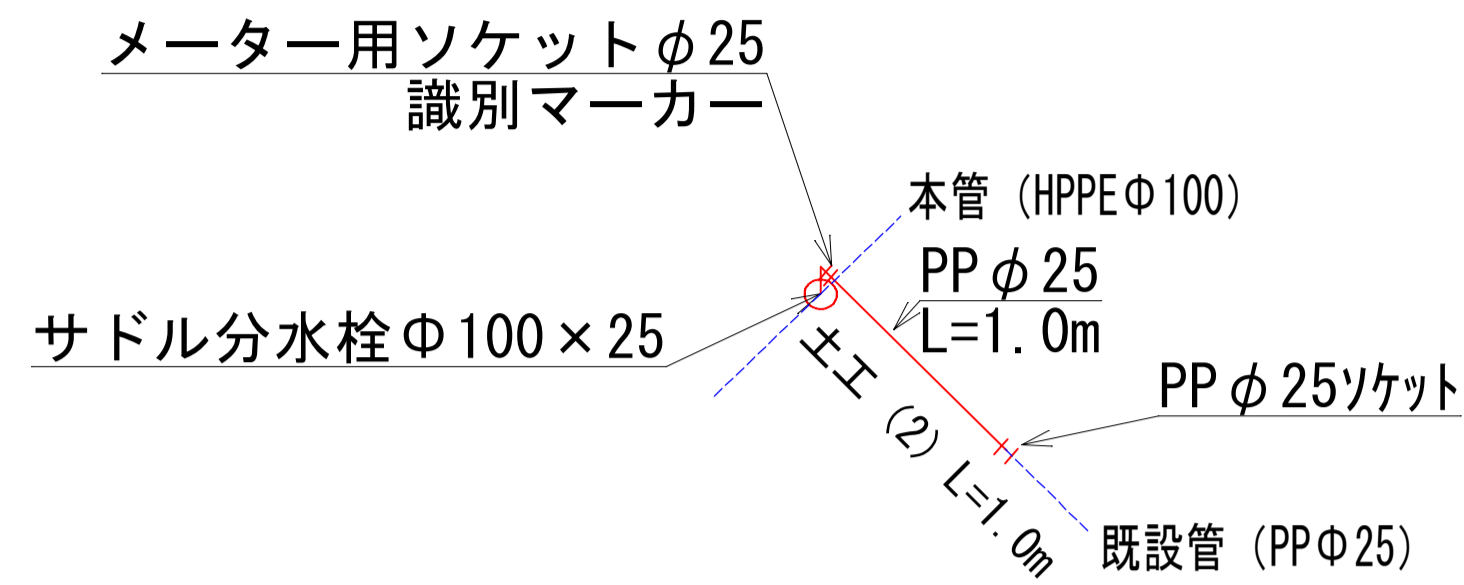


## 給水③

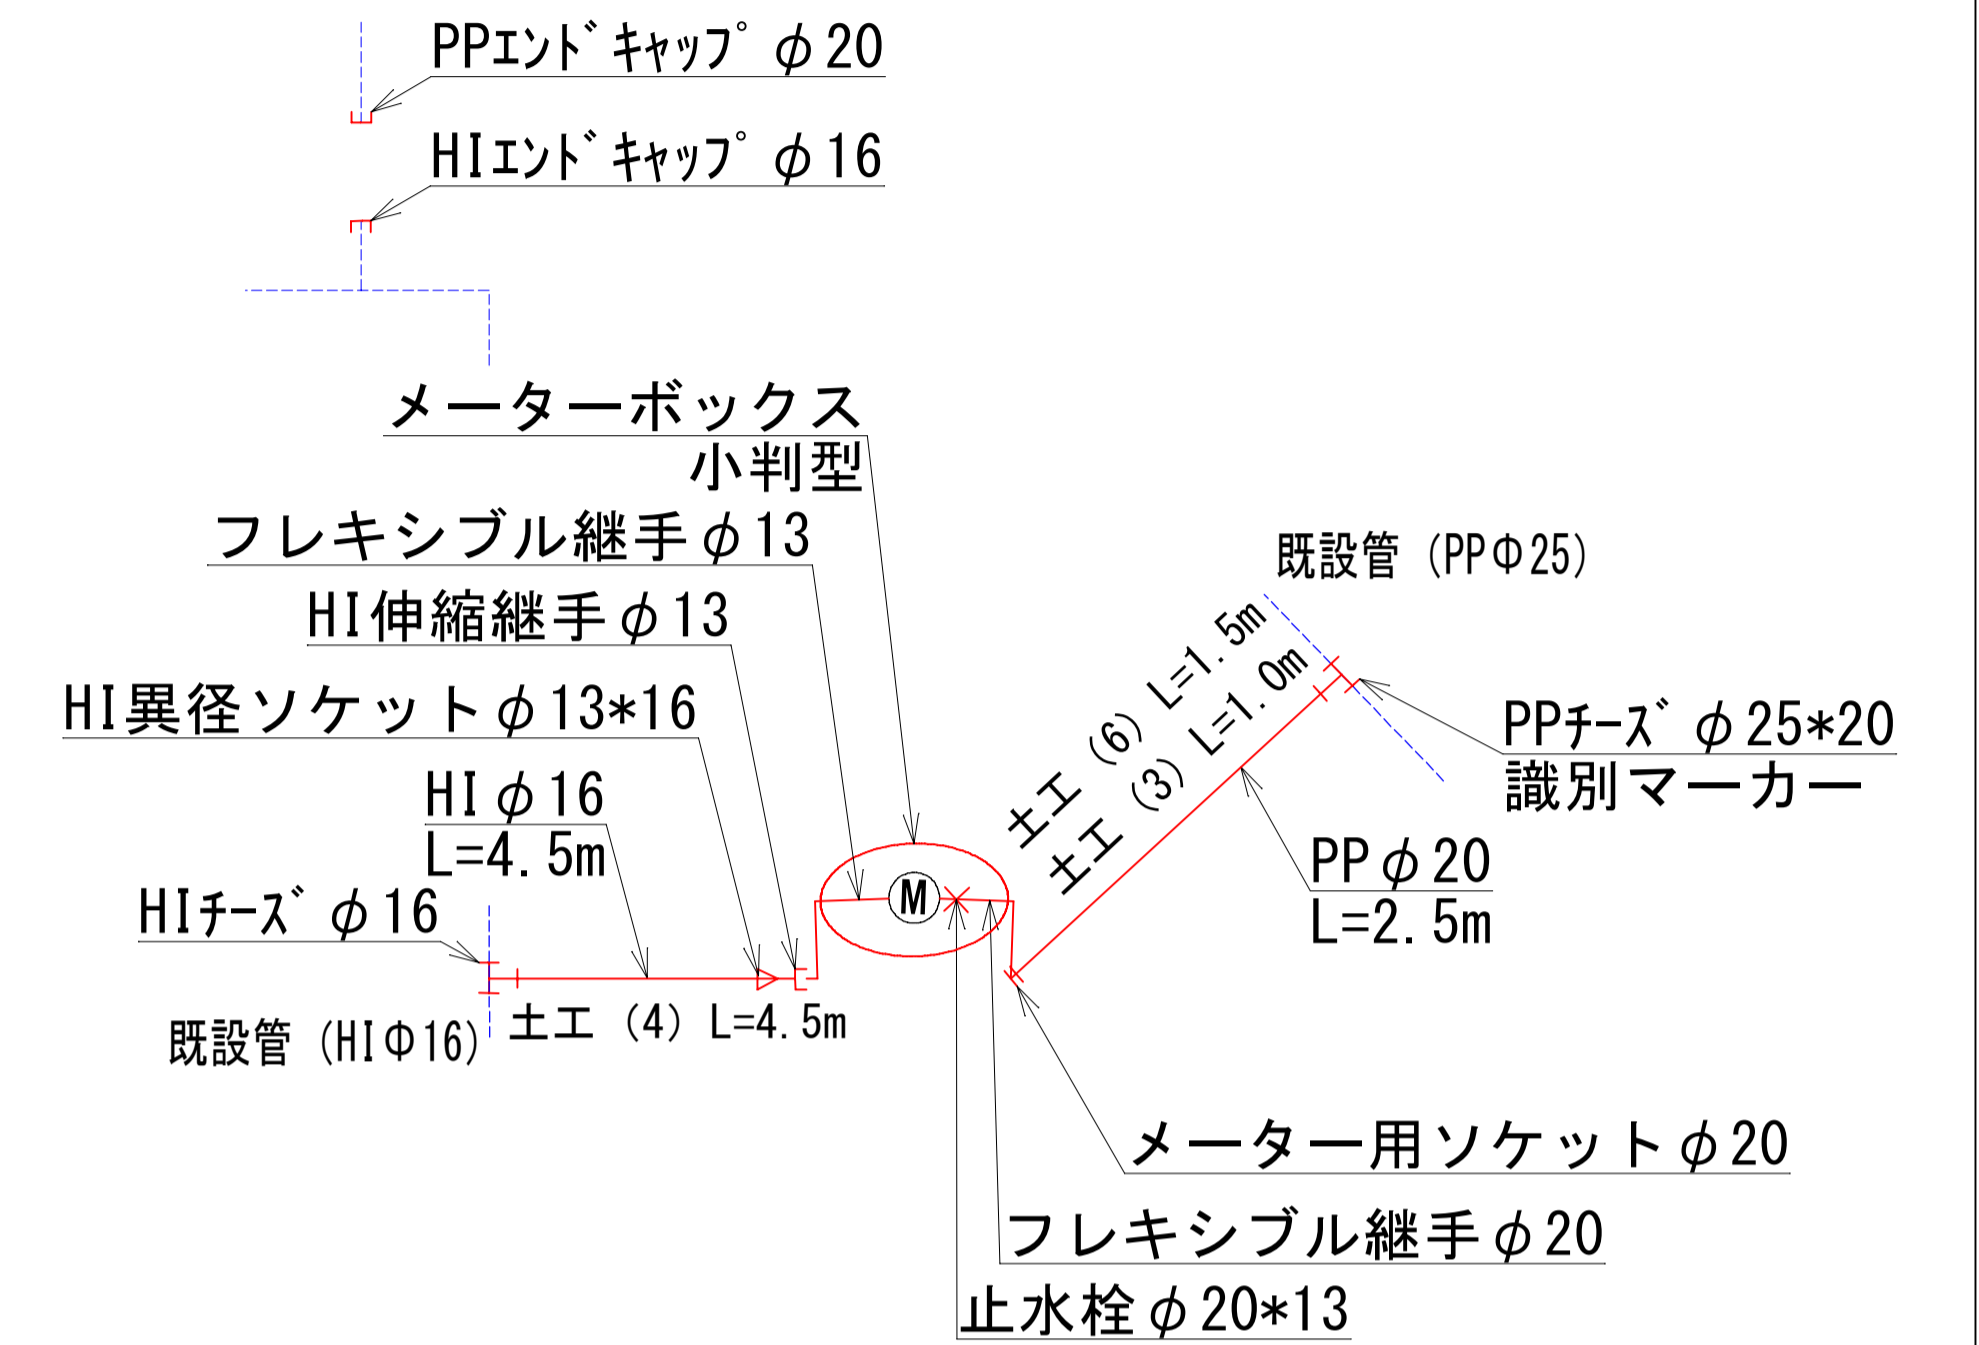


## 給水④

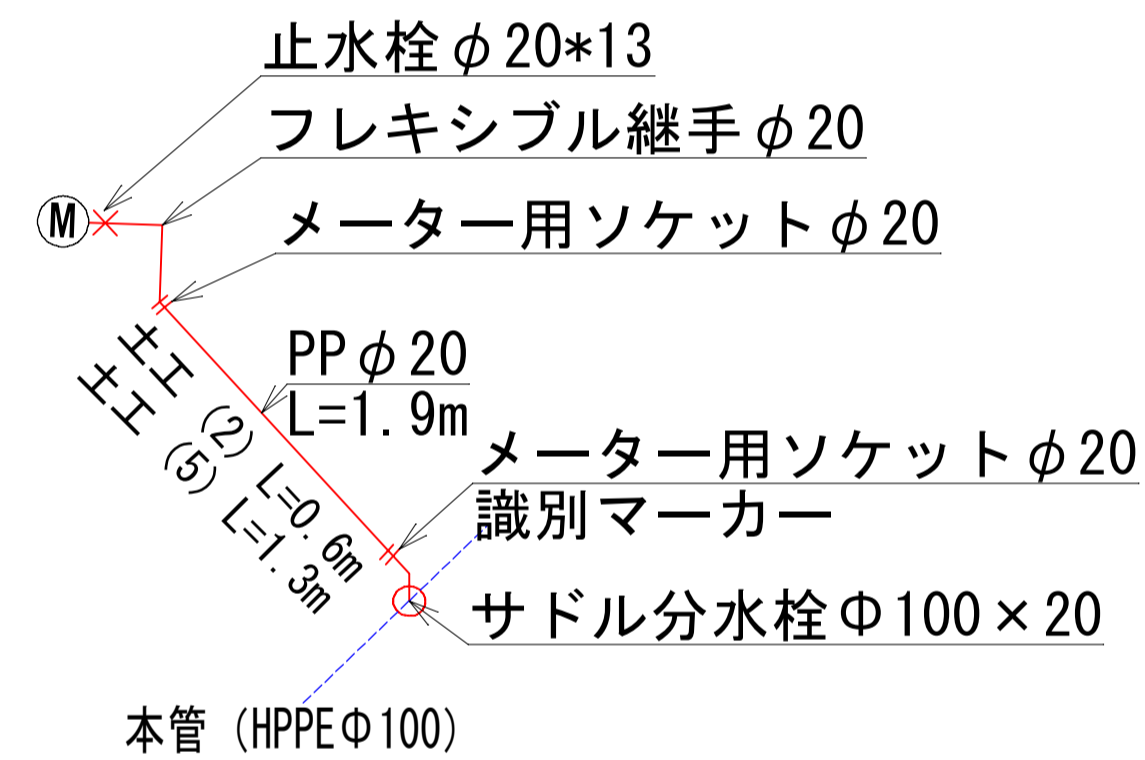



## 給水⑤

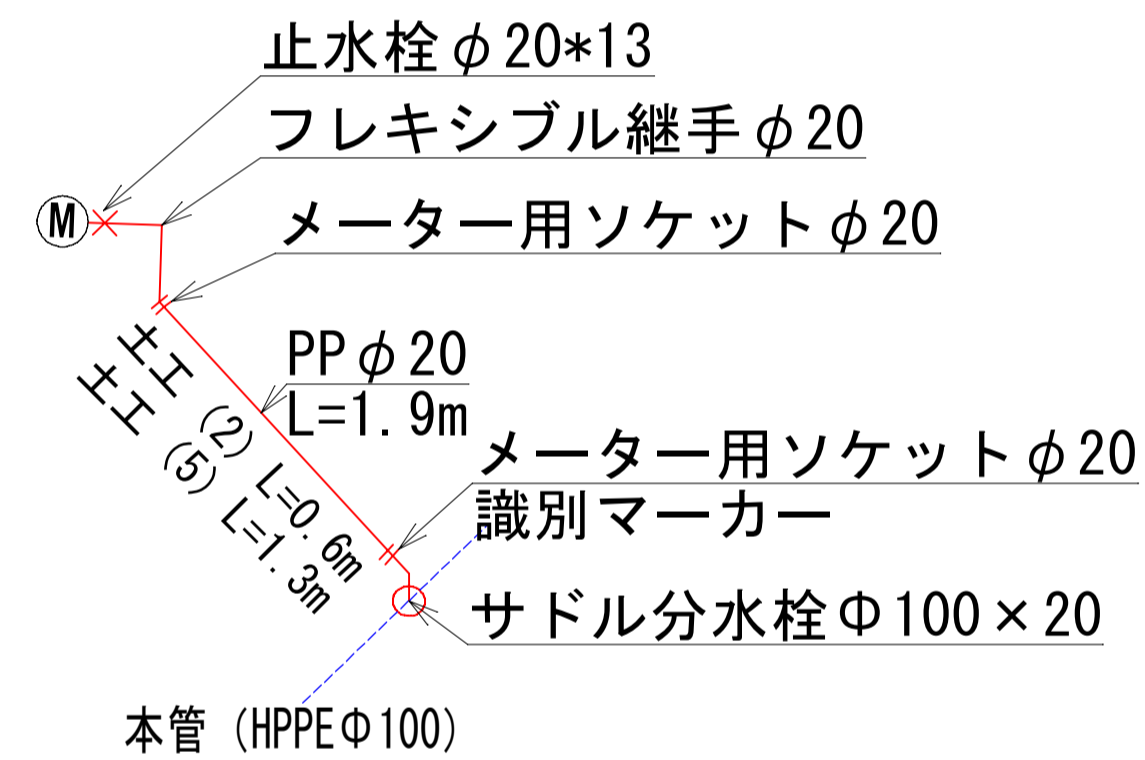

## 給水⑥

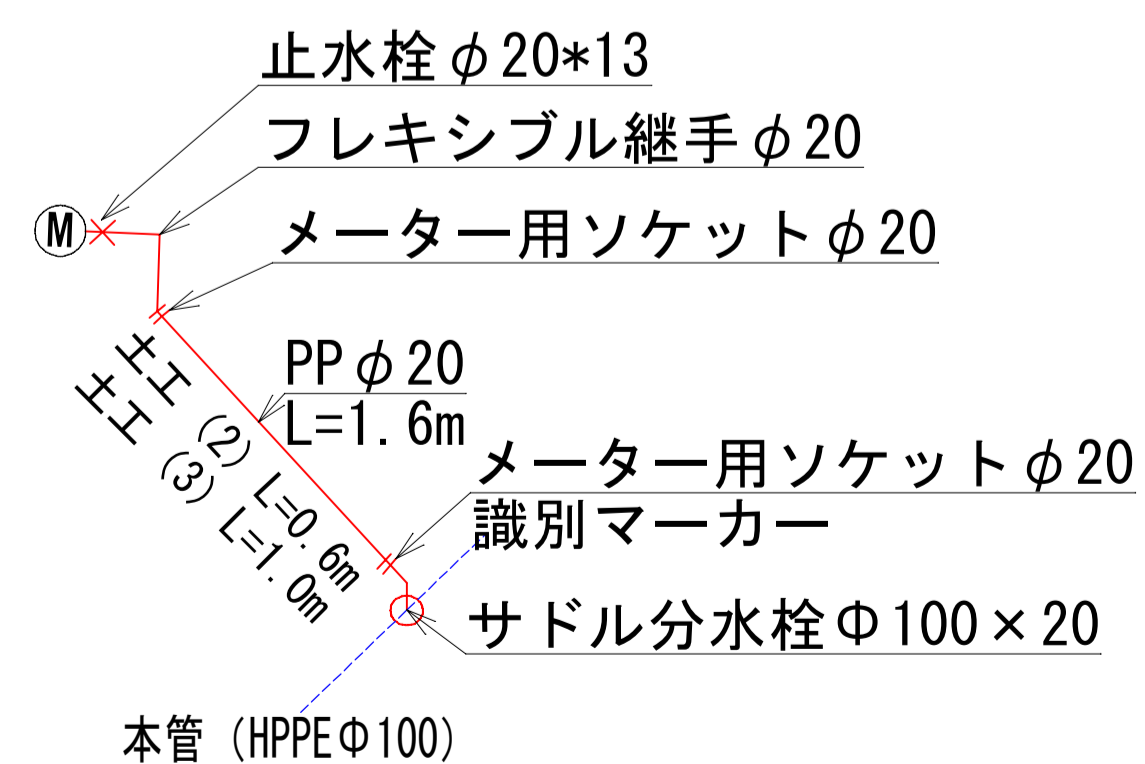

## 給水⑦

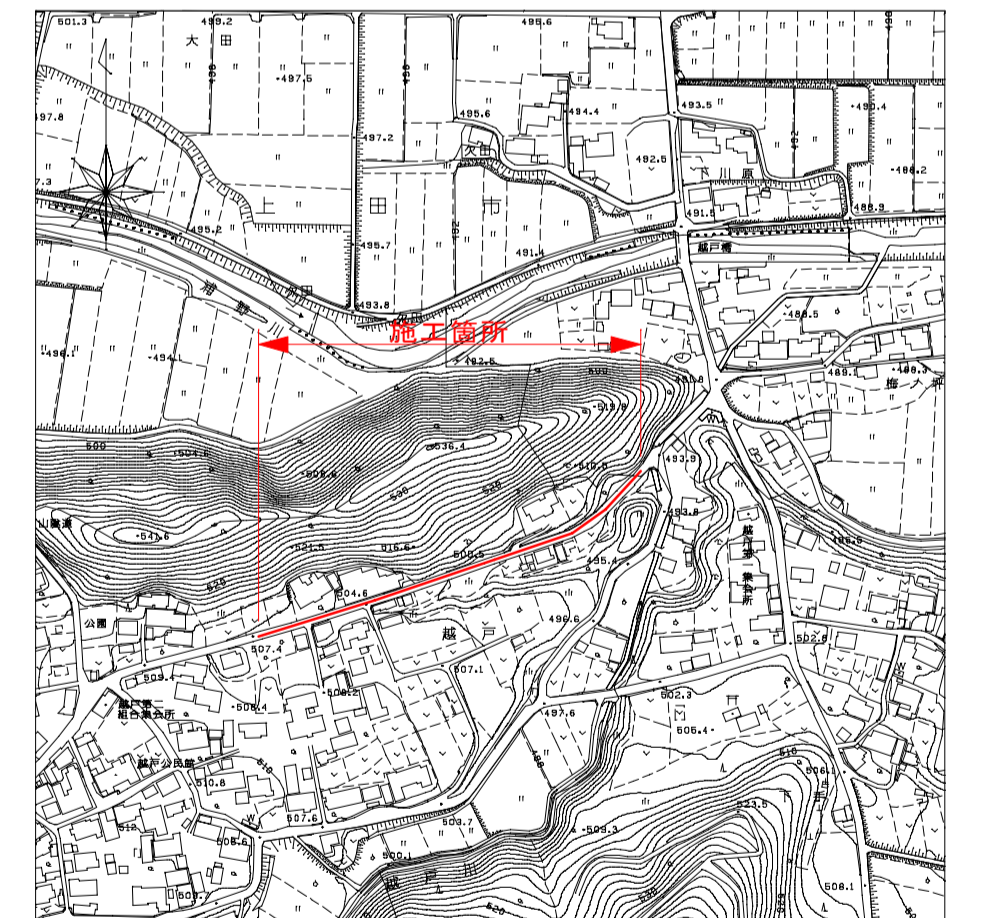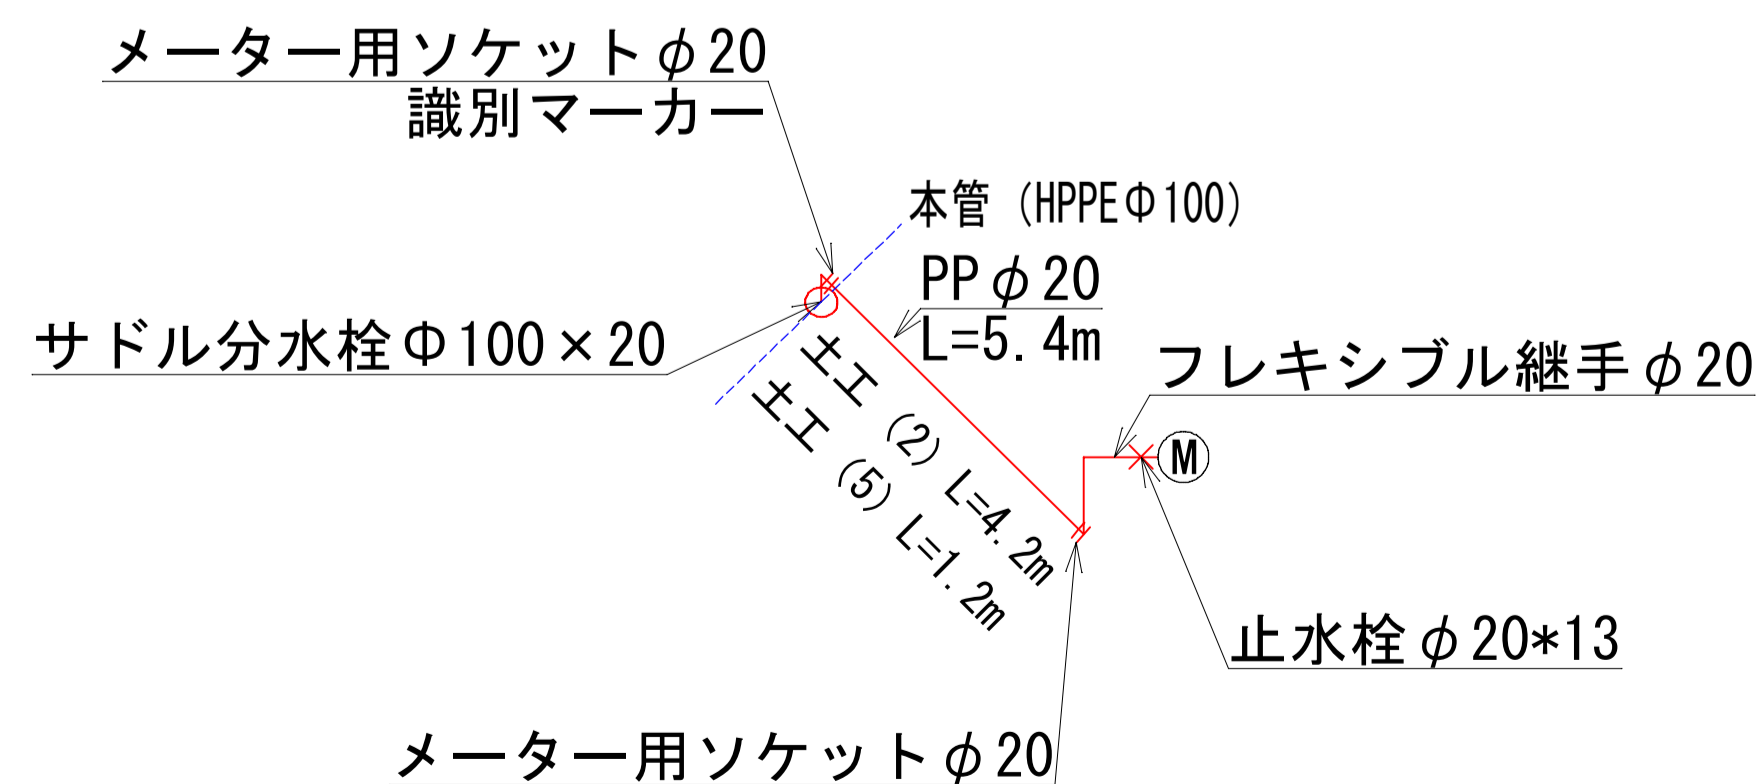


50%縮小図

施設管理図	-
水道配管図	P24 - B~D - 3~4
住宅地図	P186 - E~I - 2~3

工事名	越戸配水管布設工事		
図面名	給水管切替図	番号	3 / 5
縮尺	図示	施工者	令和 年 月 日
課長	矢澤	係長	若林
	設計	渡邊	上田市上下水道局


# 掘削断面図 S=1:10

土工 (1) HPPE φ100 L=286.7m

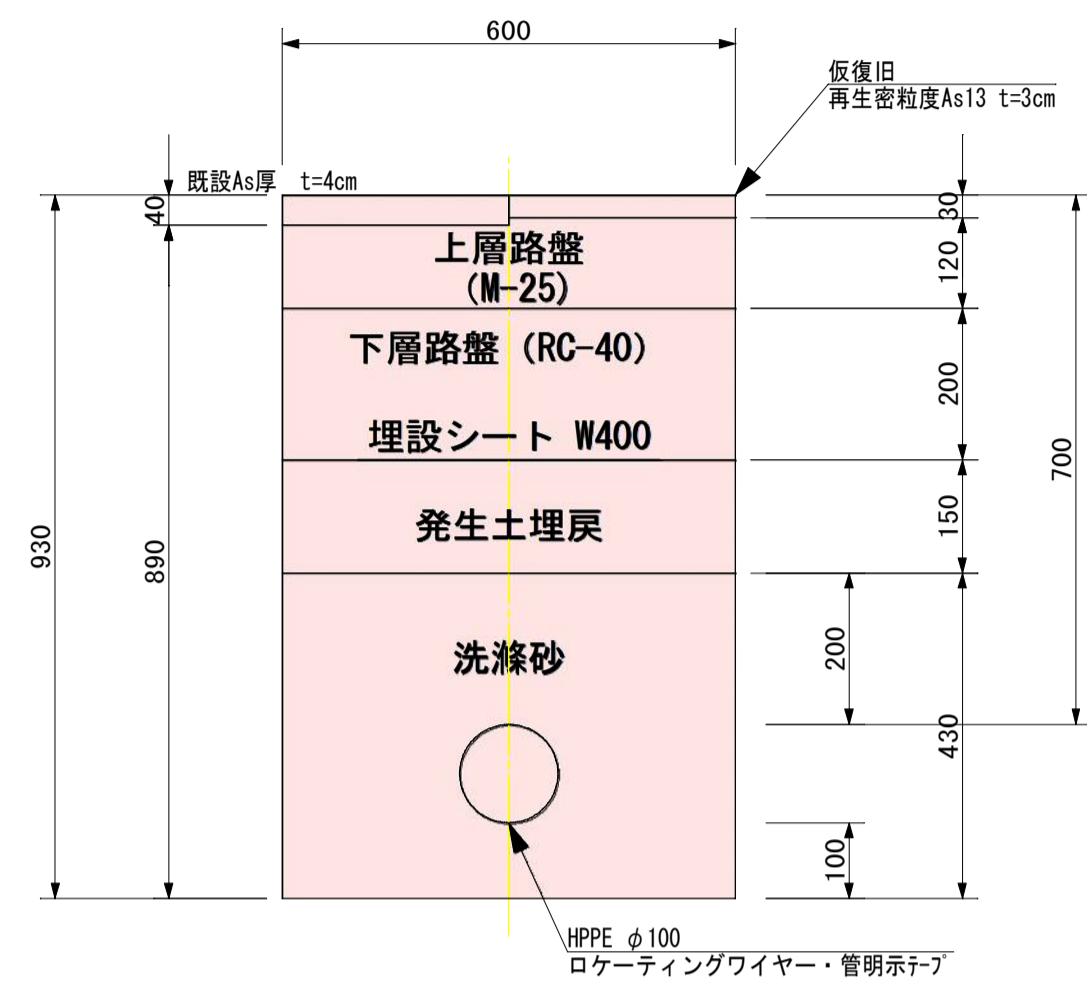


土工 (2) 給水 (公道側As)

給水①・②・④・⑤・⑥・⑦ L=11.0m

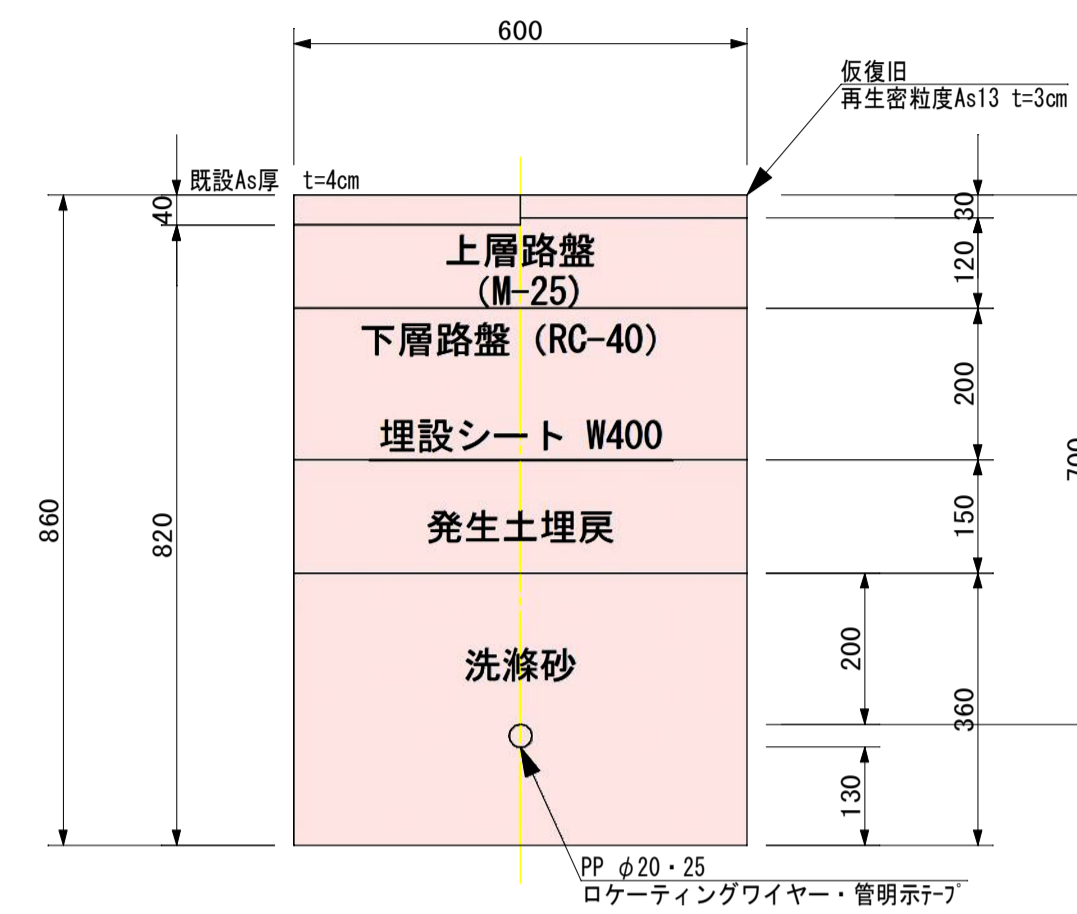


土工 (3) 給水 (民地側As)

給水③・⑥ L=2.0m

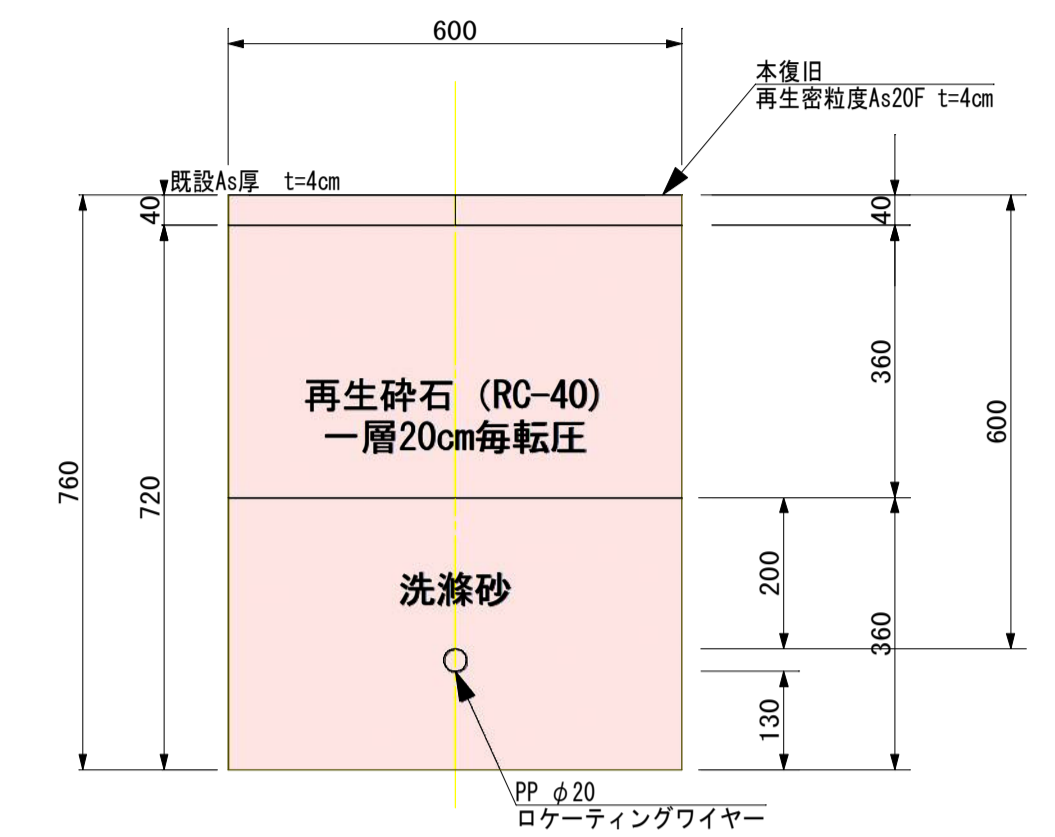


土工 (4) 給水 (民地側、碎石敷き)

給水①・③ L=6.0m

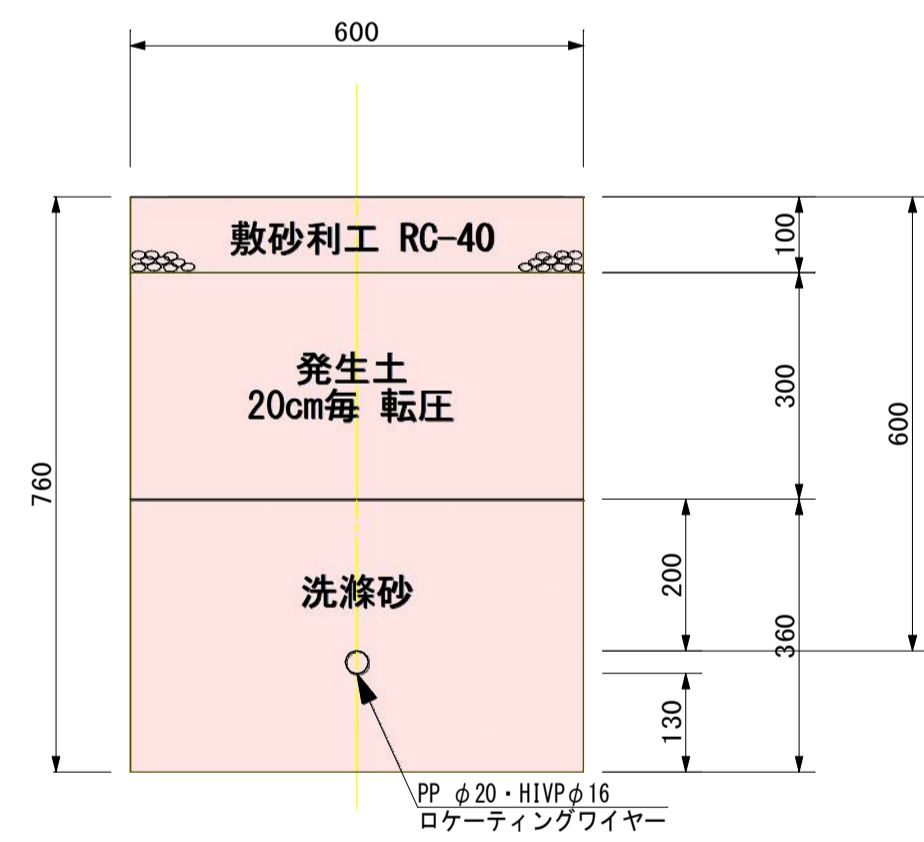


土工 (5) 給水 (民地側Co)

給水④・⑤・⑦ L=3.8m

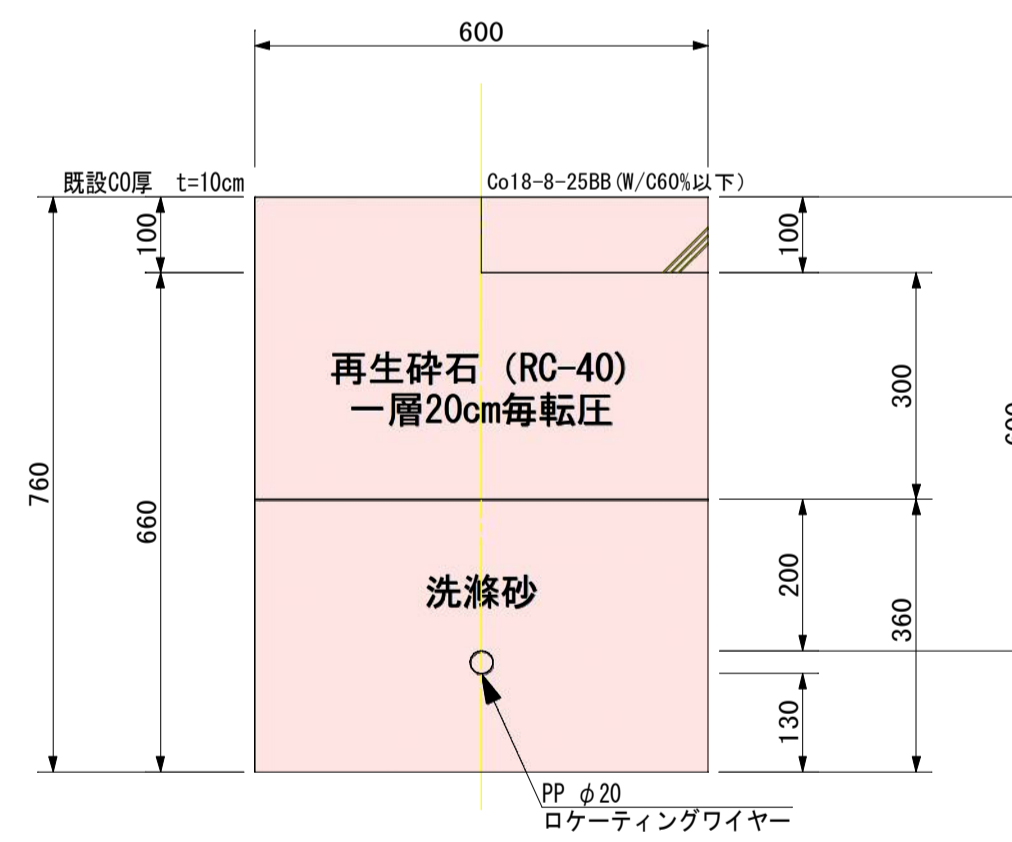

土工 (6) 給水 (公道側Co)

給水③ L=1.5m

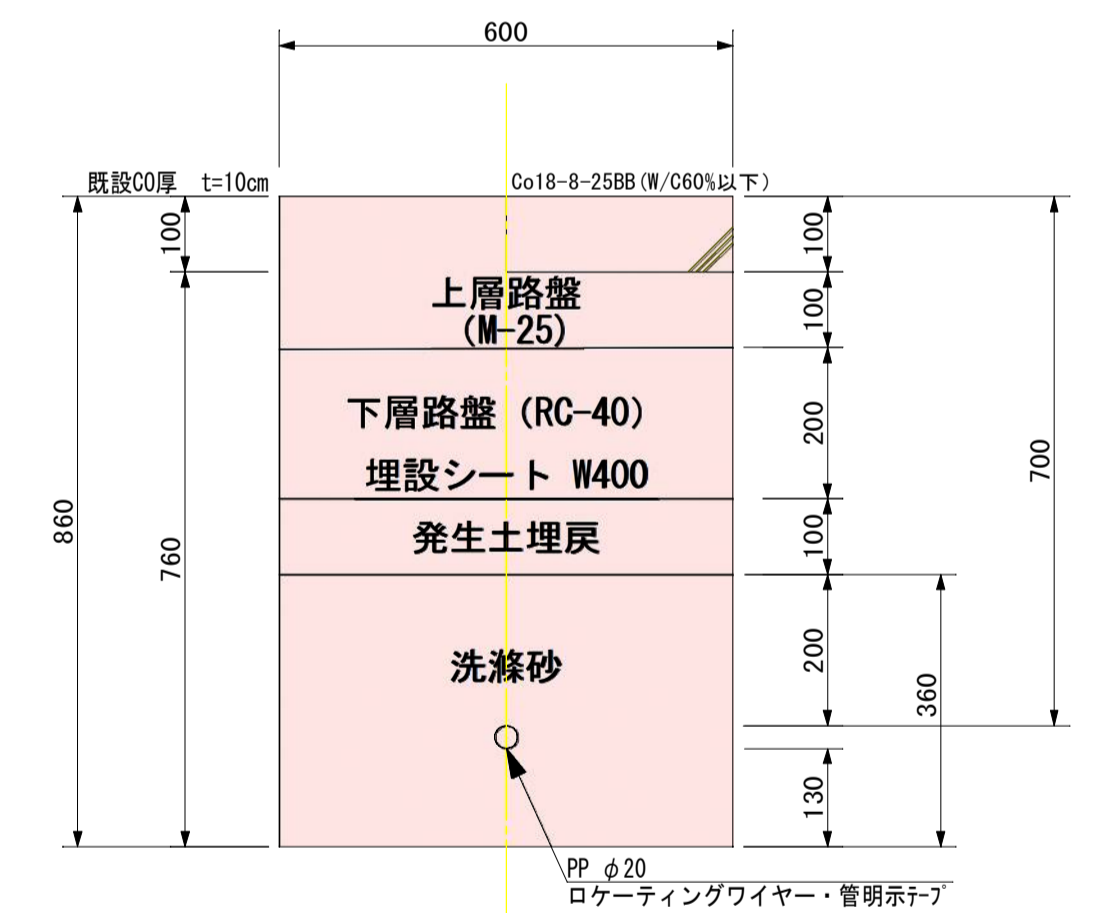

## 50%縮小図

施設管理図	-
水道配管図	P24 - B~D - 3~4
住宅地図	P186 - E~I - 2~3


工事名	越戸配水管布設工事			
図面名	掘削断面図	番号	4/5	
縮尺	図示		施工者	令和 年 月 日
			完成日	
課長	矢澤	係長	若林	設計
				渡邊
				上田市上下水道局

# 横断図


S=1:50

EP


No. 2

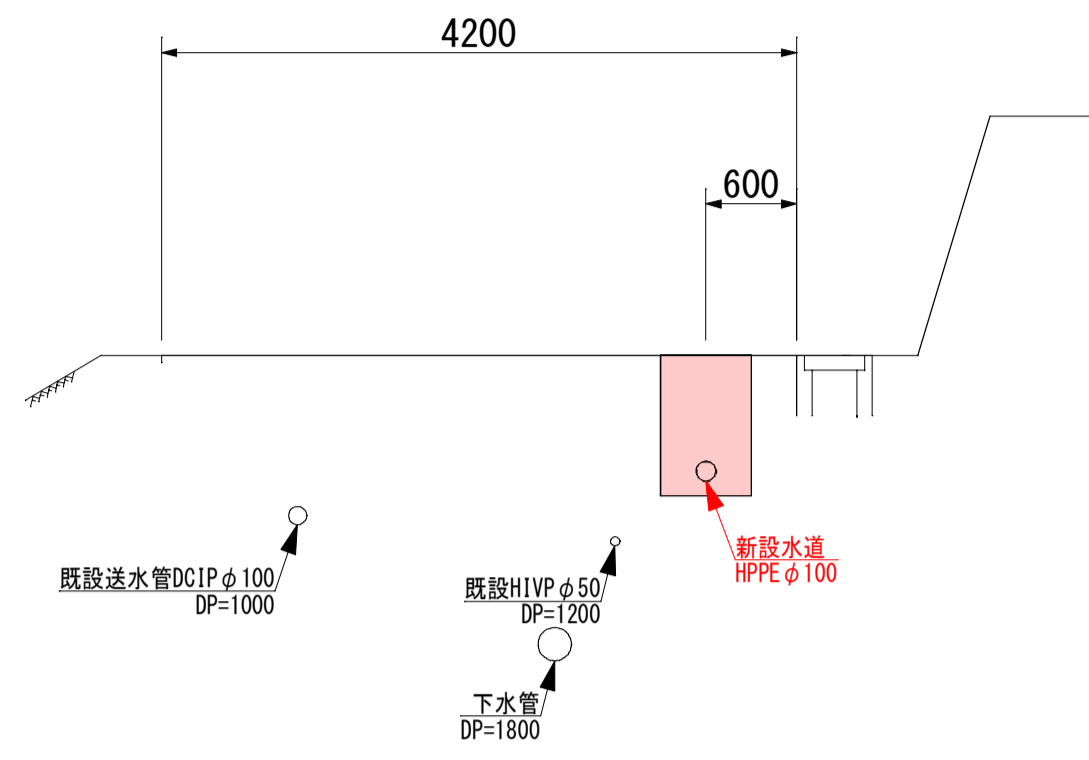


No. 1

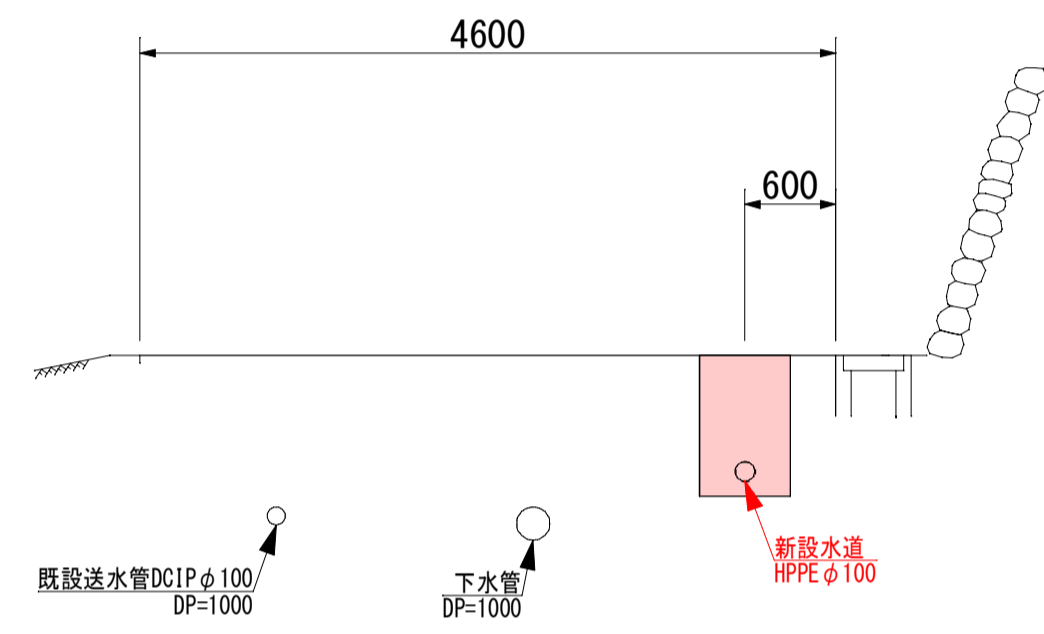


No. 0

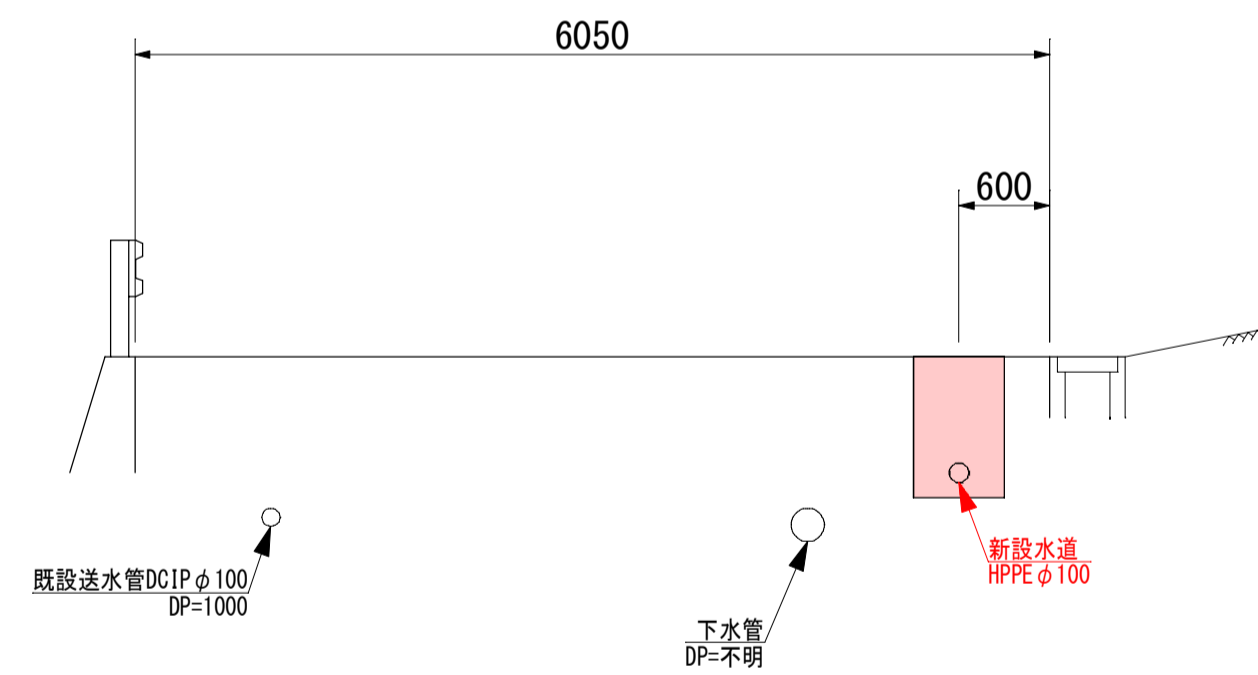


No. 5

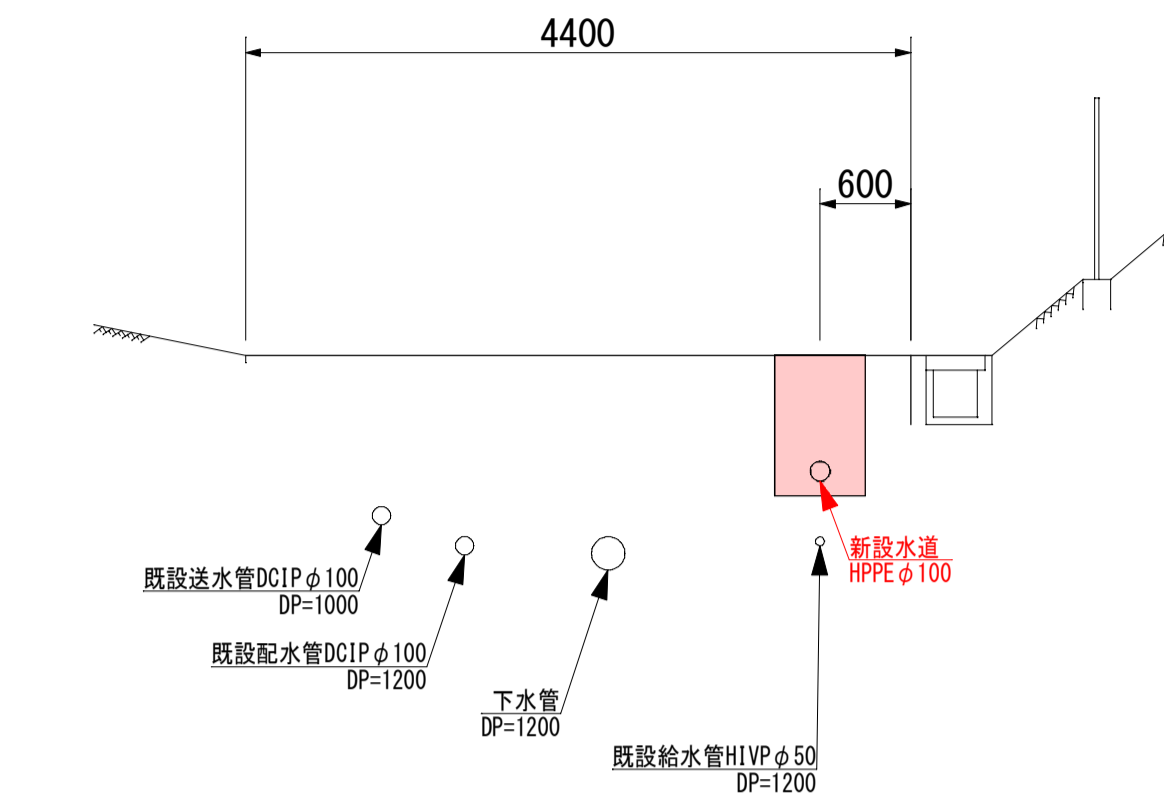

No. 4

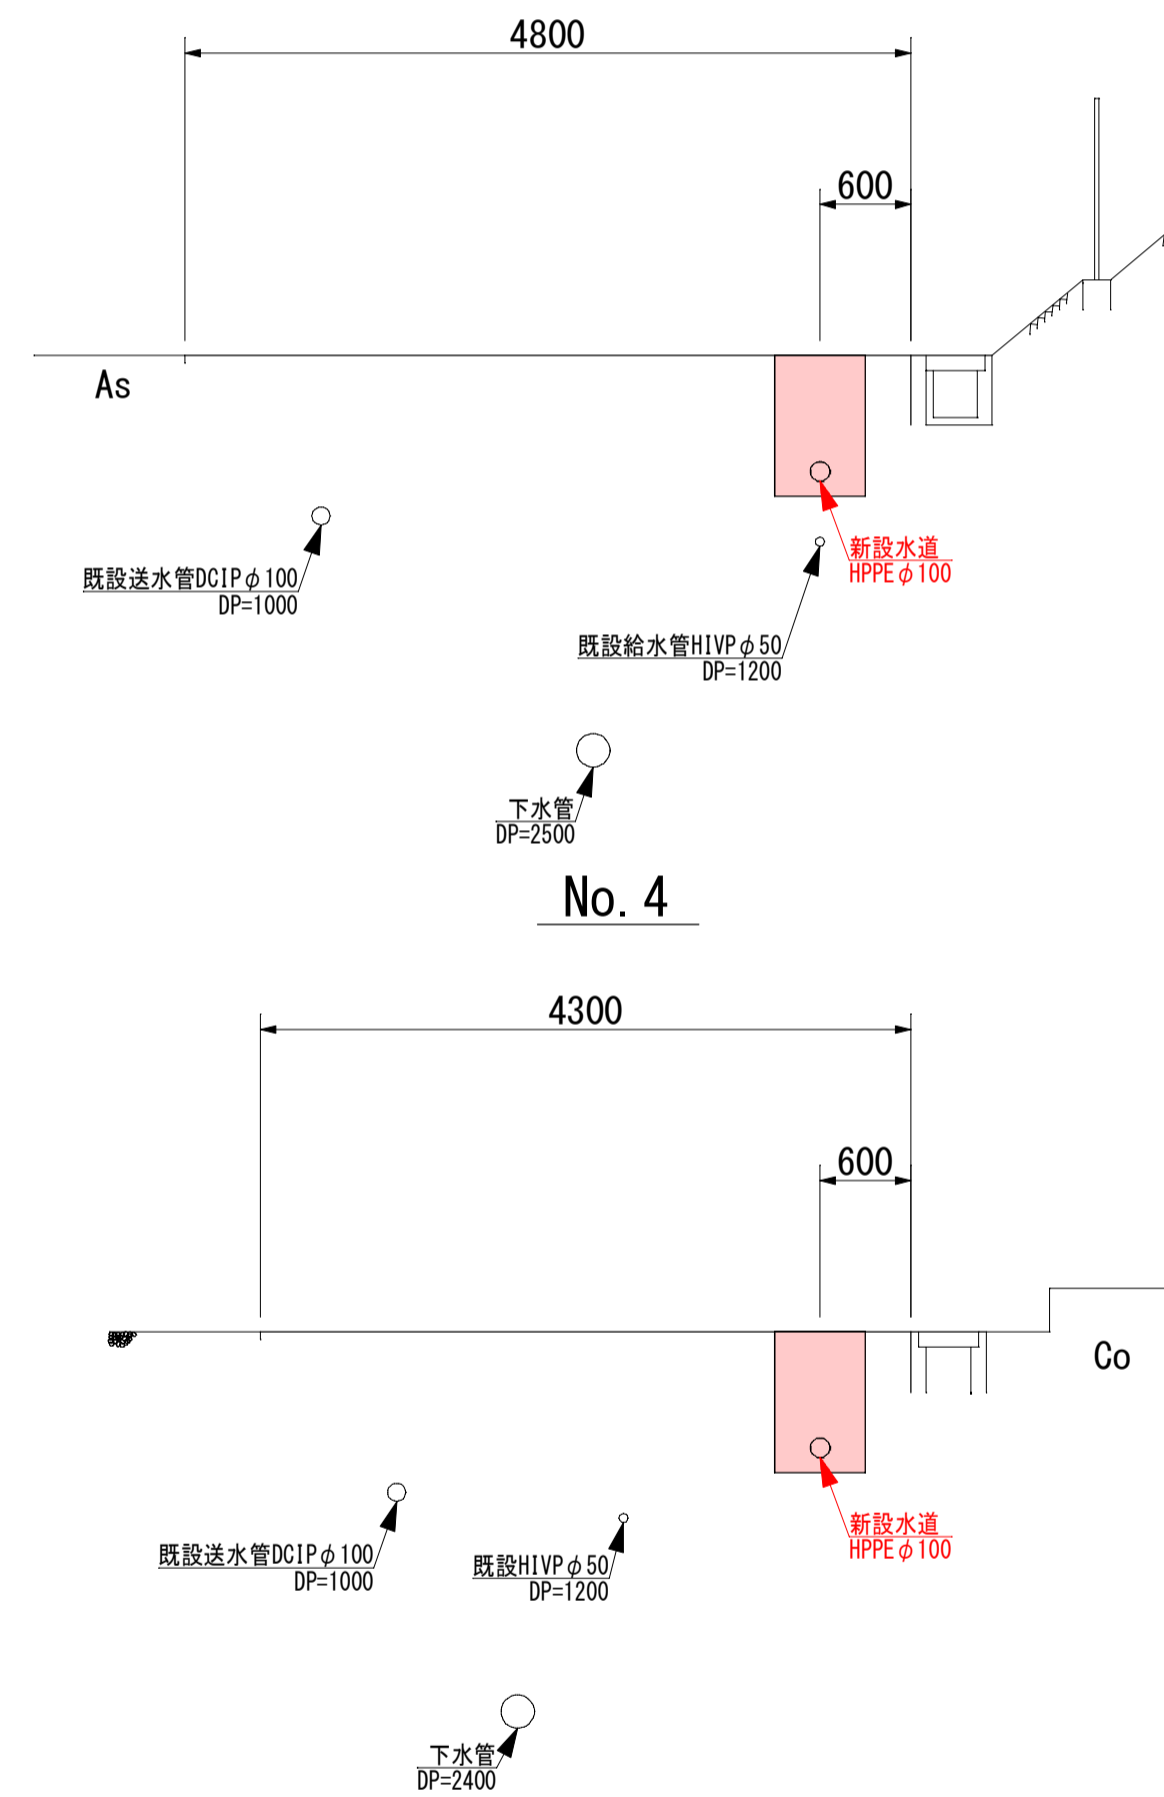

No. 3

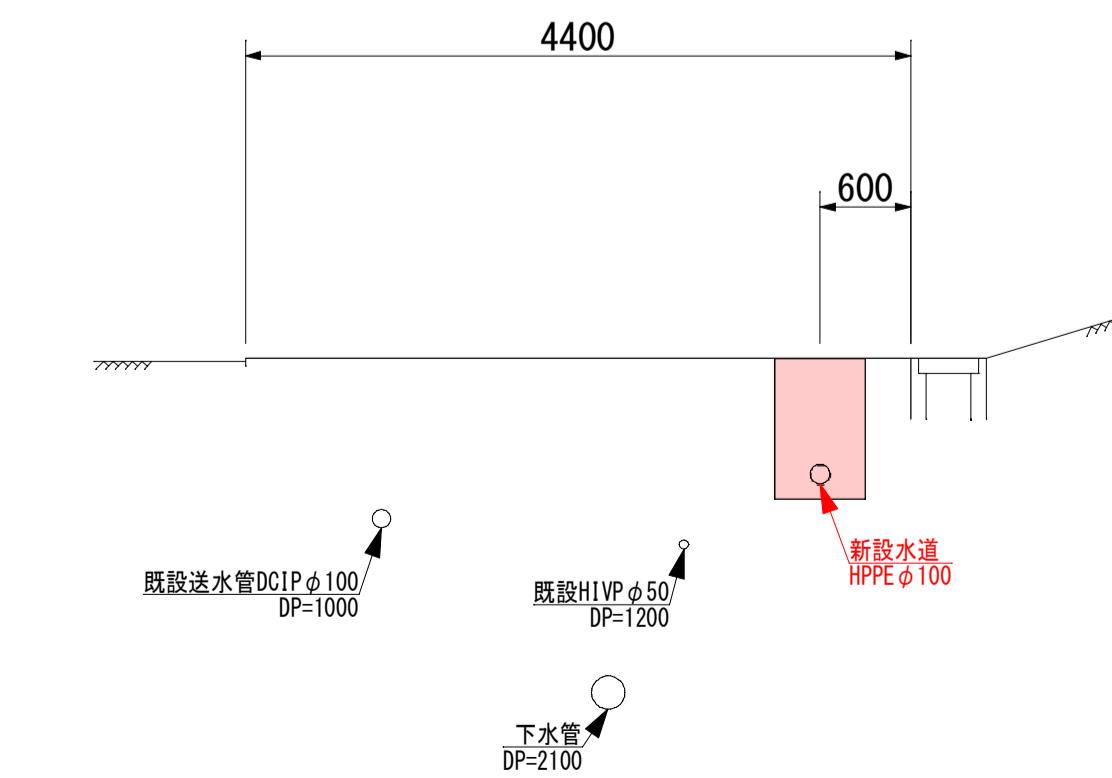

50%縮小図

施設管理図	-
水道配管図	P24 - B~D - 3~4
住宅地図	P186 - E~I - 2~3

工事名	越戸配水管布設工事					
図面名	横断図	番号	5 / 5			
縮尺	図示	施工者				
		完成日	令和 年 月 日			
課長	矢澤	係長	若林	設計	渡邊	上田市上下水道局

# 位置図

浦里小学校

至市街地→

←至青木村

工事箇所



縮尺 1 : 7500

