

新屋配水池

東内郵便局

至鹿教湯温泉

東内保育園

R 254

和子

セブンイレブン


小屋坂トンネル

【新屋配水池】


- ・容量：PC250^m、RC90^m / 合計340^m
- ・給水戸数：約570戸、1,400人
(内訳)新屋、和子、辰ノ口、御岳堂
- ・1日最大配水量：554^m/日 (R4実績)

新屋配水池 配管平面図

新屋配水池 平面図 S=1/160

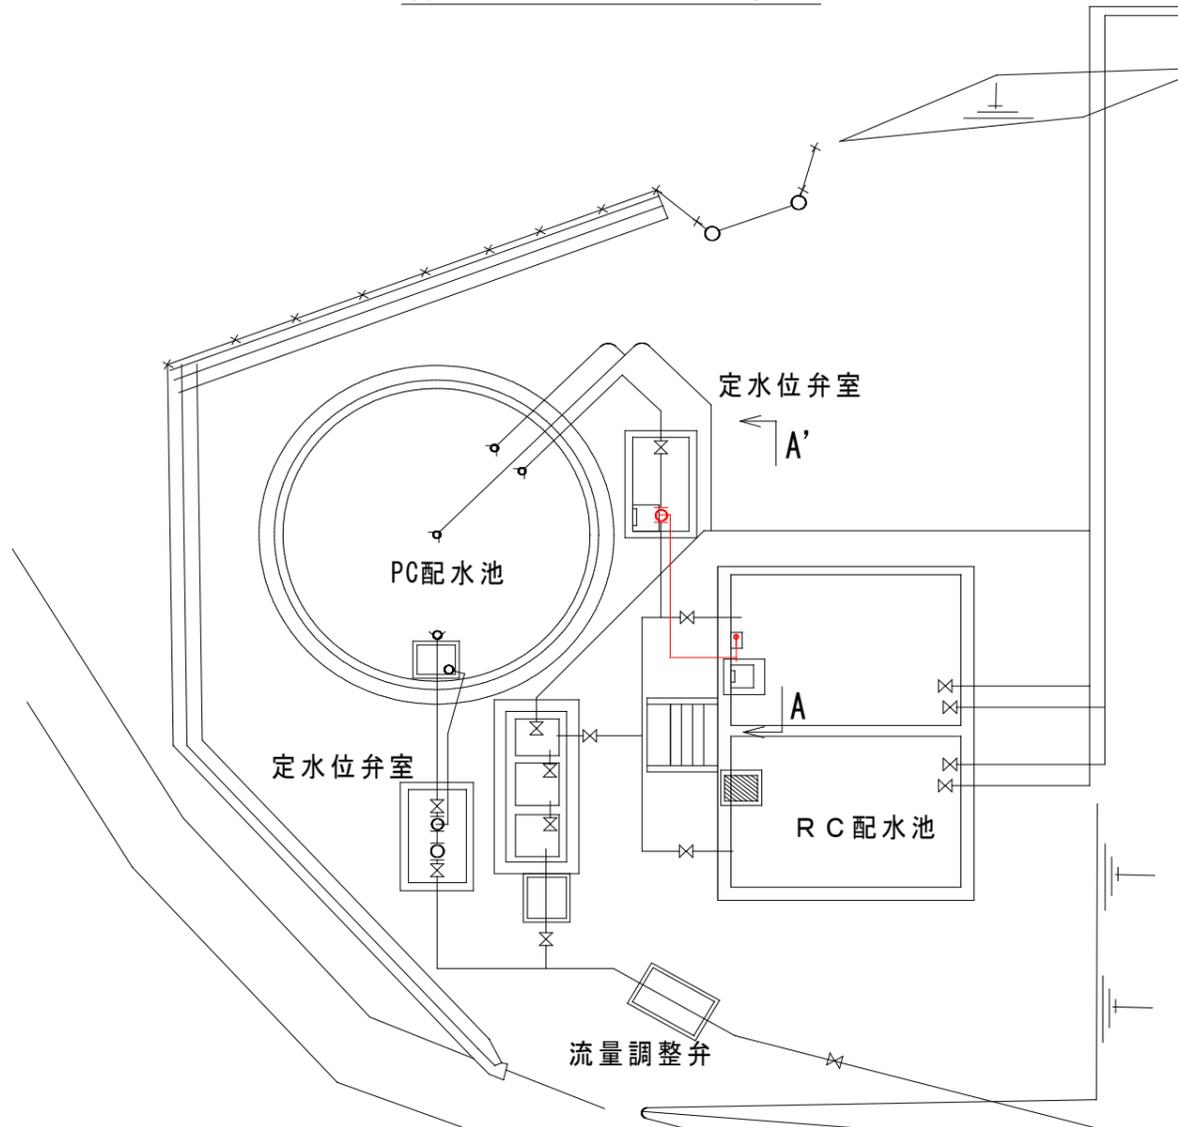

A-A' 断面図 S=1/50

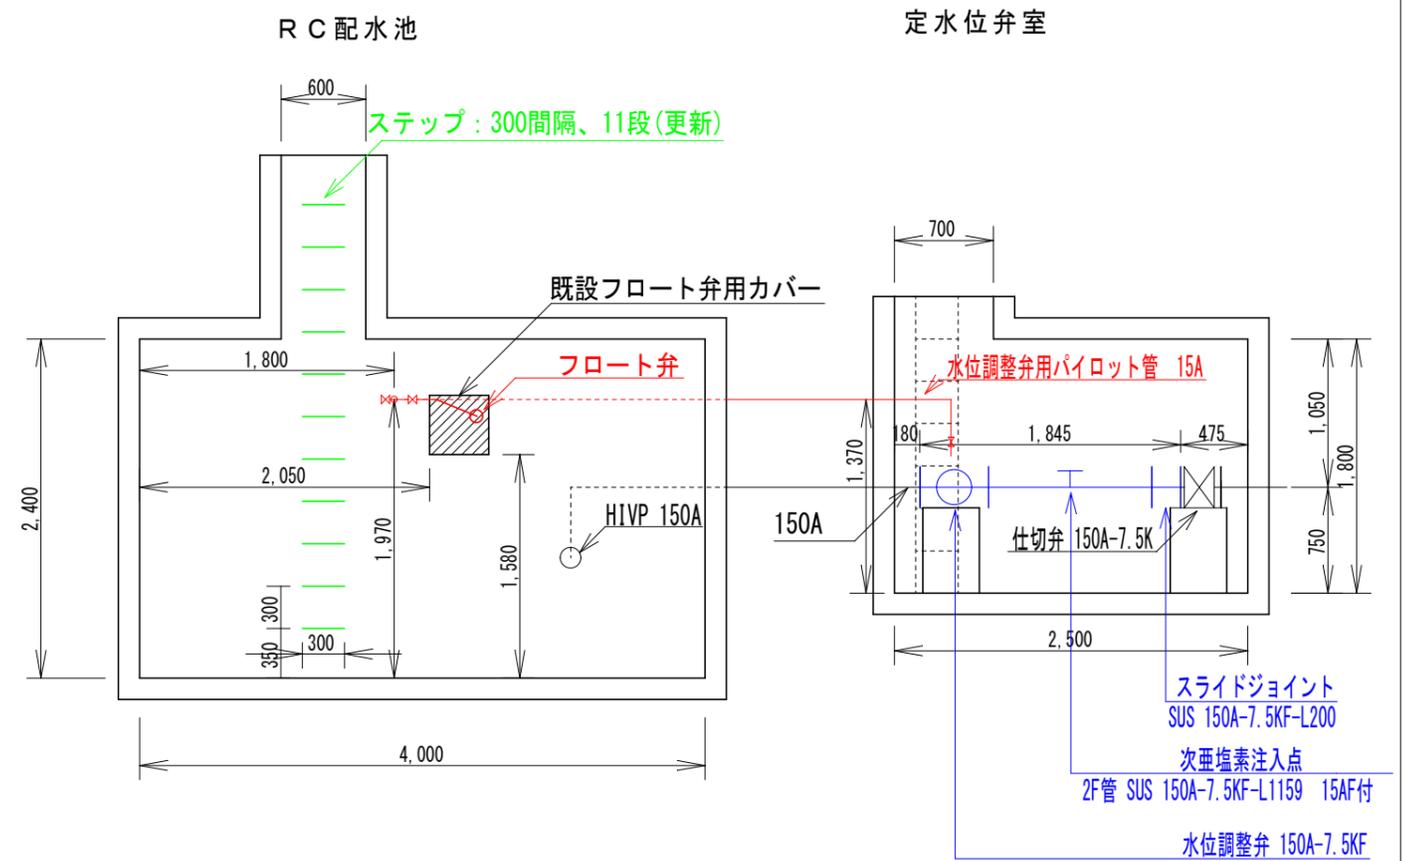

工事名	新屋配水池 水位調整弁緊急更新工事		
名称	配管平面図		
縮尺	図示	図番	1 / 1
所長	山越	係長	上原
		設計	相馬
上田市上下水道局			