



据付

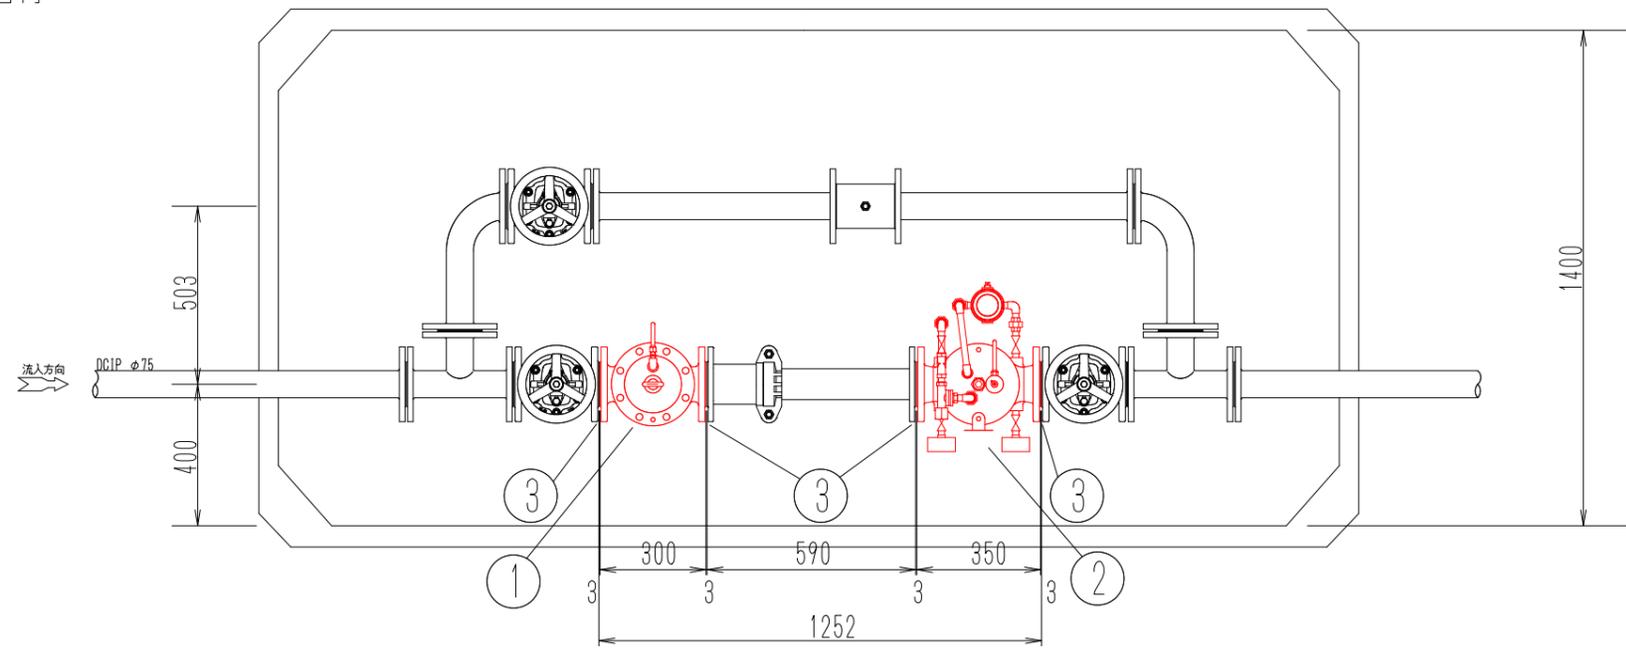

部番	部品名称	材質	個数	備考
①	ポンプ SU-C型 φ75 7.5KF	粉体塗装	1	45kg
②	減圧弁 MRF-500型 φ75 7.5KF	粉体塗装	1	60kg
③	LSPファン結合補強具 (SUS316L・ナット・芯金入りバネ) 75A 7.5K	芯金入りバネ	4	

既設

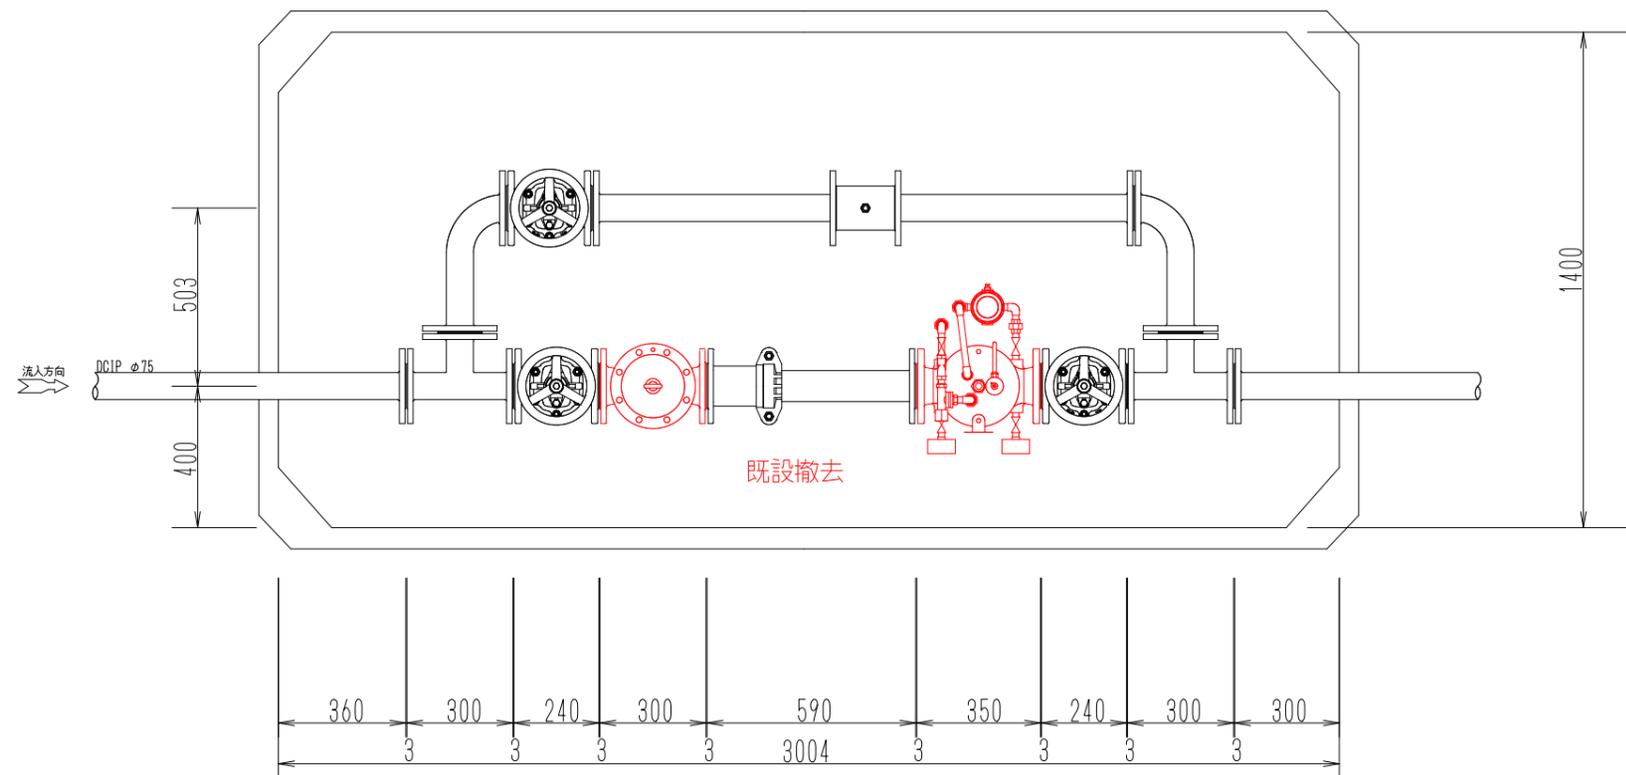

## 実施図

令和6年度 腰越深山地区千石第1減圧弁更新工事			
番	1/1	平面図	縮尺 1:20
上田市 腰越			
課長	係長	設計	製図
上田市上下水道局			

# 位置図

