



本設水管橋一般図

平面図 S=1:100

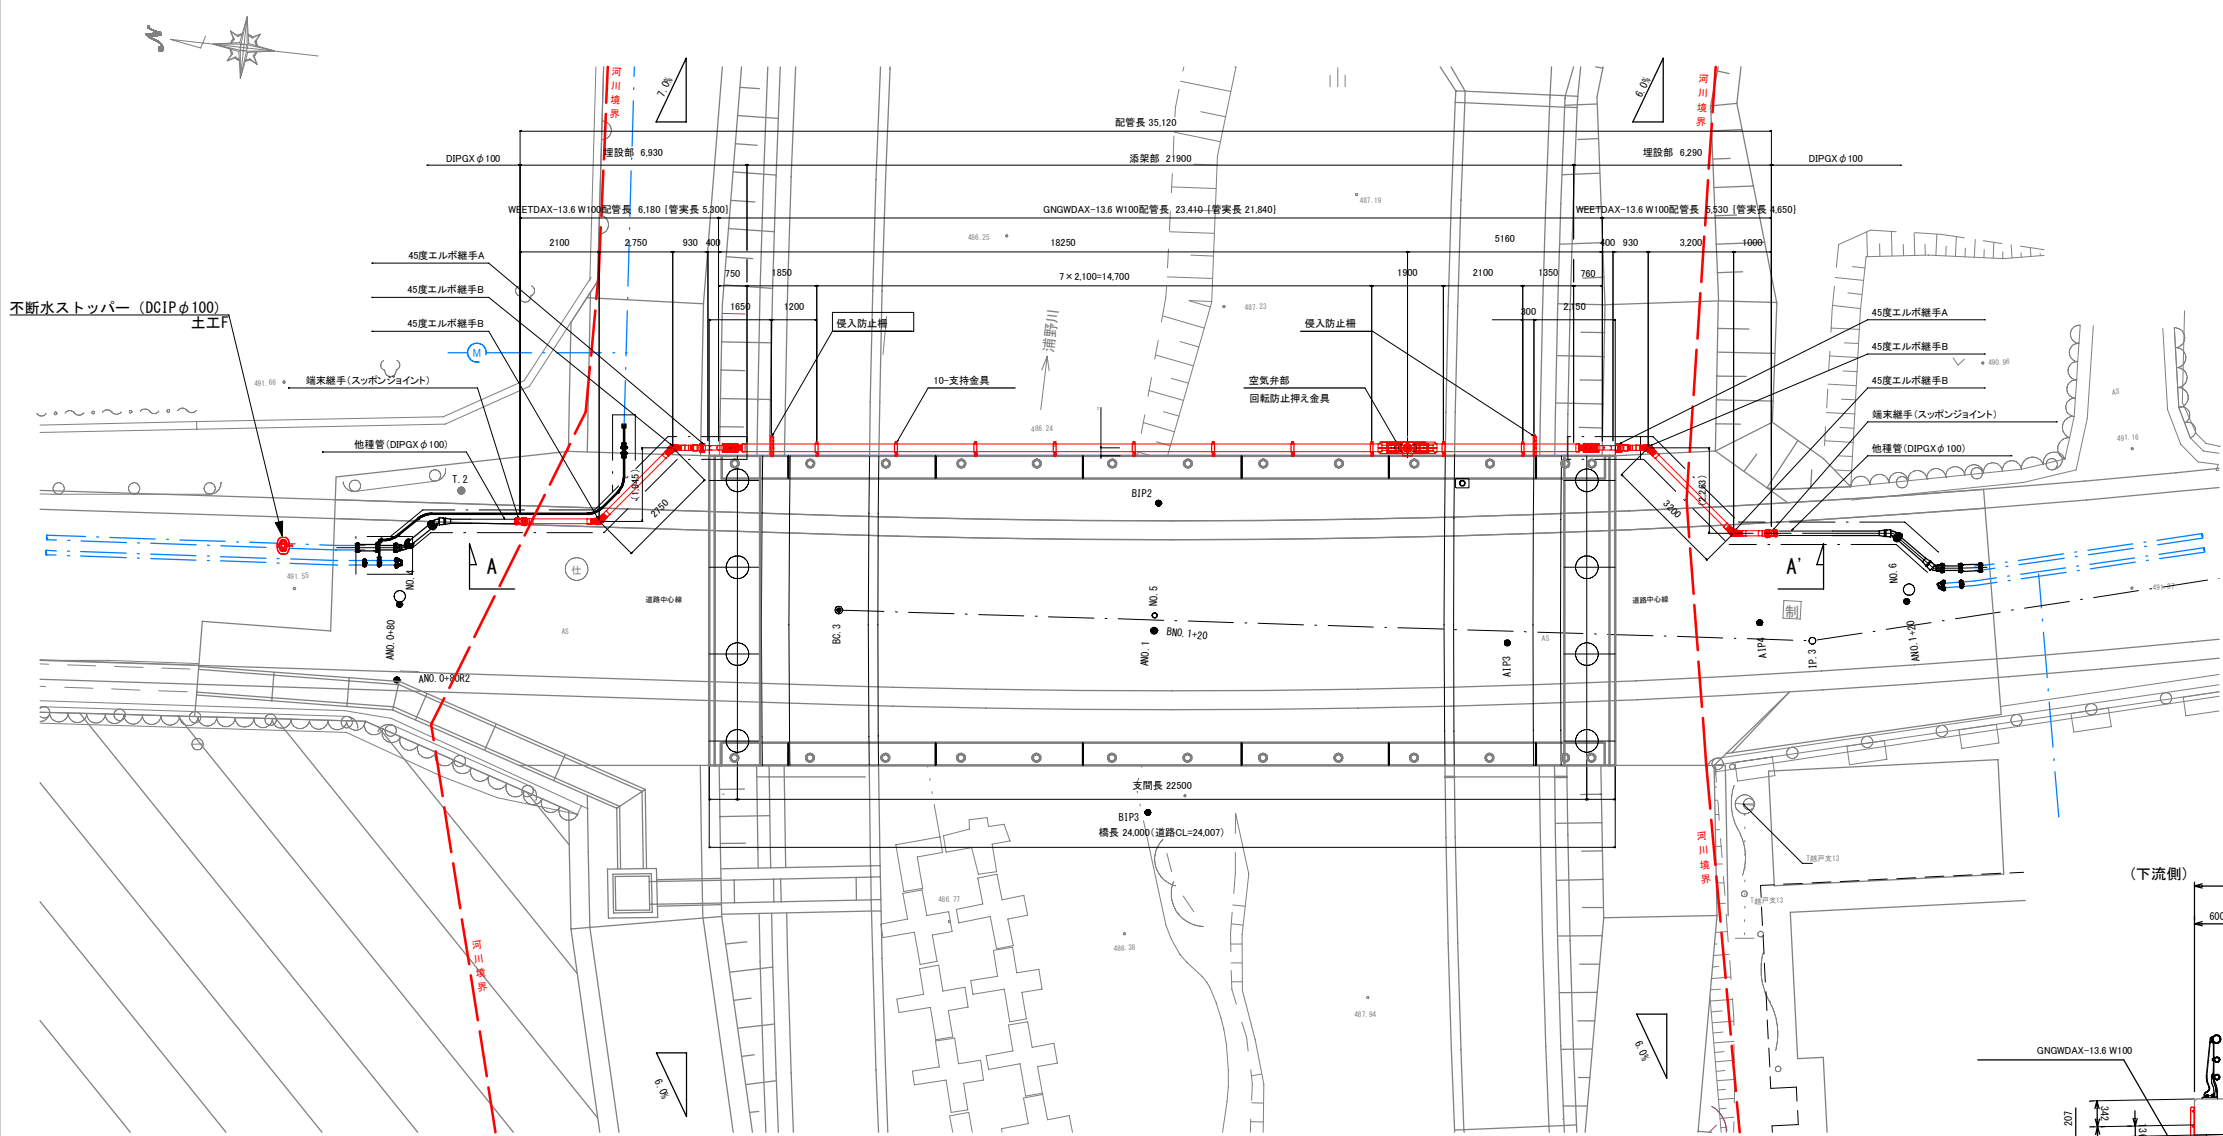


側面図 S=1:100

< A - A' >

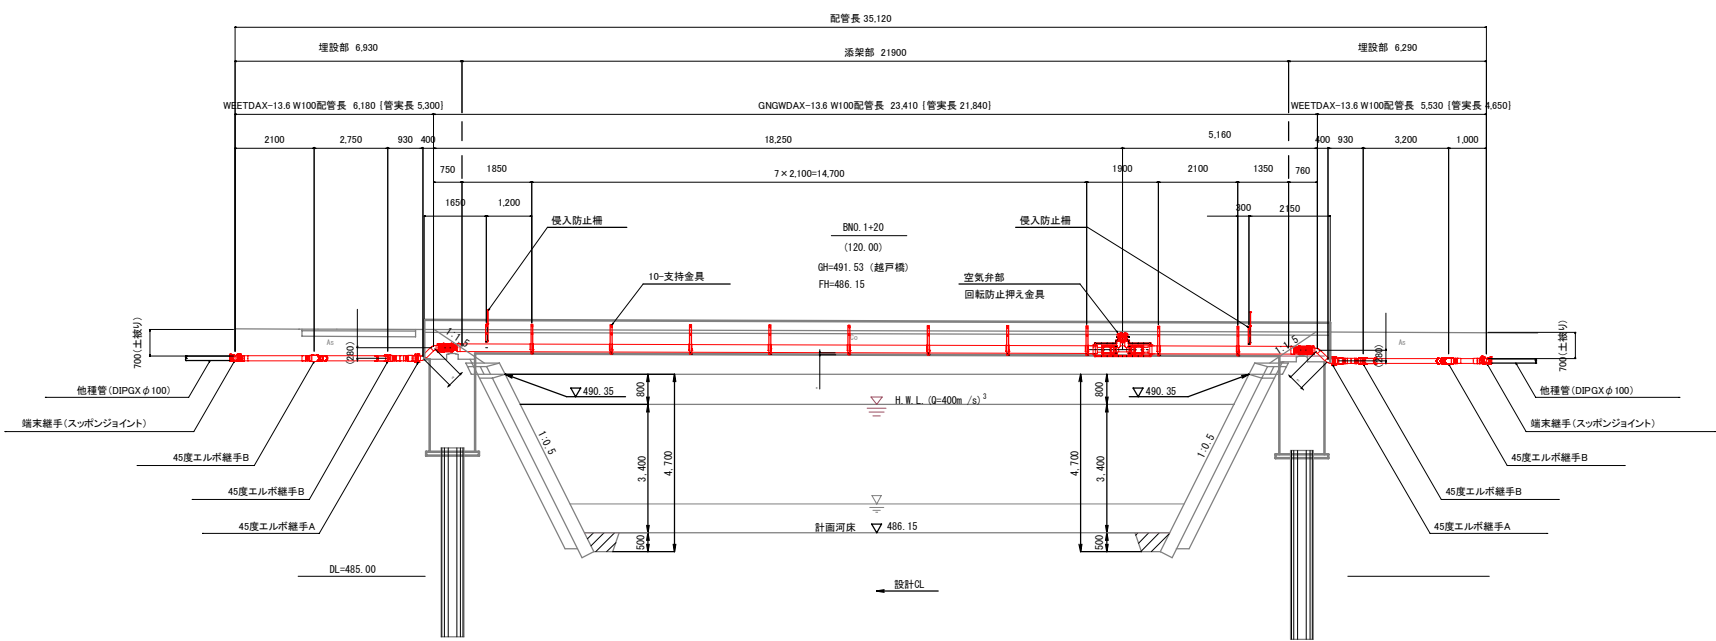


断面図 S=1:50

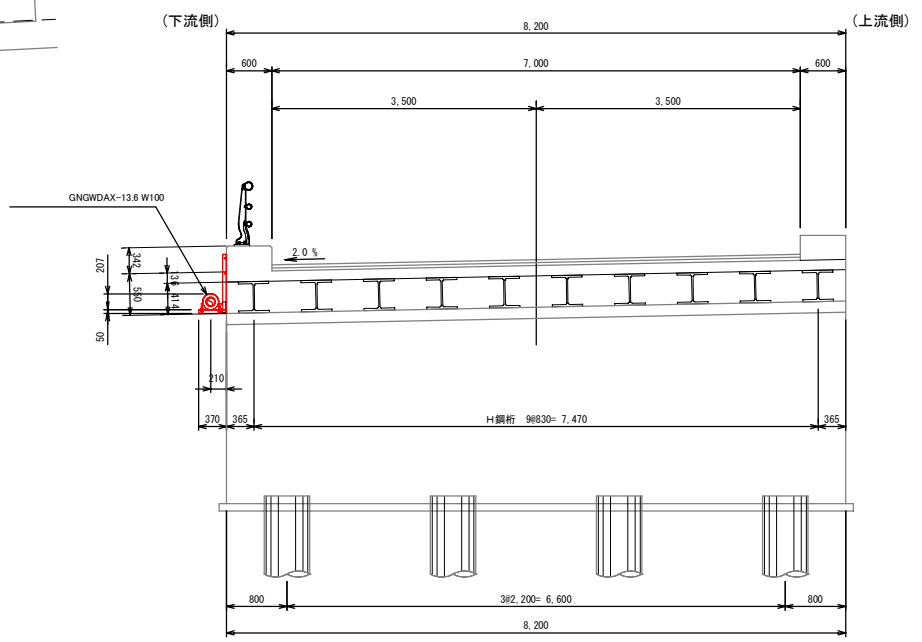




- 注 記
- 現場状況確認後に、寸法決定の事。
 - [] 寸法は管実長を示す。

施設管理図				
水道配管図		P24 - E - 2		
住宅地図		P185 - E - 1		
工 事 名	越 戸 送 水 管 布 設 替 工 事			
	図 面 名	本 設 水 管 橋 一 般 図	番 号	1 / 9
縮 尺	図 示	施 工 者		
		完 成 日	令和 年 月 日	
課 長	矢 澤	係 長	若 林	上田市上下水道局
		設 計	今 井	

※特記なき部材は、L-50×50×6 とする事



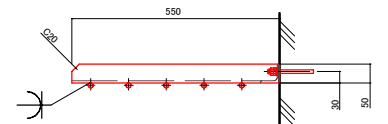


※特記なき部材は、L-50×50×6 とする事

 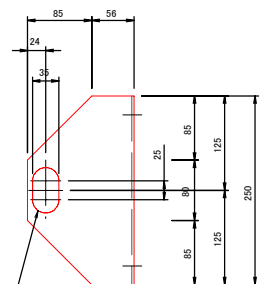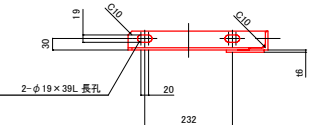

※空気弁の傾きは、2度以内とする事

※空気弁の傾きは、2度以内とする事

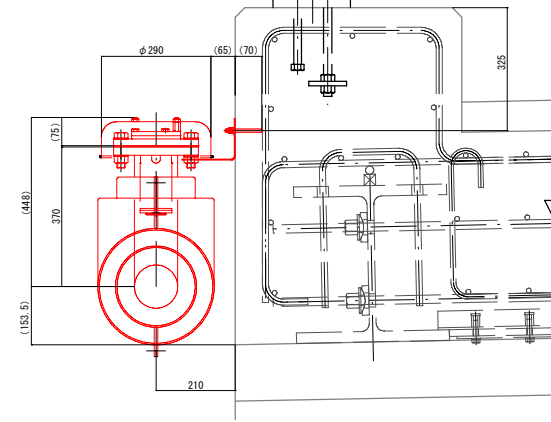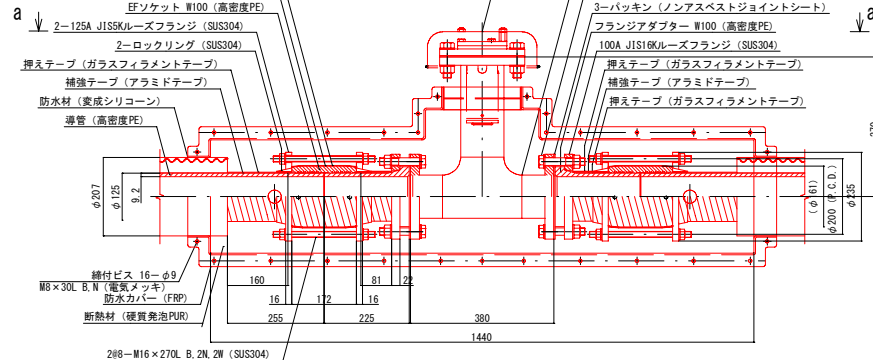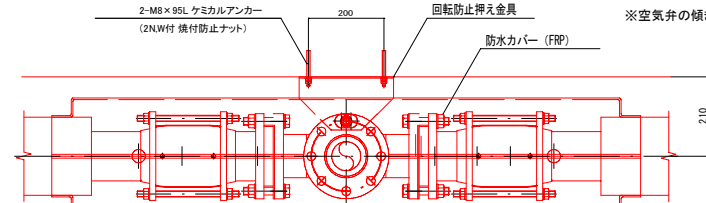

施設管理図			
水道配管図		P24 - E - 2	
住宅地図		P185 - E - 1	


工事名	越戸送水管布設替工事		
図面名	本設水管橋詳細図(1)	番 号	2 / 9
縮尺	図 示	施工者	
		完成日	令和 年 月 日
課長	矢 澤	係長	若 林
	設 計	今 井	上田市上下水道局

本設水管橋詳細図(2)

45度エルボ継手A（ロックリング・EF融着HM方式／JIS16Kフランジ）詳細図

S=1:5


(GNGWDAX-13.6 W100/WEETDAX-13.6 W100) 数量: 2ヶ所

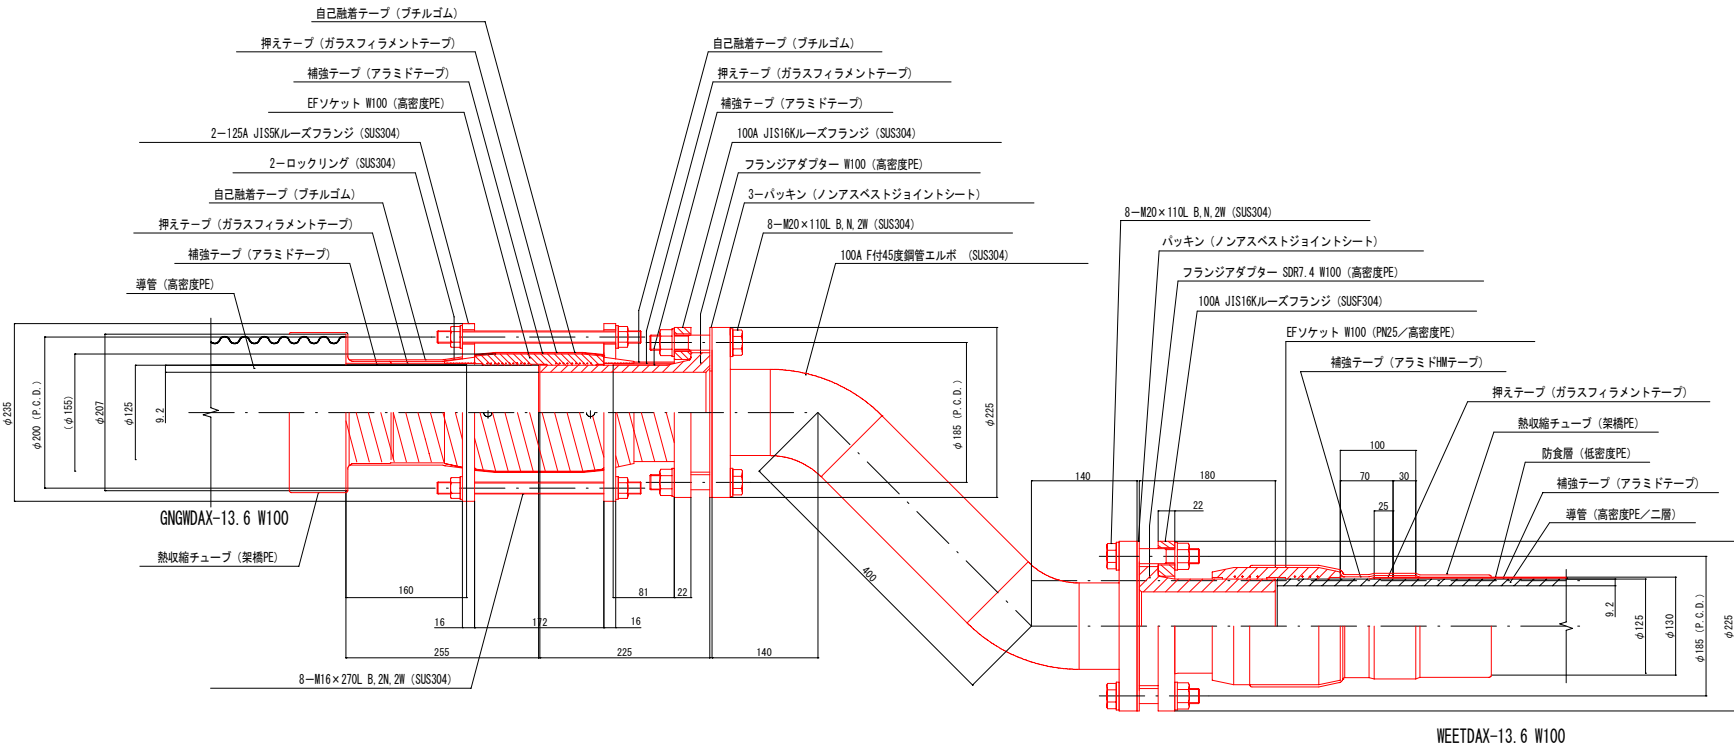

端末継手（スッポンジョイント）詳細図

S=1:5


(WEETDAX-13.6 W100) 数量: 2ヶ所

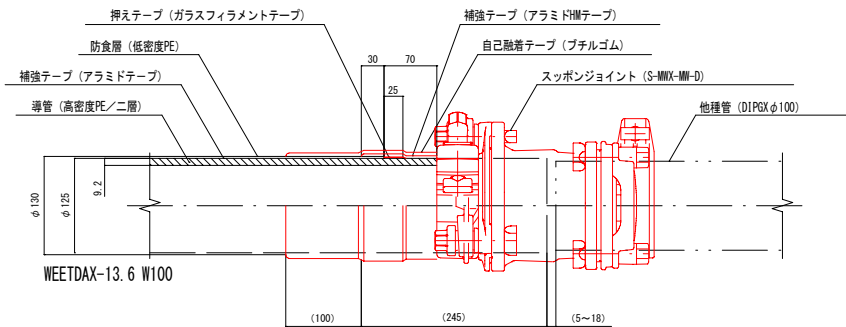

パイプ構造図

S=1:5


(GNGWDAX-13.6 W100)

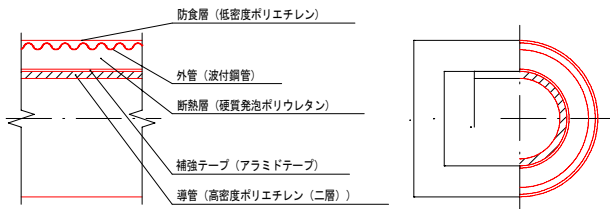

45° エルボ継手B（EFエルボ融着HM方式）詳細図

S=1:5


(WEETDAX-13.6 W100) 数量: 4ヶ所

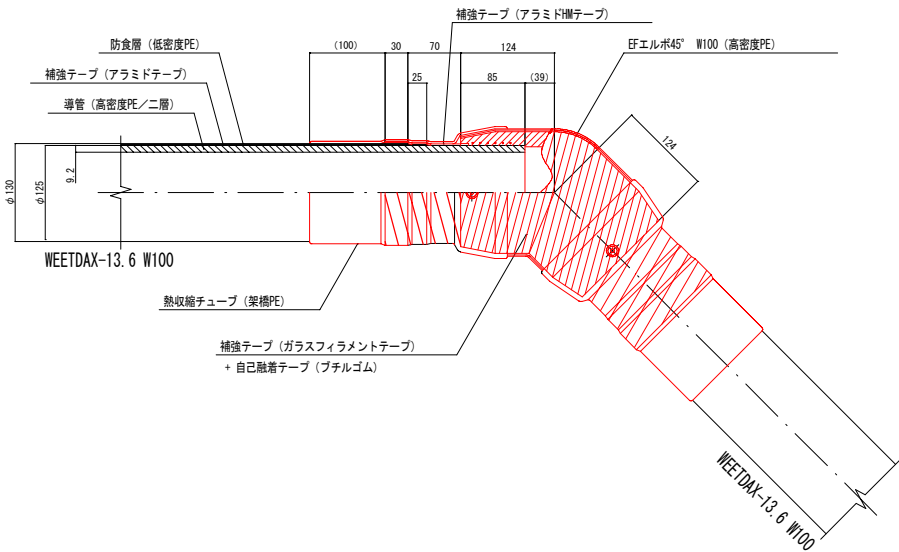

パイプ構造図


S=1:5

(WEETDAX-13.6 W100)

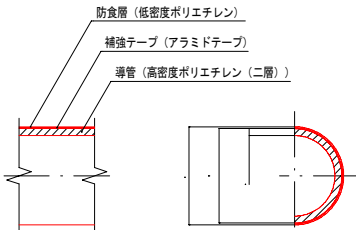


施設管理図				
水道配管図		P24 - E - 2		
住宅地図		P185 - E - 1		
工事名	越戸送水管布設替工事			
	本設水管橋詳細図(2)		番 号	3 / 9
図尺	図 示		施工者	
			完成日	令和 年 月 日
課長	矢澤	保長	若林	設計
	今井			上田市上下水道局

右岸側平面図

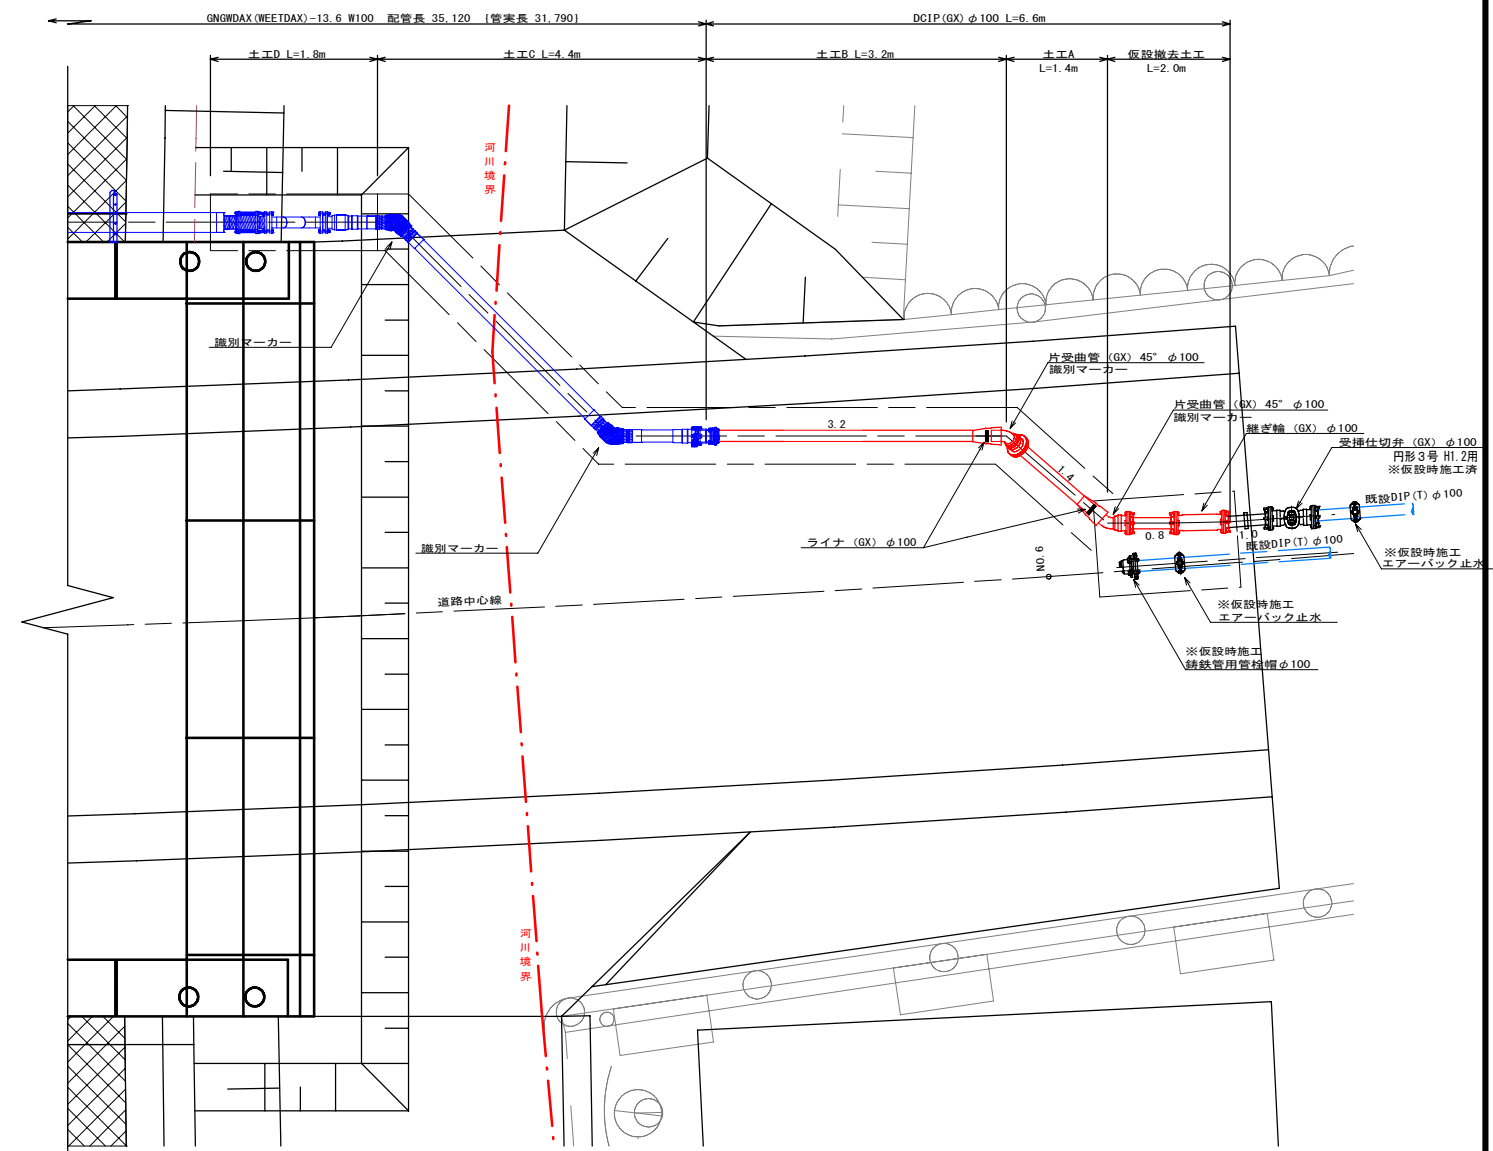







右岸側横断図

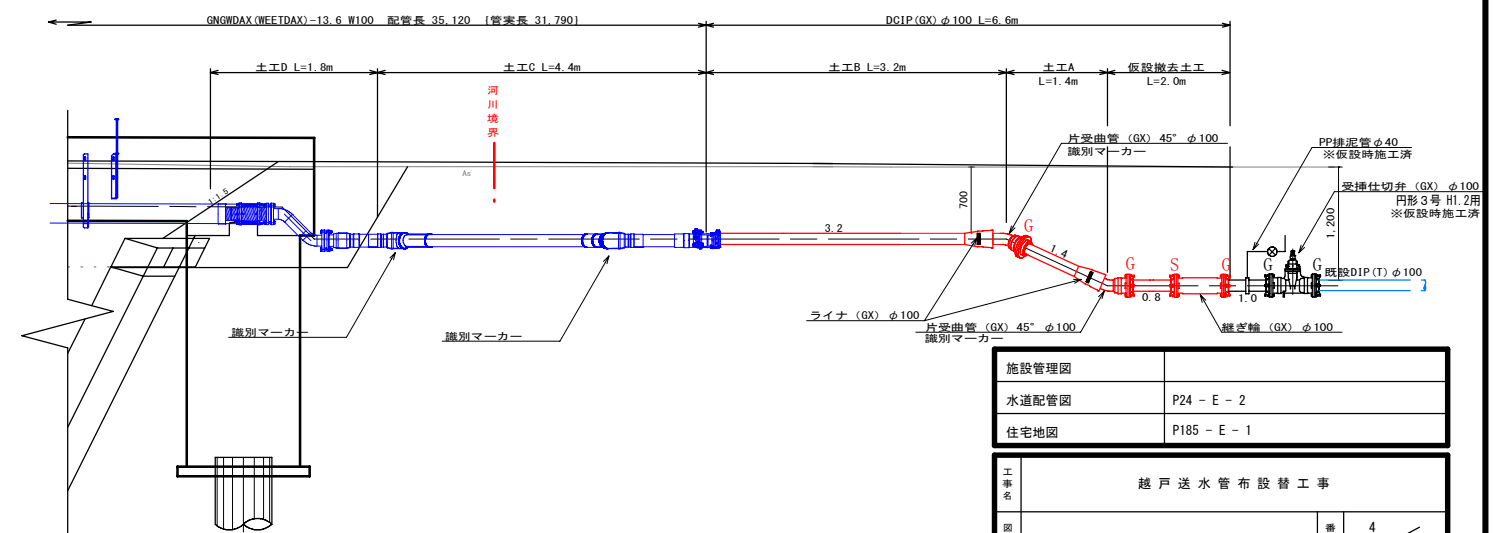


施設管理図			
水道配管図		P24 - E - 2	
住宅地図		P185 - E - 1	

工事 名	越戸送水管布設替工事		
図面 名	取付管詳細図	番 号	4 / 9
縮 尺	図 示	施工者	
		完成日	令和 年 月 日
課 長	矢 澤	保 長	若 林
		設 計	今 井
上田市上下水道局			

標準掘削断面図 S=1:20

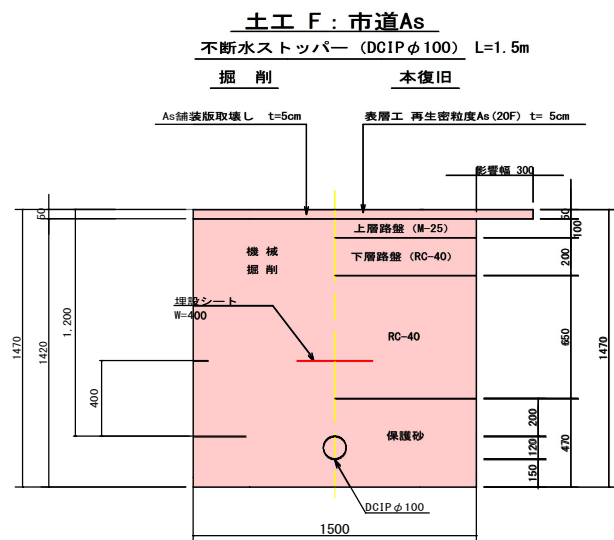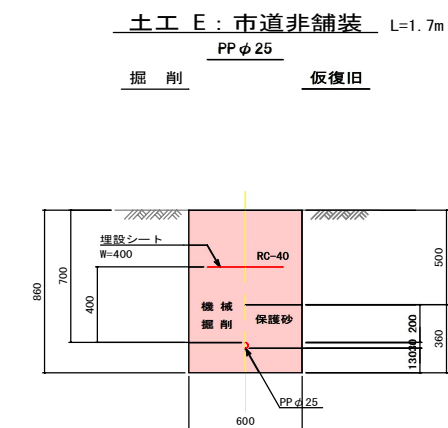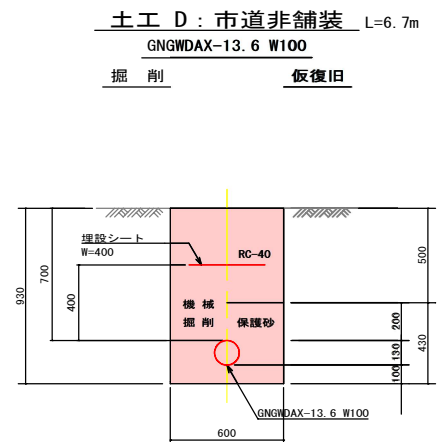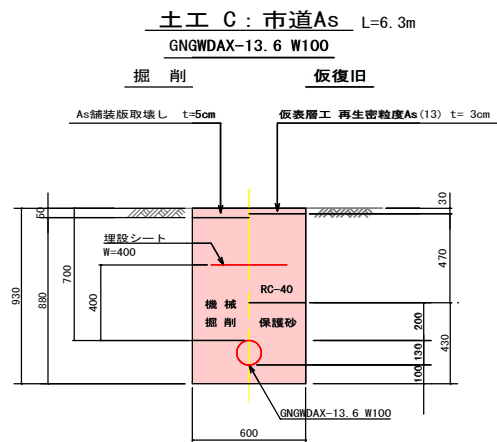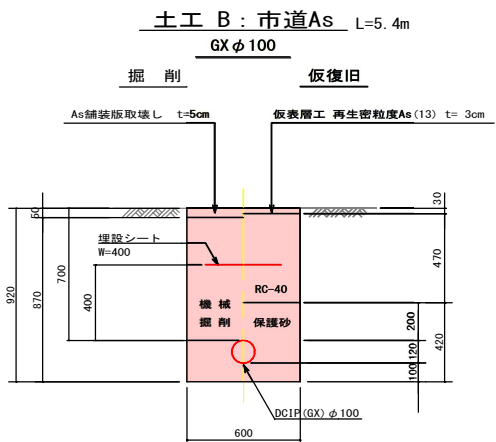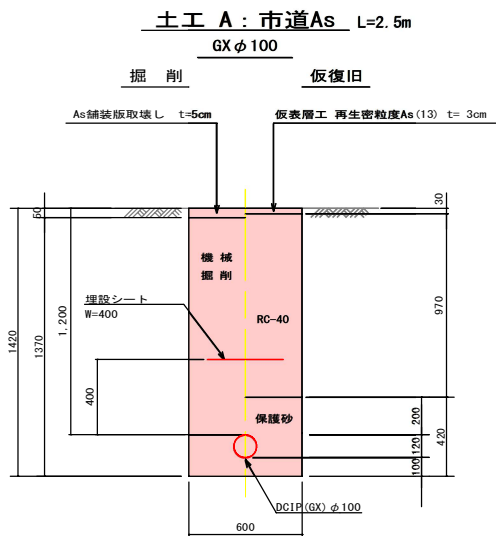

右岸側排泥管詳細図 S=Free

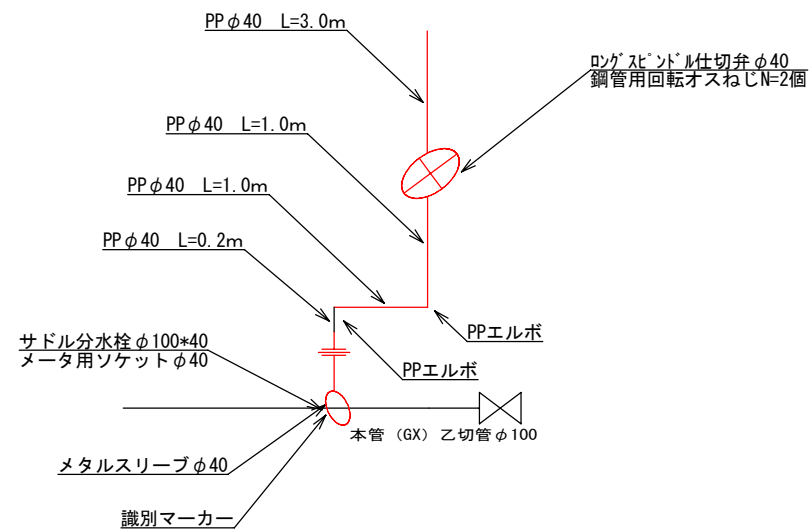


施設管理図			
水道配管図		P24 - E - 2	
住宅地図		P185 - E - 1	

工事名	越戸送水管布設替工事		
図面名	標準掘削断面図・排泥管詳細図		番 号
			5 / 9
縮尺	図示		施工者
			完成日
課長	矢澤	保	令和 年 月 日
	若林	設計	今井
			上田市上下水道局


仮設足場参考図

平面図 S=1:50

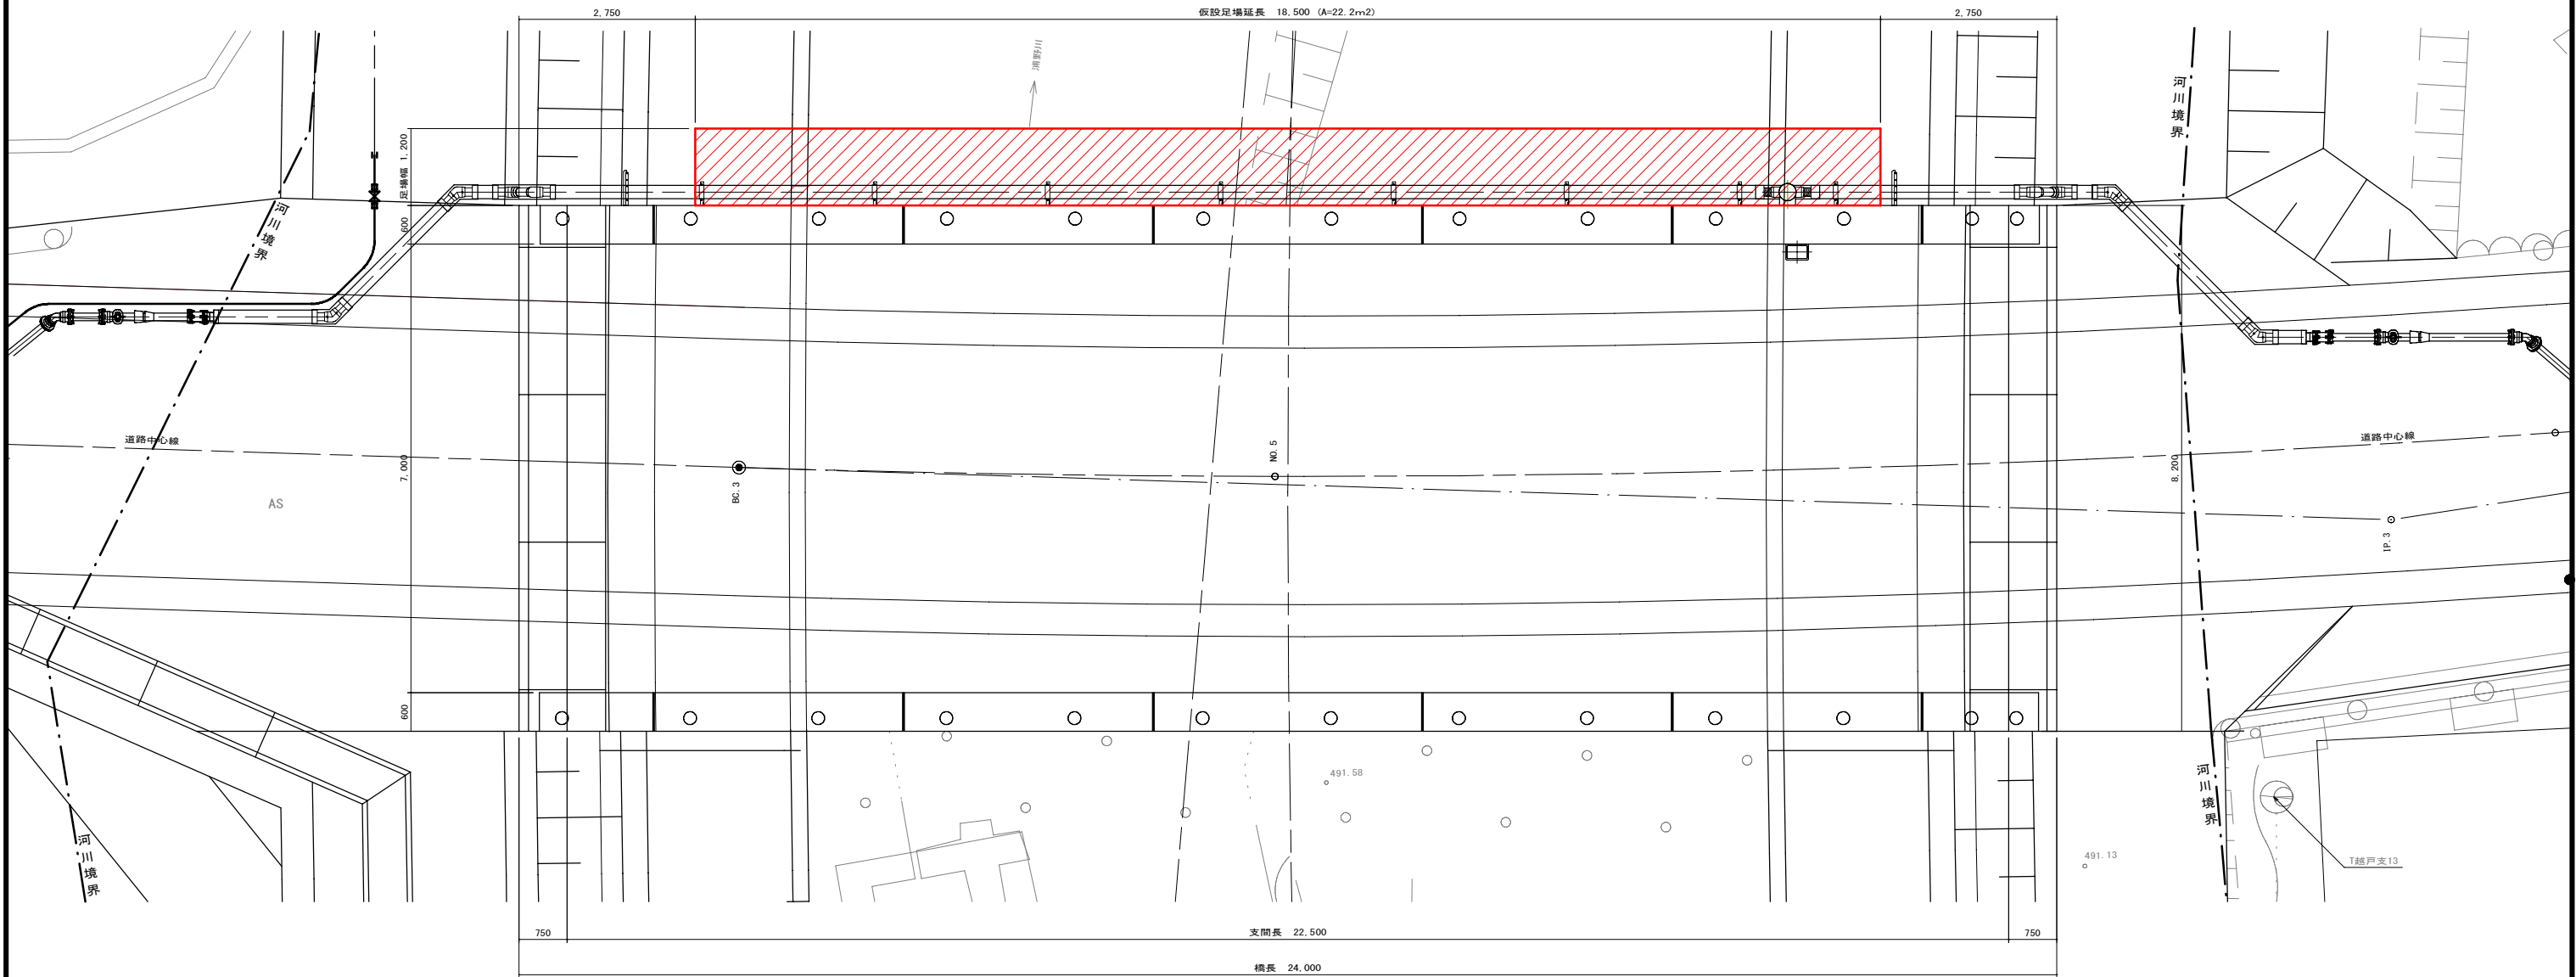

断面図 S=1:20


(下流側)

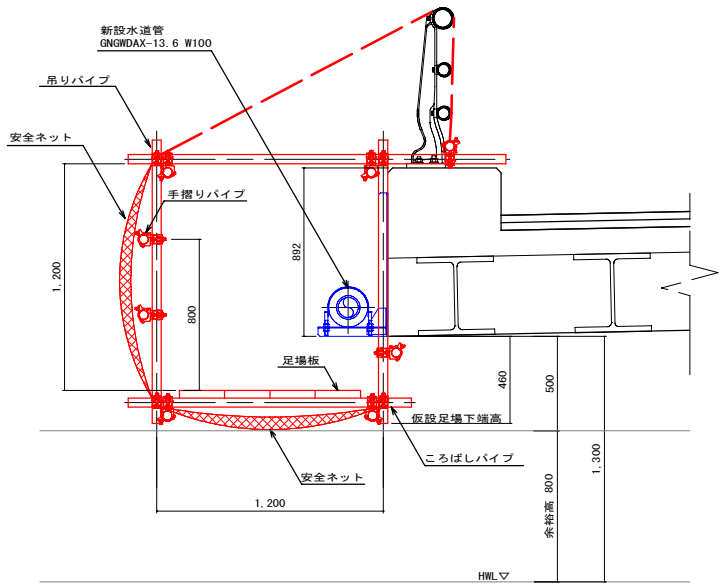


施設管理図				
水道配管図	P24 - E - 2			
住宅地図	P185 - E - 1			
工事名	越 戸 送 水 管 布 設 替 工 事			
図面名	仮 設 足 場 参 考 図		番 号	6 / 9
縮尺	図 示		施 工 者	
課 長	矢 澤	係 長	若 林	
		設 計	今 井	
			完 成 日	令 和 年 月 日
				上田市上下水道局



 
平面图 S=1:200 (A1)




仮設配管詳細図 S=1:Free

 

(仮設レンタル管理設部)

 


土工3-1：河川管理道As L=2.5m

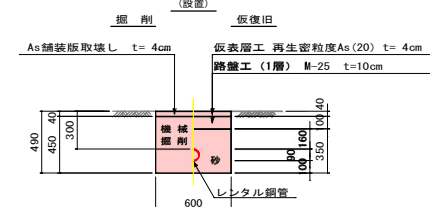


土工4-1：民地非鋪裝 L=16.6m

土工4-1：民地非鋪裝 L=16.6m

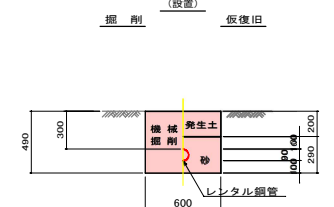


土工3-2：河川管理道As L=2.5m

(撤去)

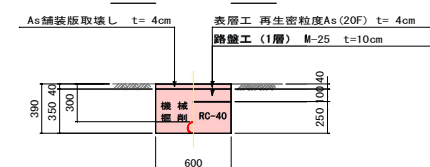

土工4-2: 民地非鋪裝 L=16.6m

(撤去)

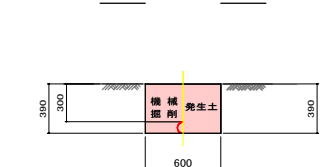


施設管理図			
水道配管図		P24 - E - 2	
住宅地図		P185 - E - 1	

工事 名	越戸送水管布設替工事		
園 地名	仮設配管一般園		番 号 7 / 9
縮 尺	図 示		施工者
課 長	係 長	若 林	設 計
	矢 澤	今 井	上田市上下水道局
完 成 日		令和 年 月 日	


仮設水管橋一般図



平面图 S=1:100

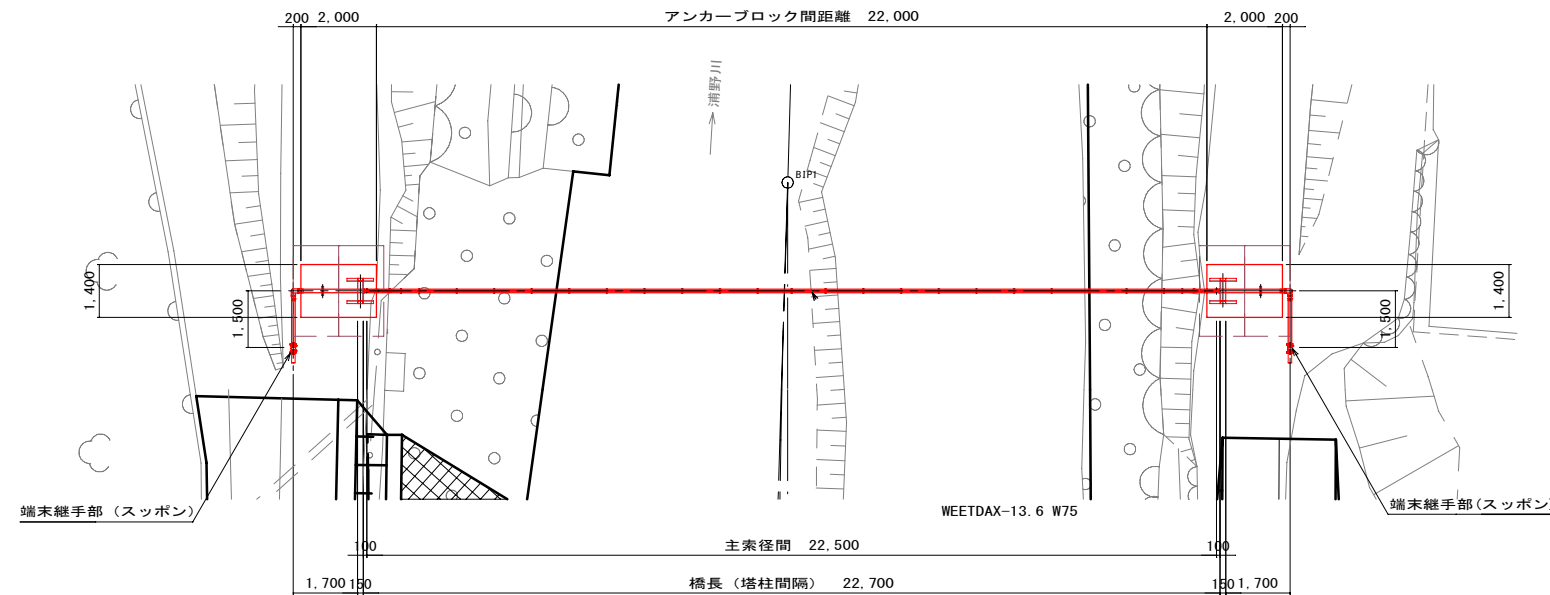


側 面 図 S=1:100

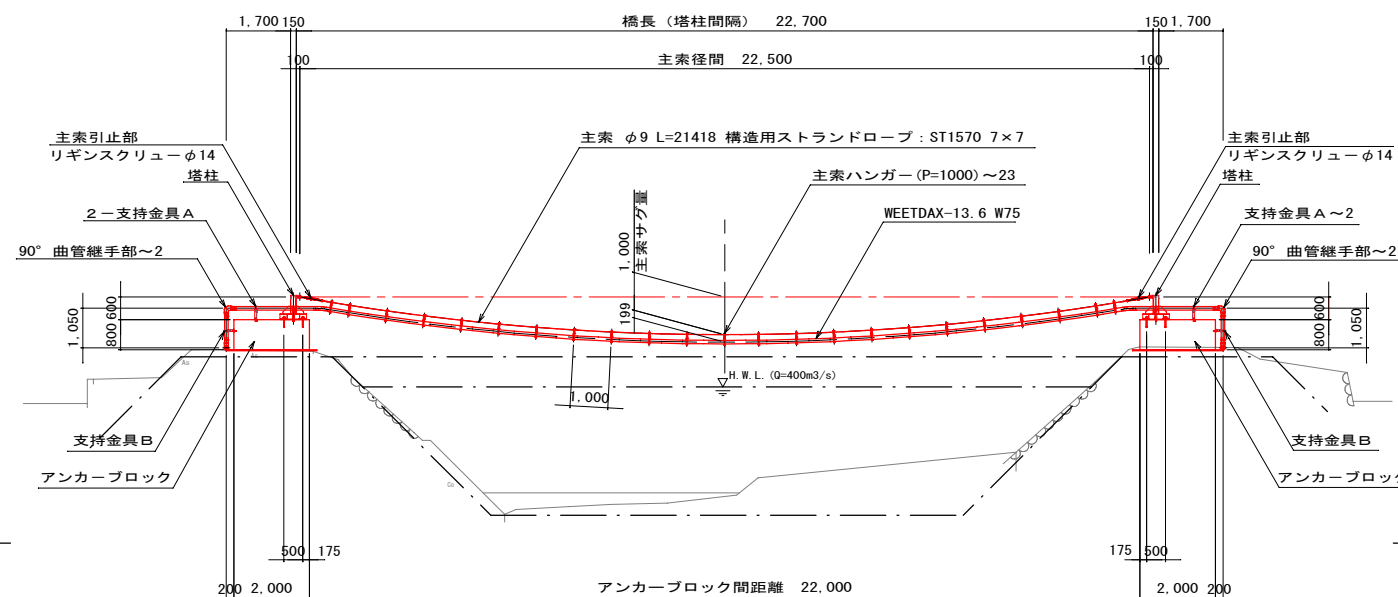

DL=485.00 .


断面図 S=1:50

端末繼手部

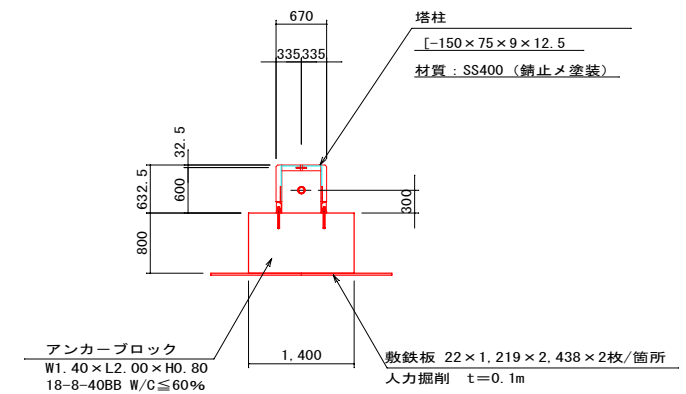

平面图 S=1:50

端末継手部

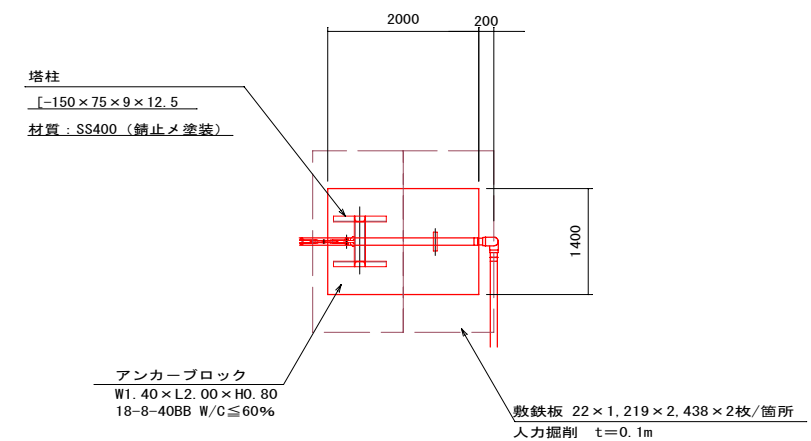


施設管理図			
水道配管図		P24 - E - 2	
住宅地図		P185 - E - 1	

越戸送水管布設替工事			
工事 名	仮設水管橋一般図		番 号 8 / 9
縮 尺	図 示	施工者 完成日	
課 長	矢 澤	保 長	若 林
	設 計	今 井	上田市上下水道局


仮設水管橋各部詳細図

パイプ構造図 S=1:10

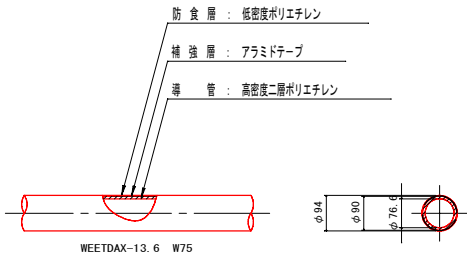


90° 曲管継手部詳細図 S=1:10

数量：4箇所

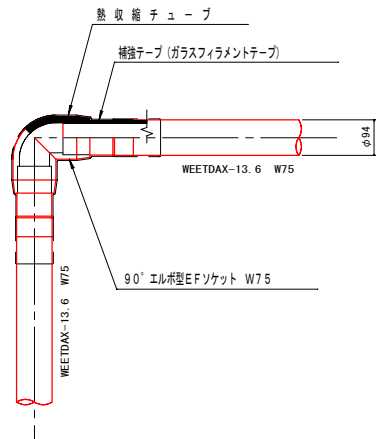

管端末部詳細図 S=1:10

数量：2箇所

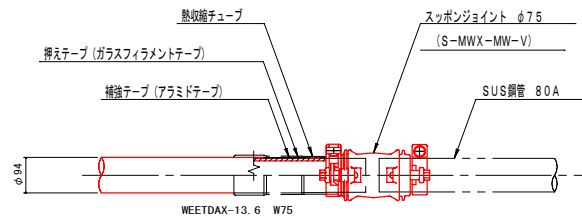


塔柱詳細図 S=1:10

材質：SS400（錆止メ塗装）


数量：2箇所

$[-150 \times 75 \times 9 \times 12.5]$

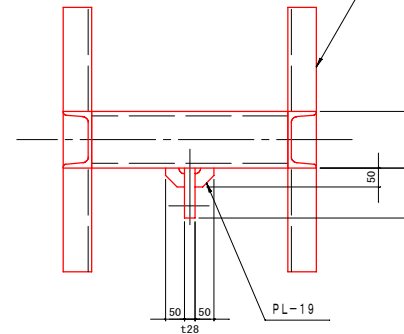


主索引止部詳細図 S=1:10

数量：2箇所

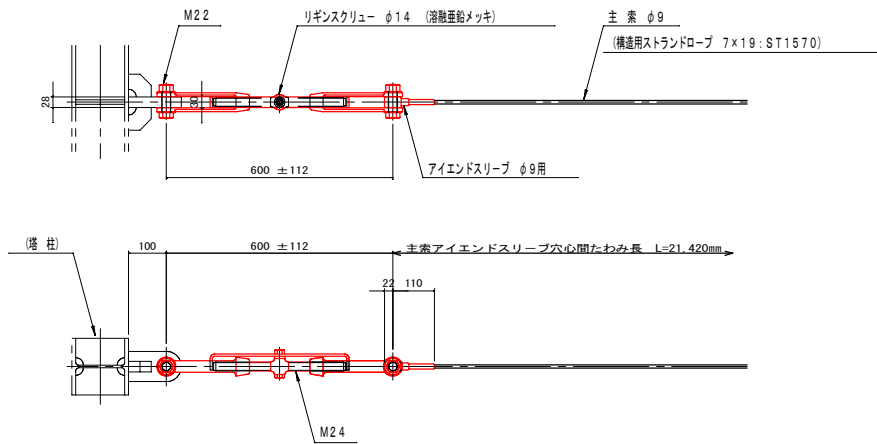

主索詳細図 S=1:10


数量：1箇所

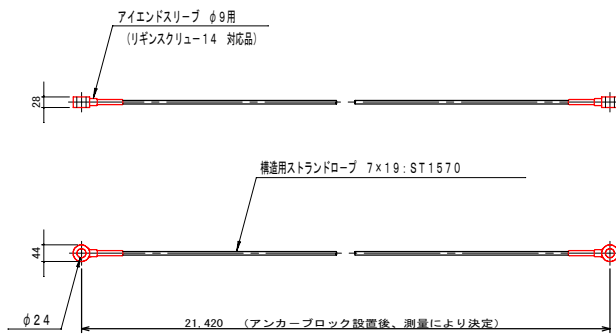

支持金具 A 詳細図 S=1 : 5

材質：SS400（錆止メ塗装）


数量：4箇所

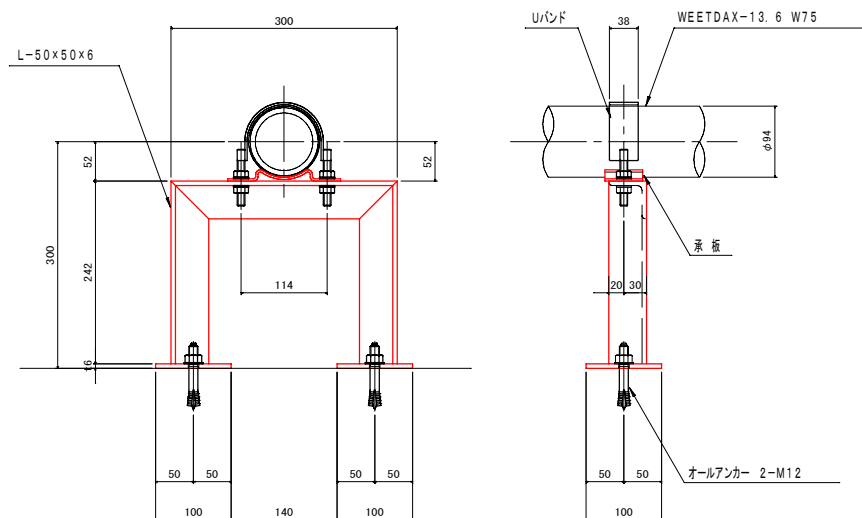

支持金具B詳細図 S=1 : 5

材質：SS400（錆止メ塗装）


数量：2箇所

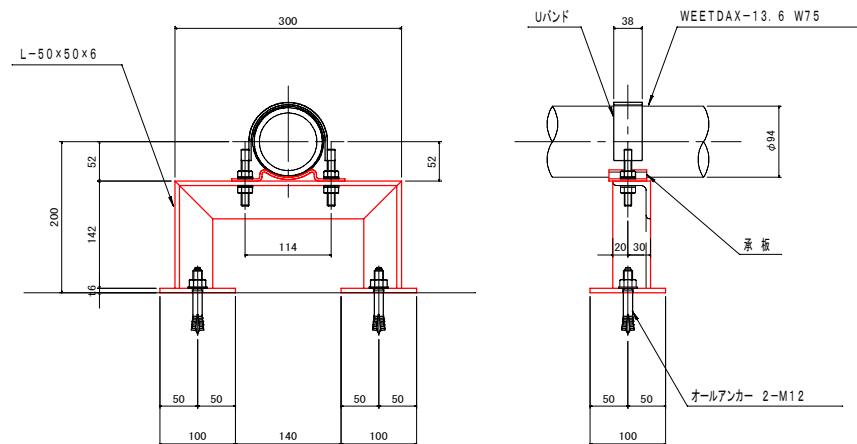

主索ハンガー詳細図 S=1 : 5

材質：SS400（錆止メ塗装）

数量：23箇所

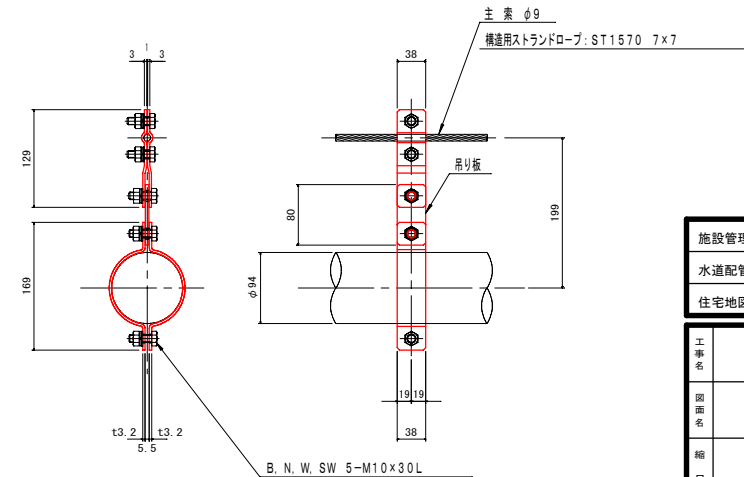

施設管理図			
水道配管図		P24 - E - 2	
住宅地図		P185 - E - 1	

工事名		越戸送水管布設替工事	
図面名		仮設水管橋各部詳細図	番 号 9 / 9
縮尺	図 示		施工者
			完成日
課長		矢 澤	令和 年 月 日
係長		若 林	
設計		今 井	上田市上下水道局

位置図

S=1:5000

施工箇所

