


平面図

S=1:500

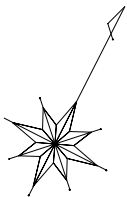

配水用ポリエチレン管 (HPPE) φ75mm L=173.4m / ソフトシール仕切弁 N=2基




50%縮小図

施設管理図	
水道配管図	真田① - P 23
住宅地図	P 30 - J - 4 ~ I - 4



工事名	向組配水管布設替工事				
図面名	平面図			番号	1 / 2
縮尺	S=1:500		完成日	令和 年 月 日	
			施工者		
課長	矢澤	係長	若林	設計	今井
					上田市上下水道局

配管布設詳細図

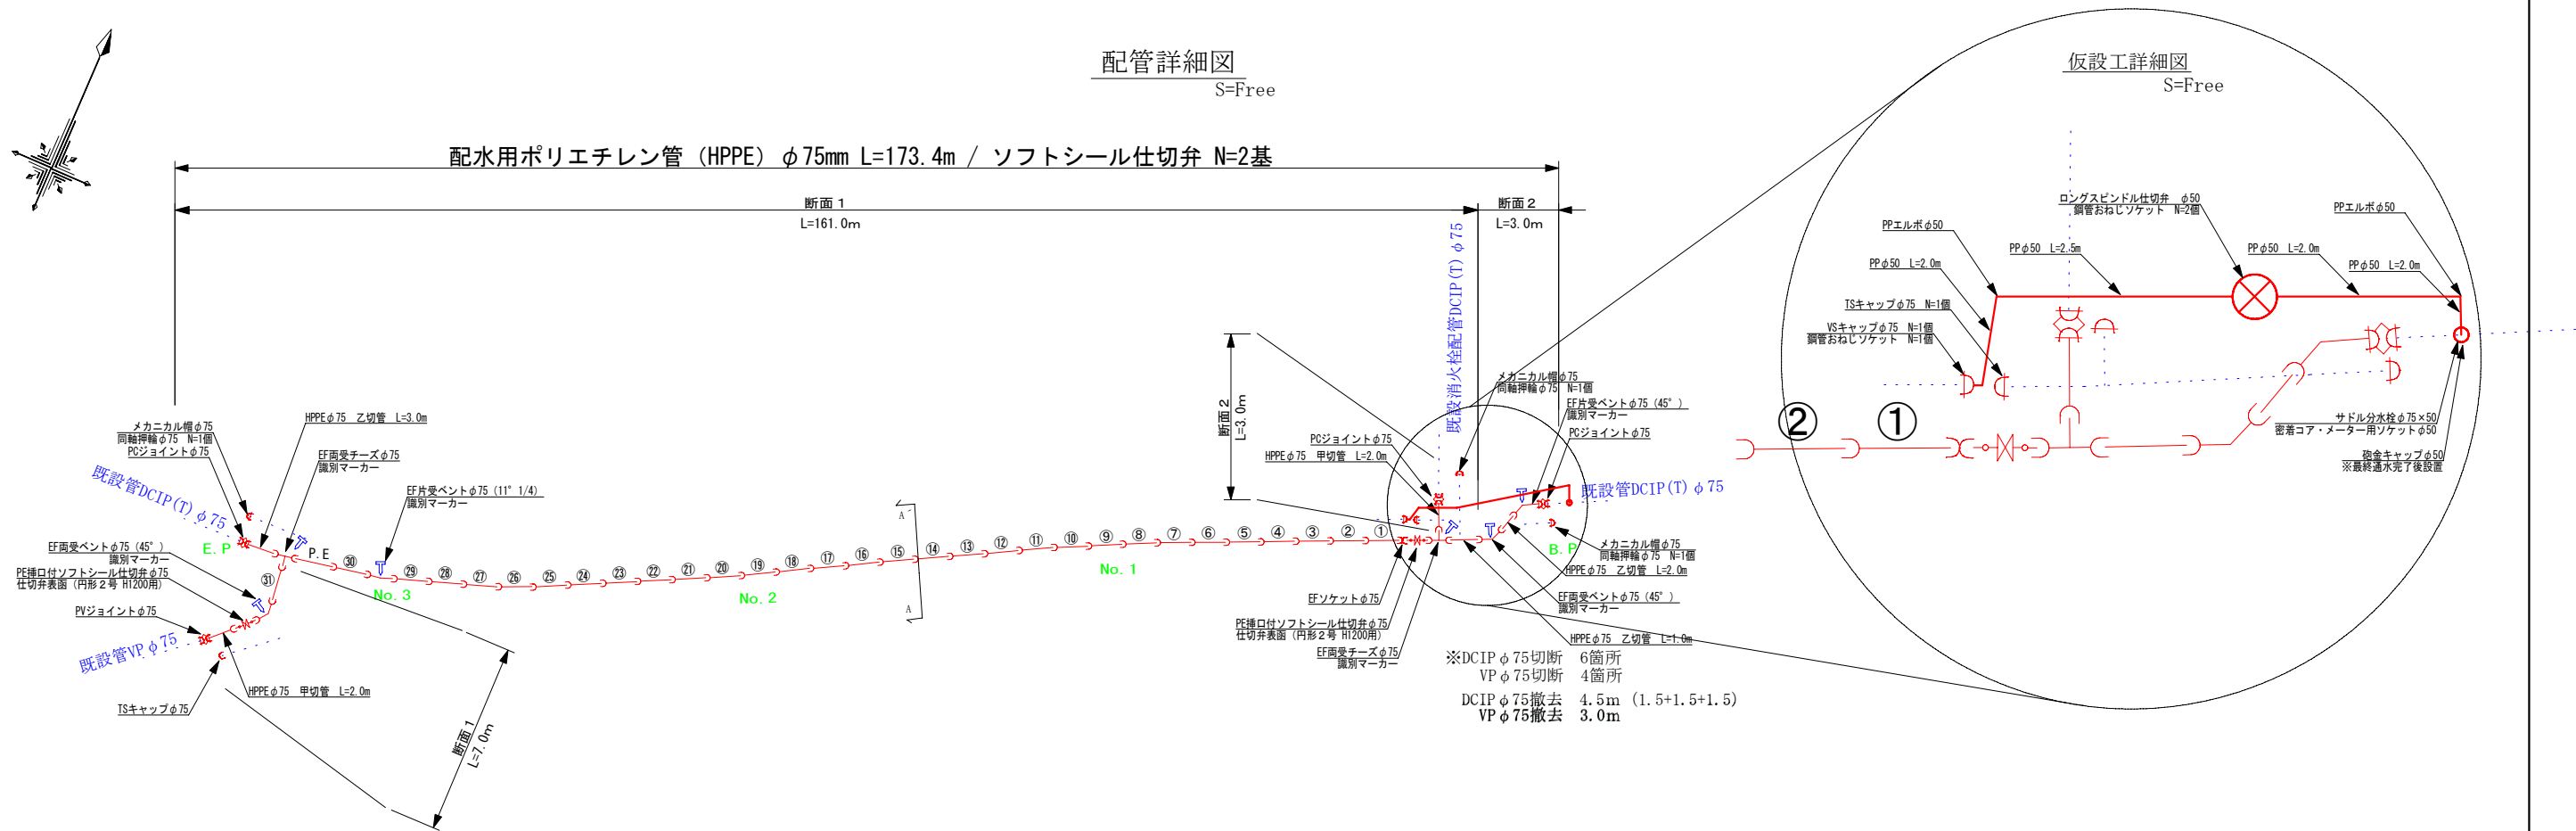

土工断面図

S=1:10

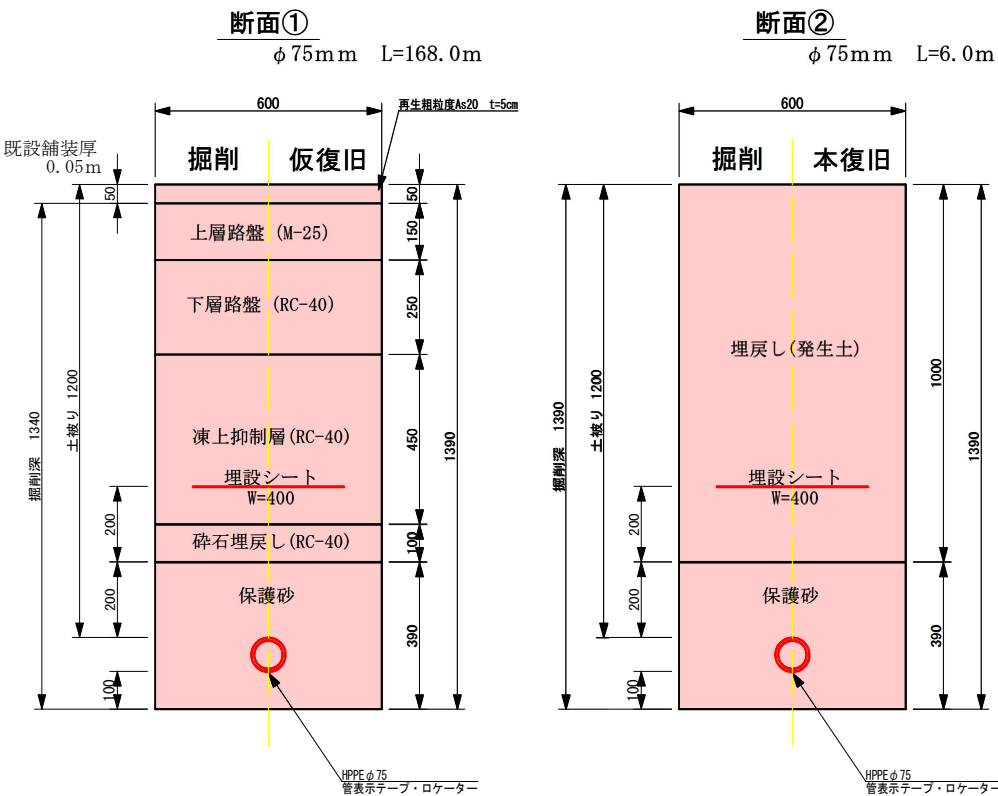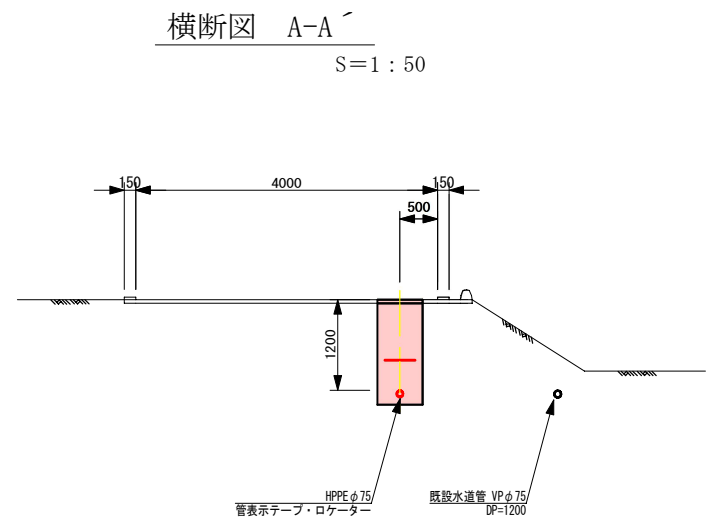

50%縮小図

施設管理図	-
水道配管図	真田① - P 23
住宅地図	P 30 - J - 4 ~ I - 4

工事名	向組配水管布設替工事			
図面名	配管詳細図・横断面・土工断面図		番 号	2 / 2
縮尺	図 示		施工者	
課長	矢澤 係長	若林 設計	今井	令和 年 月 日
				上田市上下水道局

S=1:5000

