


$$S = 1 / 400$$


50%縮小図

施設管理図			
水道配管図	真田① - P24		
住宅地図	P31 - A~B - 4		
工事 名	大松送・配水管布設替工事		
図面 名	平面図	番 号	1/4
縮 尺	図 示	施 工 者	
		完 成 日	令和 年 月 日
課 長	矢澤	係 長	若林
	設 計	濃 邊	上田市上下水道局

配管詳細図


S = F r e e

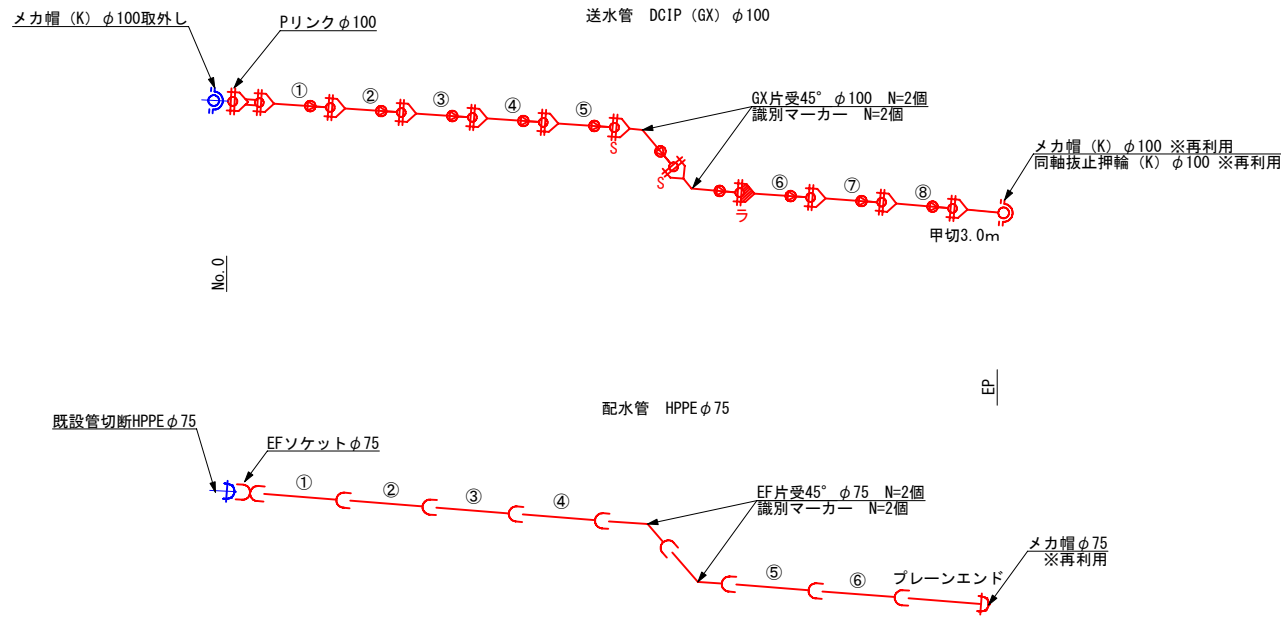


50%縮小図	
施設管理図	-
水道配管図	真田① - P24
住宅地図	P31 - A~B - 4
工事名	大松送・配水管布設替工事
図名	配管詳細図
縮尺	図示
図示	施工費 完成日 令和 年 月 日
課長	矢澤 雄 若林 設計 渡邊 上田市上下水道局

横断図 S=1:100

EP

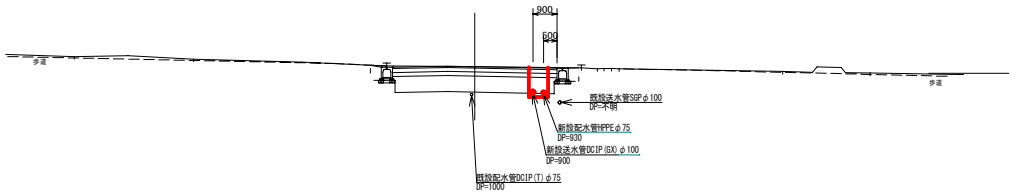

No. 0

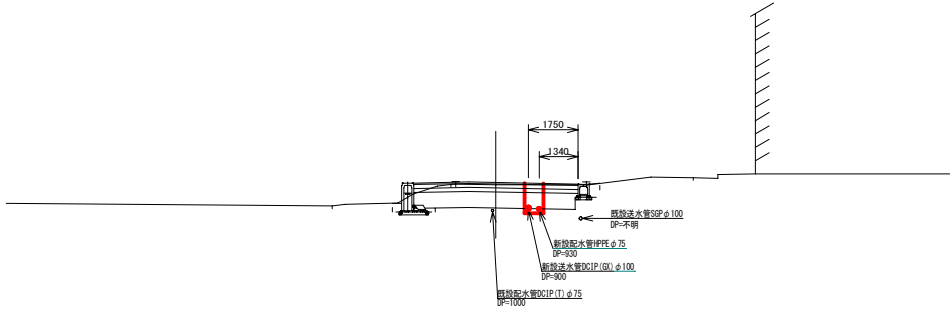


50%縮小図

施設管理図	-		
水道配管図	真田① - P24		
住宅地図	P31 - A~B - 4		
工事名	大松送・配水管布設替工事		
図号	横断図	番	3/4
縮尺	図示	施工費	完成日 令和 年 月 日
課長	矢澤	佐藤	設計 渡邊
			上田市上下水道局

送・配水管掘削断面図

S=1 : 10

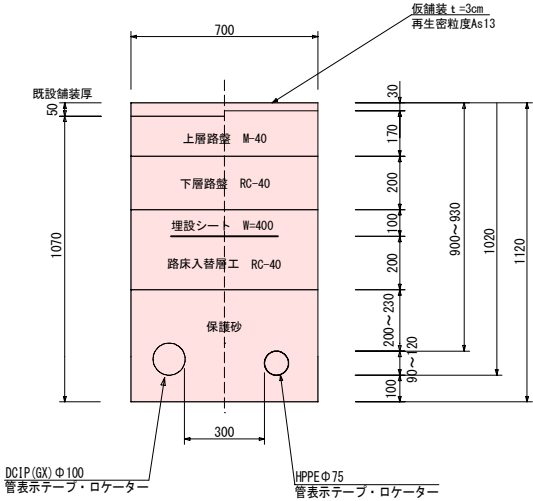

50%縮小図

施設管理図	-		
水道配管図	真田① - P24		
住 宅 地 図	P31 - A~B - 4		
工 事 名	大松送・配水管布設替工事		
図 面 名	掘削断面図		番 号 4/4
縮 尺	図 示		施 工 者 完 成 日 令和 年 月 日
課 長	矢澤	係 長 若林	設 計 渡邊 上田市上下水道局

←至 長野市方面

位置図



至 須坂市方面→

すがだいら保育園

菅平自然館

工事箇所

至上田市街→

縮尺 1 : 7500

