



配管詳細図


平面図
S=1:500

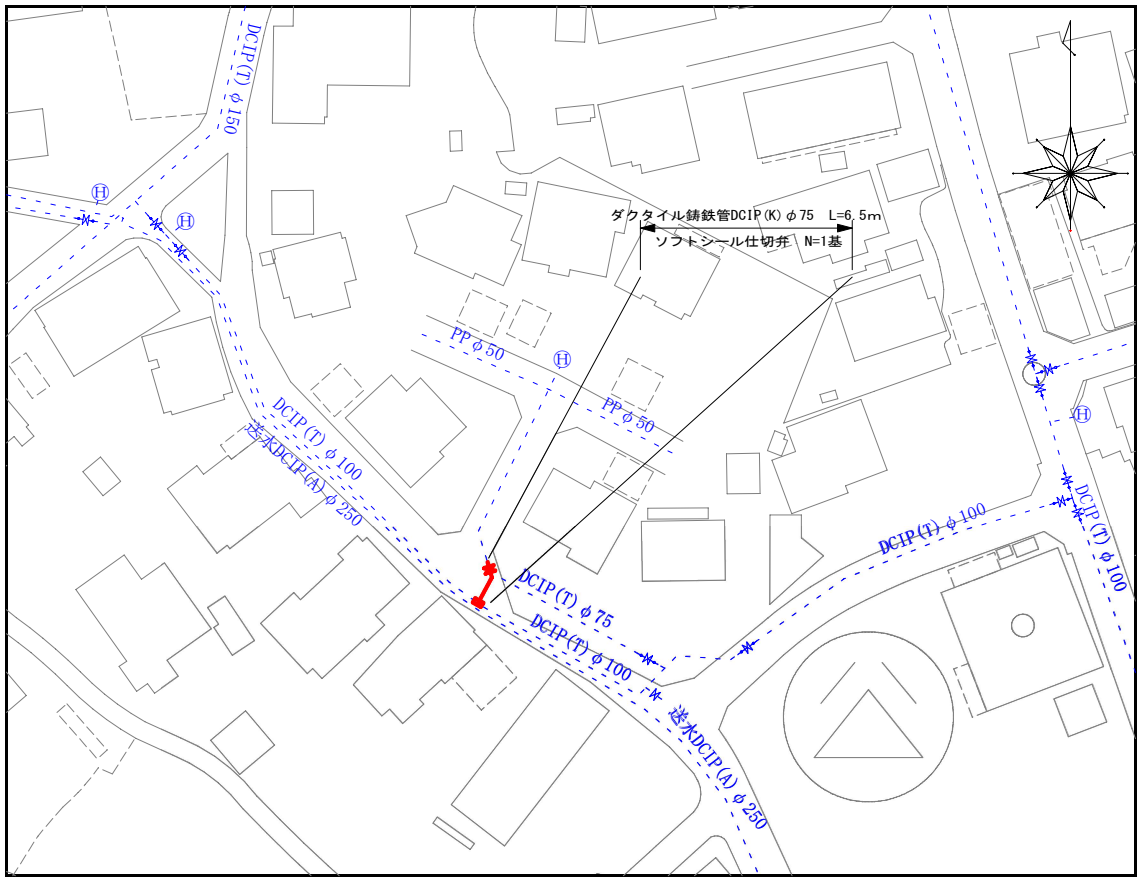


断面①
L=4.0m

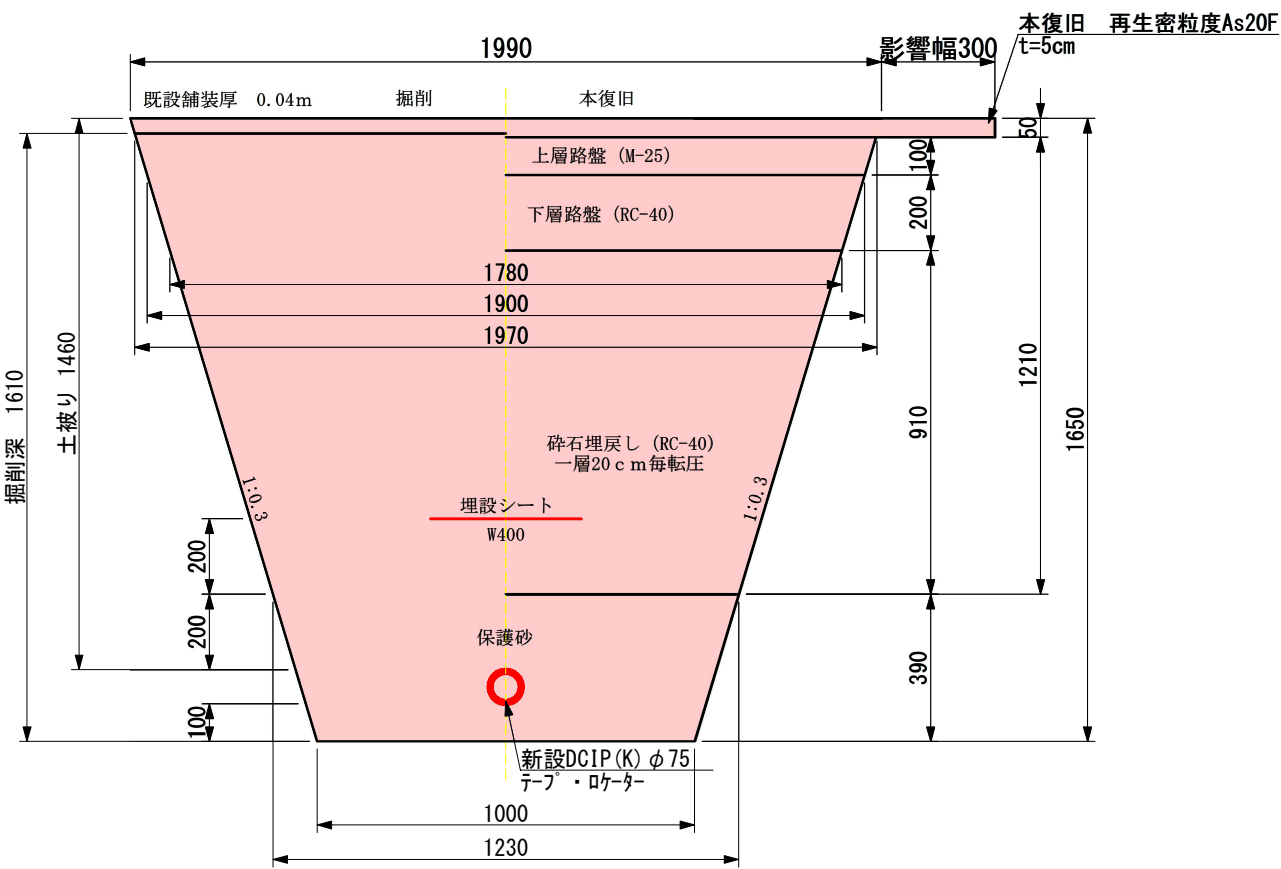

詳細図
S=1:20

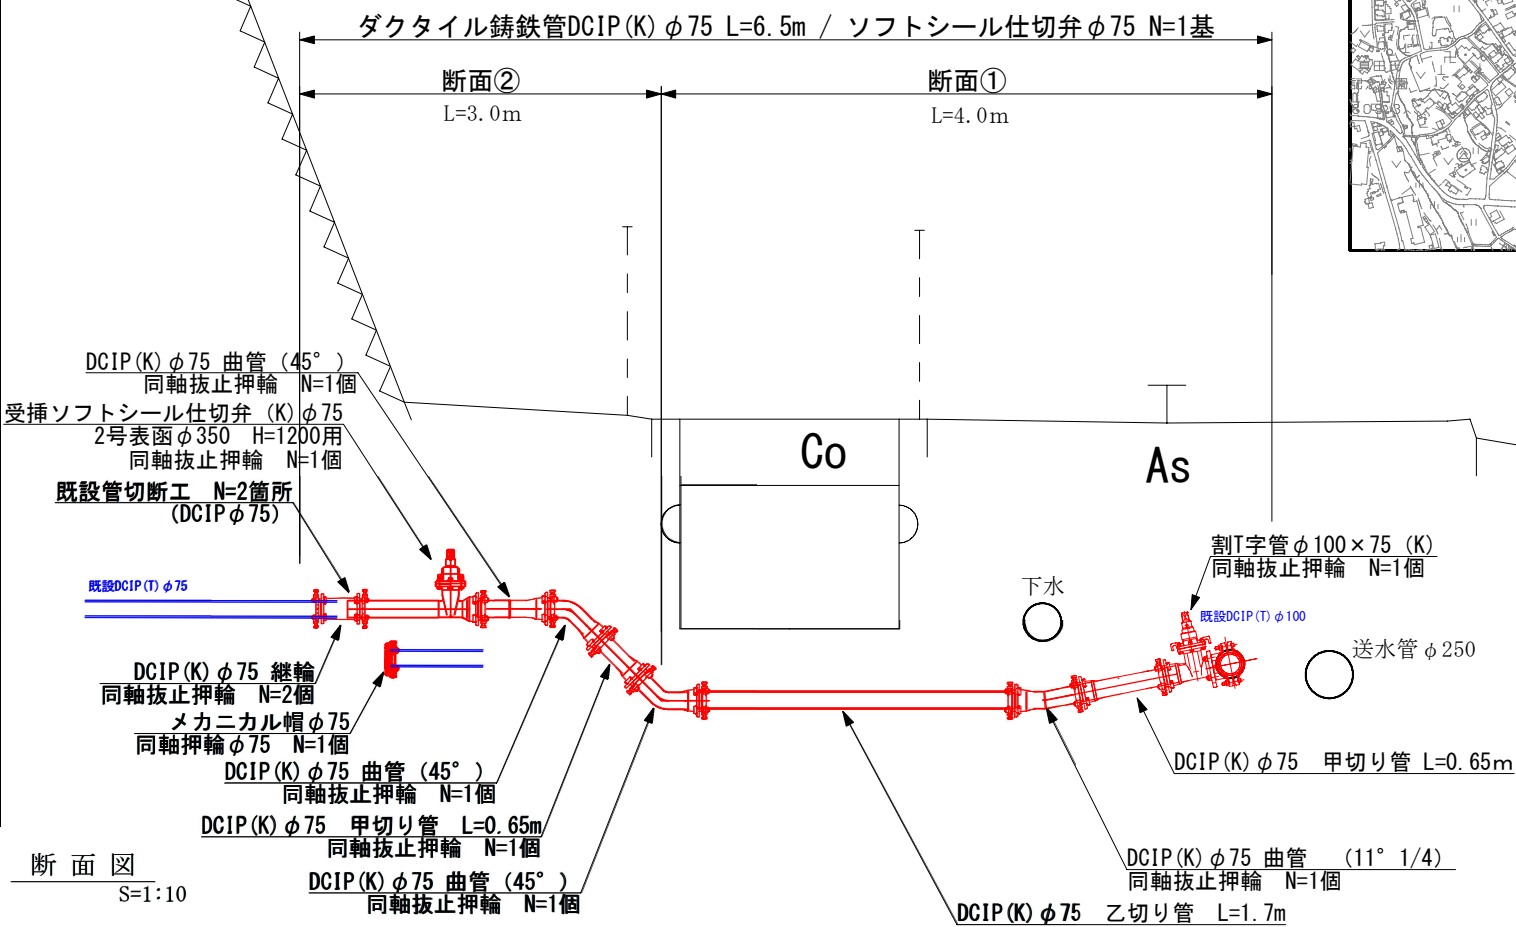

断面②
L=3.0m

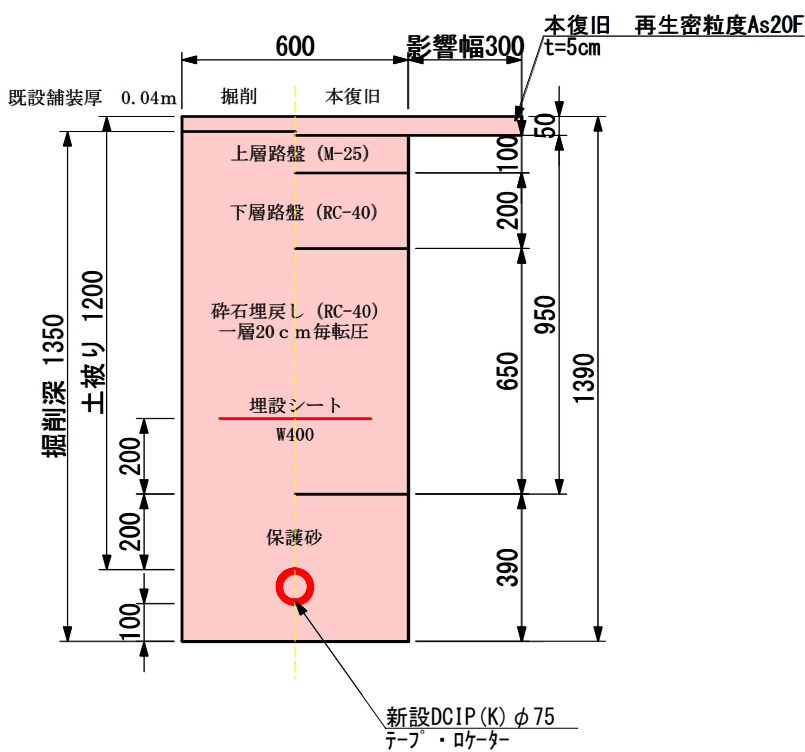


50%縮小図

施設管理図	
水道配管図	真田② - P - 54
住宅地図	P 76 - A - 4

工事名	出早配水管布設替工事			
図面名	配管詳細図	番号	1	1
縮尺	図示	完成日	令和 年 月 日	
		施工者	上田市上下水道局	
課長	矢澤 係長	若林 設計	今井	上田市上下水道局

位置図

 S=1:5000



施工箇所



農業集落排水事業
本庄地区排水施設

