
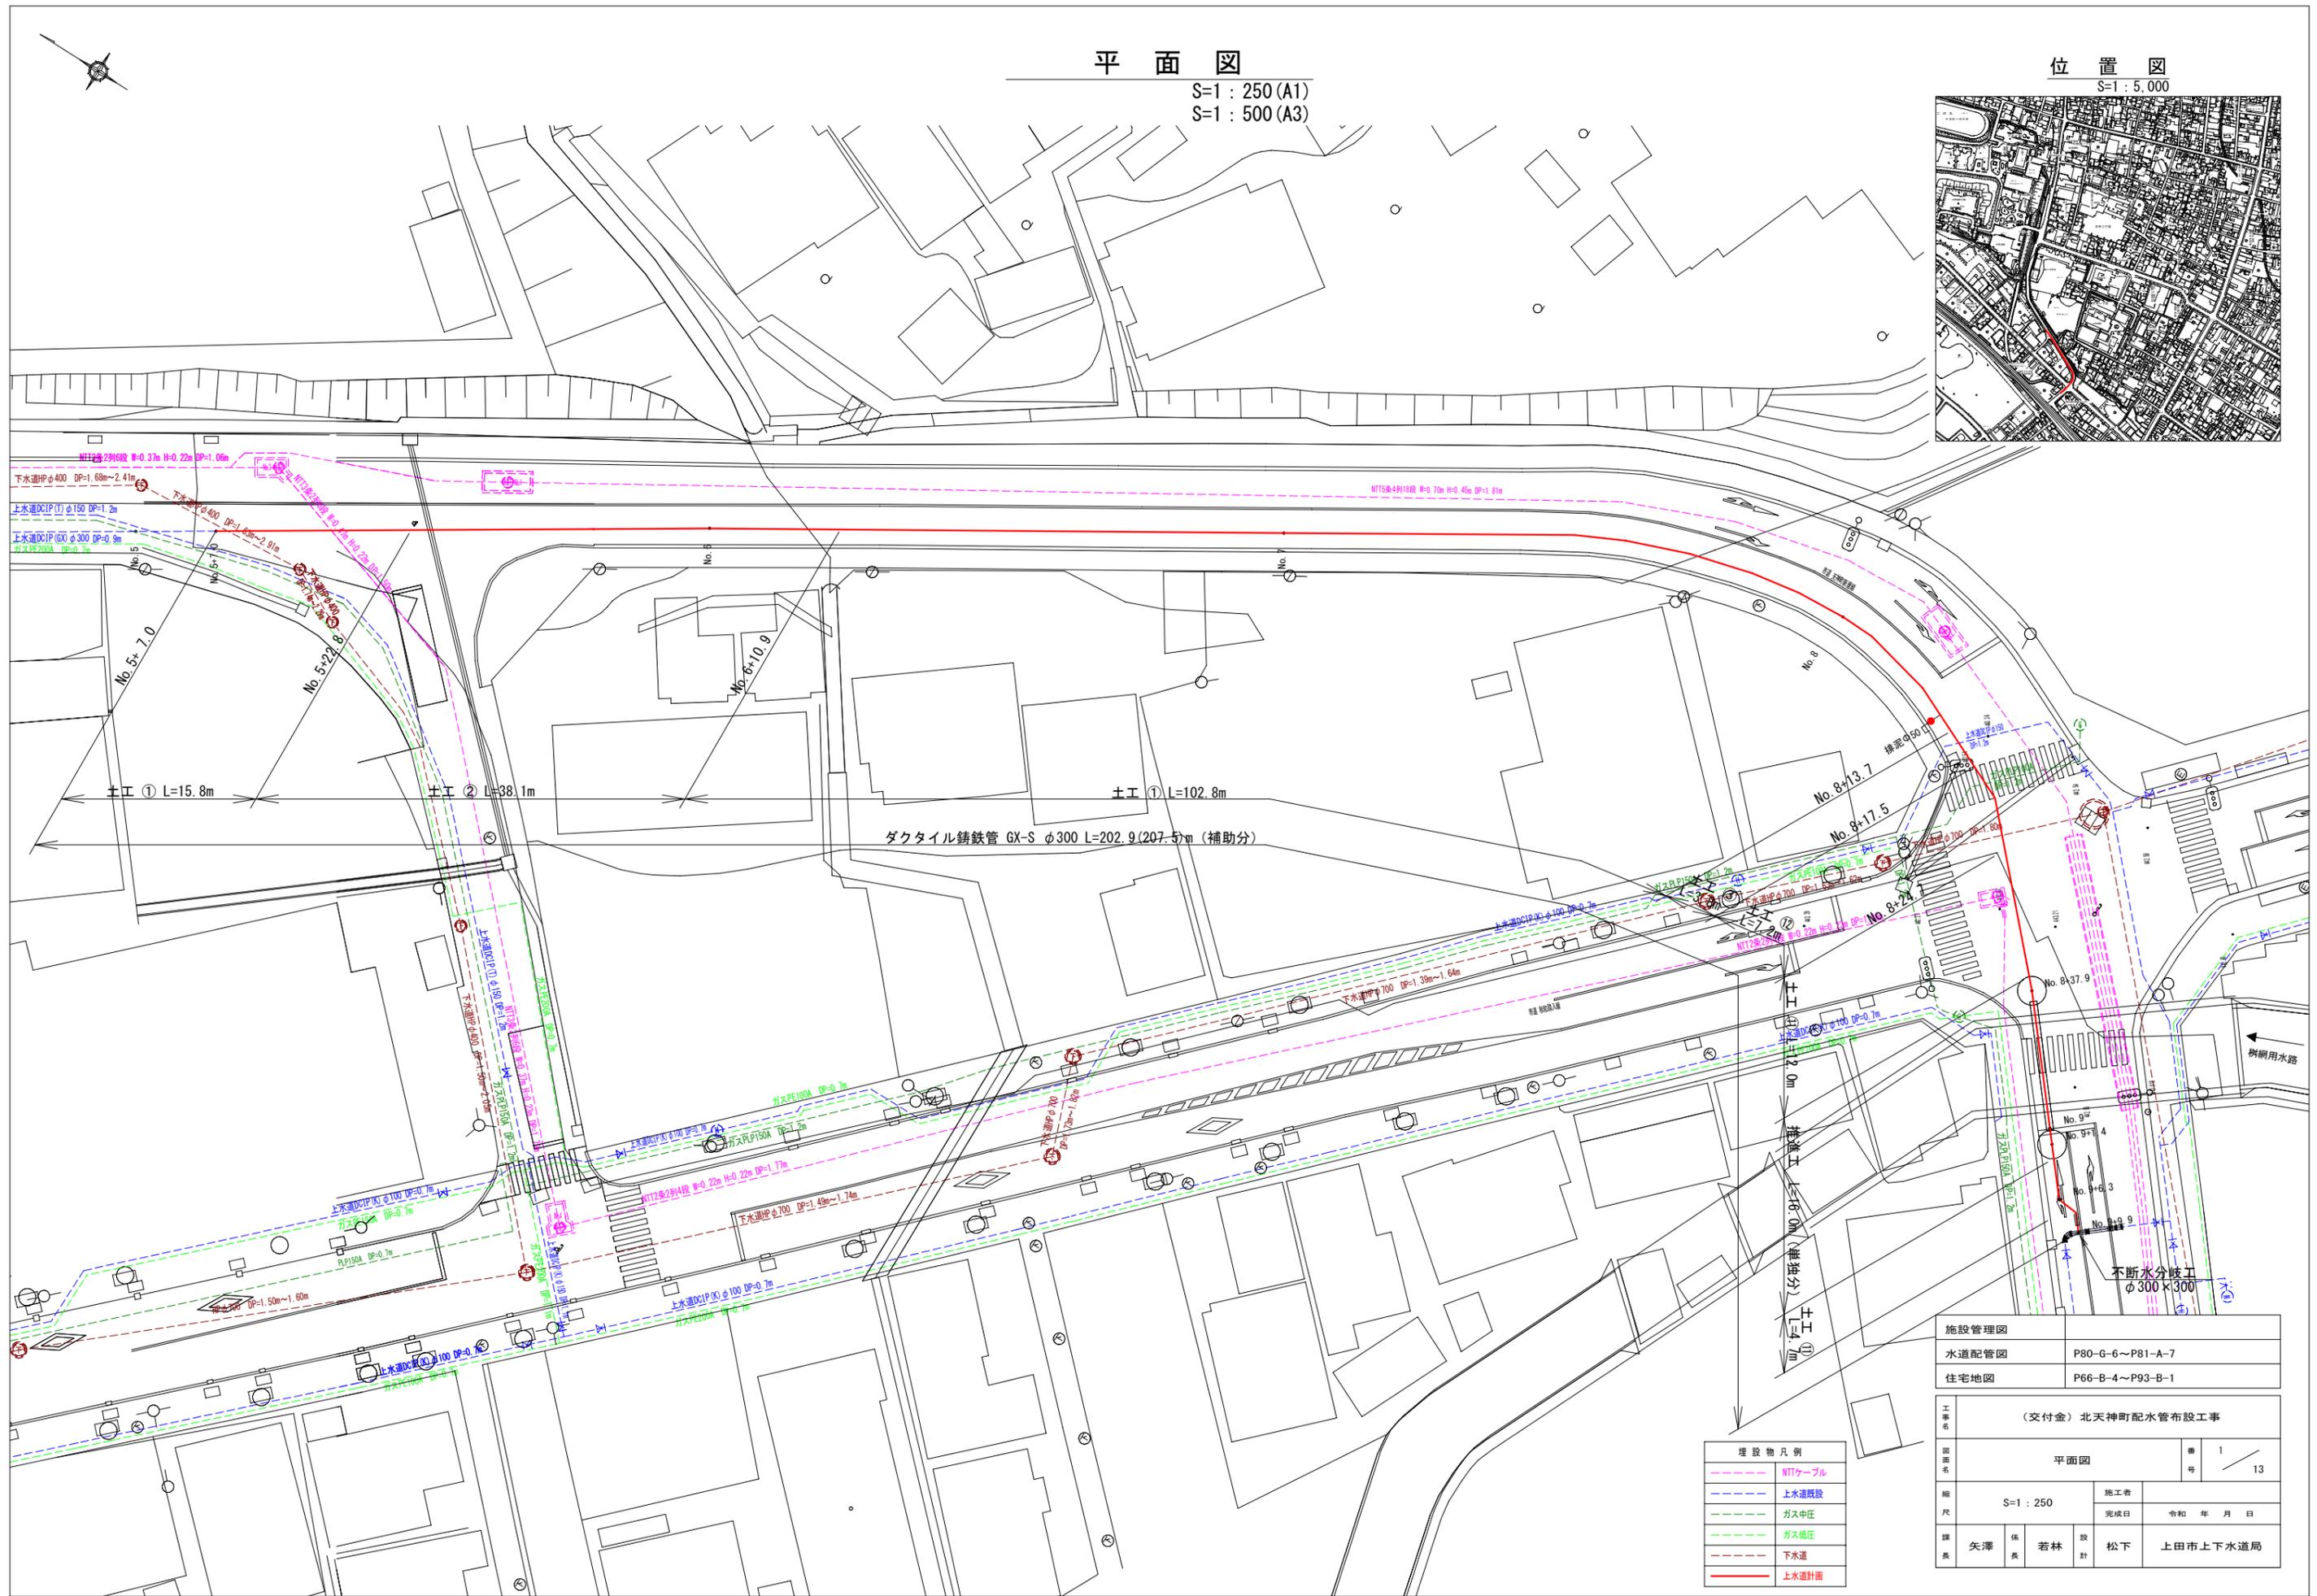


平面図

S=1:250 (A1)
S=1:500 (A3)

位置図

S=1:5,000

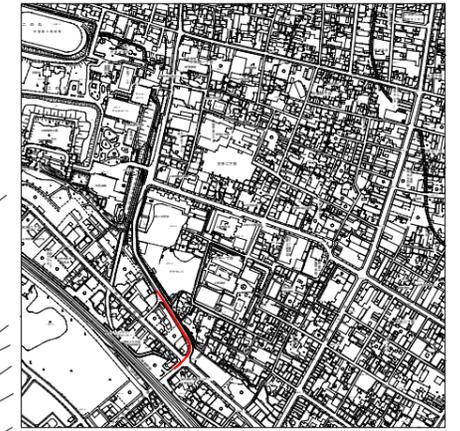

--- (紫)	NTTケーブル
--- (青)	上水道既設
--- (緑)	ガス中圧
--- (黄)	ガス低圧
--- (赤)	下水道
--- (黒)	上水道計画

施設管理図	
水道配管図	P80-G-6~P81-A-7
住宅地図	P66-B-4~P93-B-1
工事名	(交付金) 北天神町配水管布設工事
原簿名	平面図
縮尺	S=1:250
編者	矢澤 係長 若林
設計	松下
実施	上田市上下水道局
図号	1 / 13
完成日	令和 年 月 日

縦断面図

SH=1:500, SV=1:100 (A1)
SH=1:1,000, SV=1:200 (A3)

ダクタイル鋳鉄管 (GX形S種) φ300mm L=202.9(207.5)m

市道 (夜間工事)

農道部 (夜間工事)




測点	距離	追加距離	管底高	土被り
No.5	50.00	250.00	445.68	0.90
+7.0	7.00	257.00	445.60	0.90
+8.0	1.00	258.00	445.34	0.90
+17.0	9.00	267.00	444.75	0.90
+21.2	4.20	271.20	444.47	0.90
+25.6	4.40	275.60	444.29	2.31
No.6	22.70	300.00	444.12	2.02
+8.6	8.60	308.60	444.06	1.96
No.7	41.40	350.00	443.77	0.90
No.8	50.00	400.00	443.42	0.90
+15.1	15.10	415.10	443.32	1.67
+19.3	4.20	419.30	443.29	1.64
+22.1	2.80	422.10	443.27	1.62
+24.2	2.10	424.20	443.25	0.90
+37.9	13.70	437.90	442.42	0.80 (3.06)
No.9	12.10	437.90	441.83	2.57 (0.90)
+9.9	8.40	458.80	443.03	0.90

工事名	(交付金) 北天神町配水管布設工事		
原簿名	縦断面図	番 号	2 13
縮尺	SH=1:500, SV=1:100	施工者	
		完成日	令和 年 月 日
課長	矢澤	係長	若林
		設計	松下
			上田市上下水道局

横断面図

S=1 : 100 (A1)


S=1 : 200 (A3)

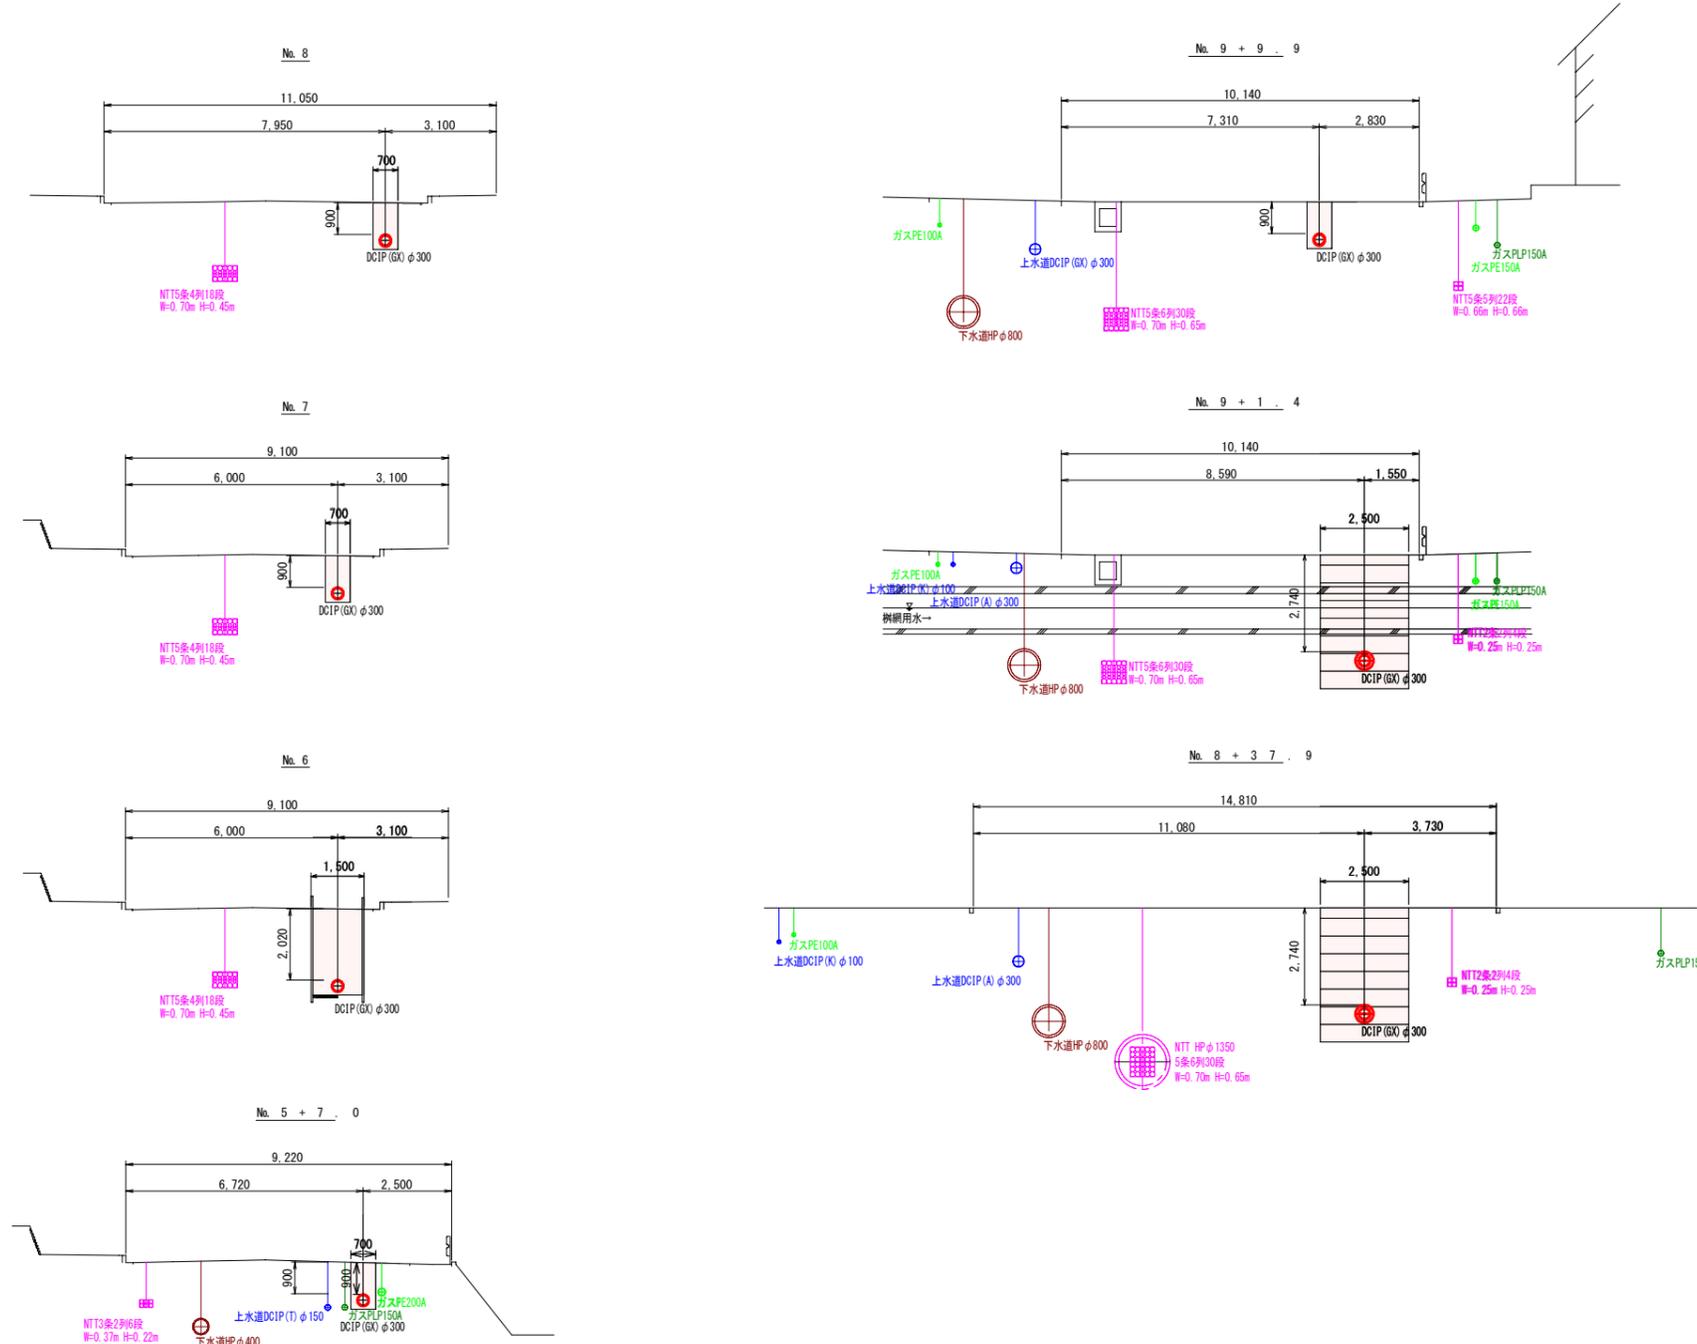

	NTTケーブル
	上水道既設
	ガス中圧
	ガス低圧
	下水道
	上水道計画

工事名	(交付金) 北天神町配水管布設工事		
原簿名	横断面図	番 号	3 13
縮尺	S=1 : 100	施工者	
課長	矢澤	係長	若林
設計	松下	完成日	令和 年 月 日
			上田市上下水道局


配管詳細図 (2) S=FREE

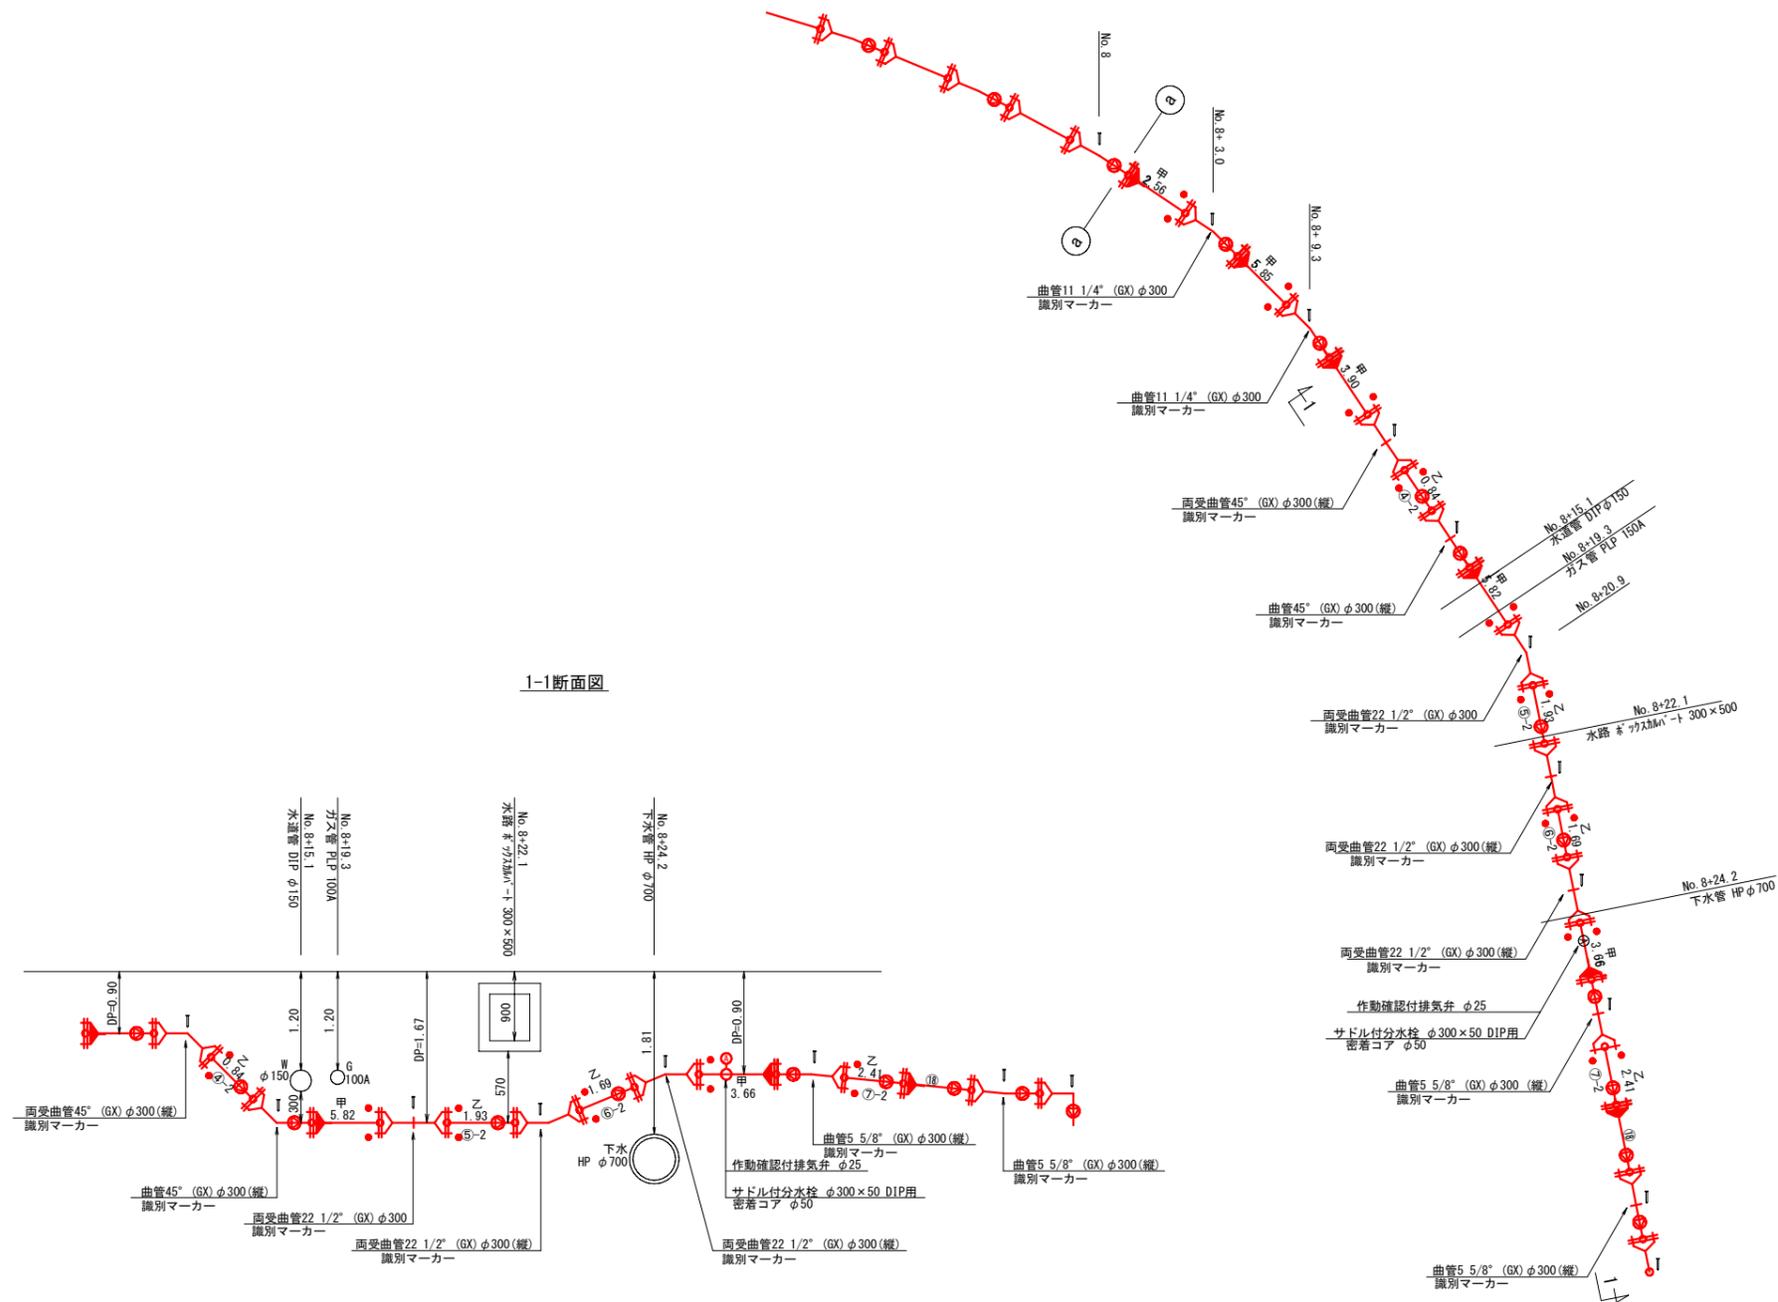

施設管理図	
水道配管図	
住宅地図	
工事名	(交付金) 北天神町配水管布設工事
図面名	配管詳細図 (2)
番	5
号	13
縮尺	S=FREE
施工者	
完成日	令和 年 月 日
課長	矢澤 係長 若林 設計 松下
	上田市上下水道局

県道内配管計画図


S=1 : 100 (A1)
S=1 : 200 (A3)

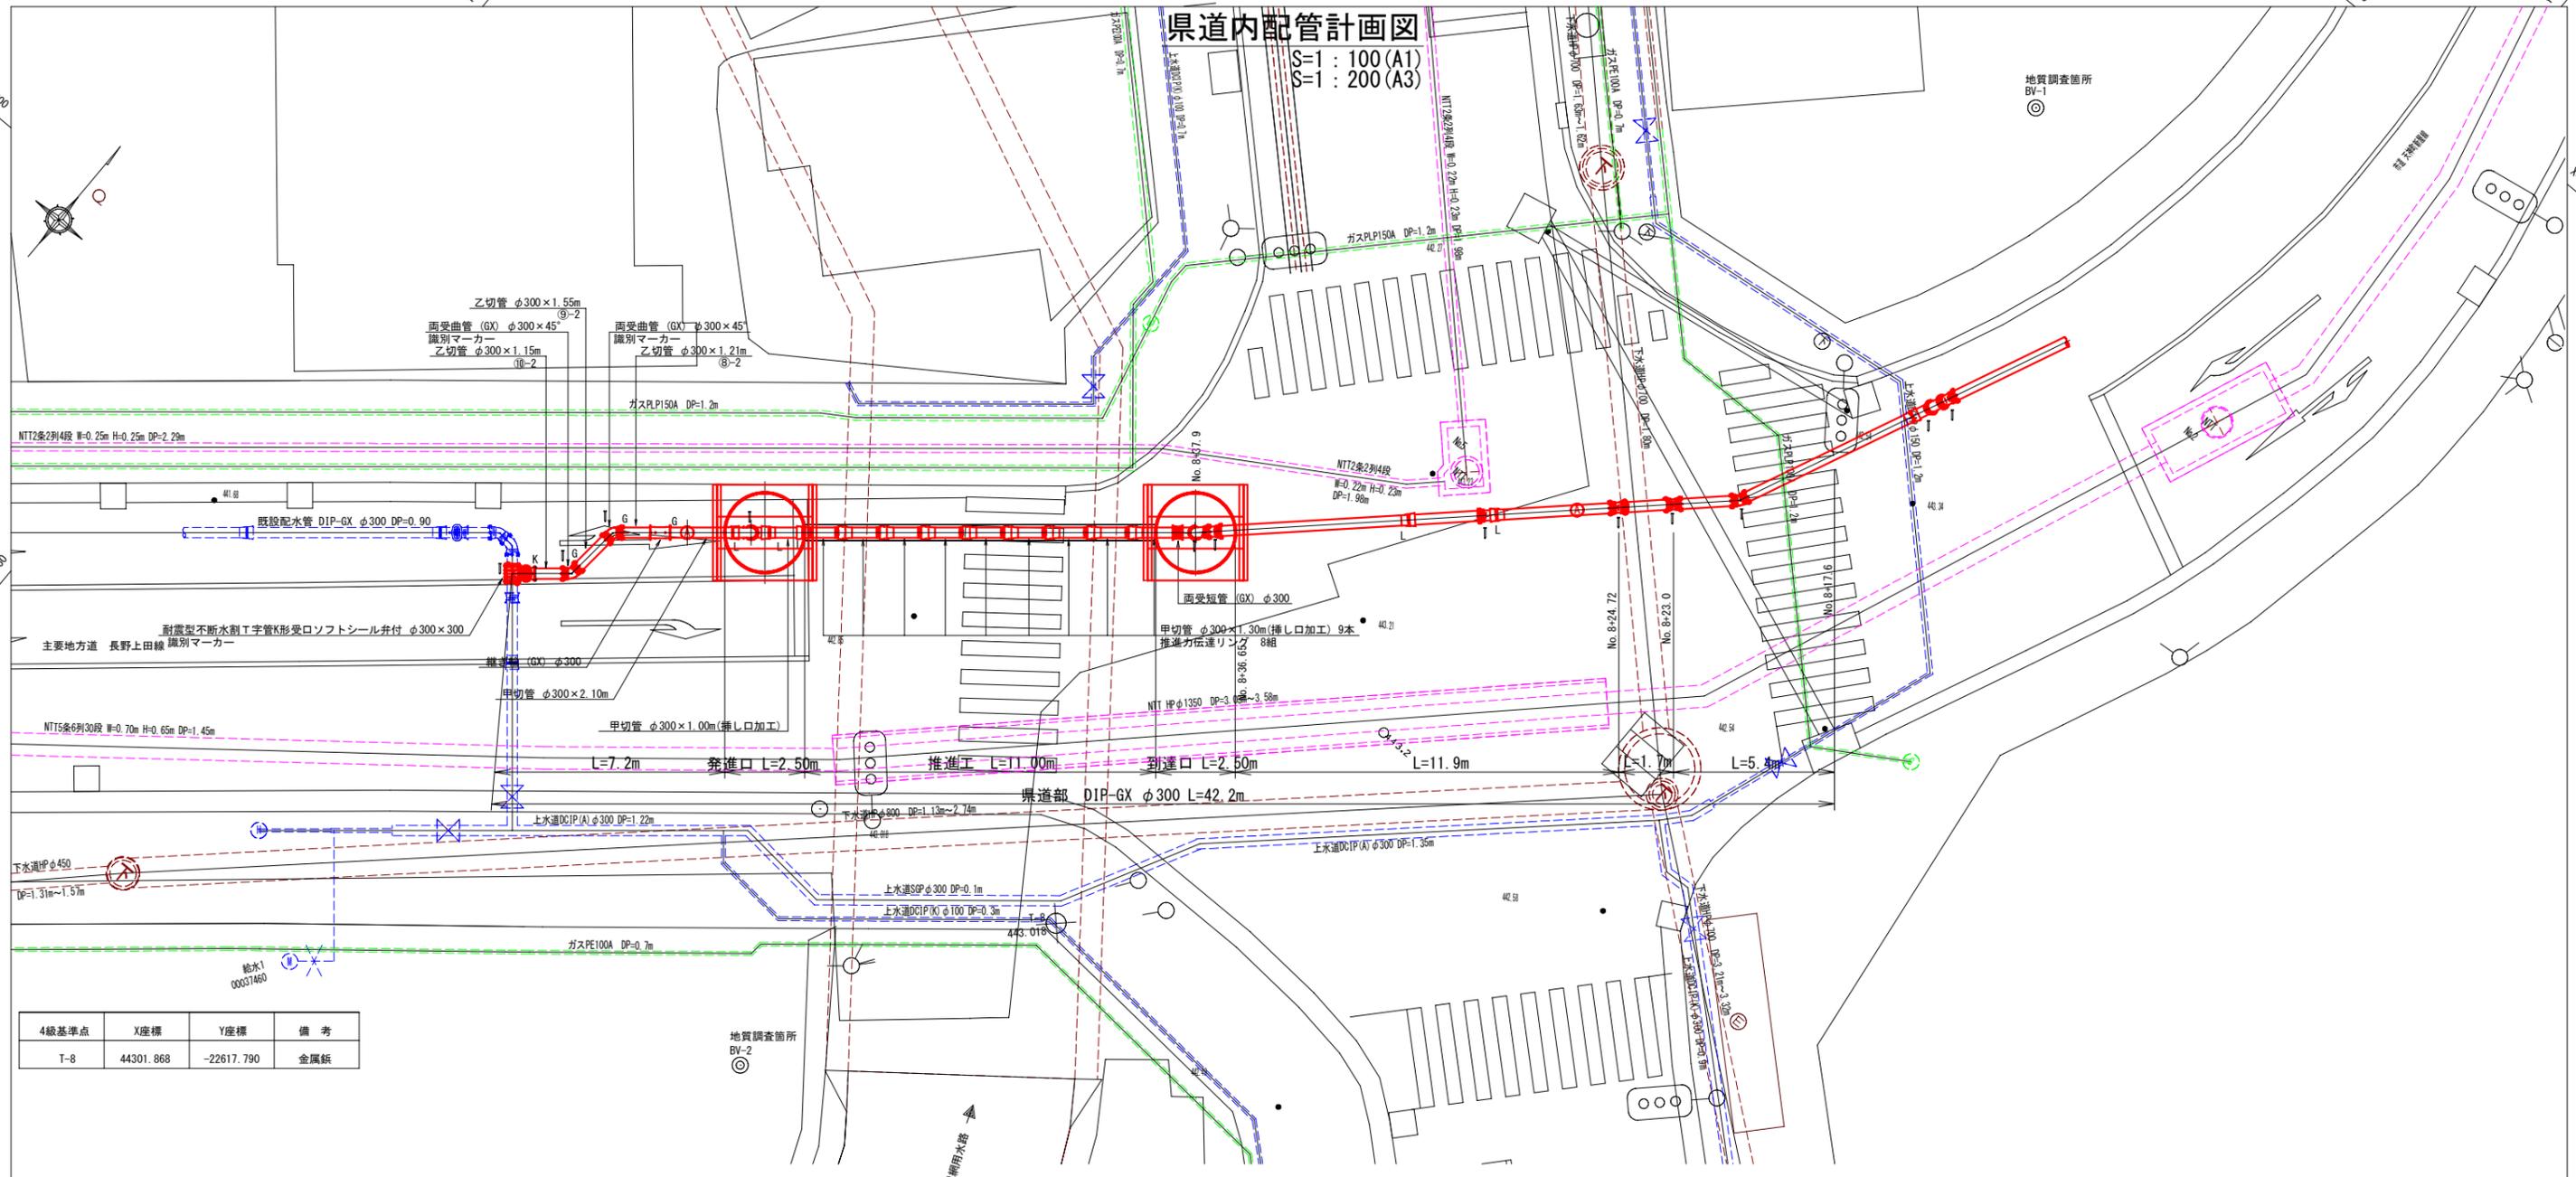

4級基準点	X座標	Y座標	備考
T-8	44301.868	-22617.790	金属鉄

横断面図

S=1 : 100 (A1)
S=1 : 200 (A3)


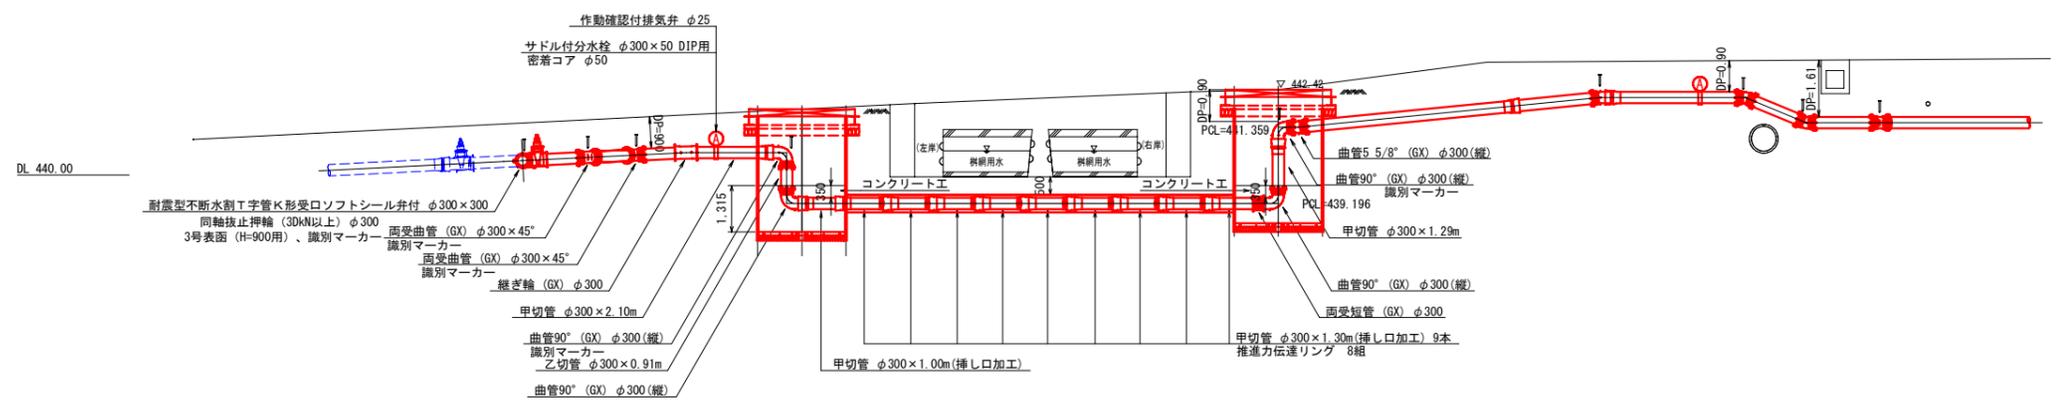


施設管理図	
水道配管図	
住宅地図	
工事名	(交付金) 北天神町配水管布設工事
原簿名	県道内配管計画図
縮尺	S=1 : 100
課長	矢澤 係長 若林 設計 松下
施工者	上田市上下水道局
完成日	令和 年 月 日
番 号	6 / 13


推進工内配管計画図

S=1: 50 (A1)
S=1: 100 (A3)

平面図

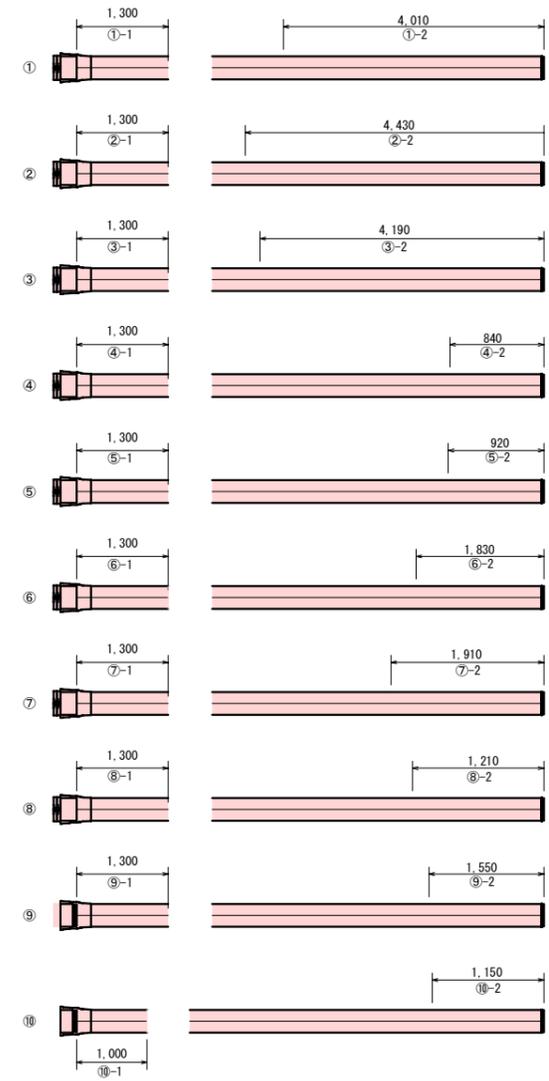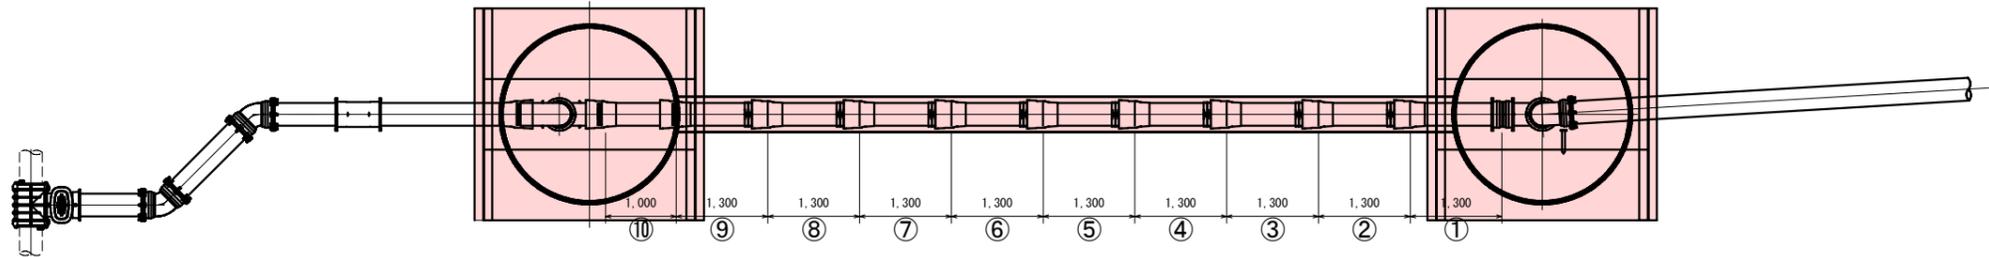

断面図

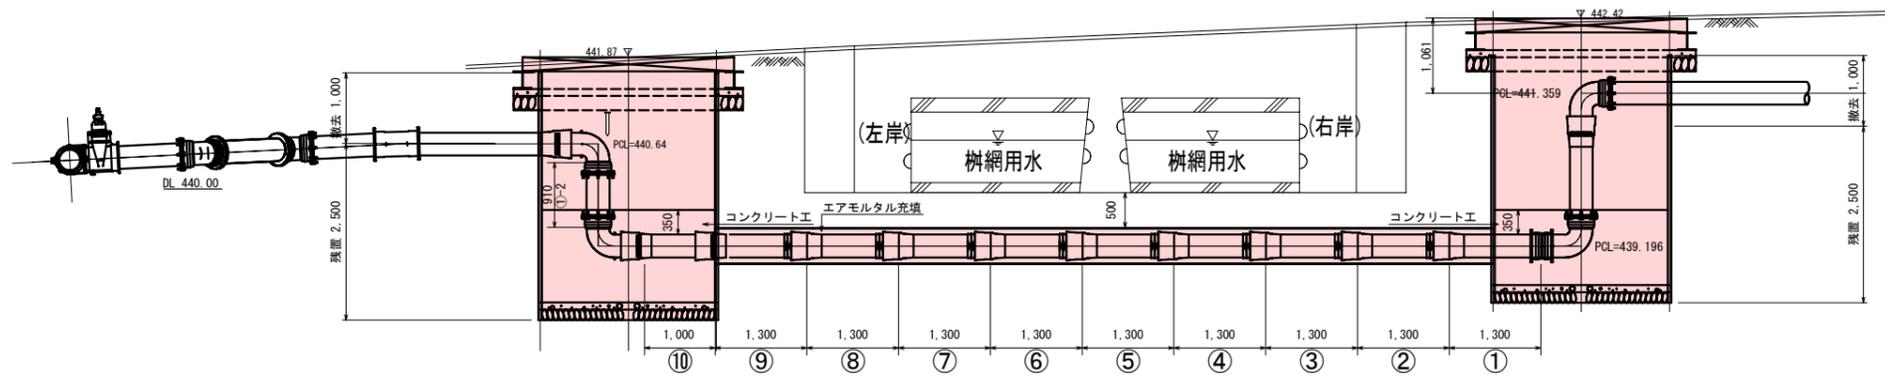

施設管理図	
水道配管図	
住宅地図	
工事名	(交付金) 北天神町配水管布設工事
原簿名	推進工内配管計画図
縮尺	S=1: 50
課長	矢澤
係長	若林
設計	松下
施工者	
完成日	令和 年 月 日
番号	7 / 13
上田市上下水道局	


掘削標準断面図

S=1 : 20 (A1)

S=1 : 40 (A3)

土工
市道As (市道天神町新屋線) DCIP-GX

仮復旧 本復旧

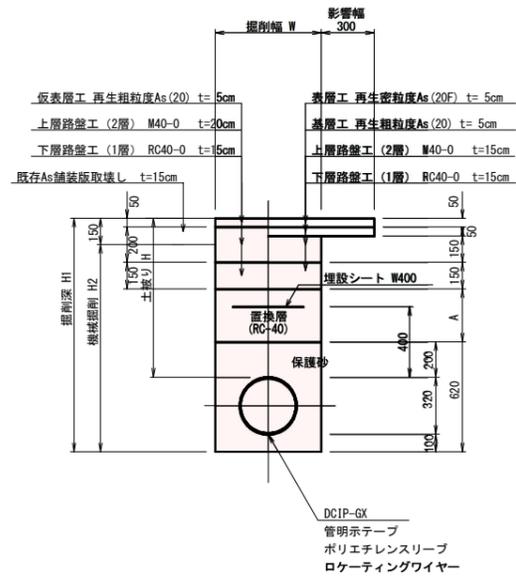


土工タイプ別寸法表

名称	種別	単位	①	②	③	④
呼 径 D			φ 300	φ 300	φ 300	φ 50
土 被 り H		m	0.90	平均2.20	平均1.82	0.90
掘 削 深 H1		m	1.32	2.62	2.24	1.06
機 械 掘 削 H2		m	1.17	2.47	2.09	0.91
掘 削 幅 W		m	0.70	0.90	0.90	0.60
防 護 砂		m	0.62	0.62	0.62	0.36
埋 戻 し A		m	0.30	1.60	1.22	0.30
軽 量 鋼 矢 板 長		m		3.00	2.50	
支 保 工		段		2	2	

土工
県道As (県道長野上田線) DCIP-GX φ 300

仮復旧 本復旧

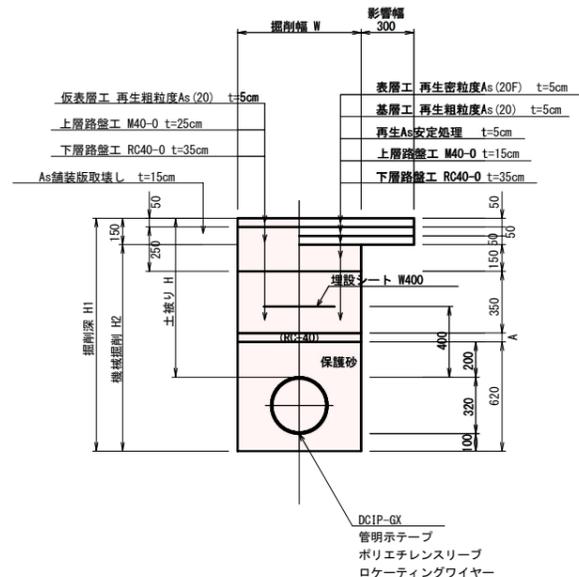


土工タイプ別寸法表

名称	種別	単位	①	②	③
呼 径 D			φ 300	φ 300	φ 300
土 被 り H		m	0.90	平均1.82	平均2.67
掘 削 深 H1		m	1.32	2.24	3.09
機 械 掘 削 H2		m	1.17	2.09	2.94
掘 削 幅 W		m	0.70	0.90	0.90
防 護 砂		m	0.62	0.62	0.62
埋 戻 し A		m	0.05	0.97	1.82
軽 量 鋼 矢 板 長		m		2.50	3.50
支 保 工		段		2	2


土工 ⑬
県道As (県道長野上田線) DCIP-GX φ 300

不断水分岐工事

平面図

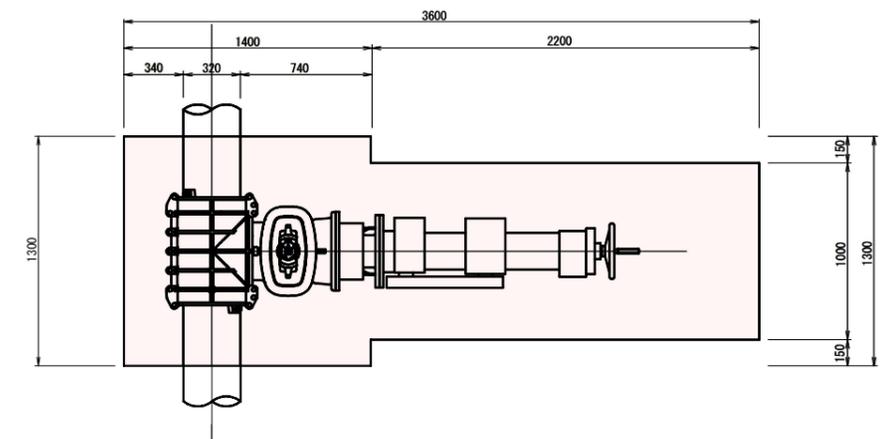

断面図

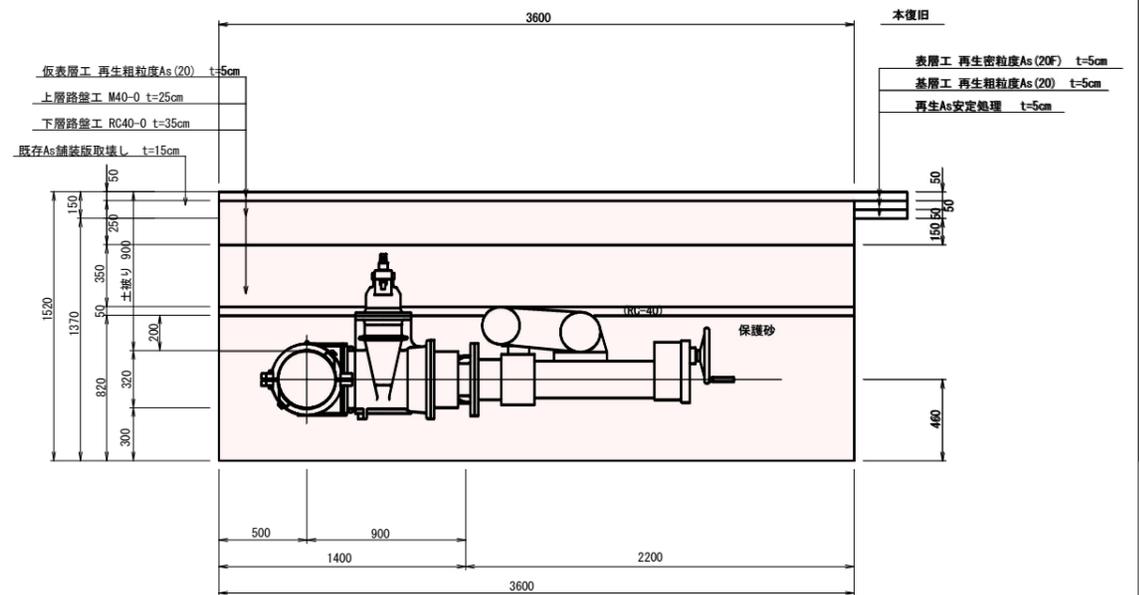

施設管理図	
水道配管図	
住宅地図	


工事名	(交付金) 北天神町配水管布設工事		
原簿名	掘削標準断面図	冊 8	号 13
縮尺	S=1 : 20	施工者	
課長	矢澤 係長 若林	設計	松下
完成日	令和 年 月 日		
上田市上下水道局			

仕切弁筐組付図

S=1 : 10 (A1)
S=1 : 20 (A3)


仕切弁筐

仕切弁φ300mm

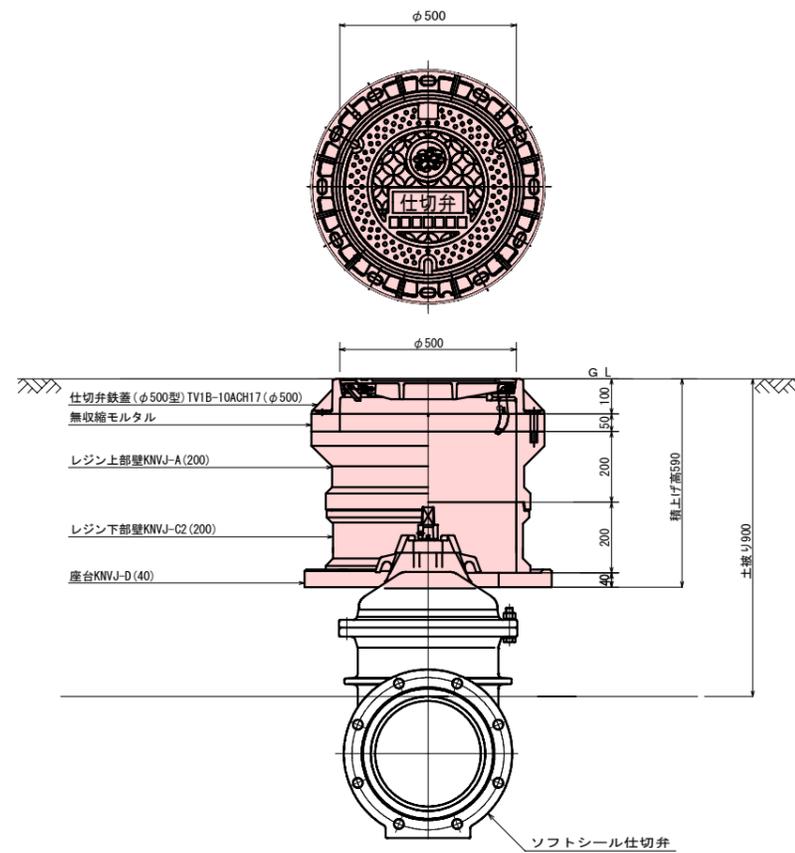


仕切弁筐

仕切弁φ50mm

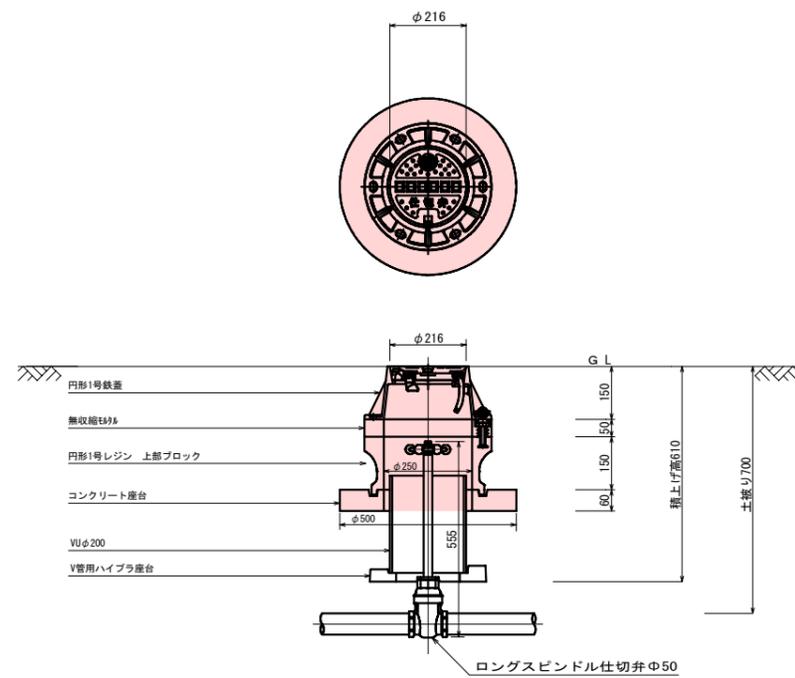

空気弁筐

空気弁φ50mm

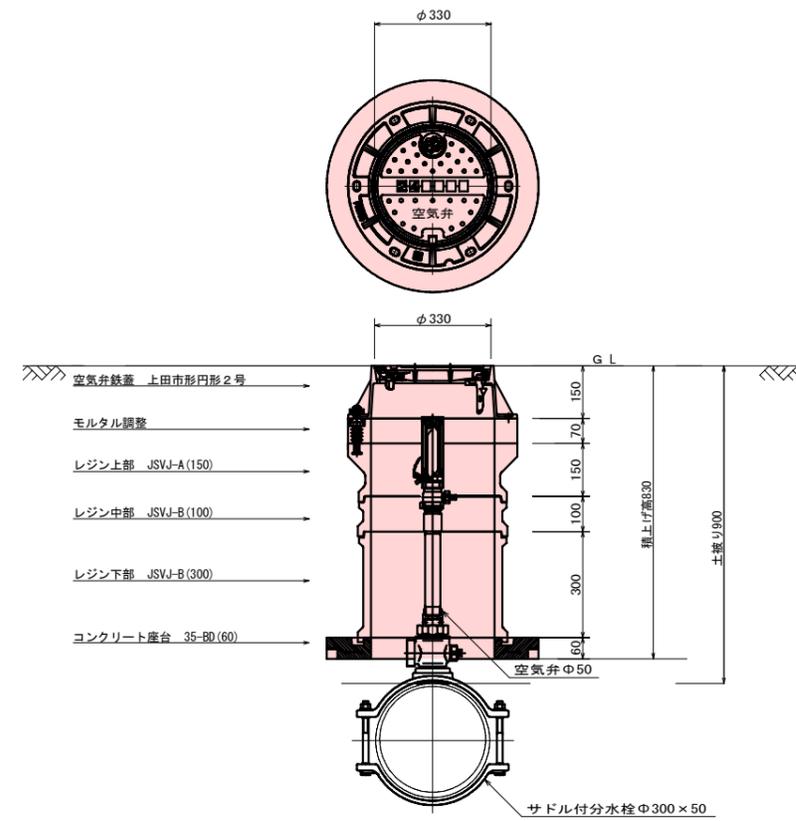


施設管理図	
水道配管図	
住宅地図	
工事名	(交付金) 北天神町配水管布設工事
図面名	仕切弁筐組付図
縮尺	S=1 : 10
施工者	
完成日	令和 年 月 日
課長	矢澤
係長	若林
設計	松下
	上田市上下水道局


推進工計画図

S=1:50 (A1)
S=1:100 (A3)

平面図

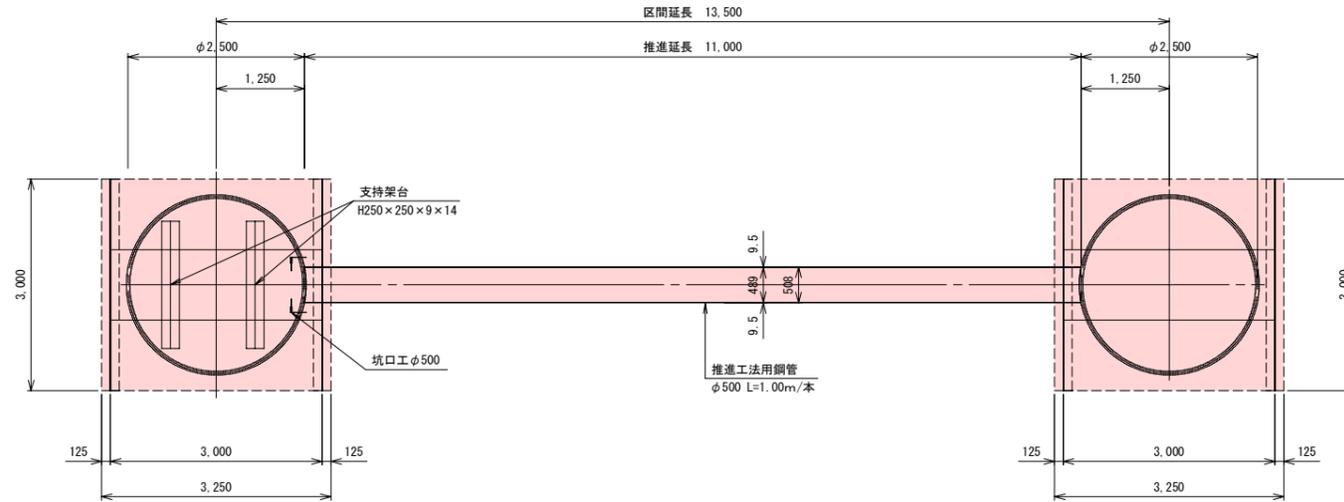

断面図

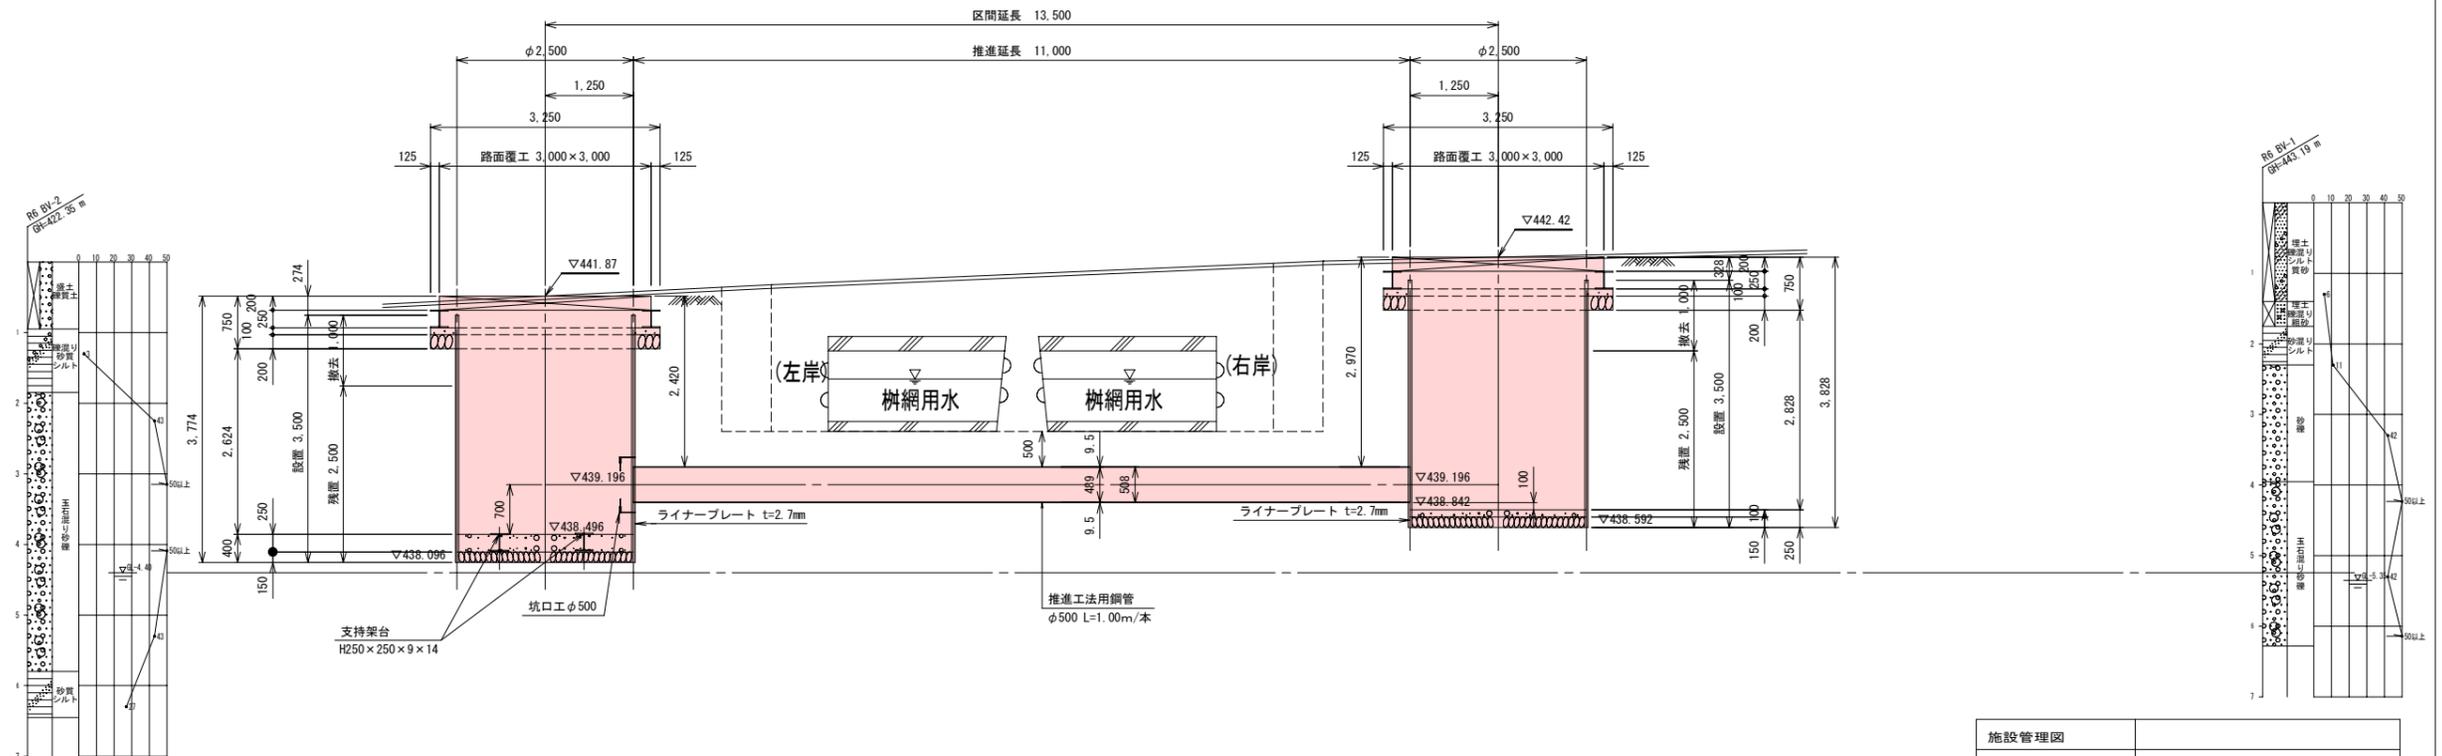

DL 445.00

DL 440.00

DL 435.00

施設管理図	
水道配管図	
住宅地図	
工事名	(交付金) 北天神町配水管布設工事
原簿名	推進工計画図
縮尺	S=1:50
課長	矢澤 係長 若林 設計 松下
施工者	上田市上下水道局
完成日	令和 年 月 日
番号	11 / 13


立坑仮設図(1)

S=1:50 (A1)


S=1:100 (A3)

発進立坑 円形φ2,500


ライナープレート平面図

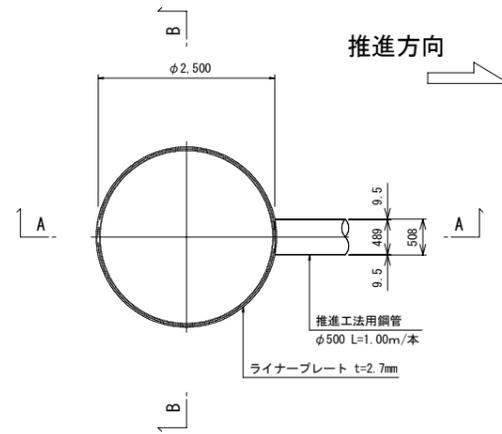


路面覆工平面図

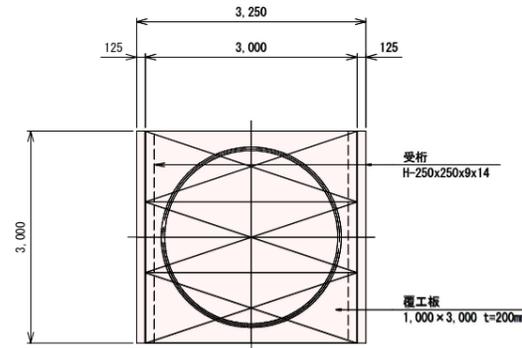



A-A 断面図

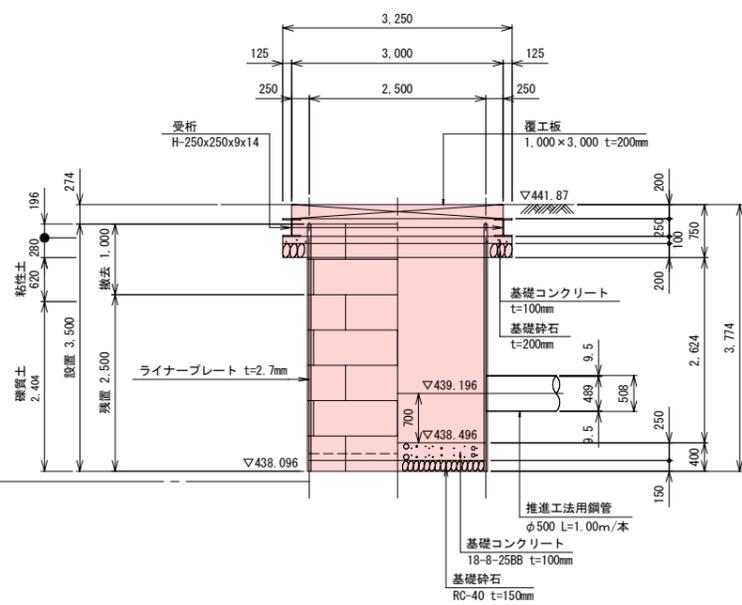

B-B 断面図

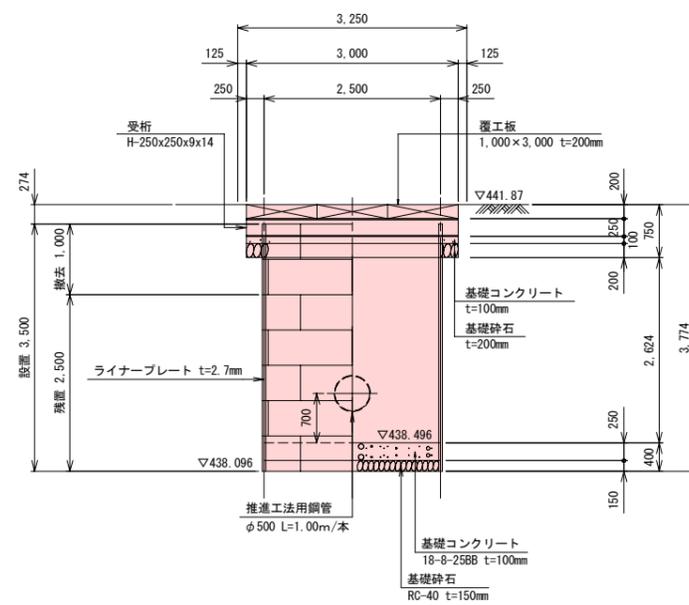

セクション構成図

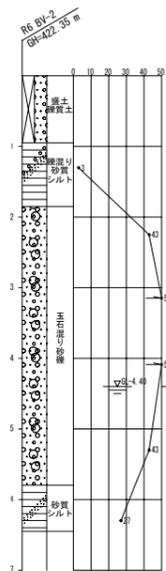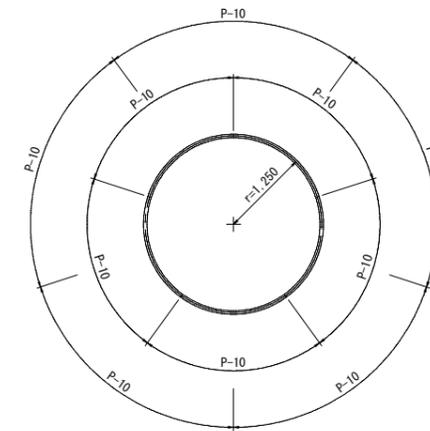

施設管理図	
水道配管図	
住宅地図	
工事名	(交付金) 北天神町配水管布設工事
原簿名	立坑仮設図(1) 番 12 / 号 13
縮尺	S=1:50
施工者	松下
完成日	令和 年 月 日
課長	矢澤
係長	若林
設計	松下
上田市上下水道局	


立坑仮設図(2)

S=1:50 (A1)


S=1:100 (A3)

到達立坑 円形φ2,500


ライナープレート平面図

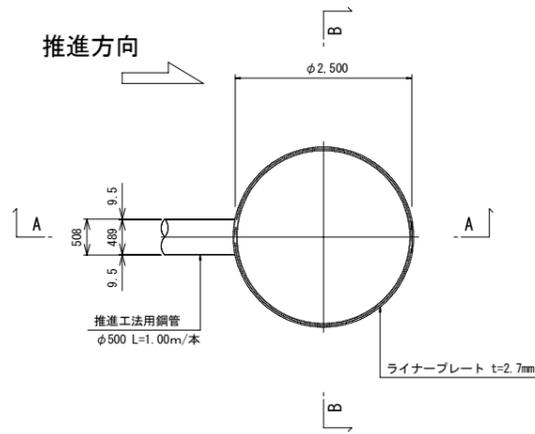


路面覆工平面図

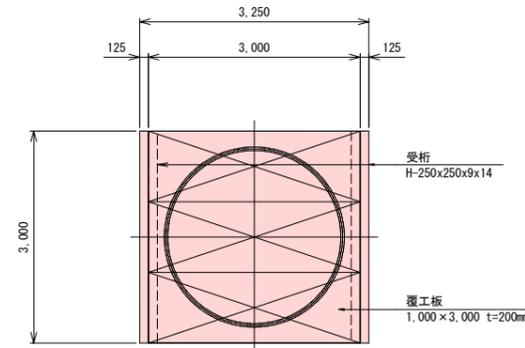



A-A 断面図

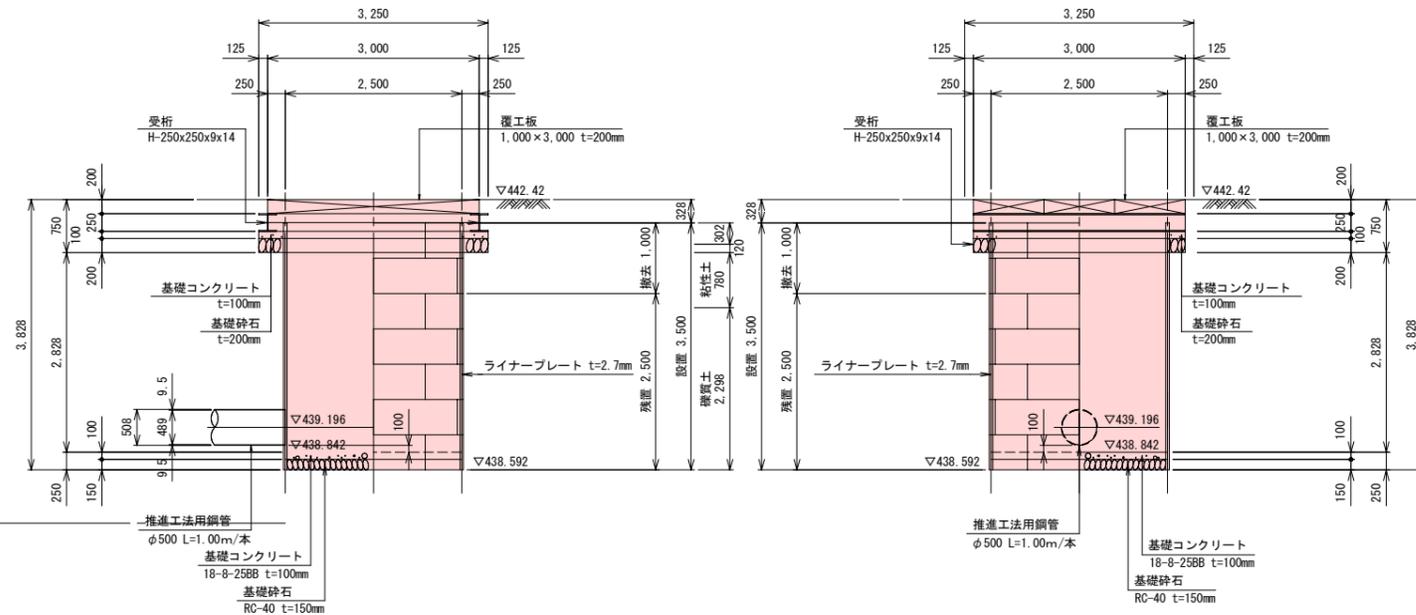

B-B 断面図

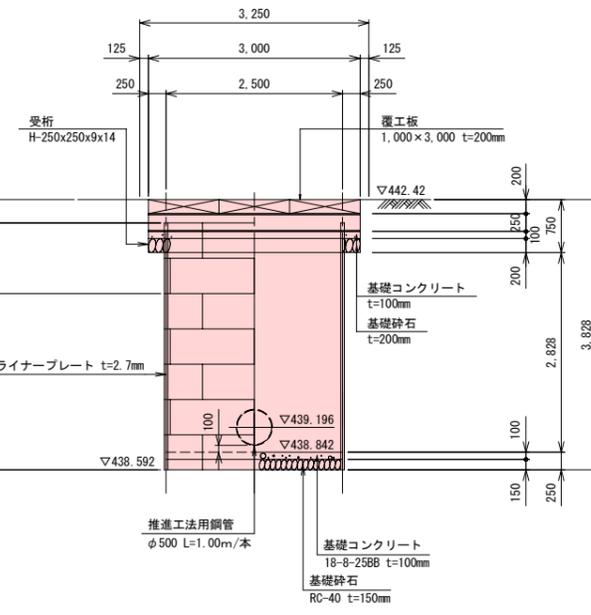

セクション構成図

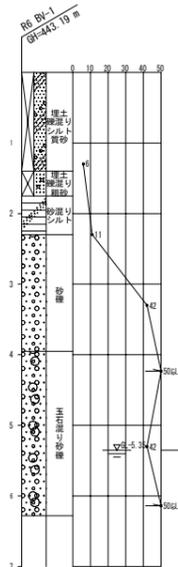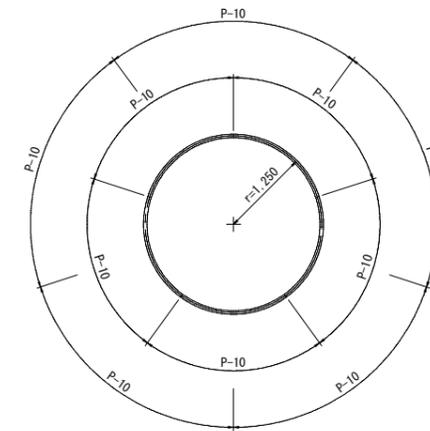

施設管理図	
水道配管図	
住宅地図	
工事名	(交付金) 北天神町配水管布設工事
原簿名	立坑仮設図(2) 番 13 号 13
縮尺	S=1:50 施工者 完成日 令和 年 月 日
課長	矢澤 係長 若林 設計 松下 上田市上下水道局

