


平面図


S=1:1000

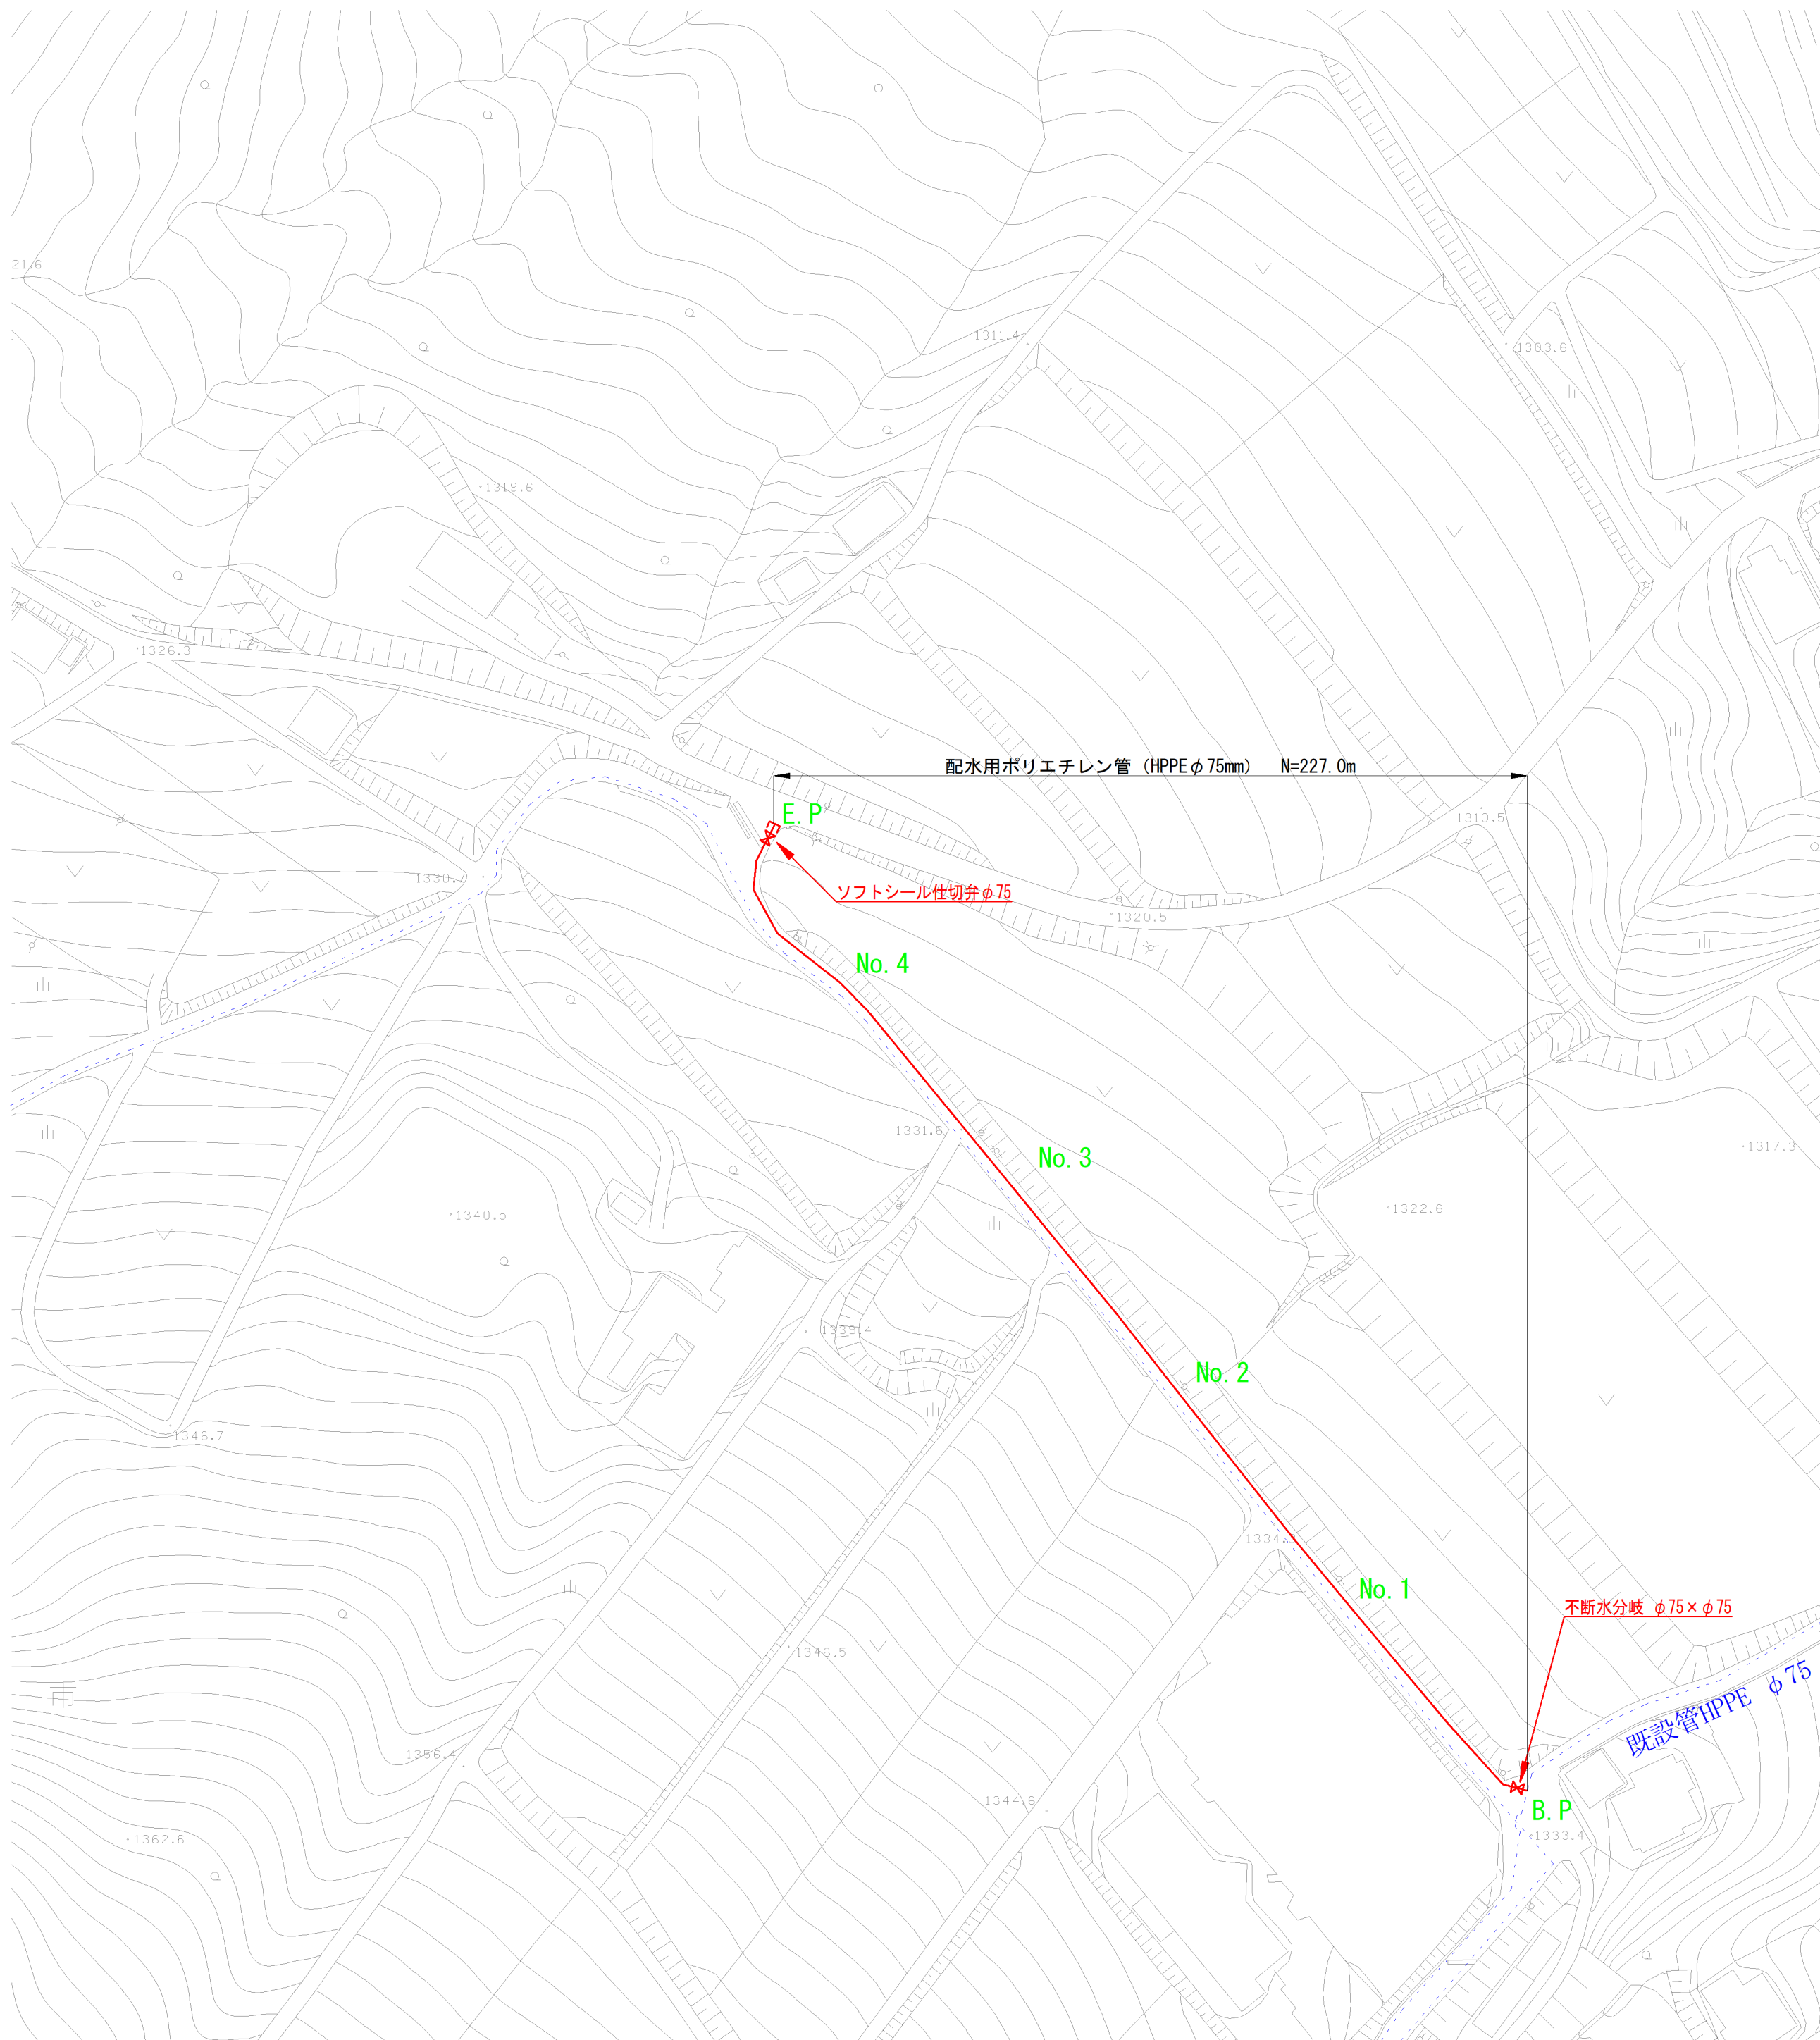

本管土工断面図

S=1:10

L=227.0m

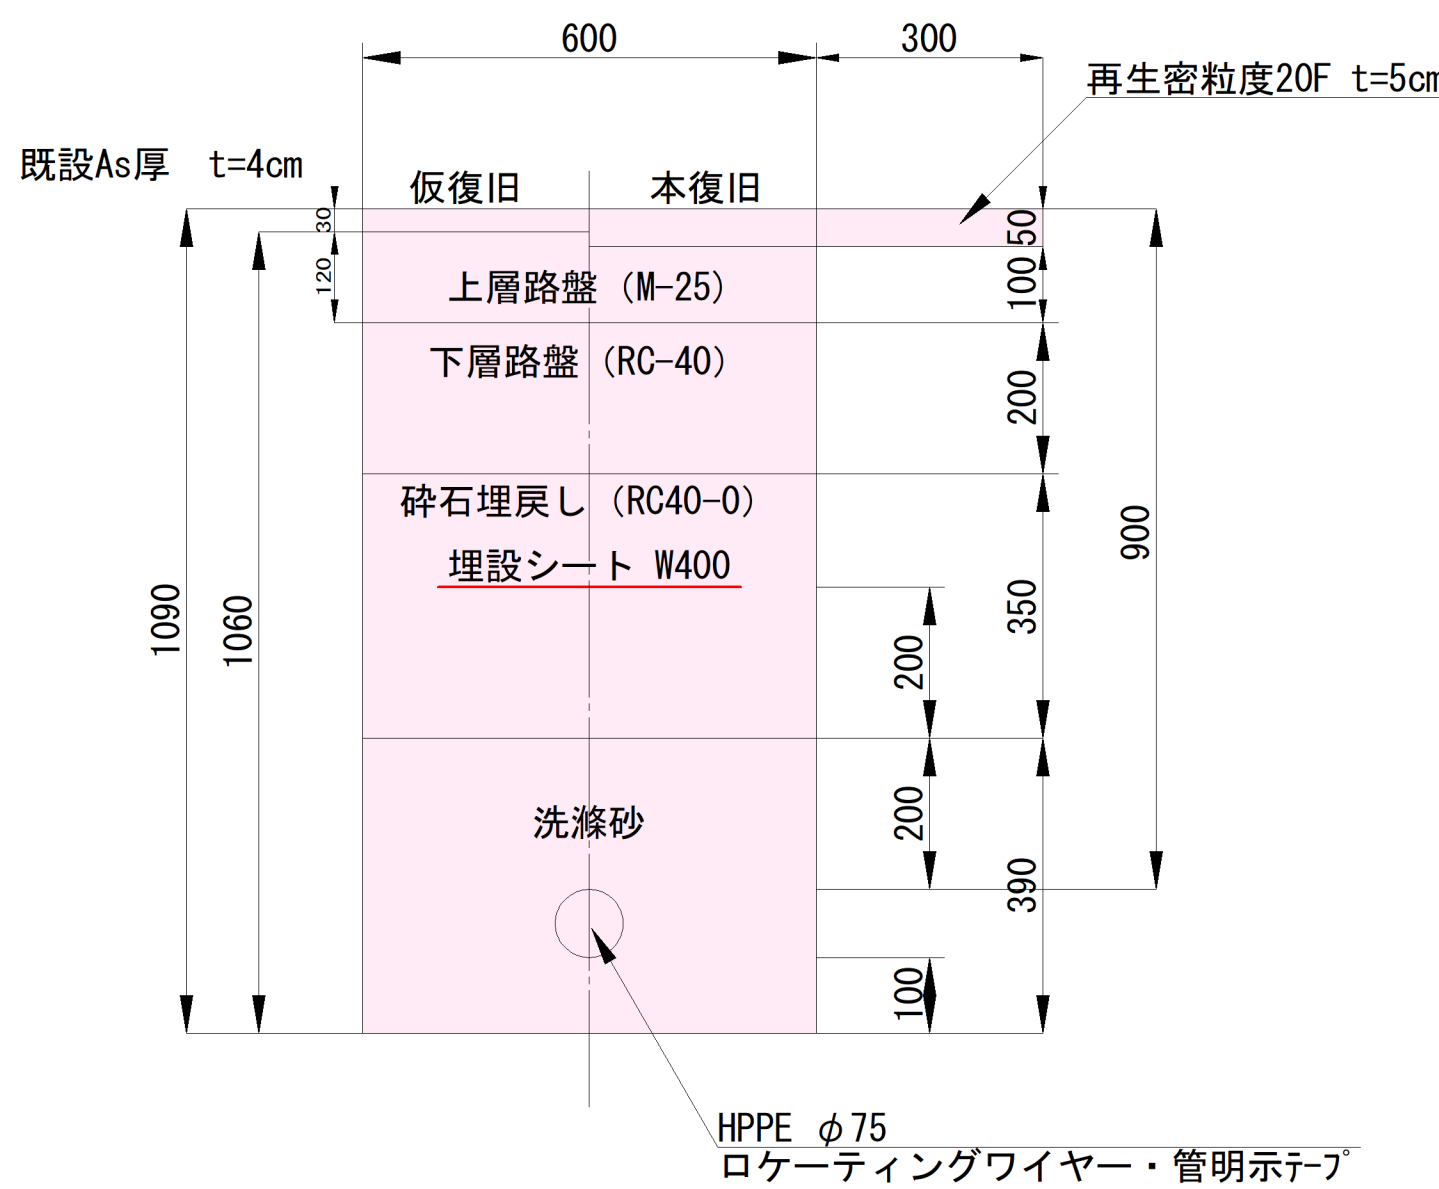


50%縮小図

施設管理図	
水道配管図	P 22
住 宅 地 図	P 30 - G - 5

工事名	西北配水管布設替工事						
図面名	平面図・本管土工断面図					番 号	1 / 2
縮 尺	図 示			完成日	令和 年 月 日		
				施工者			
課 長	矢澤	係 長	若林	設 計	神田	上田市上下水道局	


配管詳細図

S=Free

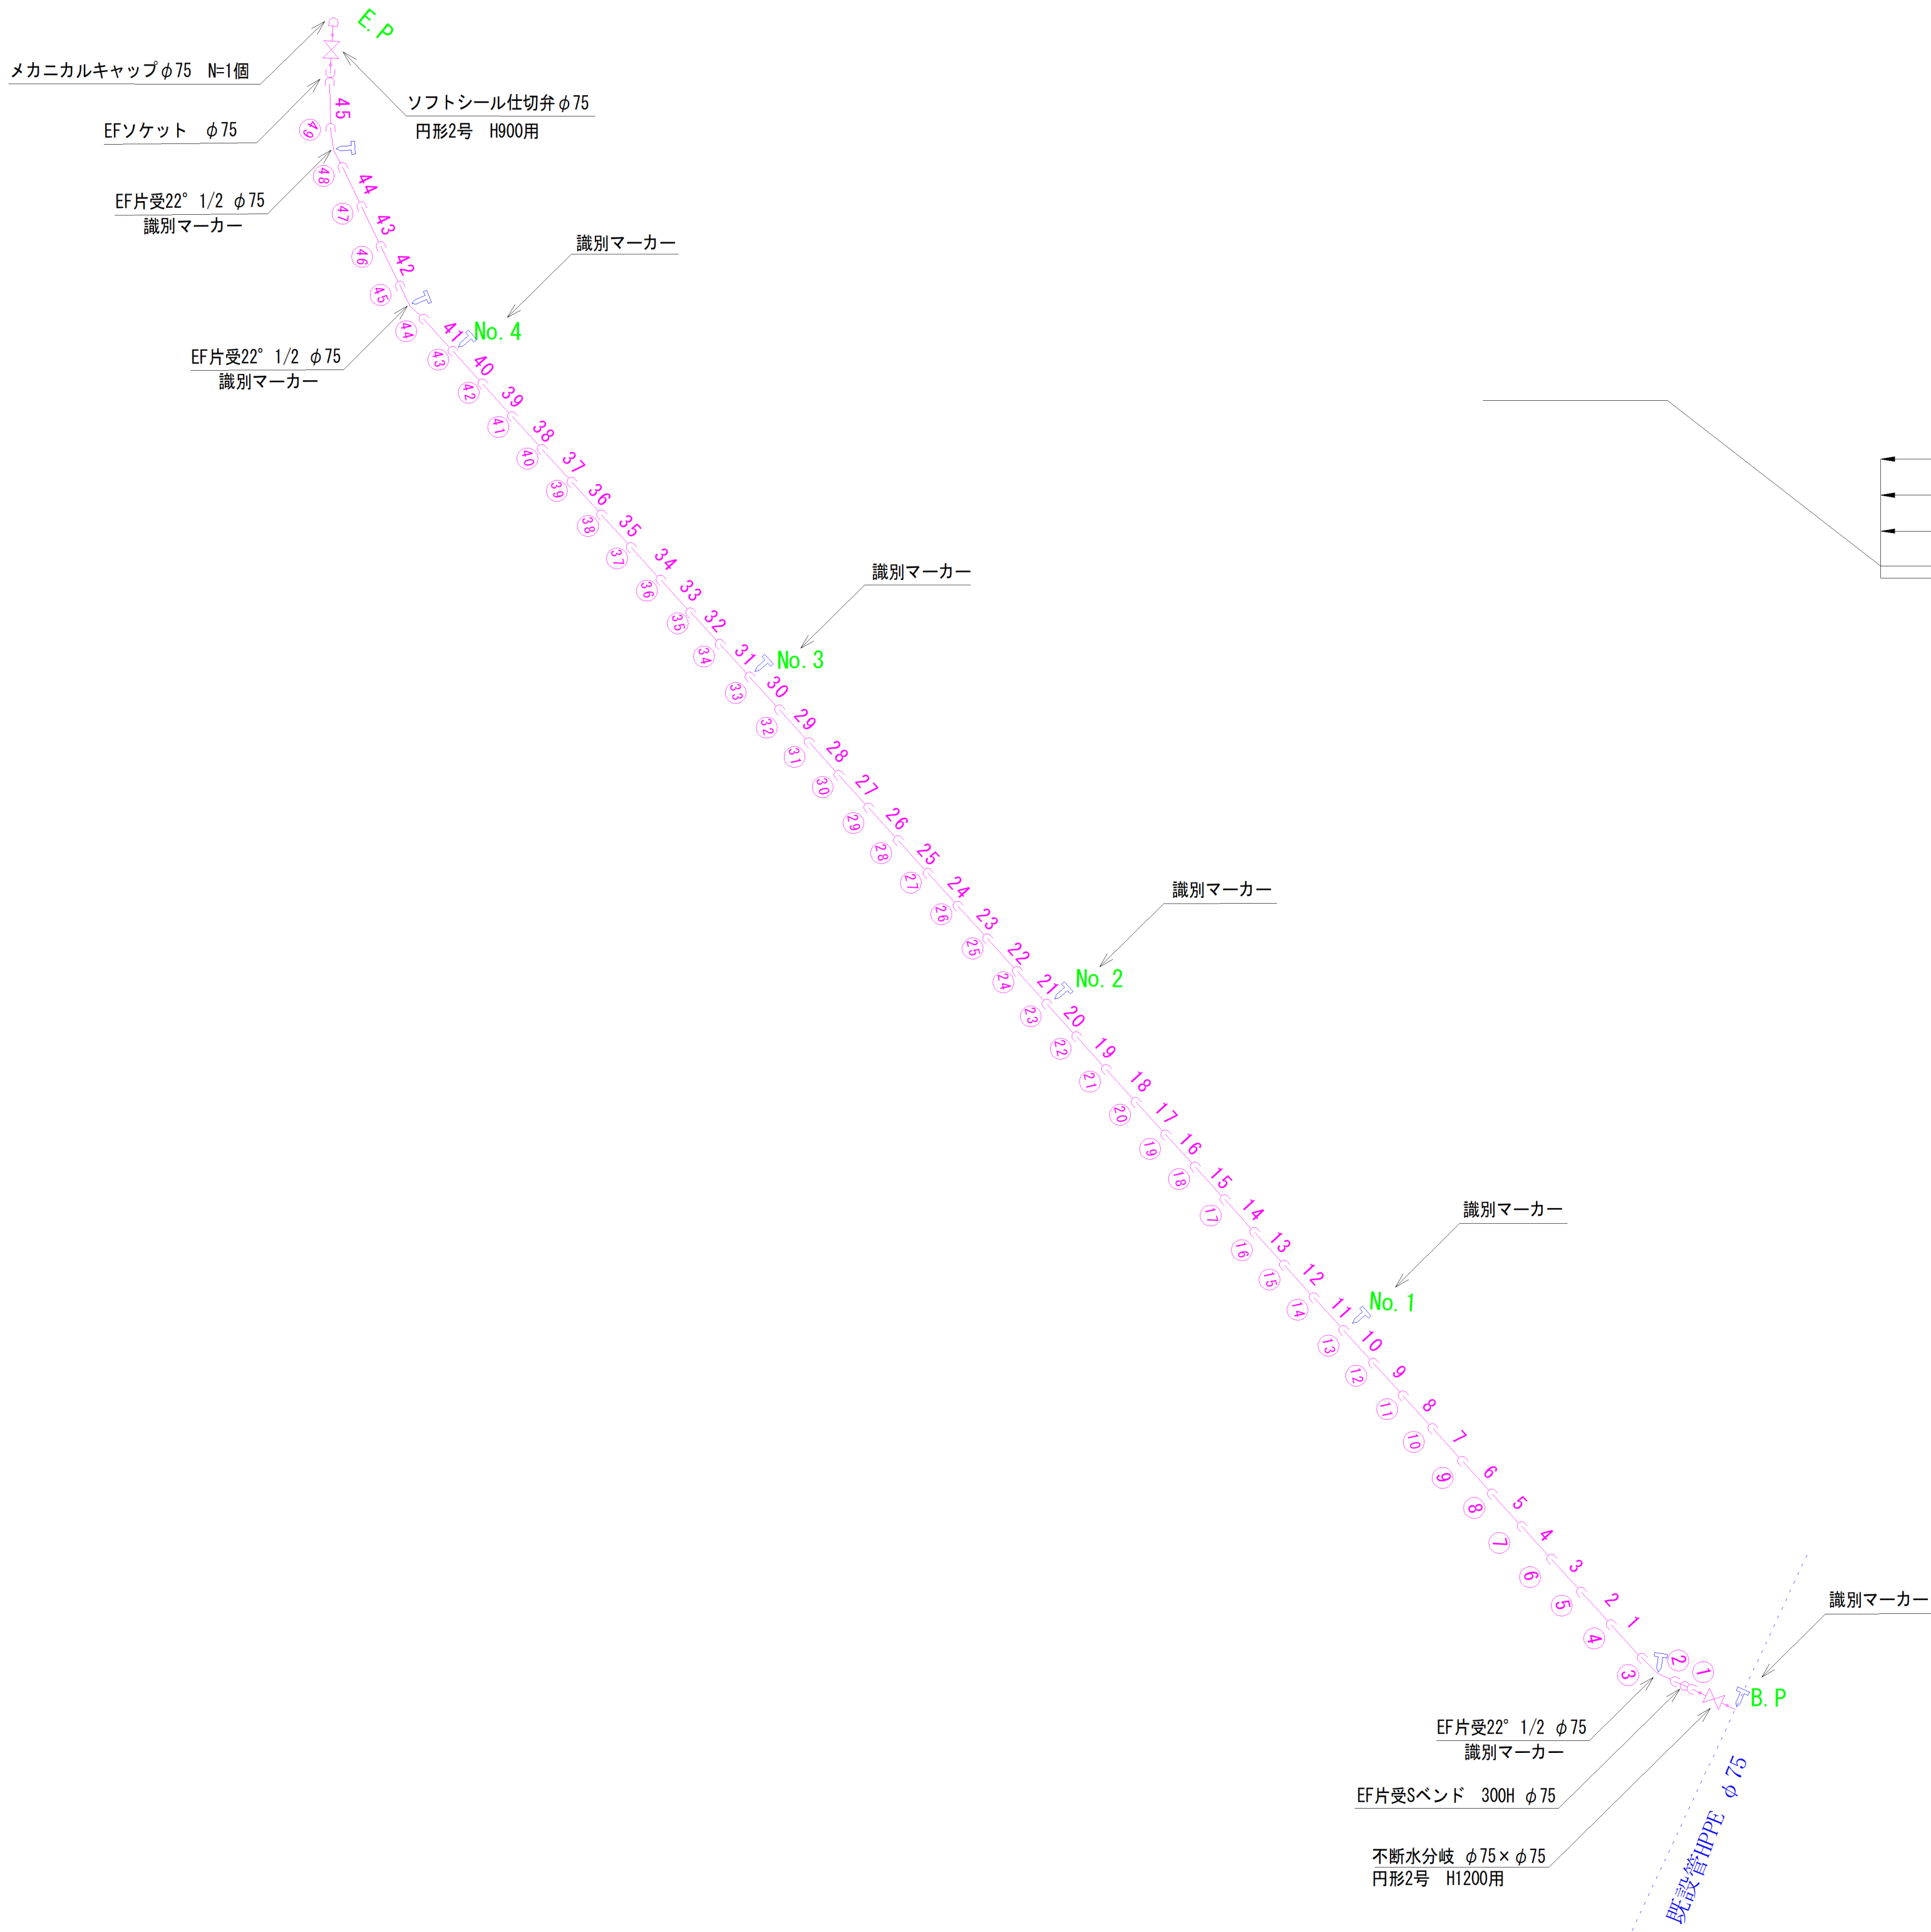

断面図


S=1:20

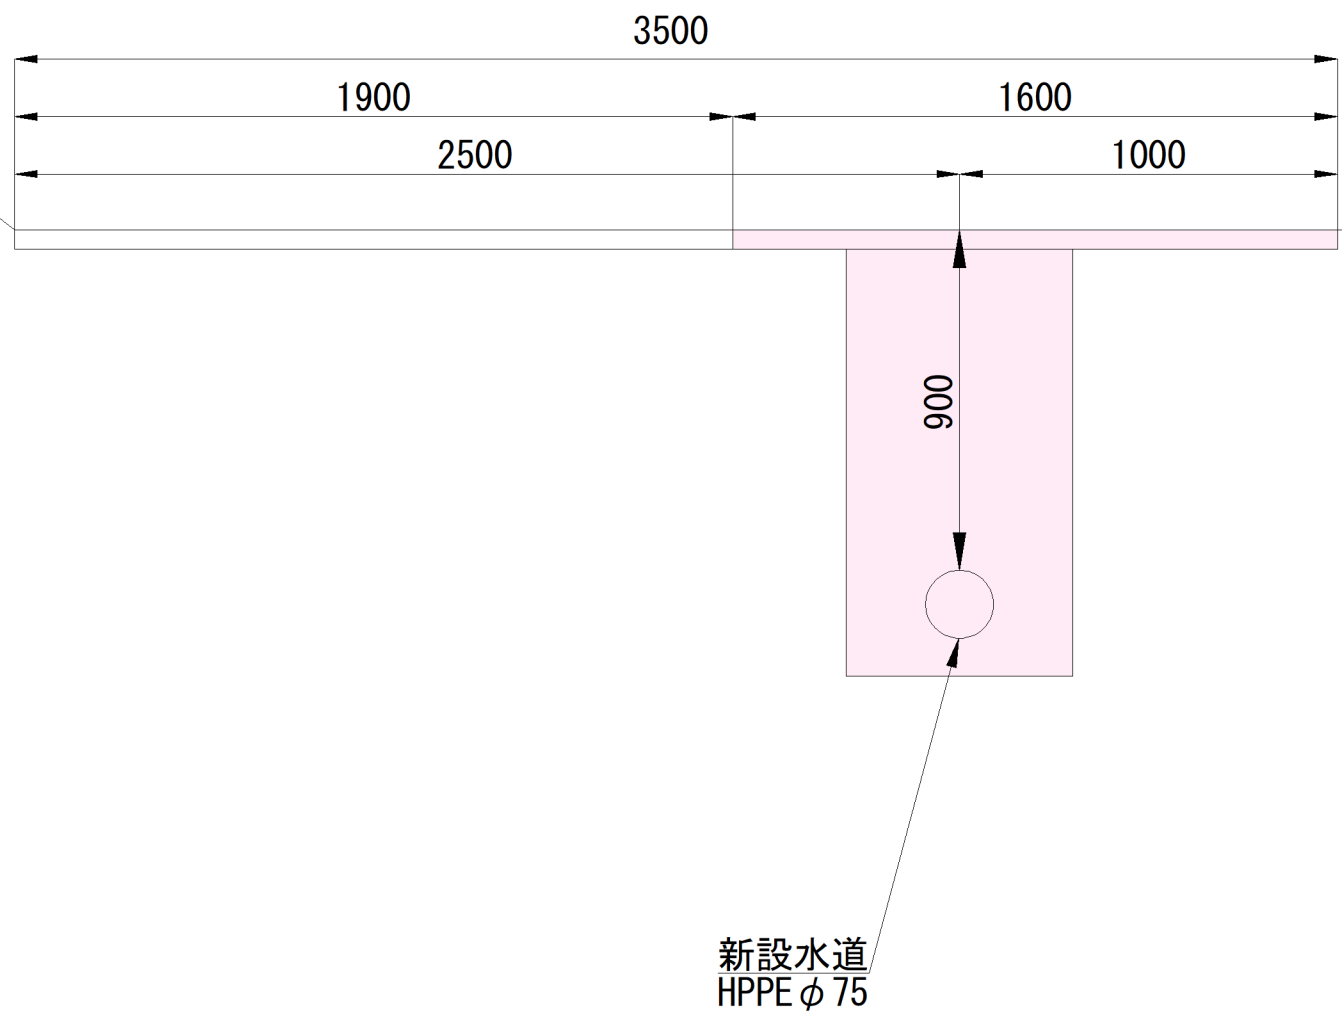

50%縮小図

施設管理図	
水道配管図	P 22
住 宅 地 図	P 30 - G - 5

工事名	西北配水管布設替工事						
図面名	配管詳細図・断面図					番 号	2 / 2
縮 尺	図 示			完成日	令和 年 月 日		
				施工者			
課 長	矢 澤	係 長	若 林	設 計	神 田	上田市上下水道局	

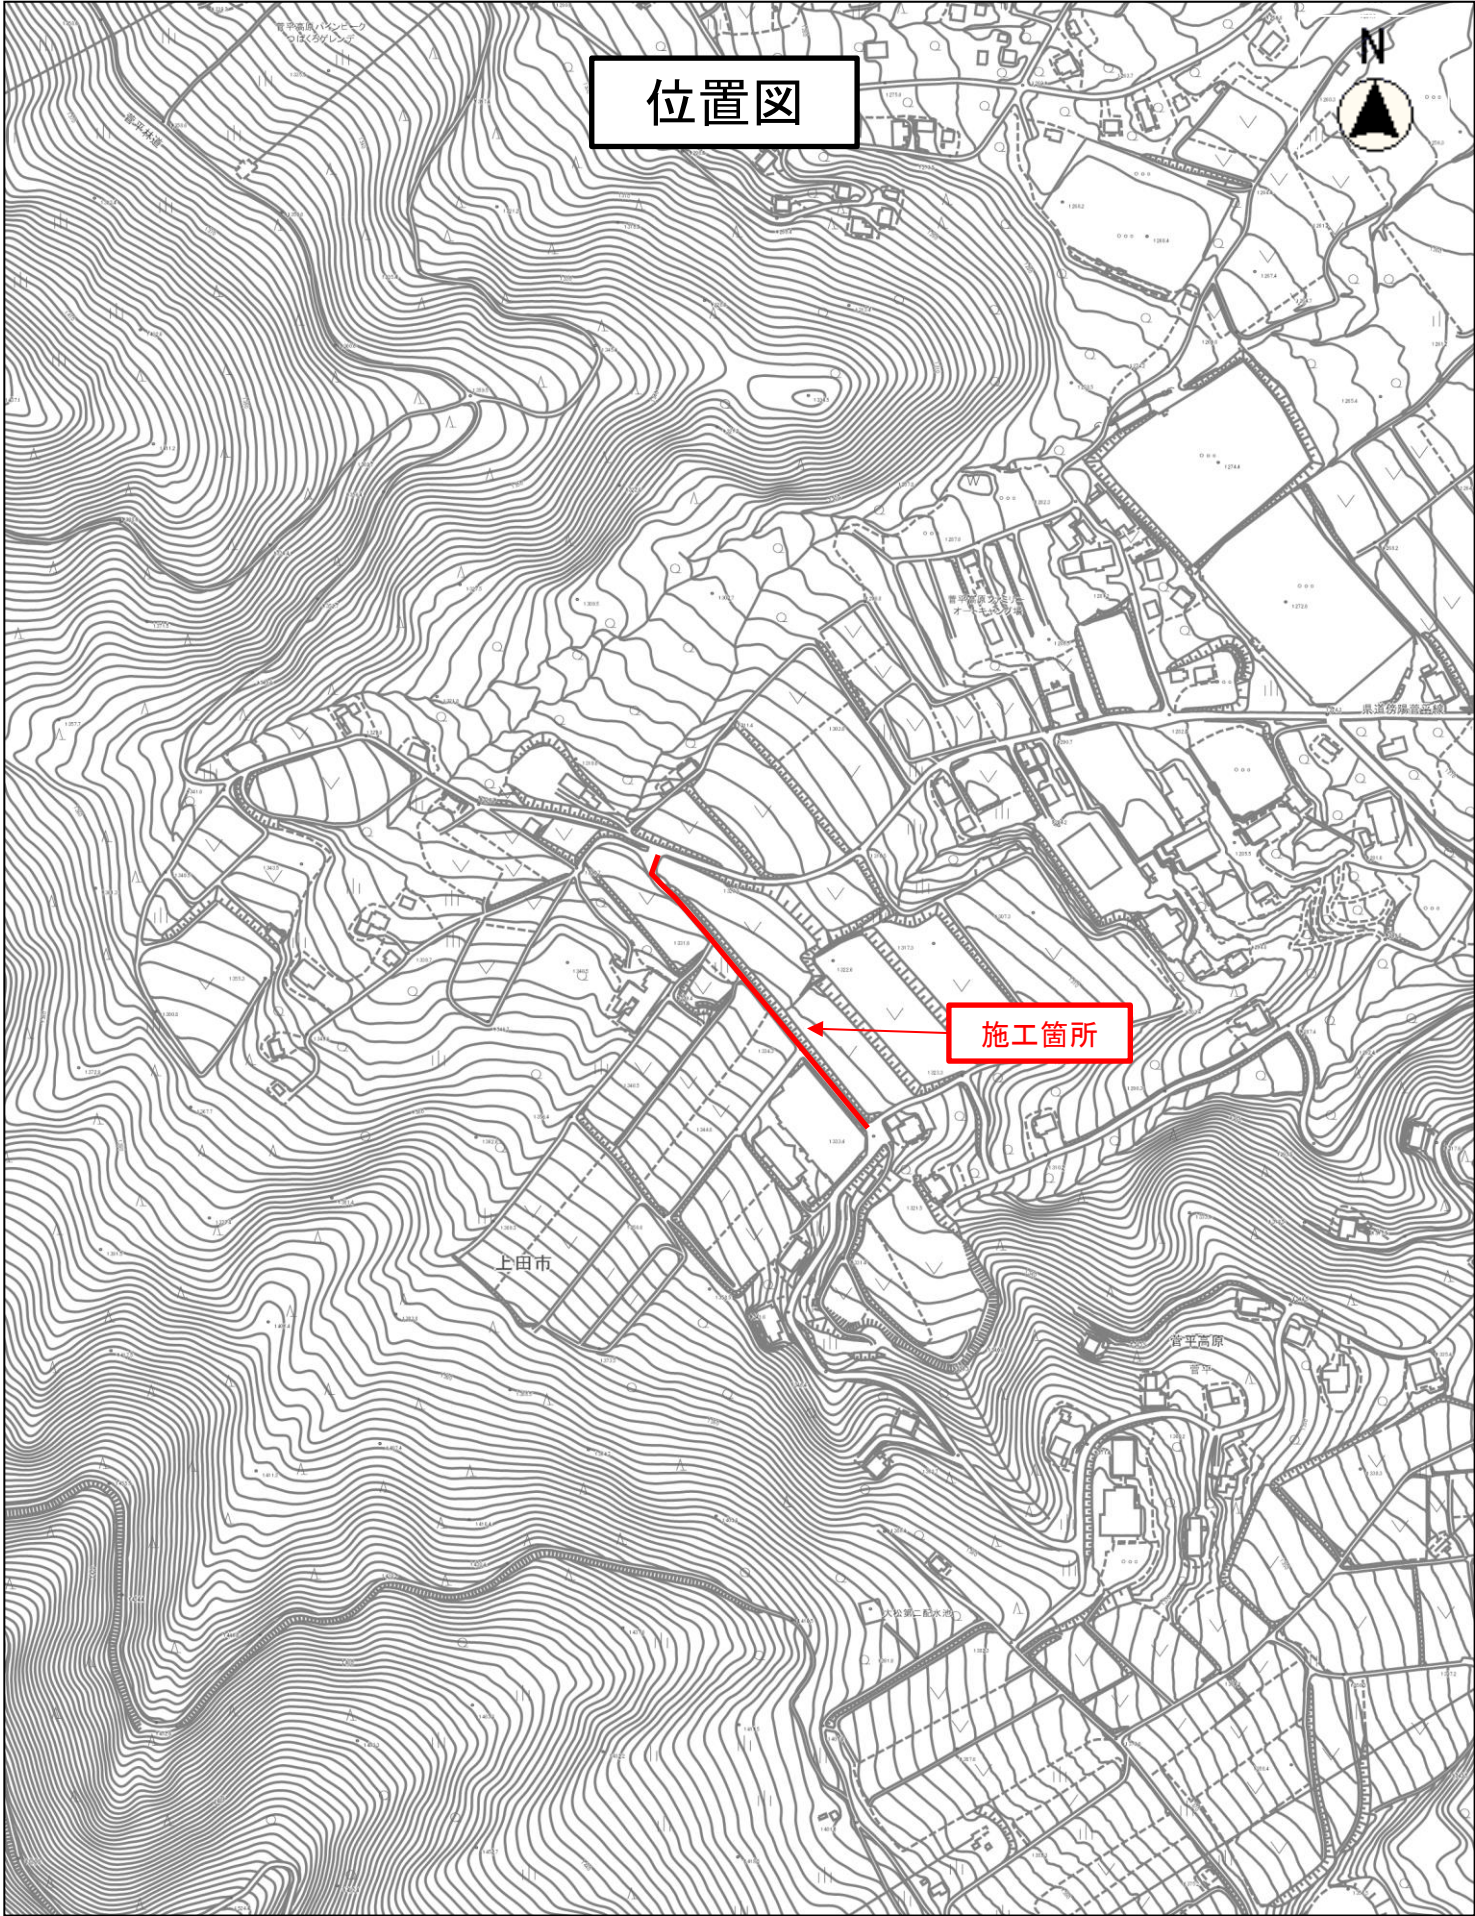

位置図

施工箇所

縮尺 1 : 5000

