




平面図 S=1:500

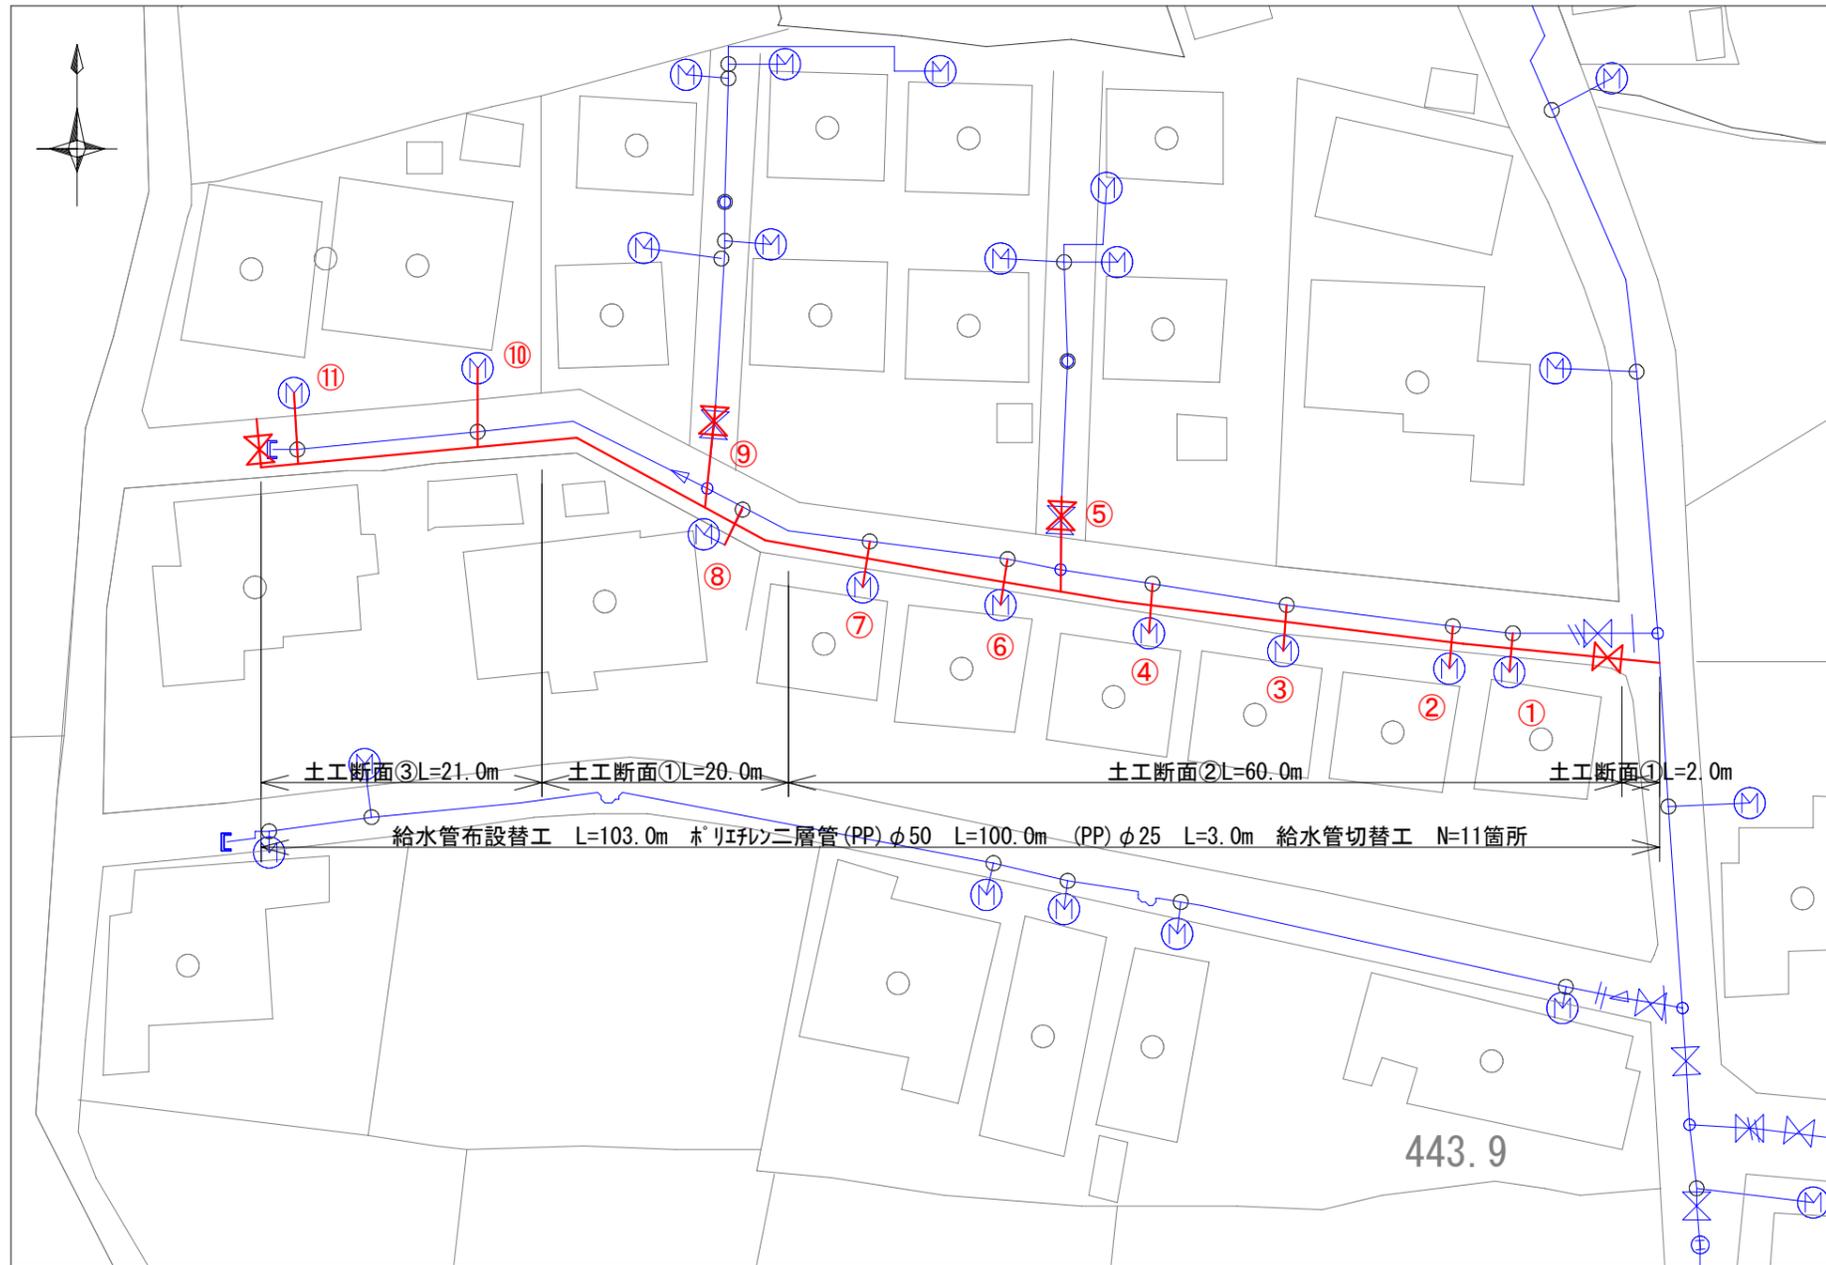

標準横断面図 S=1:50

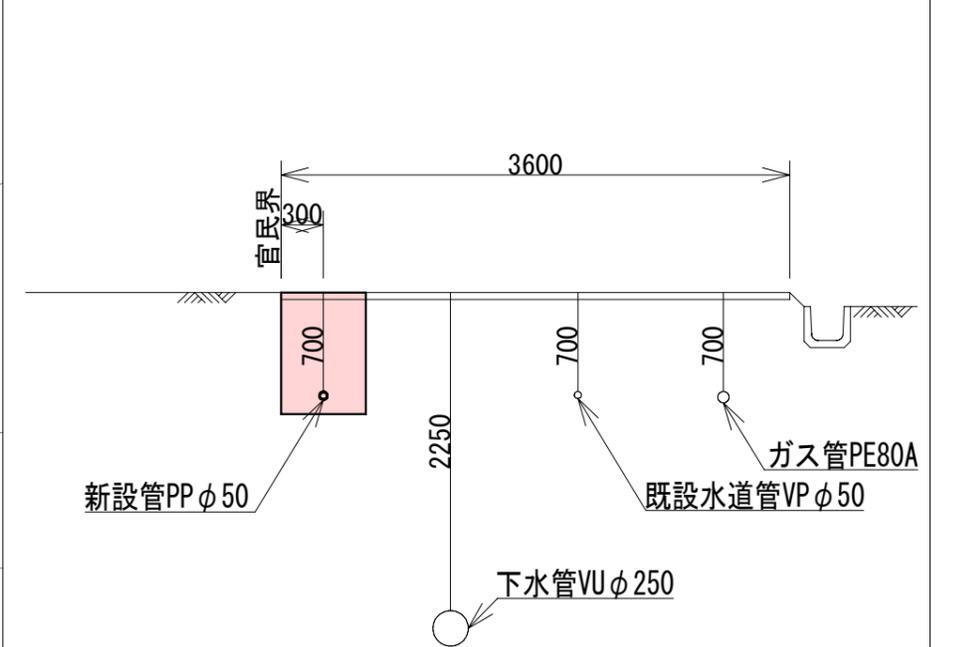

標準断面図 S=1:10

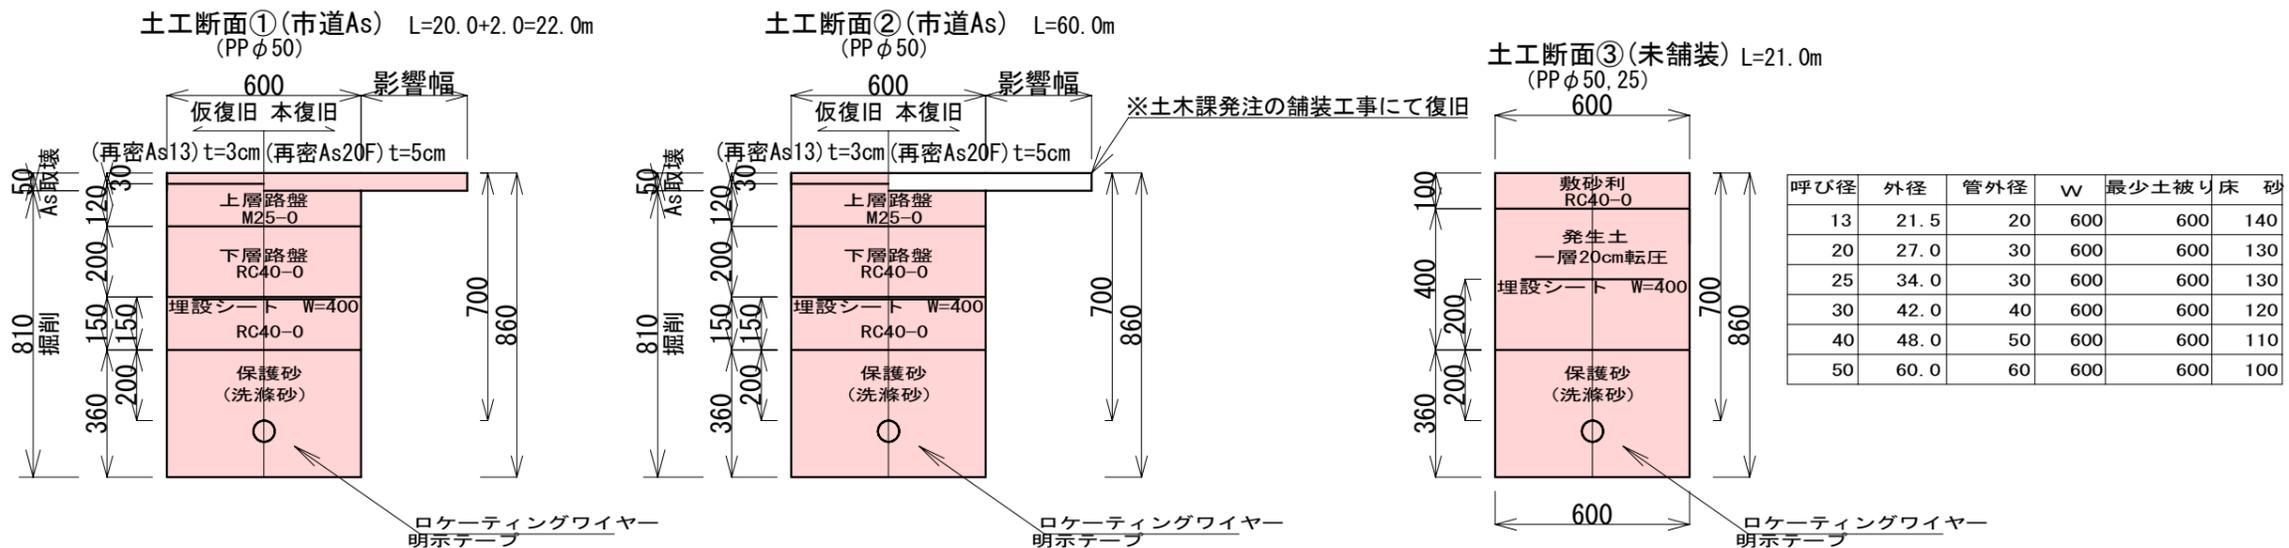


呼び径	外径	管外径	W	最少土被り	床砂
13	21.5	20	600	600	140
20	27.0	30	600	600	130
25	34.0	30	600	600	130
30	42.0	40	600	600	120
40	48.0	50	600	600	110
50	60.0	60	600	600	100

施設管理図	
水道配管図	
住宅地図	P23-D-3~P23-E-3

秋和給水管布設替工事			
平面図			番号 1/3
図示		施工者	令和 年 月 日
尺		完成日	
課長	矢澤 係長	設計	松下
			上田市上下水道局

# 配管詳細図


S=FREE

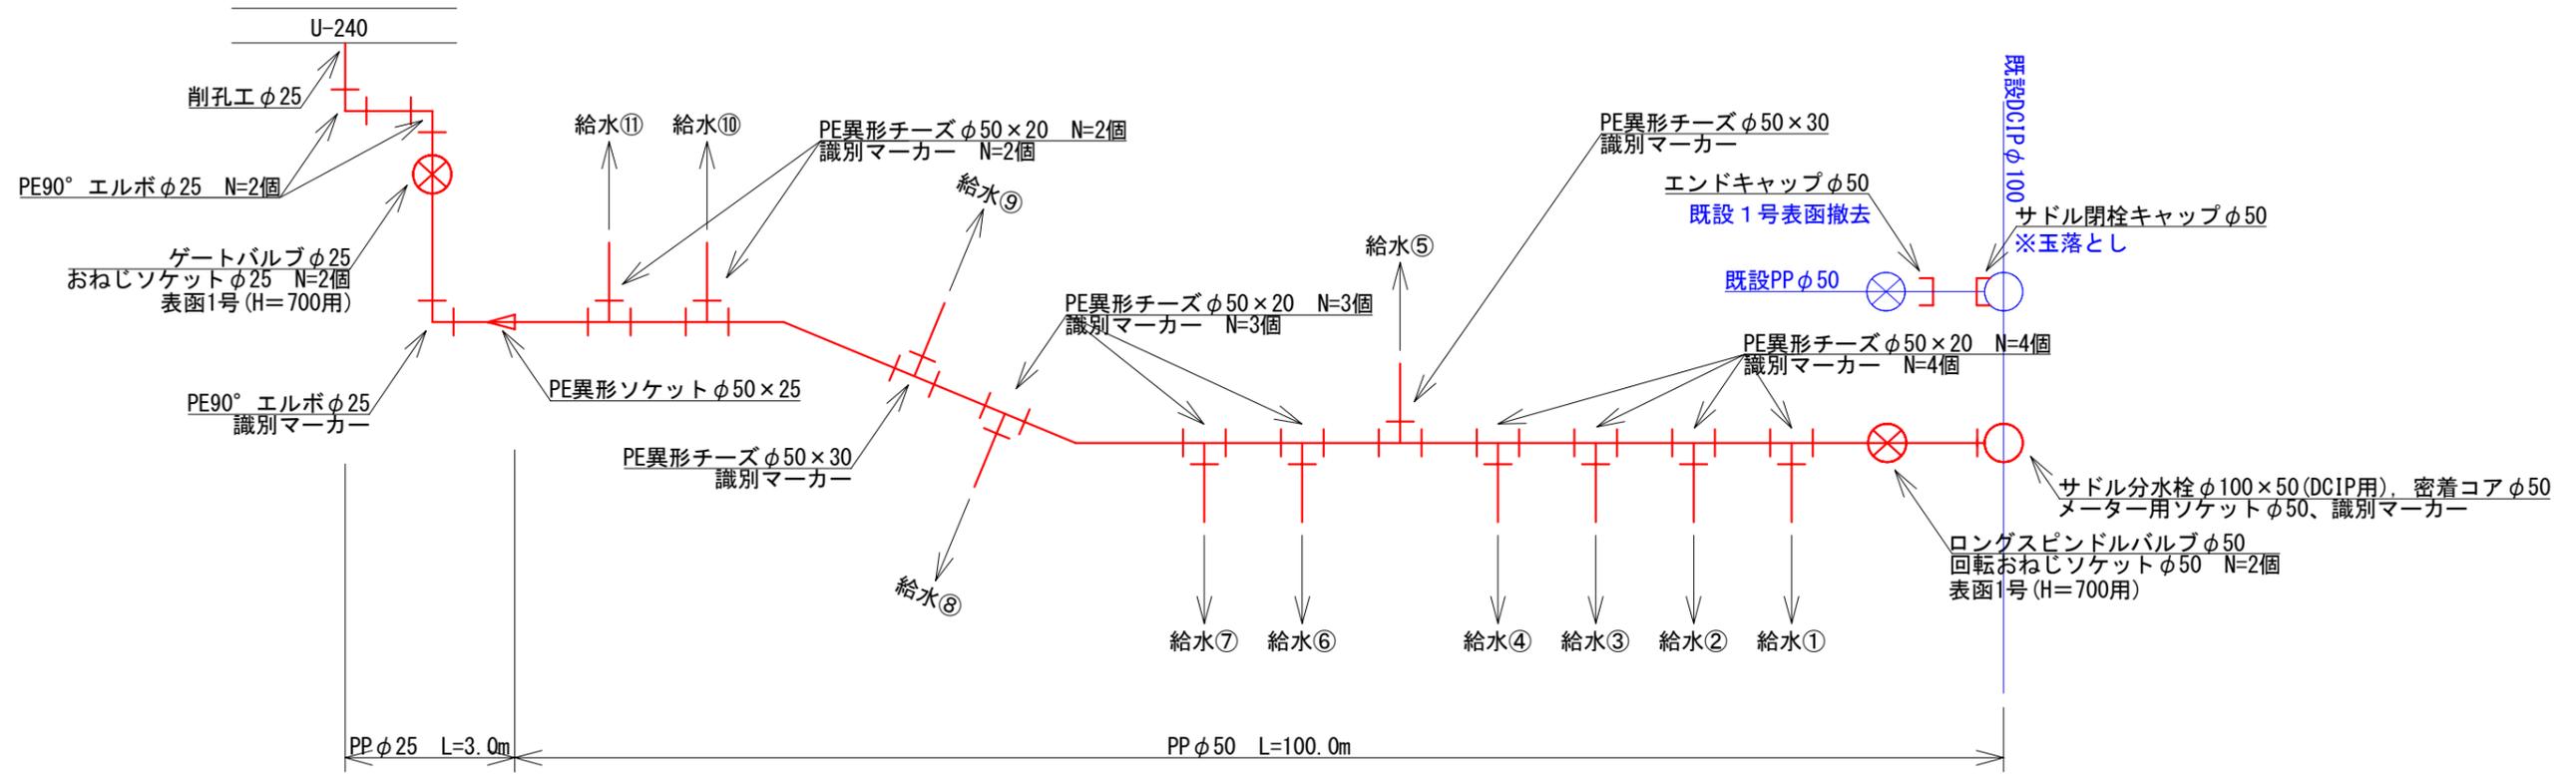


施設管理図	
水道配管図	
住宅地図	P23-D-3 ~ P23-E-3

工事名 図面名 縮尺	秋和給水管布設替工事					
	配管詳細図, 標準断面図			番号 2/3		
	図示		施工者			
	完成日		令和 年 月 日			
課長	矢澤	係長	若林	設計	松下	上田市上下水道局

給水管切替工

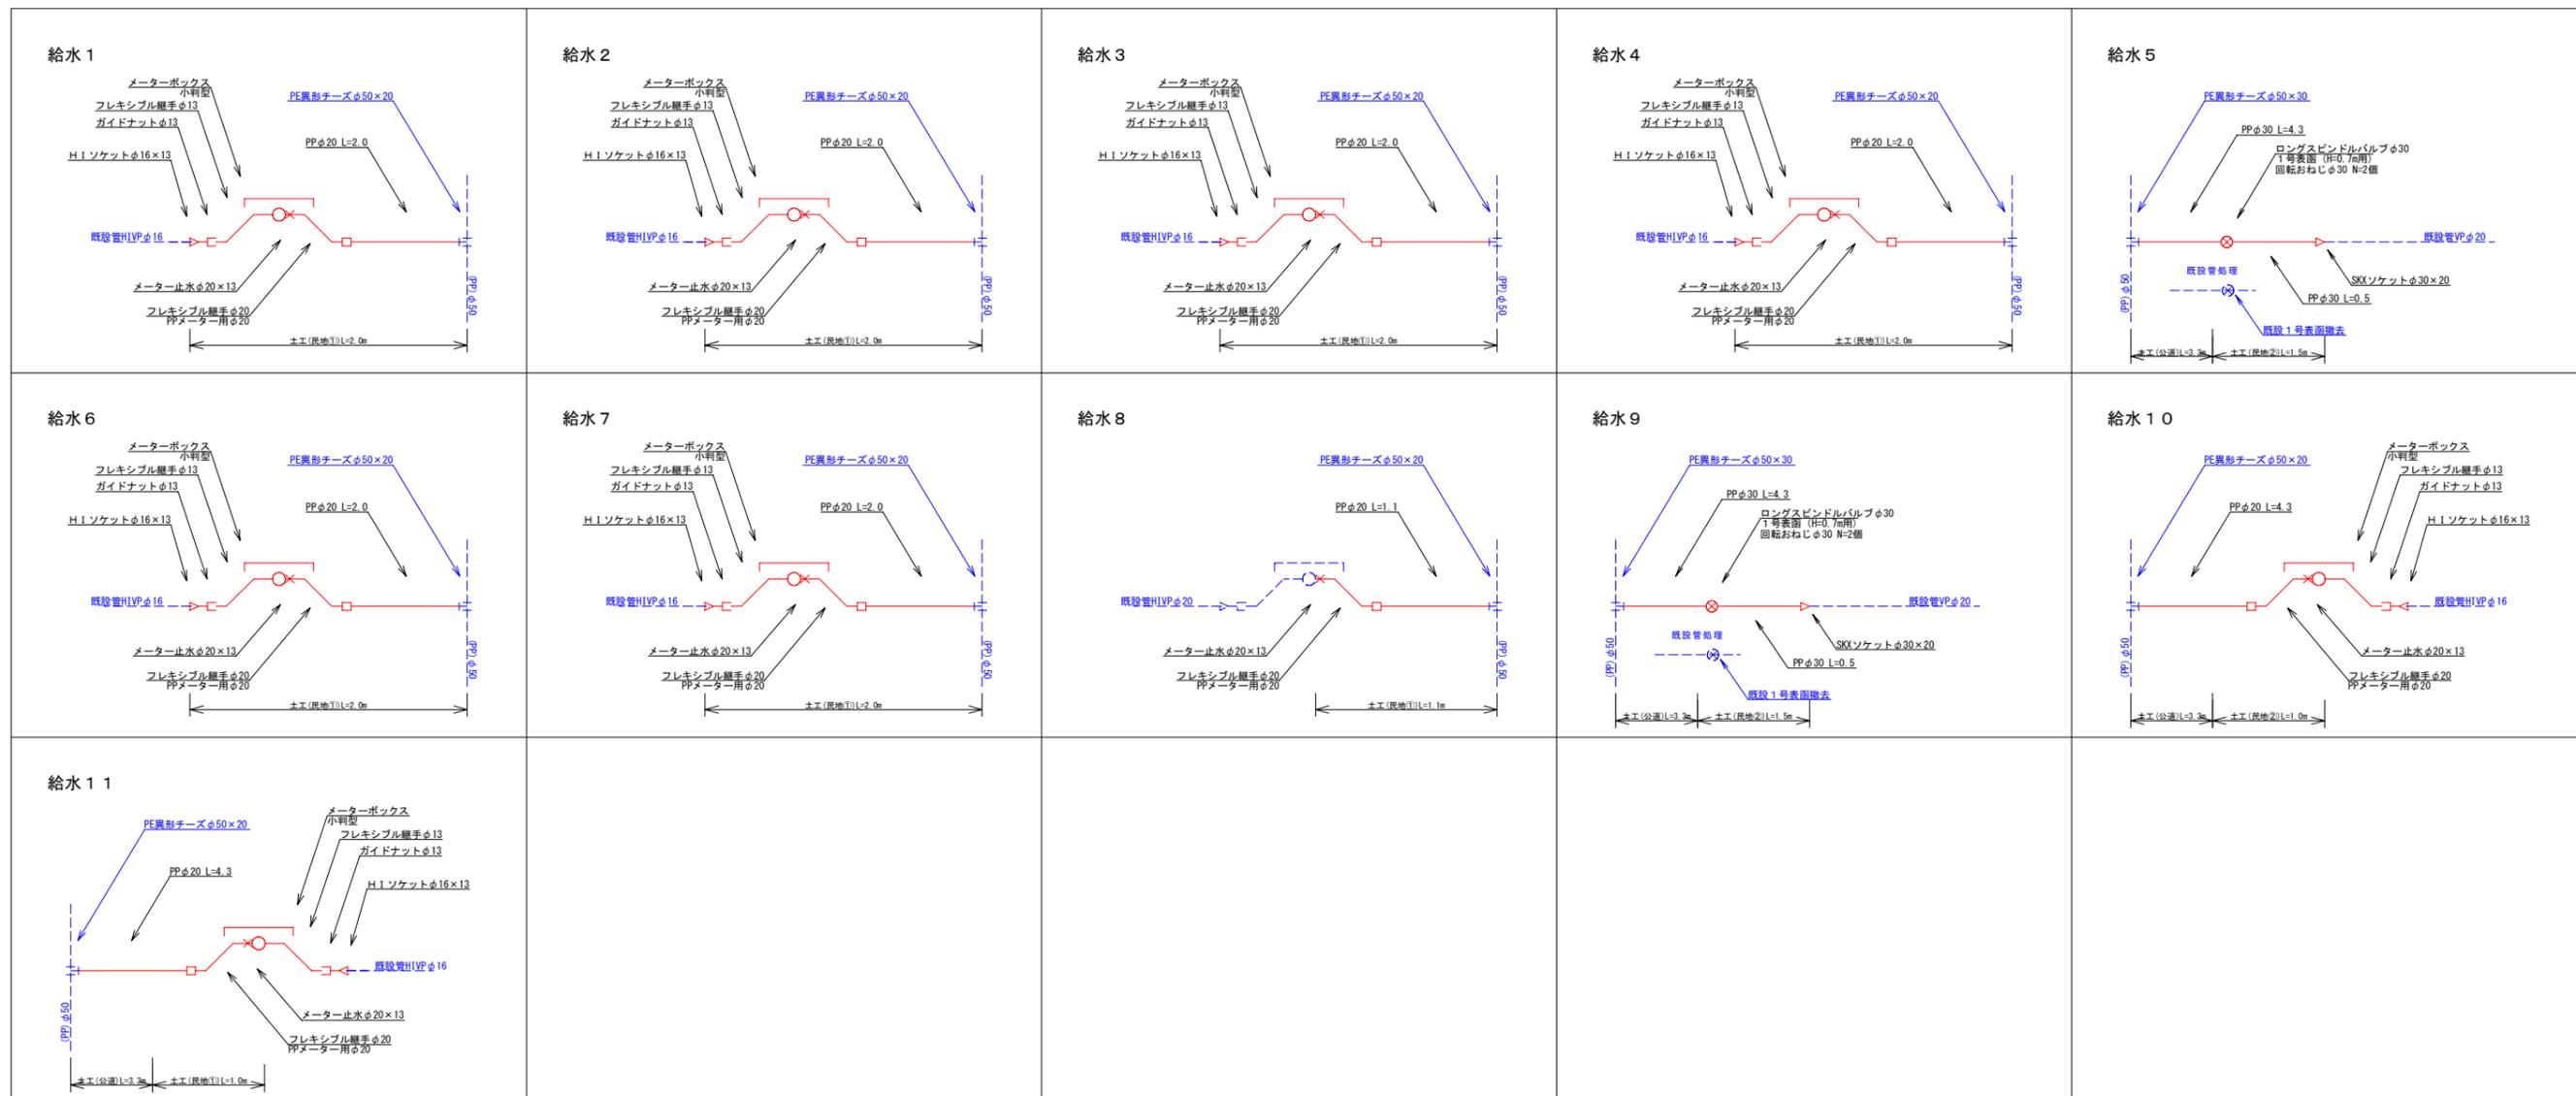

標準断面図 縮尺 1 : 10

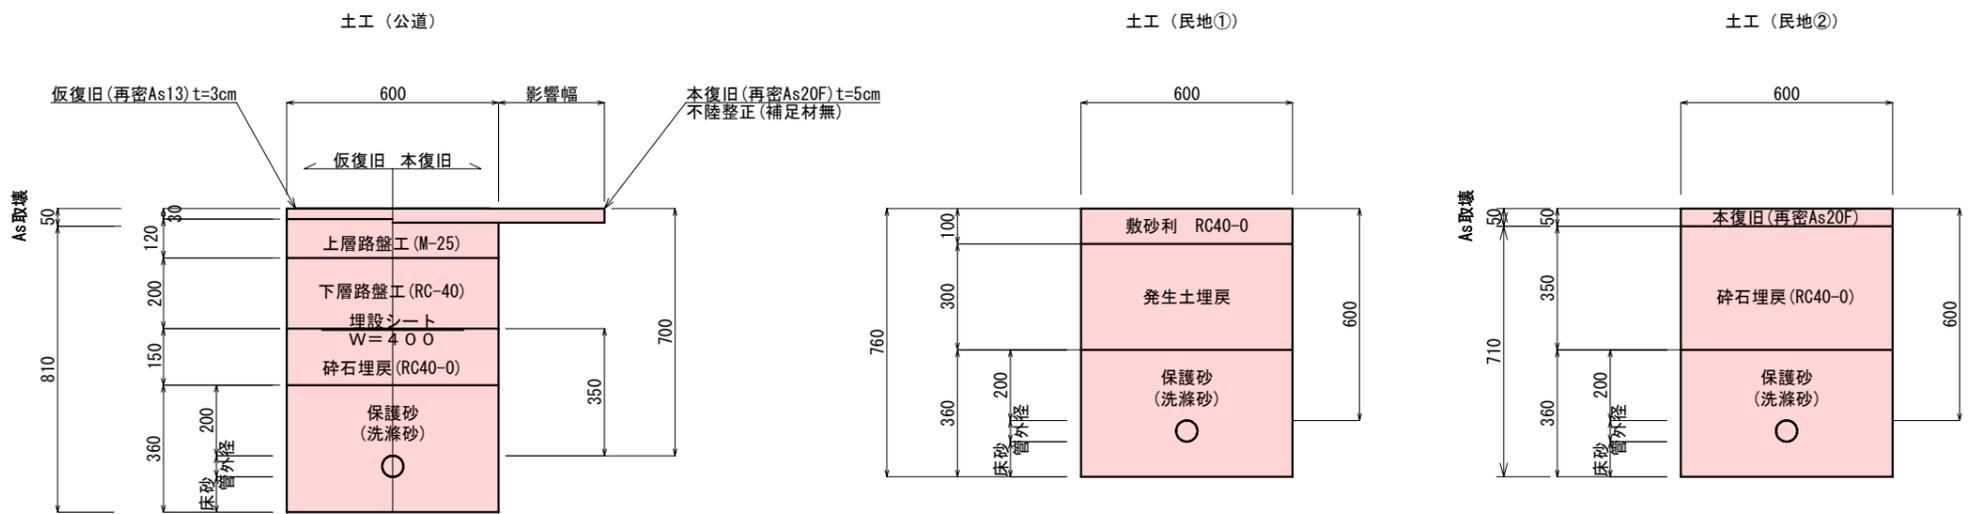

工事名	秋和給水管布設替工事		
図面名	給水管切替工・標準断面図	番号	3 / 3
縮尺	図示	施工者	
課長	矢澤 係長 若林 設計 松下	完成日	令和 年 月 日
			上田市上下水道局

# 秋和給水管布設替工事 位置図

