



平面図
S=1:500


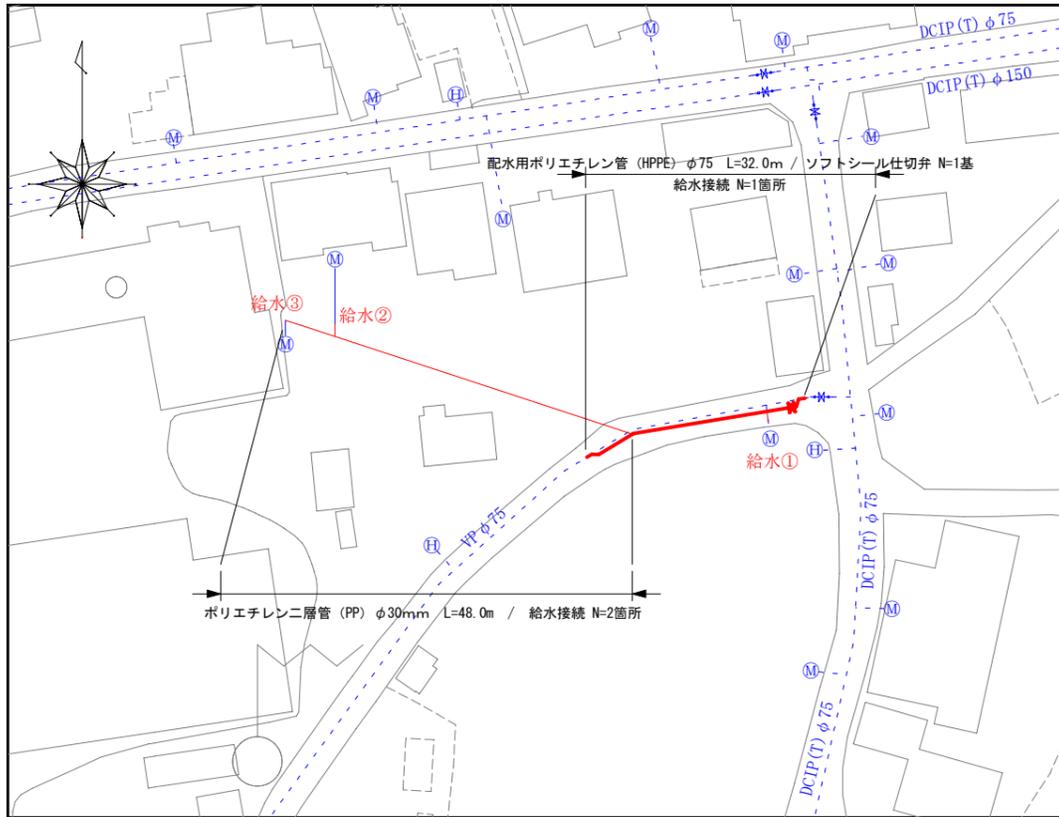


配管詳細図

詳細図
S=Free

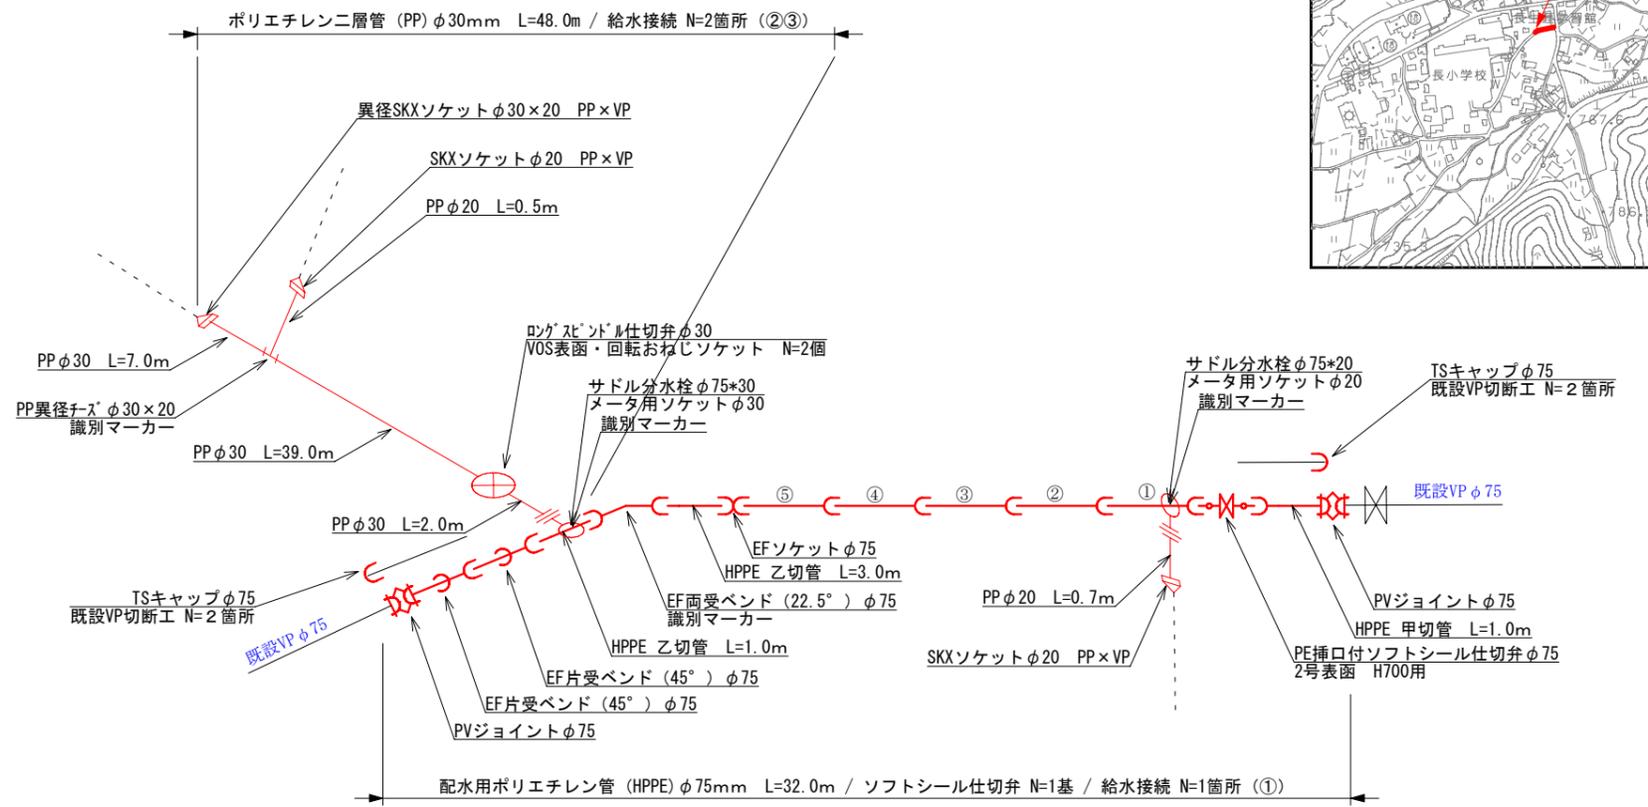

断面図
S=1:10

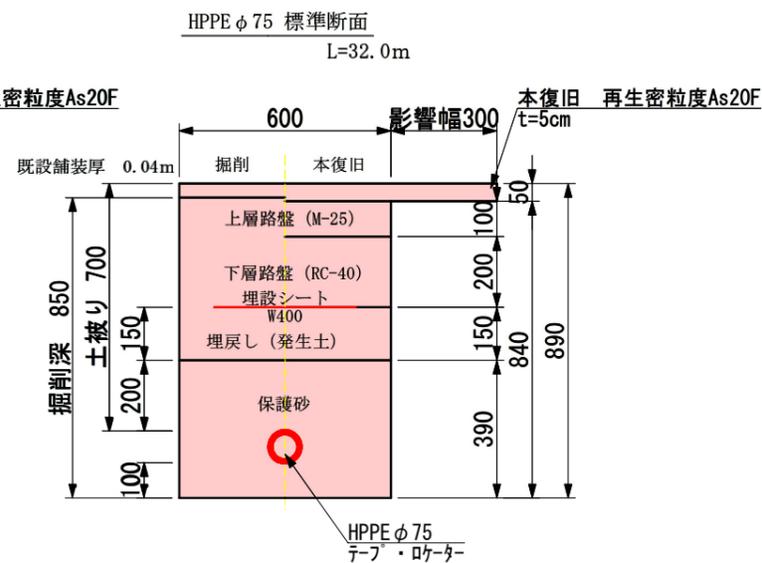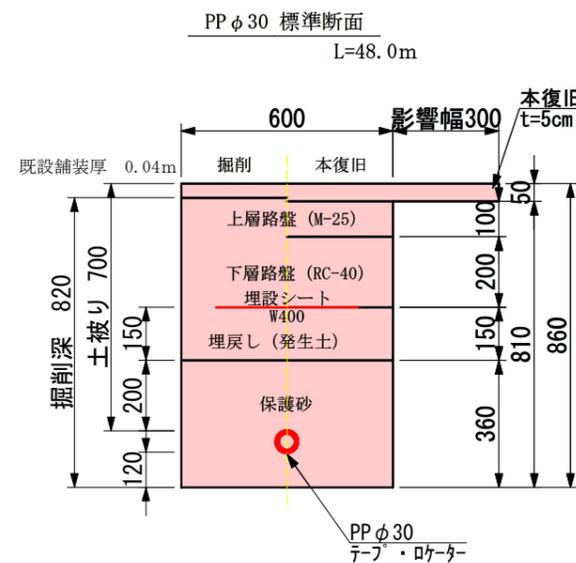

50%縮小図

施設管理図	
水道配管図	
住宅地図	P 56 - E - 2

工事名	真田配水管布設替工事		
図面名	配管詳細図	番号	1 / 1
縮尺	図示	完成日	令和 年 月 日
		施工者	
課長	矢澤 係長	若林 設計	今井 上田市上下水道局

位置図

S=1:5000

二発電所

