

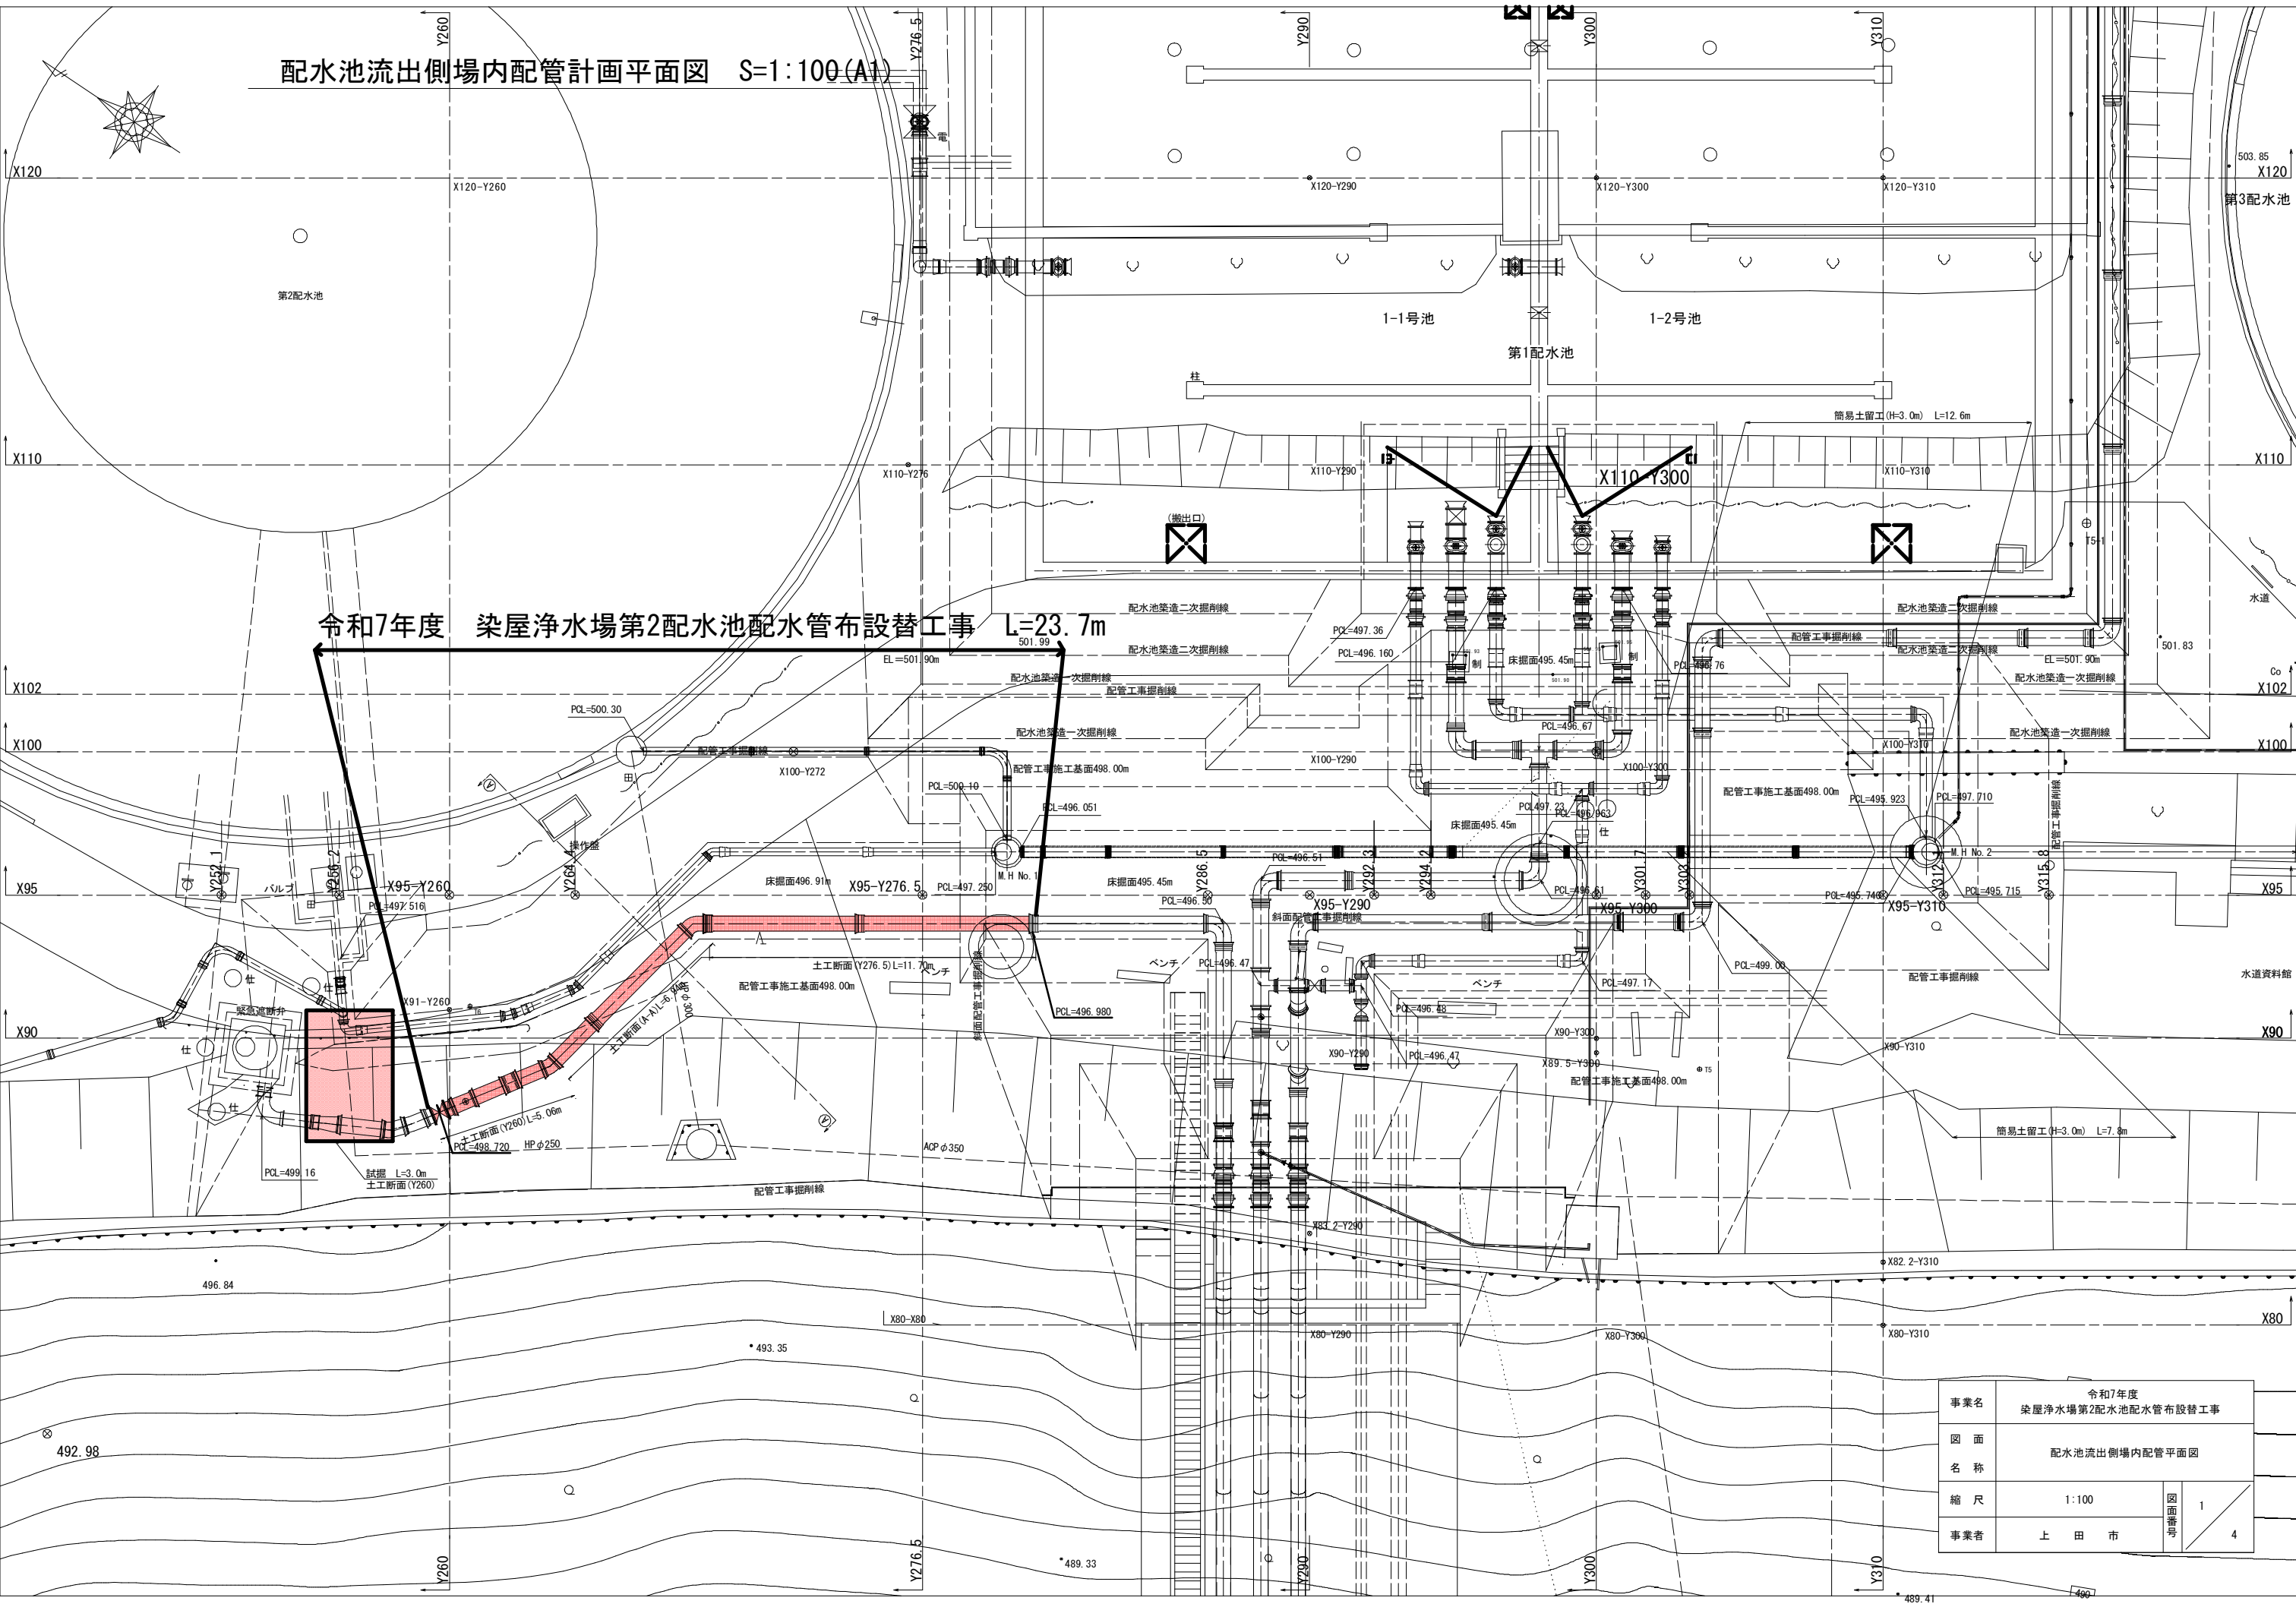


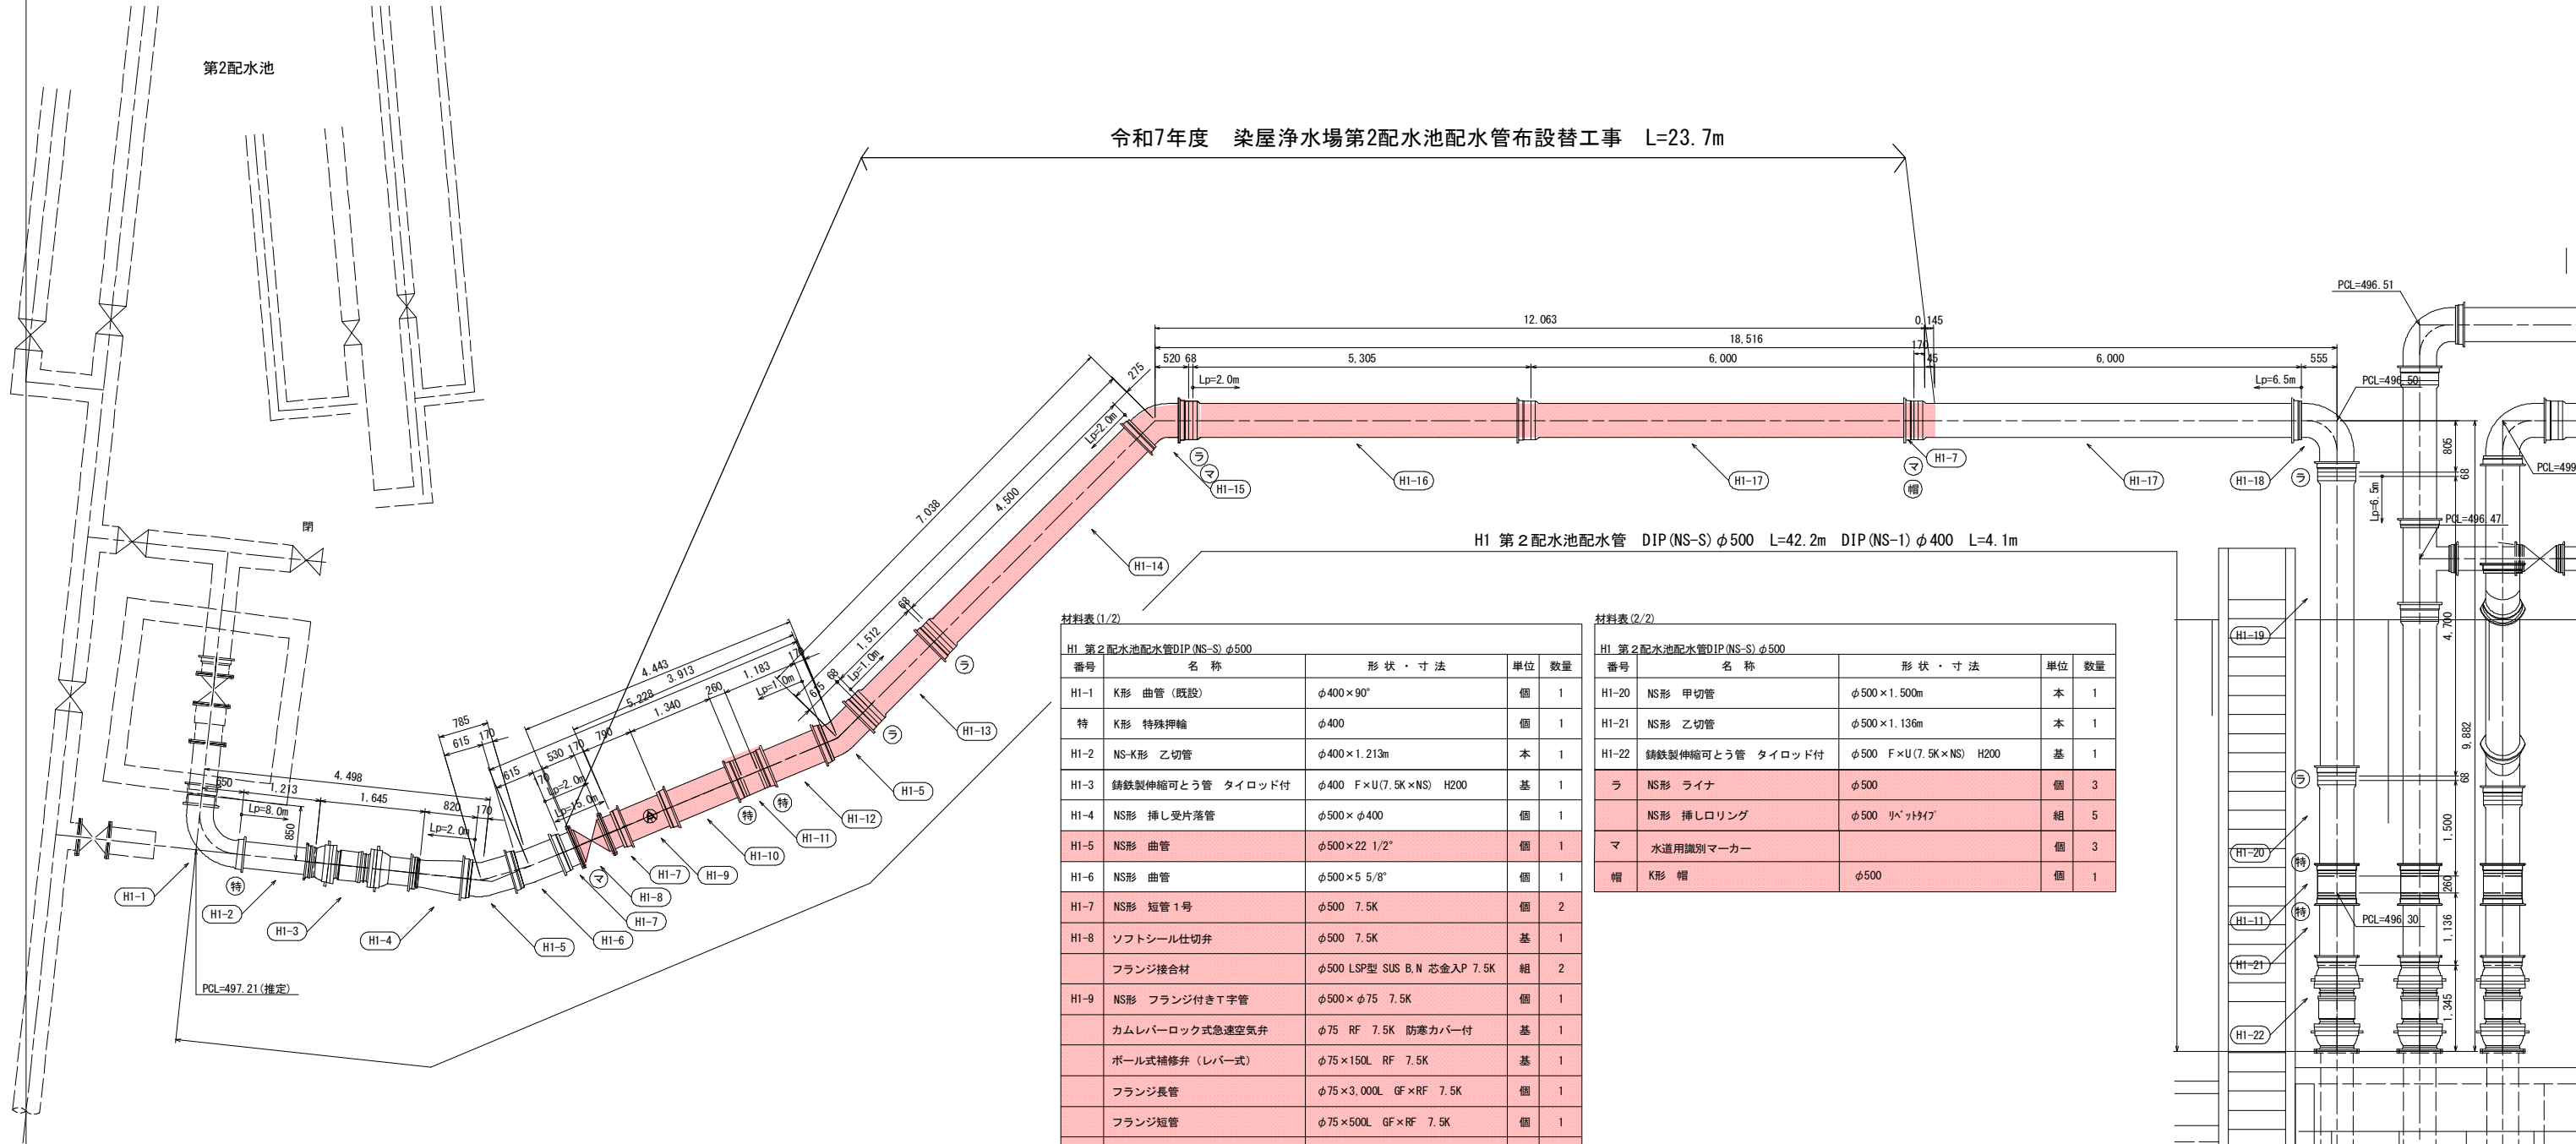

事業名	令和7年度 染屋浄水場第2配水池配水管布設替工事		
図面名称	配水池流出側場内配管計画平面図		
縮尺	1:100	図面番号	1/4
事業者	上田市		

第2配水池配水管詳細図

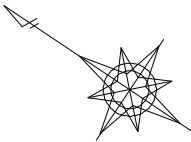

NS管延長 L=3.913+7.038+12.063=23.014m
シート延長 L=4.443+7.038+12.063+0.145=23.689m

材料表 (1/2)

H1 第2配水池配水管DIP(NS-S)φ500				
番号	名 称	形 状 ・ 寸 法	単 位	数 量
H1-1	K形 曲管 (既設)	φ400×90°	個	1
特	K形 特殊押輪	φ400	個	1
H1-2	NS-K形 乙切管	φ400×1.213m	本	1
H1-3	鋳鉄製伸縮可とう管 タイロッド付	φ400 F×U(7.5K×NS) H200	基	1
H1-4	NS形 挿し受片落管	φ500×φ400	個	1
H1-5	NS形 曲管	φ500×22 1/2°	個	1
H1-6	NS形 曲管	φ500×5 5/8°	個	1
H1-7	NS形 短管 1号	φ500 7.5K	個	2
H1-8	ソフトシール仕切弁	φ500 7.5K	基	1
	フランジ接合材	φ500 LSP型 SUS B,N 芯金入P 7.5K	組	2
H1-9	NS形 フランジ付きT字管	φ500×φ75 7.5K	個	1
	カムレバーロック式急速空気弁	φ75 RF 7.5K 防寒カバー付	基	1
	ボール式補修弁 (レバー式)	φ75×150L RF 7.5K	基	1
	フランジ長管	φ75×3,000L GF×RF 7.5K	個	1
	フランジ短管	φ75×500L GF×RF 7.5K	個	1
	フランジ短管	φ75×400L GF×RF 7.5K	個	1
	フランジ接合材	φ75 LSP型 SUS B,N 芯金入P 7.5K	組	5
H1-10	NS形 乙切管	φ500×1.340m	本	1
H1-11	NS形 継ぎ輪	φ500	個	1
特	NS形継ぎ輪用特殊押輪	φ500	個	2
H1-12	NS形 乙切管	φ500×1.183m	本	1
H1-13	NS形 甲切管	φ500×1.512m	本	1
H1-14	NS形 甲切管	φ500×4.500m	本	1
H1-15	NS形 曲管	φ500×45°	個	1
H1-16	NS形 甲切管	φ500×5.305m	本	1
H1-17	NS形 直管	φ500×6.000m	本	1
H1-18	NS形 曲管	φ500×90°	個	1
H1-19	NS形 甲切管	φ500×4.700m	本	1



材料表 (2/2)

H1 第2配水池配水管DIP(NS-S)φ500				
番号	名 称	形 状 ・ 寸 法	単 位	数 量
H1-20	NS形 甲切管	φ500×1.500m	本	1
H1-21	NS形 乙切管	φ500×1.136m	本	1
H1-22	鋳鉄製伸縮可とう管 タイロッド付	φ500 F×U(7.5K×NS) H200	基	1
ラ	NS形 ライナ	φ500	個	3
	NS形 挿しロリング	φ500 リベットタイプ	組	5
マ	水道用識別マーカー		個	3
帽	K形 帽	φ500	個	1

※ 設計条件
導水管
設計水圧 1.30MPa
設計土被り h=1.5m以上
配水管・排水管
設計水圧 0.75MPa
設計土被り h=1.5m以上

事業名	令和7年度 染屋浄水場第2配水池配水管布設替工事		
	第2配水池配水管		
図 面 名 称			
縮 尺	1:50		図 号
			2 4
事業者	上 田 市		


表函設置標準図 S=1:15 (A1)

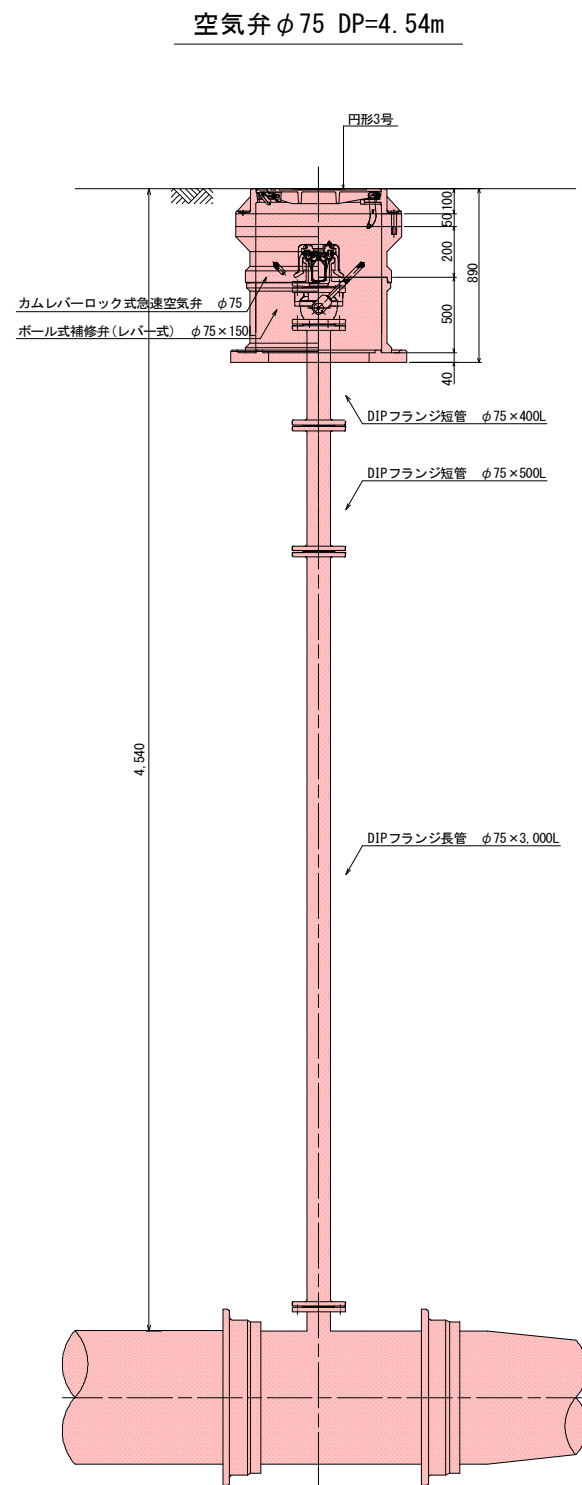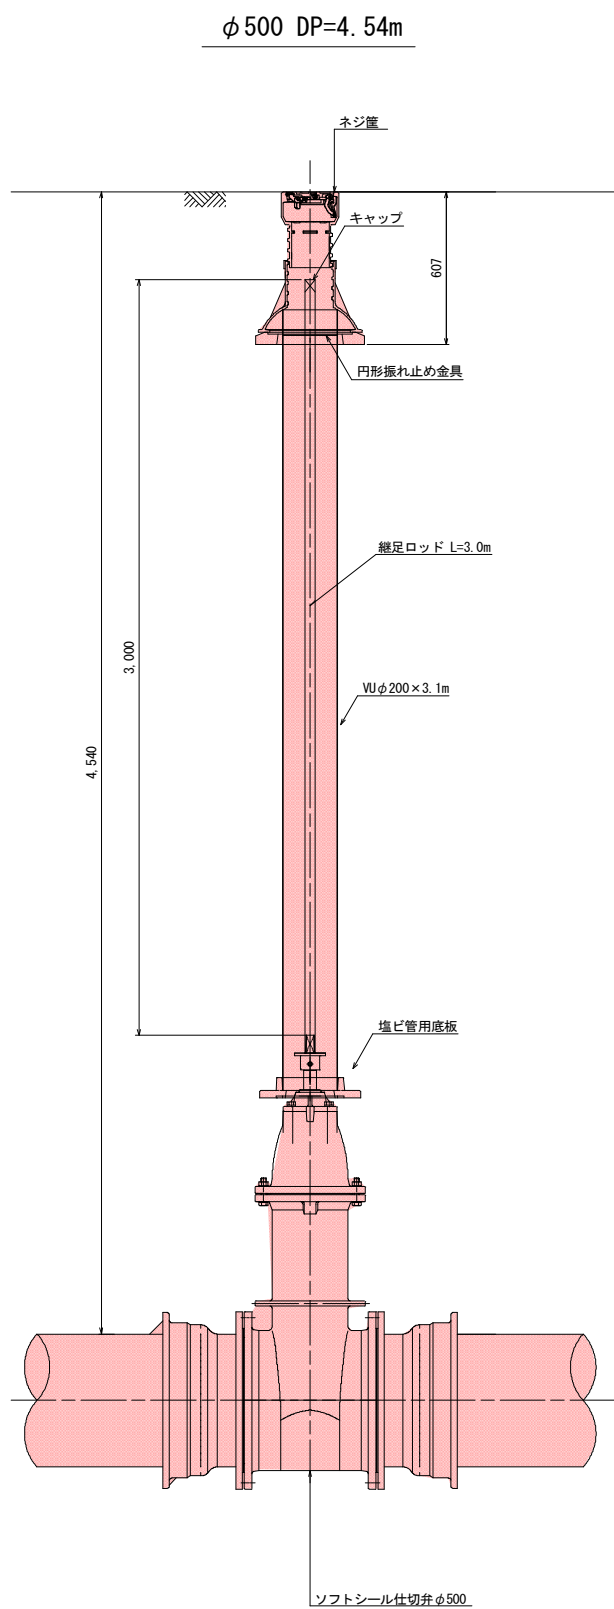

事業名	令和7年度 染屋浄水場第2配水池配水管布設替工事		
図面名称	表函設置標準図		
縮尺	1:15	図面番号	3
事業者	上田市		4


配水池流出側場内配管土工計画横断面図 S=1:100 (A1)
(Y260~Y276.5)

A - A

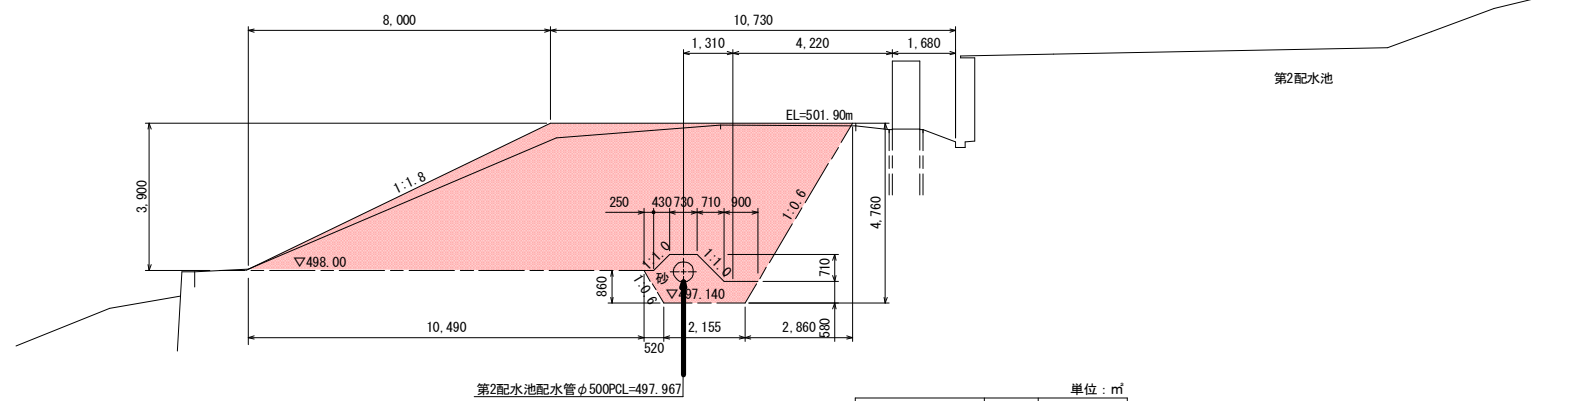


		単位：m
掘削	C1	41.64
床堀り	C2	-
盛土	B1	-
埋戻し（発生土）	R1	42.06
埋戻し（砂）	R2	2.48

※ R2 管断面積含む。

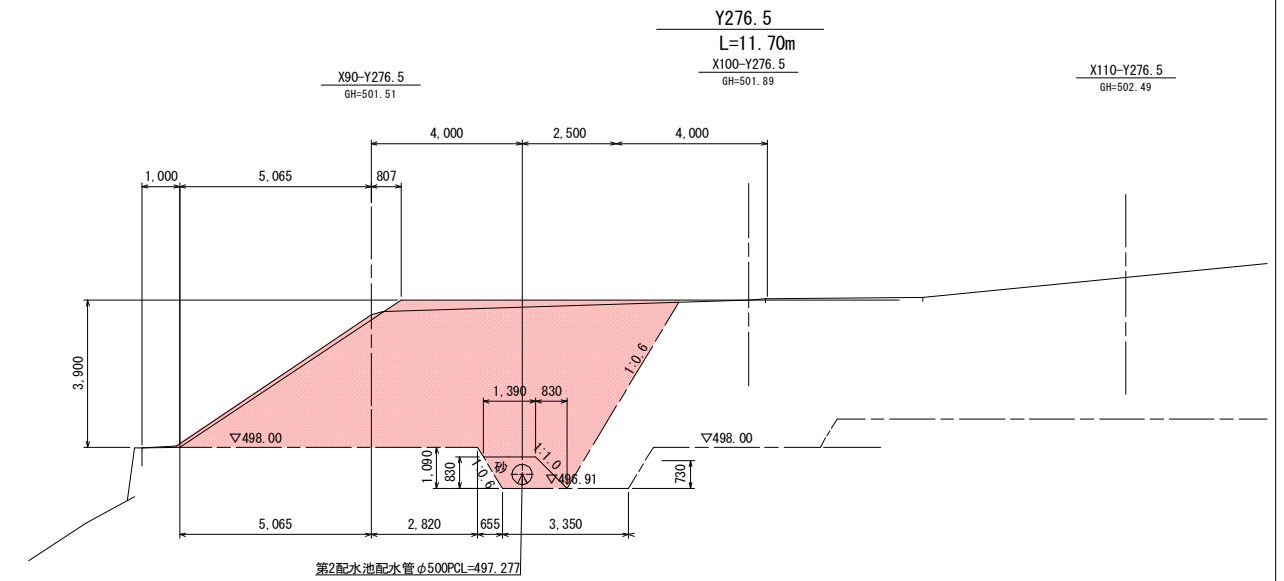


単位 : m³		
掘削	C1	37.36
床掘り	C2	-
盛土	B1	-
埋戻し (発生土)	R1	36.97
埋戻し (砂)	R2	1.29

※ R2 管断面積含む。

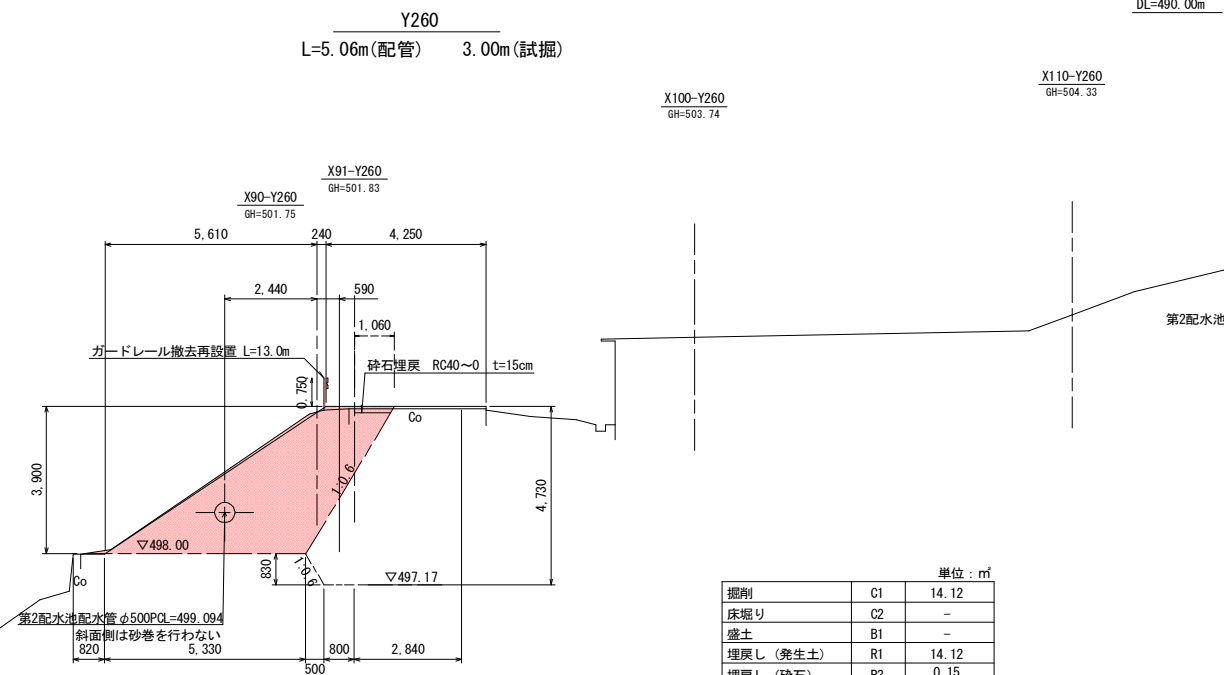


		単位：m ³
掘削	C1	14.12
床堀り	C2	-
盛土	B1	-
埋戻し（発生土）	R1	14.12
埋戻し（砕石）	R3	0.15

※ R1 管断面積含む。

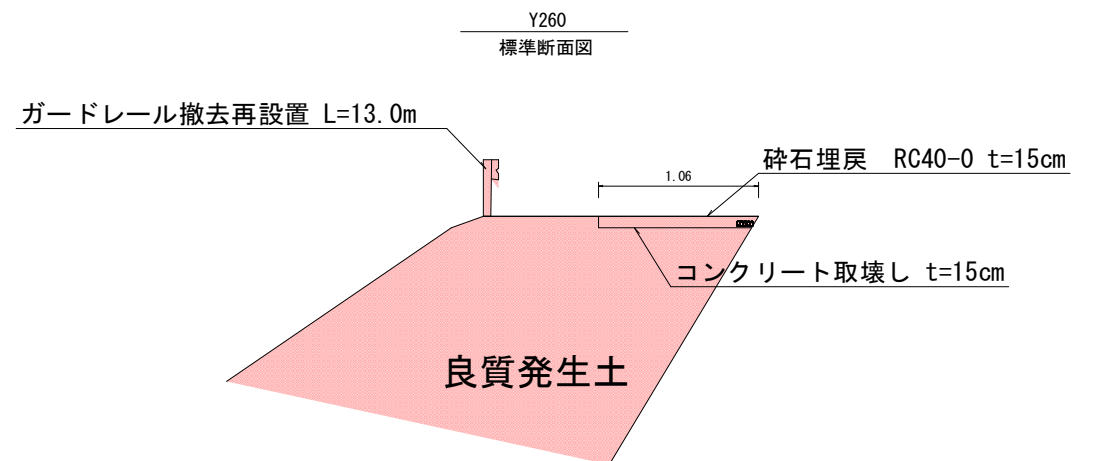

事業名	令和7年度 柴屋浄水場第2配水池配水管布設替工事		
図面 名称	配水池流出側場内配管土工計画横断面図(2)		
縮尺	1:100	図面 番号	4
事業者	上 田 市		4

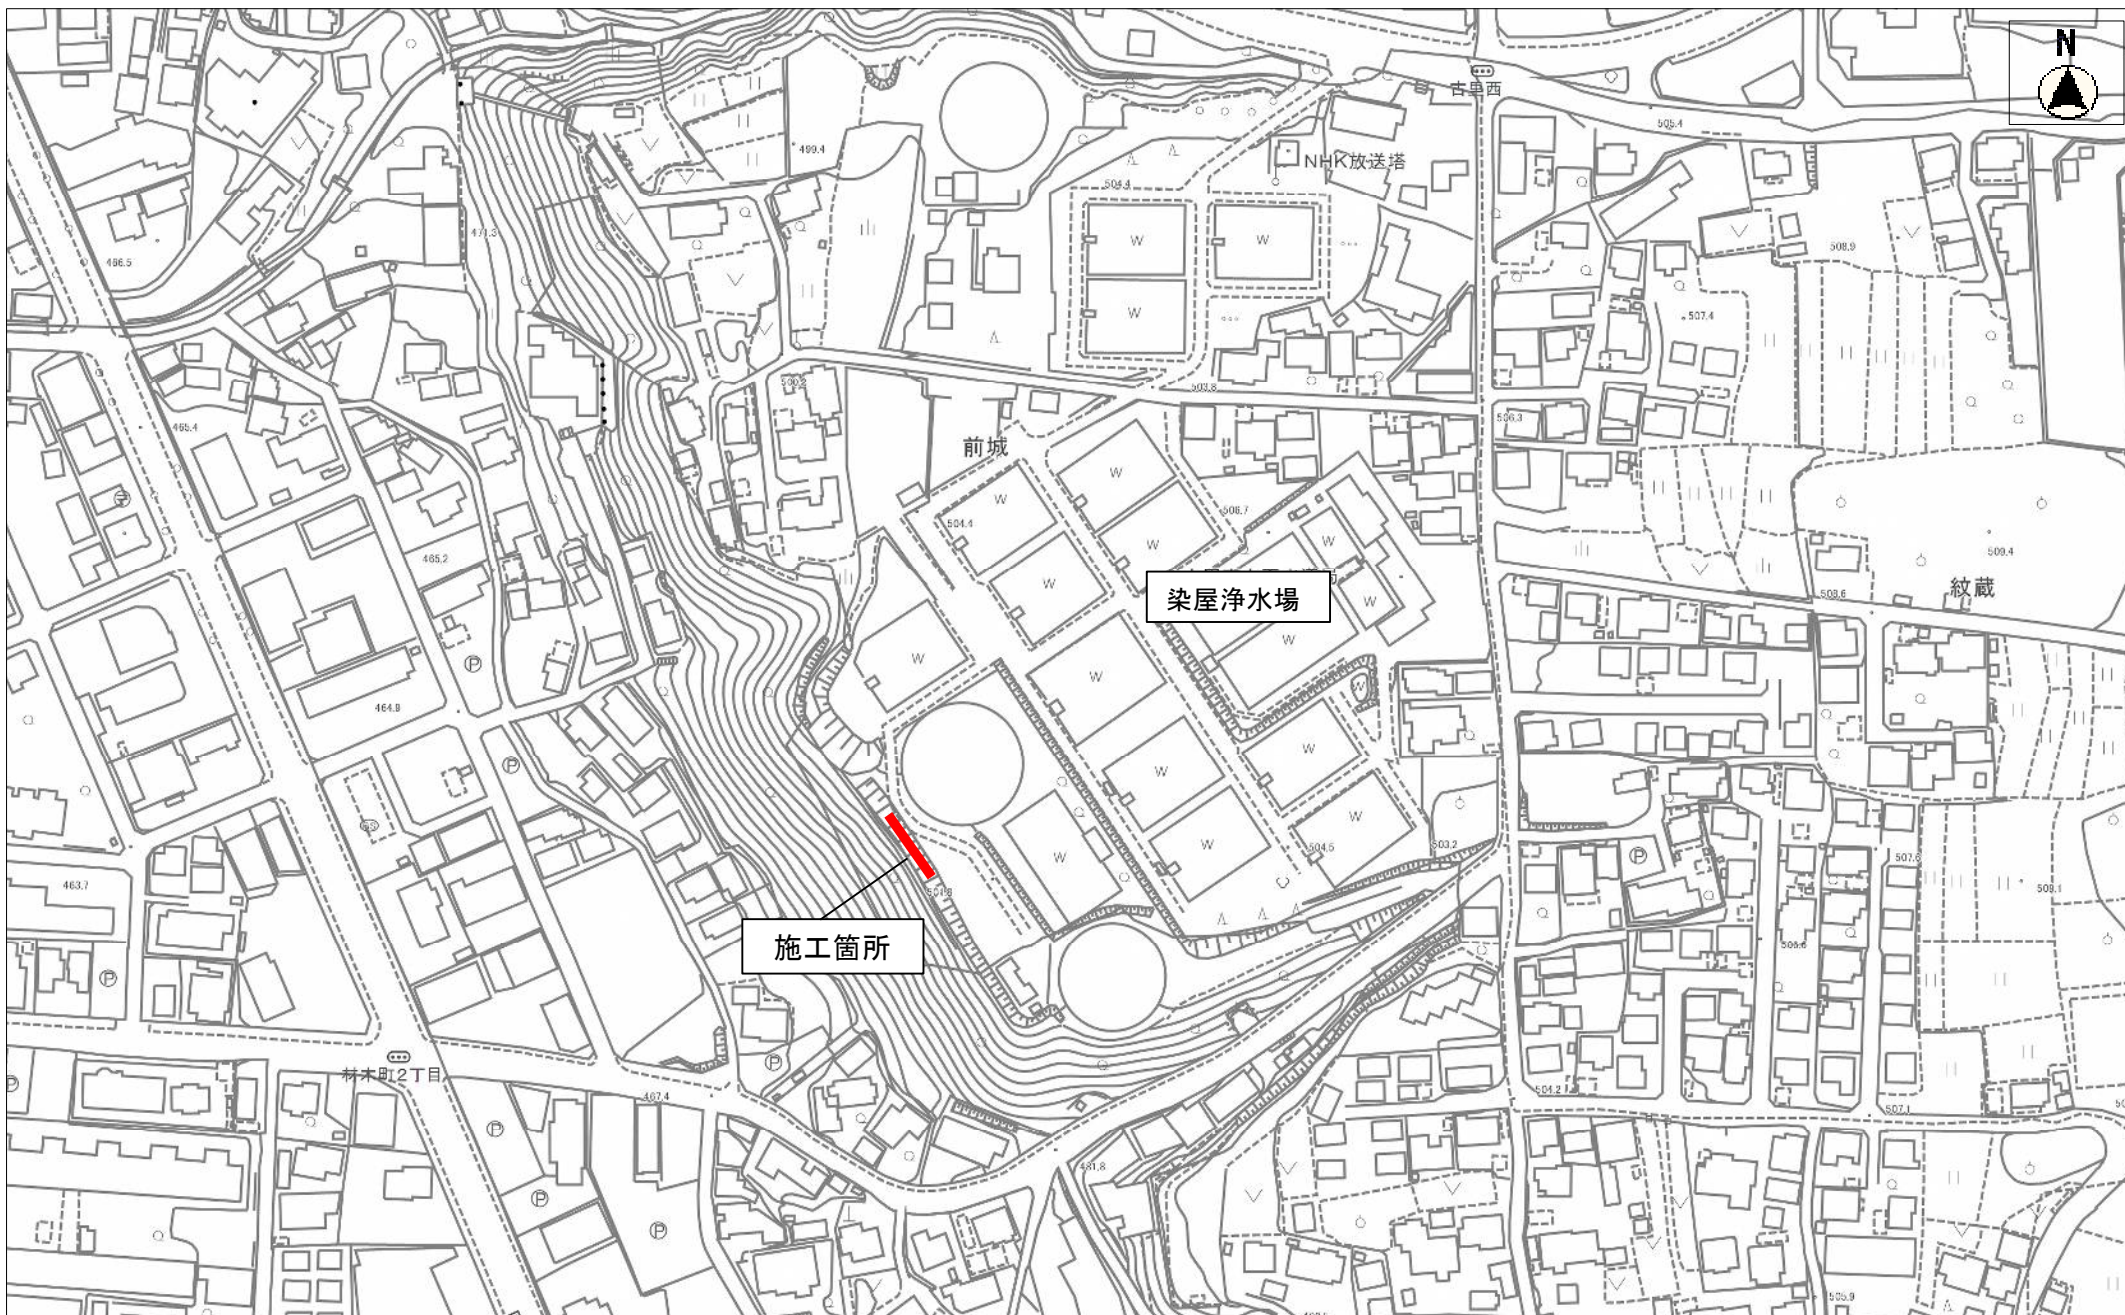

縮尺 1 : 2500

