


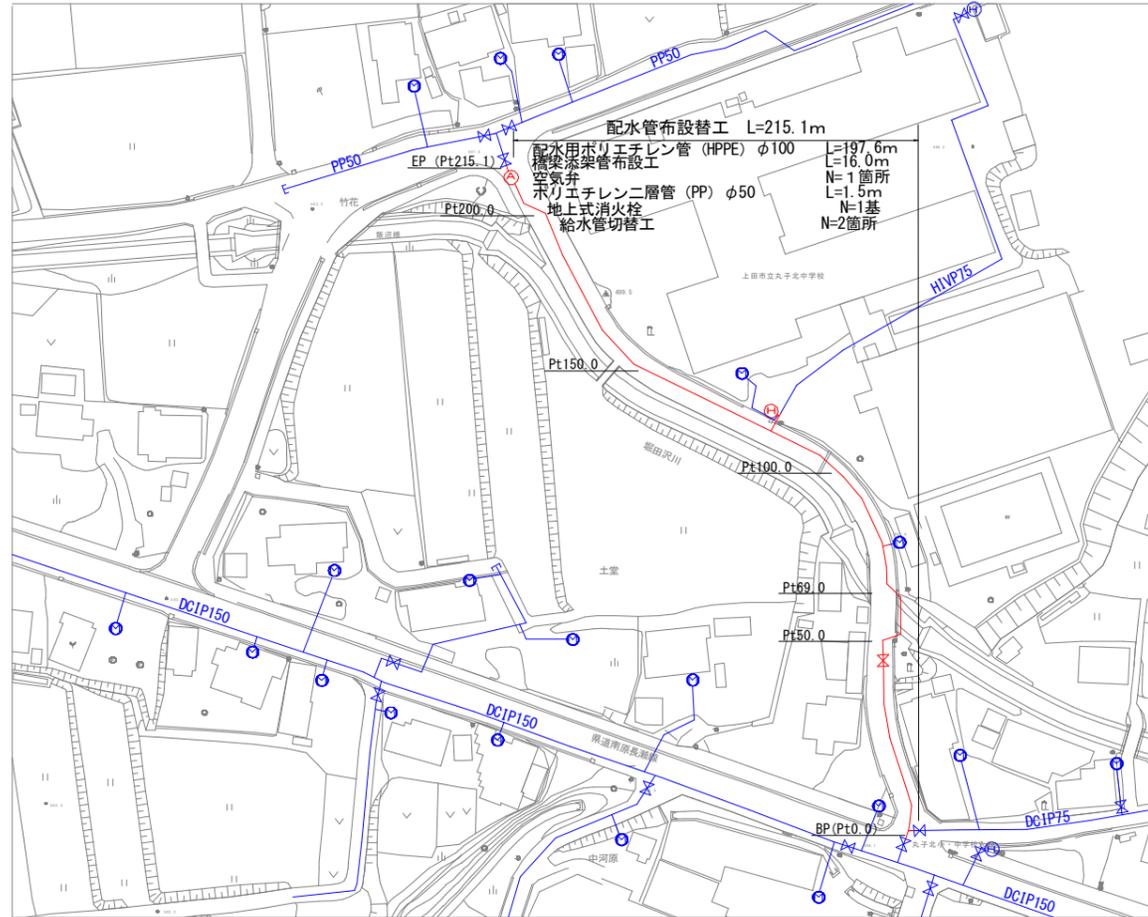

## 平面図

S=Free




## 土工断面図

(S=1/20)


### 土工断面①

県道 配水 : L=4.0m

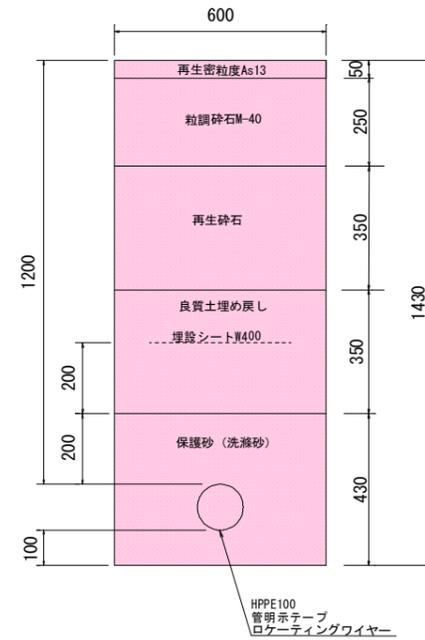


### 土工断面②

配水 : L=5.0m

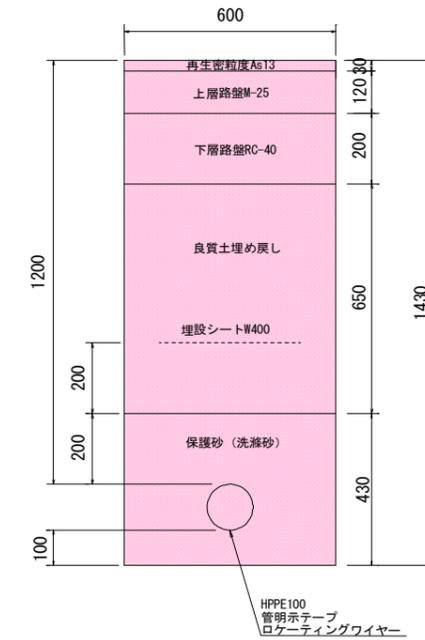

### 土工断面③

配水 : L=1.2m

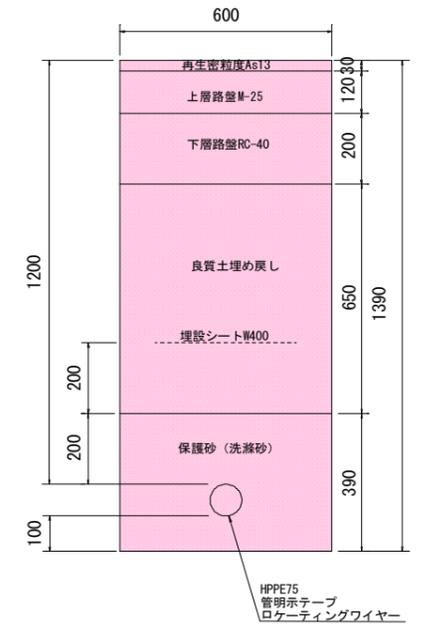


## 構造物取壊し

(S=1/20)


### 土工断面④

配水 : L=190.0m  
(44.0+146.0)

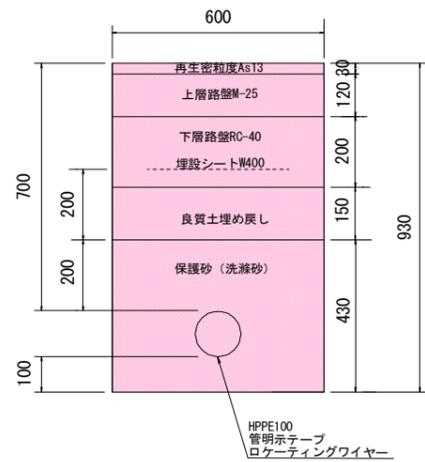


### 土工断面⑤

給水 : L=2.0m

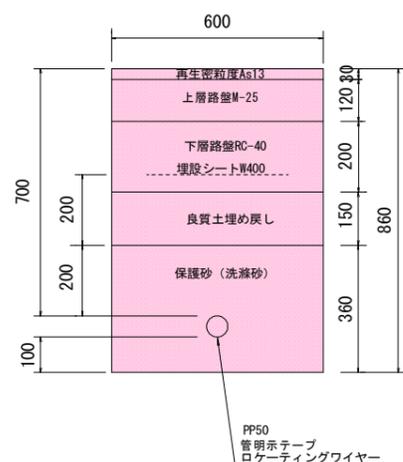


### 土工断面⑥

給水①・② : L=0.8m  
(0.5+0.3)

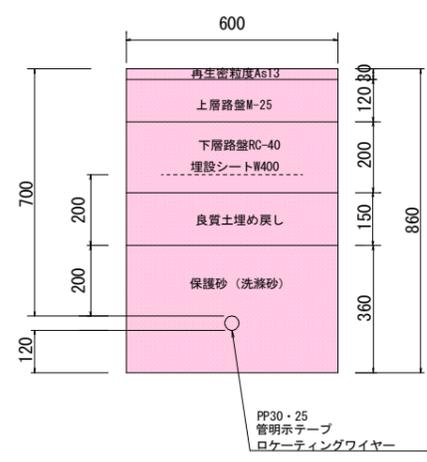


### 土工断面⑦

消火栓 : L=5.0m

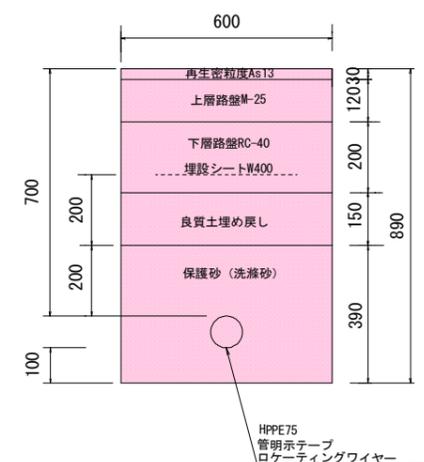

### C0断面 A

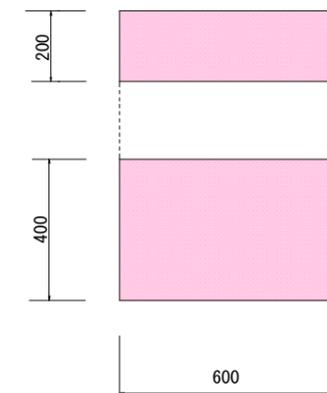


C0取壊し (0.2\*0.6\*0.4=0.048)  
C0復旧 (0.2\*0.6\*0.4=0.048)  
処理工 (0.2\*0.6\*0.4=0.048)  
処分工 (0.048\*2.35=0.113)

型砕工 (0.4\*0.6\*2=0.48)

工事名 生田飯沼地区配水管布設替工事						
図面	平面図・土工断面図・構造物取壊し					
番号	1/8	縮尺	図示	場所	上田市生田(飯沼)	
課長	矢ヶ崎	係長	藤原	担当	北村	照査 小宮山
上田市上下水道局						

# 配管図


S=Free

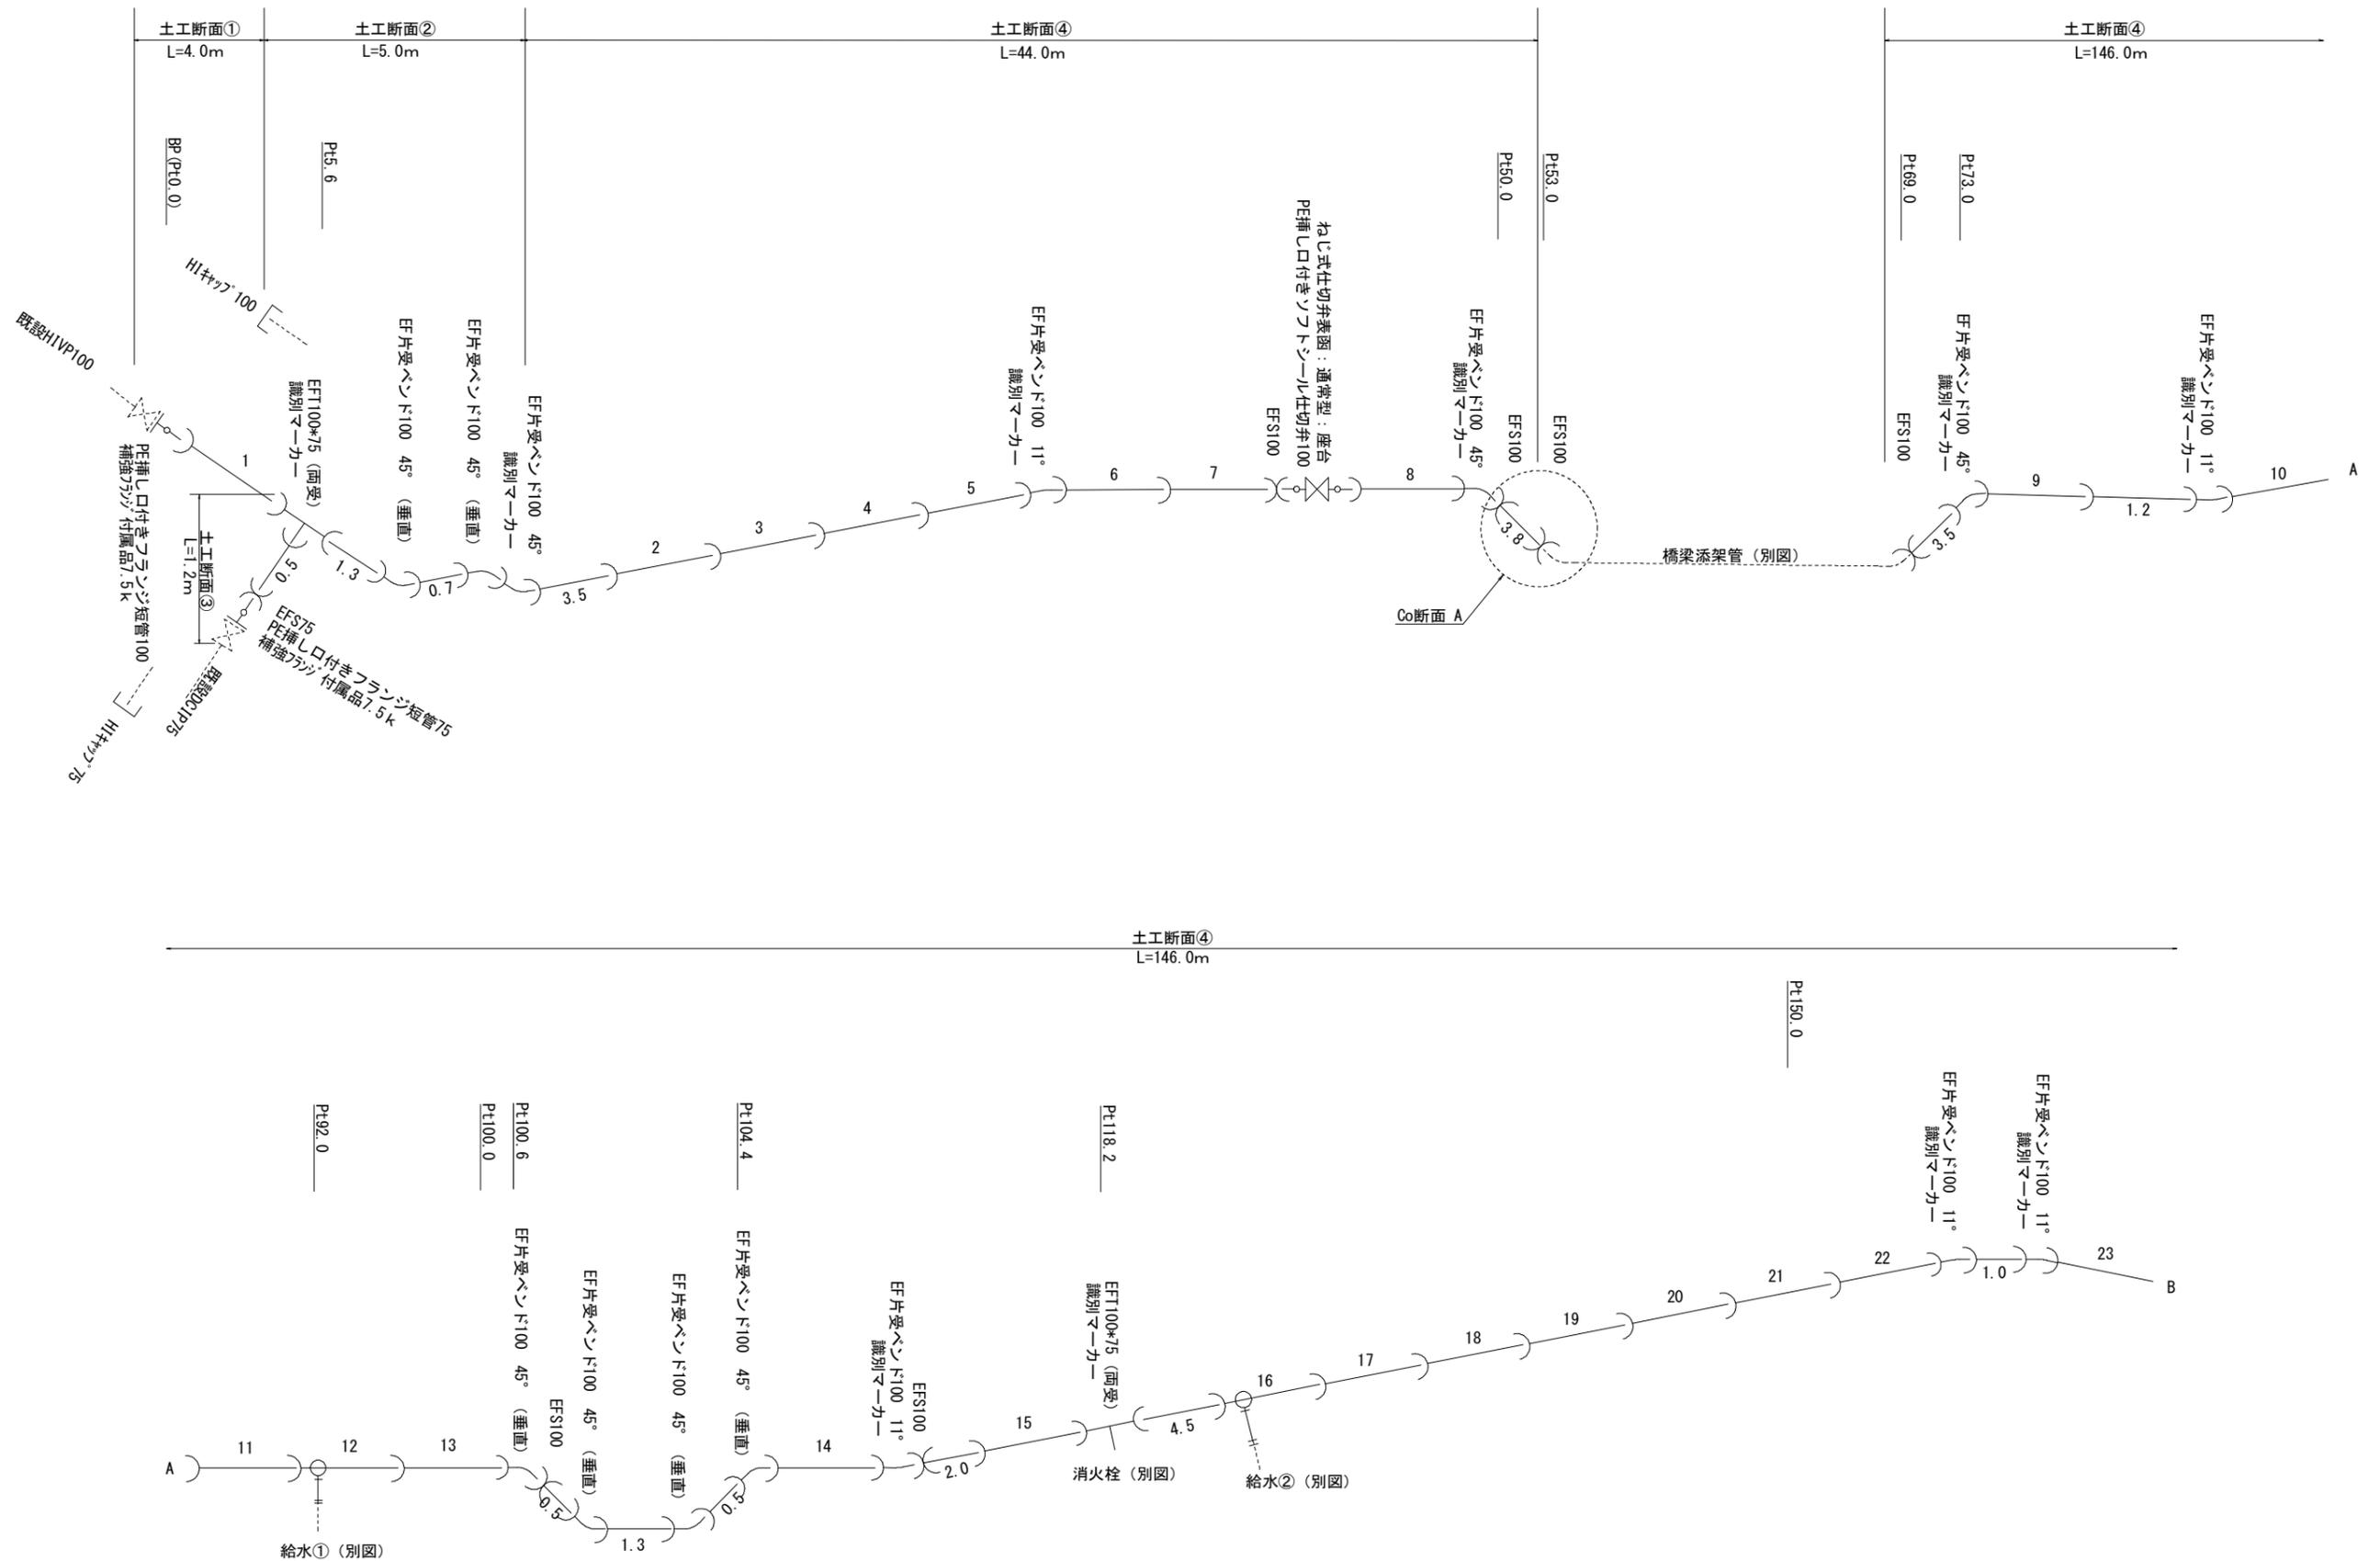

工事名 生田飯沼地区配水管布設替工事						
図面	配管図 1/2					
番号	2/8	縮尺	図示	場所	上田市生田(飯沼)	
課長	矢ヶ崎	係長	藤原	担当	北村	照査 小宮山
上田市上下水道局						


# 配管図

S=Free

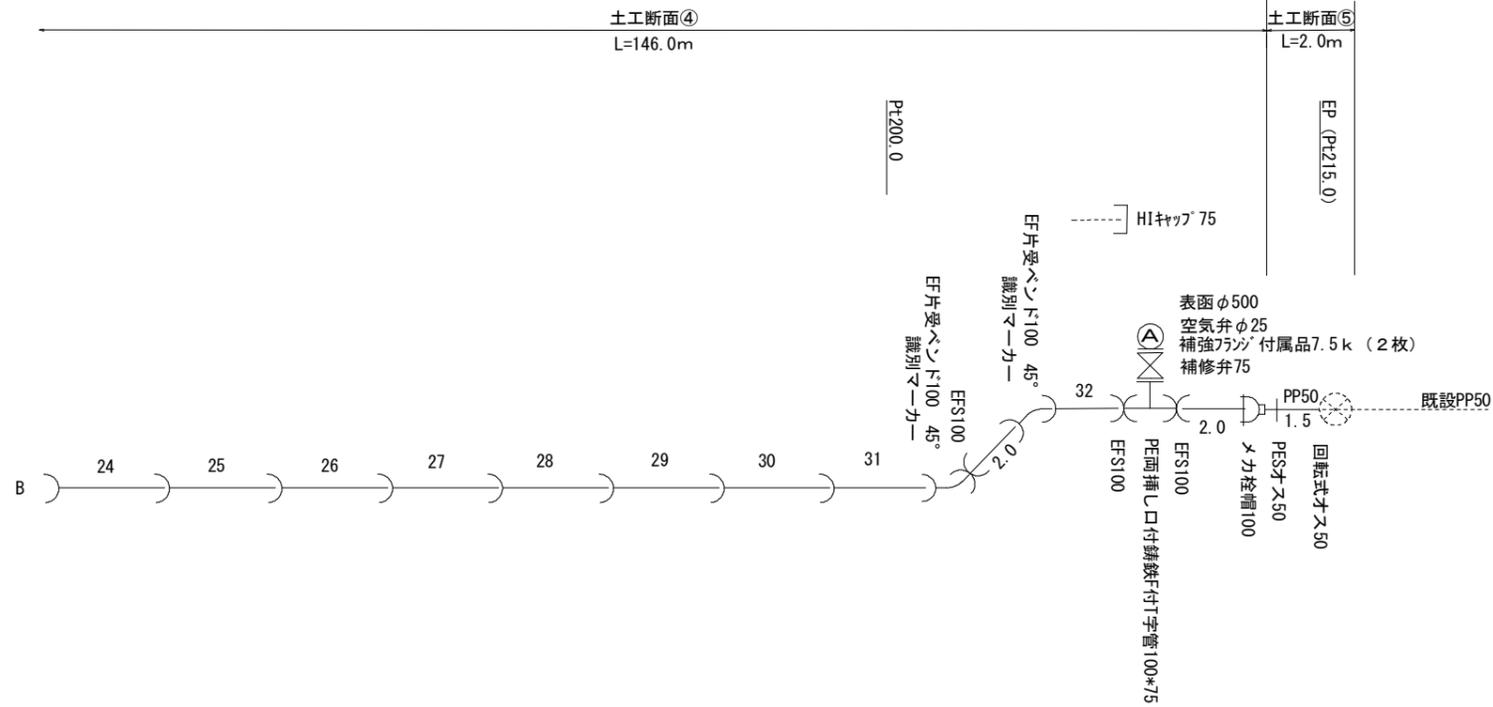

# 給水管切替図


S=Free

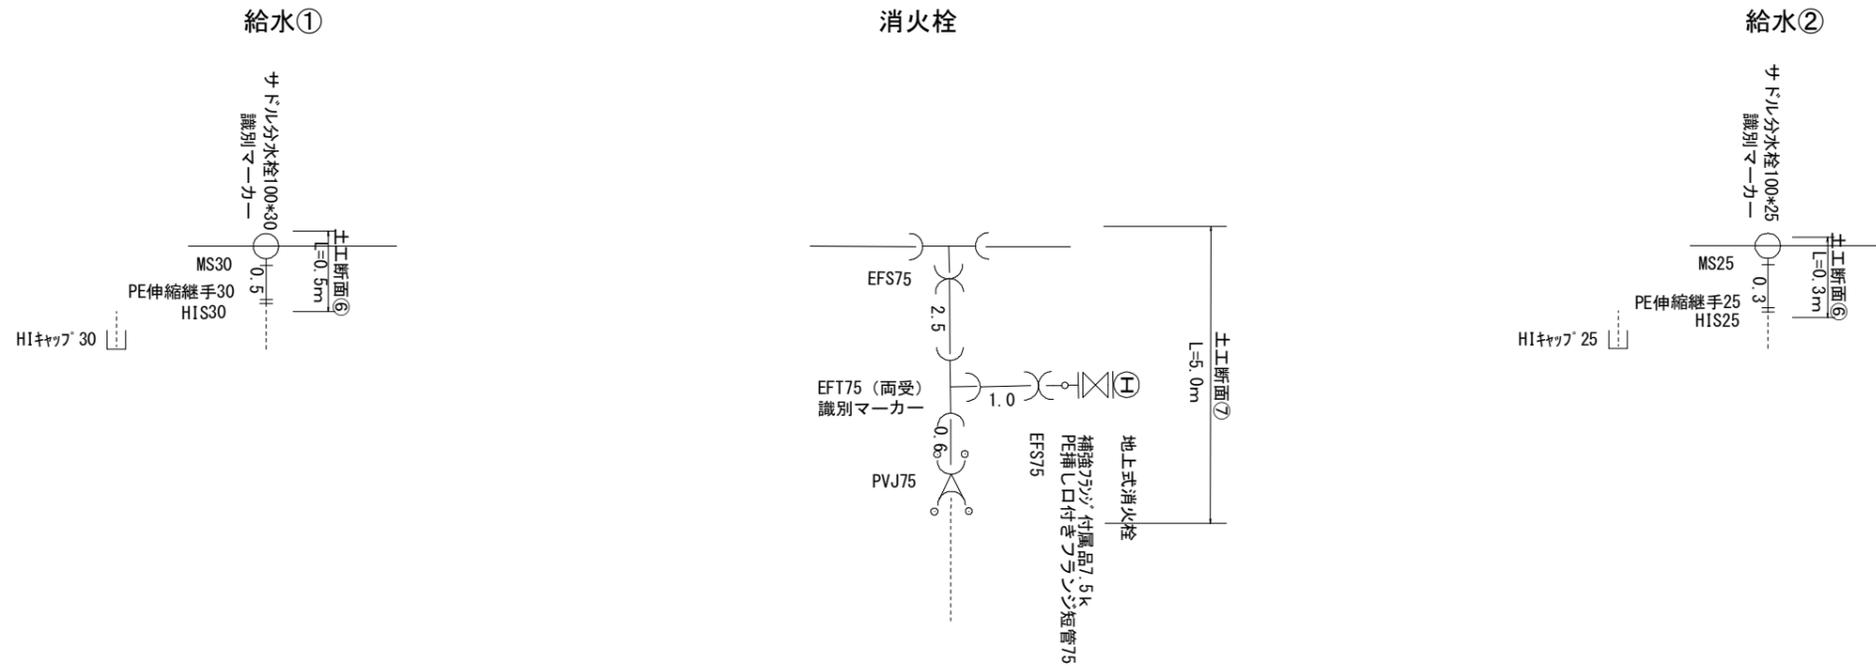


工事名 生田飯沼地区配水管布設替工事						
図面	配管図 2/2					
番号	3/8	縮尺	図示	場所	上田市生田(飯沼)	
課長	矢ヶ崎	係長	藤原	担当	北村 照查	小宮山
上田市上下水道局						

# 橋梁添架工 一般図


平面図  
S=1:60

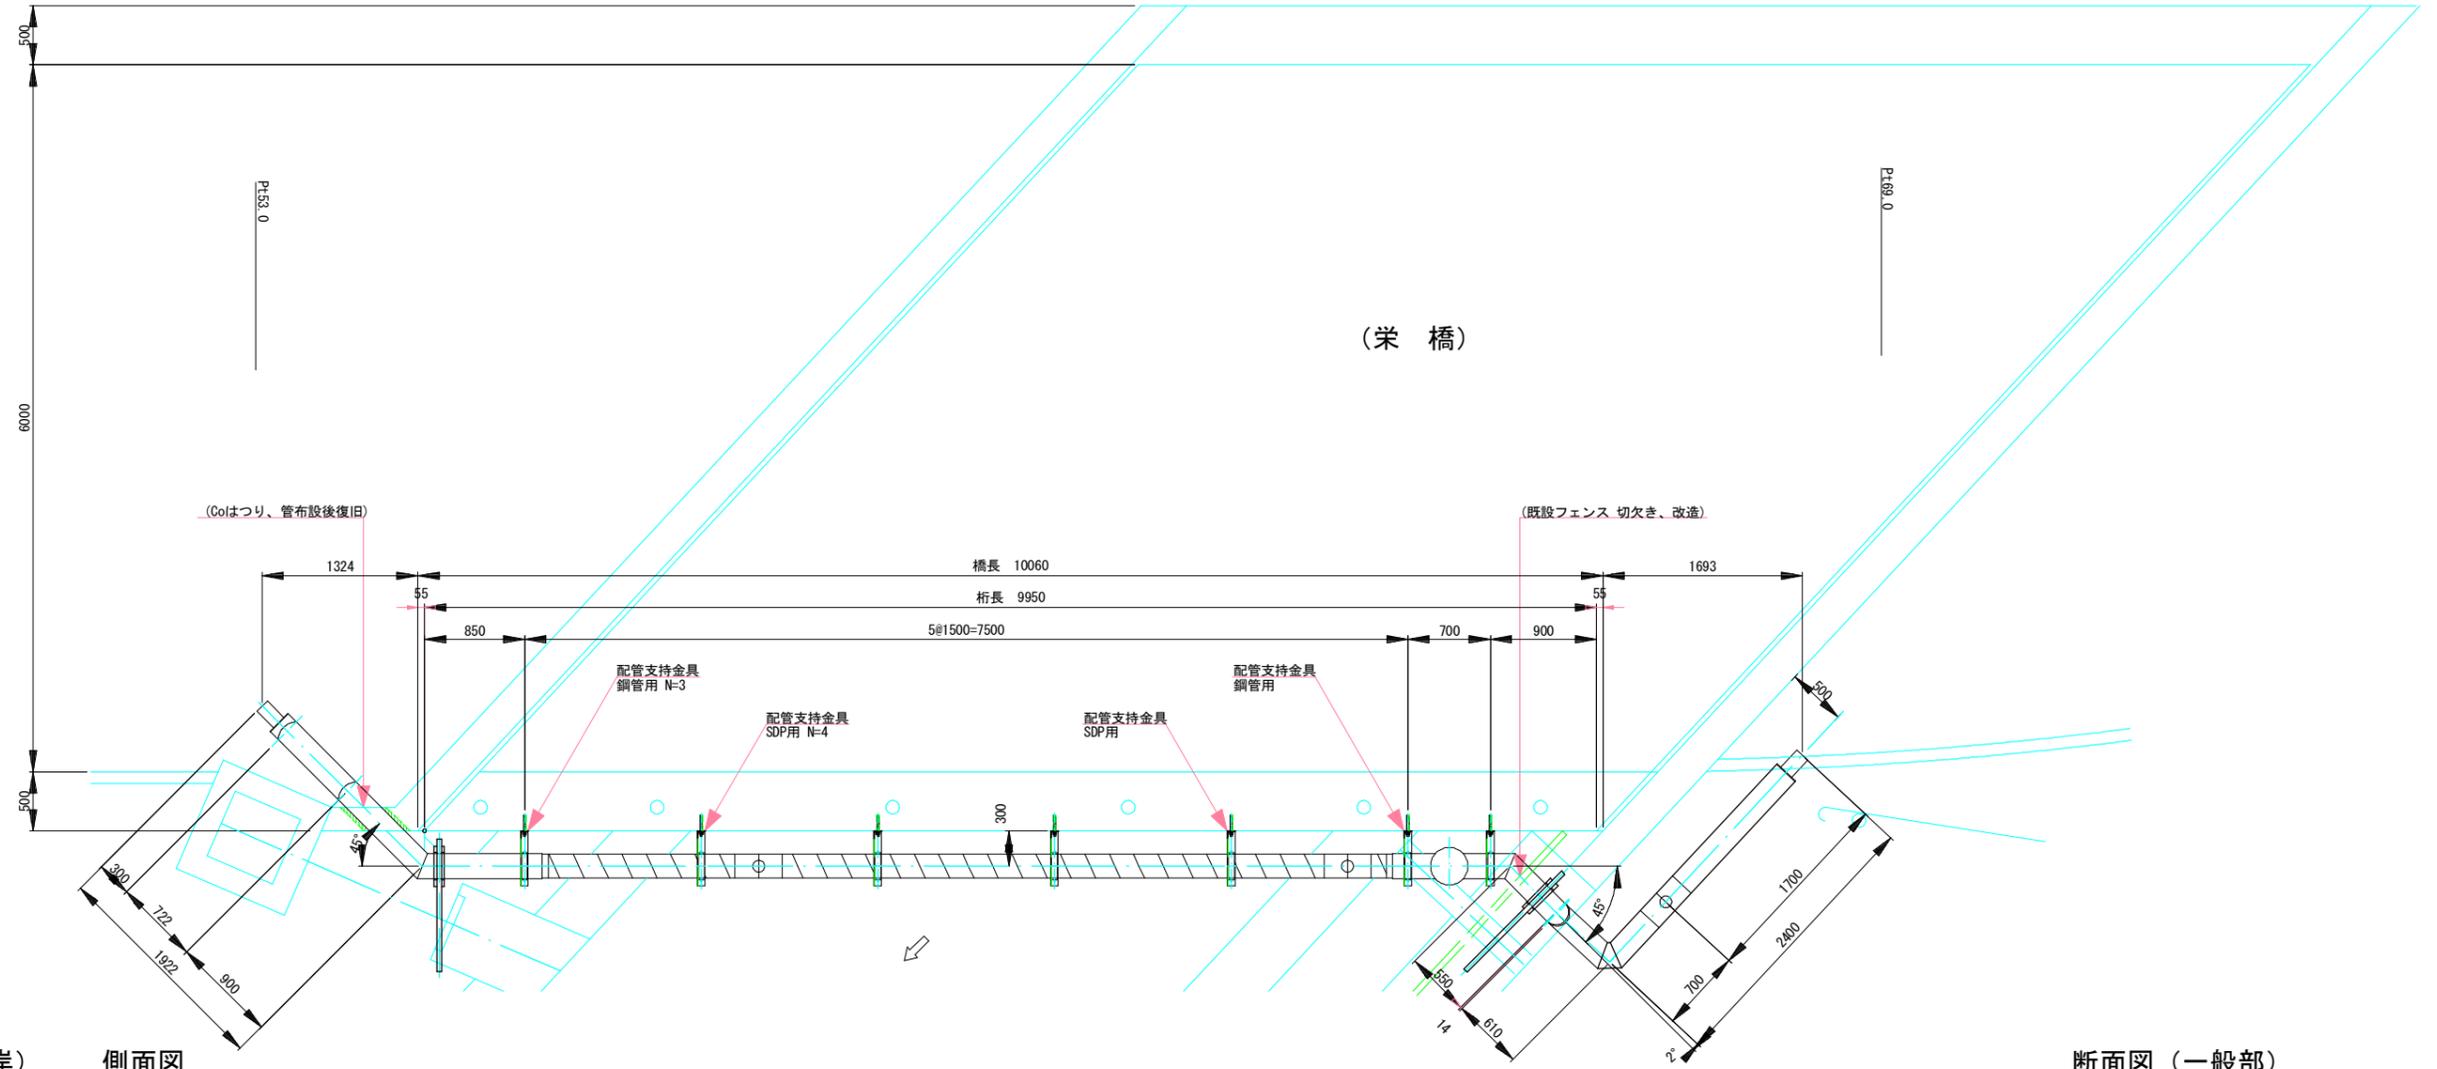


断面図 (右岸)  
S=1:60

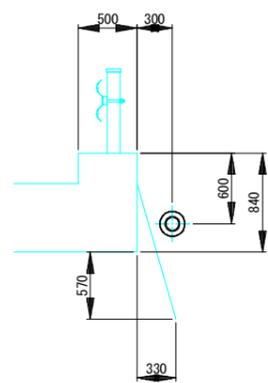

側面図  
S=1:60









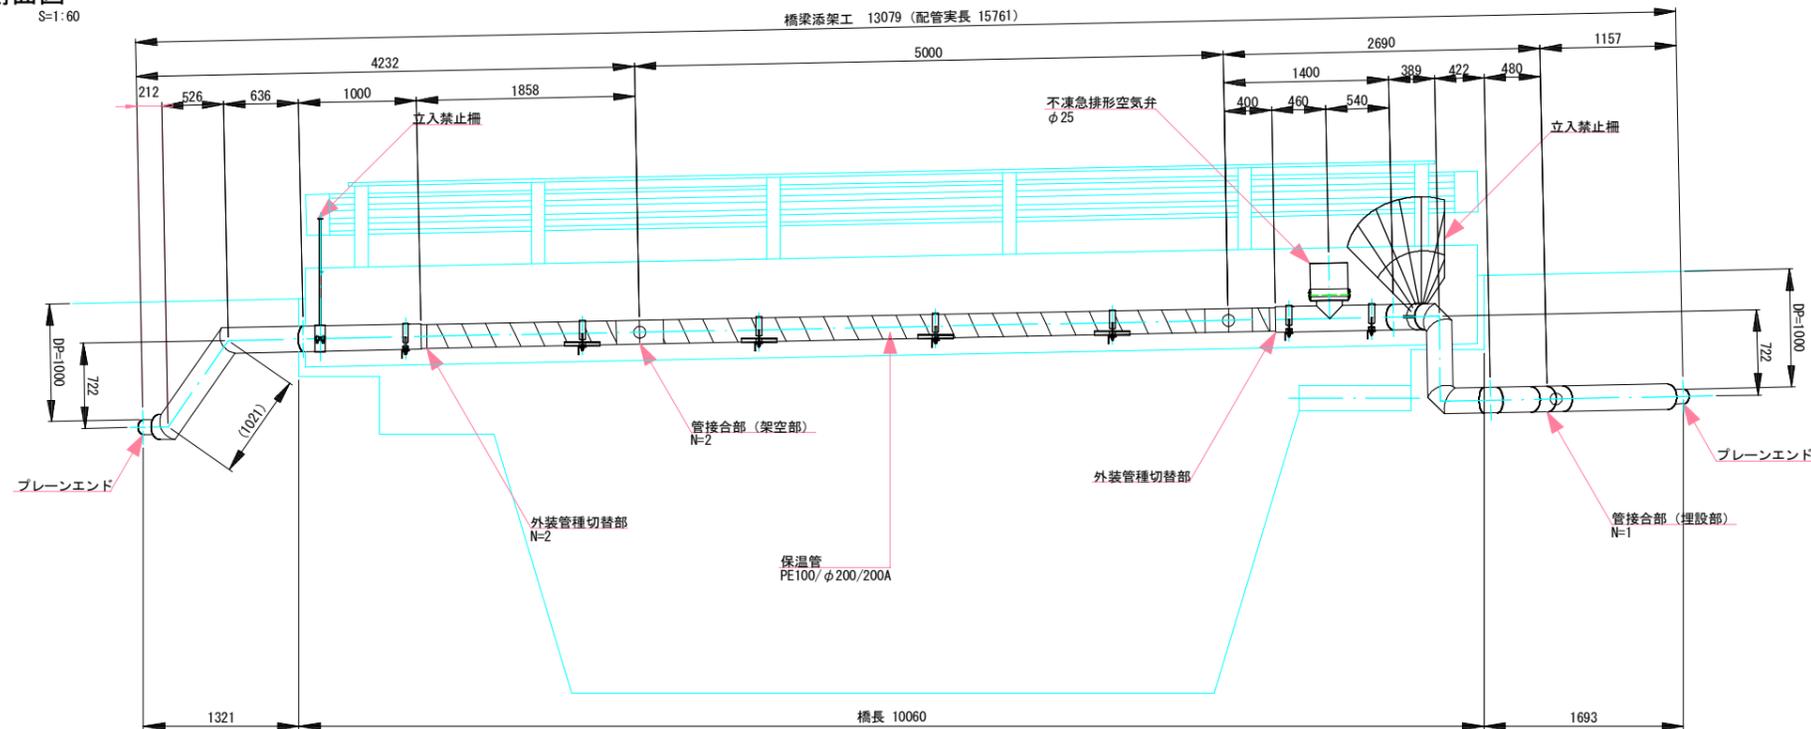


断面図 (一般部)  
S=1:60

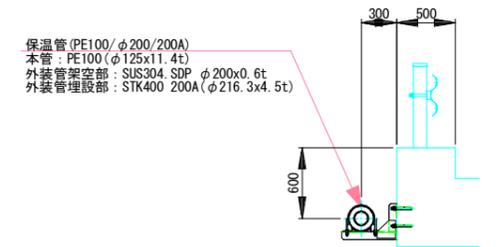

工事名 生田飯沼地区配水管布設替工事					
図面	橋梁添架管配管図 1/3				
番号	4/8	縮尺	図示	場所	上田市生田(飯沼)
課長	矢ヶ崎	係長	藤原	担当	北村 照査 小宮山
上田市上下水道局					

# 橋梁添架工 詳細図 (1)

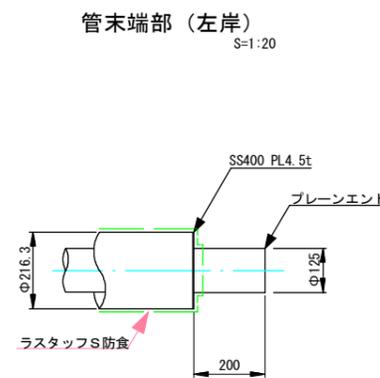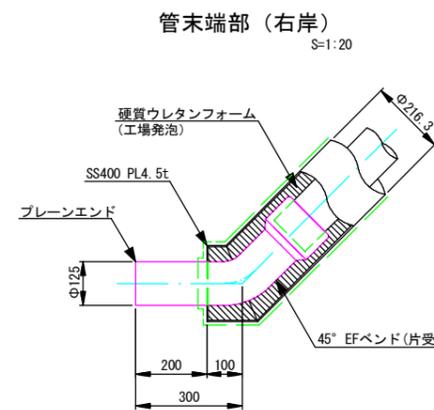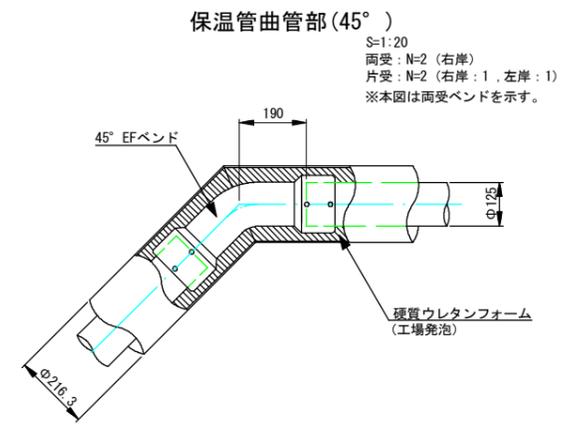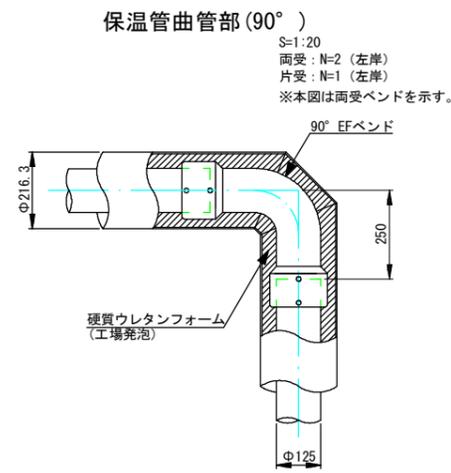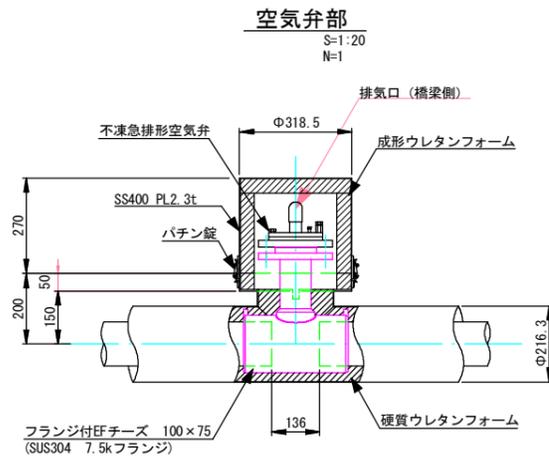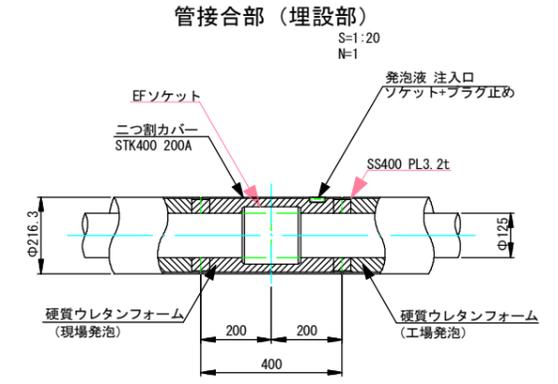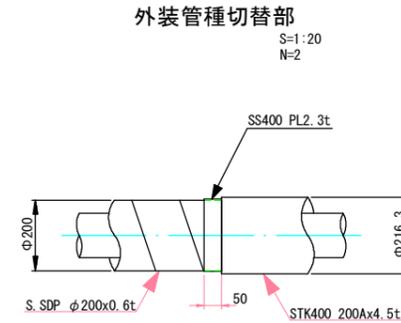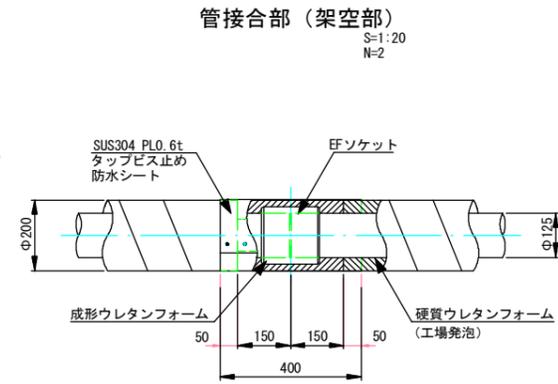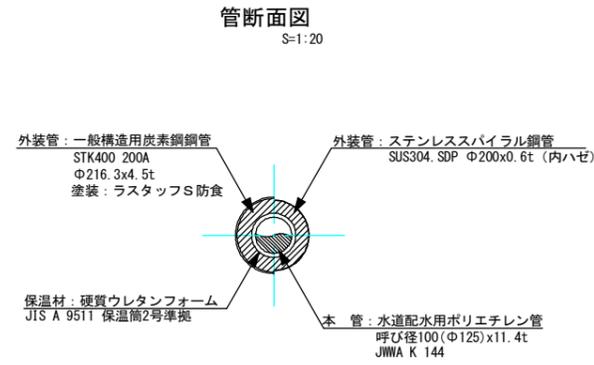


工事名 生田飯沼地区配水管布設替工事					
図面	橋梁添架管配管図 2/3				
番号	5/8	縮尺	図示	場所	上田市生田(飯沼)
課長	矢ヶ崎	係長	藤原	担当	北村 照査 小宮山
上田市上下水道局					

# 橋梁添架工 詳細図 (2)


## 配管支持金具 鋼管用

材質:SS400  
処理:溶融亜鉛鍍金  
N=3

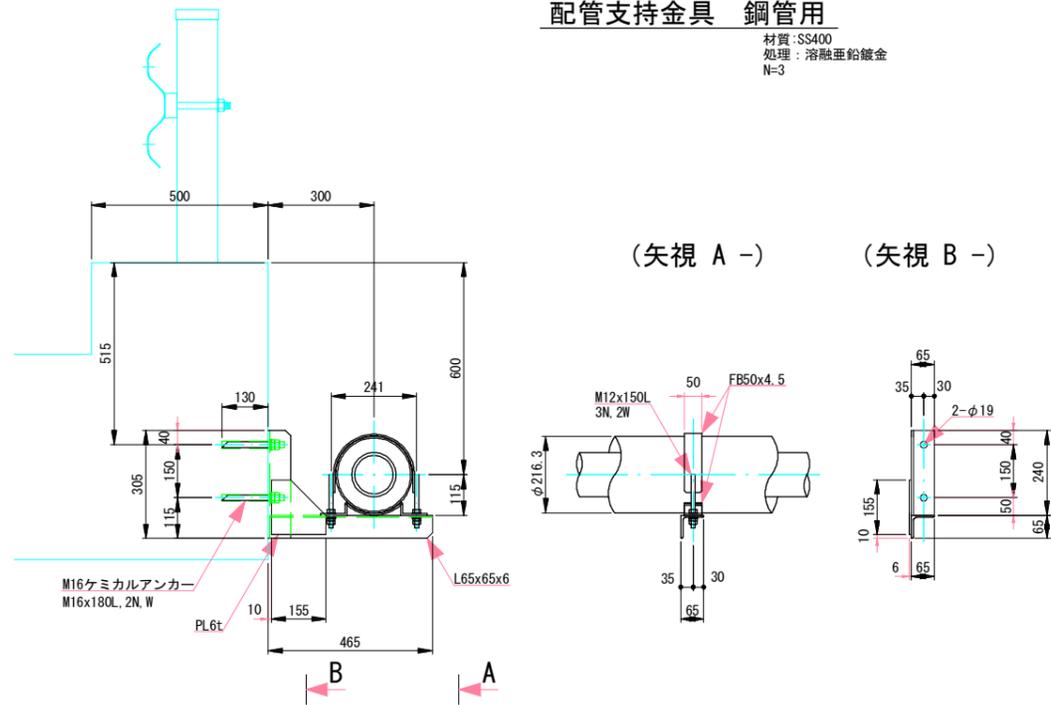


## 配管支持金具 SDP用

材質:SS400  
処理:溶融亜鉛鍍金  
N=4

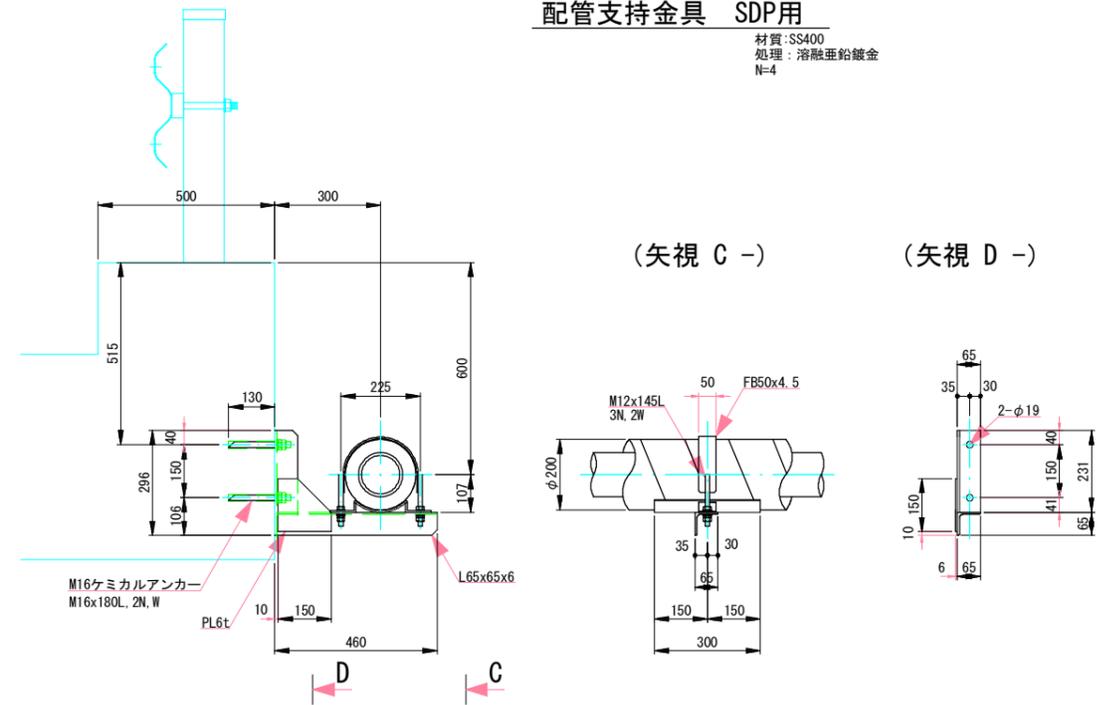


## 立入禁止柵 (左岸)

材質:SS400  
処理:溶融亜鉛鍍金  
N=1

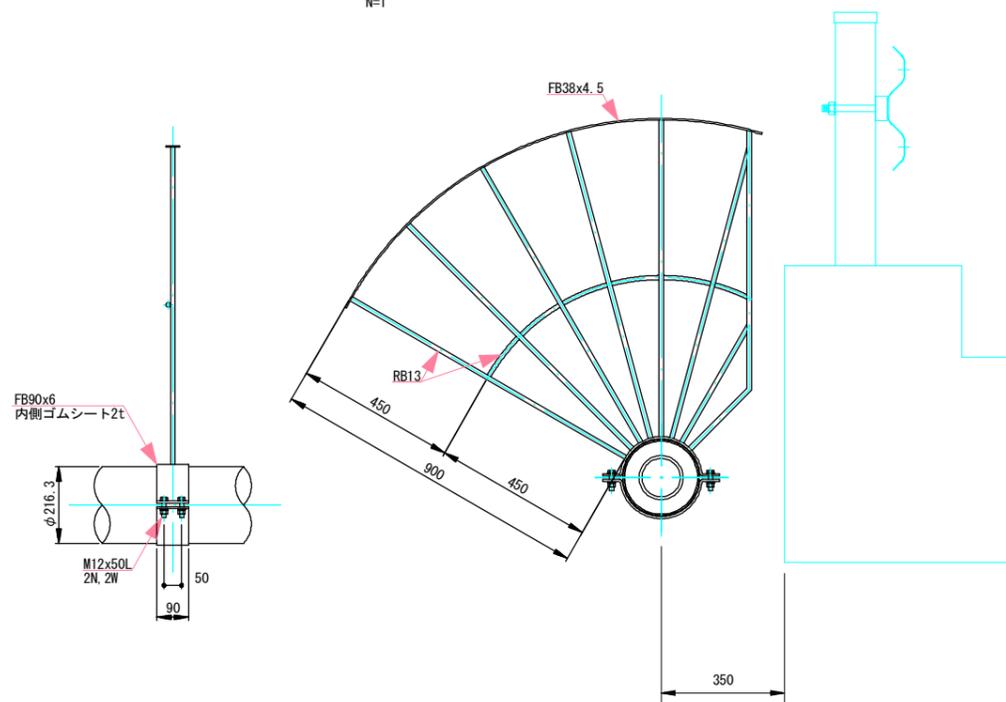

## 立入禁止柵 (右岸)

材質:SS400  
処理:溶融亜鉛鍍金  
N=1

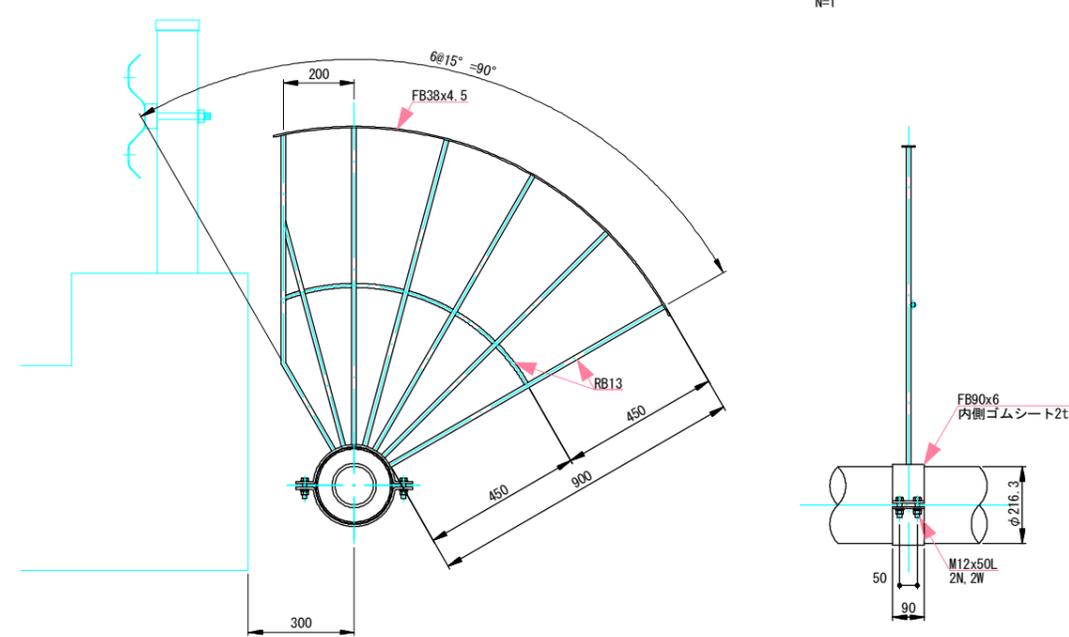

工事名 生田飯沼地区配水管布設替工事

図面 橋梁添架配管図 3/3


番号	6/8	縮尺	図示	場所	上田市生田(飯沼)
課長	矢ヶ崎	係長	藤原	担当	北村 照査 小宮山

上田市上下水道局


# 横断図

(S=1/50)


Pt100.0

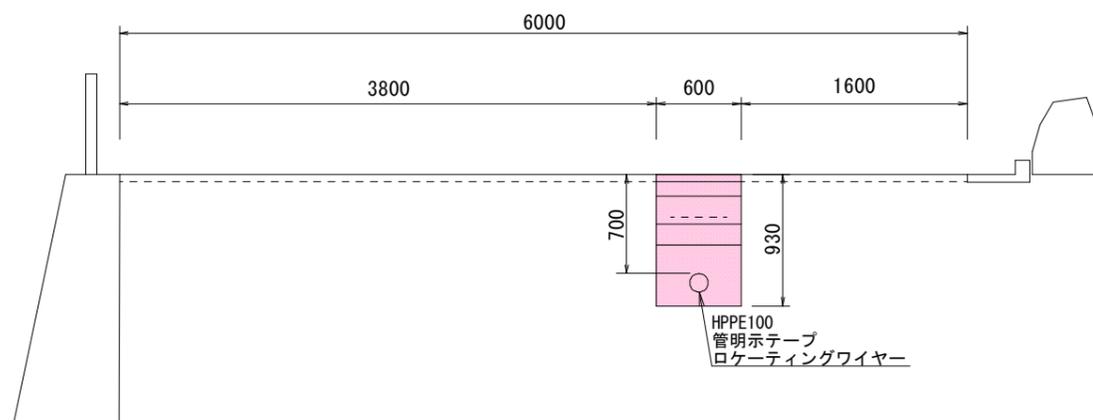

Pt50.0

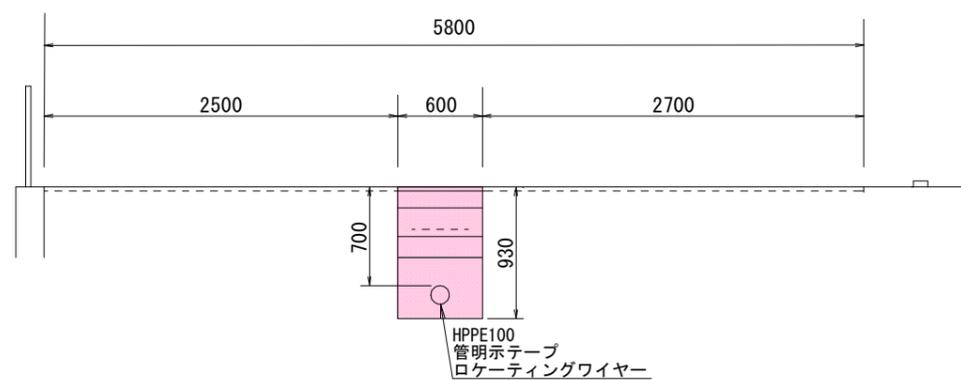

BP (Pt0.0)

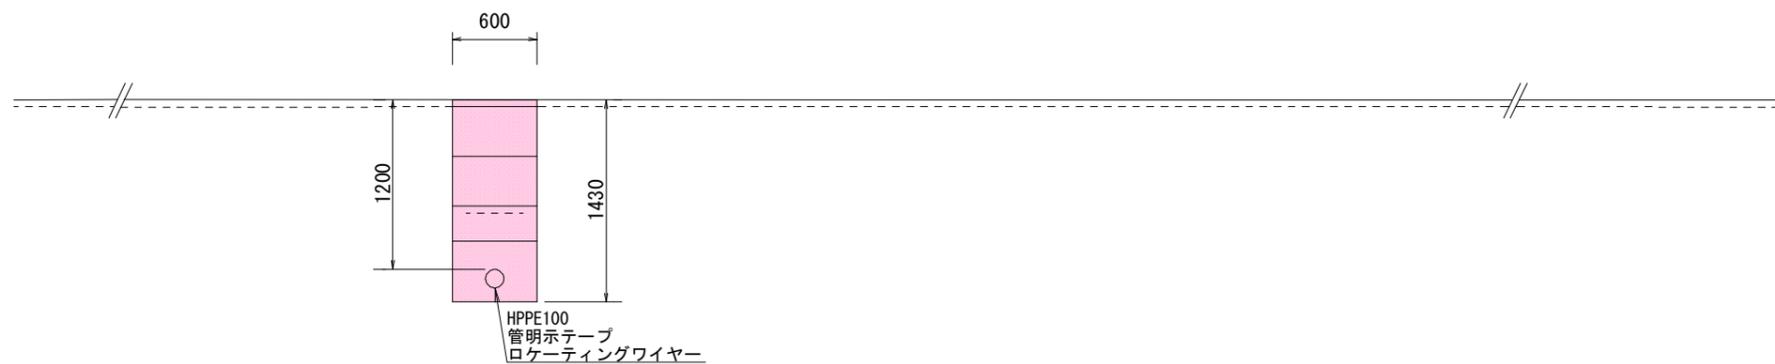


工事名 生田飯沼地区配水管布設替工事						
図面	横断図1/2					
番号	7/8	縮尺	図示	場所	上田市生田(飯沼)	
課長	矢ヶ崎	係長	藤原	担当	北村	照査 小宮山
上田市上下水道局						


# 横断図

(S=1/50)


EP (Pt215.1)

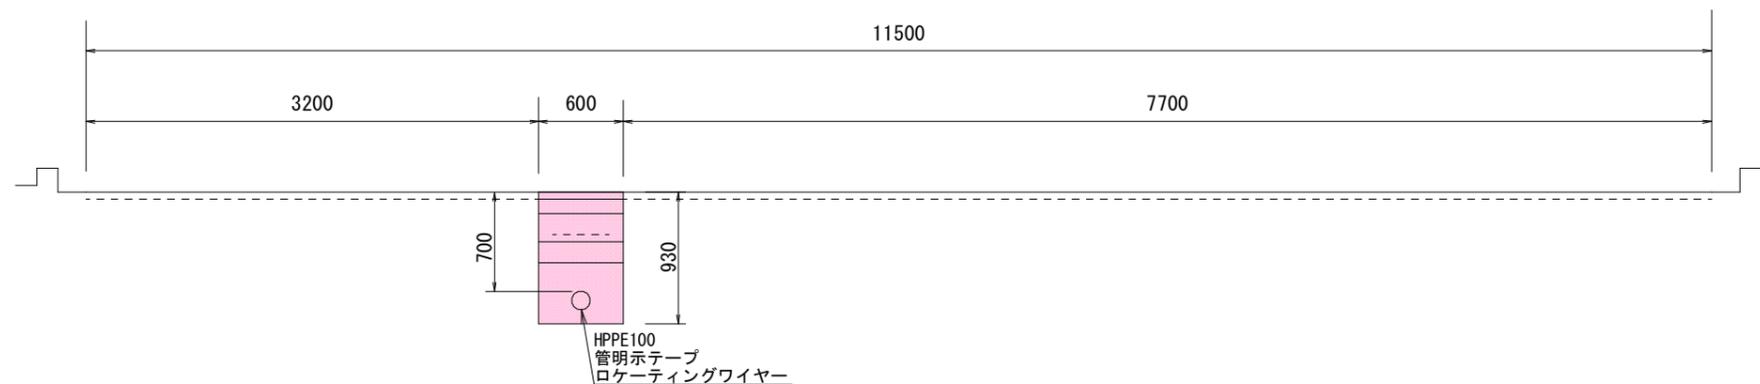

Pt200.0

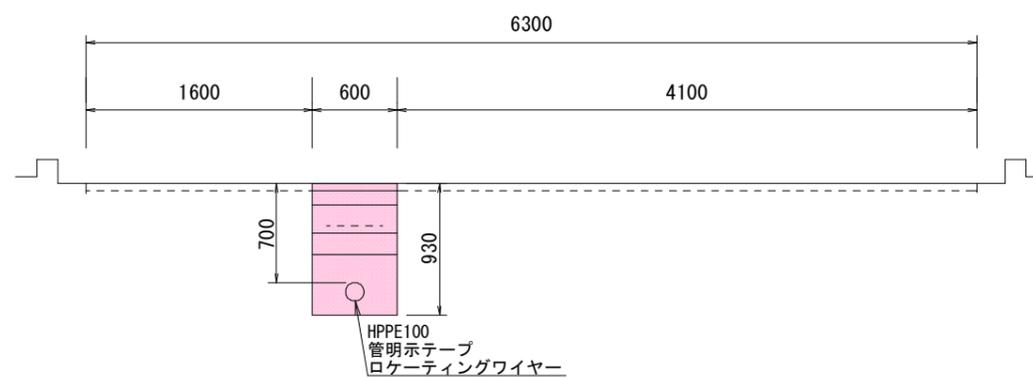

Pt150.0

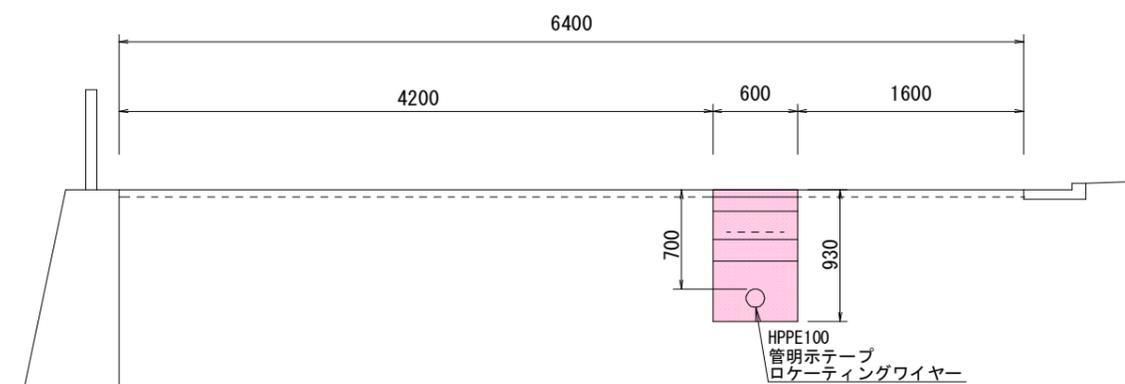

工事名 生田飯沼地区配水管布設替工事						
図面	横断図2/2					
番号	8/8	縮尺	図示	場所	上田市生田(飯沼)	
課長	矢ヶ崎	係長	藤原	担当	北村	照査 小宮山
上田市上下水道局						

