




マンホールポンプ据付図
【参考図】

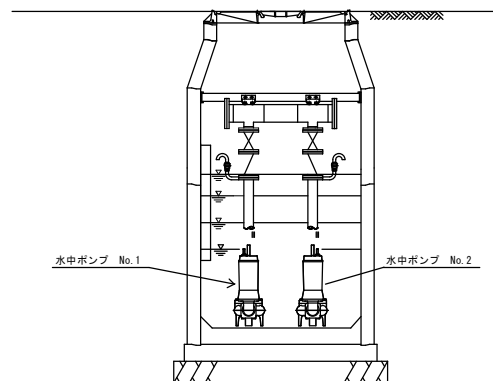

A-A断面図

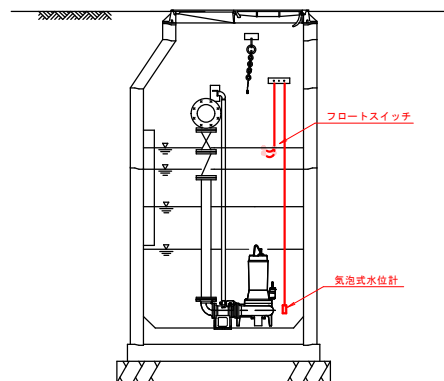

B-B断面図

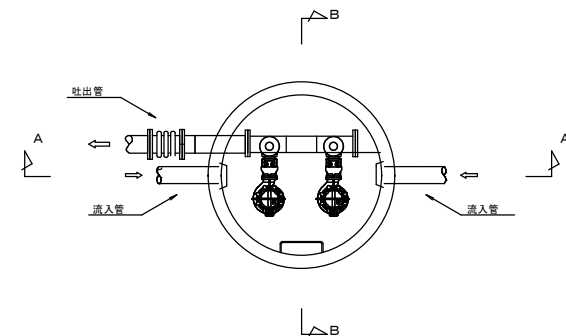

平面図


ポンプ仕様（参考）

ポンプ形式	着脱式水中汚水ポンプ
ポンプ口径	φ50
吐出力・揚程	0.45m ³ /min×8.2m
電動機出力	1.5kW×200V×60Hz
台数	2台

農業集落排水 マンホールポンプ更新工事 武石Ⅰ工区											
配線図			縮尺								
武石5号マンホールポンプ 上田市武石（下武石）											
課長		※		係長		※					
照査		※		設計		※		製図		※	
図面番号		4 葉中之 1									
上田市 上下水道局 下水道課											

電気配線図
【参考図】


配置配線図

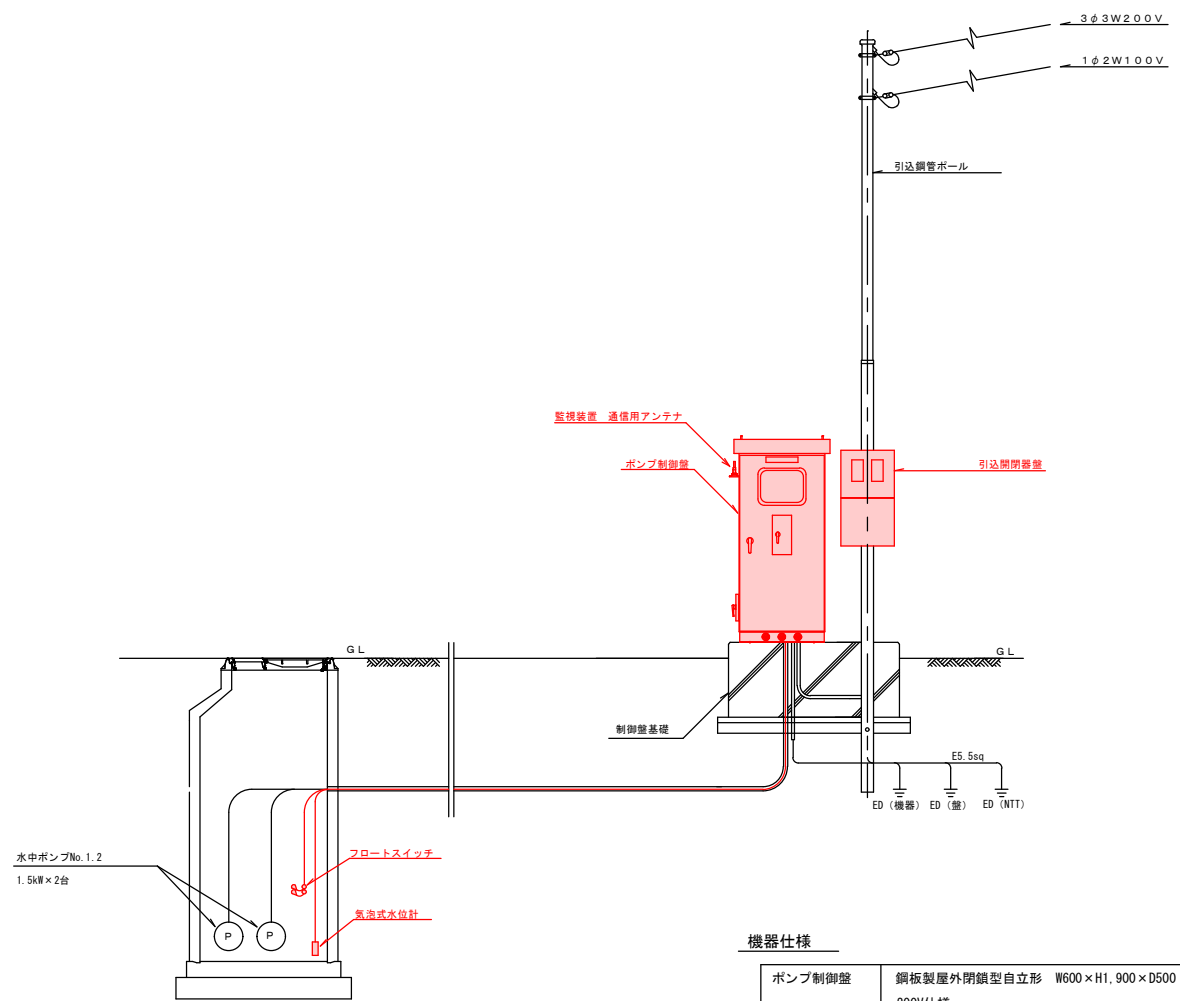

機器仕様


ポンプ制御盤	銅板製屋外閉鎖型自立形 W600×H1,900×D500 程度 200V仕様	1面
フロートスイッチ	ケーブル長20m	2個
気泡式水位計	出力点数6点 アナログ出力有 ケーブル長20m	1台

制御盤基礎図

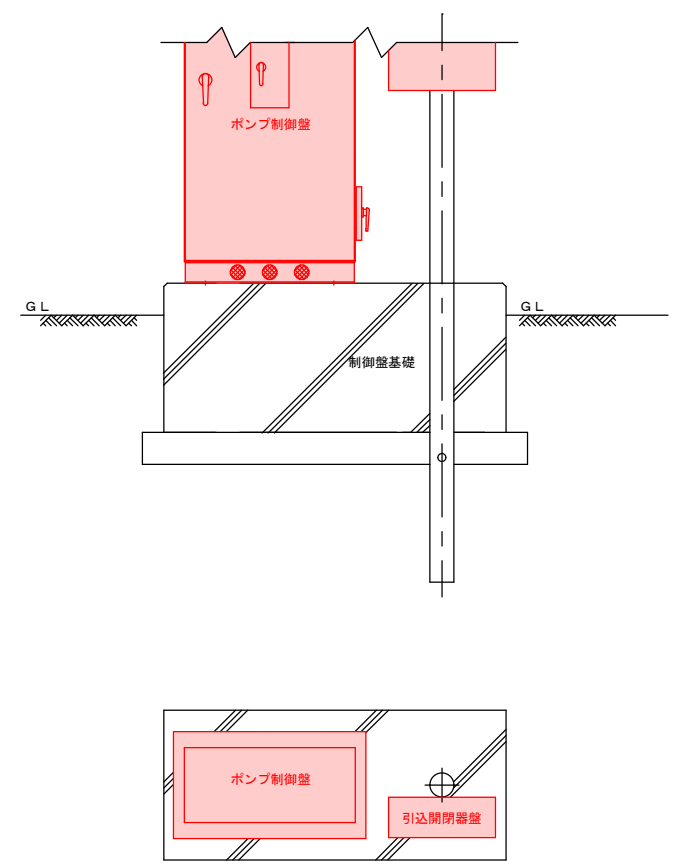


農業集落排水 マンホールポンプ更新工事 武石Ⅰ工区							
配線図			縮尺				
武石5号マンホールポンプ 上田市武石（下武石）							
課長		※		係長		※	
照査		※		設計		※	
				製図		※	
図面番号		4		葉中之		2	
上田市 上下水道局 下水道課							


マンホールポンプ据付図
【参考図】

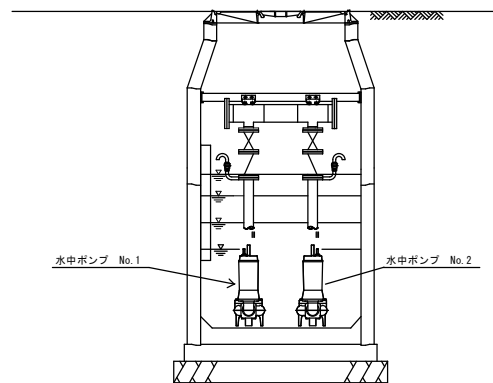

A-A断面図

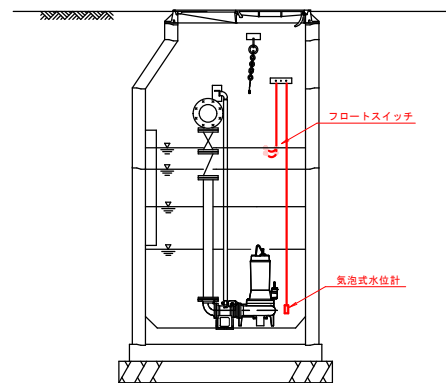

B-B断面図

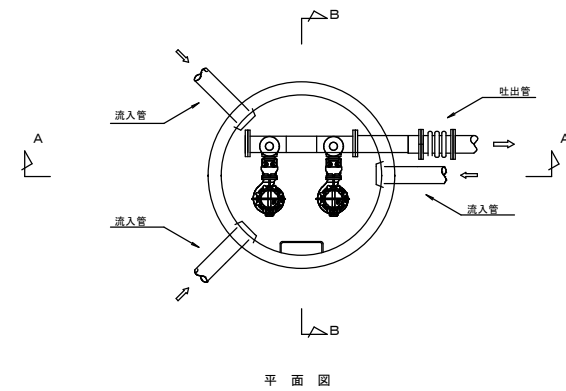

平面図


ポンプ仕様（参考）

ポンプ形式	着脱式水中汚水ポンプ
ポンプ口径	φ65
吐油量・揚程	0.23m ³ /min×9.0m
電動機出力	1.5kW×200V×60Hz
台数	2台

農業集落排水 マンホールポンプ更新工事 武石Ⅰ工区					
配線図			縮尺		
— 武石9号マンホールポンプ — 上田市武石（下武石）					
課長		※	係長		※
照査	※	設計	※	製図	※
図面番号		4 葉中之 3			
上田市 上下水道局 下水道課					

電気配線図
【参考図】


配置配線図

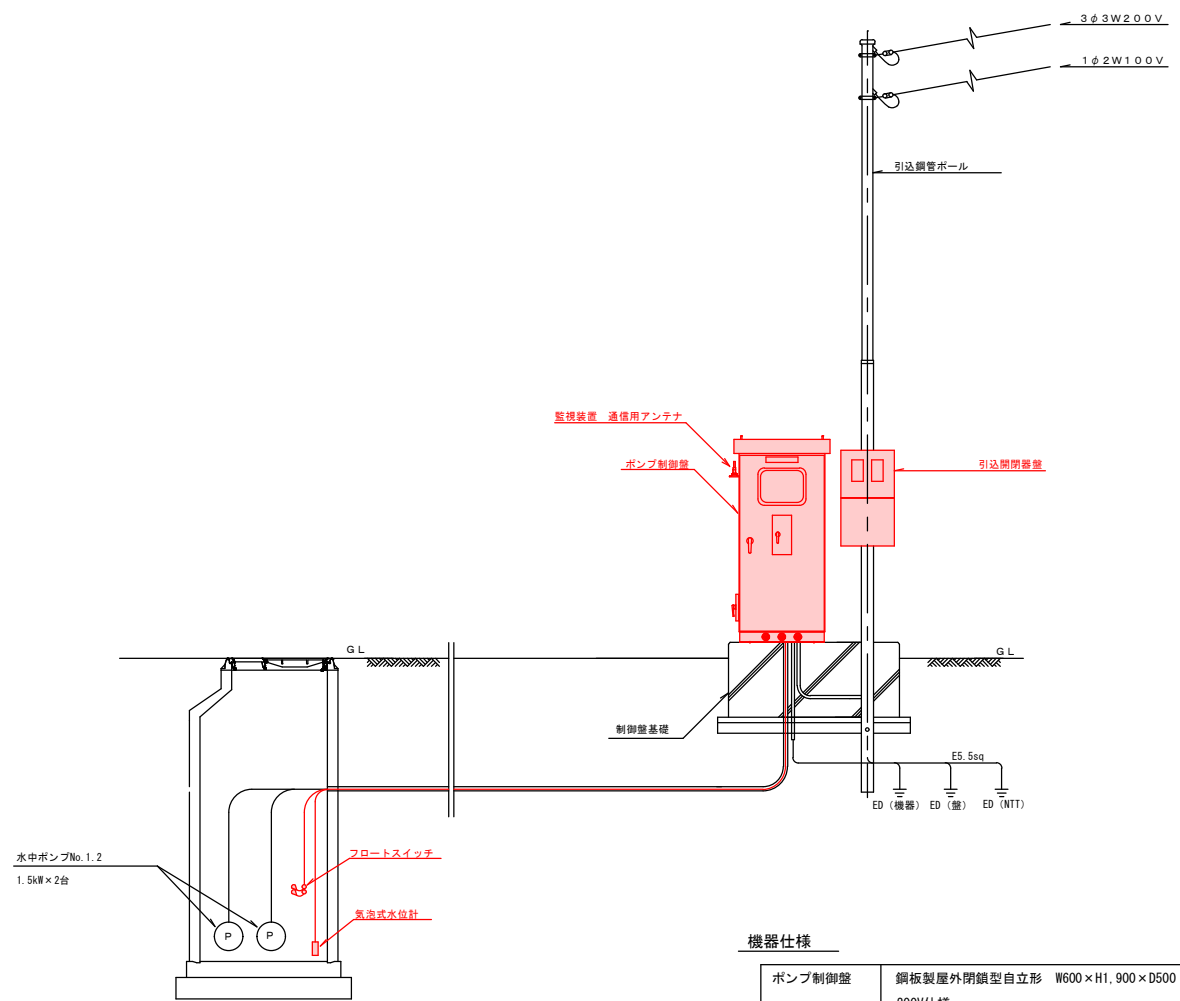

機器仕様

ポンプ制御盤	銅板製屋外閉鎖型自立形 W600×H1,900×D500 程度 200V仕様	1面
フロートスイッチ	ケーブル長20m	2個
気泡式水位計	出力点数6点 アナログ出力有 ケーブル長20m	1台

制御盤基礎図

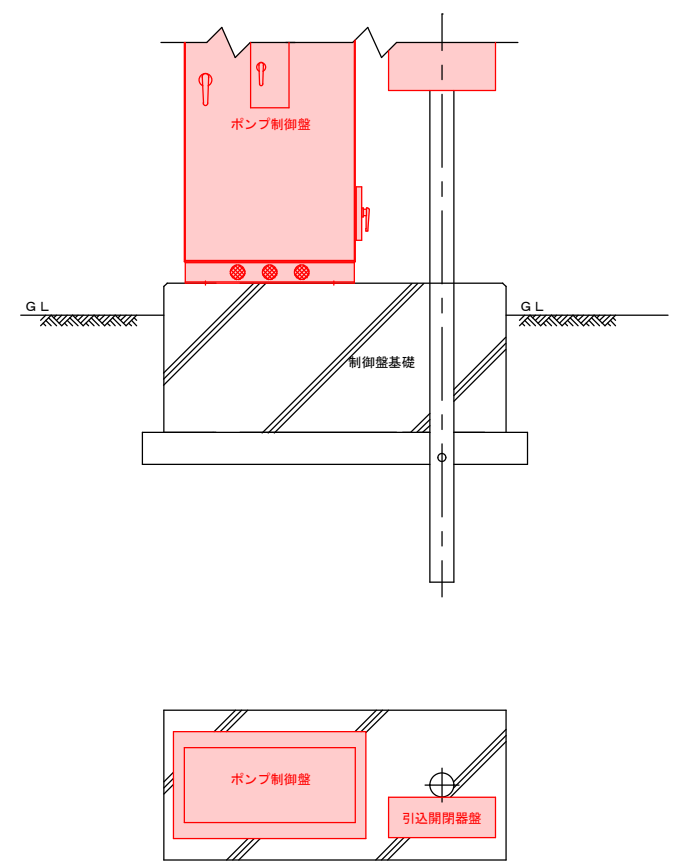

農業集落排水 マンホールポンプ更新工事 武石I区							
配線図			縮尺				
武石9号マンホールポンプ 上田市武石（下武石）							
課長		※		係長		※	
照査		※		設計		※	
				製図		※	
図面番号		4		葉中之		4	
上田市 上下水道局 下水道課							

武石5号マンホールポンプ
(ポンプ制御盤更新 N=1面)



武石9号マンホールポンプ
(ポンプ制御盤更新 N=1面)

農業集落排水 マンホールポンプ更新工事 武石1工区					
配線図			縮尺		
武石5号・9号マンホールポンプ 上田市武石(下武石)					
課長		※	係長		※
照査	※	設計	※	製図	※
図面番号 - 葉中之 -					
上田市 上下水道局 下水道課					