



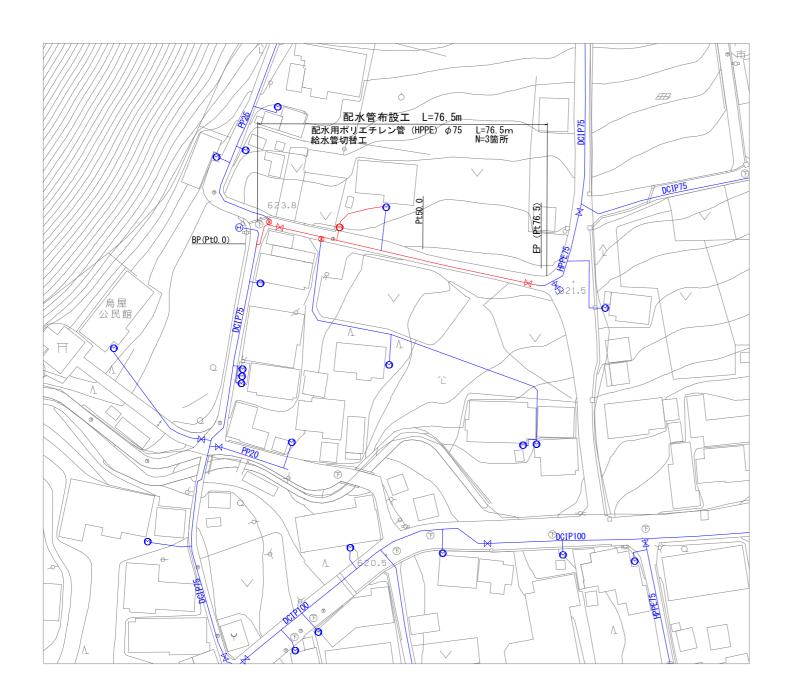



S=1 : 25

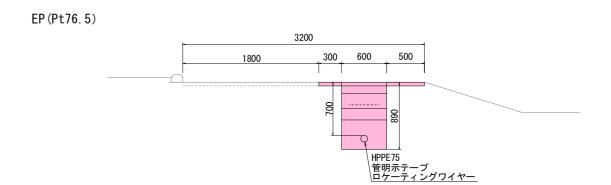






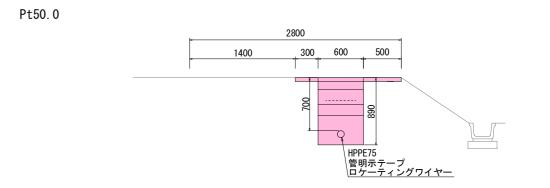

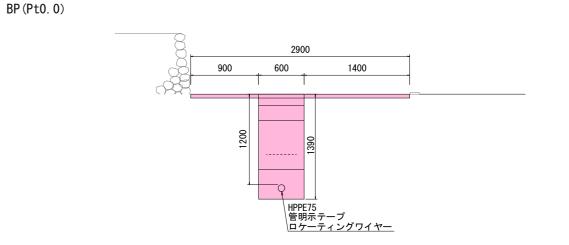

50%縮小図(A1→A3) 工事名 武石鳥屋地区配水管布設工事 図 面 平面図・横断図 番号 1/3 縮尺図示場所上田市武石(鳥屋) |課 長 | 矢ヶ崎 | 係 長 | 藤 原 担 当 北 村 照 査 小宮山


上田市上下水道局

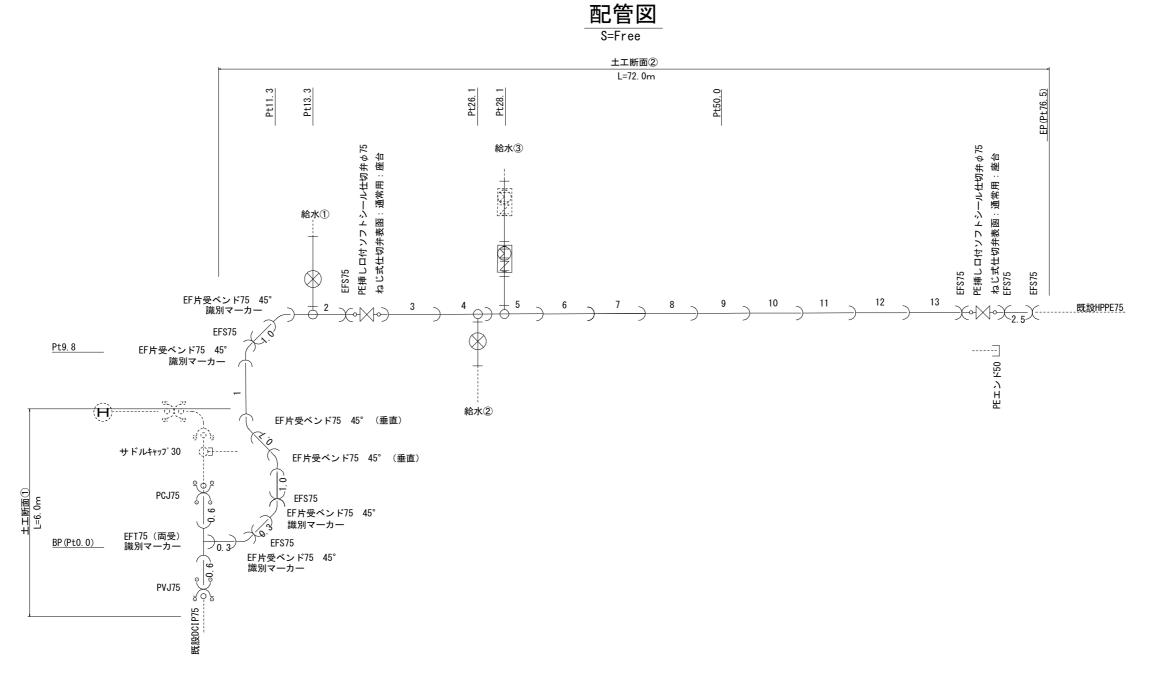

給水管切替図


50%縮小図(A1→A3)

上田市上下水道局

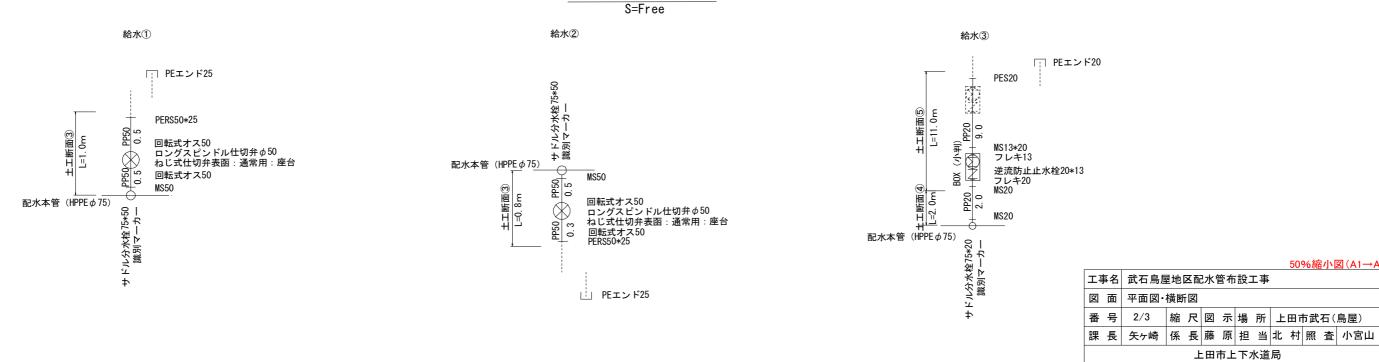


土工断面図 S=1:10

土工断面①

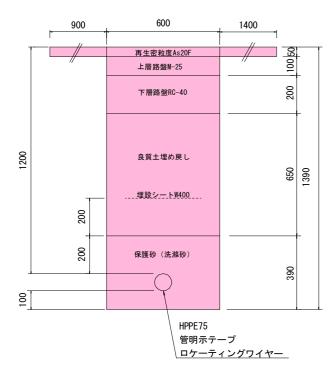


土工断面② L=72. 0m

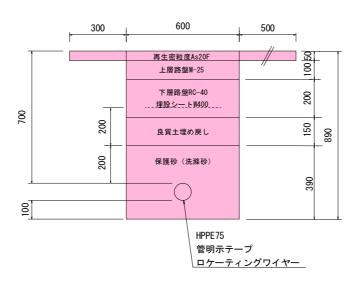


土工断面③

給水①・②: L=1. 8m (1. 0+0. 8)

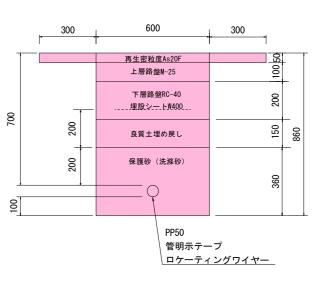


土工断面④

給水:L=2.0m

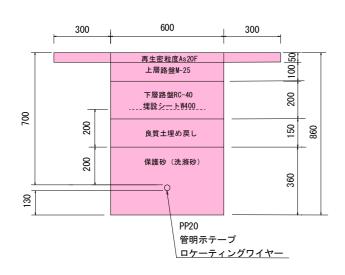


土工断面⑤

____ 給水(民地): L=11. 0m

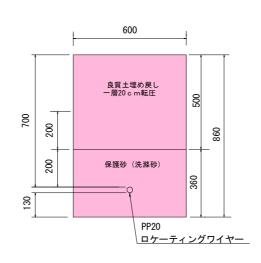

50%縮小図(A1→A3)

										อบ	%0 称	白小り	凶(Al→ <i>F</i>	١٥,	
工具	[名	武石鳥屋地区配水管布設工事													
図	面	平面図·横断図													
番	号	3/3	縮	尺	図	示	場	所	上田市武石(鳥屋)						
課	長	矢ヶ崎	係	長	藤	原	担	当	北	村	照	査	小宮山		
	上田市上下水道局														

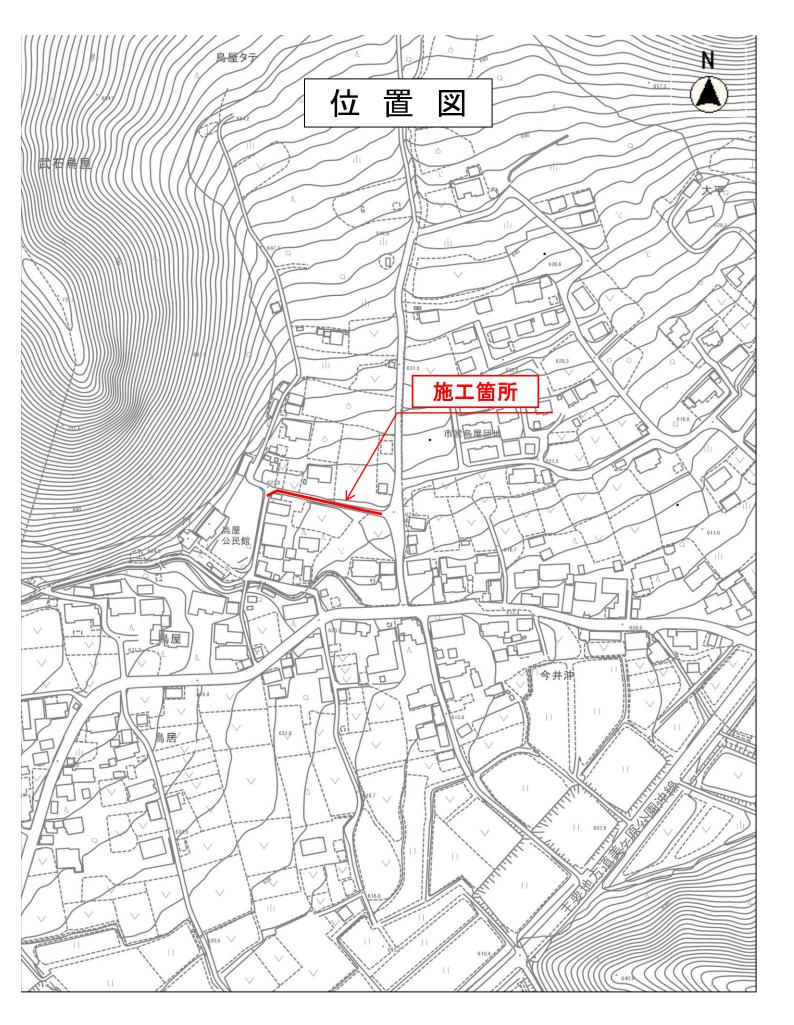

縮尺 1:2500