

位置図



岳の湯温泉雲溪荘

【獅子ヶ城第1配水池】


クラブハウス

【獅子ヶ城第2配水池】


我石小



 縮尺 1 : 15000




獅子ヶ城第1配水池 配置平面図

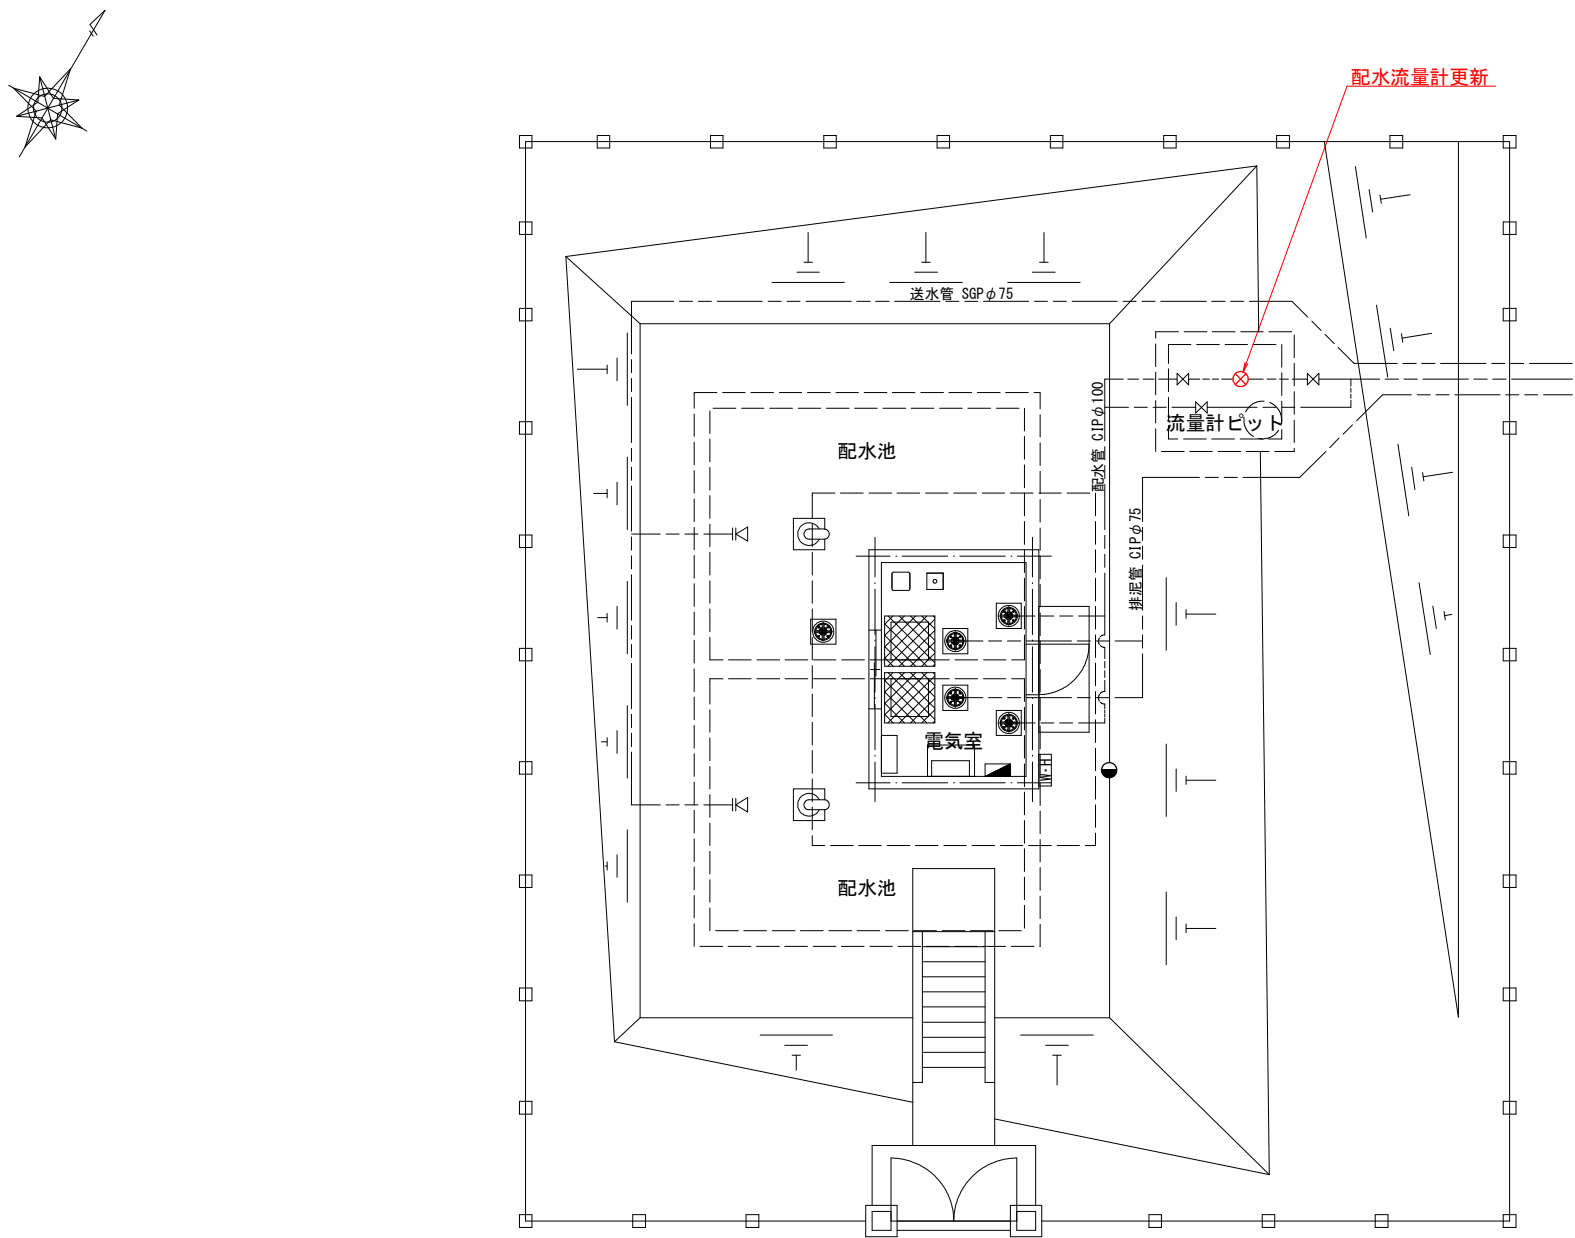


工 事 名		獅子ヶ城配水池 配水流量計更新工事				
名 称		獅子ヶ城第1配水池 配置平面図				
縮 尺		S=1/60			図 番	1 / 6
所 長	竹花	係 長	榑澤	設 計	相馬	上田市上下水道局

獅子ヶ城第1配水池 流量計設備図

平面図

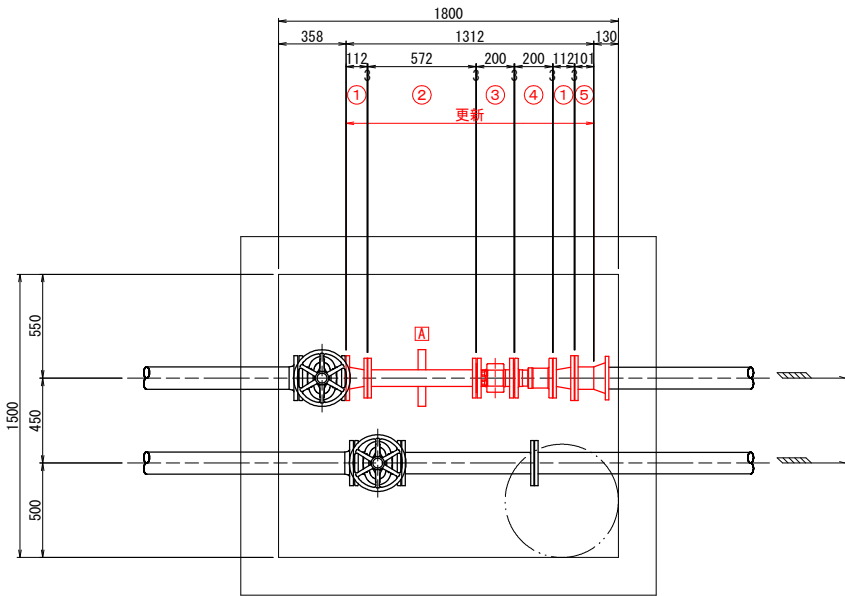


断面図

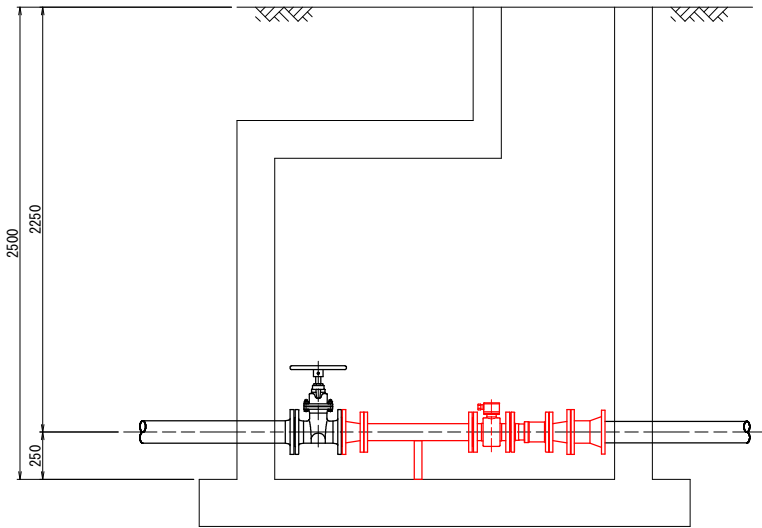

番号	名 称	形 状 ・ 寸 法	数量	備 考
①	2 F 片落管	SUS sch20 φ100×φ80×112L	2	上水フランジ
②	2 F 直管	SUS sch20 φ80×572L	1	上水フランジ
③	配水流量計	電磁式 φ80	1	上水フランジ
④	伸縮可撓継手	SUS φ80×200L、タイロット付	1	上水フランジ
⑤	メカフランジ	FCD φ100	1	上水フランジ


支持架台詳細図（参考図）

支持架台・A

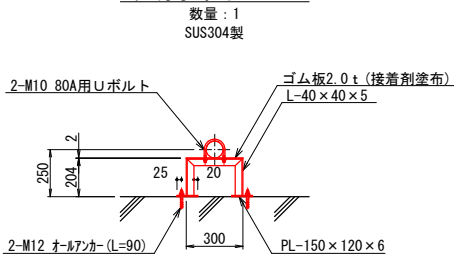

工 事 名		獅子ヶ城配水池 配水流量計更新工事				
名 称		獅子ヶ城第1配水池 流量計設備図				
縮 尺		S=1/20			図 番	2 6
所 長	竹花	係 長	榑澤	設 計	相馬	上田市上下水道局

獅子ヶ城第1配水池 場内配線図

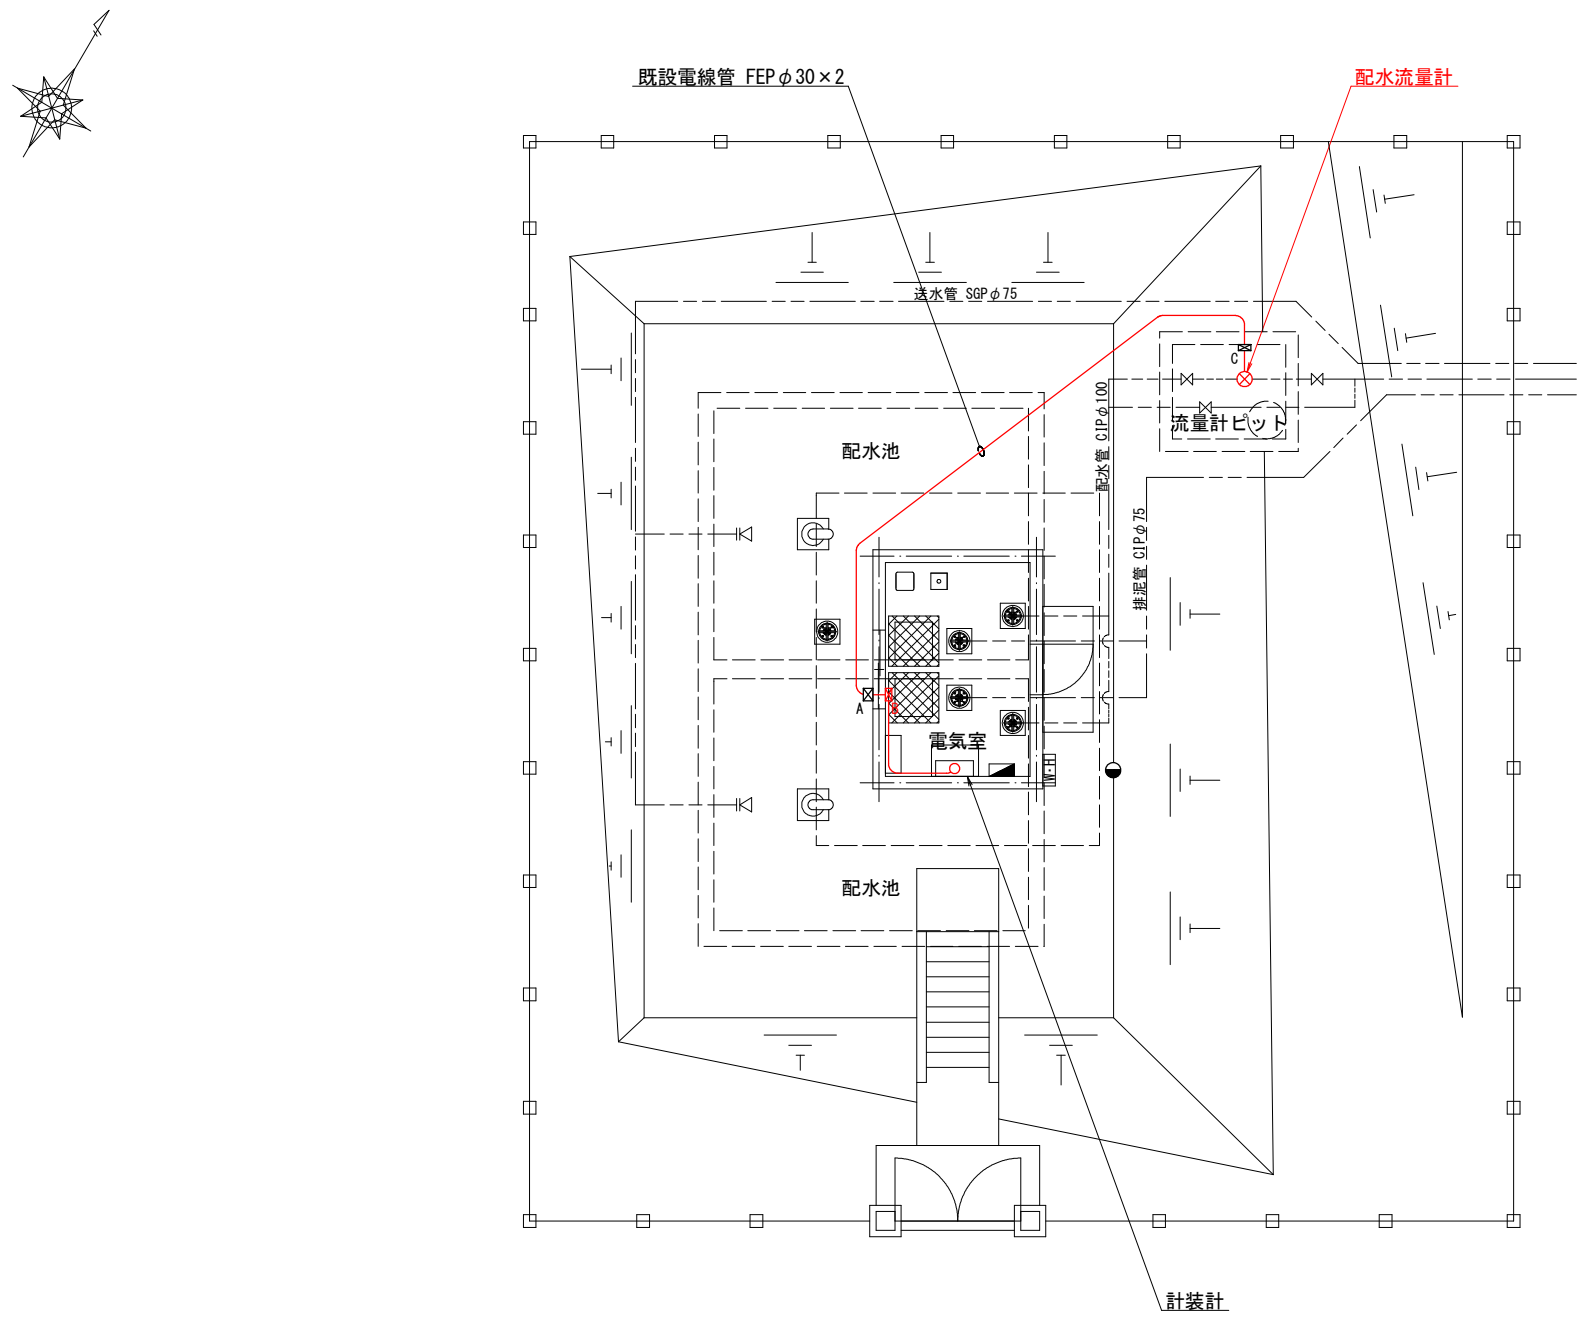


凡例			
記号	名称	形状・寸法	備 考
A	ブルボックス	200×200×150、SUS・WP	既設
B	ブルボックス	200×200×100、PVC・WP	
C	ブルボックス	200×200×100、PVC・WP	既設

配線表		ケーブル仕様	接地	電線管	備 考
自	配 線 区 間 至				
計装室	配水流量計	専用ケーブル	IE 2sq	VE 28/# 24	励磁・信号

工 事 名		獅子ヶ城配水池 配水流量計更新工事			
名 称		獅子ヶ城第1配水池 場内配線図			
縮 尺		S=1/60			図 番 3 / 6
所 長	竹花	係 長	榎澤	設 計	相馬 上田市上下水道局


獅子ヶ城第2配水池配置平面図

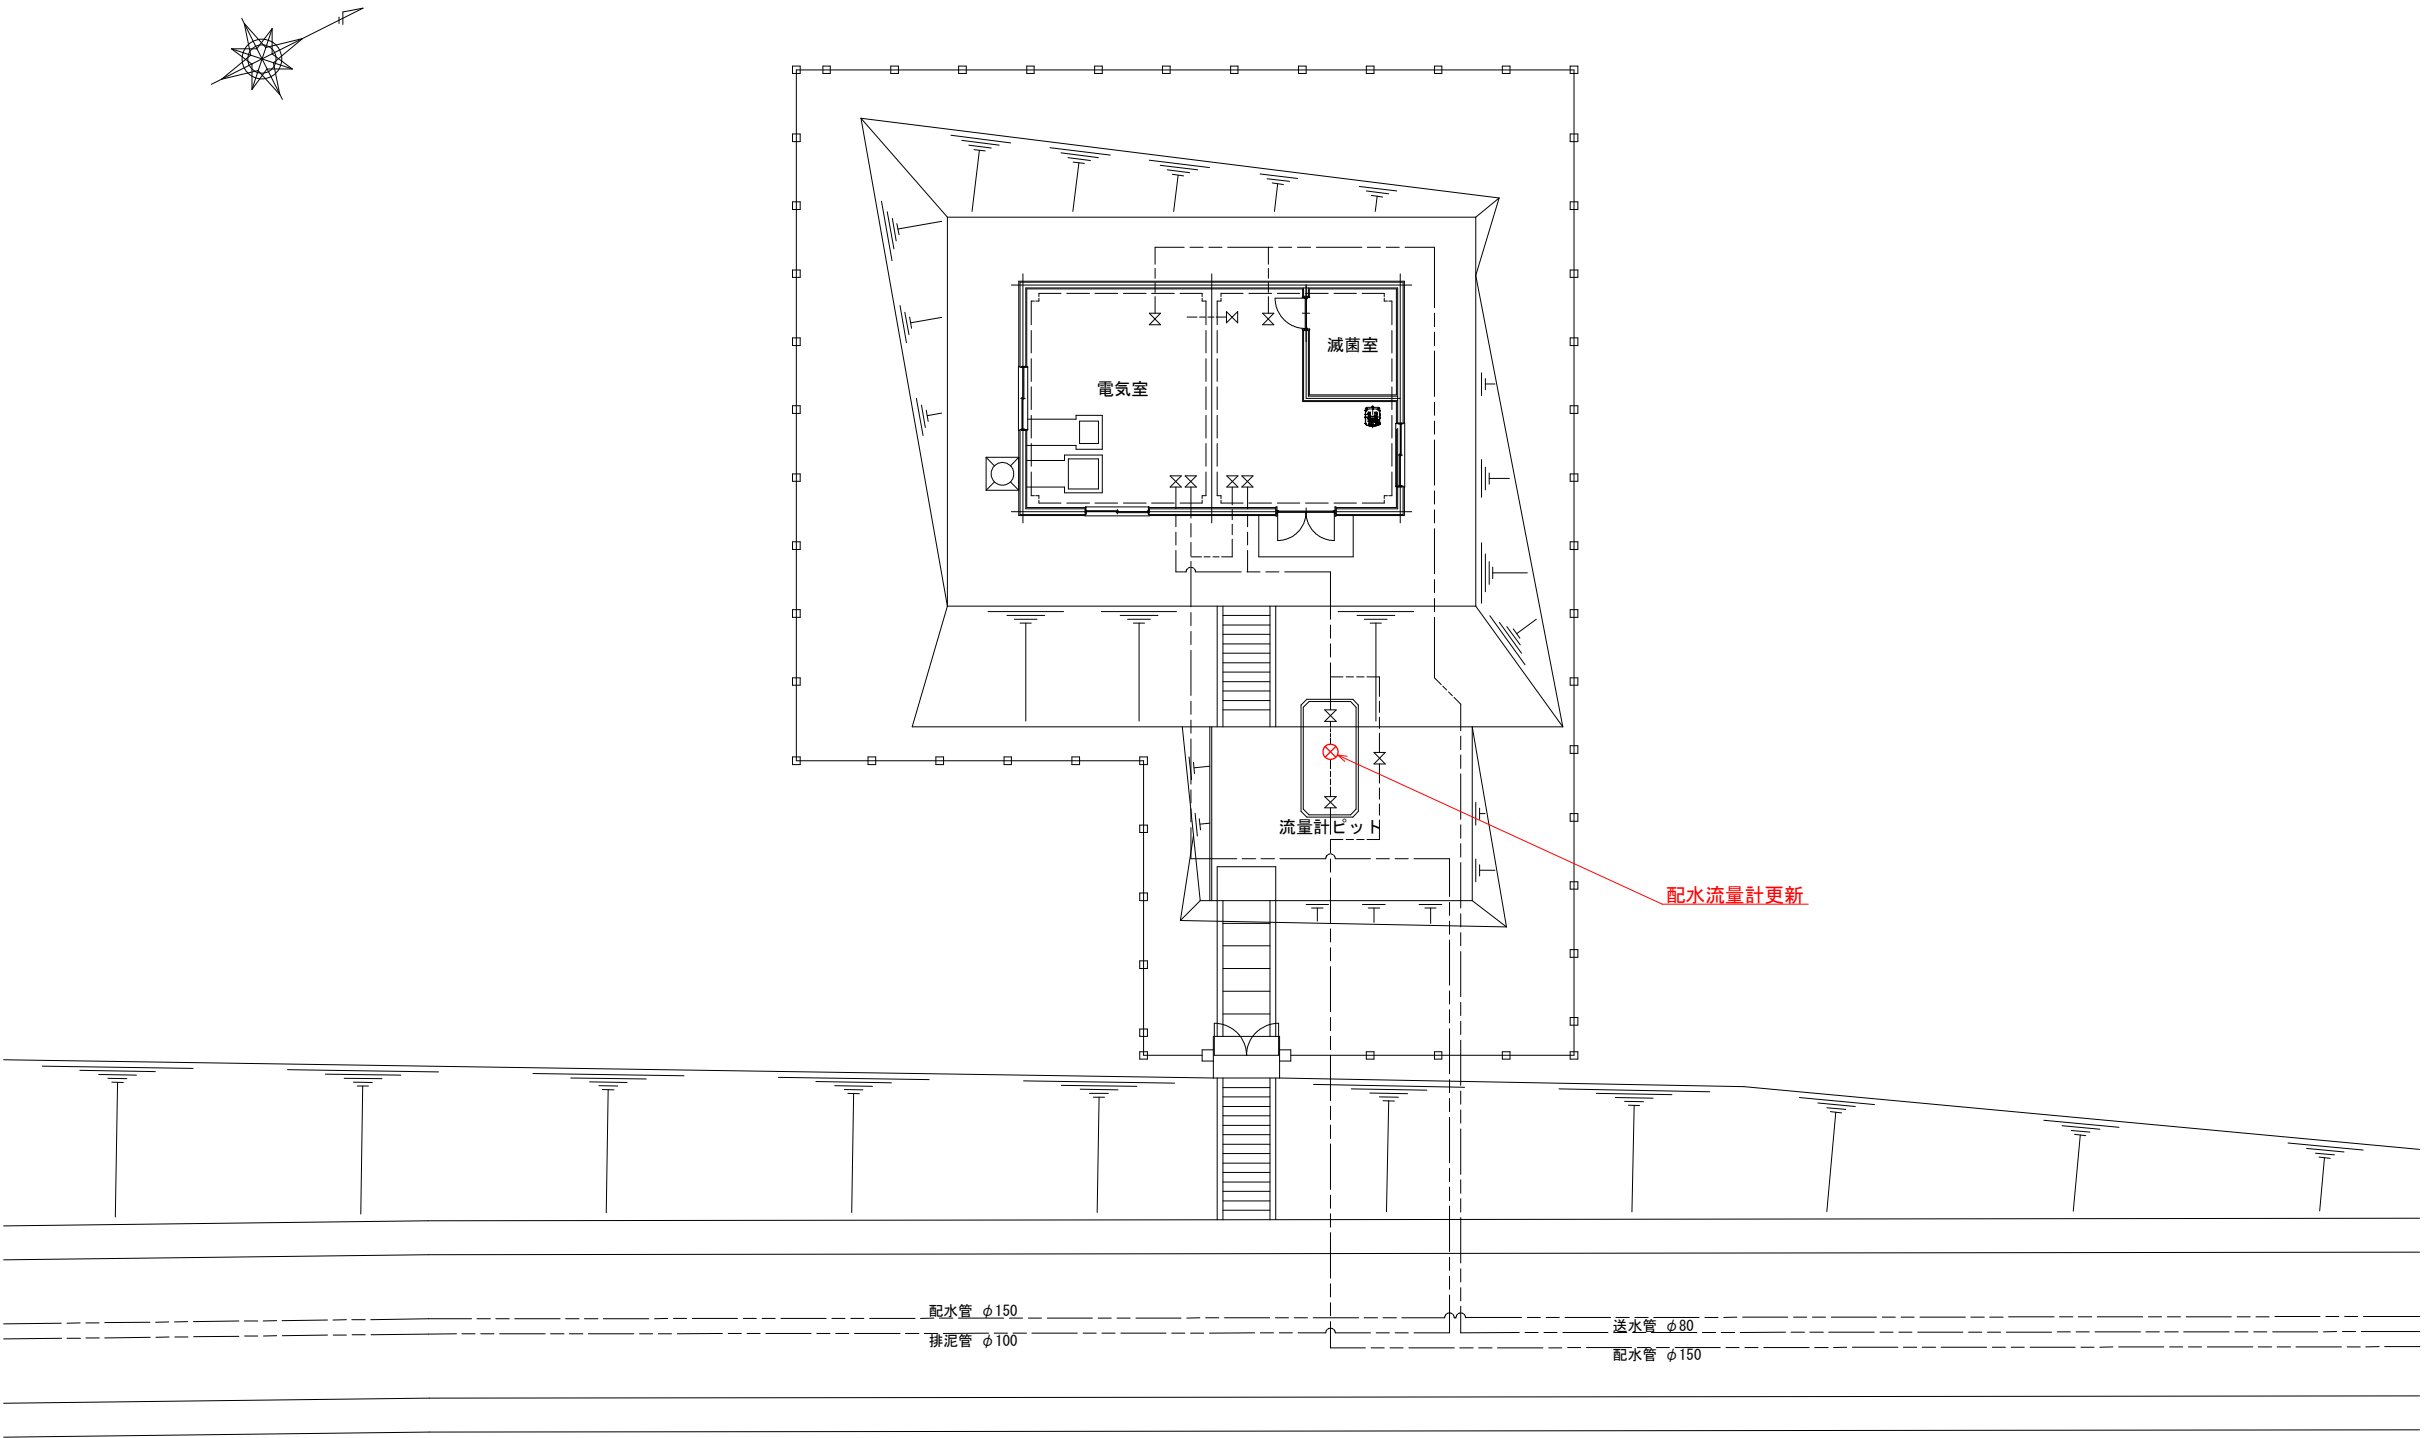


工 事 名		獅子ヶ城配水池 配水流量計更新工事					
名 称		獅子ヶ城第2配水池 配置平面図					
縮 尺		S=1/100				図 番	4 / 6
所 長	竹花	係 長	榎澤	設 計	相馬	上田市上下水道局	

獅子ヶ城第2配水池 流量計設備図

平面図

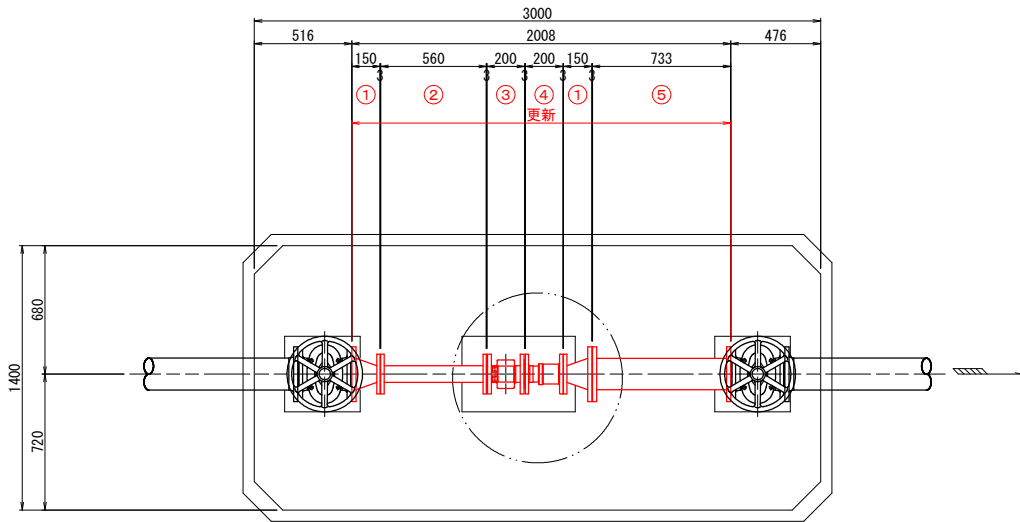


断面図

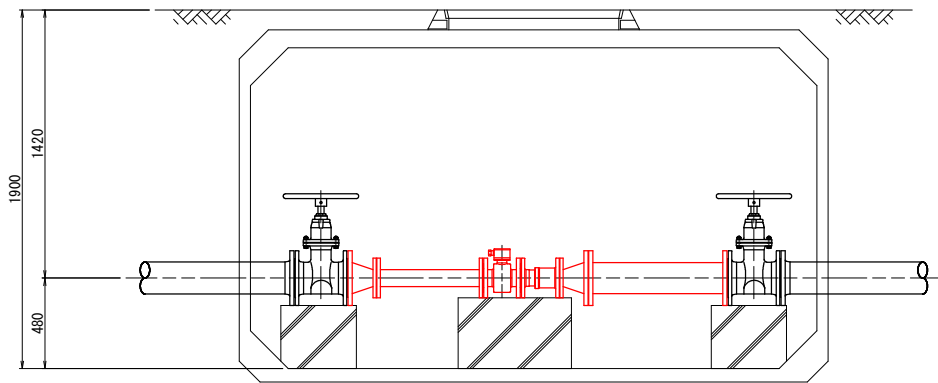

番号	名 称	形 状 ・ 寸 法	数量	備 考
①	2 F 片落管	SUS sch20 φ150×φ80×150L	2	上水フリンジ
②	2 F 直管	SUS sch20 φ80×560L	1	上水フリンジ
③	配水流量計	電磁式 φ80	1	上水フリンジ
④	伸縮可撓継手	SUS φ80×200L、タイロット付	1	上水フリンジ
⑤	2 F 直管	SUS sch20 φ150×733L	1	上水フリンジ

工 事 名		獅子ヶ城配水池 配水流量計更新工事				
名 称		獅子ヶ城第2配水池 流量計設備図				
縮 尺		S=1/20			図 番	5 6
所 長	竹花	係 長	榎澤	設 計	相馬	上田市上下水道局

獅子ヶ城第2配水池 場内配線図

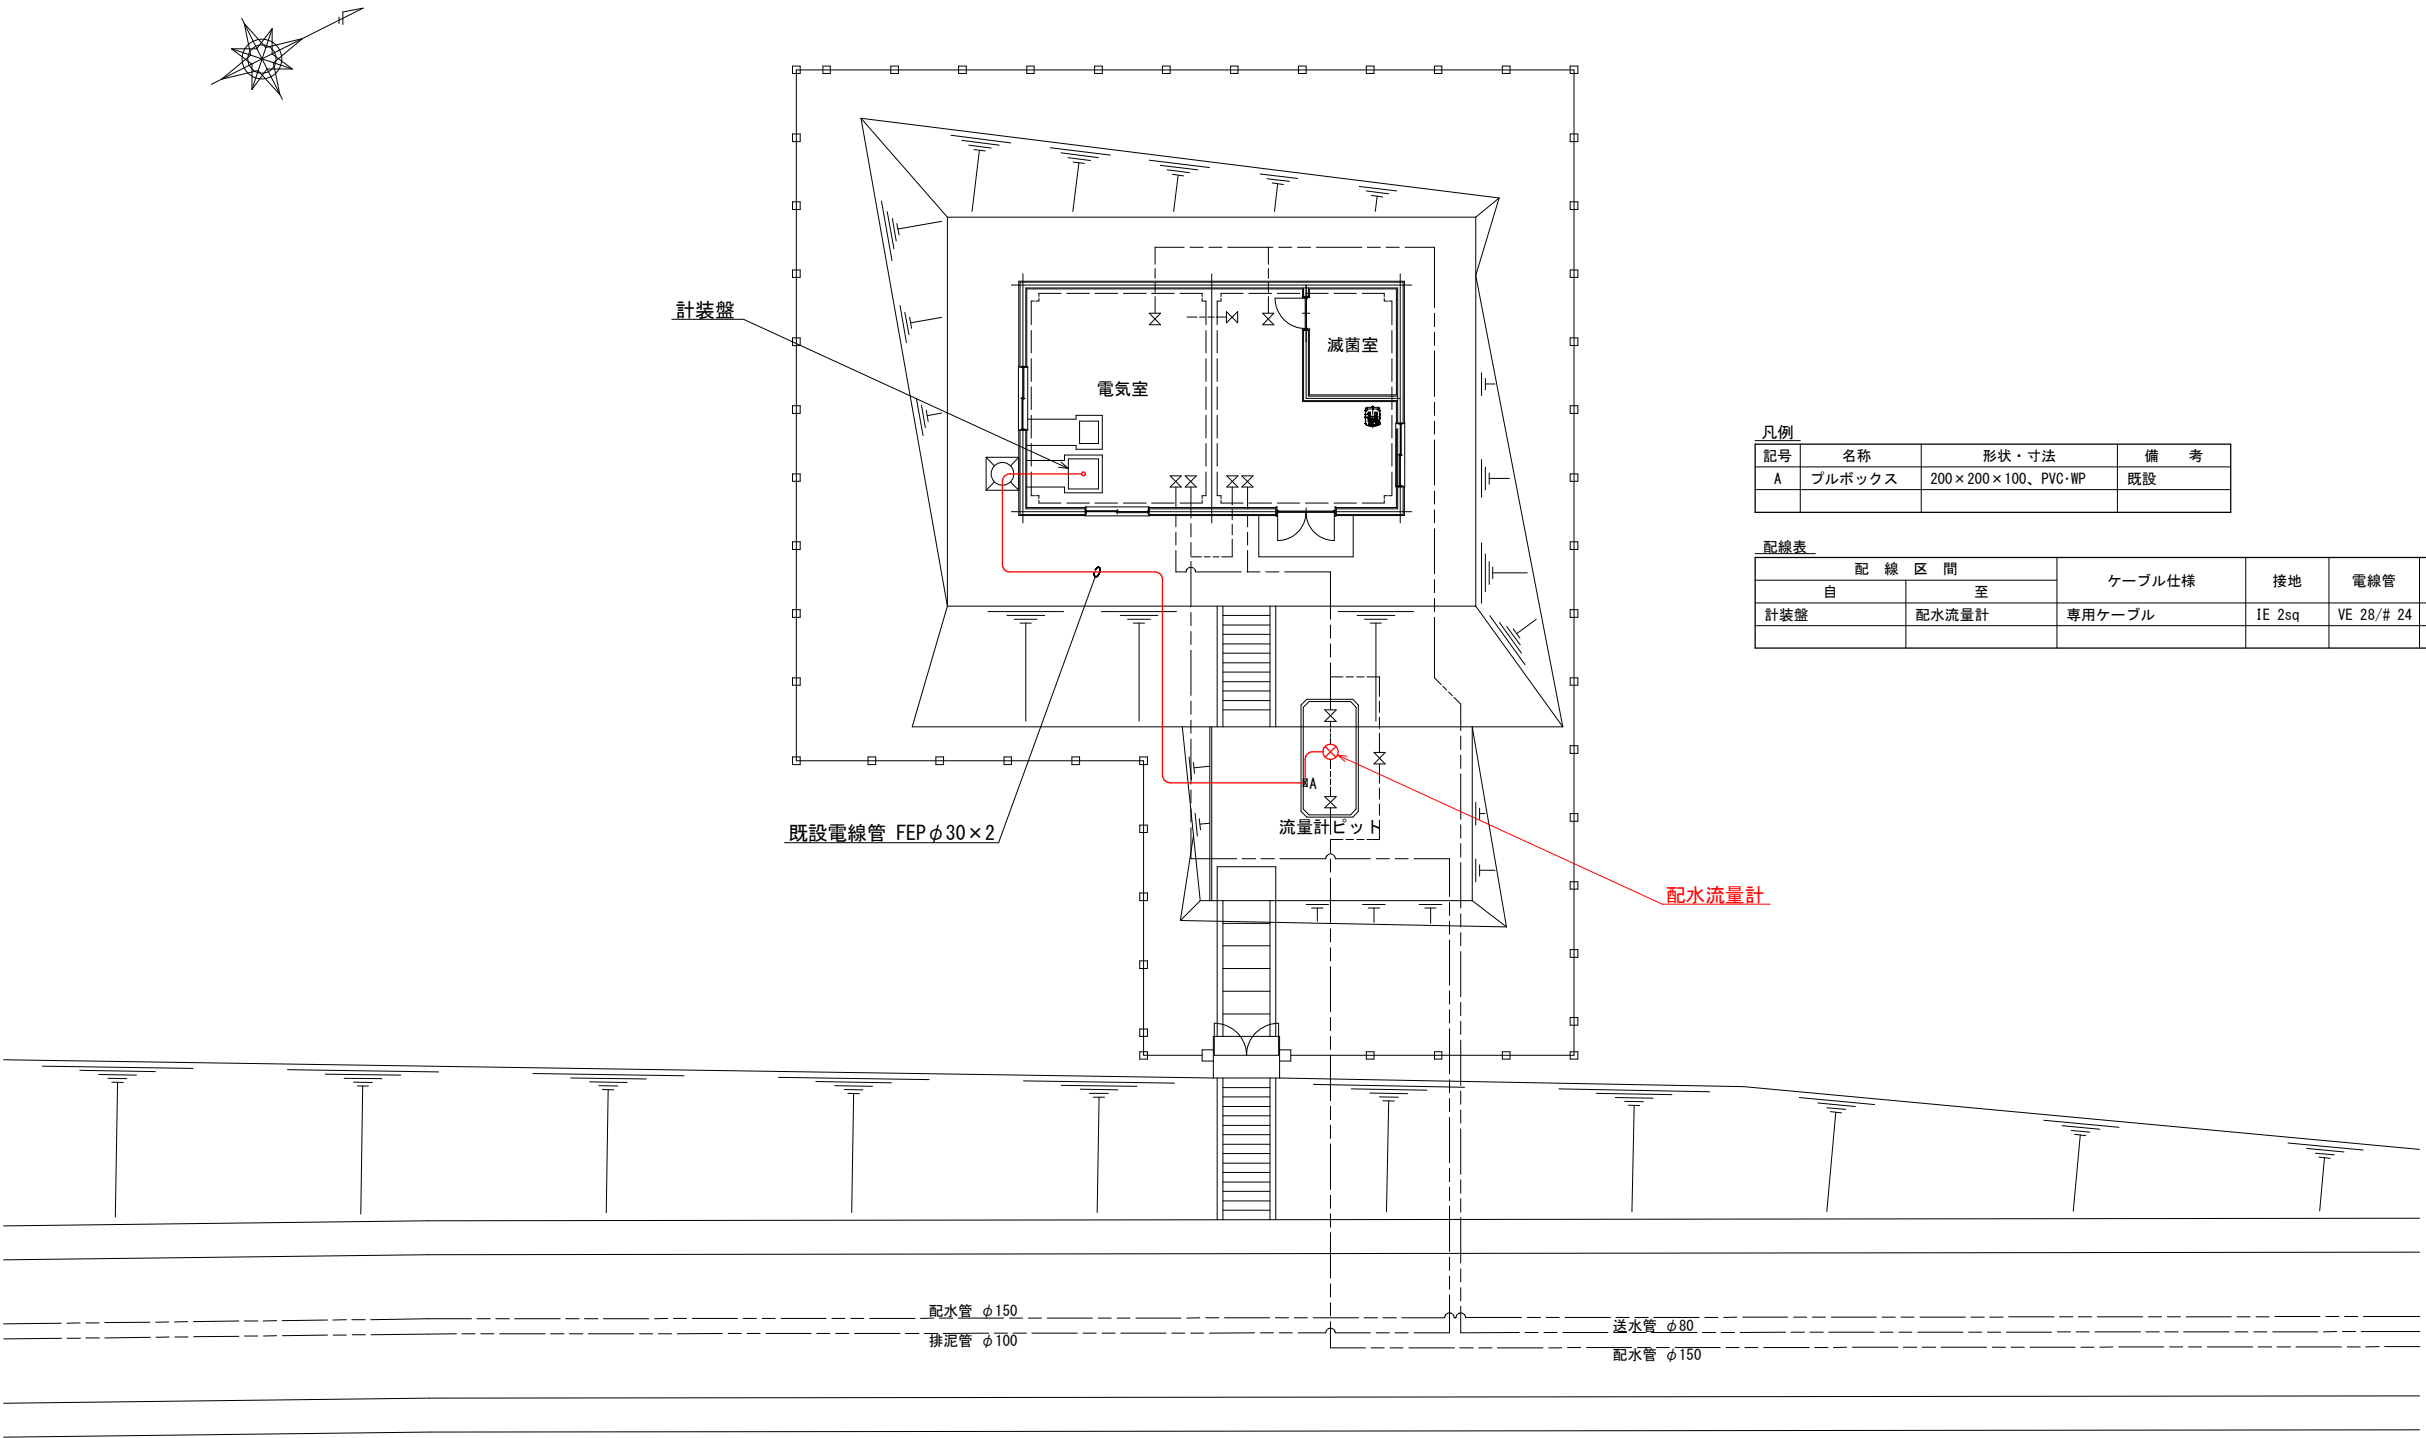

凡例			
記号	名称	形状・寸法	備 考
A	プルボックス	200×200×100、PVC・WP	既設

配線表		ケーブル仕様	接地	電線管	備 考
自	至				
計装盤	配水流量計	専用ケーブル	IE 2sq	VE 28/# 24	励磁・信号

工 事 名		獅子ヶ城配水池 配水流量計更新工事				
名 称		獅子ヶ城第2配水池 場内配線図				
縮 尺		S=1/100			図 番	6 6
所 長	竹花	係 長	榑澤	設 計	相馬	上田市上下水道局