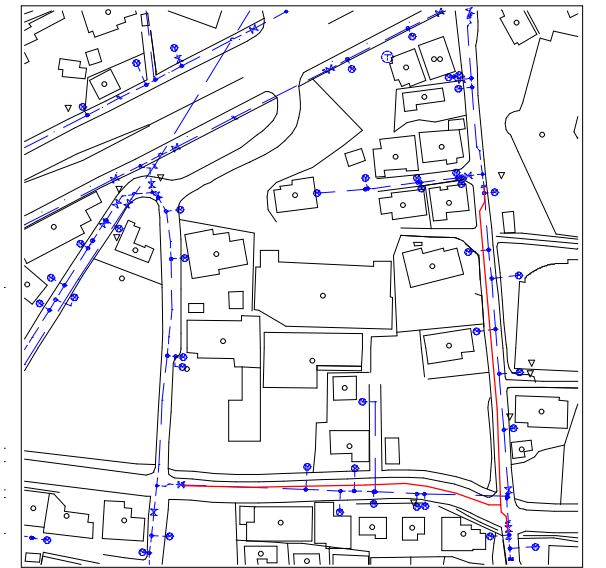
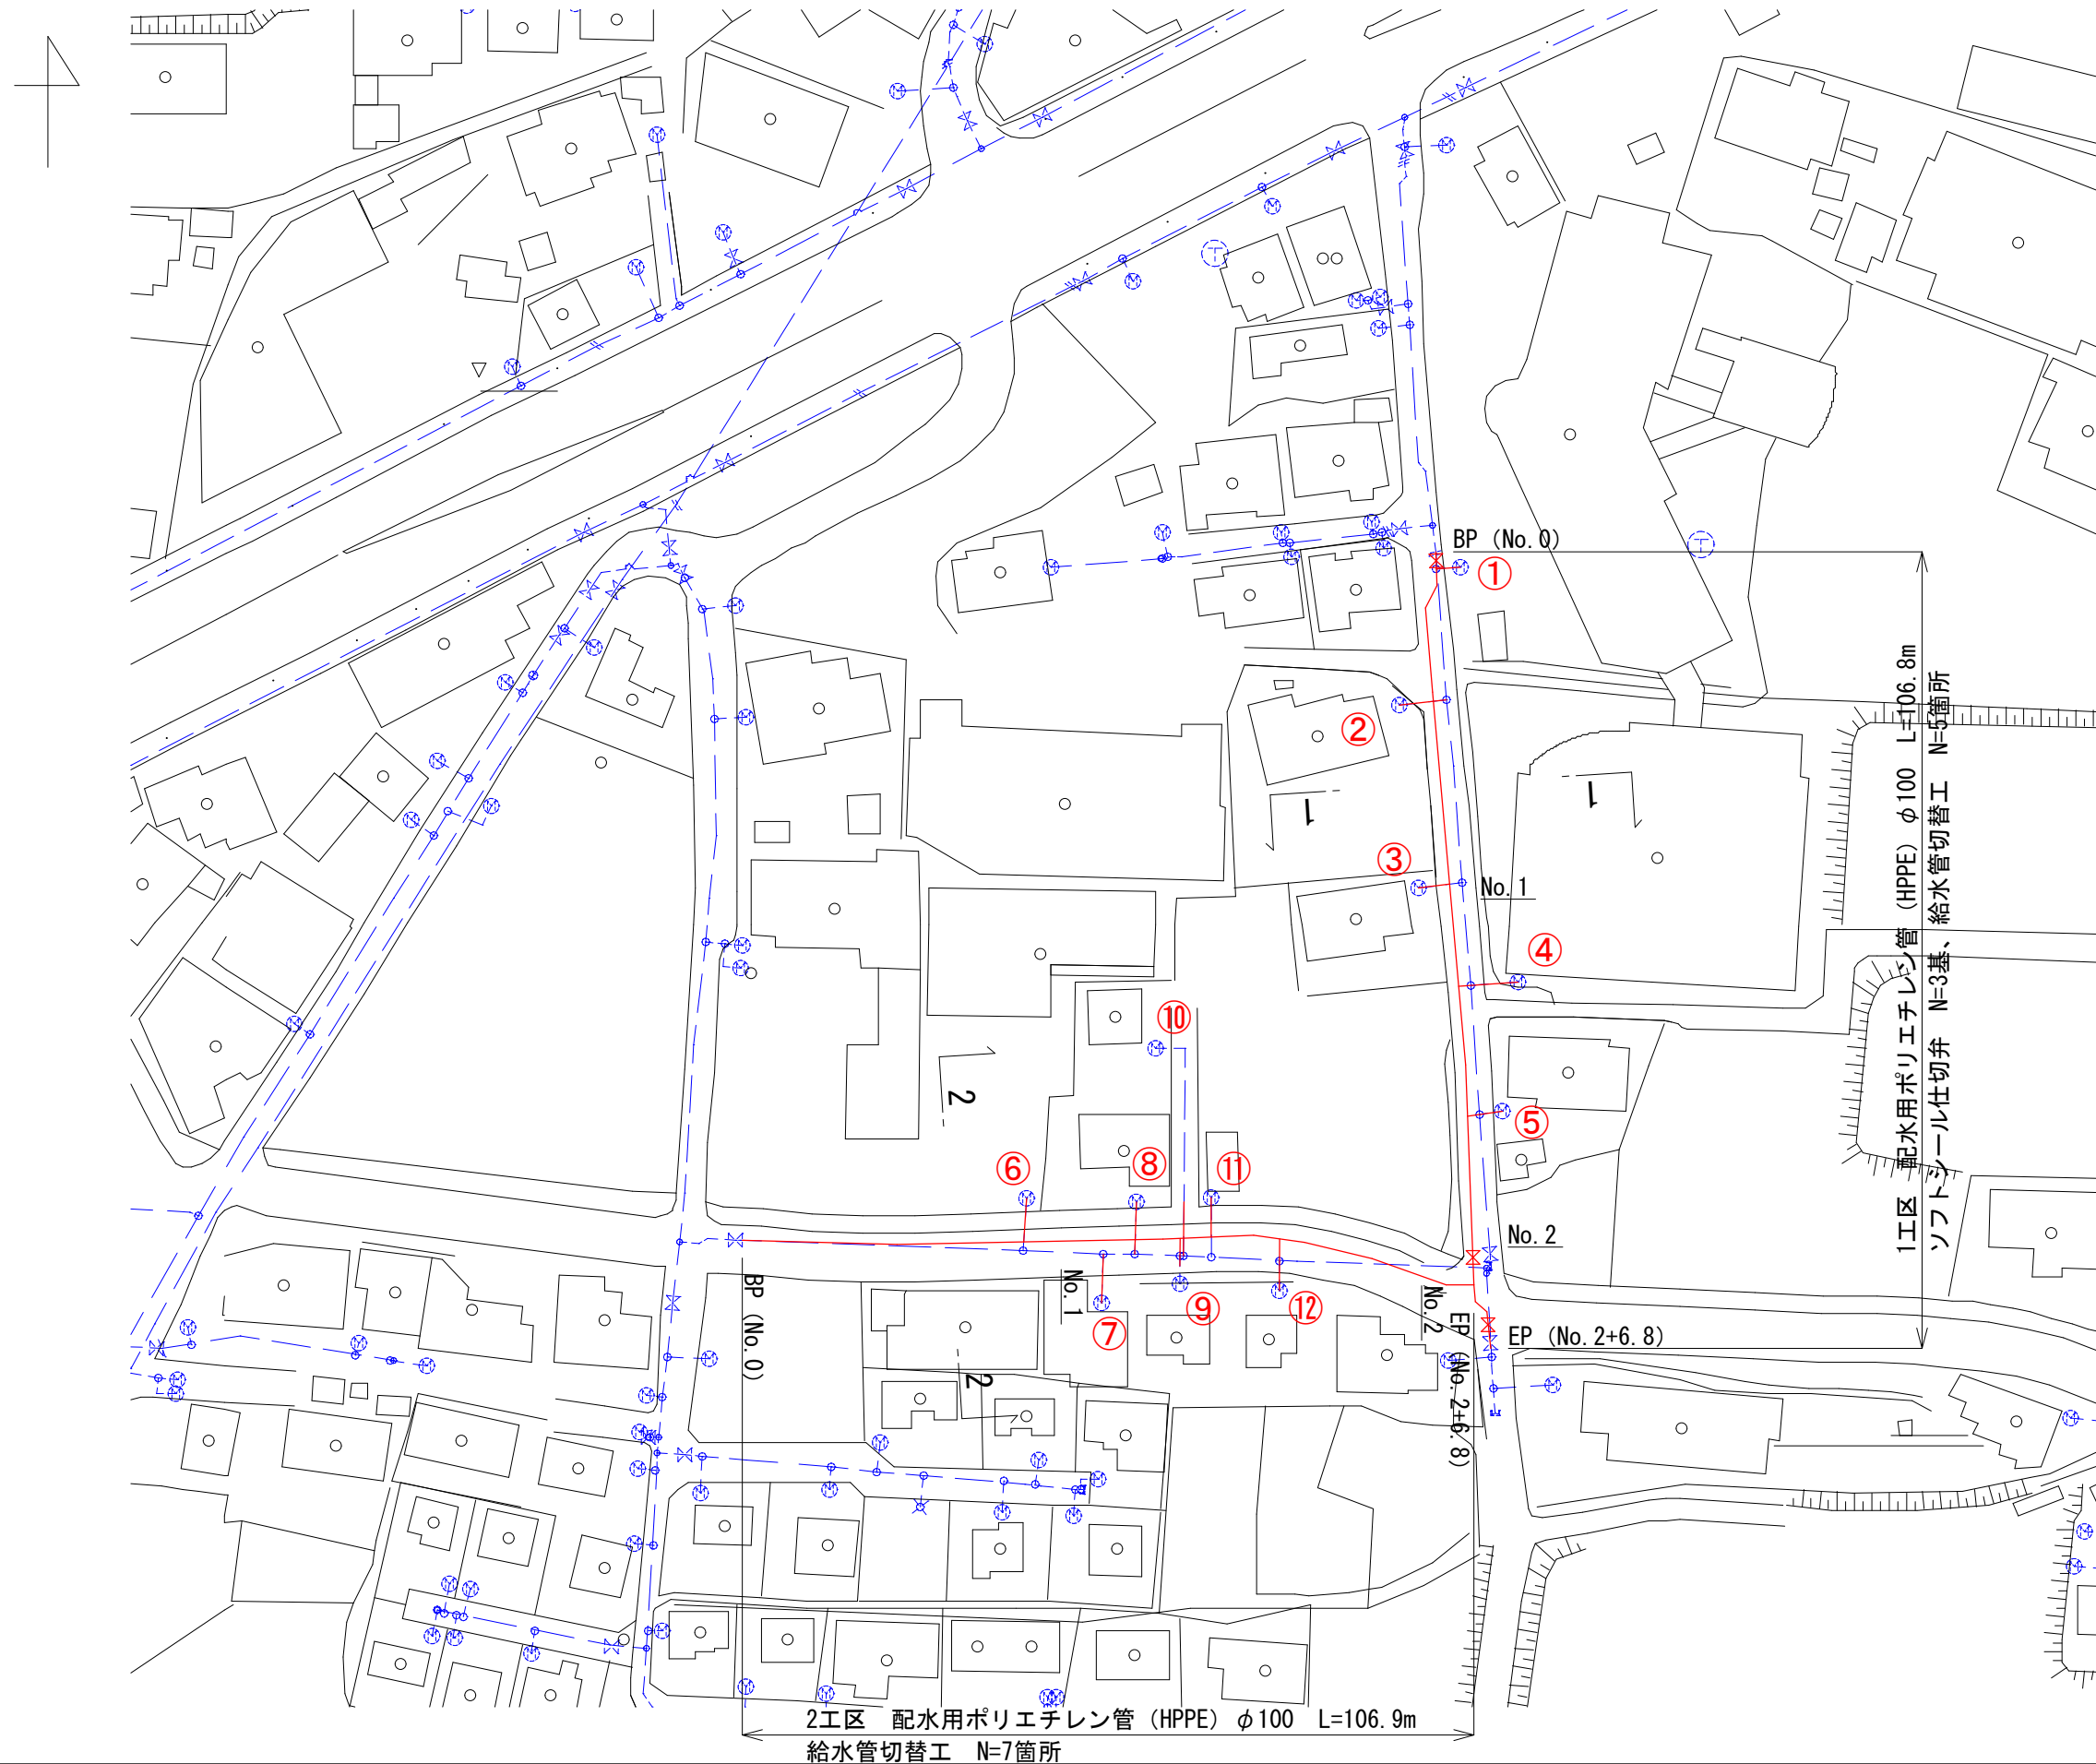




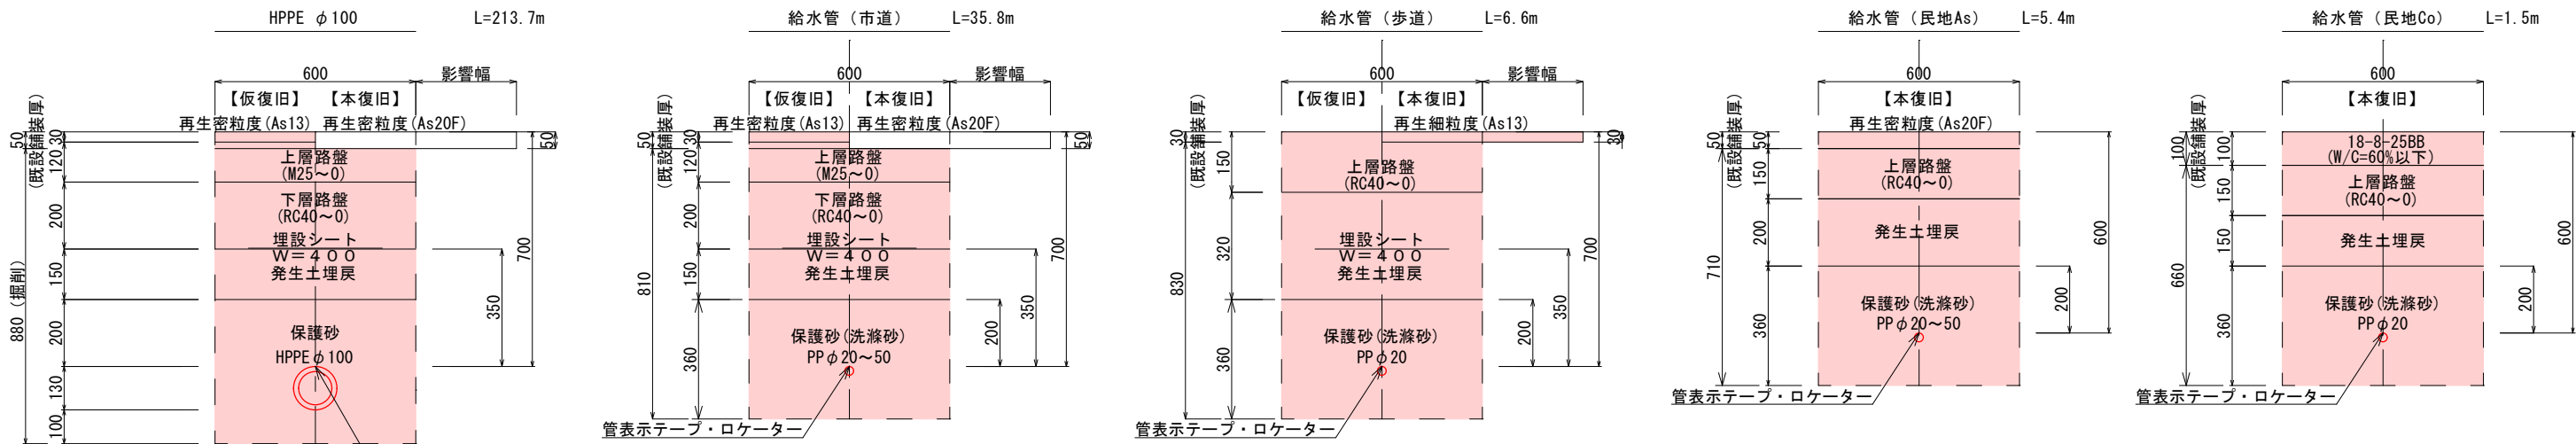
実施図

施設管理図	
水道配管図	
住宅地図	P 64 - D - 1

工事名 図面名 縮尺 課長	長島配水管布設替工事				
	平面図				番号 1 / 4
	図示		完成日		
	矢澤 係長 若林 設計		施工者	松下 上田市上下水道局	

標準掘削断面図

S=1:10

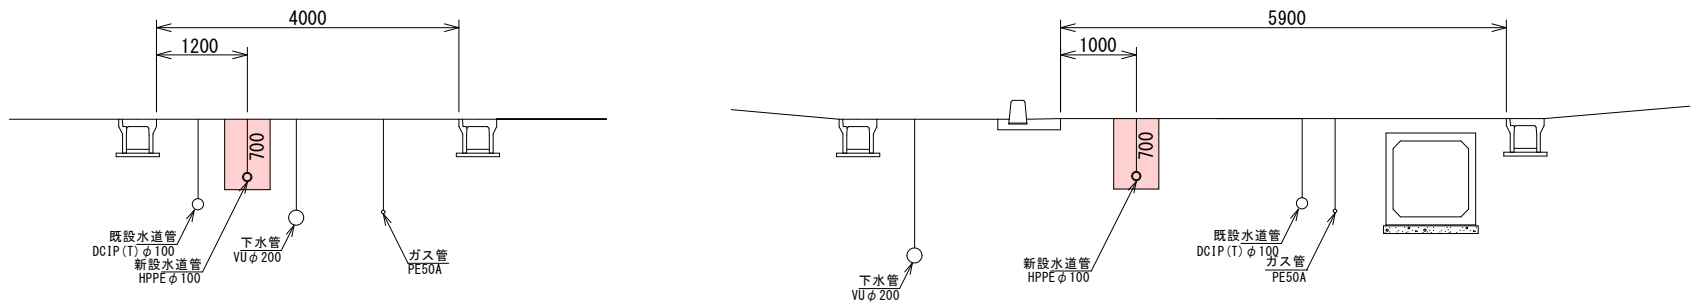
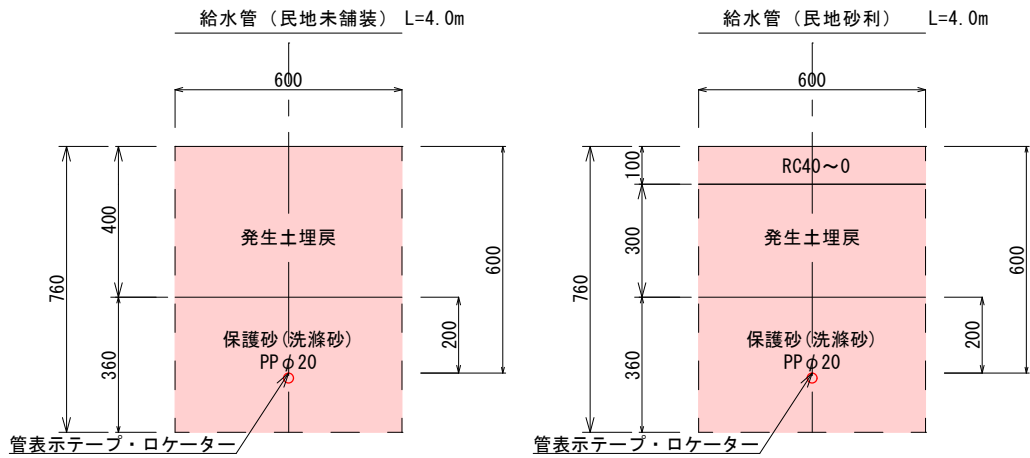


横断面図

S=1:50

1 - 1

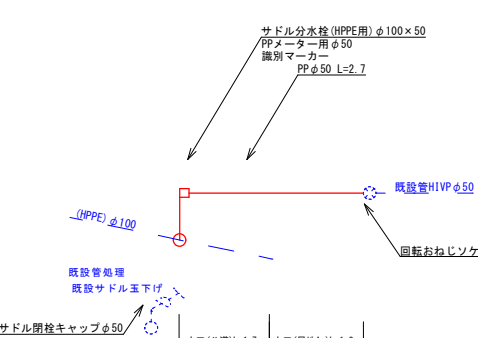
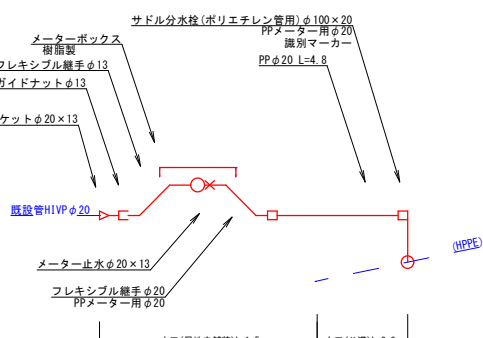
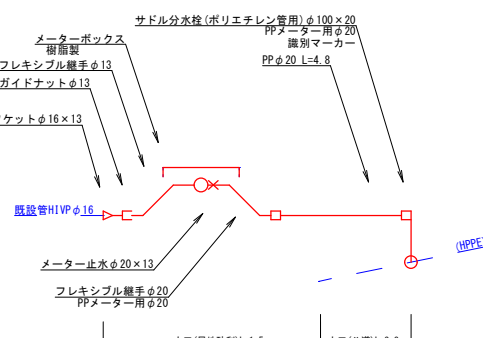
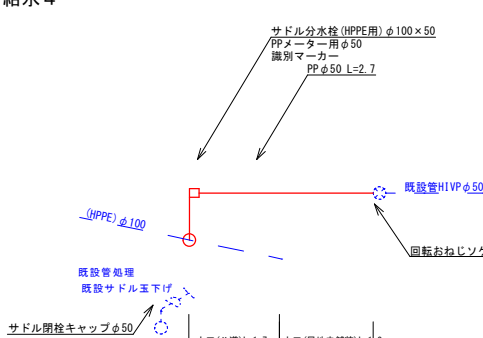
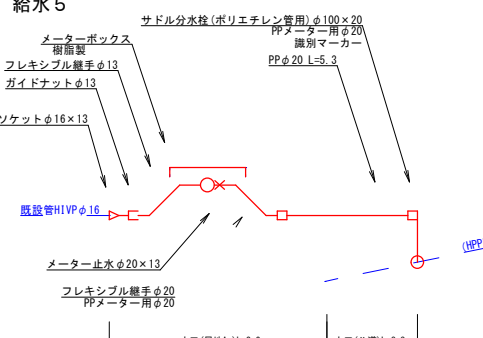
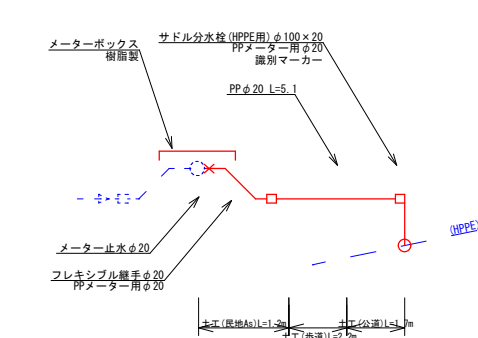
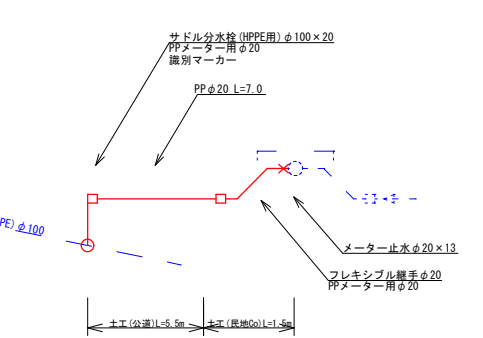
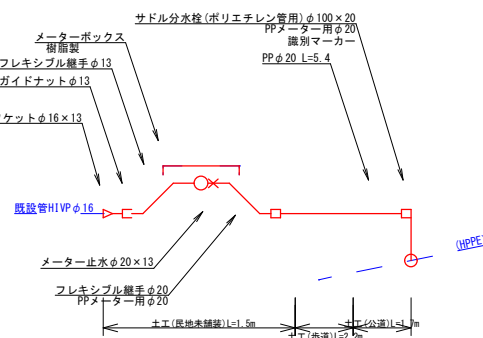
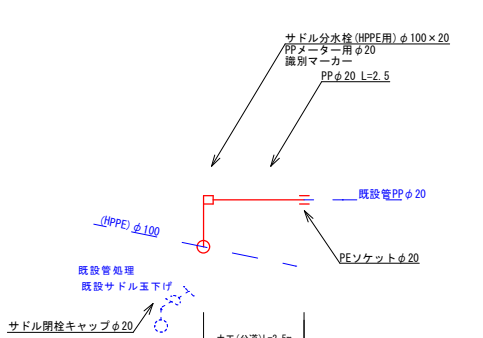
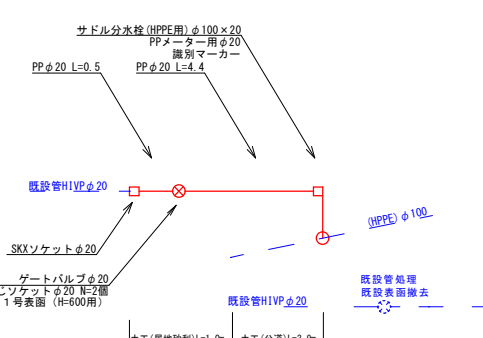
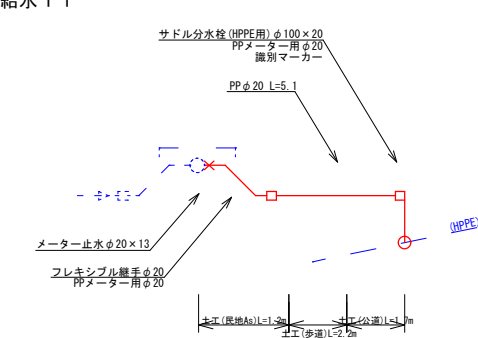
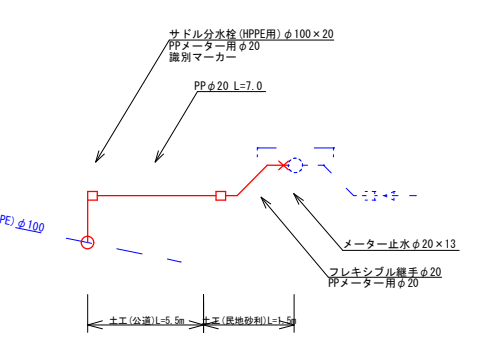
2 - 2



50%縮小図

工事名	長島配水管布設替工事				
図面名	標準掘削断面図・横断面図			番号	2 / 4
縮尺	図 示		施工者		
			完成日	令和 年 月 日	
課長	矢澤	係長	若林	設計	松下
上田市上下水道局					

給水管切替工

給水 1 	給水 2 	給水 3 	給水 4 	給水 5 																														
給水 6 	給水 7 	給水 8 	給水 9 	給水 10 																														
給水 11 	給水 12 																																	
				<table><tr><td>工事名</td><td colspan="4">長島配水管布設替工事</td></tr><tr><td>図面名</td><td colspan="2">給水管切替工</td><td>番号</td><td>4 / 4</td></tr><tr><td>縮尺</td><td colspan="2">図 示</td><td>施工者</td><td>瀬水工技建</td></tr><tr><td>備考</td><td>矢澤</td><td>係長</td><td>若林</td><td>設計</td></tr><tr><td></td><td></td><td></td><td>松下</td><td>設計</td></tr><tr><td></td><td></td><td></td><td></td><td>上田市上下水道局</td></tr></table>	工事名	長島配水管布設替工事				図面名	給水管切替工		番号	4 / 4	縮尺	図 示		施工者	瀬水工技建	備考	矢澤	係長	若林	設計				松下	設計					上田市上下水道局
工事名	長島配水管布設替工事																																	
図面名	給水管切替工		番号	4 / 4																														
縮尺	図 示		施工者	瀬水工技建																														
備考	矢澤	係長	若林	設計																														
			松下	設計																														
				上田市上下水道局																														

長島配水管布設替工事 位置図

