


平面図

S=1 : 500

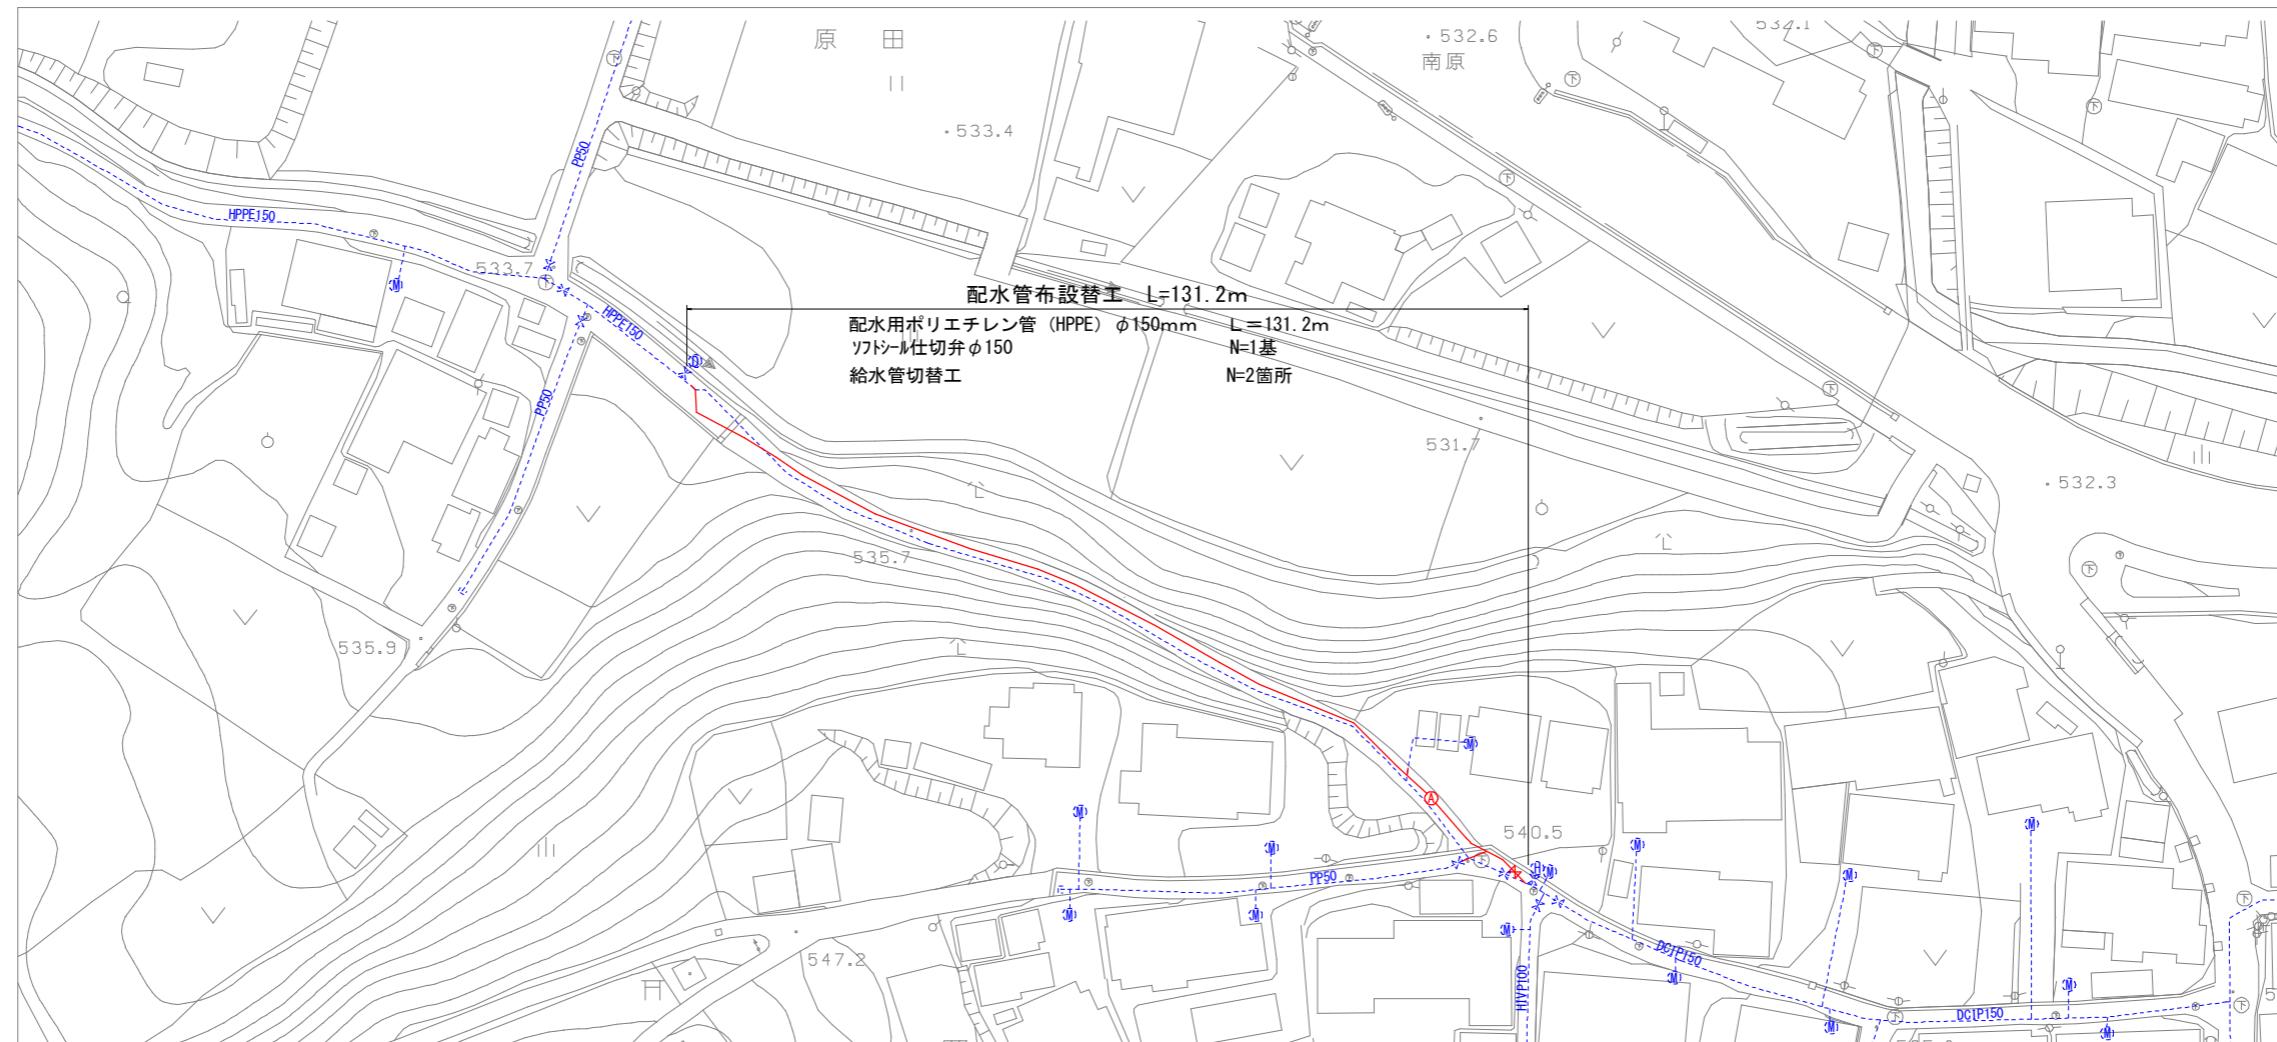


土工断面図

S=1 : 10


土工断面①

L=134.0m

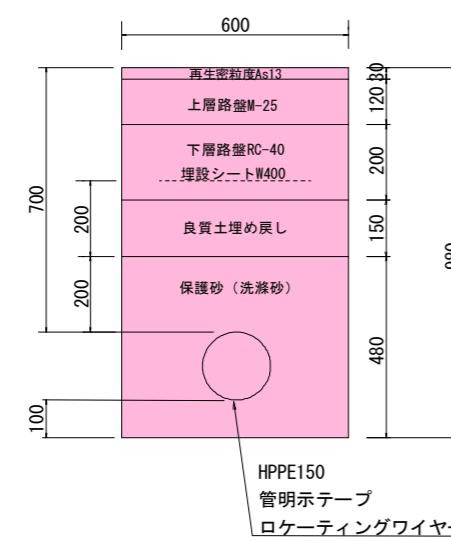


土工断面②

給水①L=1.0m

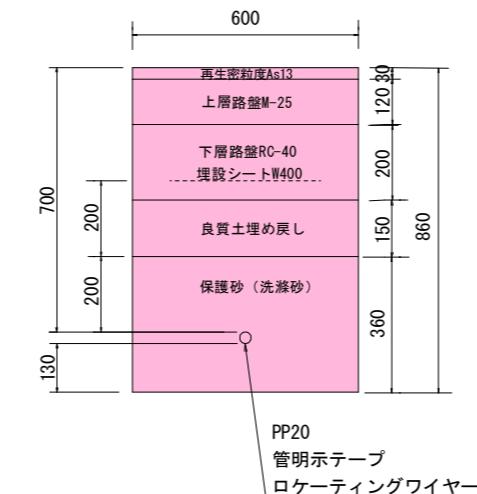

土工断面③


給水② : L=3.0m

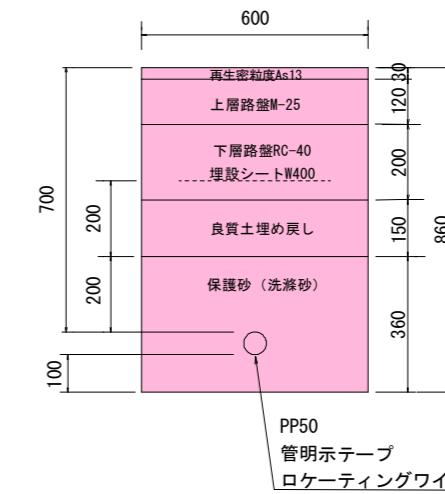


50%縮小図(A1→A3)

工事名	御嶽堂南原地区配水管布設替工事				
図面	平面図・土工断面図				
番号	1/3	縮尺	図示場所	上田市御嶽堂(御嶽堂)	
課長	矢ヶ崎	係長	藤原	担当	北村 照査 小宮山
上田市上下水道局					

配管図
S=Free

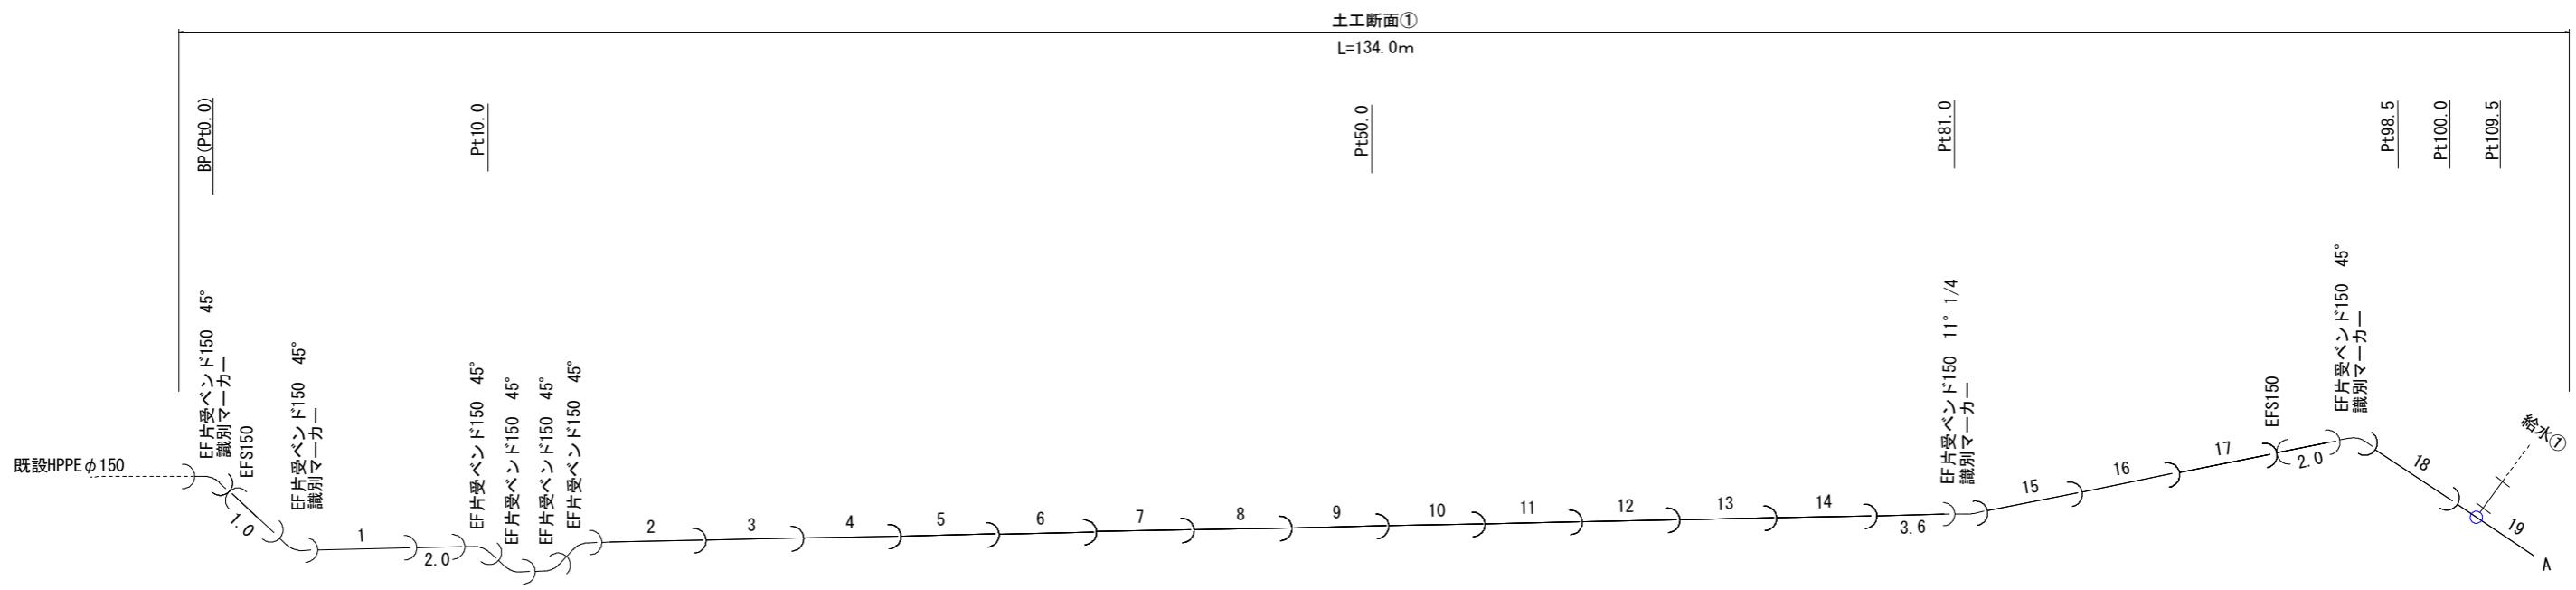

給水管切替図 S=Free

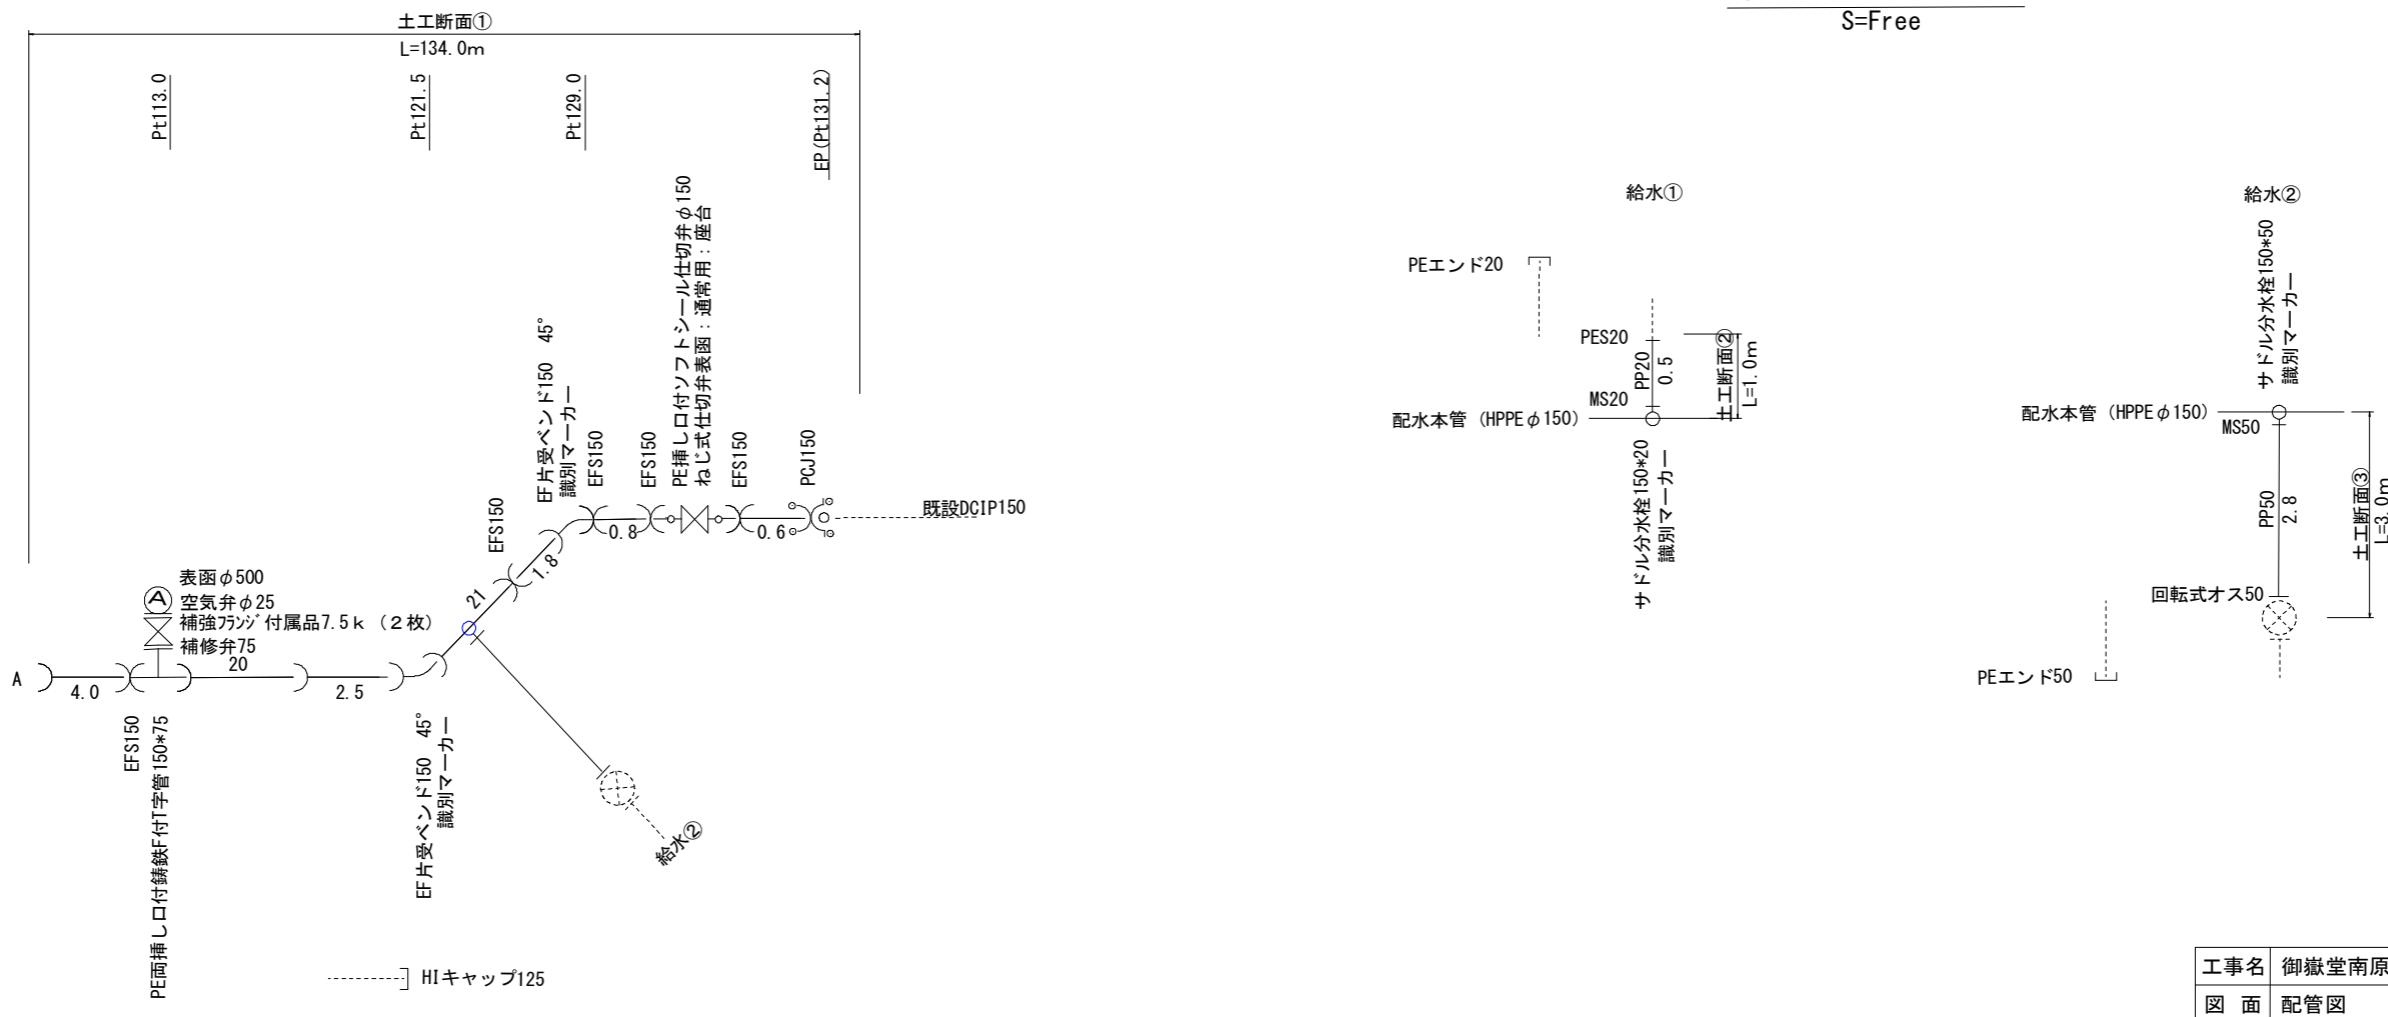


50%縮小図(A1→A3)


横断図

S=1 : 25


Pt50.0

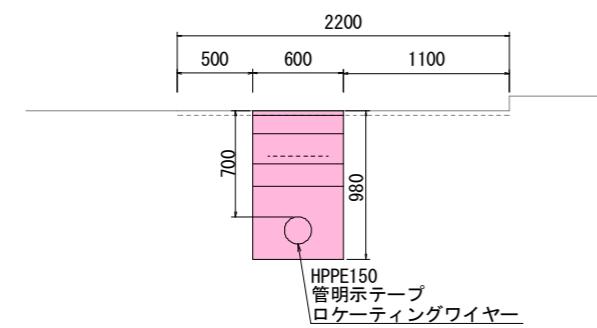


EP (Pt131.2)

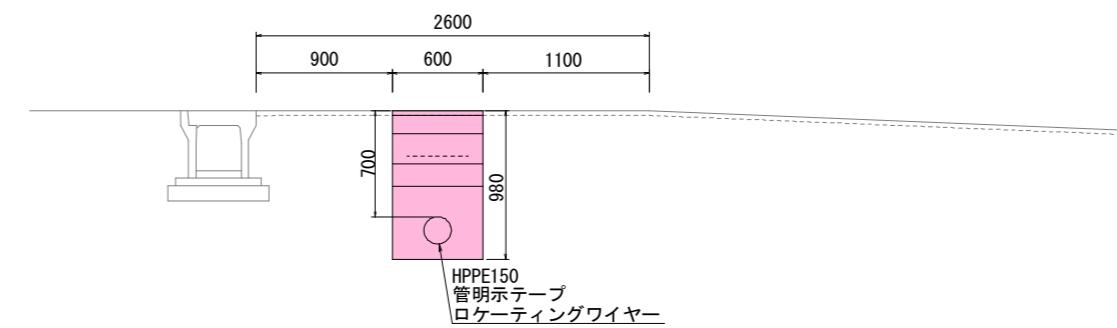

BP (Pt0.0)

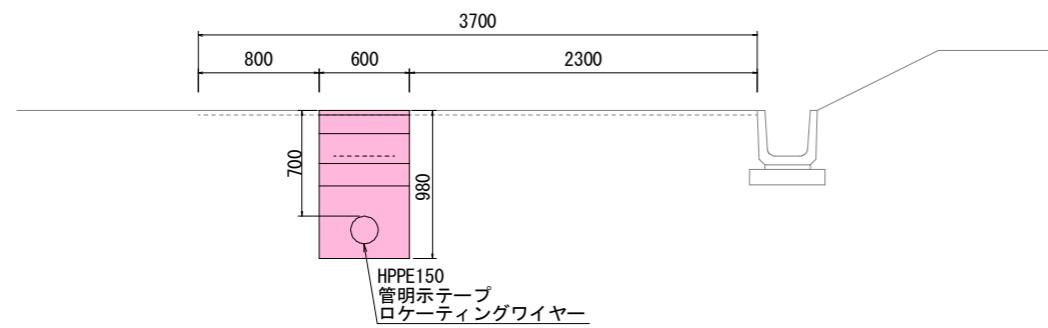

Pt100.0

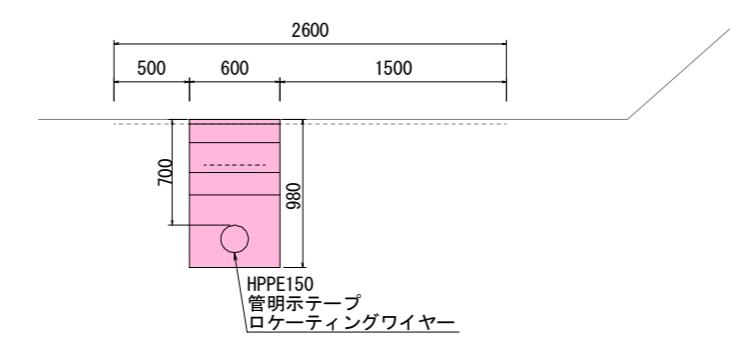

50%縮小図(A1→A3)

工事名	御嶽堂南原地区配水管布設替工事					
図面	横断図					
番号	3/3	縮尺	図示場所	上田市御嶽堂(御嶽堂)		
課長	矢ヶ崎	係長	藤原	担当	北村	照査 小宮山


上田市上下水道局

位置図

N



施工箇所

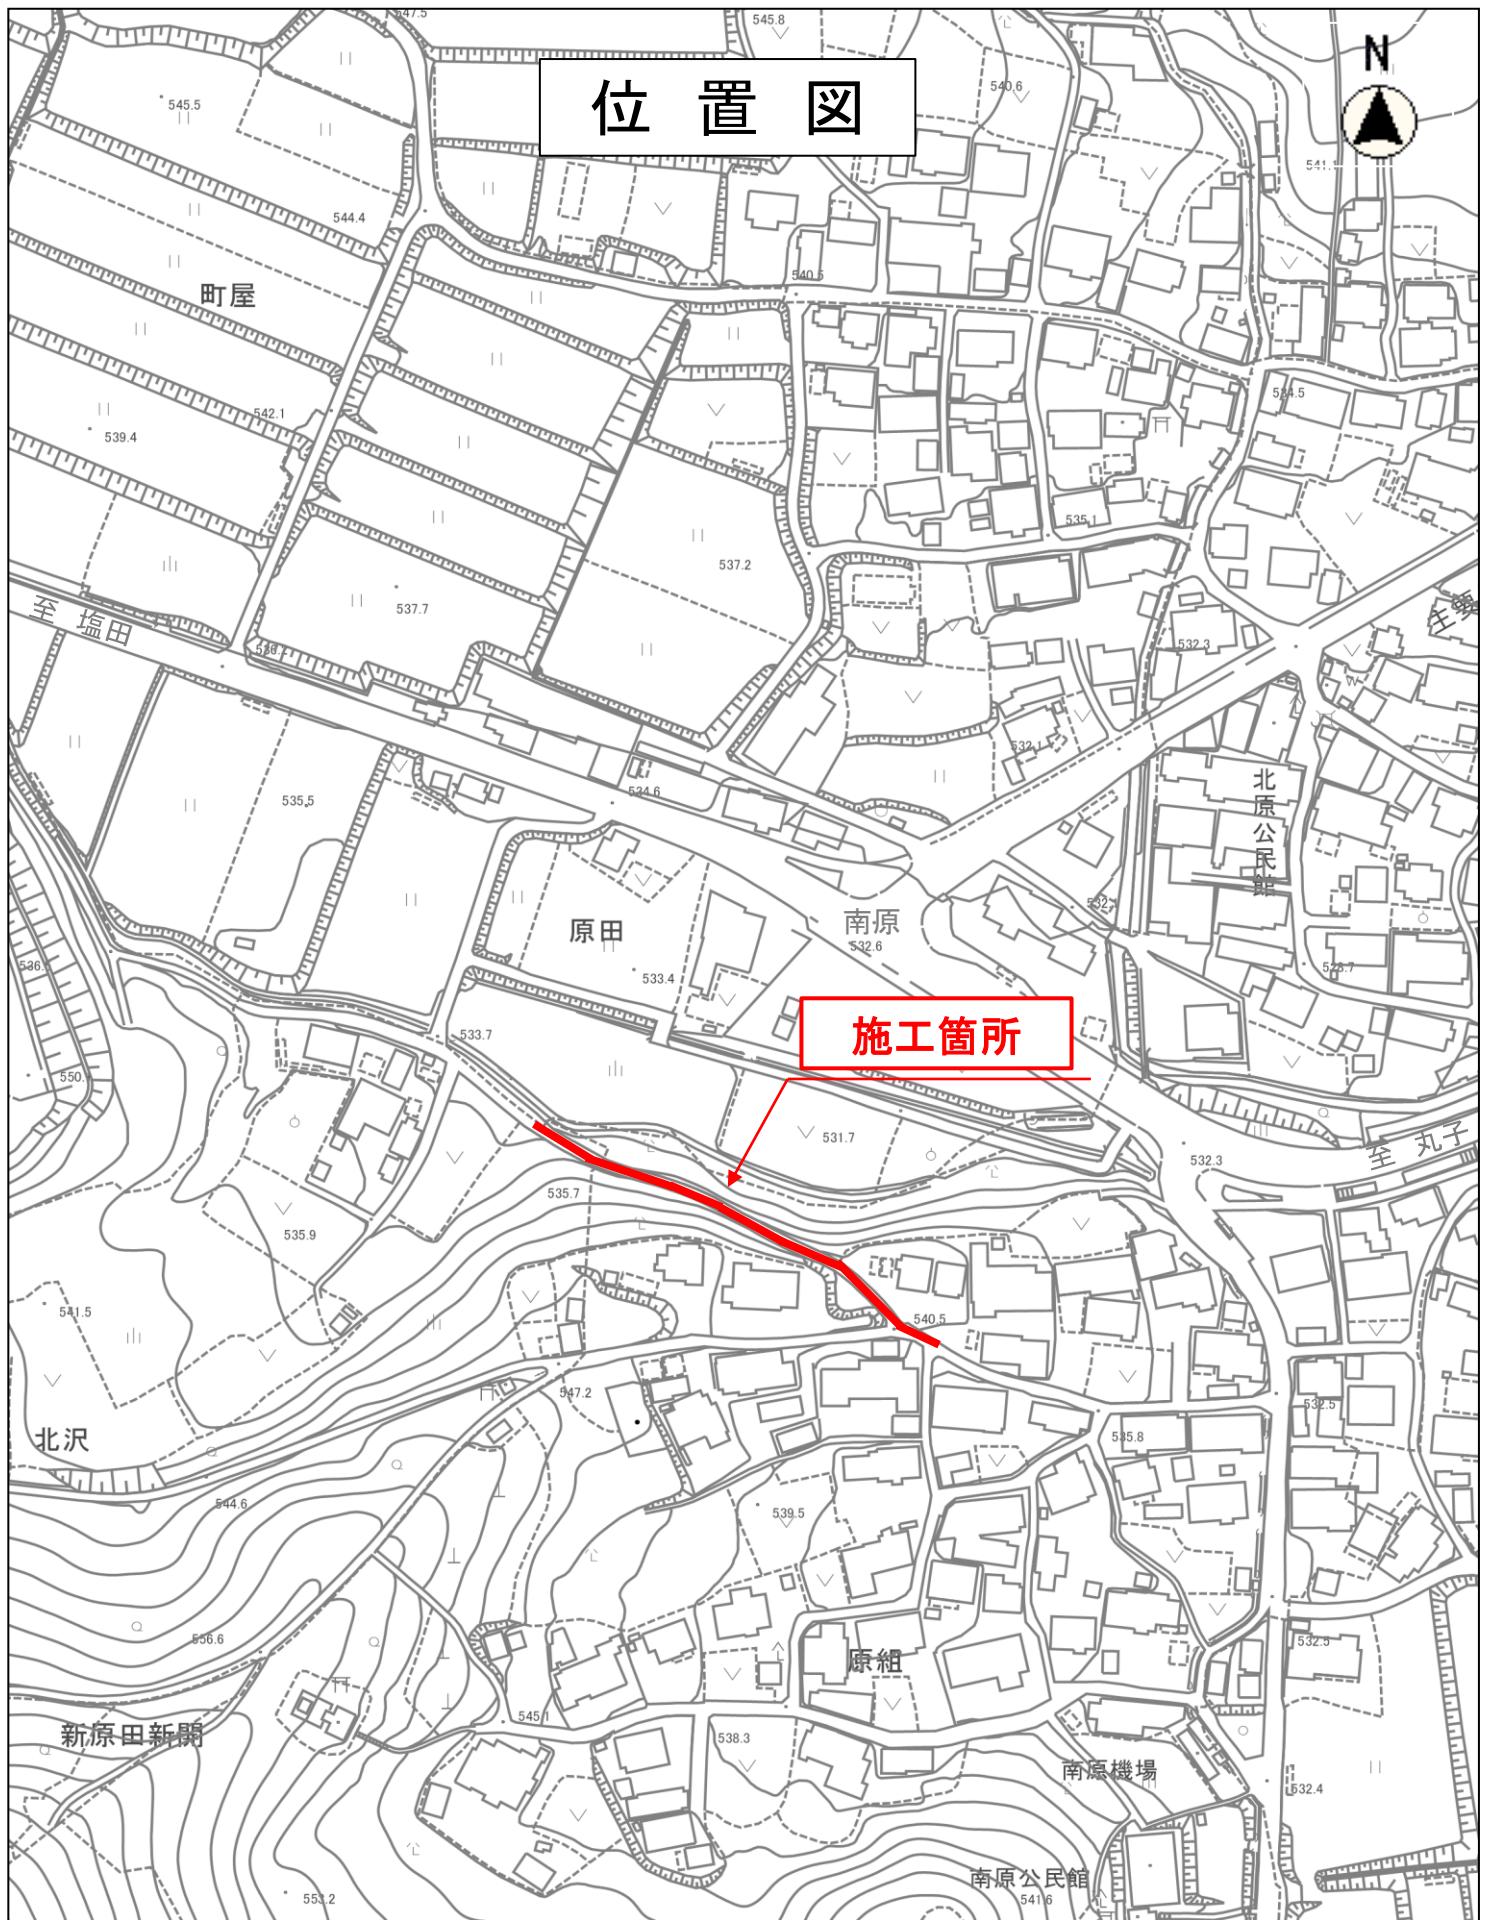

縮尺 1 : 2000

20 10 5 0 10 20 30 40 50 60 70 80 90 100 110 120