


機器据付図

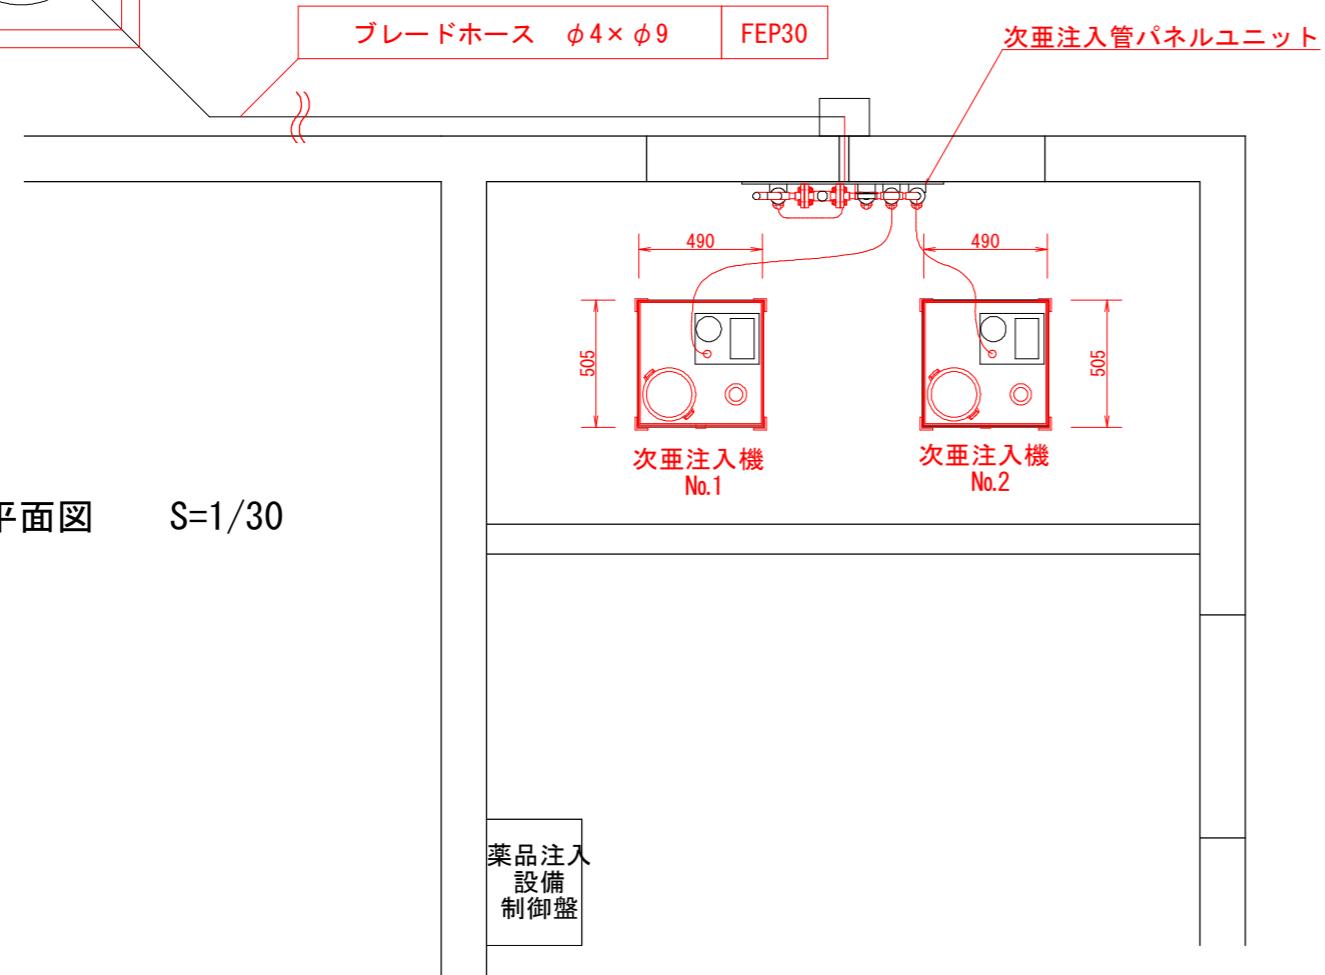


平面図 S=1/30

配線系統図



断面図 S=1/30

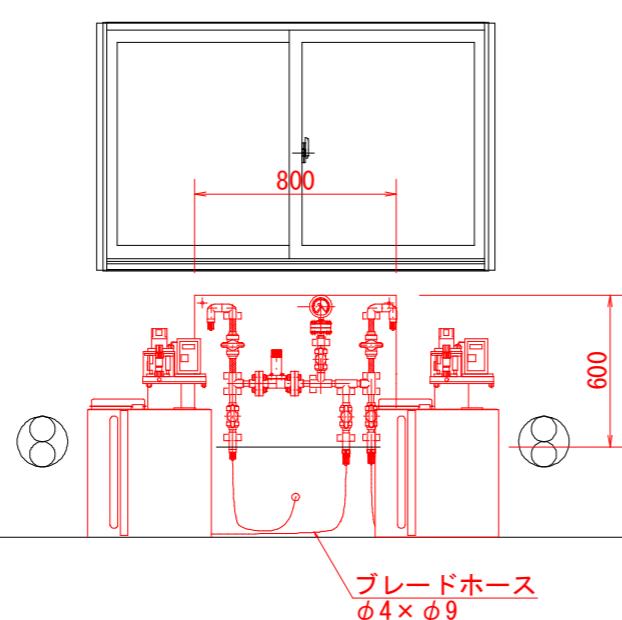

50%縮小図

工事名	松井新田配水池薬品注入設備更新工事				番号	1/1
図面名	図示				施工者	
縮尺	図示			完成日	令和 年月日	
課長	矢澤	係長	萩原	設計	渡邊	上田市上下水道局

位置図

N



←至 長野市

施工箇所

縮尺 1 : 7500

