

施設管理図	
水道配管図	
住宅地図	P70-J-2～P70-J-3

工事名	大畑配水管布設替工事					
図面名	平面図				番号	1 / 3
縮尺	図 示		施工者			
			完成日			
		令和		年	月	日
課長	矢澤	係長	若林	設計	松下	上田市上下水道局

The drawing illustrates a sewerage system layout with the following components and details:


- Top Left Detail:** A cross-section view 'a-a' showing a pipe at a depth of 1200mm, with a 700mm vertical clearance above it.
- Left Side Details:**
  - 既設DCIP φ150切断 (Existing DCIP φ150 cut)
  - 既設DCIP φ150撤去 (Existing DCIP φ150 removal)
  - メカ帽 (K) φ150 同軸押輪 φ150 (Mechanical cap (K) φ150 coaxial push wheel φ150)
  - PC-Jφ150
  - 既設DCIP φ150 (Existing DCIP φ150)
  - 乙字管 φ150 H=450 (継使い) (Elbow pipe φ150 H=450 (continuation))
- Main Layout:**
  - EF片受45°ベントφ150 識別マーカ (EF 45° vent φ150 identification marker)
  - 土工断面1 L=34.8m (Construction section 1 L=34.8m)
  - 土工断面2 L=10.0m (Construction section 2 L=10.0m)
  - 土工断面3 L=8.7m (Construction section 3 L=8.7m)
  - 土工断面4 L=4.5m (Construction section 4 L=4.5m)
  - EF片受45°ベントφ150 識別マーカ (EF 45° vent φ150 identification marker)
  - EFソケットφ150 (EF socket φ150)
  - 既設管 ACPφ125 (Existing pipe ACP φ125)
  - 異径・異種管継手φ150×125 (Eccentric/異種 pipe joint φ150×125)
  - 石綿管キャップφ125 (Asbestos pipe cap φ125)
  - EF挿し口付ソケット仕切弁φ150 表図2号 (H=1800用) 延長ロッド SUS φ32×1.0m (EF insert socket cut-off valve φ150 Table drawing 2 (H=1800 use) extension rod SUS φ32×1.0m)
  - 既設ACPφ125撤去 L=4.0m (Existing ACP φ125 removal L=4.0m)
  - 石綿管カラー継手取外工φ125 N=2箇所 (Asbestos pipe collar joint removal φ125 N=2 locations)

[illegible][illegible]

工事 名	大畑配水管布設替工事				
図面 名	配管詳細図			番 号	2 / 3
縮 尺	図 示		施 工 者		
			完 成 日	令和    年    月    日	
課 長	矢 澤	係 長	若 林	設 計	松下
					上田市上下水道局

標準掘削断面図

S=1:20

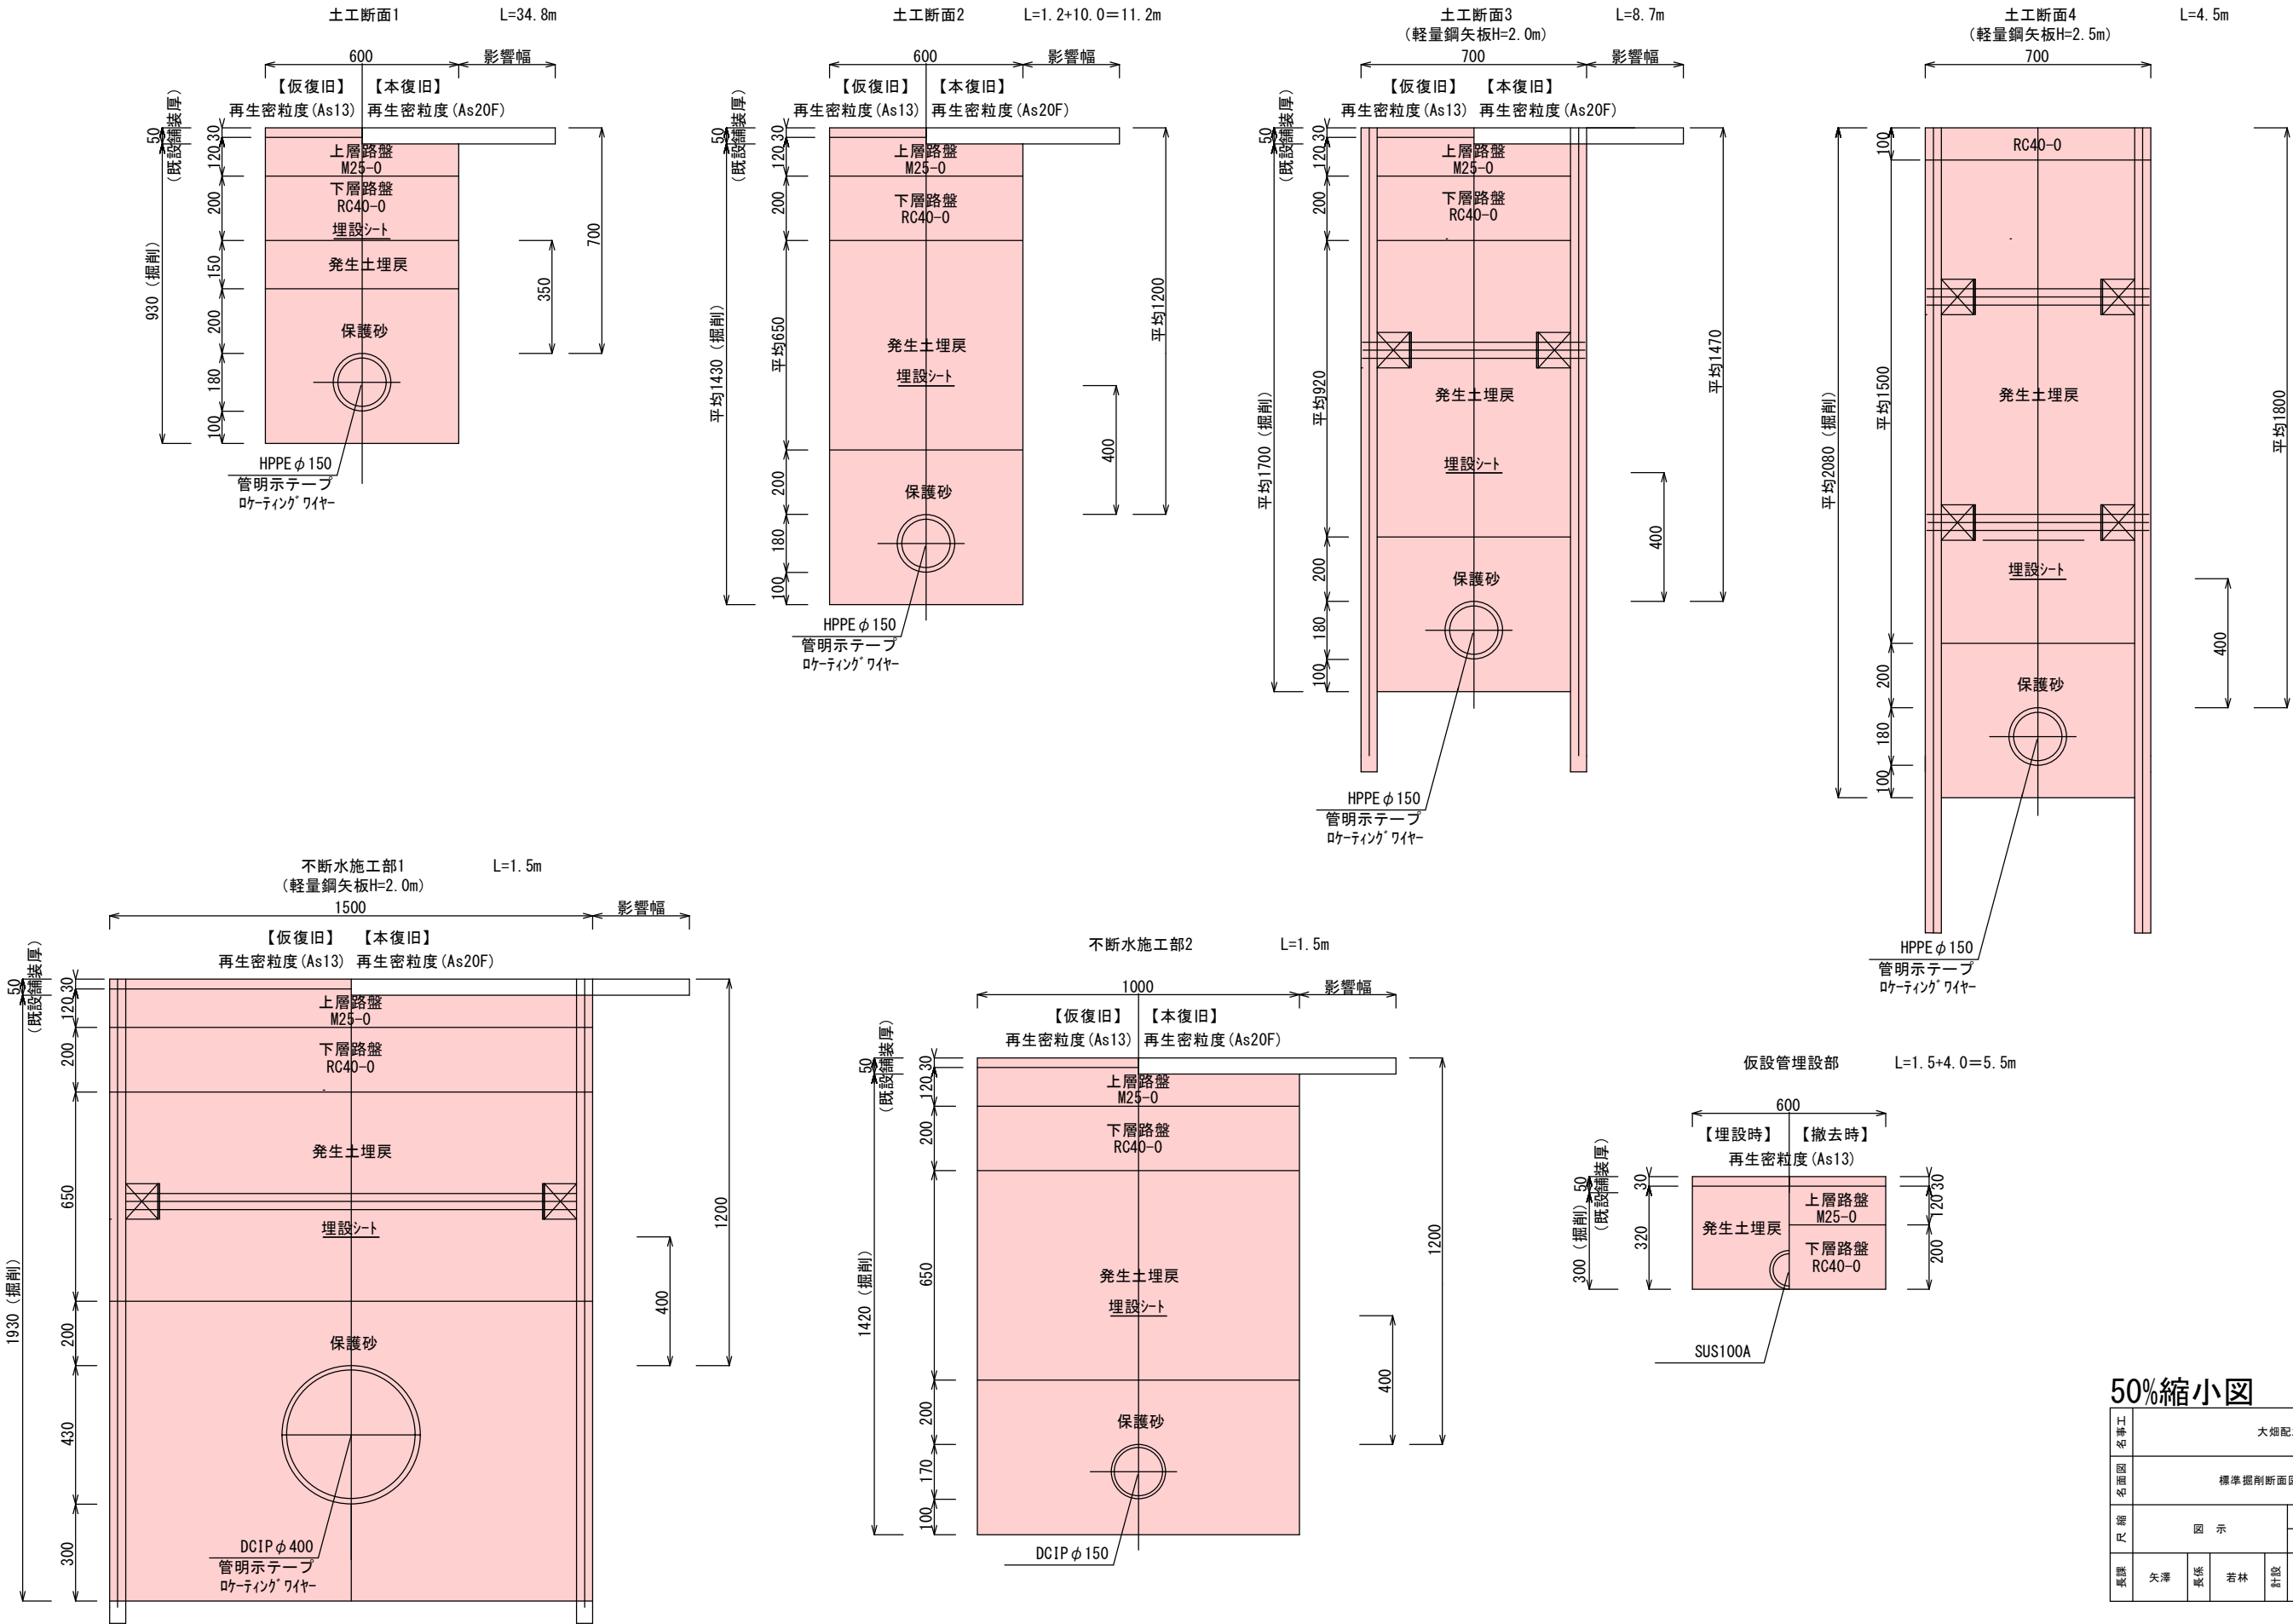

工事名	大畑配水管布設替工事					
	標準掘削断面図				巻 号	3 / 3
縮尺	図 示		施 工 者			
			完 成 日		令和 年 月 日	
監 理	矢 澤	監 査	若 林	設 計	松 下	上田市上下水道局



## 大畑配水管布設替工事 位置図

