


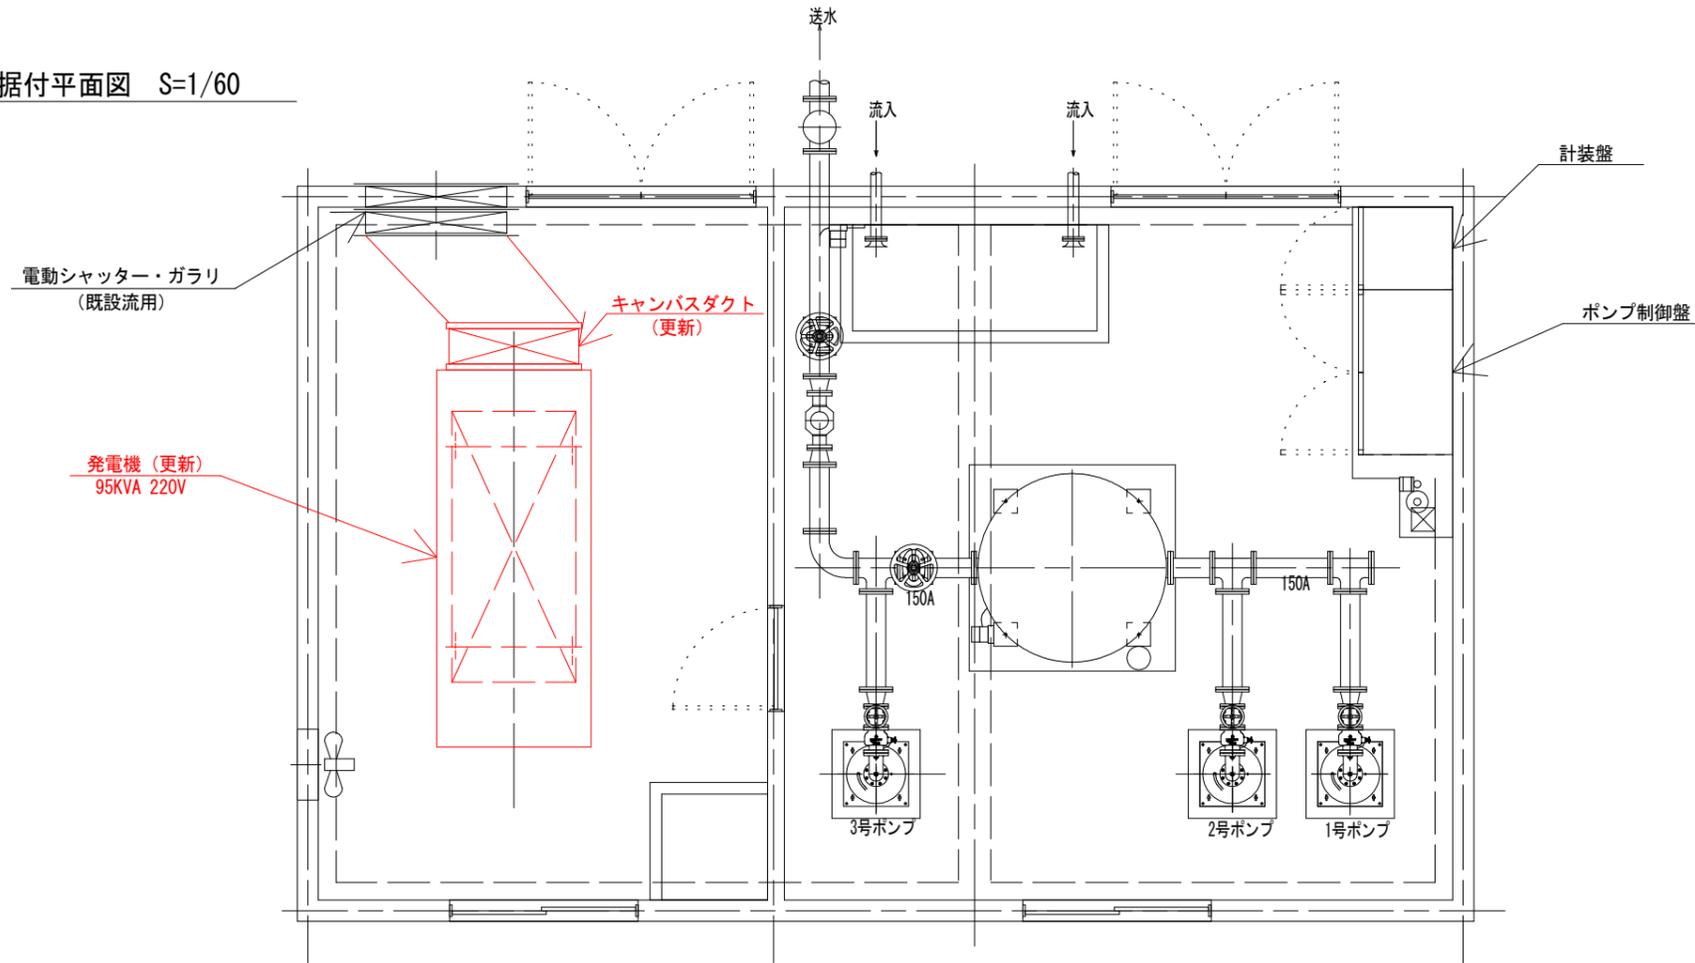


# 茂沢加圧ポンプ場

機器据付平面図 S=1/60



機器据付断面図 S=1/60

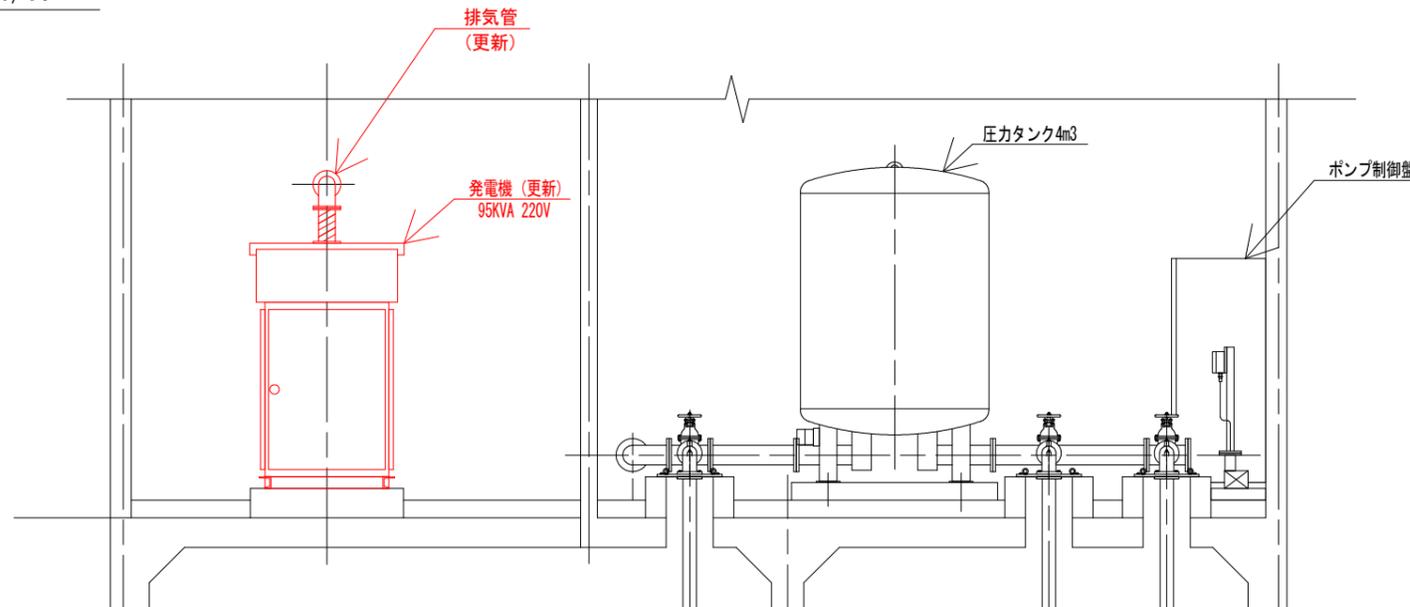

工事名	茂沢加圧ポンプ場 非常用発電機更新工事			
名称	機器据付図			
縮尺	S = 1/60		図番	1 / 1
所長	竹花	係長	榎澤	設計 相馬 上田市上下水道局