


平面図

S=1:500

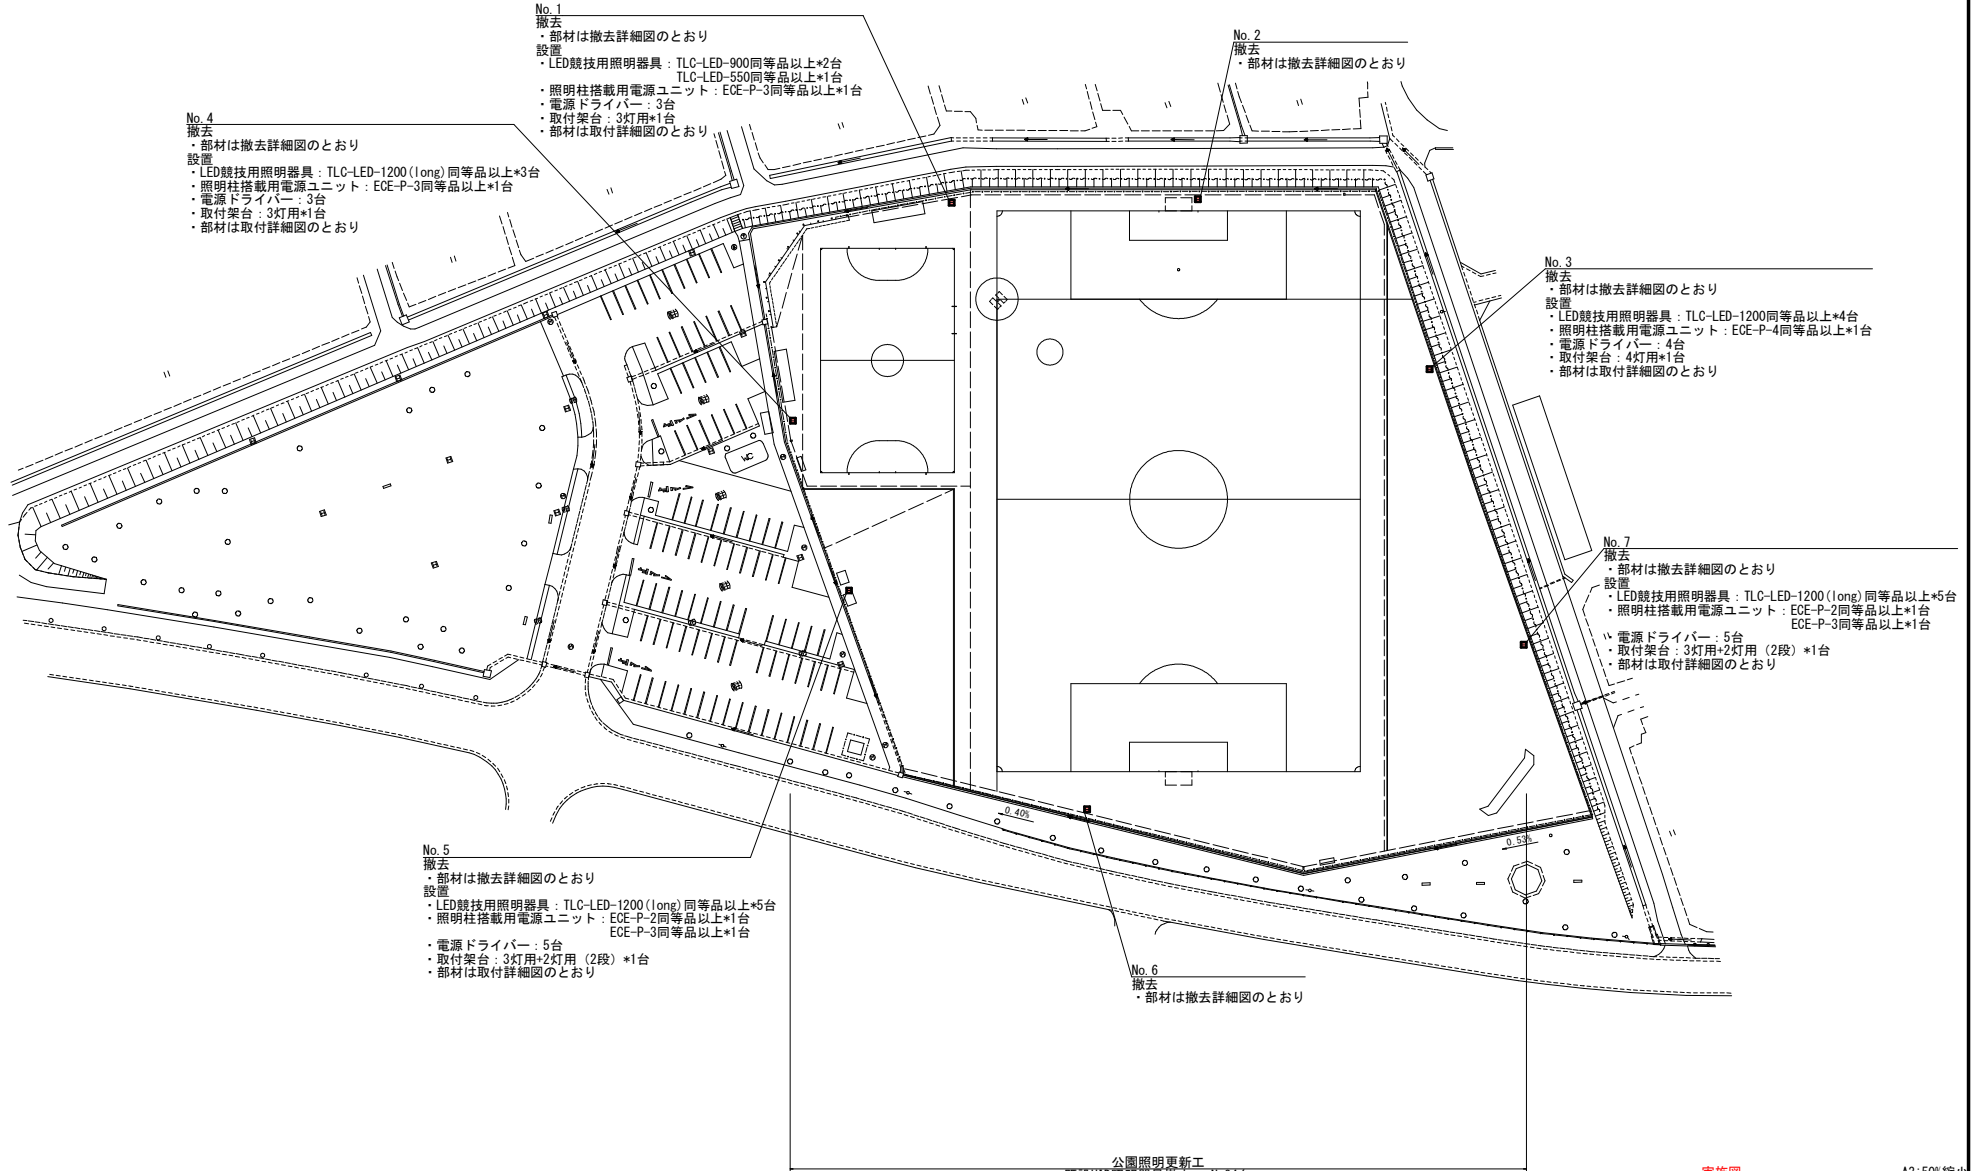

- No. 1**
撤去
・部材は撤去詳細図のとおり
設置
・LED競技用照明器具：TLC-LED-900同等品以上*2台
TLC-LED-550同等品以上*1台
・照明柱搭載用電源ユニット：ECE-P-3同等品以上*1台
・電源ドライバー：3台
・取付架台：3灯用*1台
・部材は取付詳細図のとおり

- No. 2**
撤去
・部材は撤去詳細図のとおり

- No. 4**
撤去
・部材は撤去詳細図のとおり
設置
・LED競技用照明器具：TLC-LED-1200 (long) 同等品以上*3台
・照明柱搭載用電源ユニット：ECE-P-3同等品以上*1台
・電源ドライバー：3台
・取付架台：3灯用*1台
・部材は取付詳細図のとおり

- No. 3**
撤去
・部材は撤去詳細図のとおり
設置
・LED競技用照明器具：TLC-LED-1200同等品以上*4台
・照明柱搭載用電源ユニット：ECE-P-4同等品以上*1台
・電源ドライバー：4台
・取付架台：4灯用*1台
・部材は取付詳細図のとおり

- No. 7**
撤去
・部材は撤去詳細図のとおり
設置
・LED競技用照明器具：TLC-LED-1200 (long) 同等品以上*5台
・照明柱搭載用電源ユニット：ECE-P-2同等品以上*1台
ECE-P-3同等品以上*1台
・電源ドライバー：5台
・取付架台：3灯用+2灯用 (2段) *1台
・部材は取付詳細図のとおり

- No. 5**
撤去
・部材は撤去詳細図のとおり
設置
・LED競技用照明器具：TLC-LED-1200 (long) 同等品以上*5台
・照明柱搭載用電源ユニット：ECE-P-2同等品以上*1台
ECE-P-3同等品以上*1台
・電源ドライバー：5台
・取付架台：3灯用+2灯用 (2段) *1台
・部材は取付詳細図のとおり


- No. 6**
撤去
・部材は撤去詳細図のとおり

公園照明更新工
既設HID照明器具撤去 N=84台
LED競技用照明設置 N=20台

実施図 A3:50%縮小

上田古戦場公園照明更新工事			
上田市下之条 (上田古戦場公園多目的グラウンド)			
図種	平面図	縮尺	図示
図番	1 / 6		
上田市			

既設系統図 S=1:500

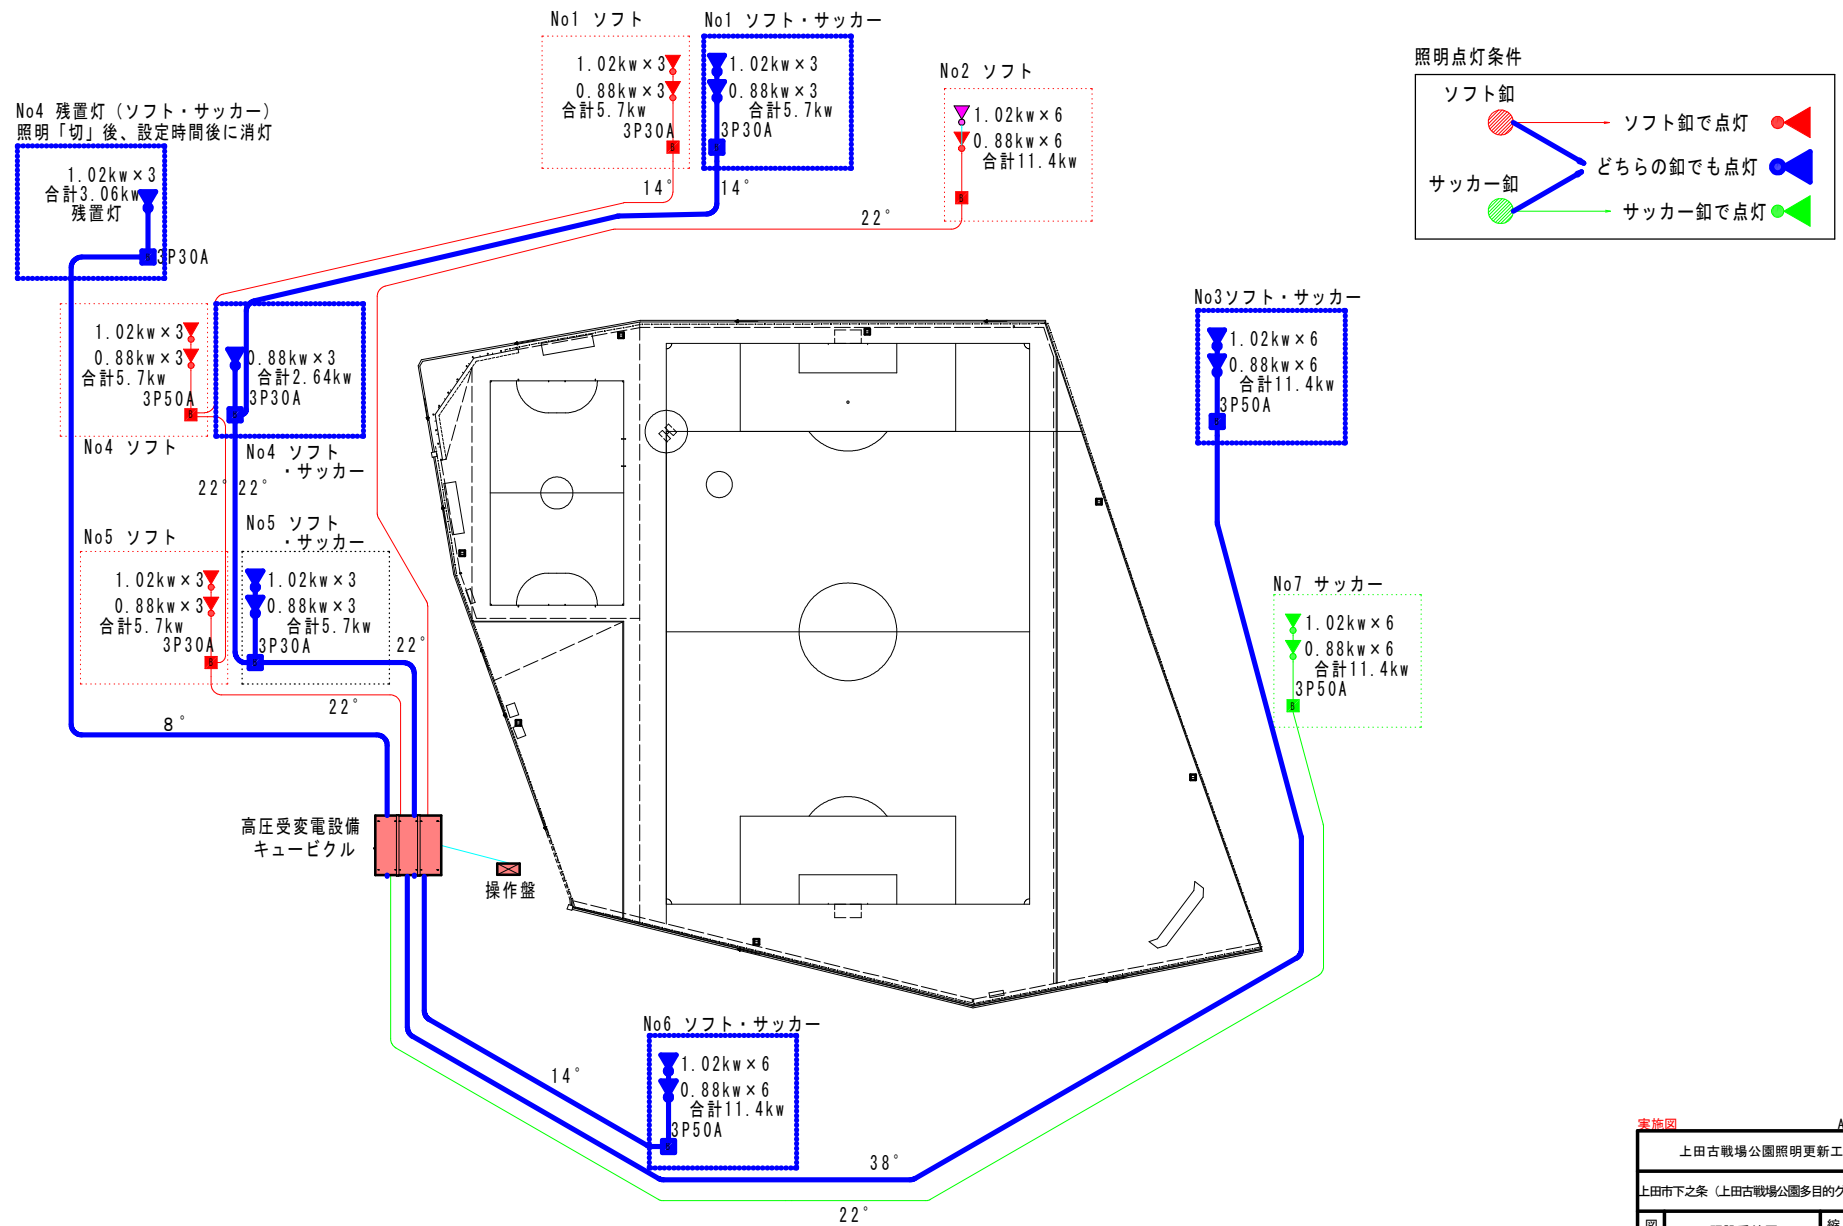


実施図 A3:50%縮小

上田古戦場公園照明更新工事			
上田市下之条 (上田古戦場公園多目的グラウンド)			
図種	既設系統図	縮尺	図示
図番	2 / 6		
上田市			

更新系統図

S=1:500

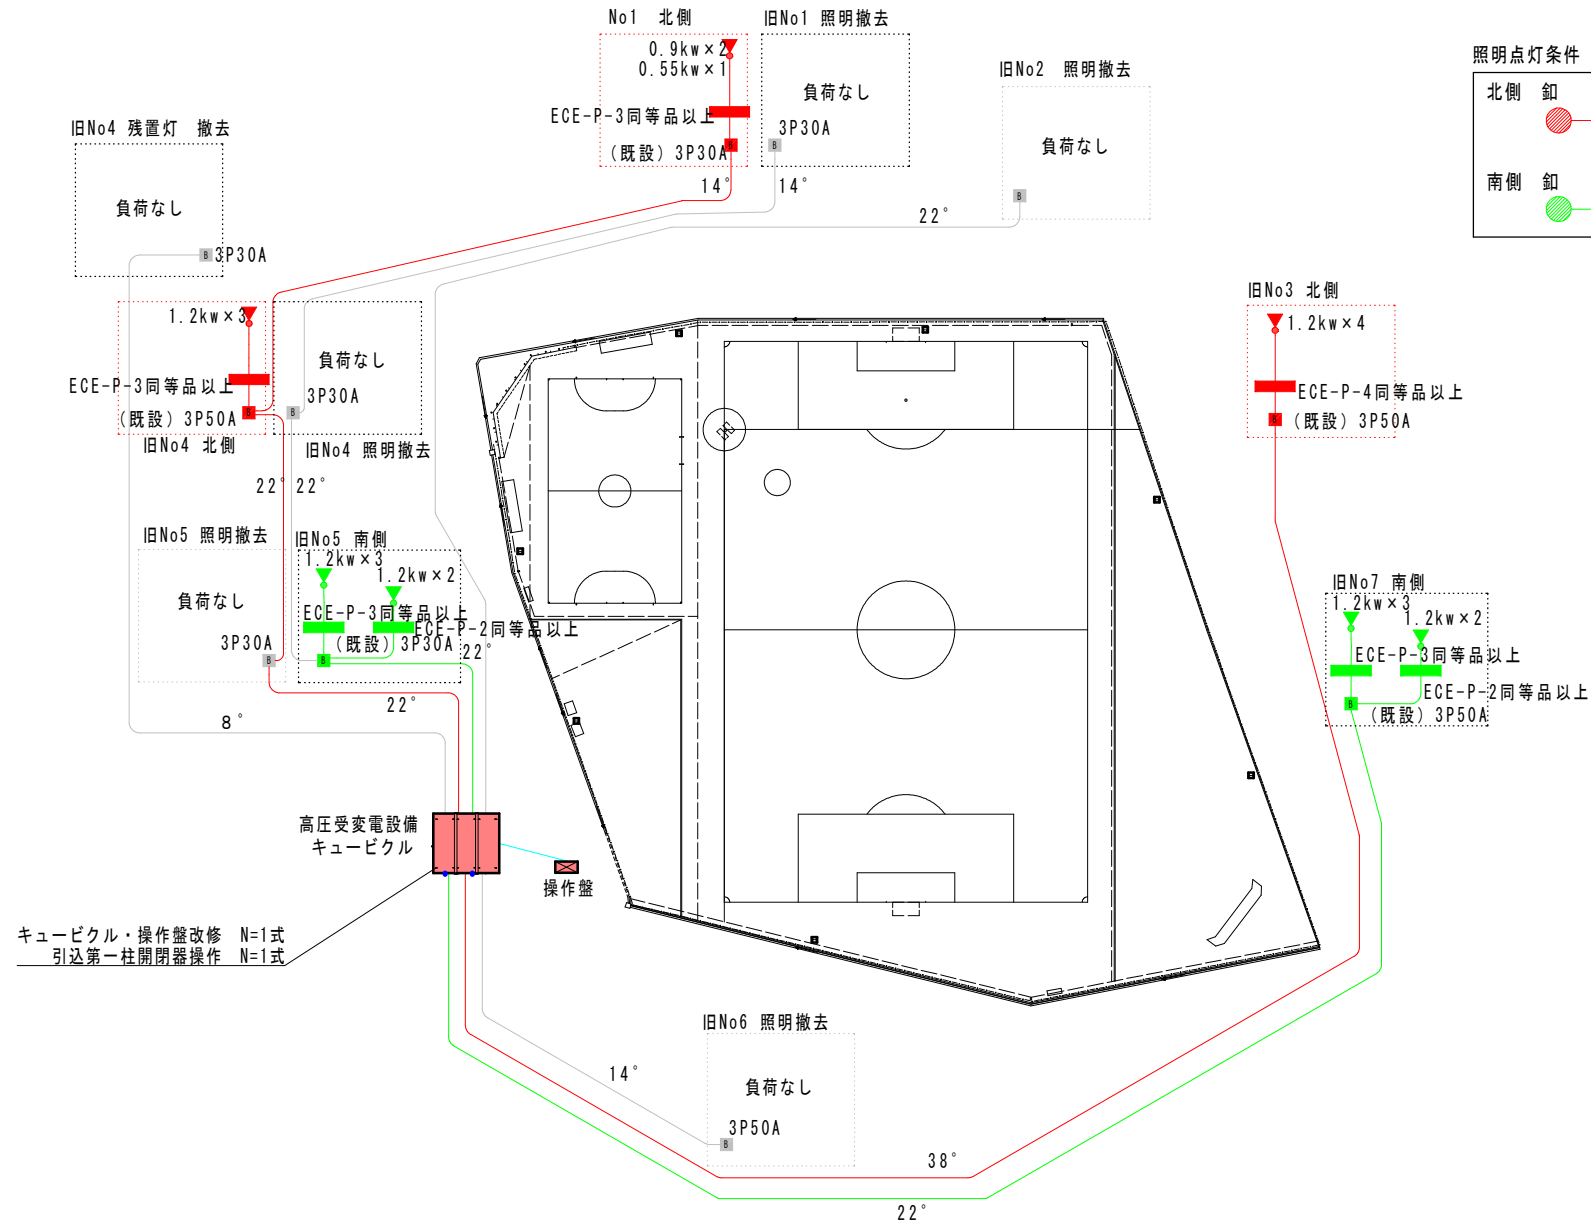


実施図 A3:50%縮小

上田古戦場公園照明更新工事			
上田市下之条 (上田古戦場公園多目的グラウンド)			
図種	更新系統図	縮尺	図示
図番	3 / 6		
上田市			


撤去詳細図

S=1:50

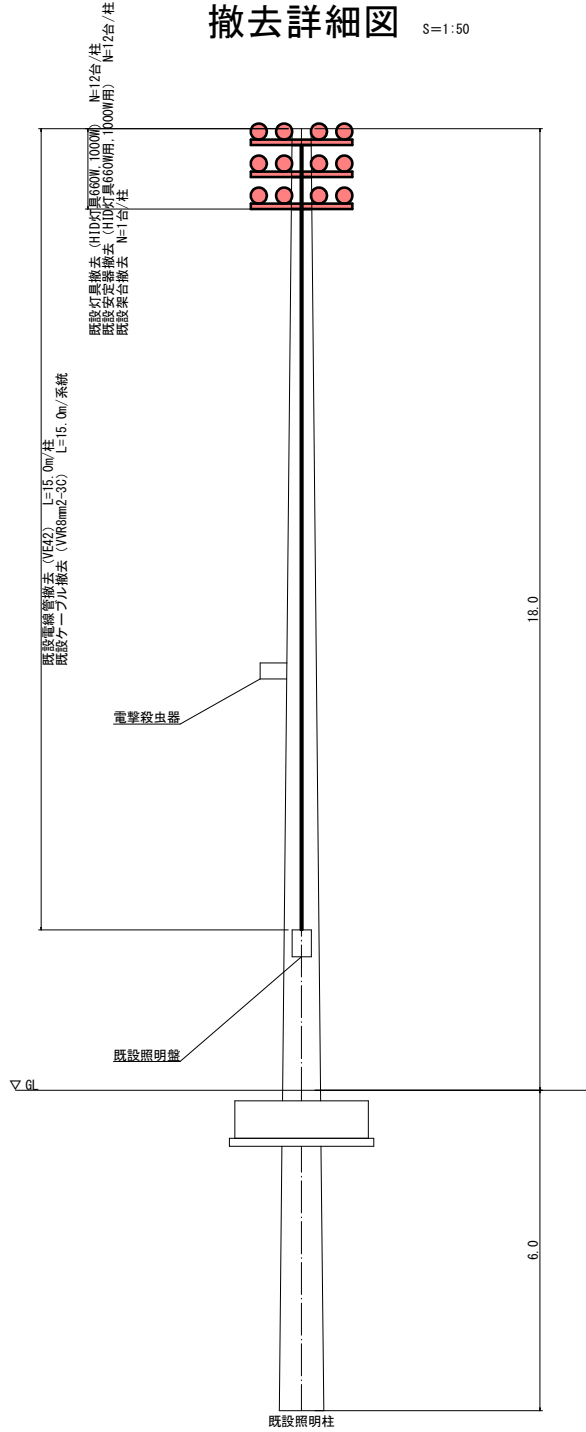

取付詳細図

S=1:50

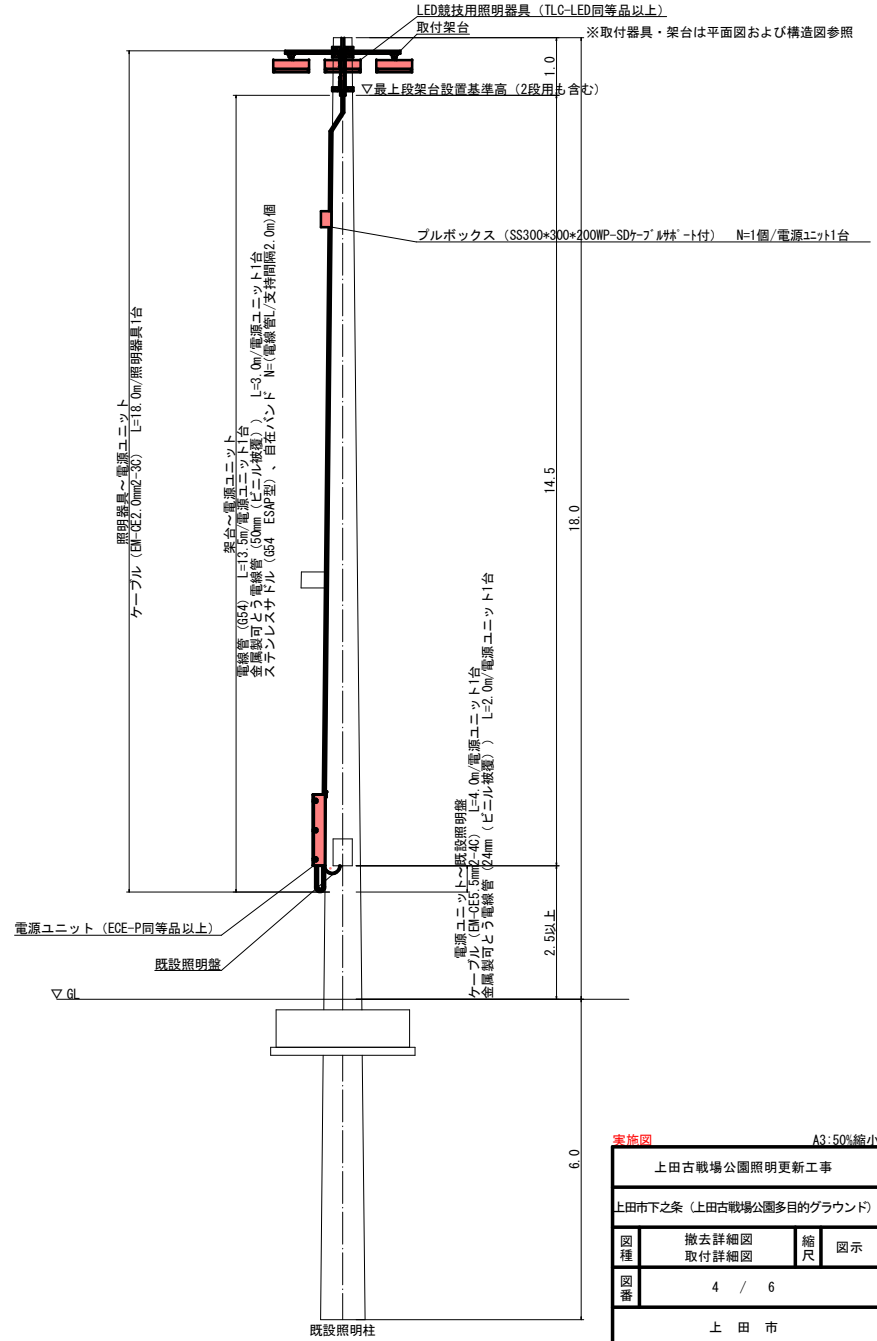

※取付器具・架台は平面図および構造図参照

実施図 A3:50%縮小			
上田古戦場公園照明更新工事			
上田市下之条 (上田古戦場公園多目的グラウンド)			
図種	撤去詳細図 取付詳細図	縮尺	図示
図番	4 / 6		
上田市			


構造図

S=1:10


LED競技用照明器具

TLC-LED-1200 (long) 同等品以上

【側面図】

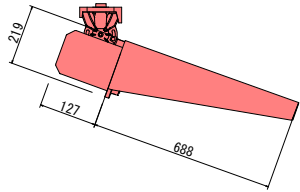


【上面図】

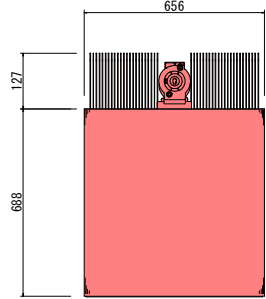


TLC-LED-1200同等品以上

【側面図】

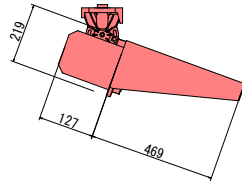


【上面図】

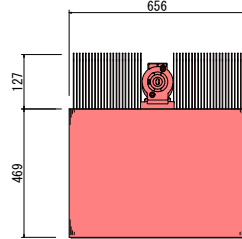


TLC-LED-900同等品以上

【側面図】

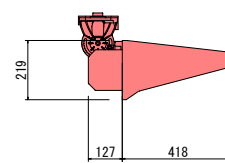


【上面図】

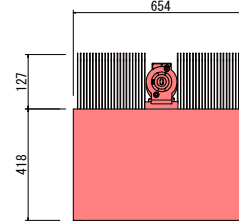


TLC-LED-550同等品以上

【側面図】

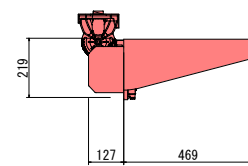

【上面図】

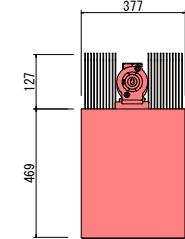


照明柱搭載用電源ユニット、電源ドライバー

ECE-P-2同等品以上

【正面図】

【側面図】

【内面図】

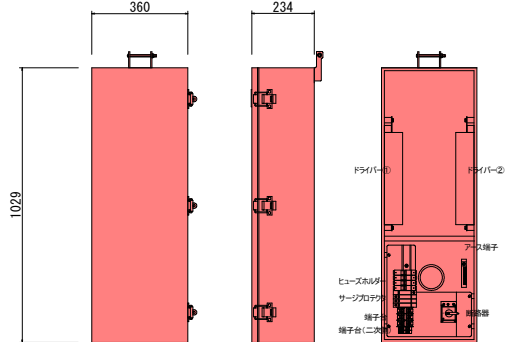


ECE-P-3同等品以上

【正面図】

【側面図】

【内面図】

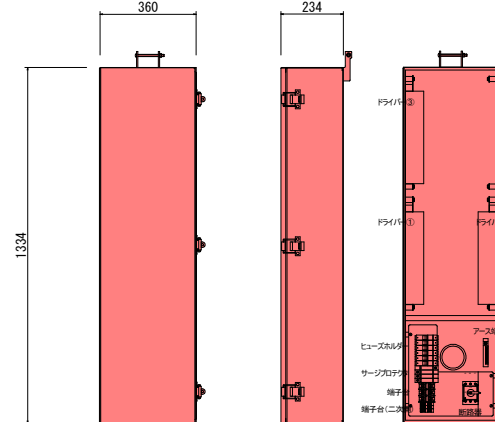


ECE-P-4同等品以上

【正面図】

【側面図】

【内面図】

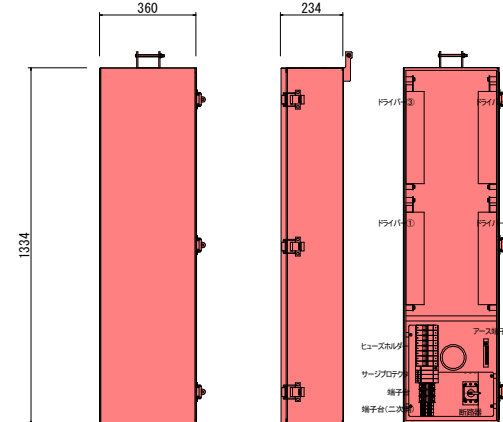

実施図 A3:50%縮小

上田古戦場公園照明更新工事			
上田市下之条(上田古戦場公園多目的グラウンド)			
図種	構造図	縮尺	図示
図番	5 / 6		
上田市			


構造図

S=1:25


取付架台

3灯用

【上面図】

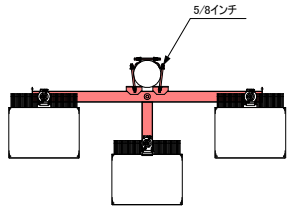


【正面図】

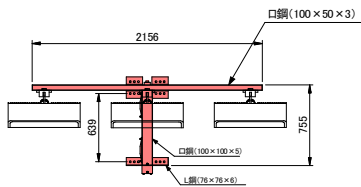


正面図

【側面図】

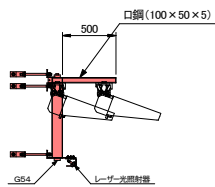


4灯用


【上面図】

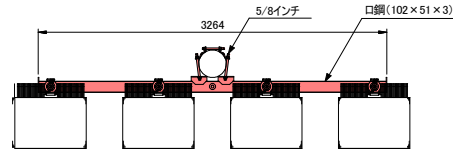

【正面図】

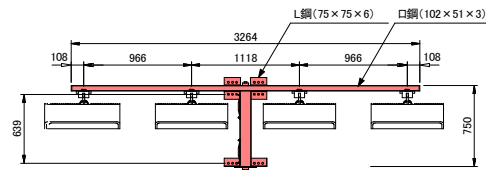


【側面図】

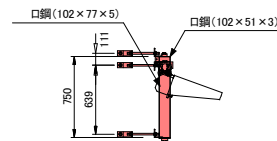


3灯用+2灯用 (2段)


【上面図】

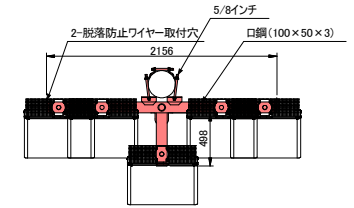

【正面図】

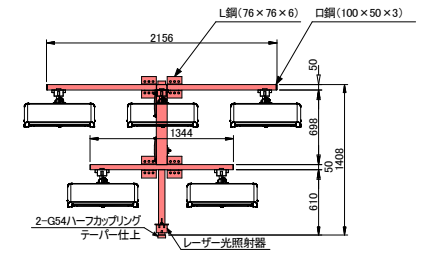

【側面図】

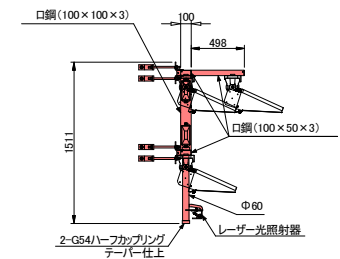

実施図 A3:50%縮小

上田古戦場公園照明更新工事			
上田市下之条 (上田古戦場公園多目的グラウンド)			
図種	構造図	縮尺	図示
図番	6 / 6		
上田市			

位置図



施工箇所

縮尺 1 : 7500

