




平面図 S=1:1000

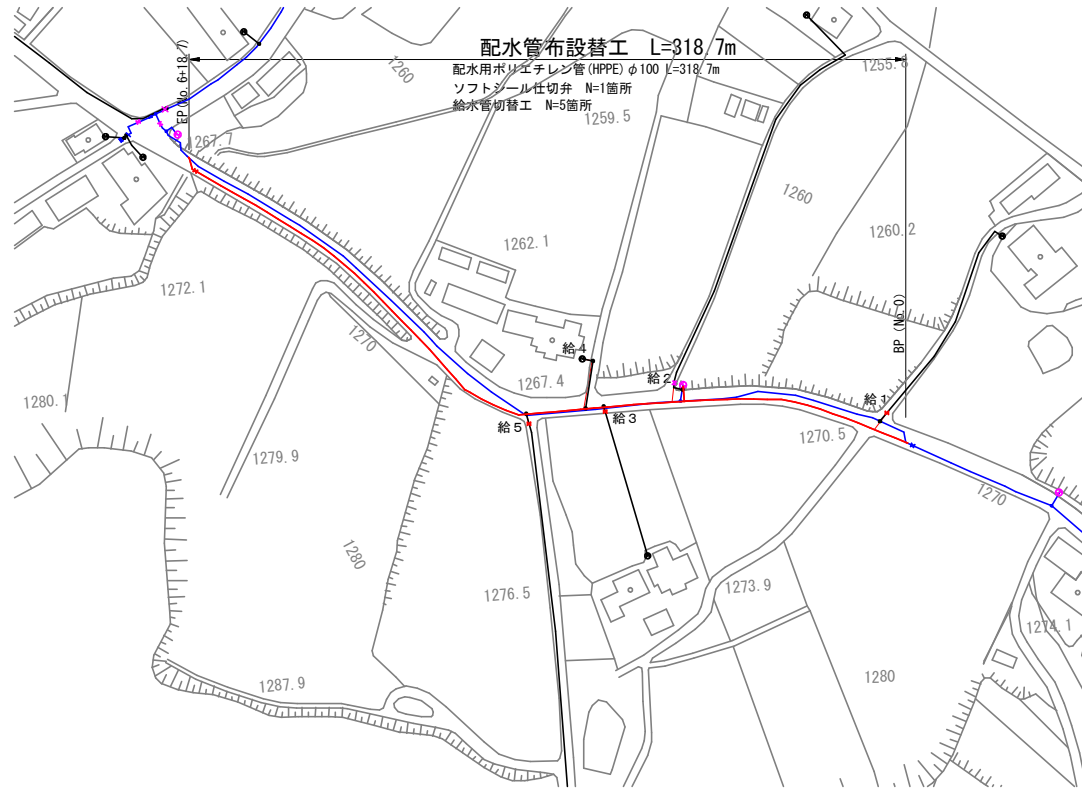

標準断面図 S=1:30

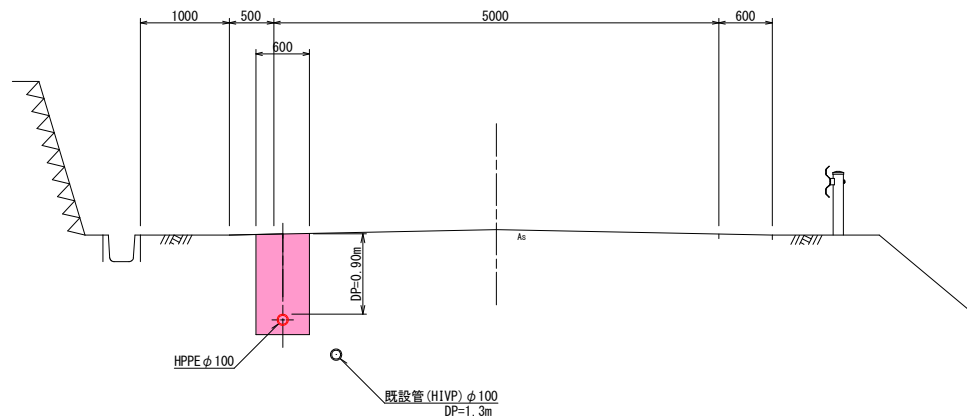

位置図

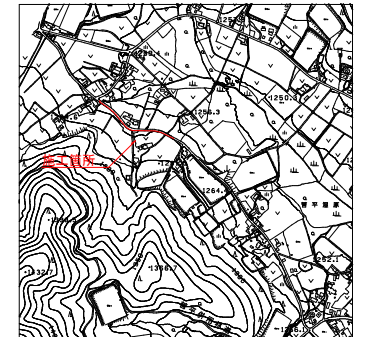


実施図 50%縮小図 (A1→A3)

施設管理図	
水道配管図	
住宅地図	P 26 - E - 5 ~ P 26 - D - 4


工事名	西組配水管布設替工事		
図面名	平面図 標準断面図	番号	1 / 3
縮尺	図示	完成日	
		施工者	
課長	矢澤 保夫	若林 設計	小倉澤 上田市上下水道局

配管詳細図 S=FREE

土工断面 1 L=318.7m

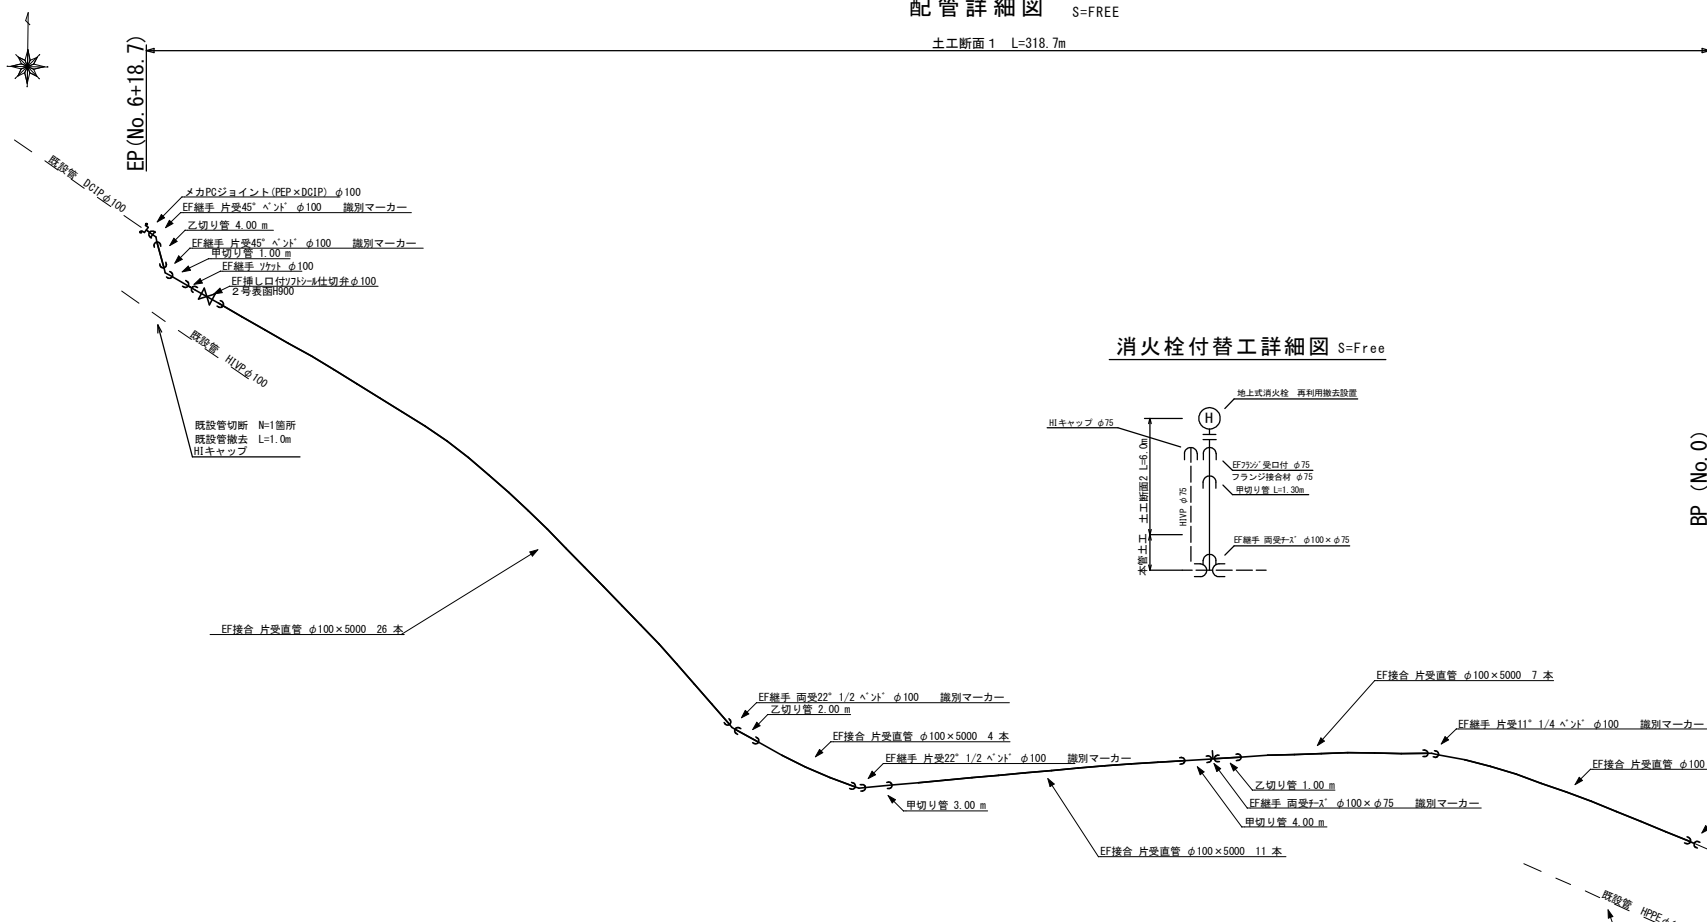

消火栓付替工詳細図 S=Free

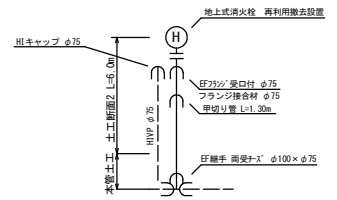





土工断面図 S=1:15

土工断面 1

土工断面 2

(給水) 土工断面 3

(給水) 土工断面 4

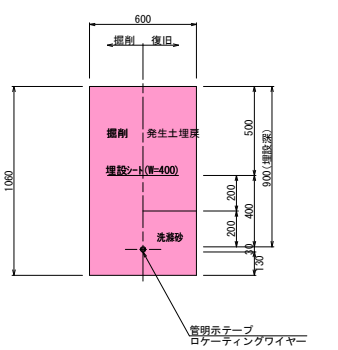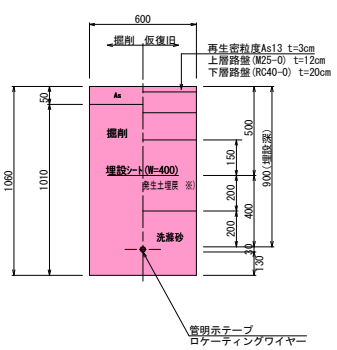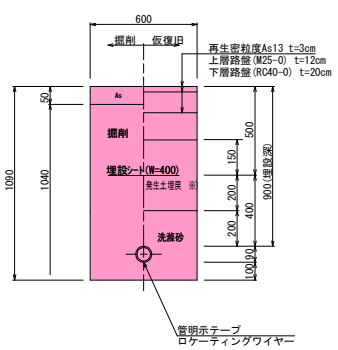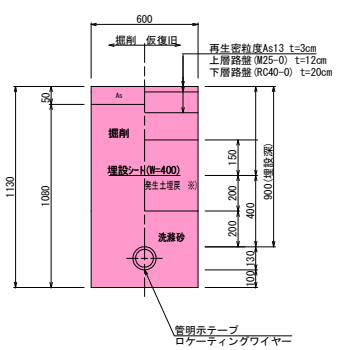

実施図 50%縮小図 (A1→A3)

施設管理図	
水道配管図	
住宅地図	P 26 - E - 5 ~ P 26 - D - 4


工事名	西組配水管布設替工事		
図名	配管詳細図 土工断面図 消火栓布設替工詳細図	番号	2 / 3
縮尺	図示	完成日	
職名	矢澤 保夫 若林 隆雄	施工者	小倉澤 上田市上下水道局

※1 1層20cm厚 既設凍上抑制層を再利用


給水装置配管図

縮尺 Free


給水 1
No. 0+15付近 右

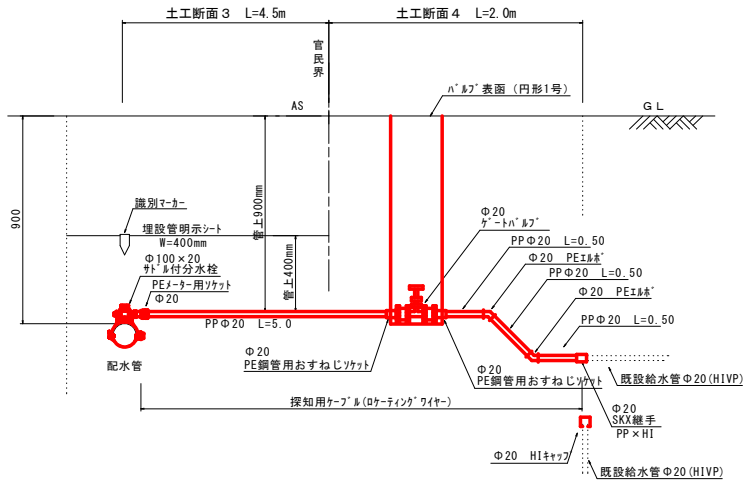


給水 2
No. 2+42付近 右

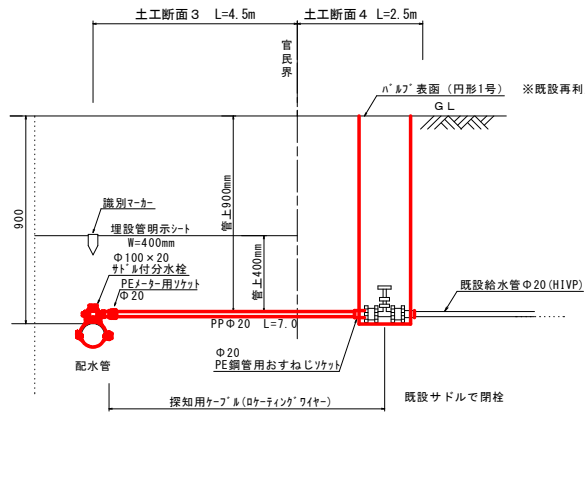


給水 3
No. 2+27付近 左

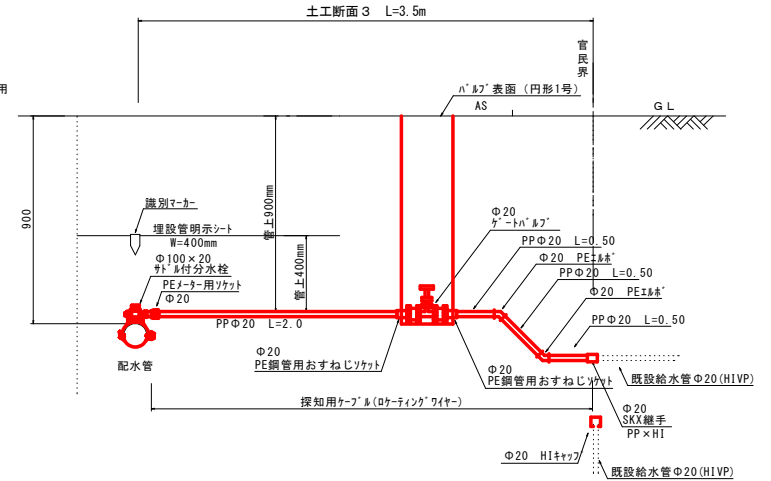

給水 4
No. 2+35付近 右

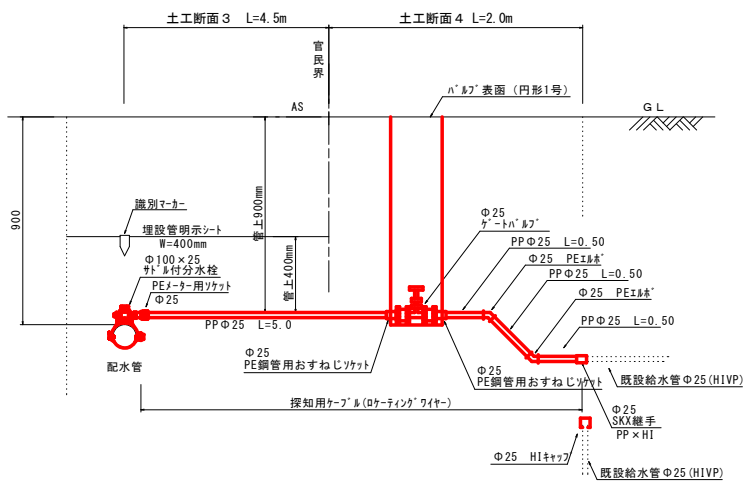

給水 5
No. 2+27付近 左

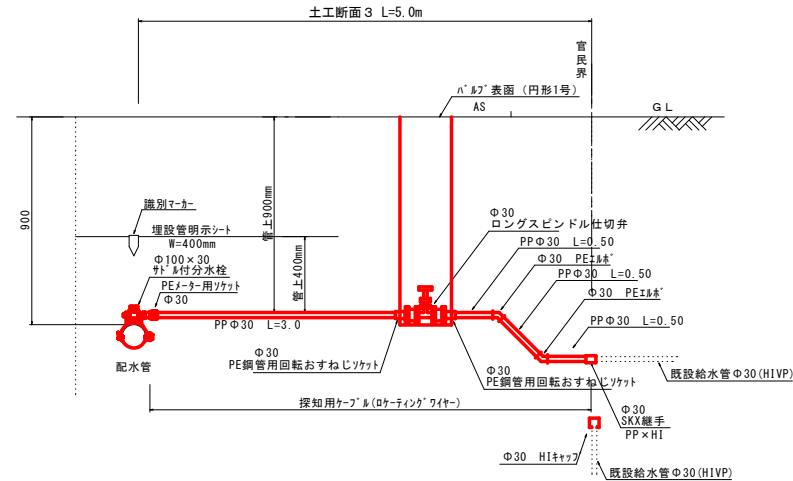

実施図 50%縮小図 (A1→A3)

施設管理図	
水道配管図	P - - ~ P - -
住宅地図	P 26 - E - 5 ~ P 26 - D - 4

工事名	西組配水管布設替工事		
図面名	給水装置配管図	番号	3 / 3
縮尺	図示	完成日	
課長	矢澤 係長	若林 設計	小倉澤 施工者
			上田市上下水道局

位置図

