
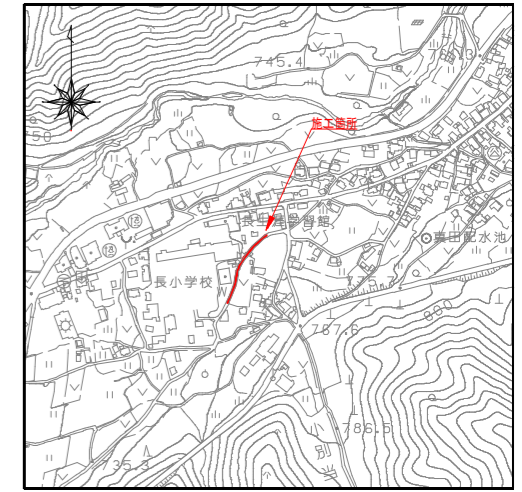


# 平面図

S=1:500

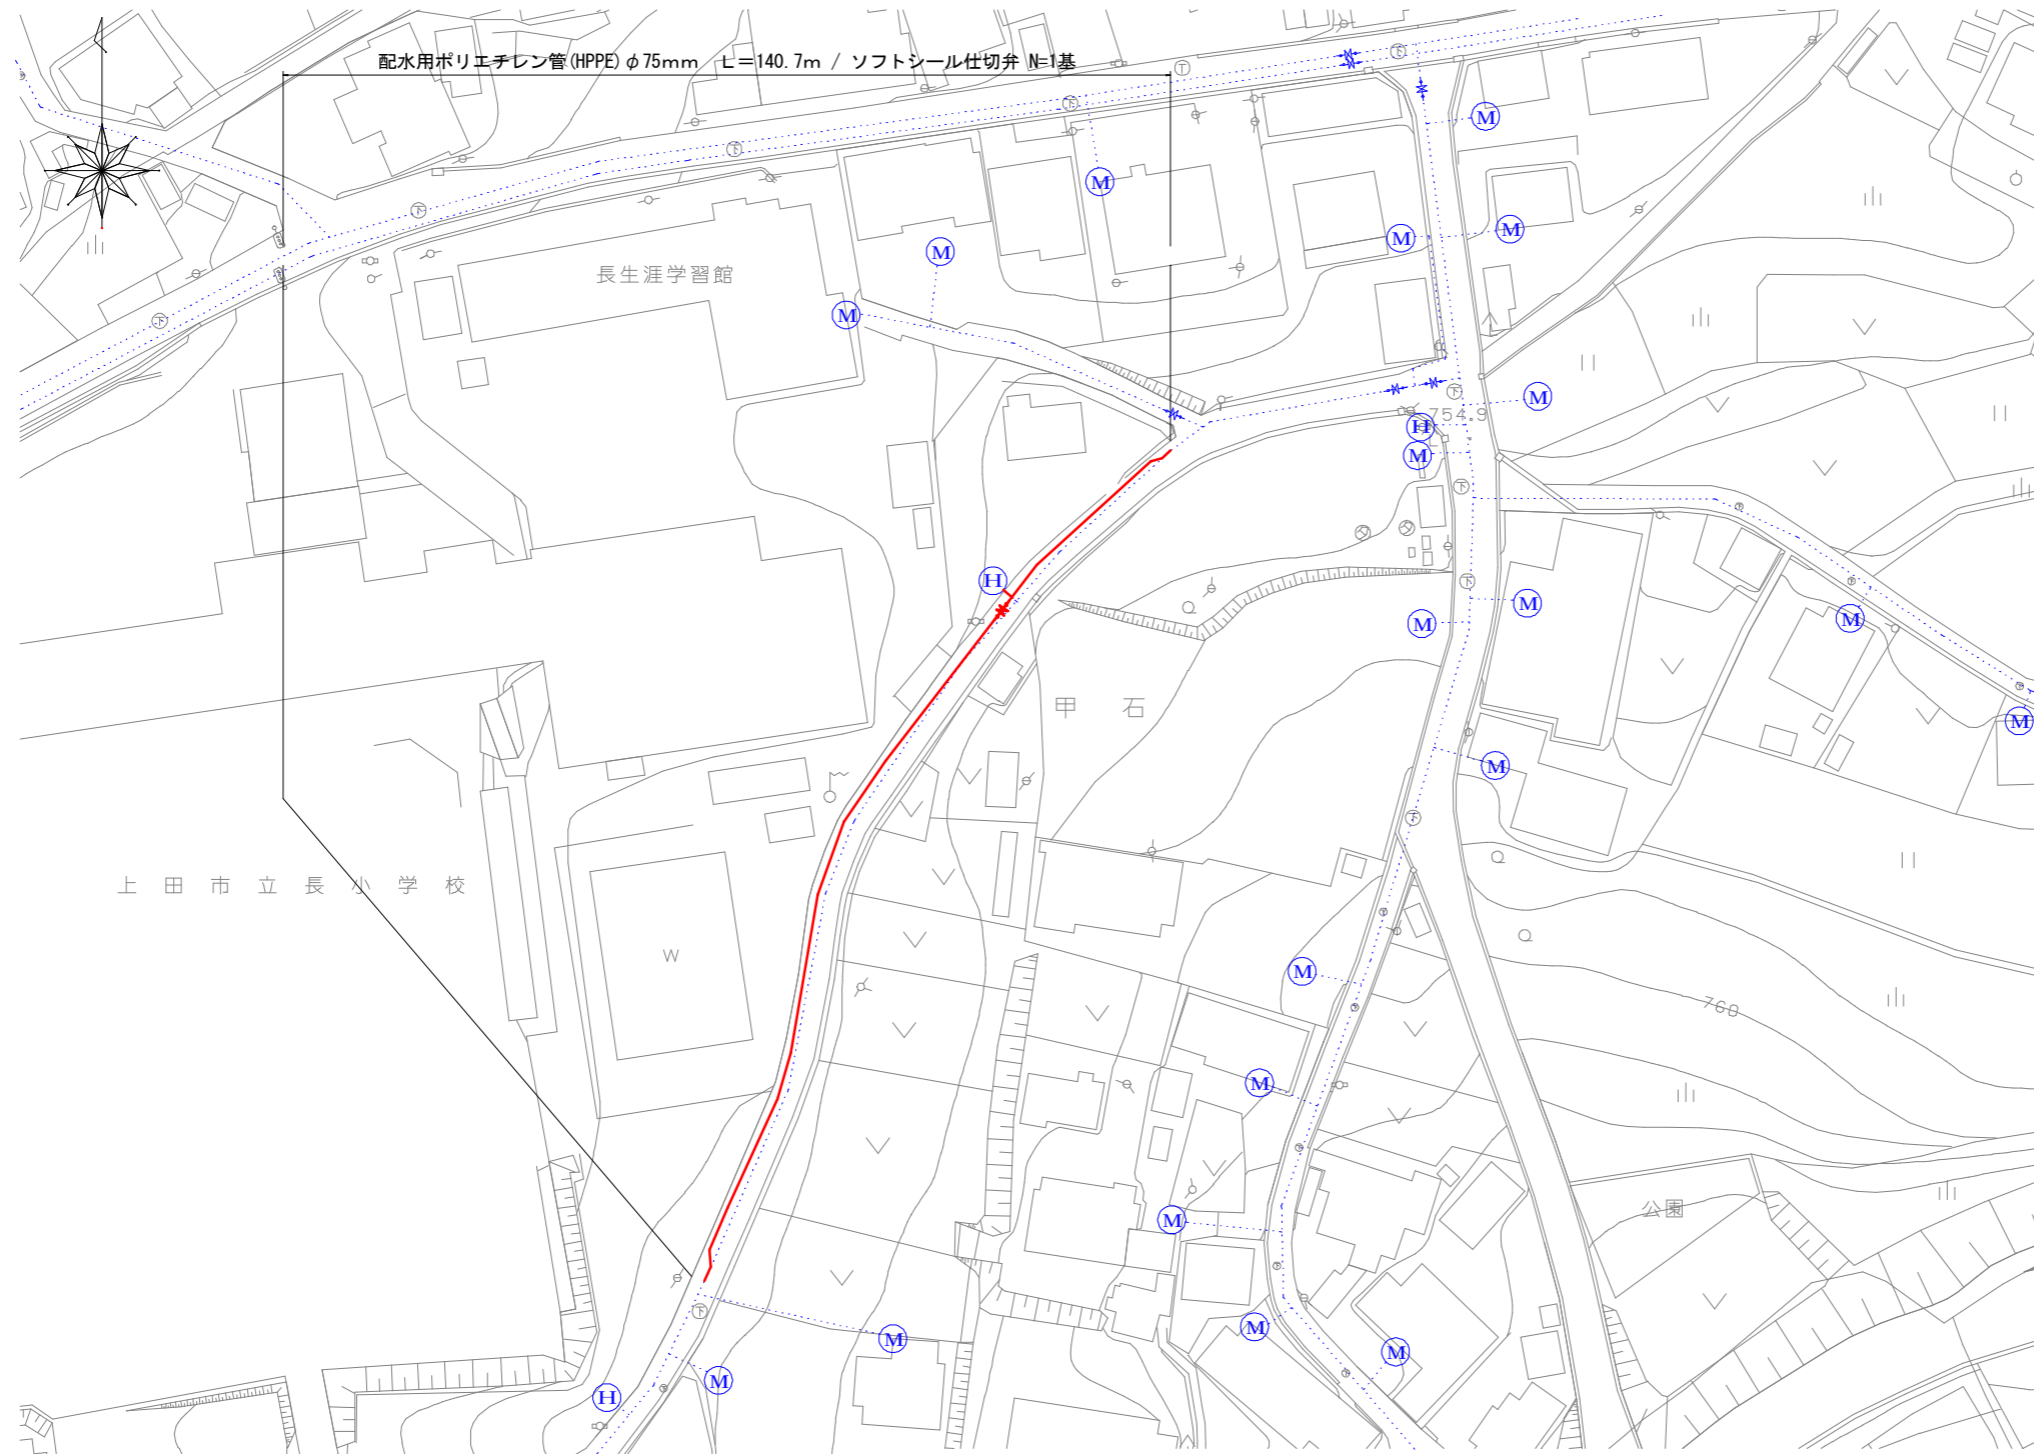

## 50%縮小図


施設管理図	
水道配管図	
住宅地図	P 56 - E - 2

工事名	真田配水管布設替工事		
図面名	平面図	番号	1 / 2
縮尺	図示	完成日	令和 年 月 日
		施工者	
課長	矢澤 係長	若林 設計	今井 上田市上下水道局

# 配管詳細図


S=Free

配水用ポリエチレン管 (HPPE) φ75mm L=140.7m / ソフトシール仕切弁 N=1基

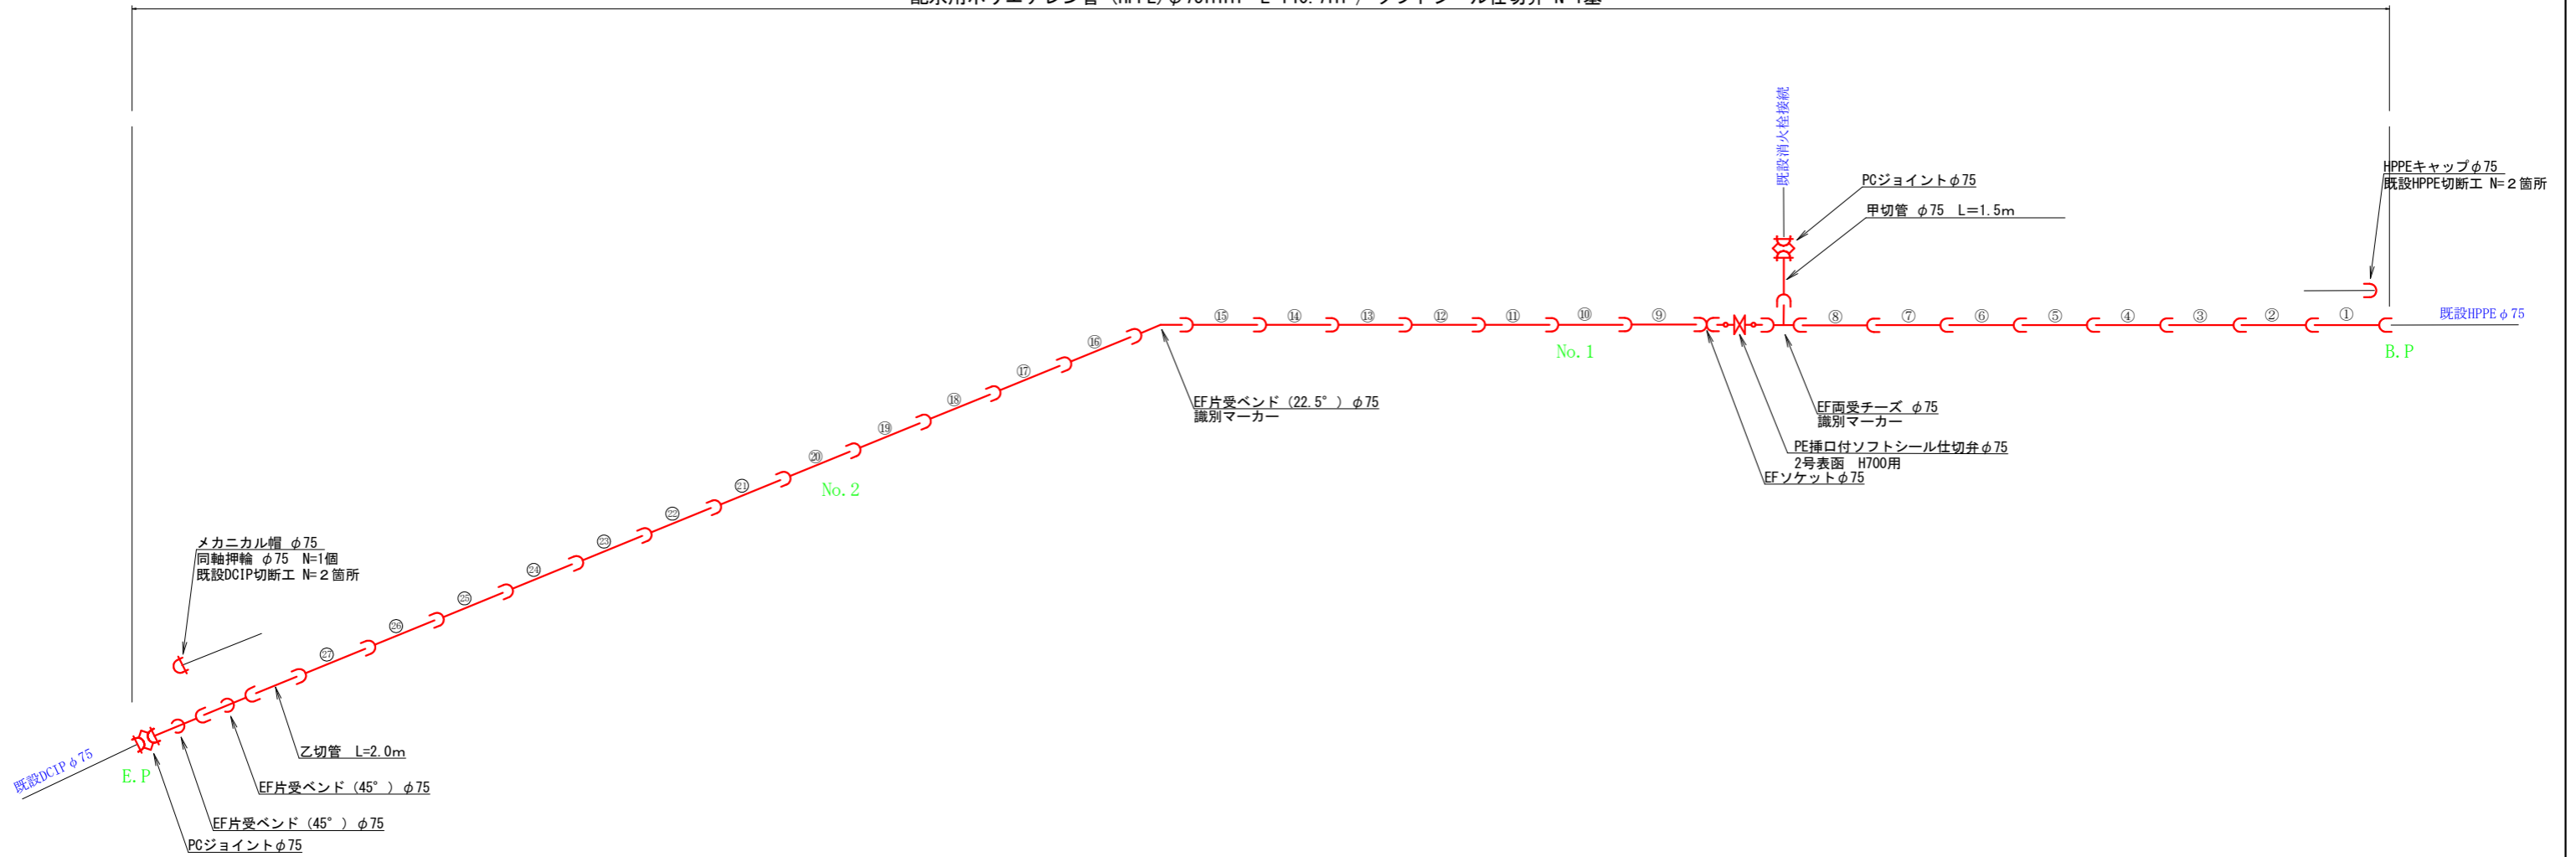


標準断面図

S=1:10  
L=141.0m

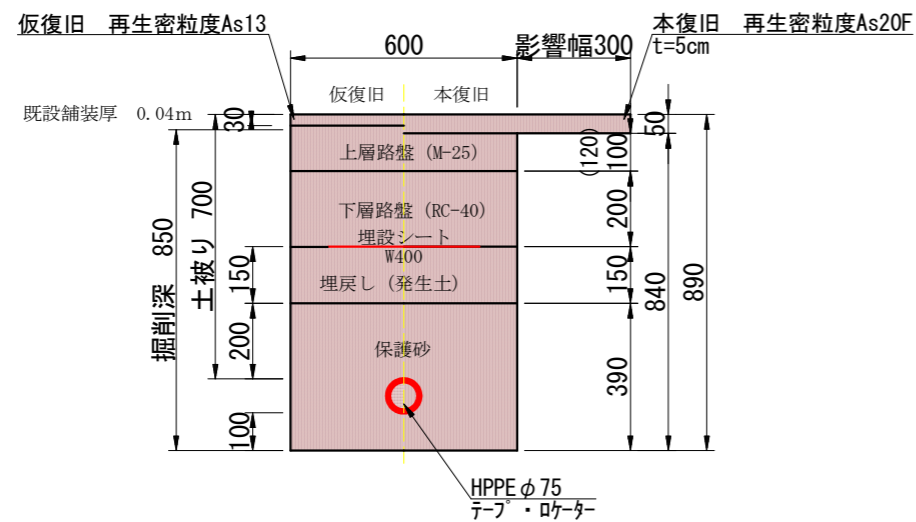

標準横断面

S=1:50

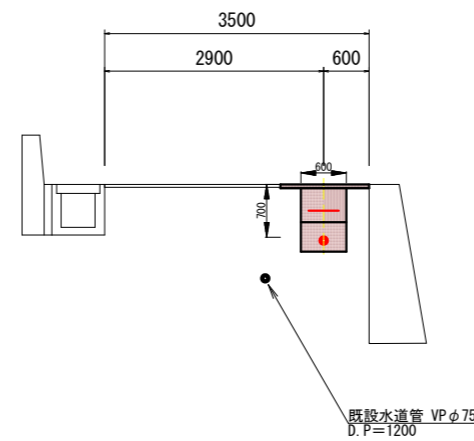

50%縮小図

施設管理図	
水道配管図	
住宅地図	P 56 - E - 2

工事名	真田配水管布設替工事		
図面名	配管詳細図・土工断面図・横断面図	番号	2 / 2
縮尺	図示	完成日	令和 年 月 日
		施工者	
課長	矢澤 係長	若林 設計	今井
			上田市上下水道局

# 位置図

S=1:5000

