
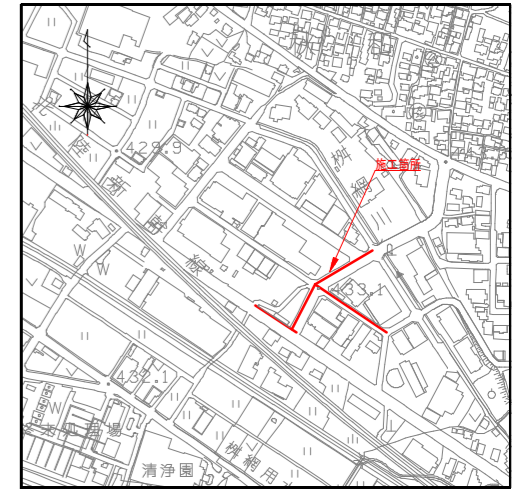


平面図

S=1:500

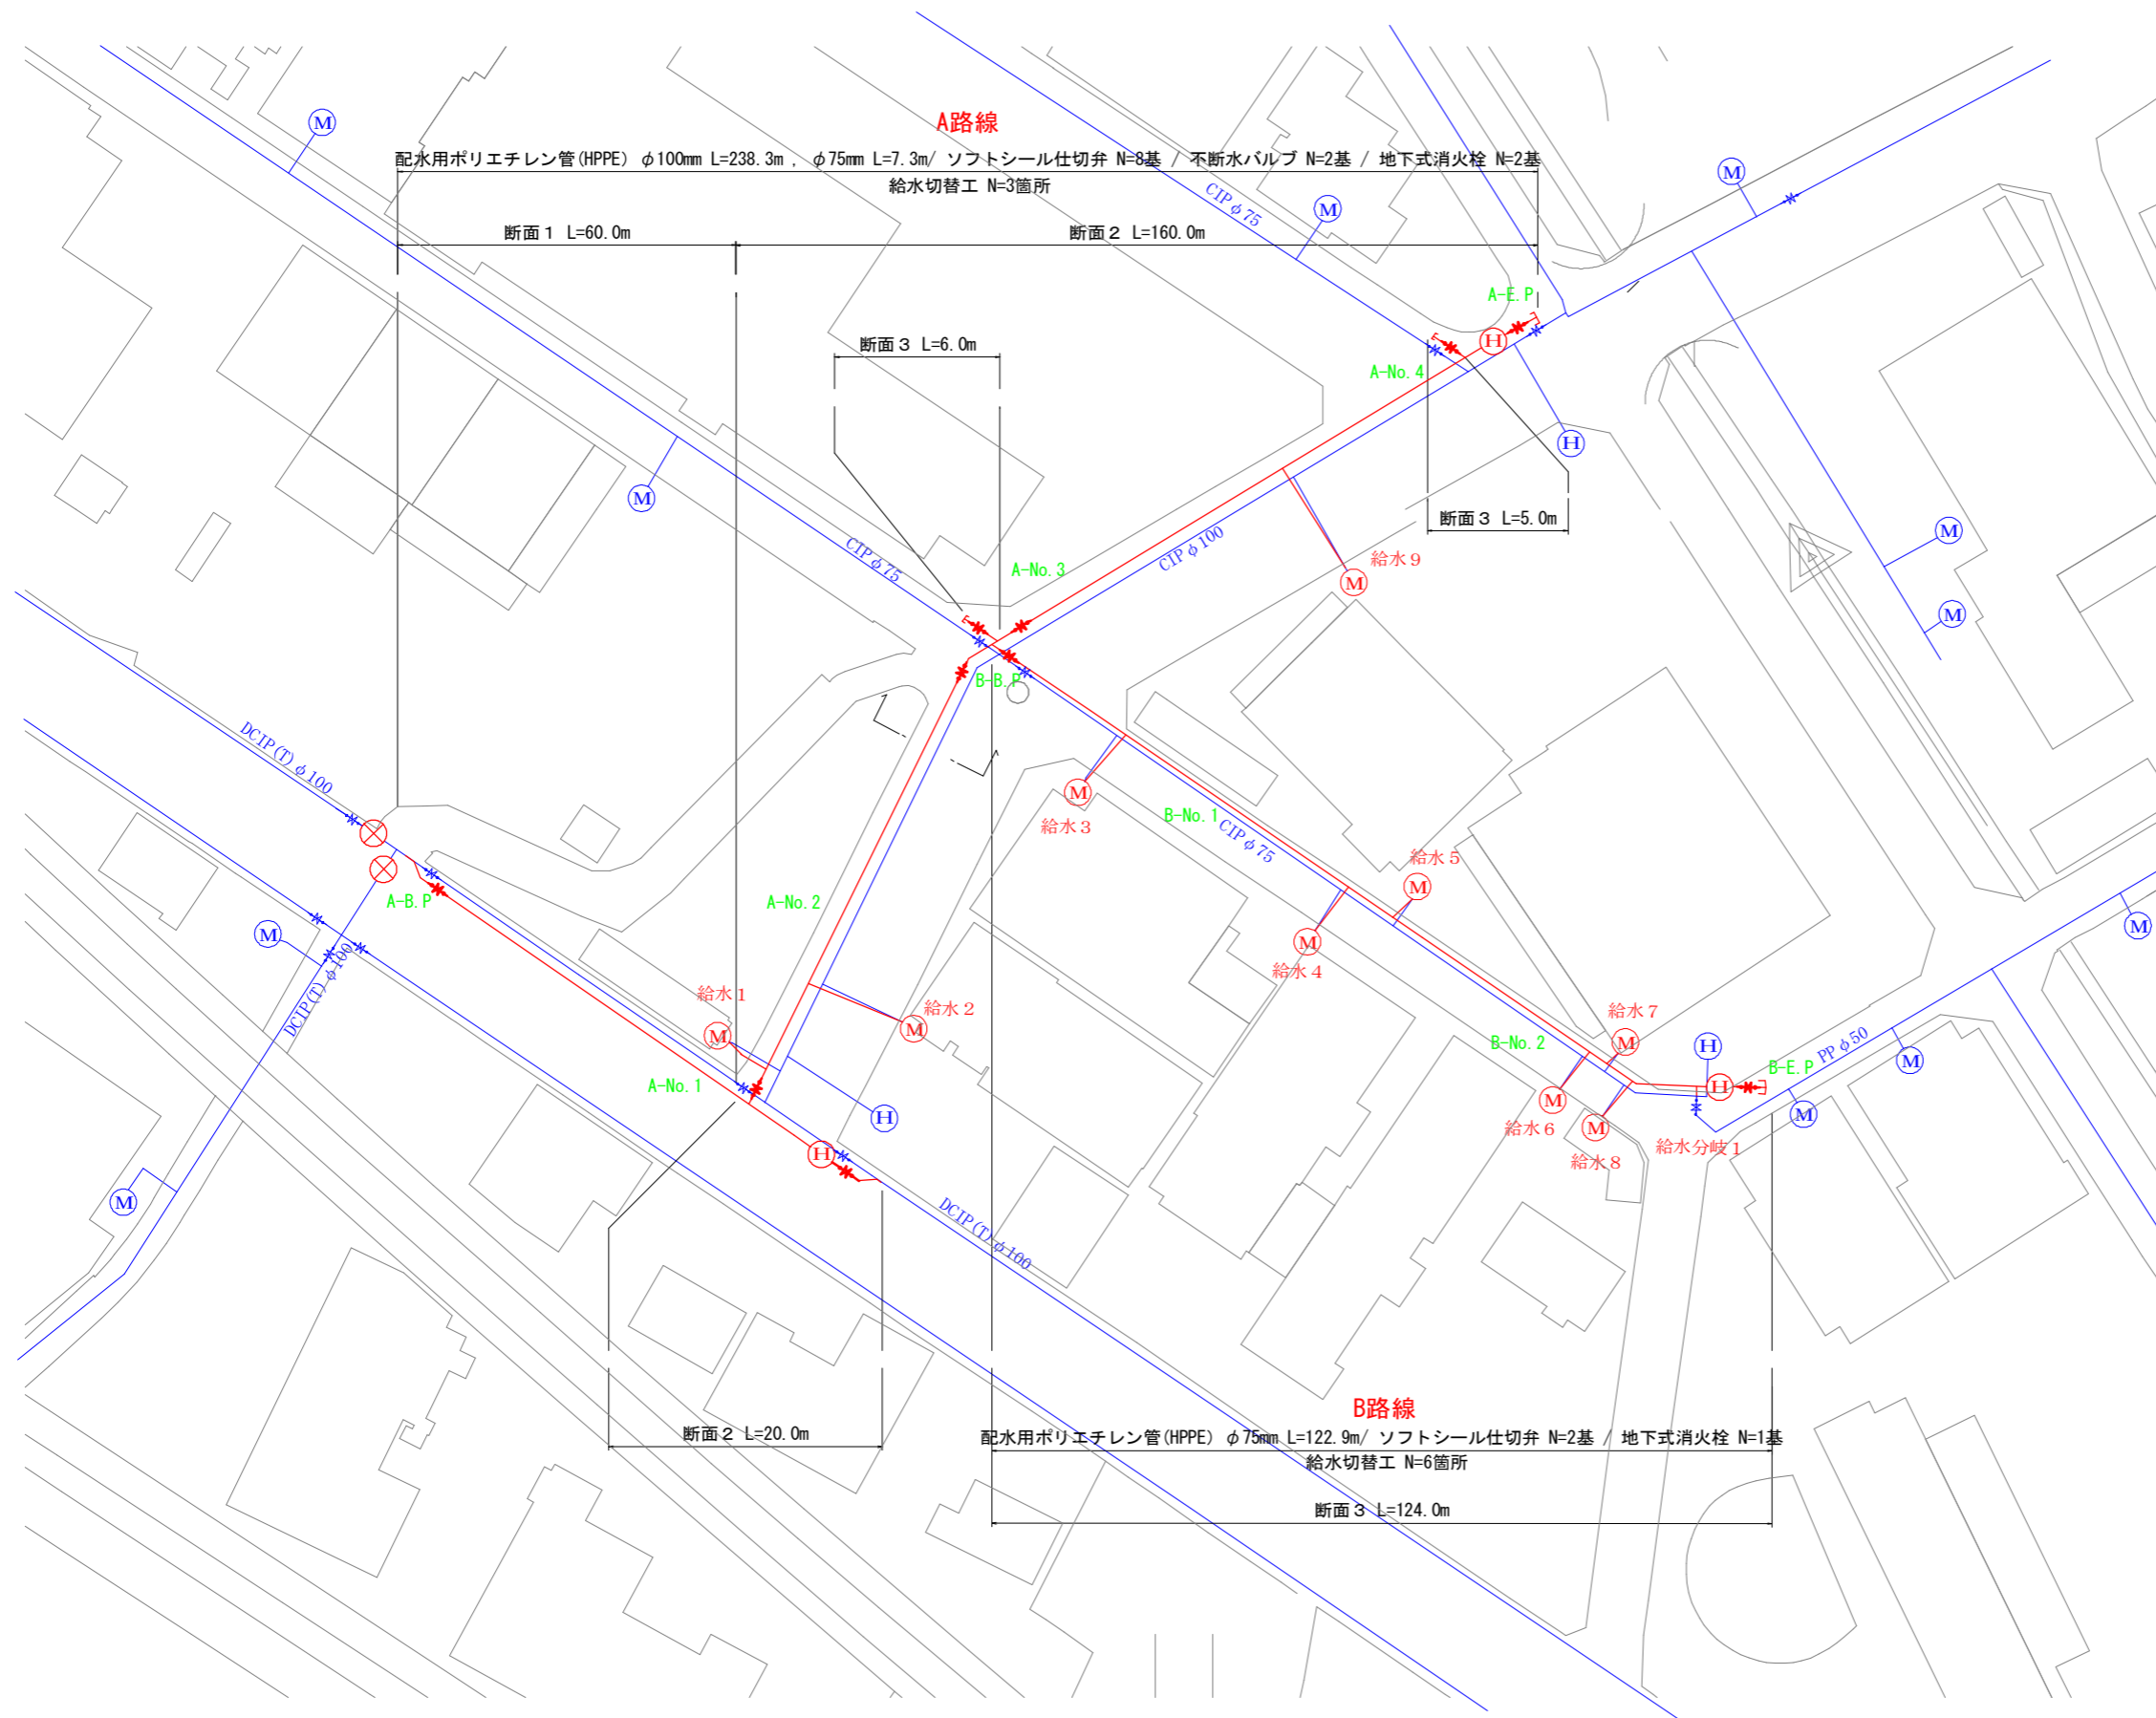


50%縮小図

施設管理図	
水道配管図	
住宅地図	P 35 - J - 4 ~ P 36 - B - 3

工事名	秋和配水管布設替工事		
図面名	平面図	番号	1 / 5
縮尺	図示	完成日	令和 年 月 日
		施工者	
課長	矢澤 係長 若林 設計 今井	上田市上下水道局	

配管詳細図

S=Free

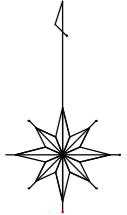

配水用ポリエチレン管 (HPPE) φ100mm L238.3m , φ75mm L=7.3m/ ソフトシール仕切弁 N=8基 / 不断水バルブ N=2基 / 地下式消火栓 N=2基

断面1 L=60.0m

断面2 L=160.0m

断面3 L=5.0m

断面3 L=6.0m

A-No. 4

配水用ポリエチレン管 (HPPE) φ75mm L=122.9m/ ソフトシール仕切弁 N=2基 / 地下式消火栓 N=1基

断面3 L=124.0m


断面2 L=20.0m

A-No. 1

B-No. 1



B-No. 2

50%縮小図

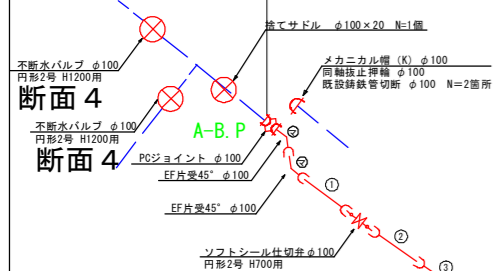

断面4

断面4

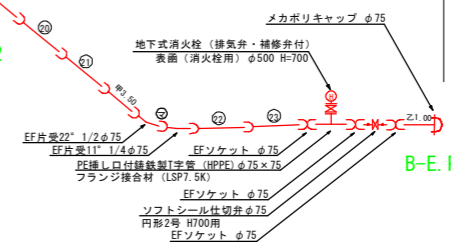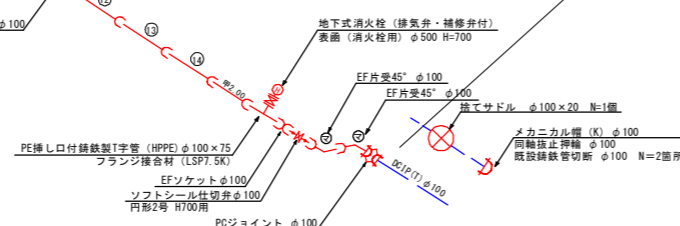


施設管理図	
水道配管図	
住宅地図	P 35 - J - 4 ~ P 36 - B - 3
工事名	秋和配水管布設替工事
図面名	配管詳細図
縮尺	S=Free
完成日	令和 年 月 日
施工者	
課長	矢澤 係長 若林 設計 今井 上田市上下水道局
番号	2 / 5

本管土工断面図

S=1:10


断面①

歩道φ100mm L=60.0m

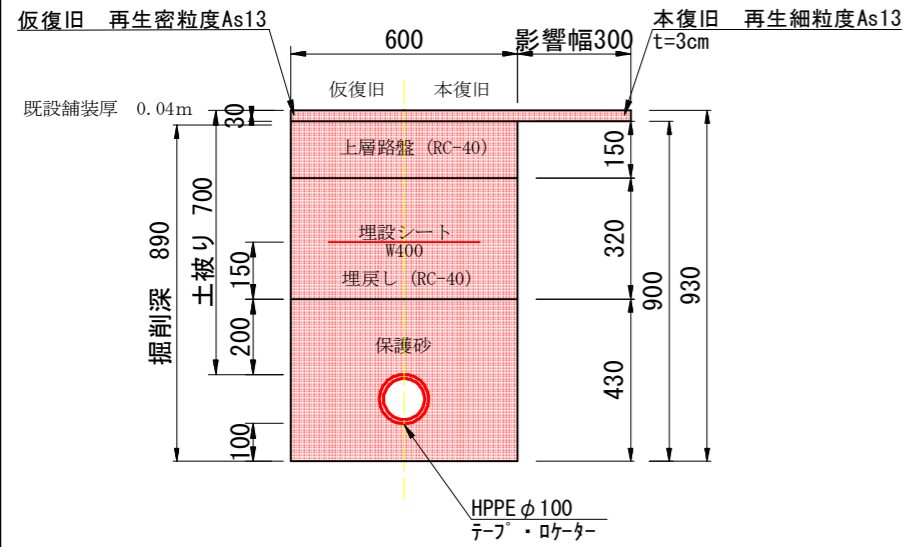


断面②

車道φ100mm L=180.0m

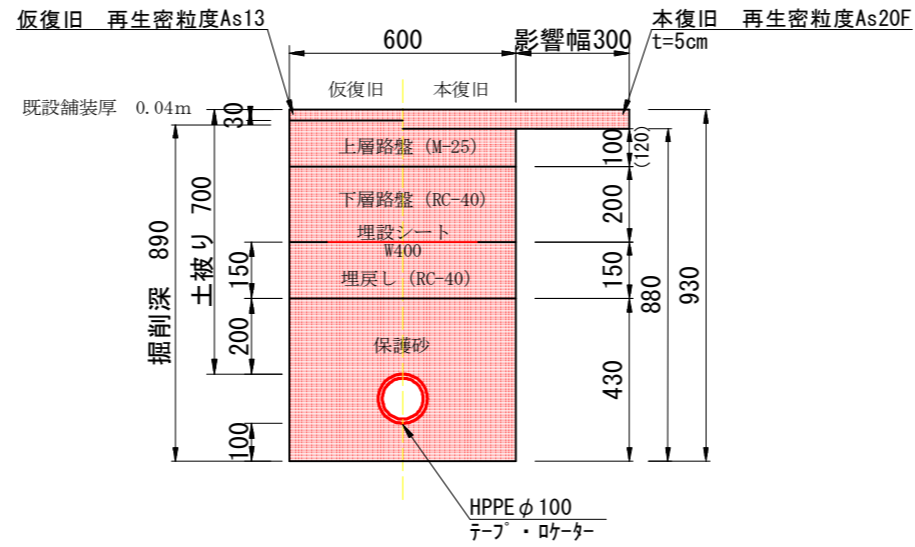


断面③

車道φ75mm L=135.0m

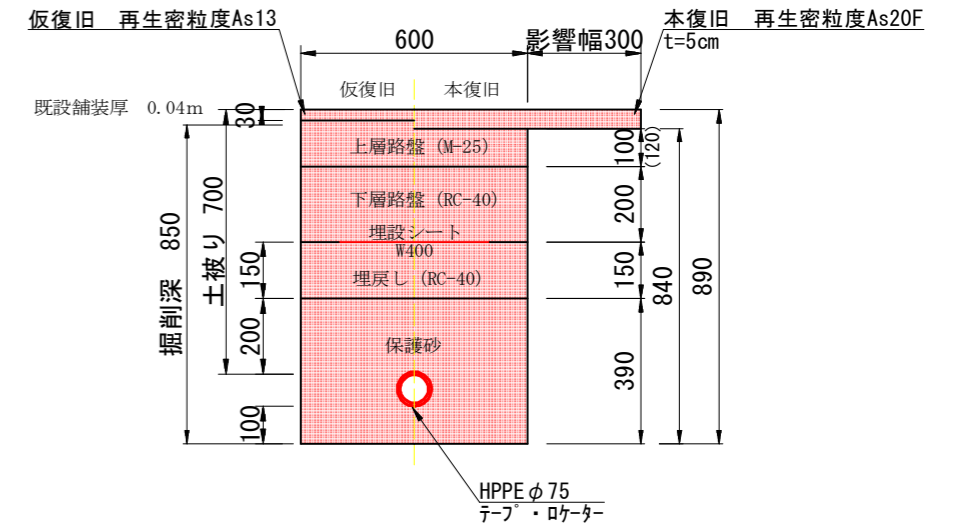


断面④

不断水バルブ設置 (2箇所) φ100mm L=3.0m

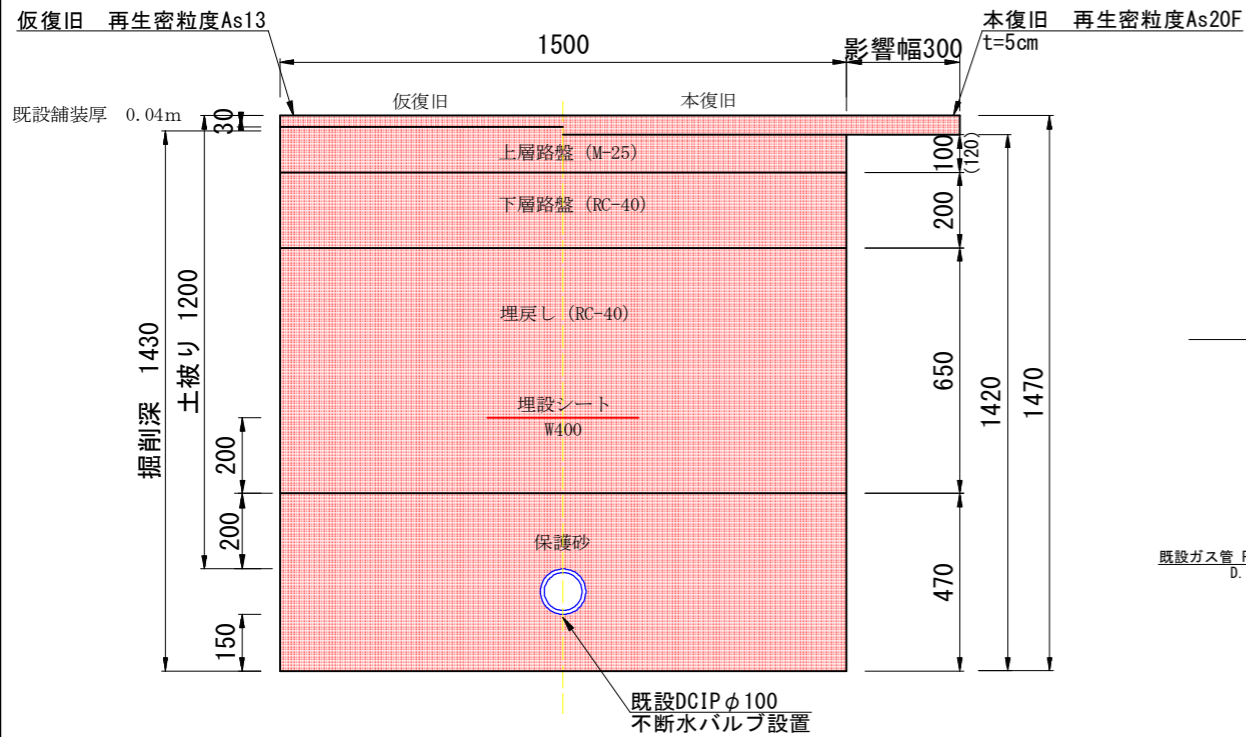

標準横断面図

S=1:50

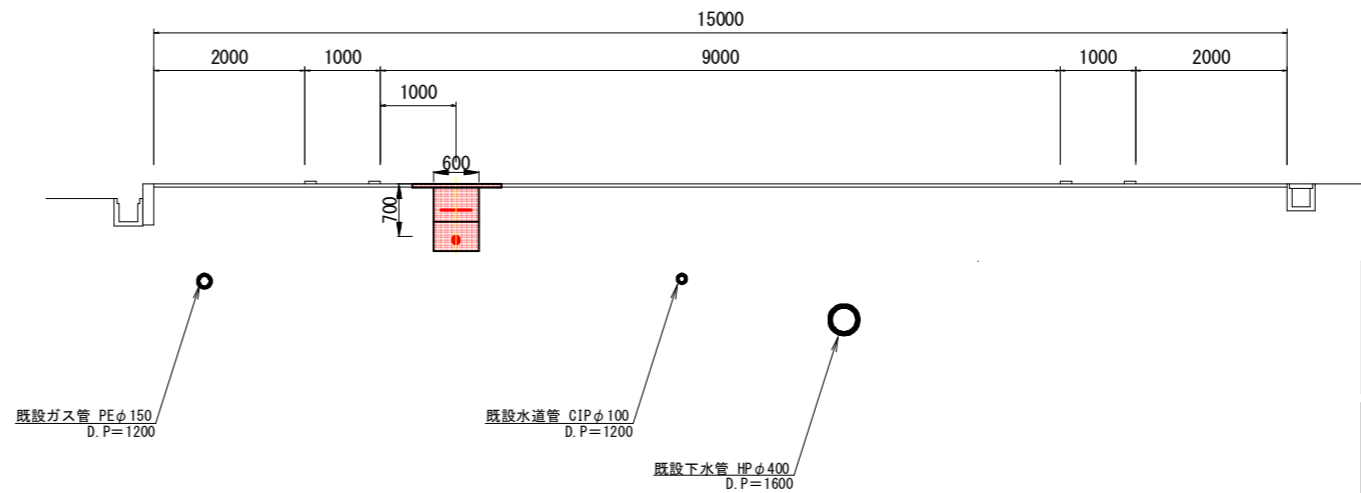


50% 縮小図

施設管理図	
水道配管図	
住宅地図	P 35 - J - 4 ~ P 36 - B - 3

工事名	秋和配水管布設替工事		
図面名	土工断面図・標準横断面図	番号	3 / 5
縮尺	図示	完成日	令和 年 月 日
課長	矢澤 係長 若林 設計 今井	施工者	上田市上下水道局

給水管詳細図

S = Free

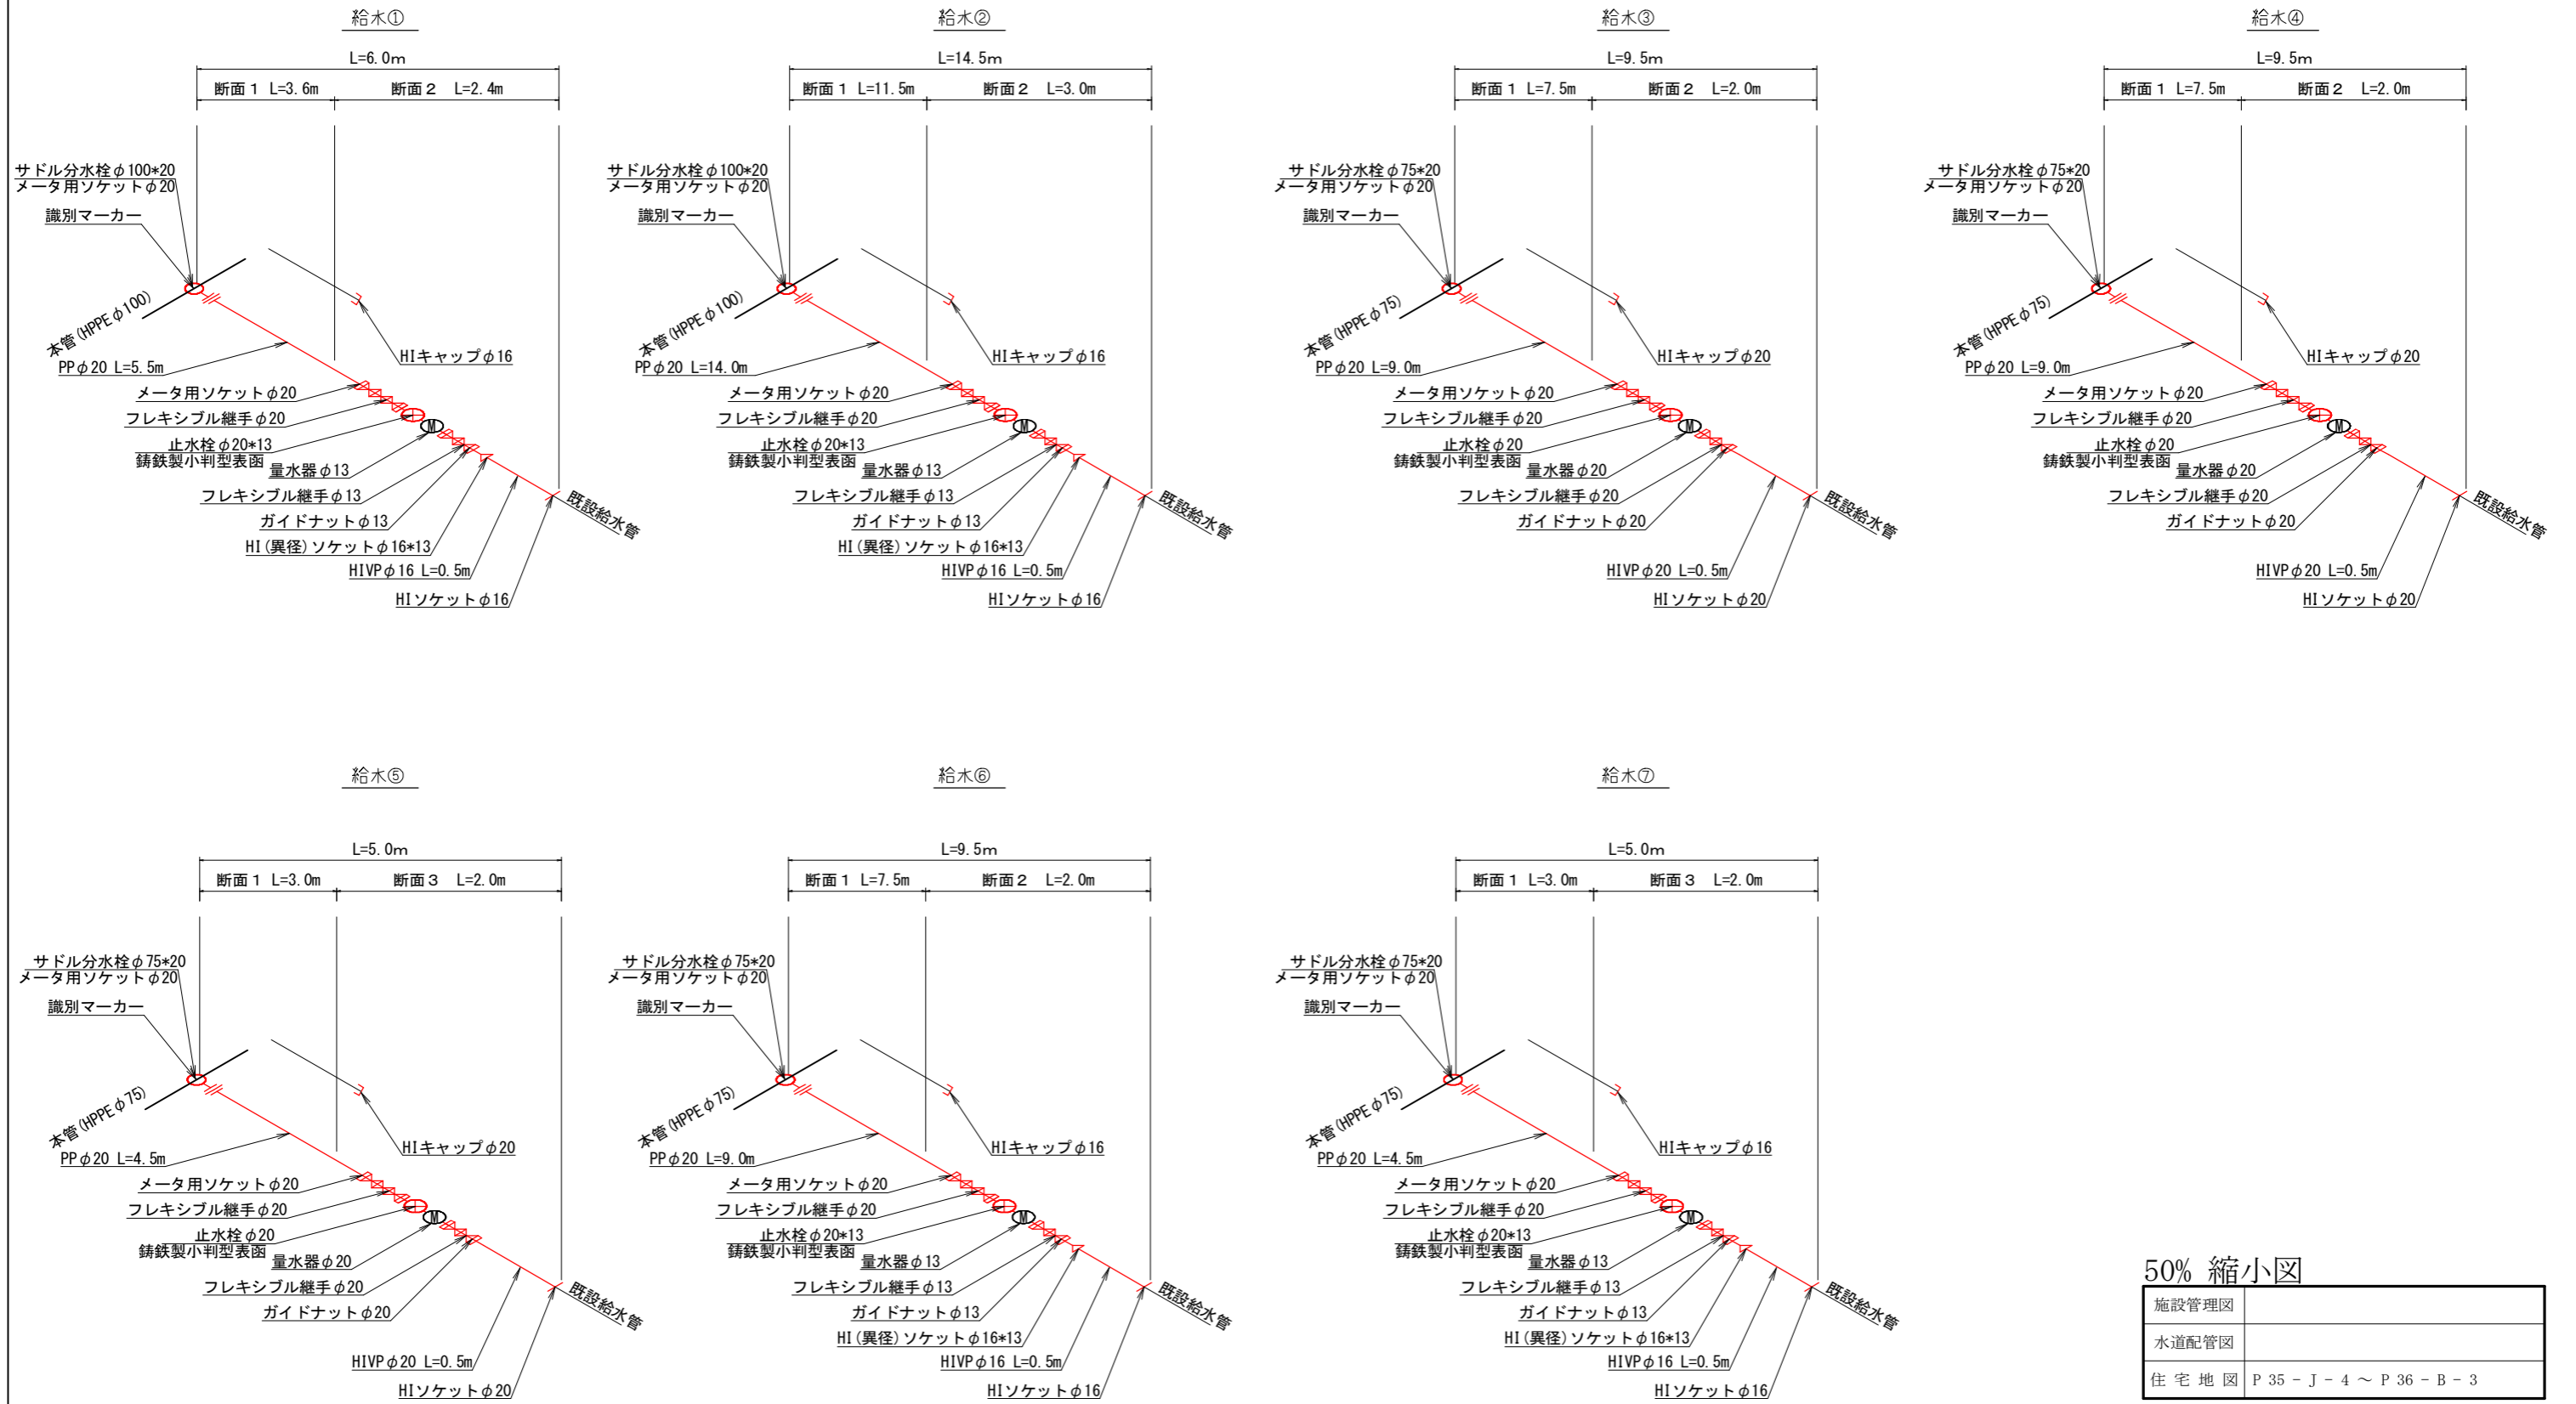




50% 縮小図

施設管理図	
水道配管図	
住宅地図	P 35 - J - 4 ~ P 36 - B - 3

工事名	秋和配水管布設替工事		
図面名	給水管詳細図	番号	4 / 5
縮尺	S = Free	完成日	令和 年 月 日
		施工者	
課長	矢澤 係長	設計	今井
			上田市上下水道局

給水管詳細図


S = Free

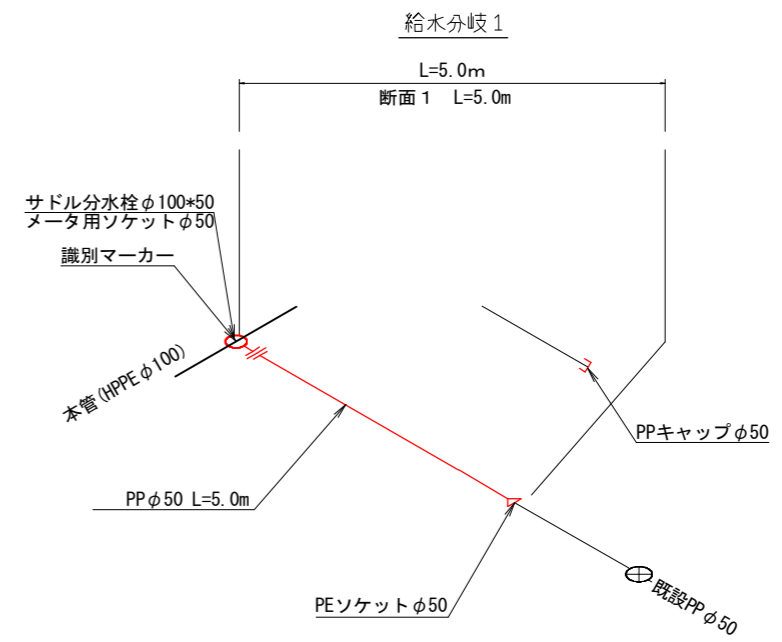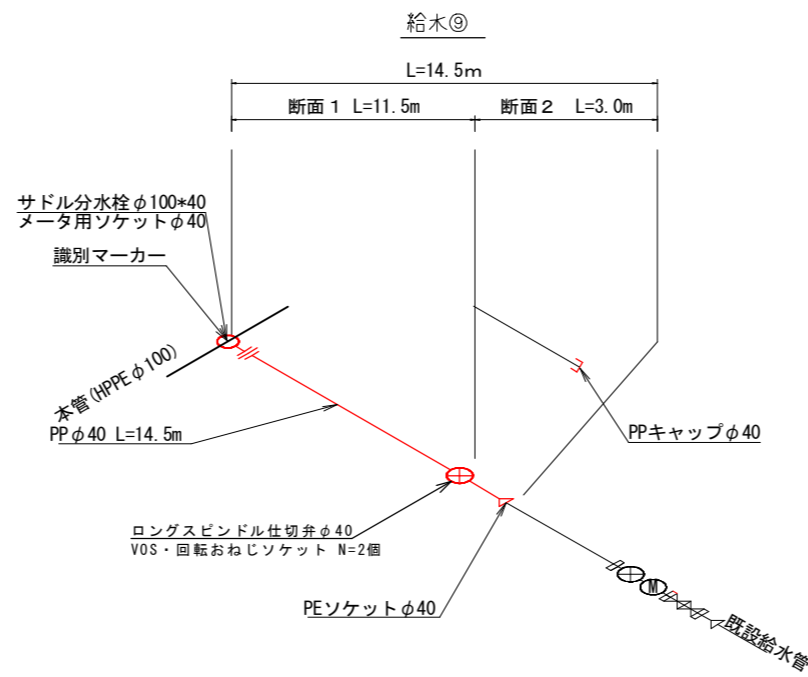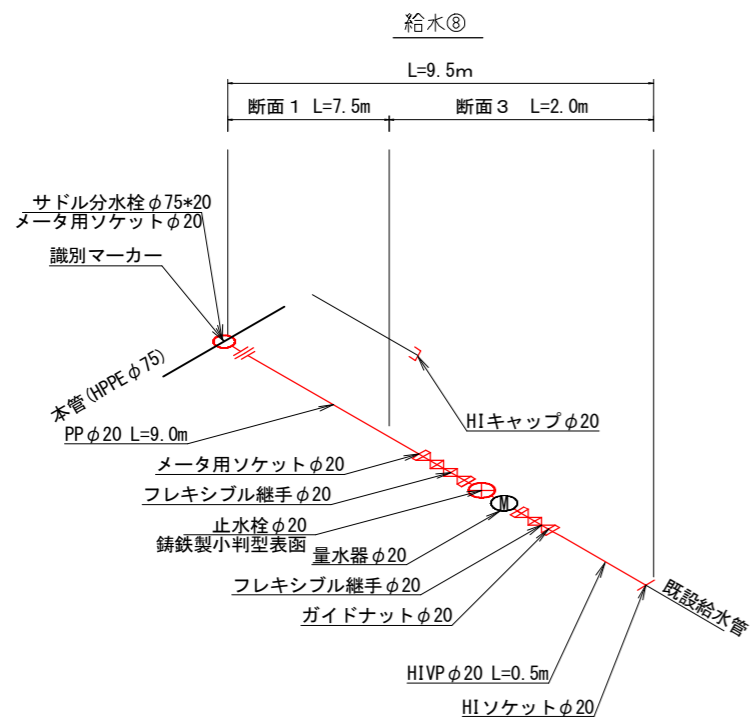


土工断面図

S=1:10


土工断面1 L=67.5m
(市道 As) φ20, 40, 50

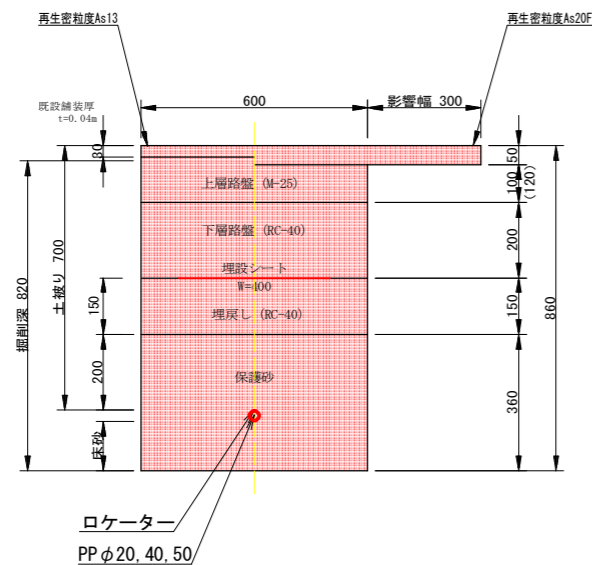

土工断面2 L=14.5m
(民地 As) φ20, 40

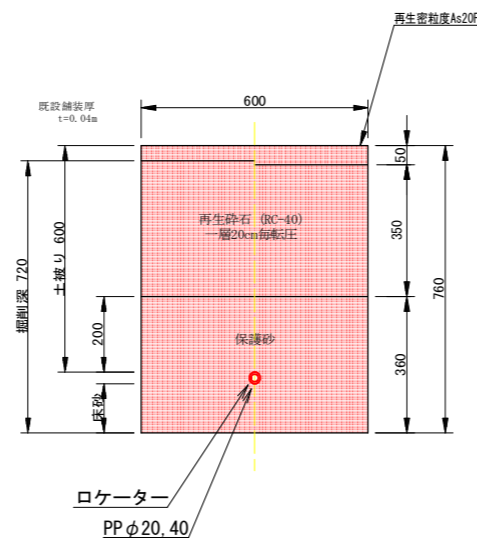

土工断面3 L=6.0m
(民地 Co) φ20

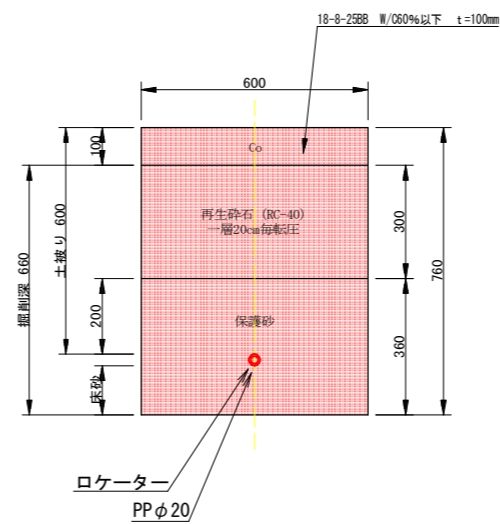


50% 縮小図

施設管理図	
水道配管図	
住宅地図	P 35 - J - 4 ~ P 36 - B - 3

工事名	秋和配水管布設替工事		
図面名	給水管詳細図・土工断面図	番号	5 / 5
縮尺	図示	完成日	令和 年 月 日
		施工者	
課長	矢澤 係長	若林 設計	今井 上田市上下水道局

位置図

S=1:5000

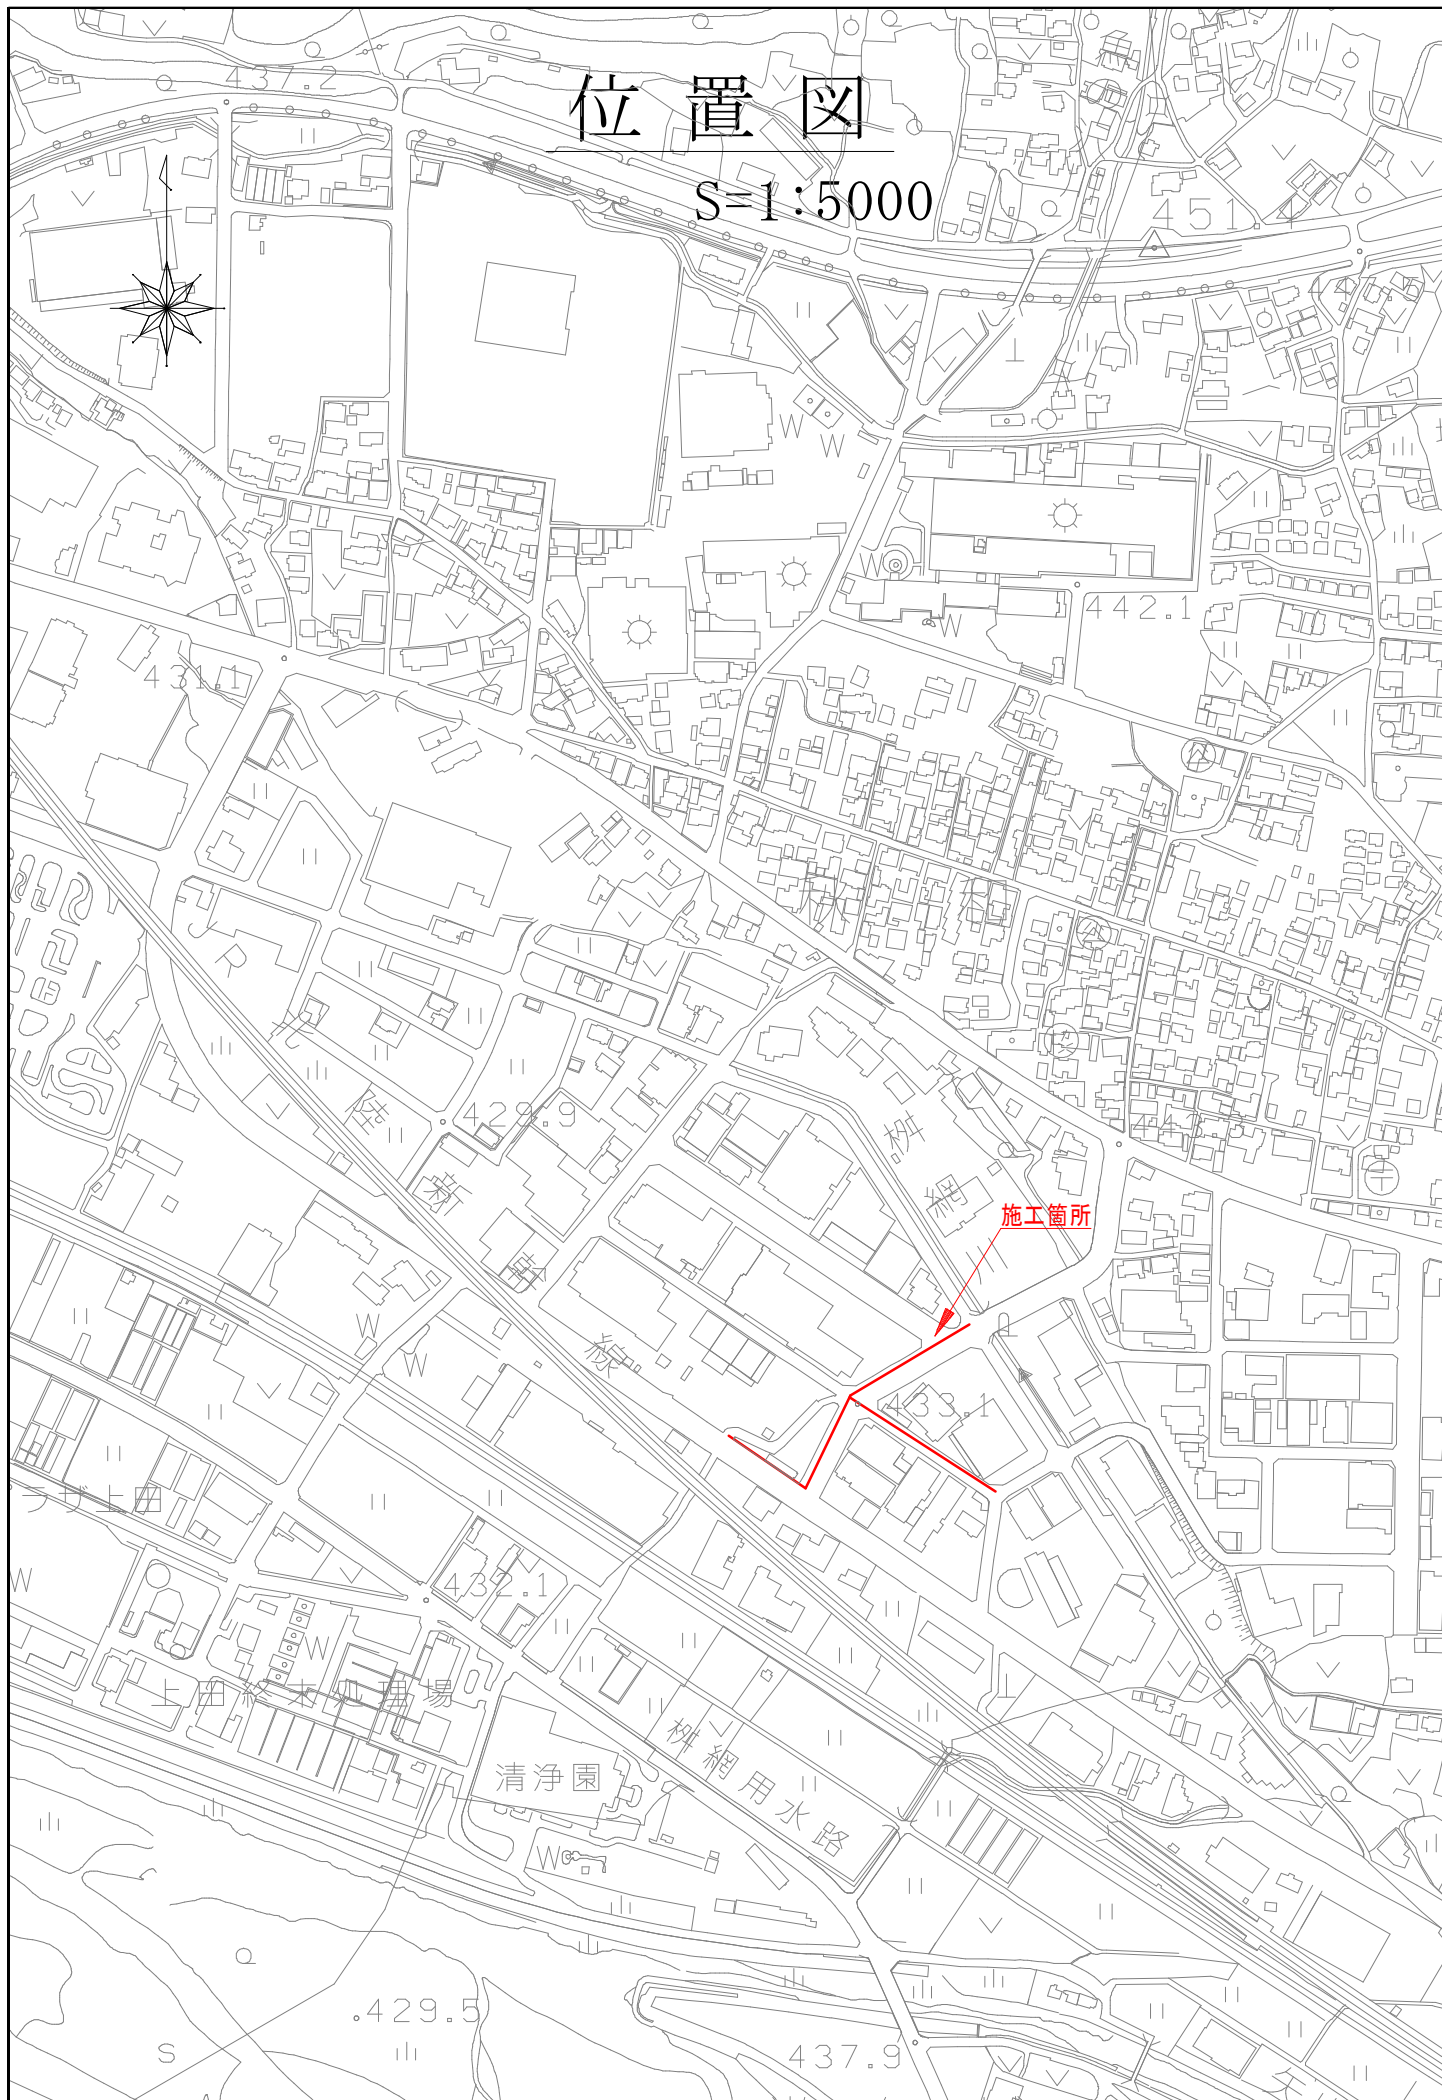

施工箇所

柳網

柳

清浄園

柳網用水路

上田

上田

S

天