



平面図

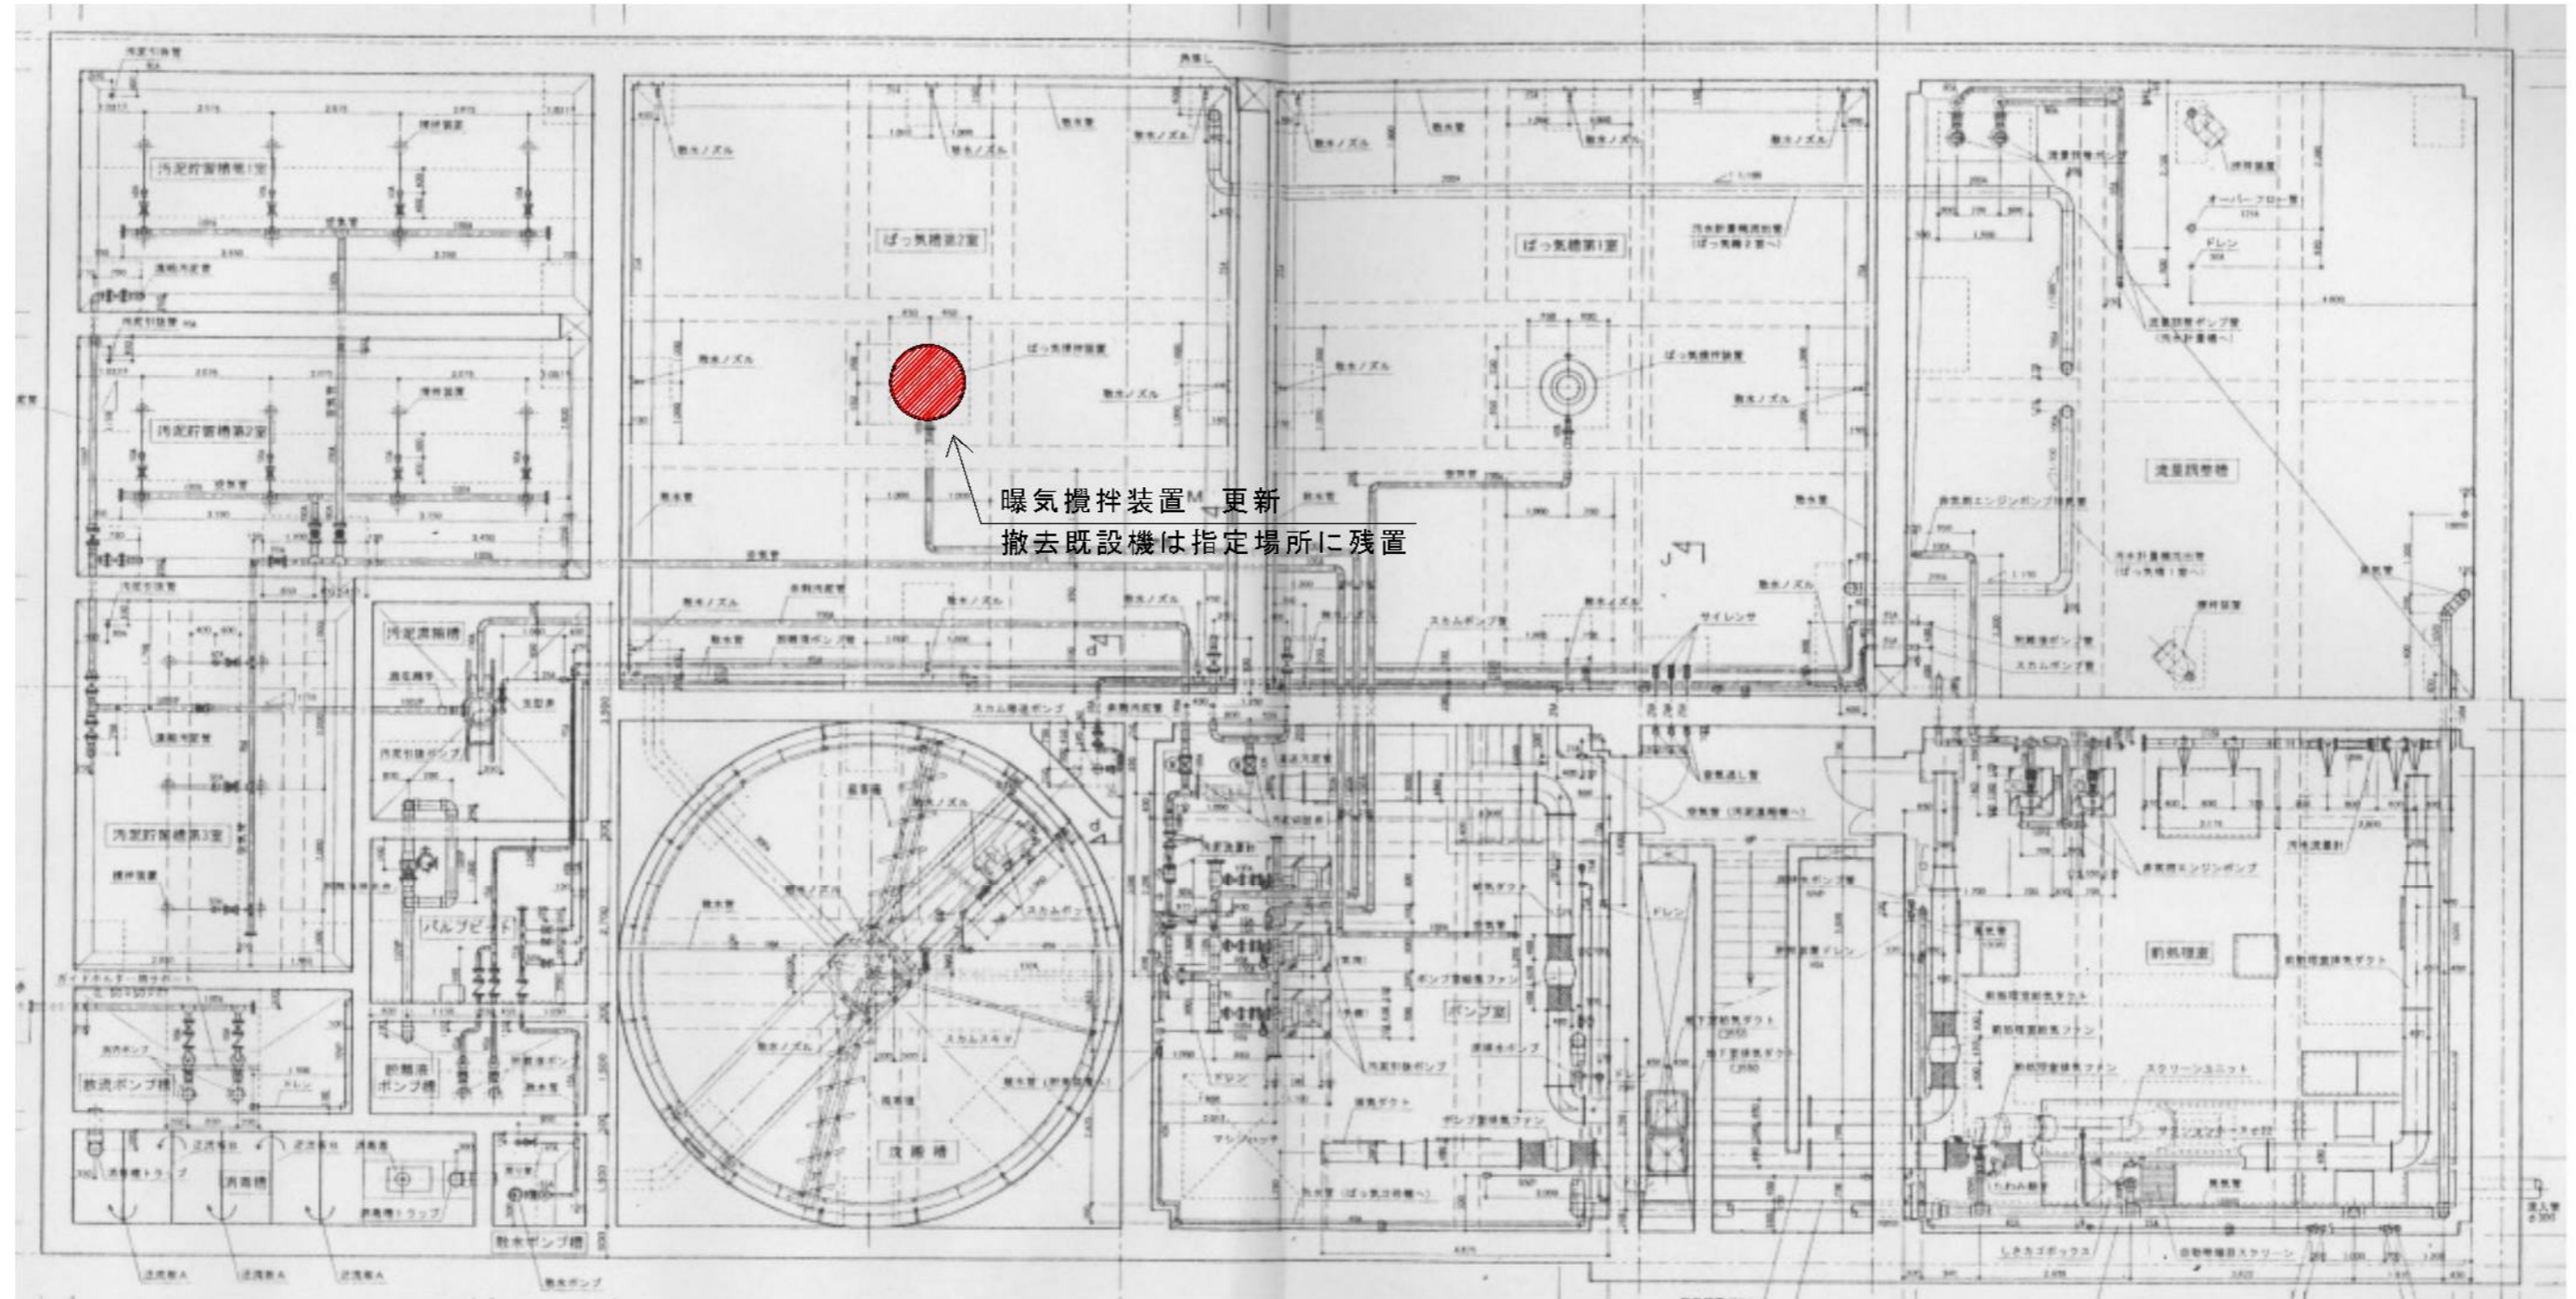

豊殿地区農集処理施設 機械設備更新工事					
平面図	縮尺	FREE			
殿城処理場 上田市殿城（下郷）					
課長	※	係長	※		
照査	※	設計	※	製図	※
図面番号		2 葉中之 1			
上田市 上下水道局 下水道課					


断面図

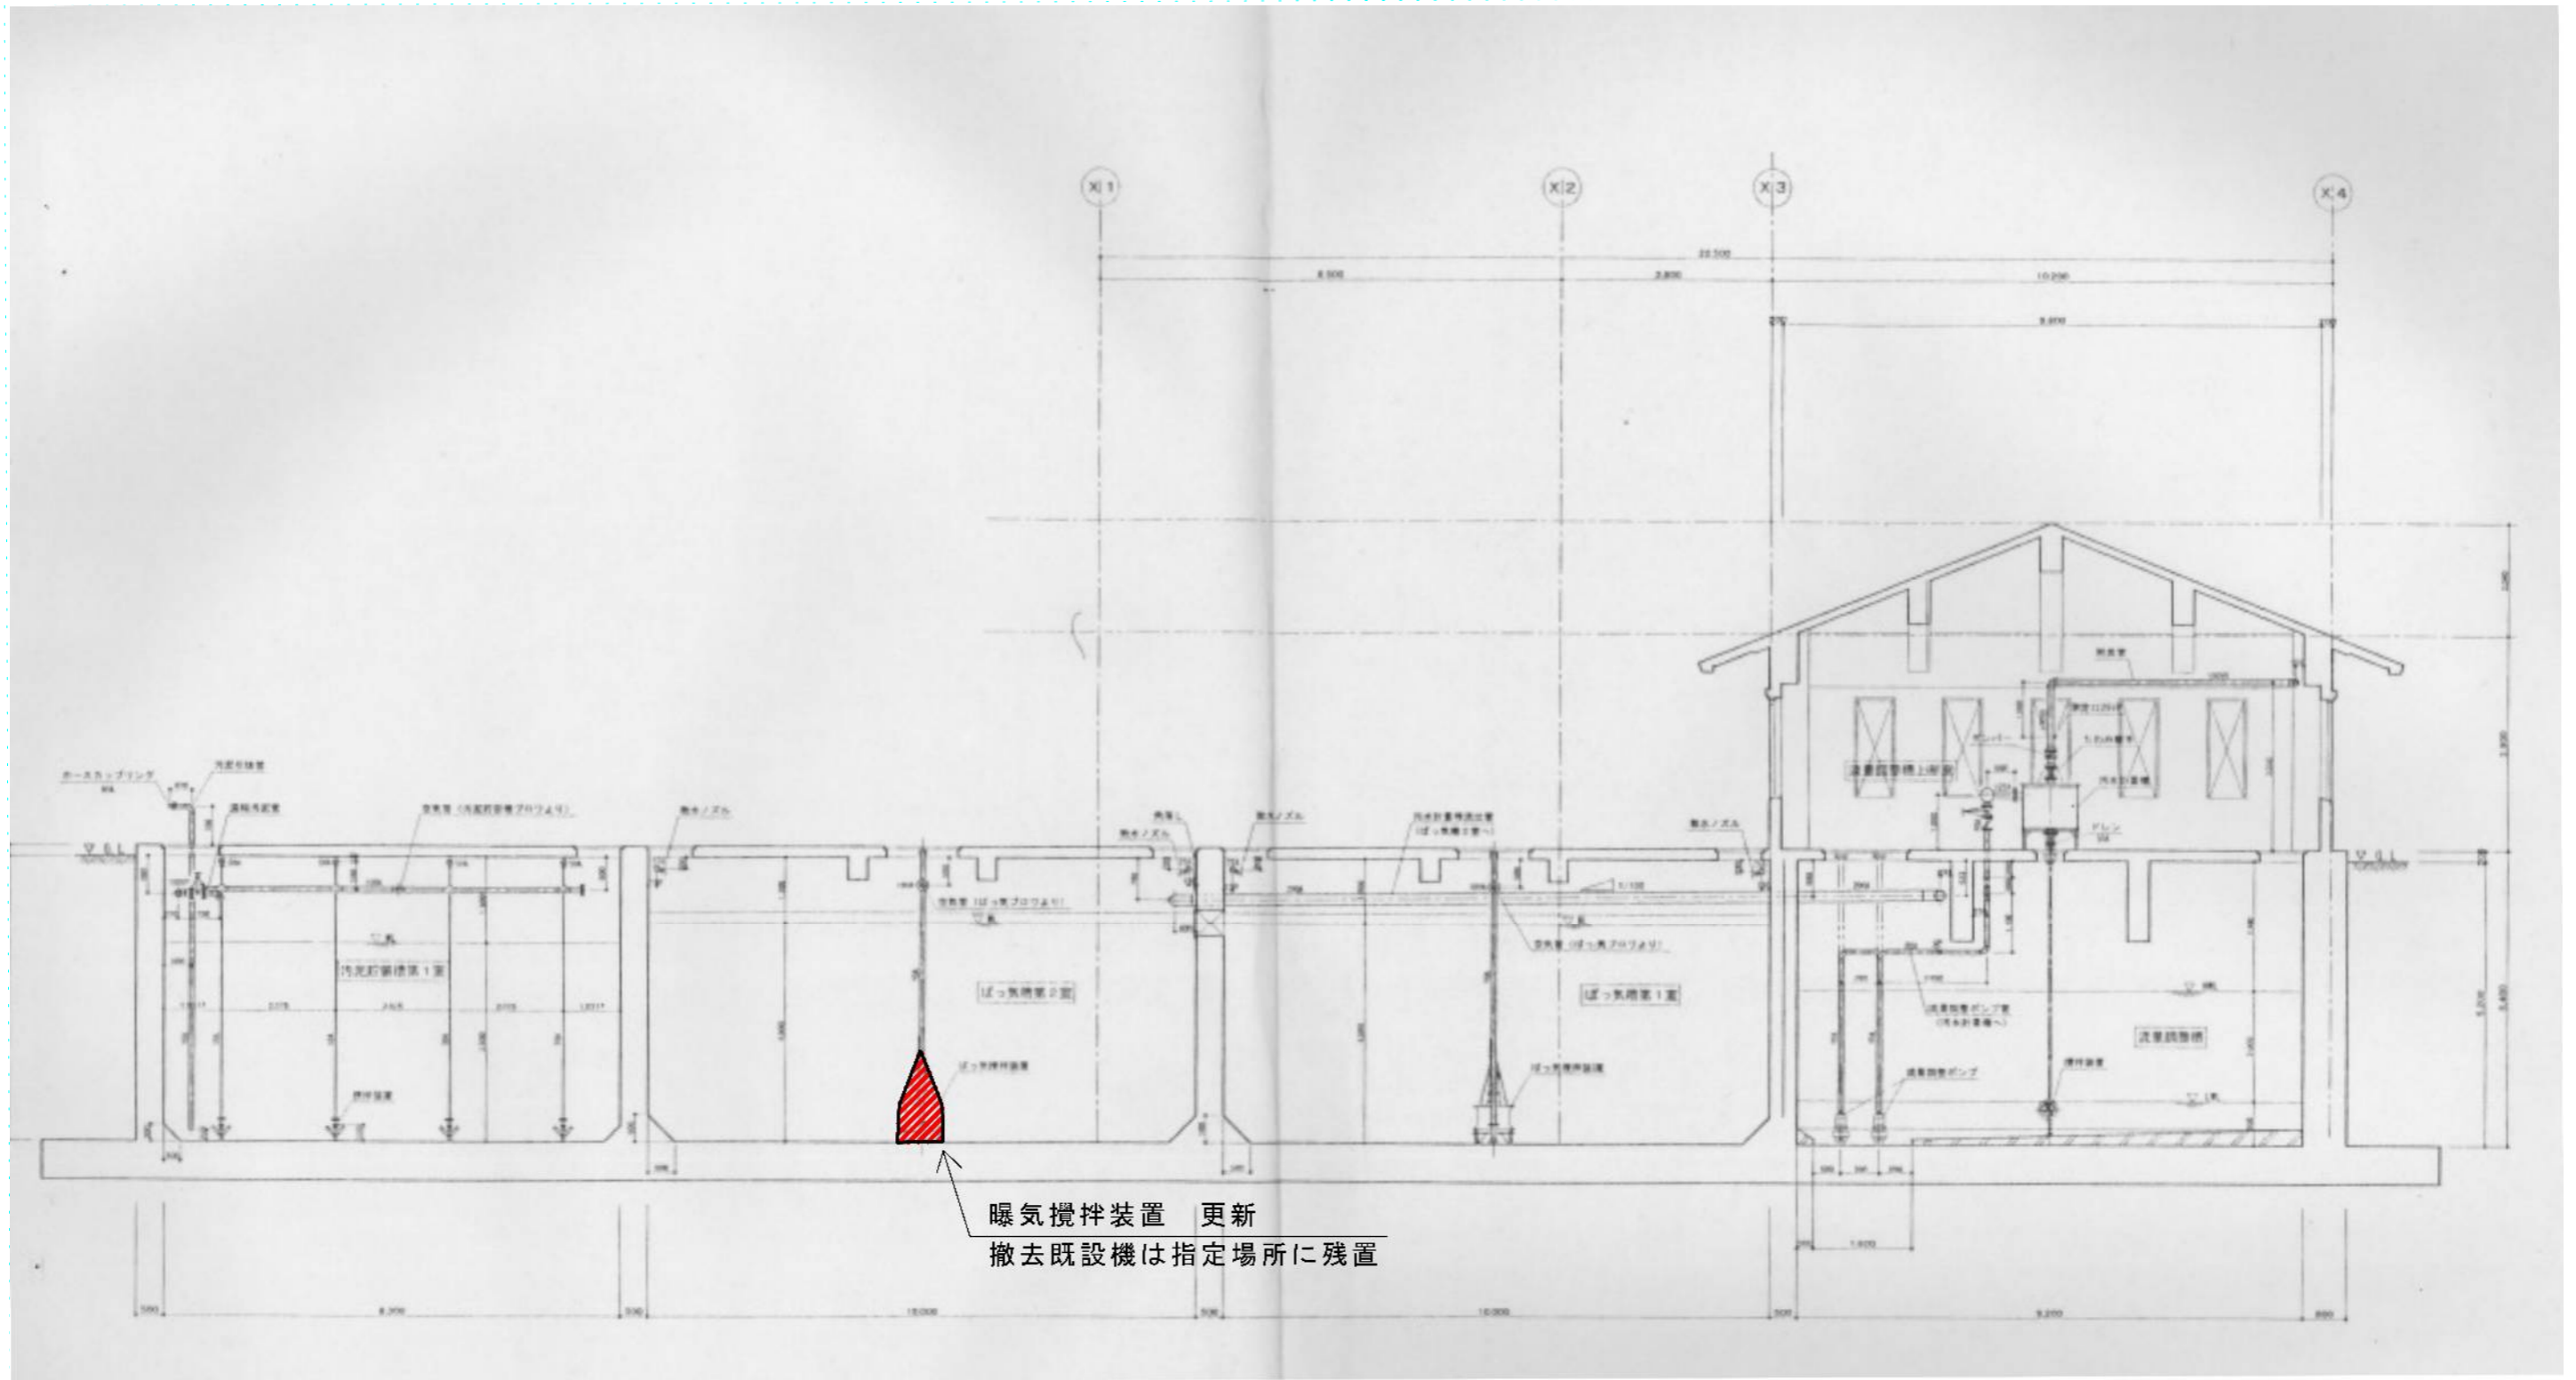

曝気攪拌装置 更新
撤去既設機は指定場所に残置

豊殿地区農集処理施設 機械設備更新工事					
断面図		縮尺	FREE		
殿城処理場 上田市殿城（下郷）					
課長	※	係長	※		
照査	※	設計	※	製図	※
図面番号		2 葉中之 2			
上田市 上下水道局 下水道課					

位置図

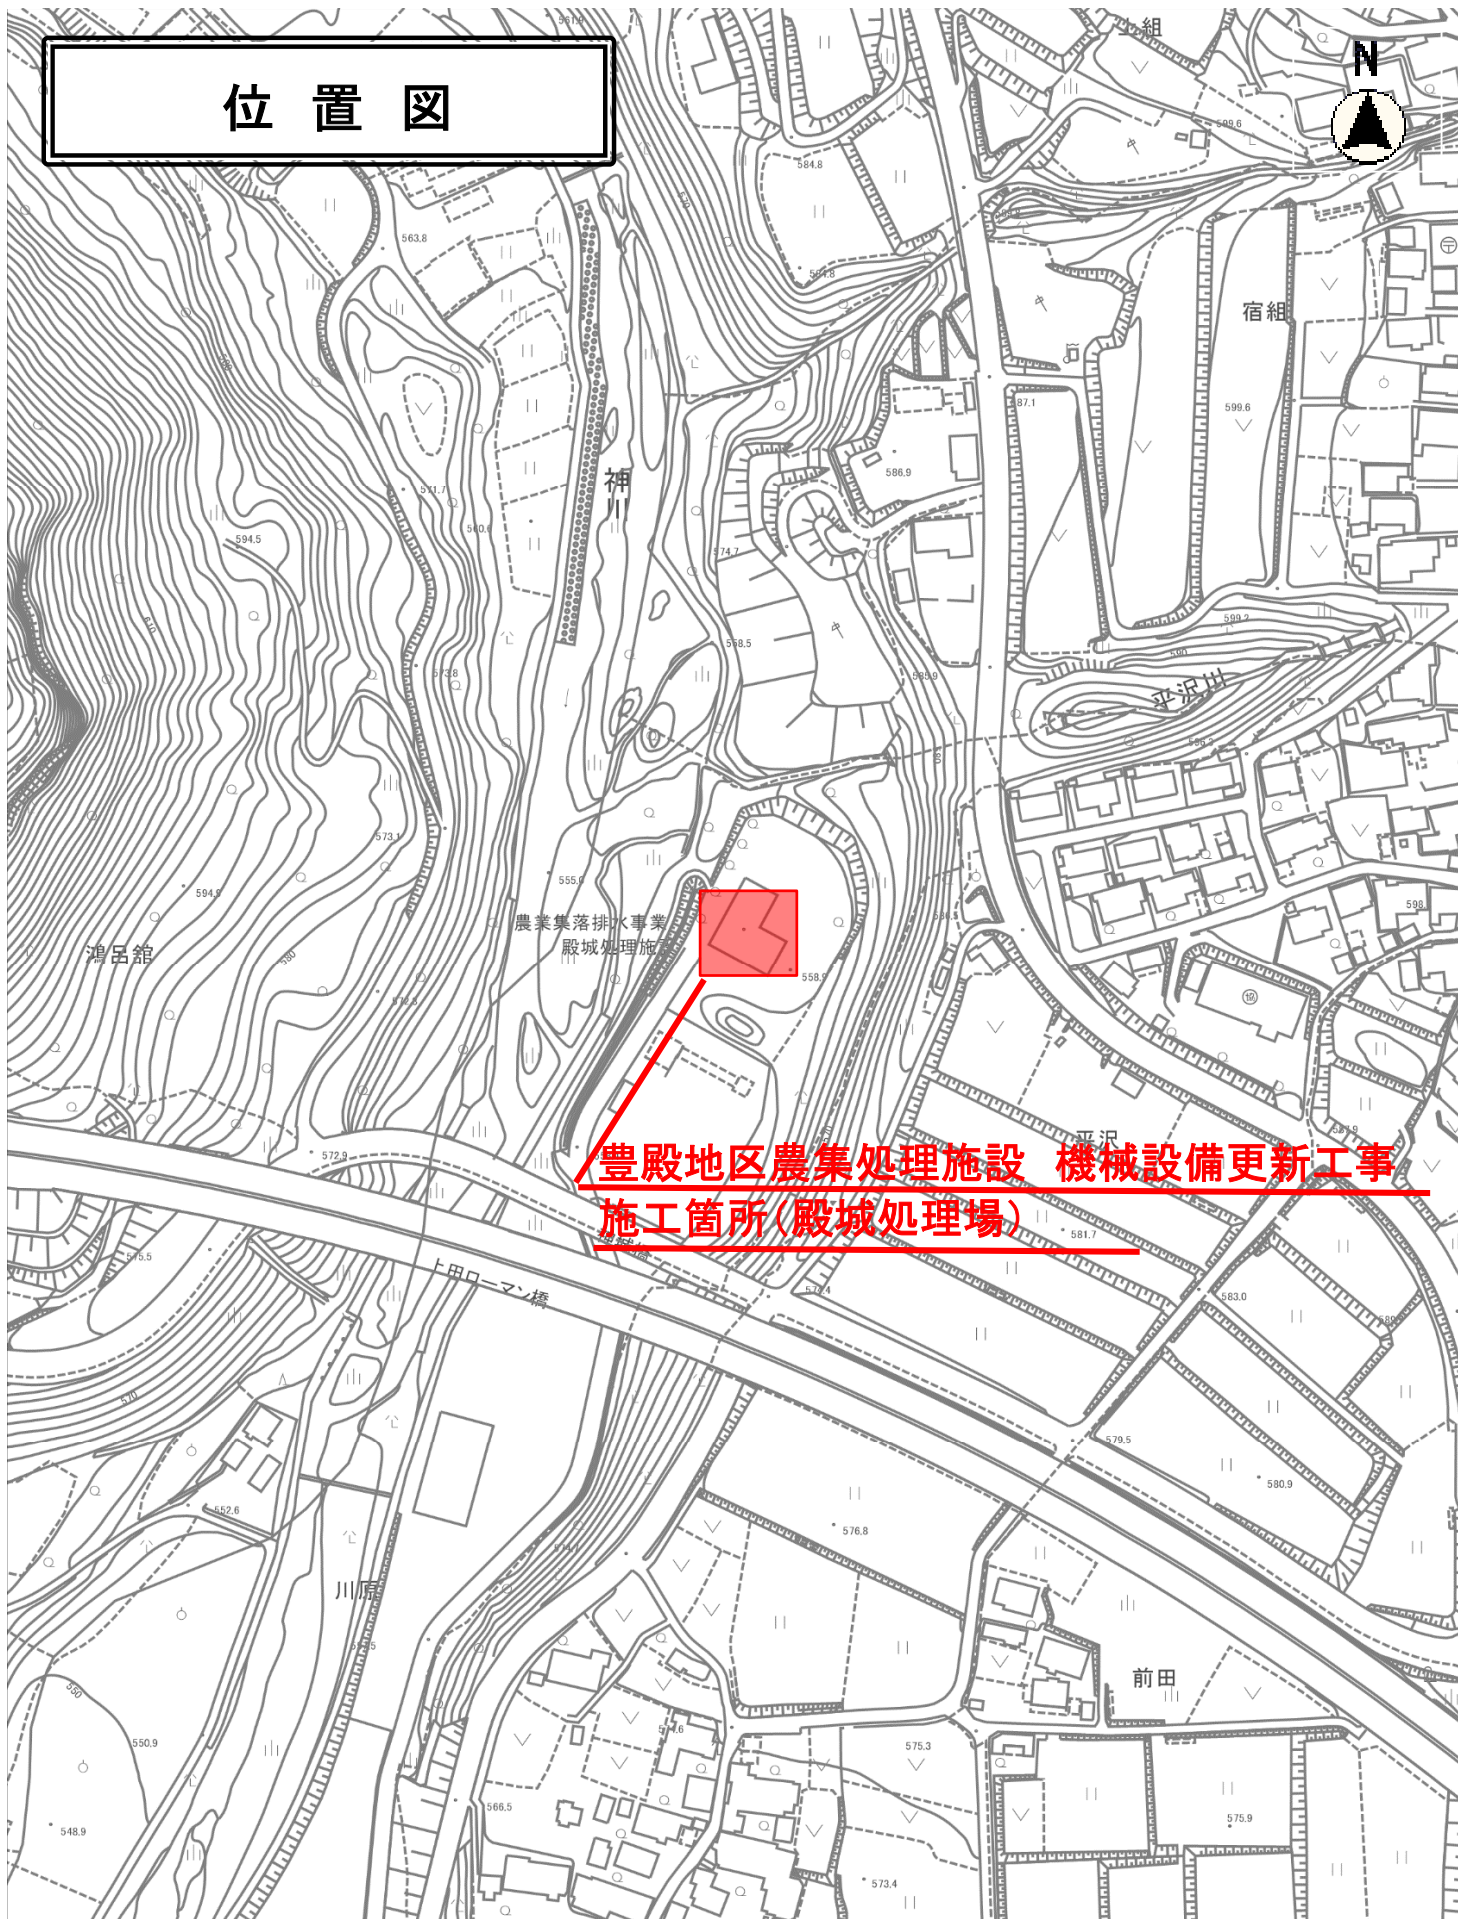

**豊殿地区農集処理施設 機械設備更新工事
施工箇所(殿城処理場)**

縮尺 1 : 2500

