

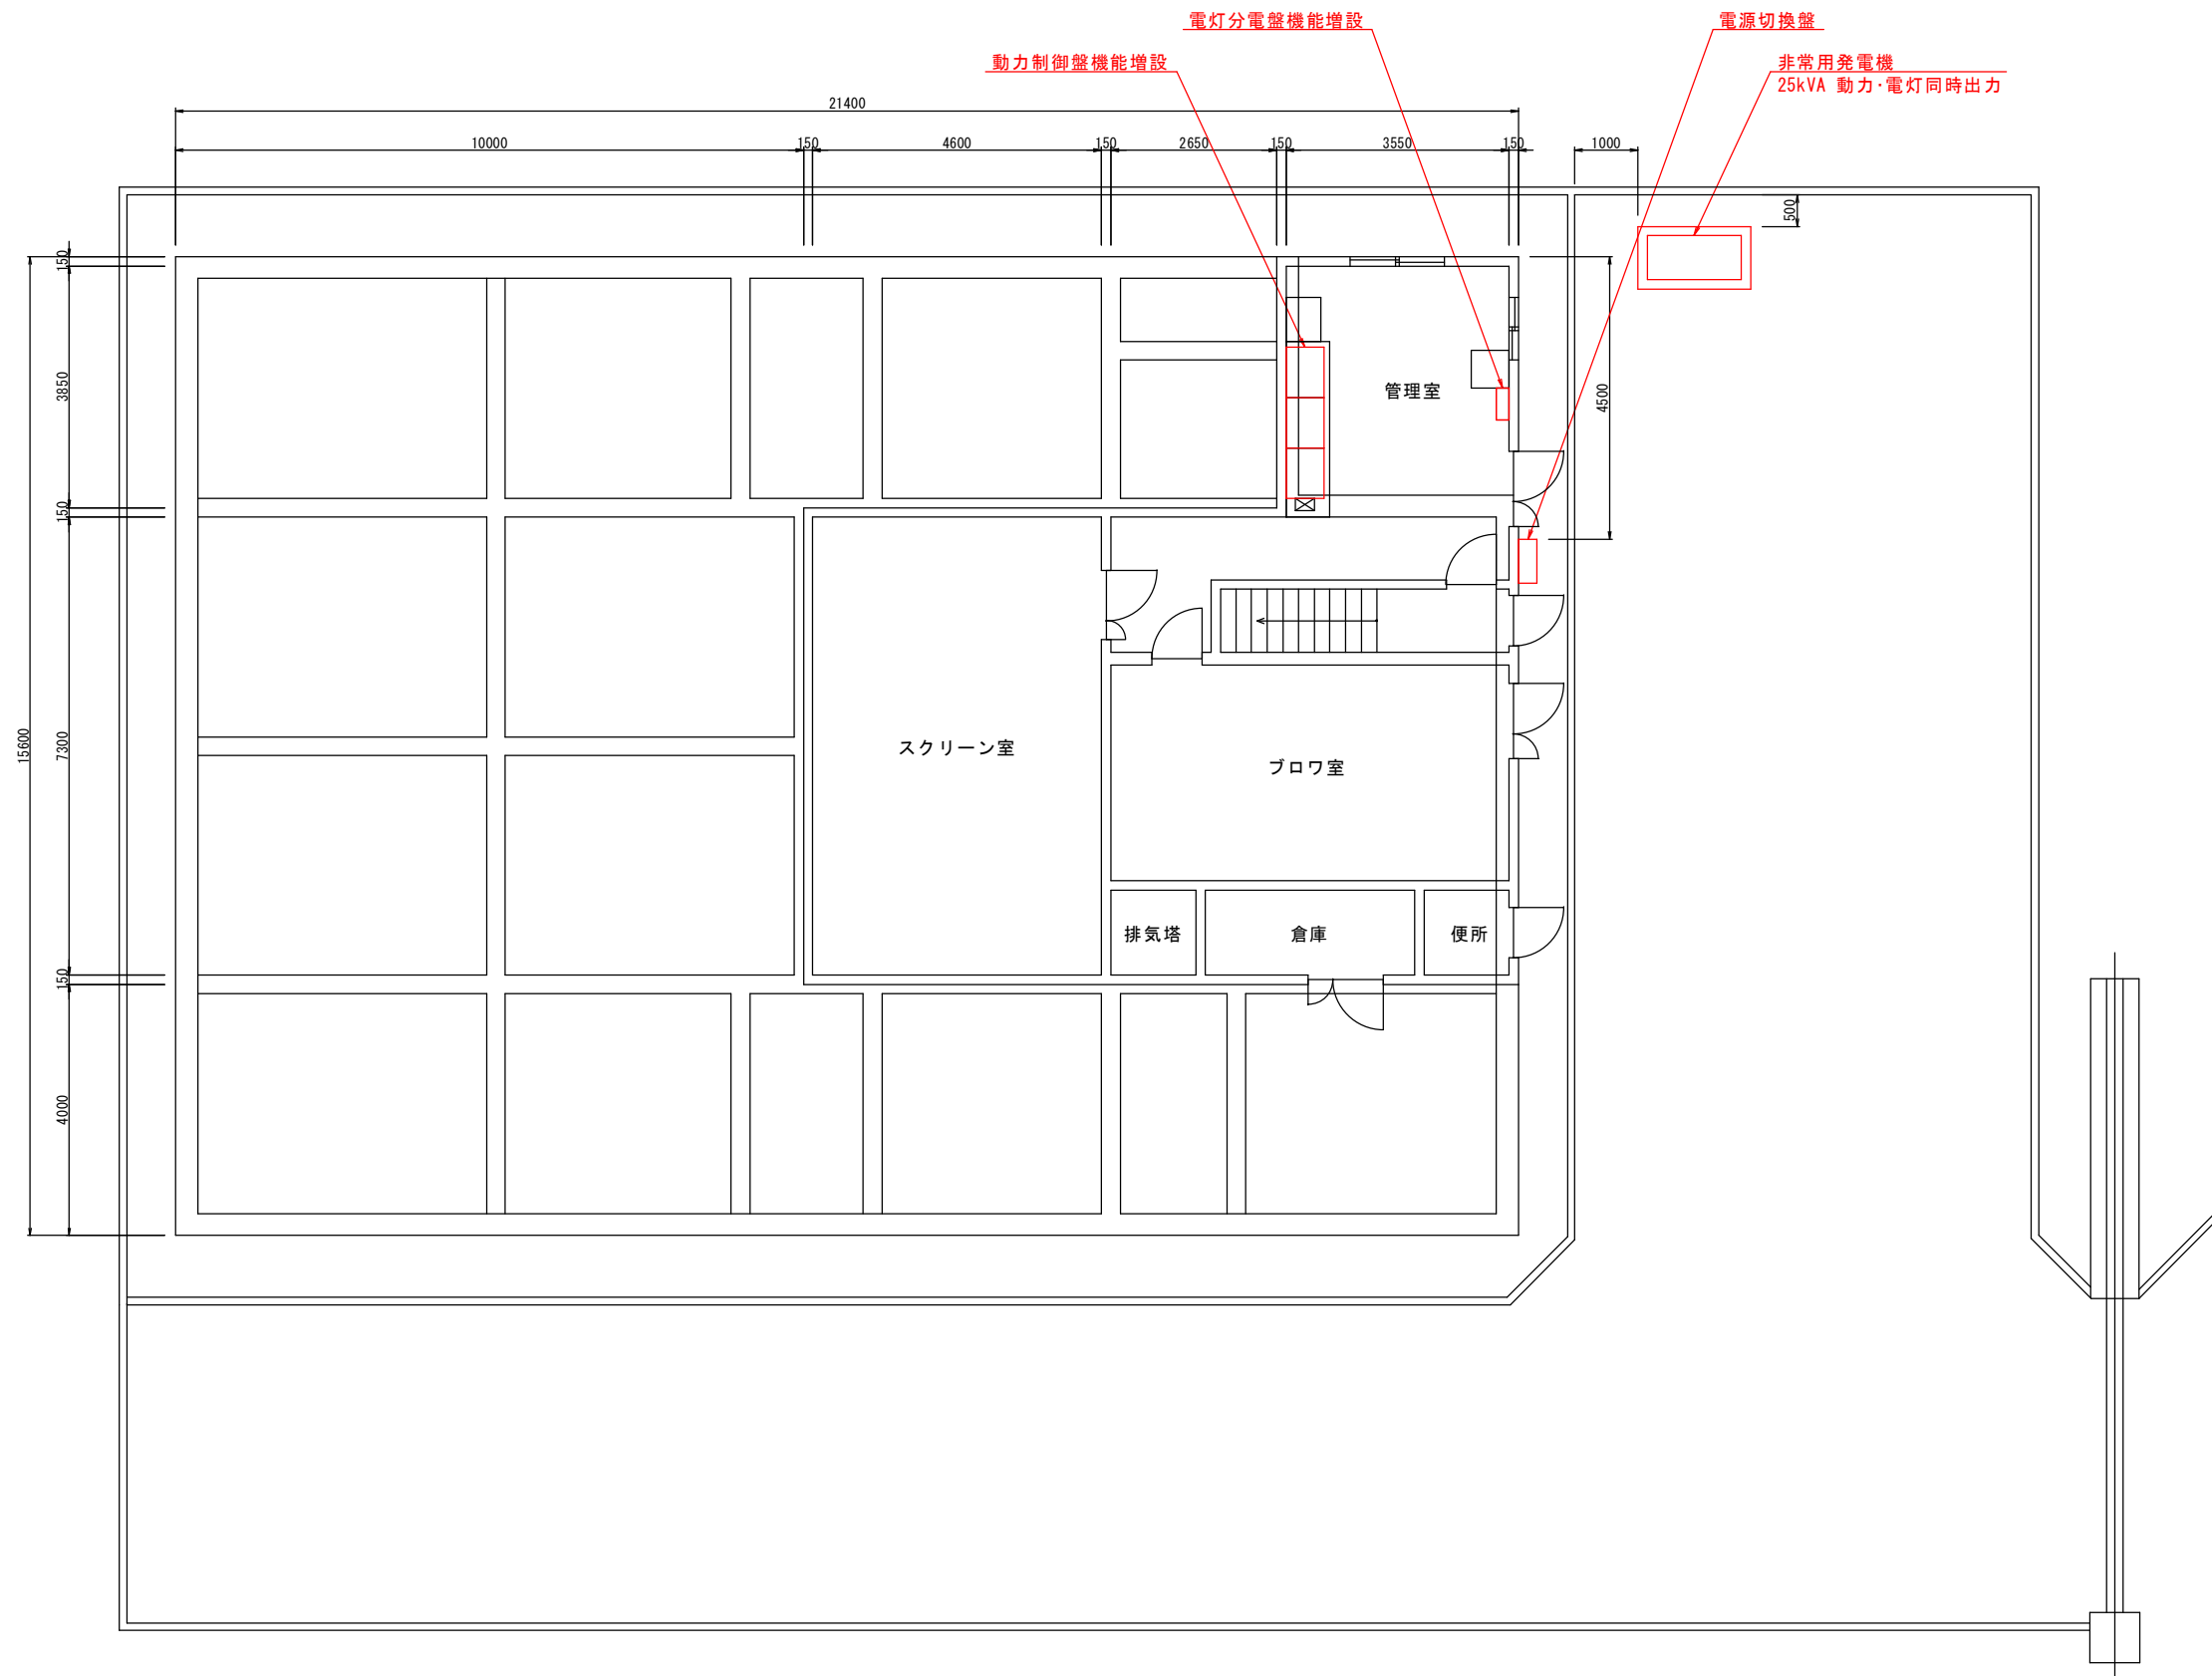
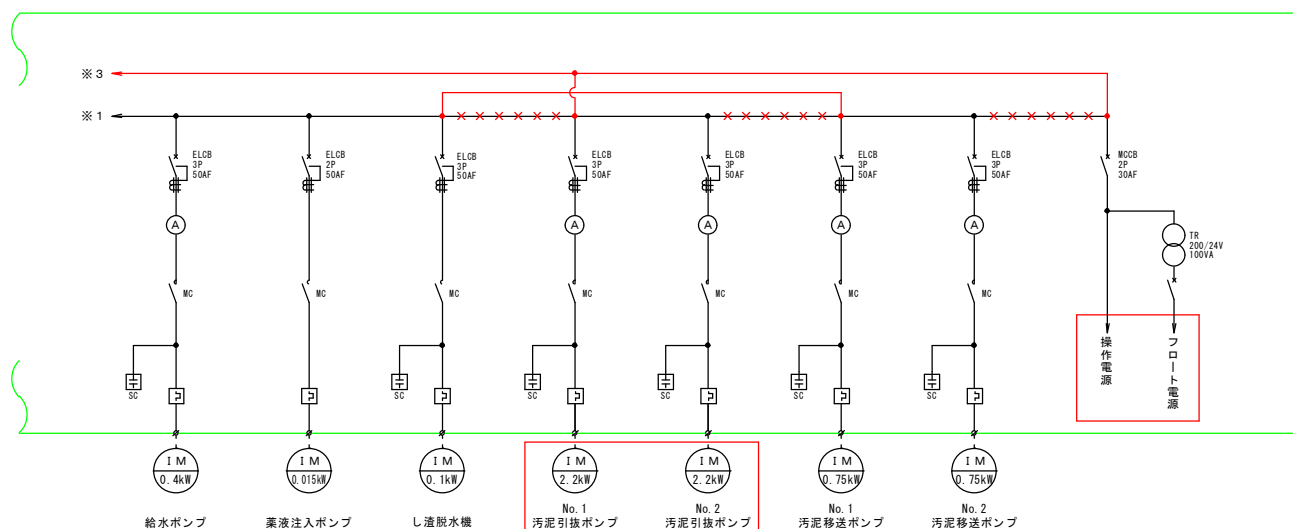


配置平面図 S=1/60

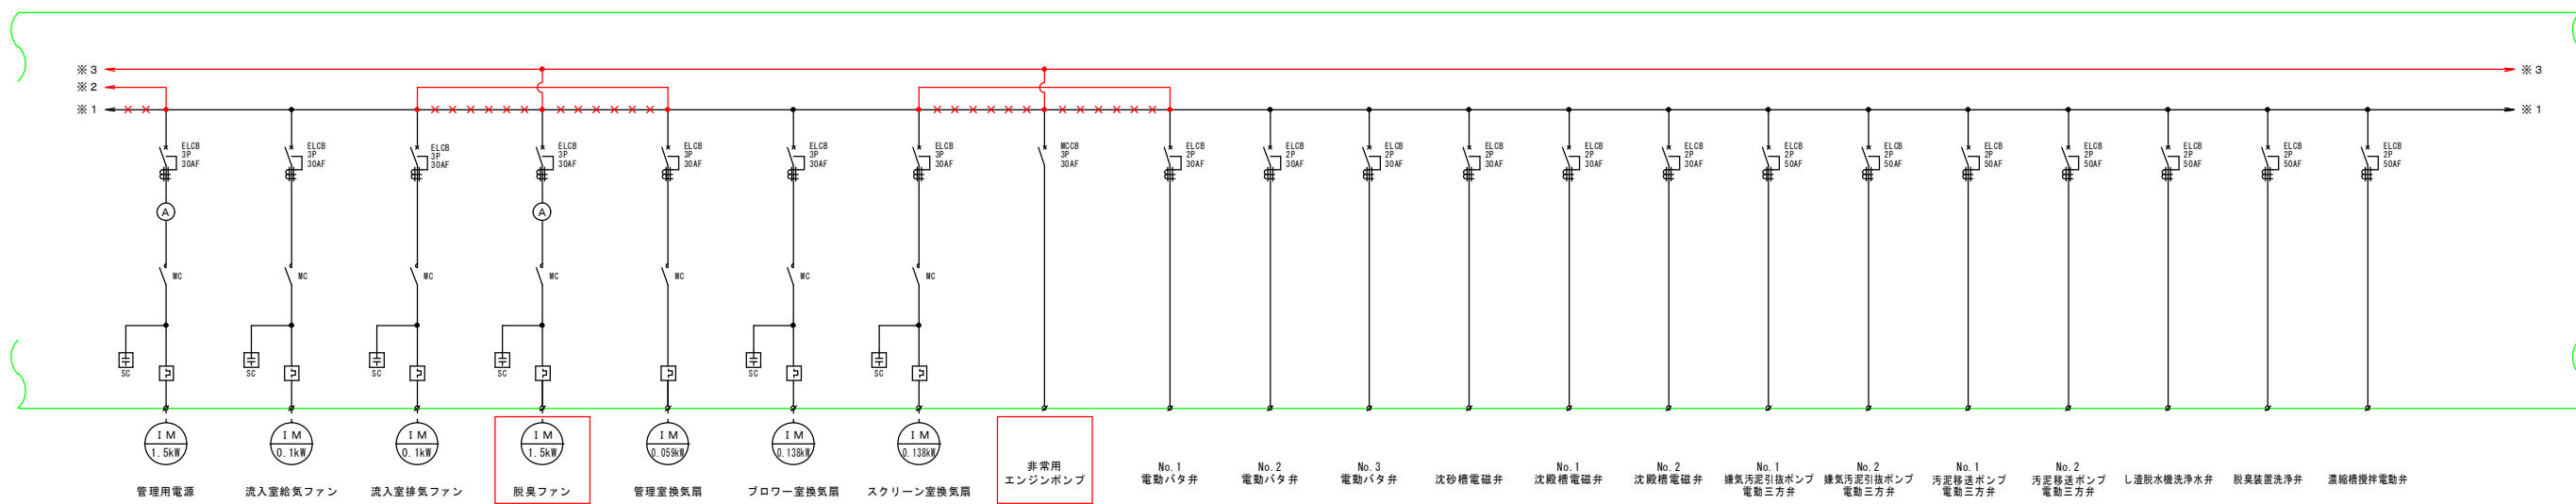

農集処理施設 非常用発電機設置工事								
配線図		縮尺		1/60				
配置平面図 上田市真田町本原（本原処理場）								
課長		※		係長		※		
照査	※		設計	※		製図	※	
図面番号		6 葉中之				1		
上田市 上下水道局 下水道課								


単線結線図 NO-SCALE

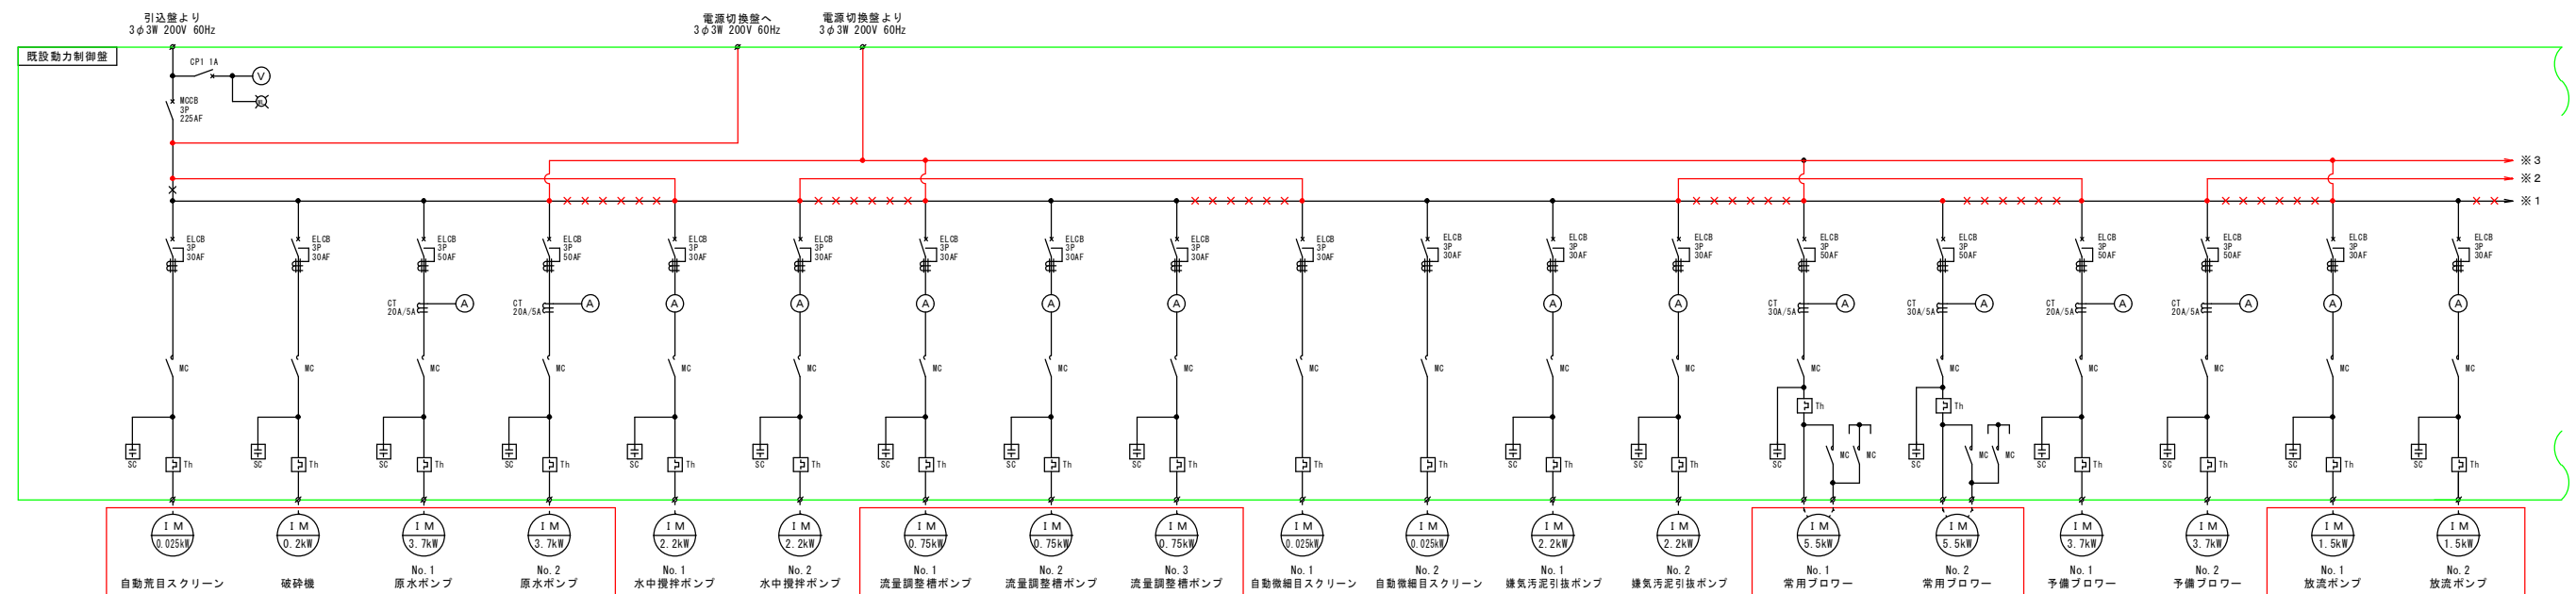

発電機対象負荷

農集処理施設 非常用発電機設置工事						
配線図			縮尺		—	
単線結線図 上田市真田町本原（本原処理場）						
課長		※		係長		※
照査	※	設計	※	製図	※	
図面番号 6 葉中之 2						
上田市 上下水道局 下水道課						

場内配線図 S=1/30

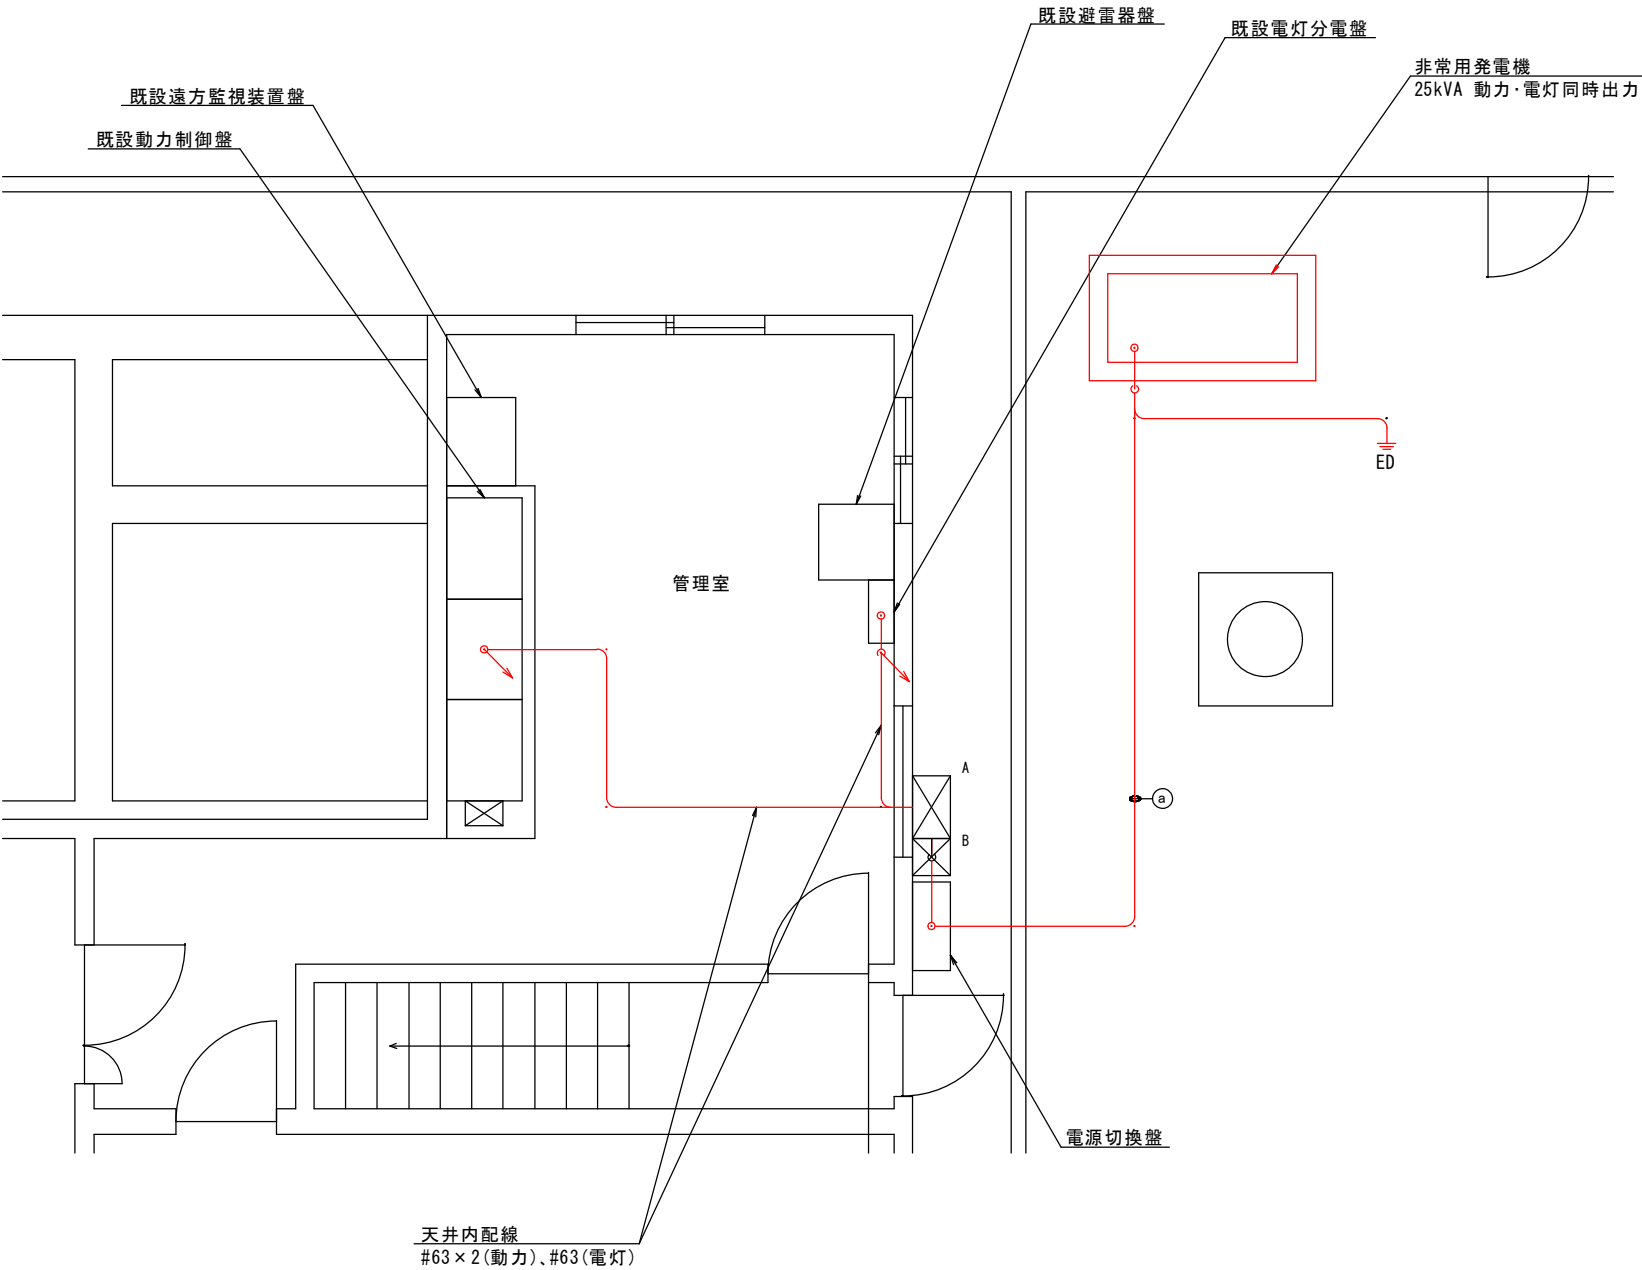


埋設管一覧表				
記号	埋設管	用途	備 考	
㊦	FEP φ50	低圧		
	FEP φ50	低圧		

凡例			
記号	名称	形状・寸法	備 考
A	ブルボックス	500×500×300,SS	既設
B	ブルボックス	300×300×300,SS	既設


配線表					
配 線 区 間		ケーブル仕様	接地	電線管	備 考
発 点	着 点				
名 称	名 称				
非常用発電機	電源切換盤	600V EM-CET 22sq	1E 14sq	GP 54	3φ3W 200V 60Hz
電源切換盤	動力制御盤	600V EM-CET 38sq×2		GP 54×2	
非常用発電機	電源切換盤	600V EM-CET 14sq		GP 42	1φ3W 200V 60Hz
電源切換盤	電灯分電盤	600V EM-CET 14sq×2		GP 54	

発電機設備詳細図 S=1/30

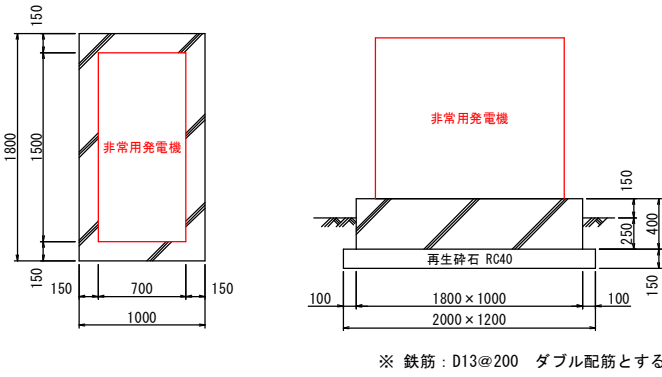


発電機仕様	
形 式	可搬型ディーゼル発電機
出 力	25kVA
電 圧	3φ3W 220V、1φ3W 220/110V 同時出力
周 波 数	60Hz
冷却方式	ラジエータ方式
付 属 品	専用シートカバー

盤外形図 S=1/15

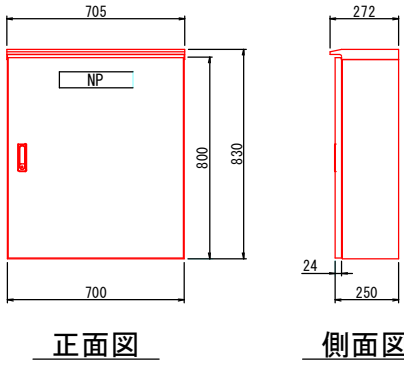


記号	銘 板・文 字	備 考
NP	電源切換盤	盤名称銘板

単線結線図 NO-SCALE

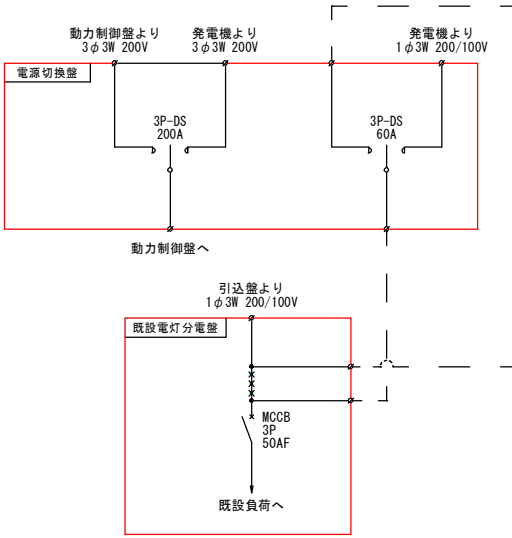


土工標準図 S=1/30

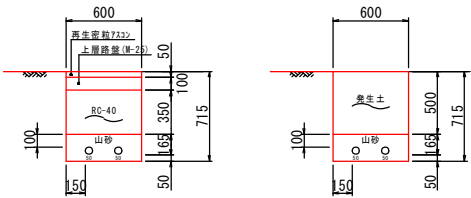

農集処理施設 非常用発電機設置工事



配線図		縮尺		図示			
場内配置図							
上田市真田町本原（本原処理場）							
課長		※		係長		※	
照査	※	設計	※		製図	※	
図面番号		6		葉中之		3	
上田市		上下水道局		下水道課			

配置平面図 S=1/60

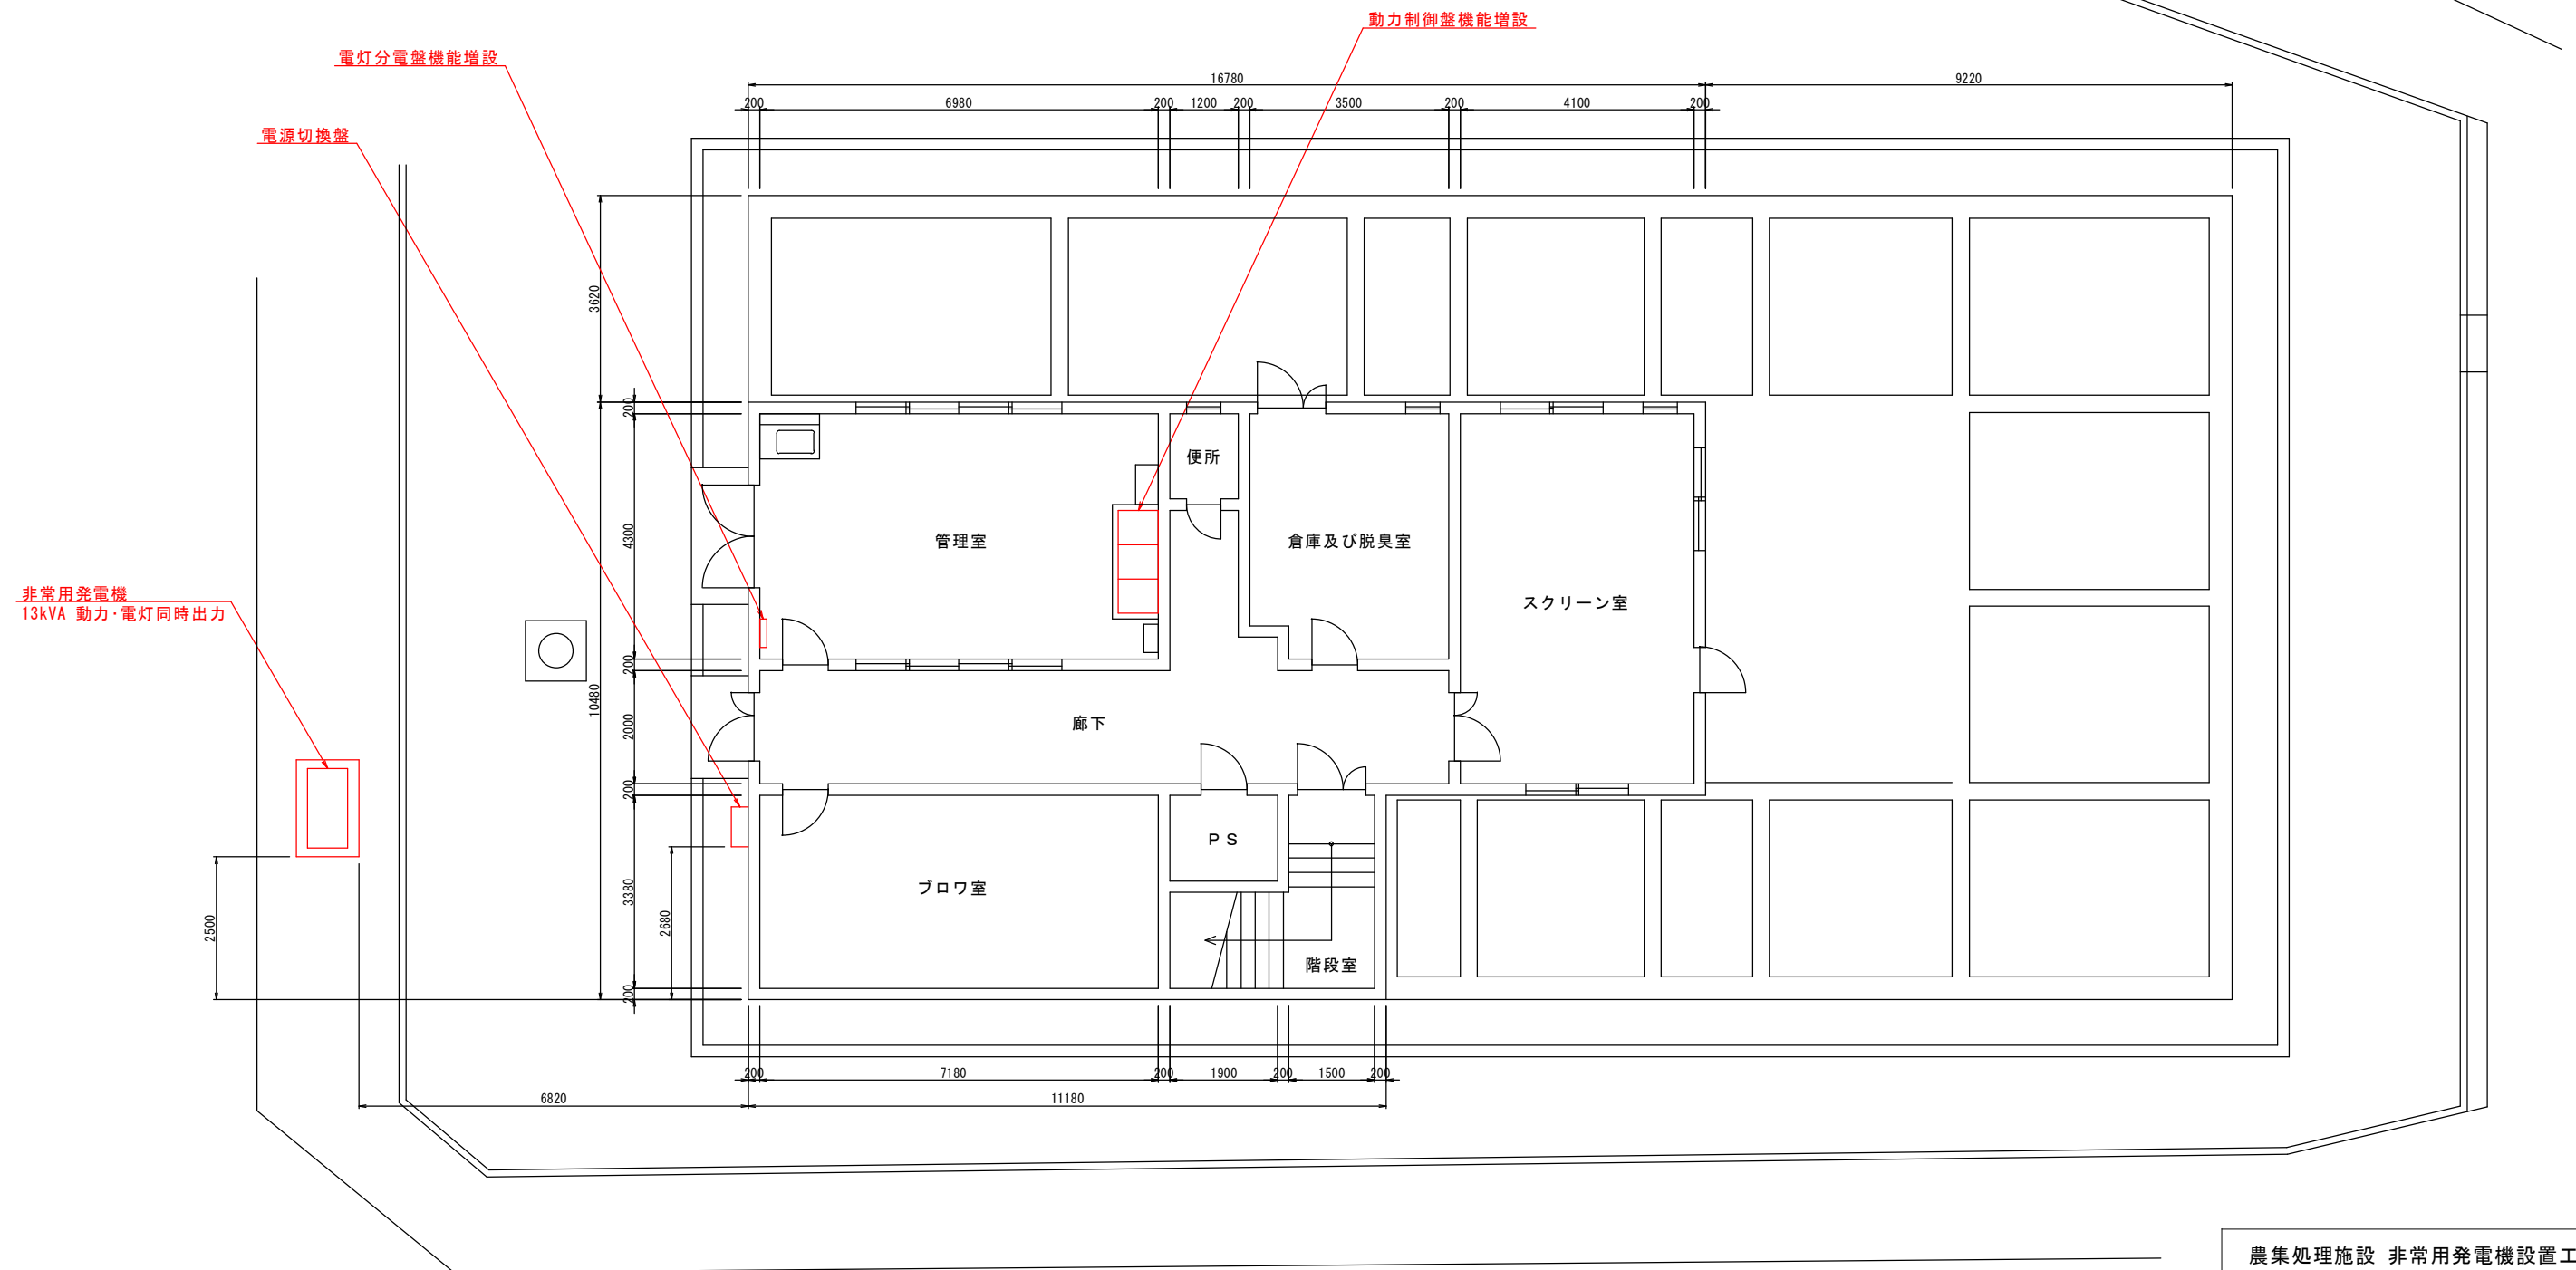

農集処理施設 非常用発電機設置工事									
配線図				縮尺		1/60			
配置平面図 上田市真田町傍陽（上洗馬処理場）									
課長			※		係長			※	
照査		※		設計		※		製図 ※	
図面番号 6 葉中之 4									
上田市 上下水道局 下水道課									


単線結線図 NO-SCALE

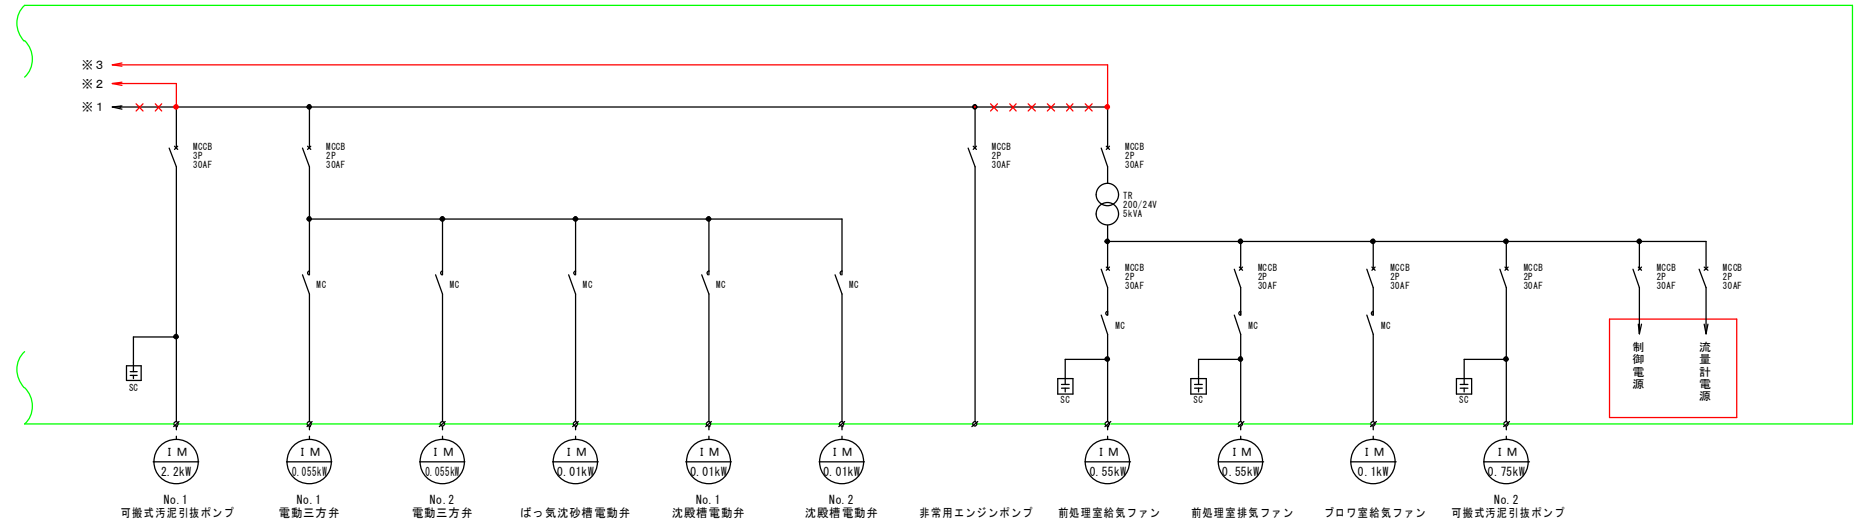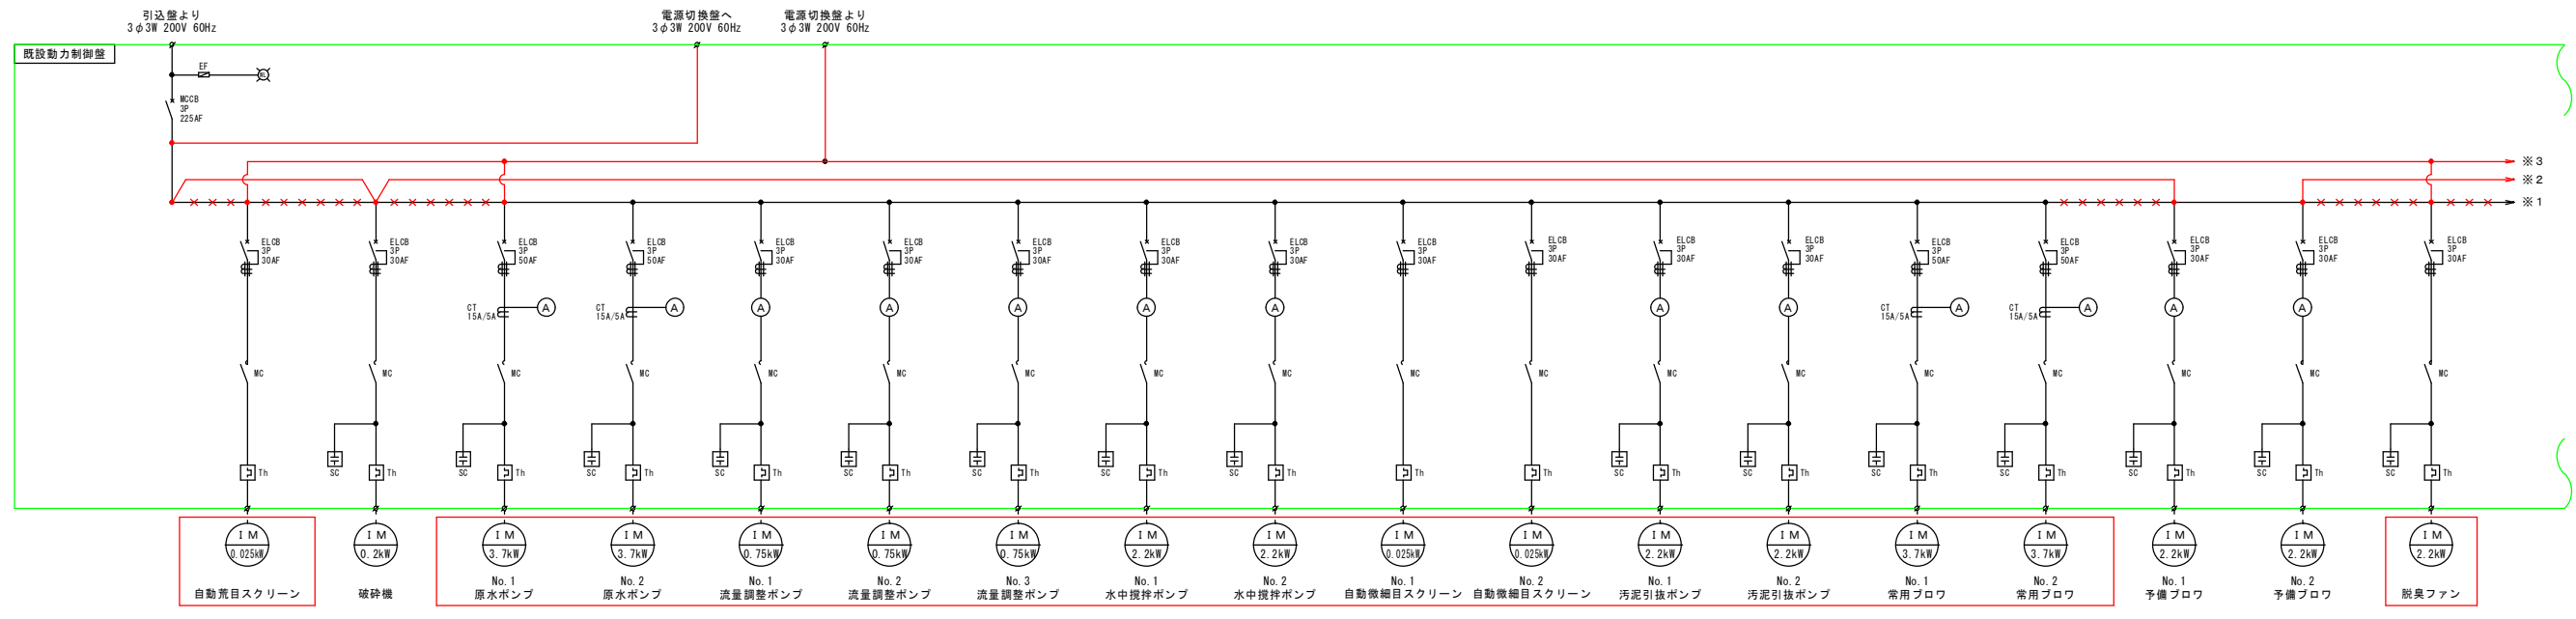

発電機対象負荷

農集処理施設 非常用発電機設置工事							
配線図		縮尺		—			
単線結線図 上田市真田町傍陽（上洗馬処理場）							
課長		※		係長		※	
照査	※	設計	※	製図	※		
図面番号		6 葉中之		5			
上田市 上下水道局 下水道課							

場内配線図 S=1/50

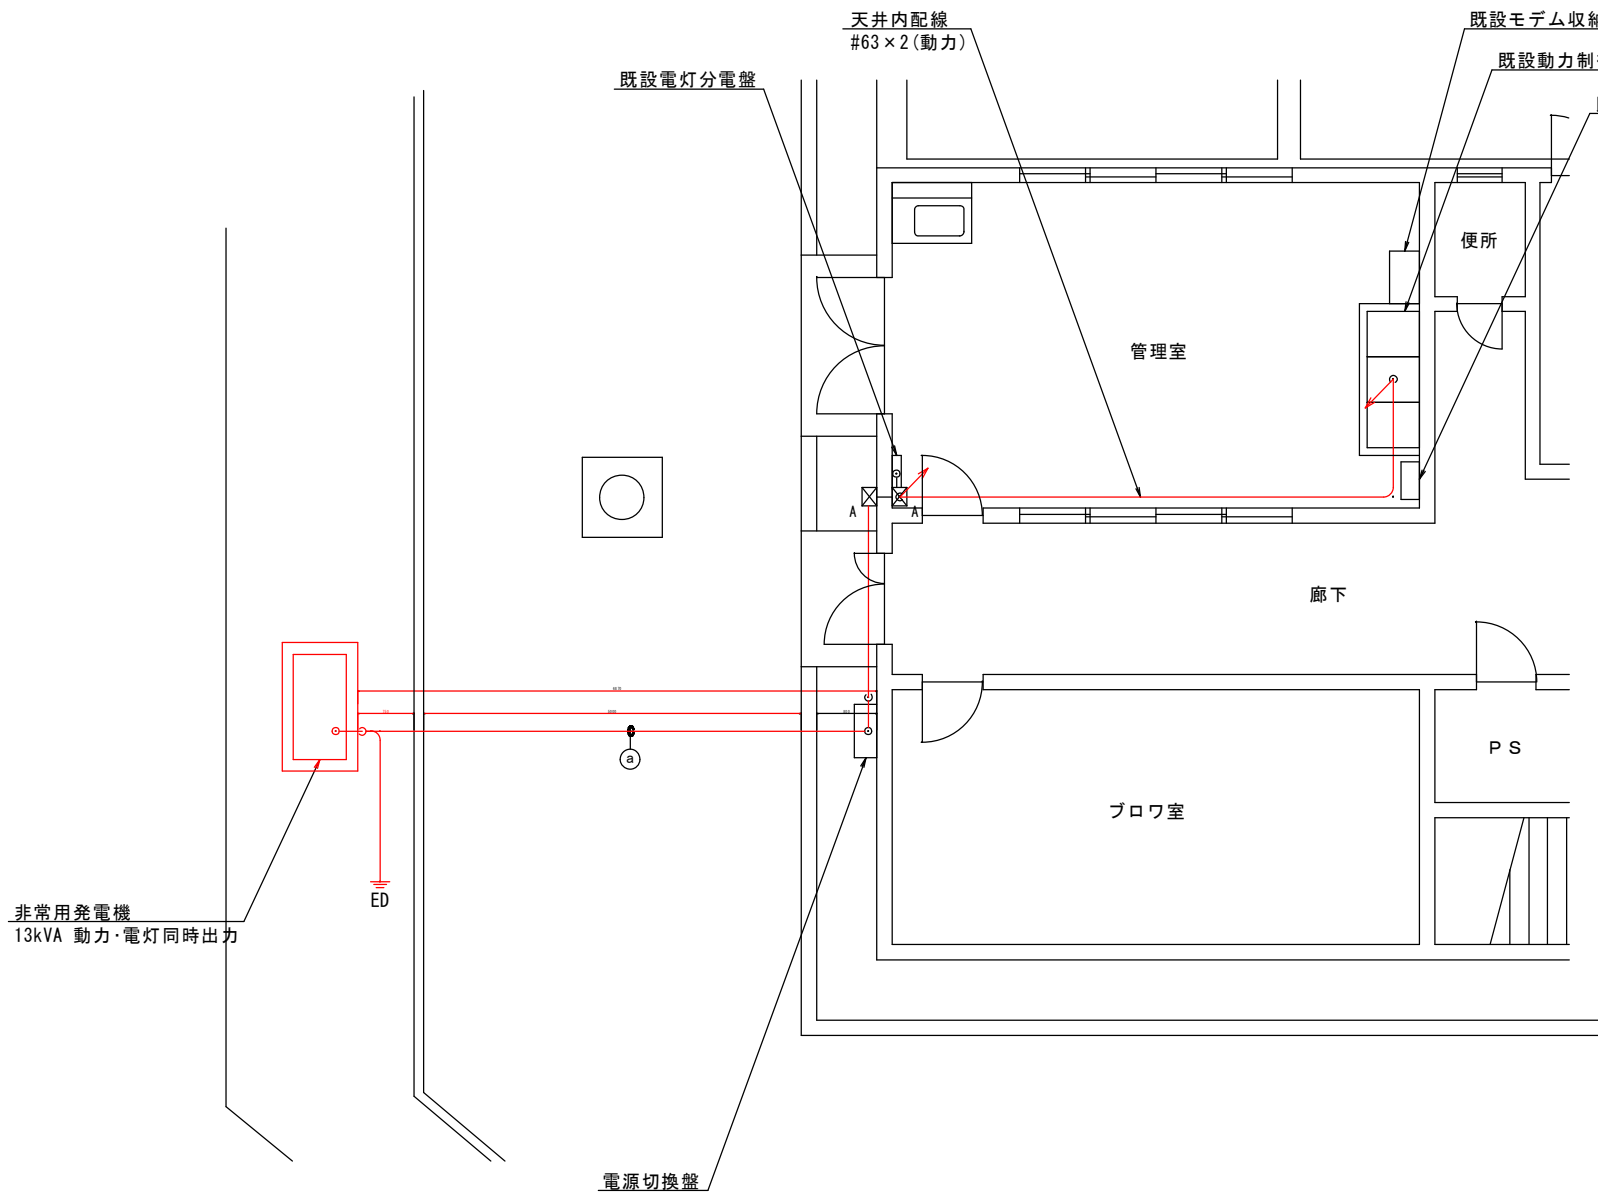

非常用発電機
13kVA 動力・電灯同時出力

埋設管一覧表

記号	埋設管	用途	備 考
㊦	FEPφ30	低圧	
	FEPφ50	低圧	


凡例

記号	名称	形状・寸法	備 考
A	ブルボックス	250×250×200、SUS・WP	

配線表


配 線 区 間		ケーブル仕様	接地	電線管	備 考
発 点 名 称	着 点 名 称				
非常用発電機	電源切換盤	600V EM-CE 8sq-3c	1E 5.5sq	GP 36	3φ3W 200V 60Hz
電源切換盤	動力制御盤	600V EM-CET 38sq×2		GP 54×2	
非常用発電機	電源切換盤	600V EM-CET 14sq		GP 42	1φ3W 200V 60Hz
電源切換盤	電灯分電盤	600V EM-CET 14sq×2		GP 54	

発電機設備詳細図 S=1/30

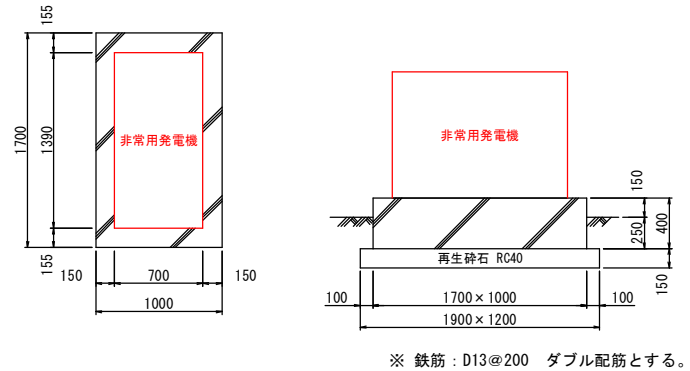


発電機仕様
形 式：可搬型ディーゼル発電機
出 力：13kVA
電 圧：3φ3W 220V、1φ3W 220/110V 同時出力
周 波 数：60Hz
冷却方式：ラジエータ方式
付 属 品：専用シートカバー

盤外形図 S=1/15

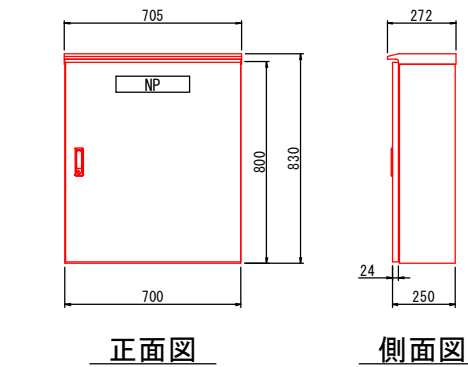


記号	銘 板・文 字	備 考
NP	電源切換盤	盤名称銘板

単線結線図 NO-SCALE

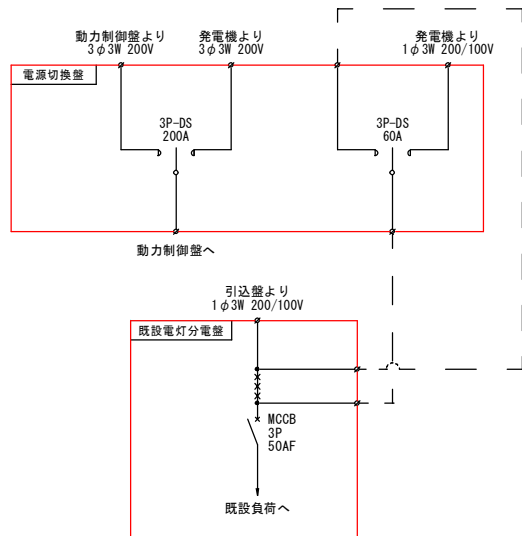

土工標準図 S=1/30

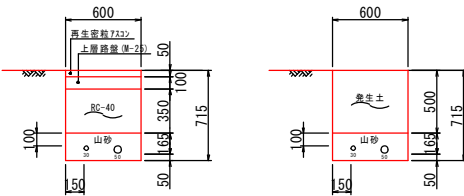

農集処理施設 非常用発電機設置工事

配線図 縮尺 図示

場内配置図
上田市真田町傍陽（上洗馬処理場）

課長 ※ 係長 ※

照 査 ※ 設 計 ※ 製 図 ※

図面番号 6 葉中之 6

上田市 上下水道局 下水道課

位置図



農集処理施設 非常用発電機設置工事
施工箇所（上洗馬処理場）

真田地域自治センター

農集処理施設 非常用発電機設置工事
施工箇所（本原処理場）

縮尺 1 : 15000

