



カントリーポンプ場

機器据付配管平面図 S=1/60

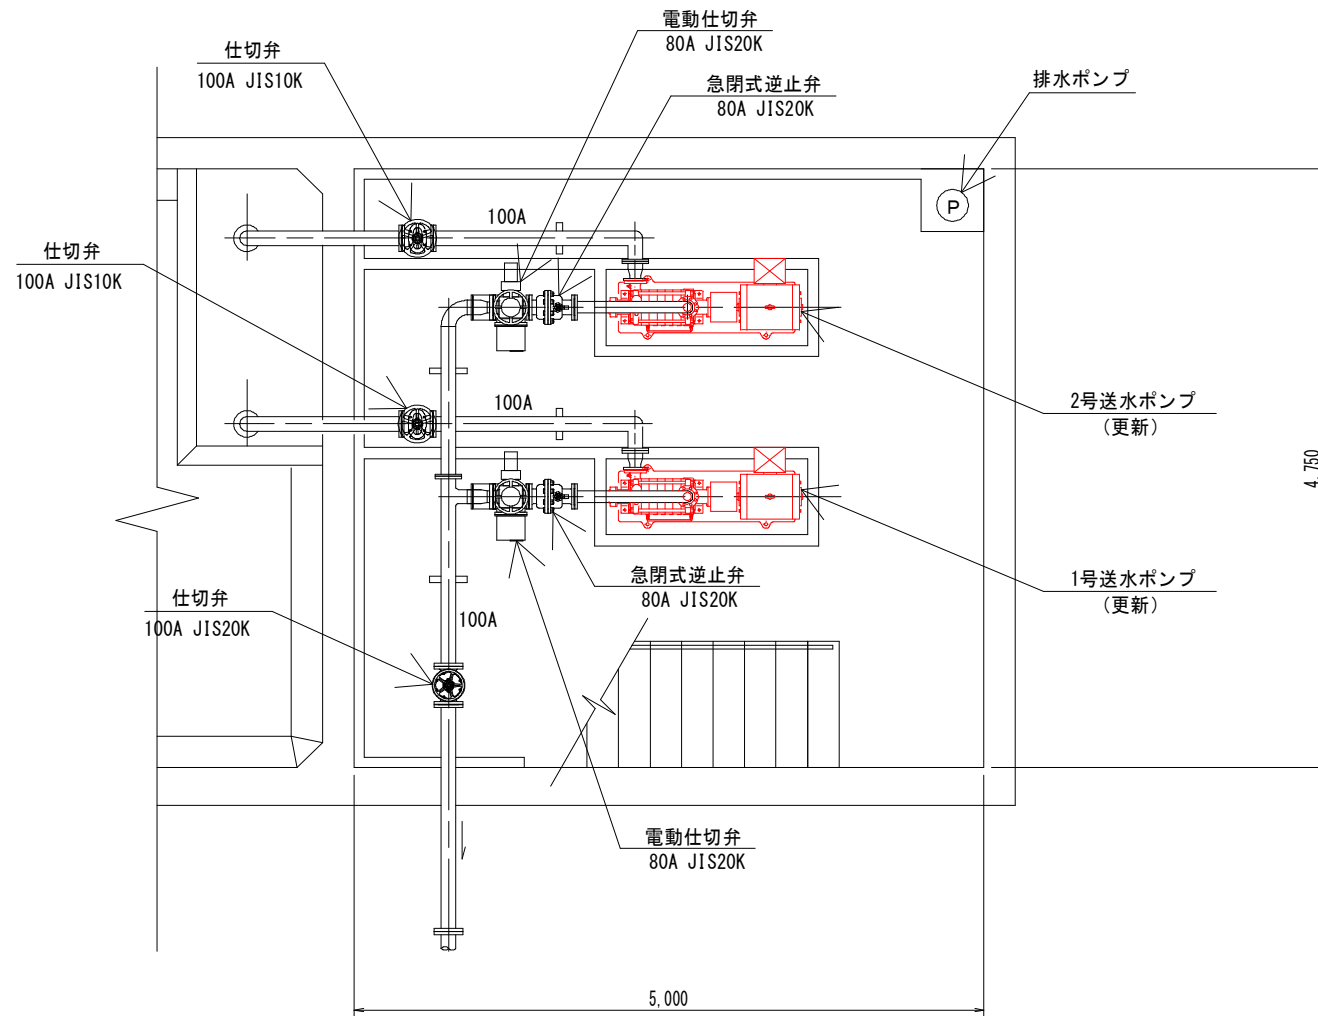


機器据付配管断面図 S=1/60

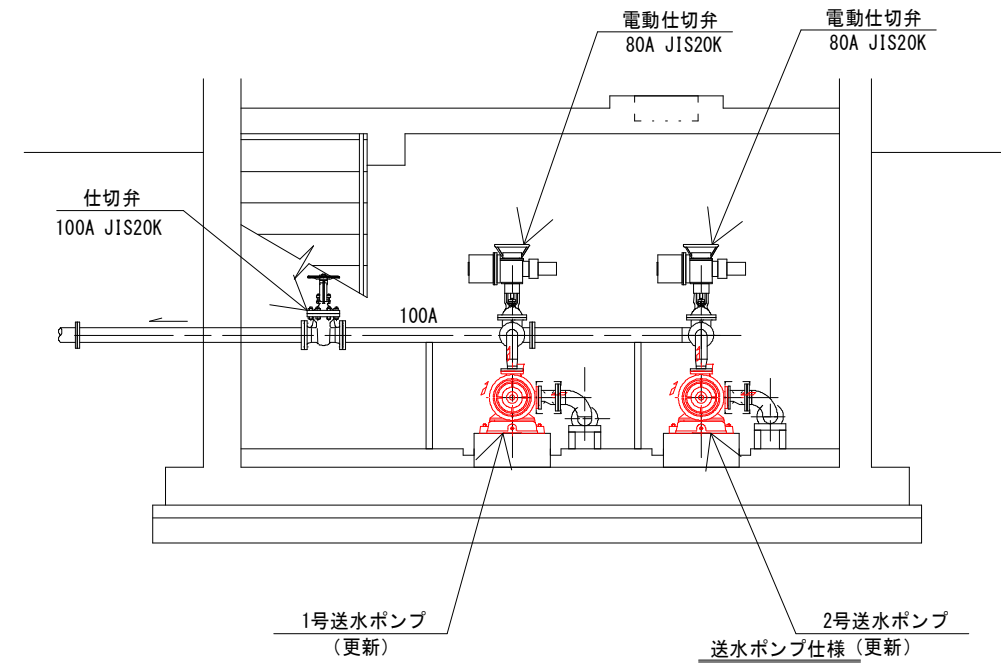


口 径	65	mm
吐 出 量	0.42	m ³ /min
全 揚 程	200	m
出 力	30	k w

機器据付配管断面図 S=1/60

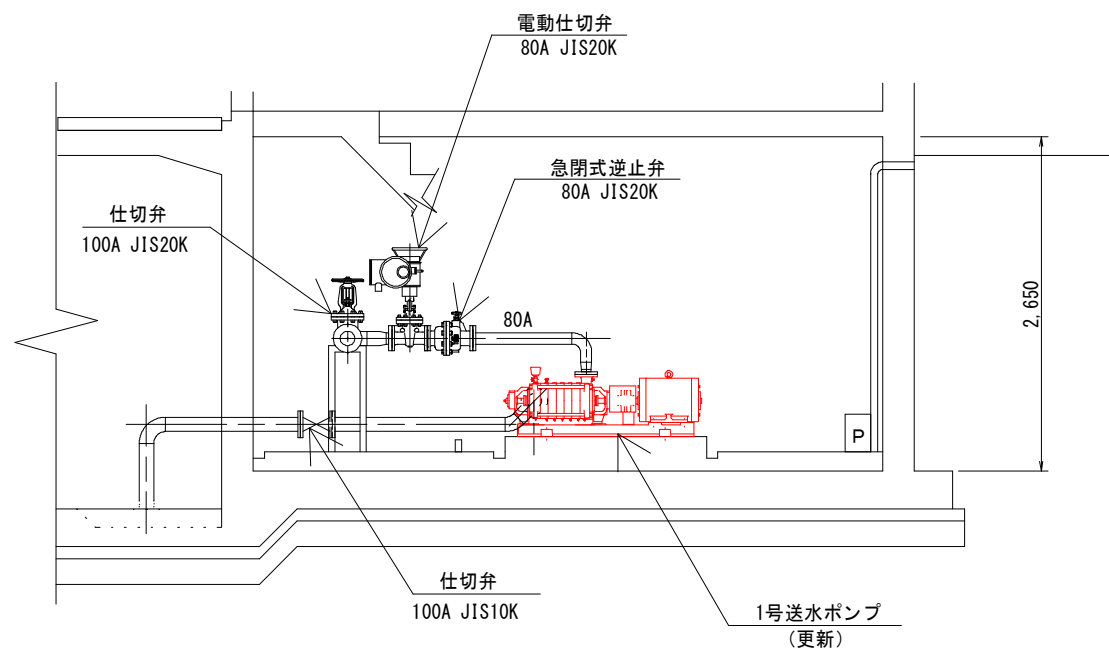

50%縮小図

工 事 名	カントリーポンプ場送水ポンプ更新工事			
図 面 名	図 示		番 号	1/2
縮 尺	図 示	施 工 者		
		完 成 日	令和 年 月 日	
発 注 者	上田市上下水道局			

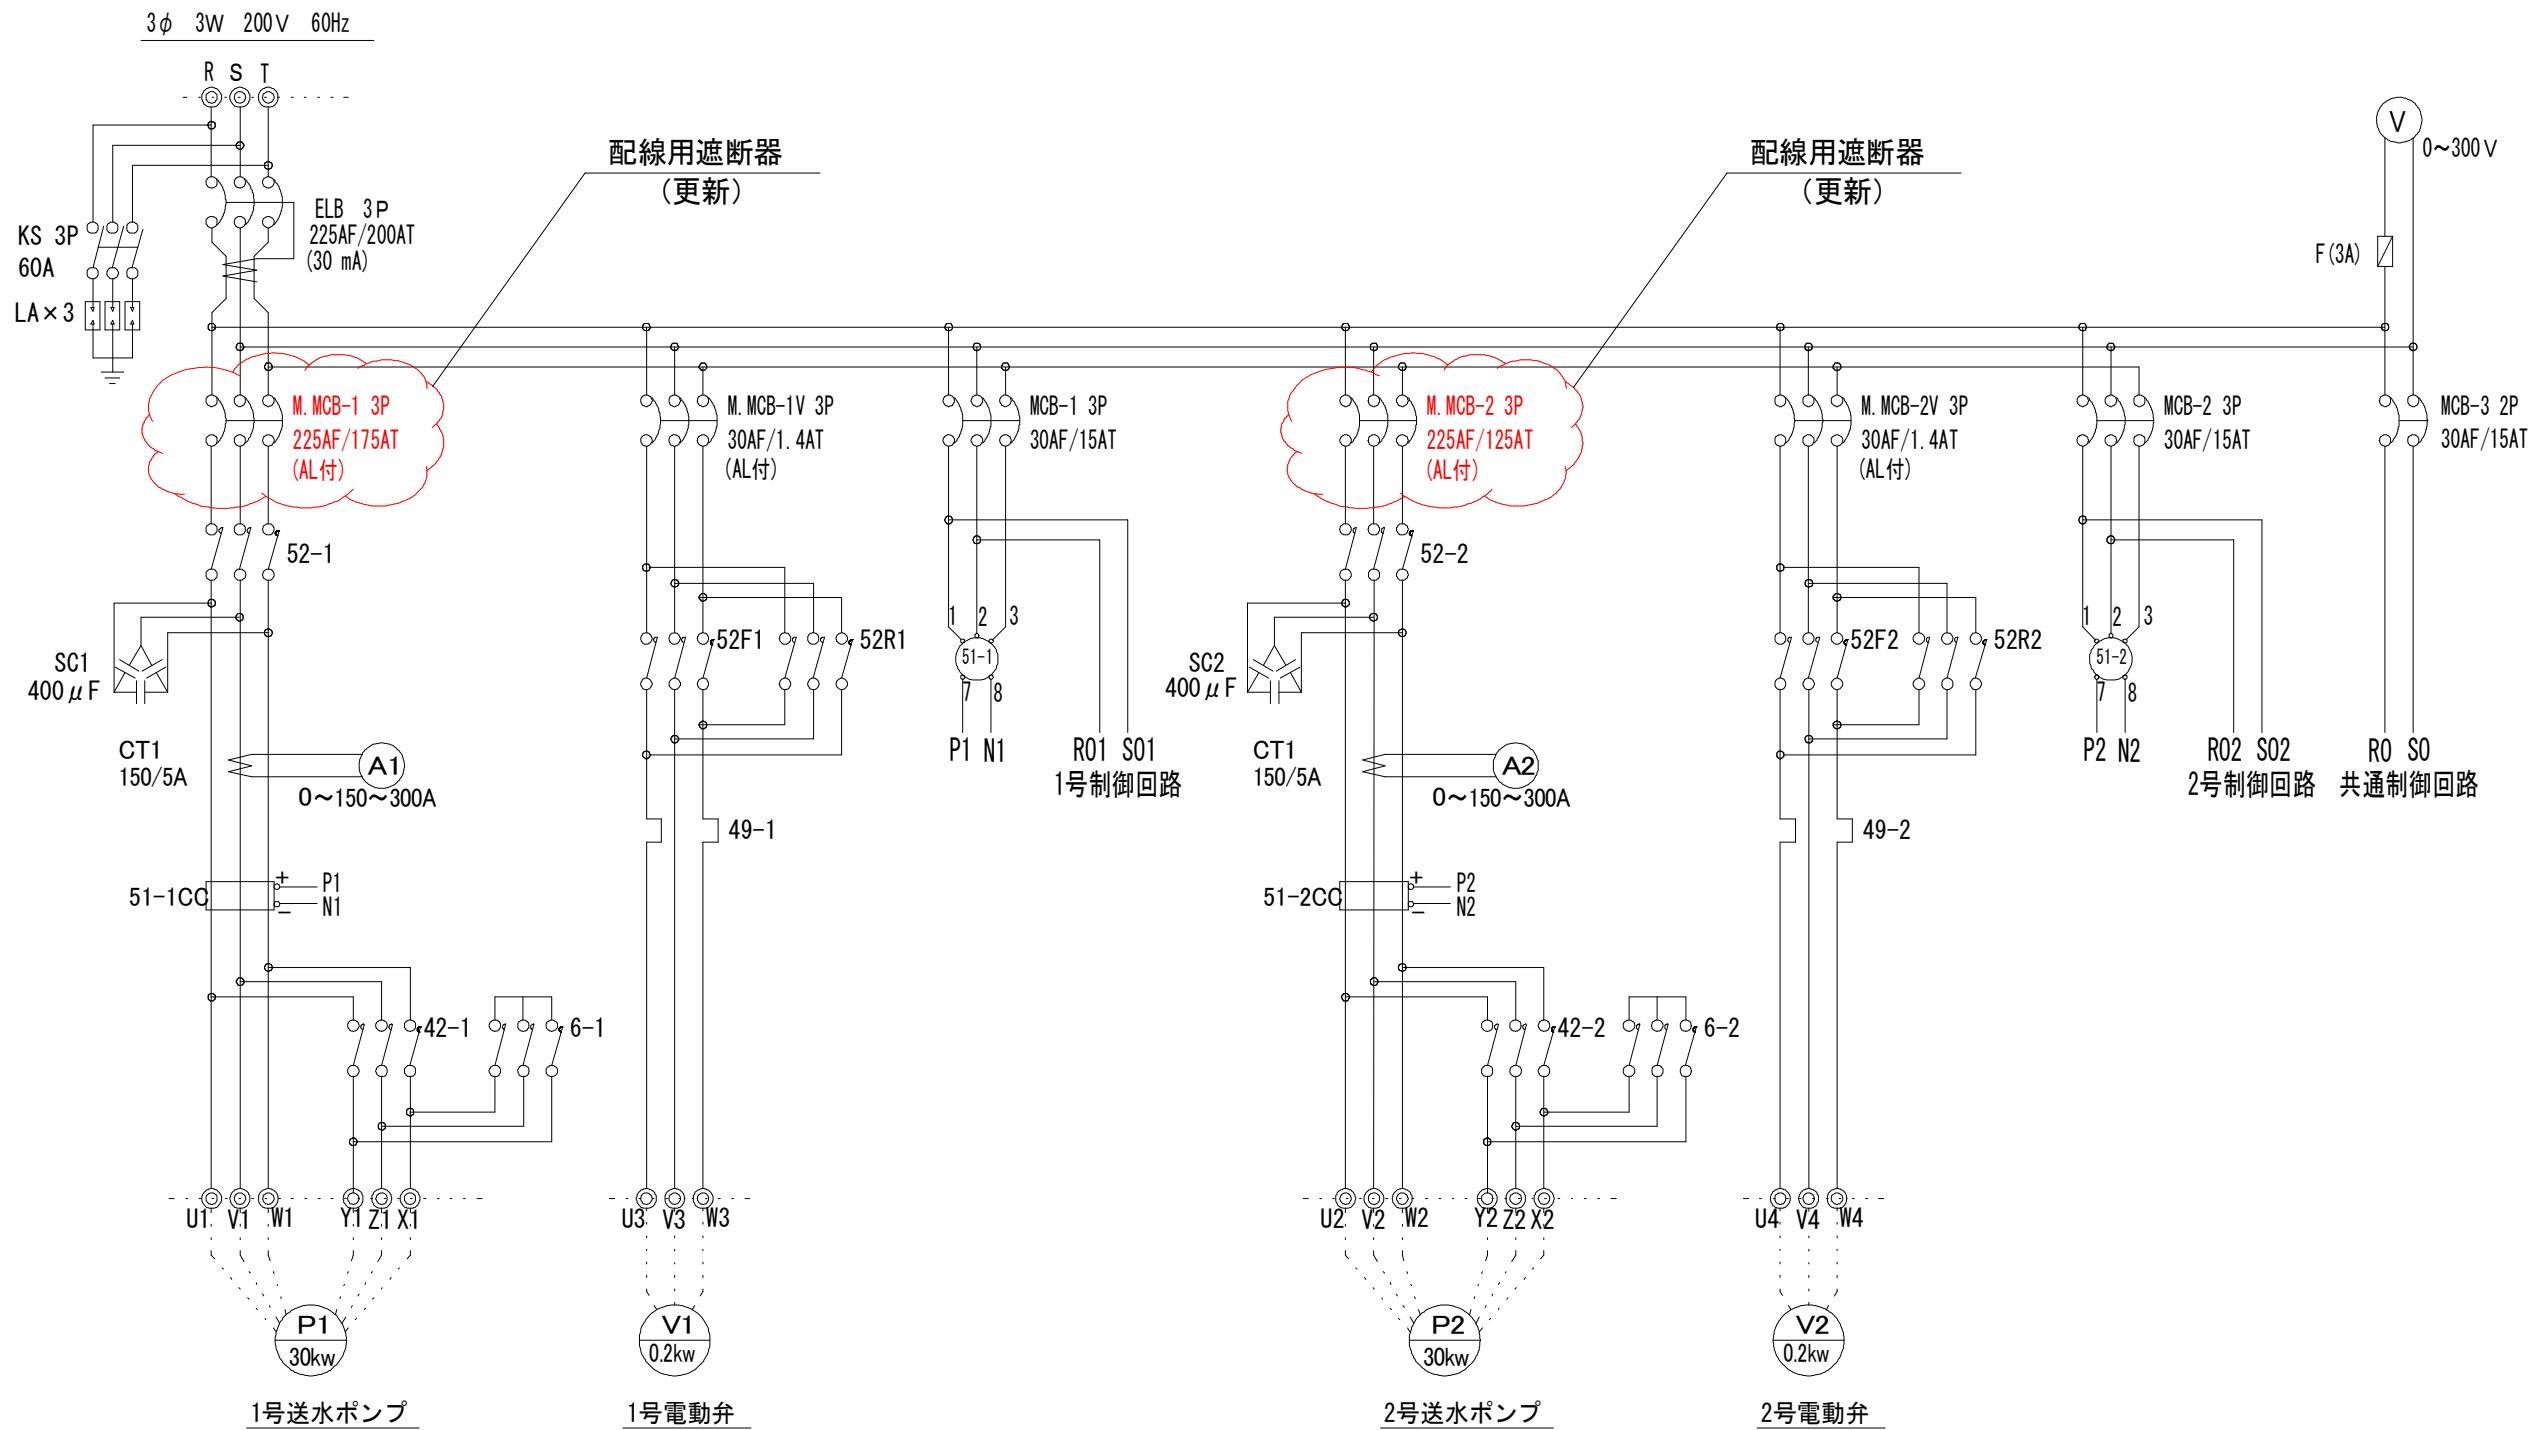

50%縮小図

工事名	カントリーポンプ場送水ポンプ更新工事		
図面名	制御・計装盤単結線図	番号	2/2
縮尺	図 示	施工者	
		完成日	令和 年 月 日
発注者	上田市上下水道局		

位置図



菅平牧場管理事務

工事箇所

縮尺 1 : 7500

