




マンホールポンプ据付図
【参考図】

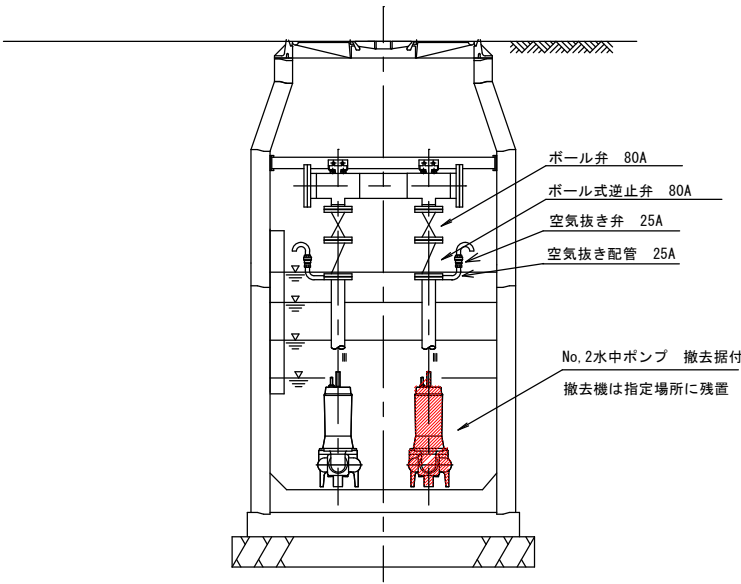

A-A断面図

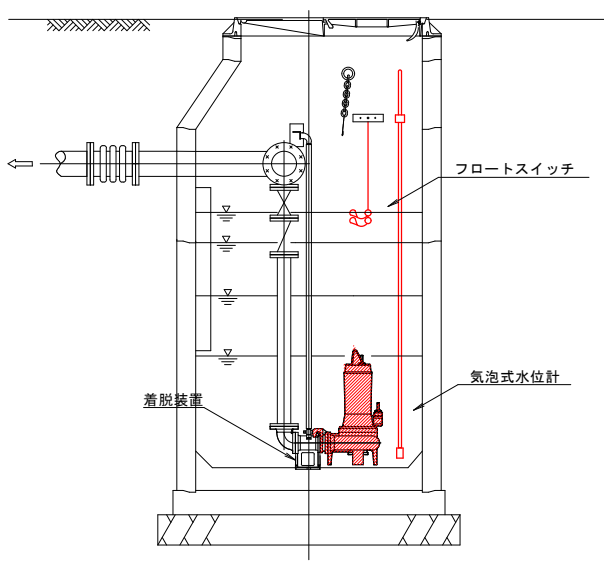

B-B断面図

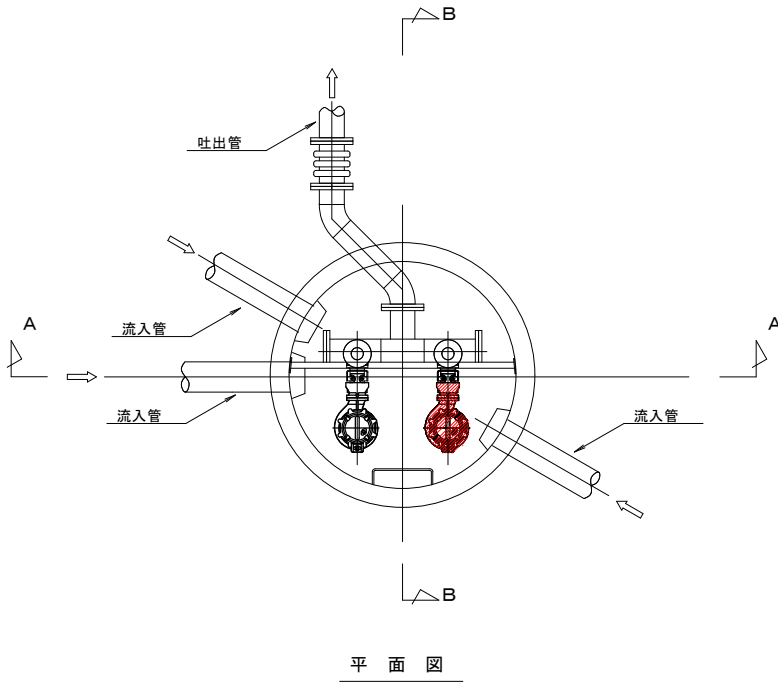

平面図


ポンプ仕様

ポンプ形式	着脱式水中汚水ポンプ 渦流型 ベルマウス付
ポンプ口径	φ80
吐出量・揚程	0.353m3/min×7.1m
電動機出力	1.5kW×200V×60Hz
台数	1台

公共下水道 マンホールポンプ更新工事										丸子1工区	
据付図						縮尺					
石井第1マンホールポンプ 上田市塩川（石井）											
課長			※				係長		※		
照査		※		設計		※		製図		※	
図面番号				3 葉中之				1			
上田市 上下水道局 下水道課											

電気配線図
【参考図】


配置配線図

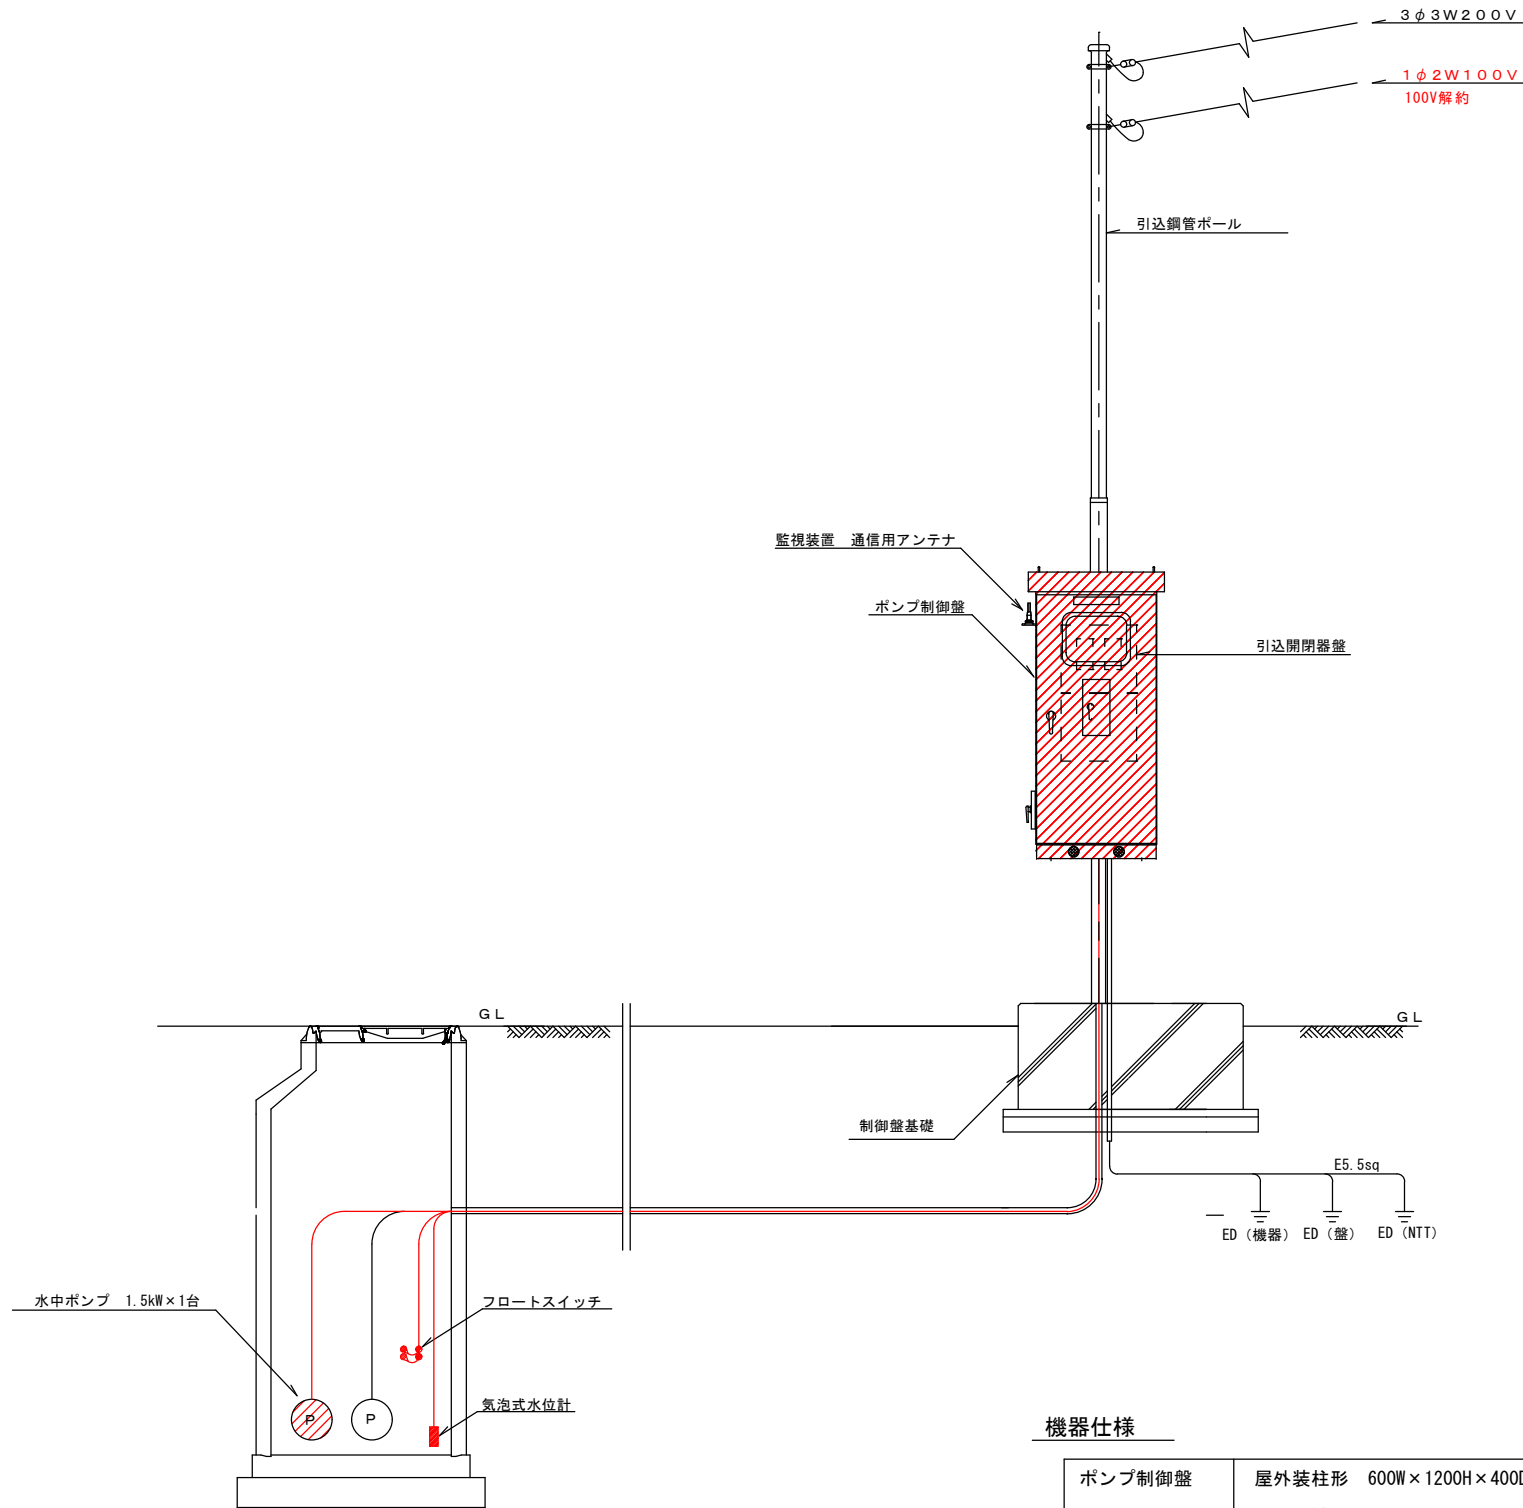

機器仕様


ポンプ制御盤	屋外装柱形 600W×1200H×400D 程度 200V仕様 【遠方監視通報装置 既設を移設】	1面
フロートスイッチ	ケーブル長20m	2個
気泡式水位計	出力点数6点 アナログ出力有 ケーブル長20m	1台

制御盤基礎図

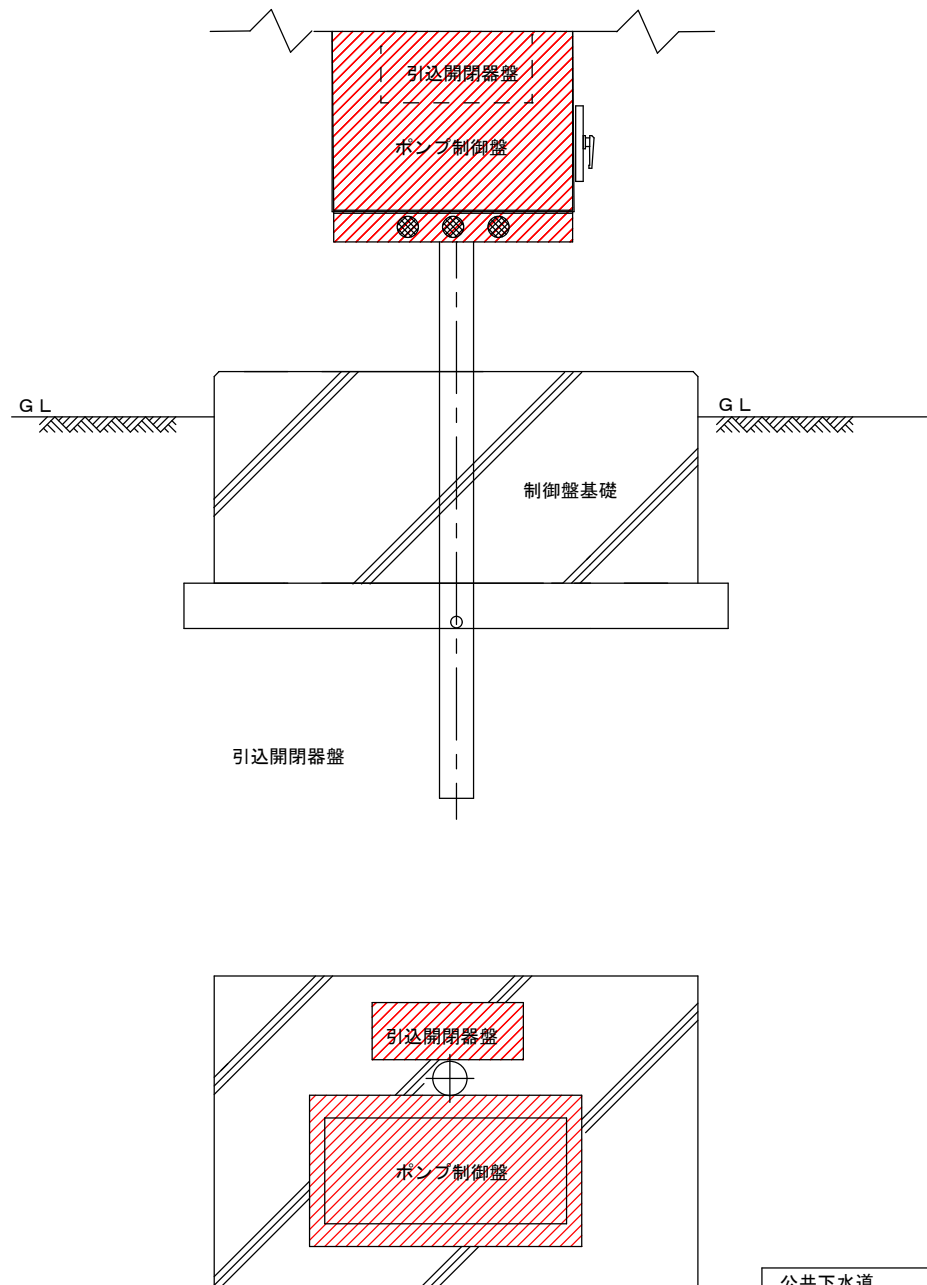


公共下水道 マンホールポンプ更新工事 丸子1工区									
配線図				縮尺					
石井第1マンホールポンプ 上田市塩川（石井）									
課長		※		係長		※			
照査	※	設計	※		製図	※			
図面番号		3		葉中之		2			
上田市 上下水道局 下水道課									


マンホールポンプ据付図
【参考図】

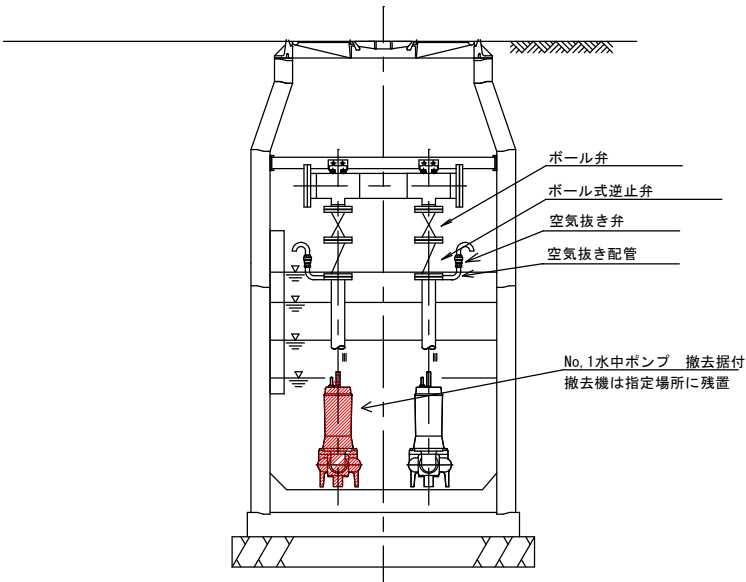

A-A断面図

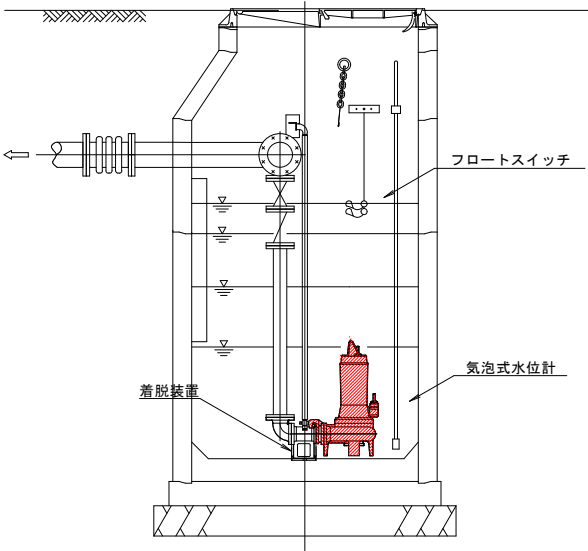

B-B断面図

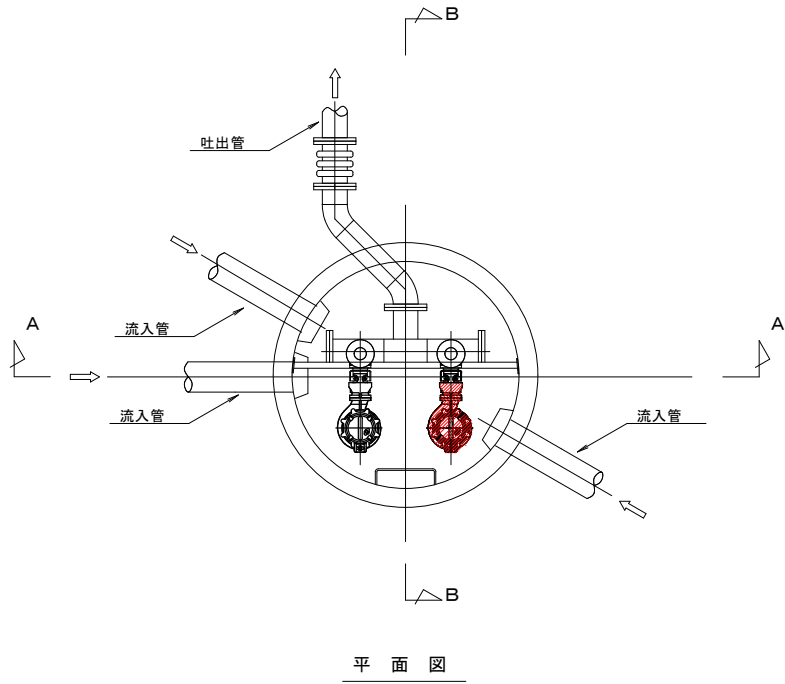

ポンプ仕様

ポンプ形式	着脱式水中汚水ポンプ
ポンプ口径	φ100
吐出量・揚程	0.5m ³ /min×24.0m
電動機出力	7.5kW×200V×60Hz
台数	1台

公共下水道 マンホールポンプ更新工事						丸子1工区	
据付図			縮尺				
西内第4マンホールポンプ 上田市平井（平井）							
課長		※		係長		※	
照査	※	設計	※	製図	※		
図面番号		3		葉中之		3	
上田市 上下水道局 下水道課							

位置図

公共下水道マンホールポンプ更新工事 丸子1工区
上田市塩川ほか(石井ほか)

管路施設工

<石井第1号マンホールポンプ>
マンホールポンプ更新 N=1台
ポンプ制御盤更新 N=1面

<西内第4マンホールポンプ>
マンホールポンプ更新 N=1台

公共下水道区域
特環公共下水道区域

丸子処理区

東内処理区

西内処理区

石井第1マンホールポンプ
マンホールポンプ更新 N=1台
ポンプ制御盤更新 N=1面

西内第4マンホールポンプ
マンホールポンプ更新 N=1台

