


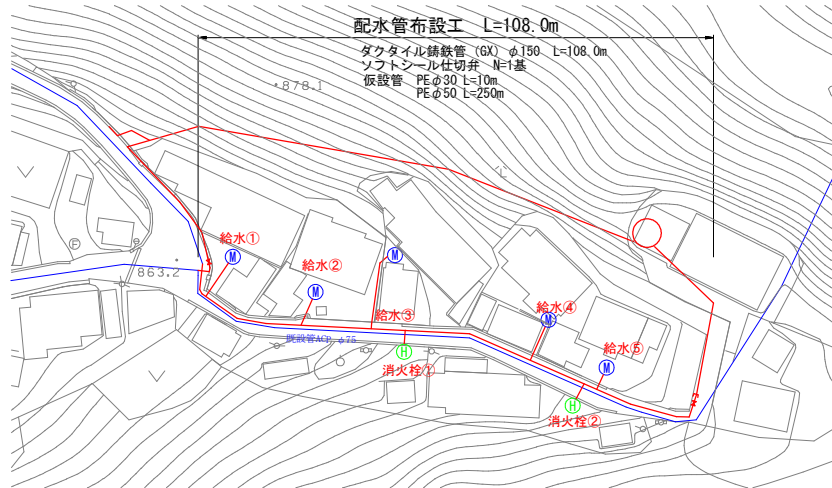



平面図

S=1:250




横断面図

S=1:20

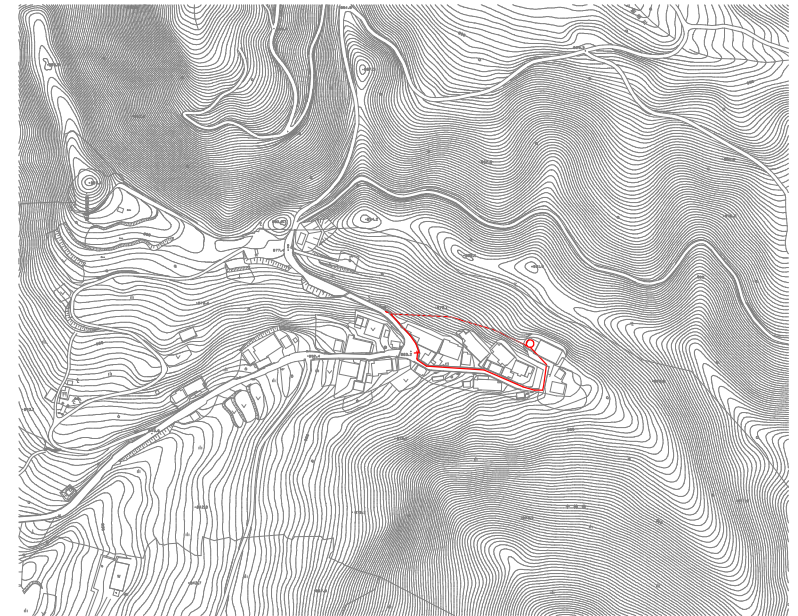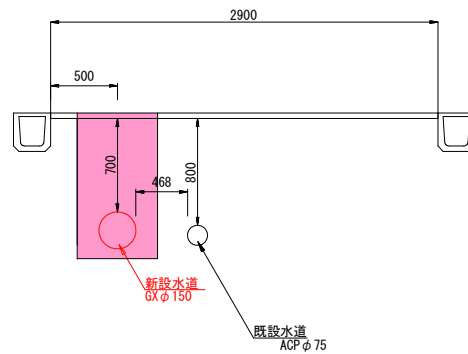

水道管土工断面図

S=1:10

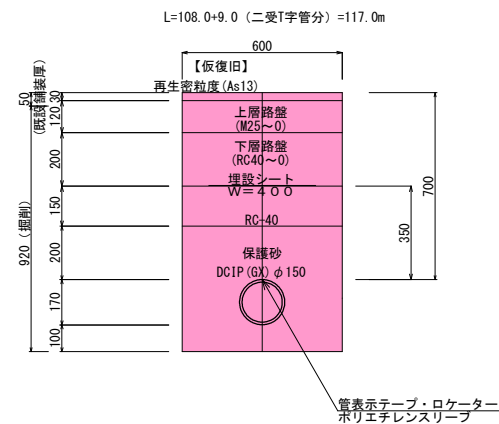


50%縮小図

施設管理図	
水道配管図	P 43
住宅地図	P 62 - F - 5

工事名	熊久保配水管布設工事		
図面名	平面図・横断面図 水道管土工断面図	番 号	1 / 4
縮 尺	図示	完成日	令和 年 月 日
		施工者	
発注	上田市上下水道局 上水道課		

配管詳細図

S=Free

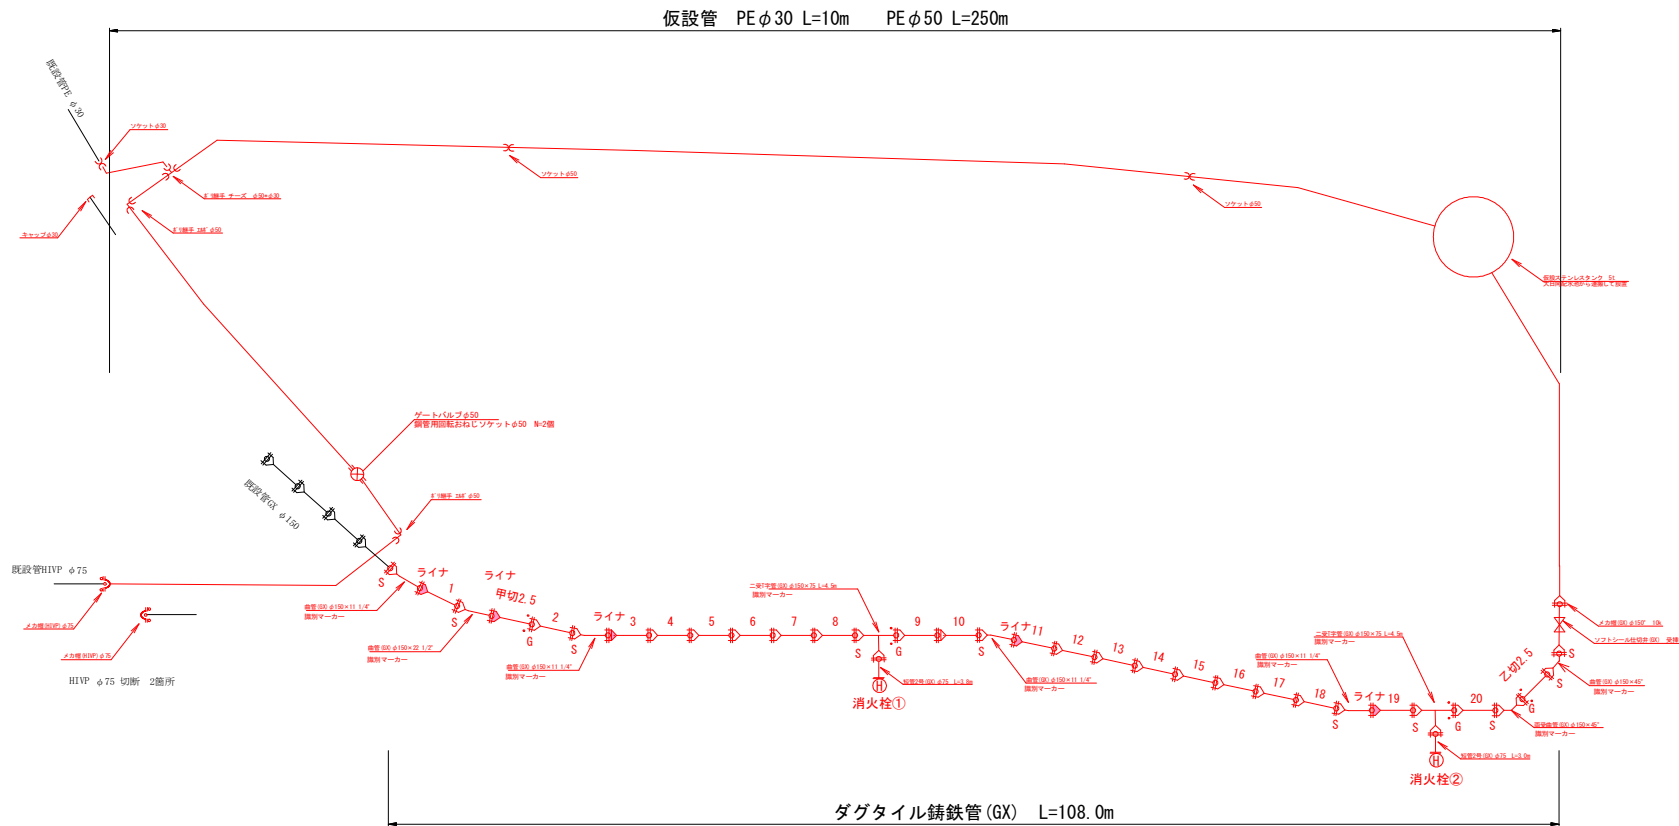


50%縮小図

施設管理図			
水道配管図	P 43		
住宅地図	P 62 - F - 5		
工事名	熊久保配水管布設工事		
図面名	配管詳細図	番号	2 / 4
縮尺	図示	完成日	令和 年 月 日
		施工者	
巻注	上田市上下水道局 上水道課		


給水管切替工標準図

S=Free


給水 ①

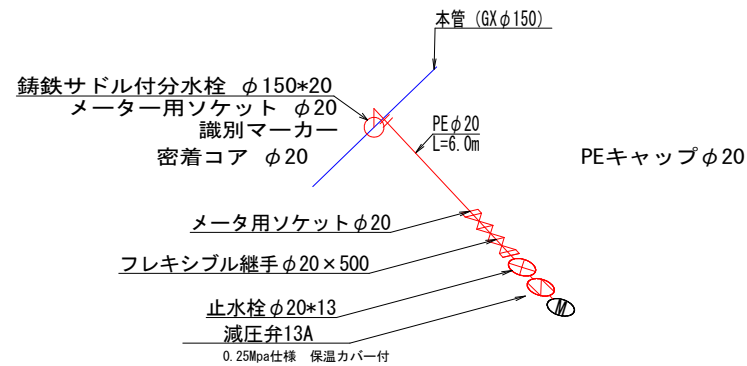


給水 ②

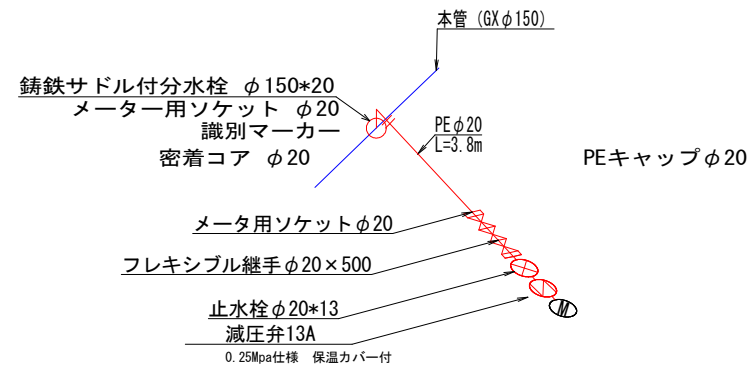


給水 ③

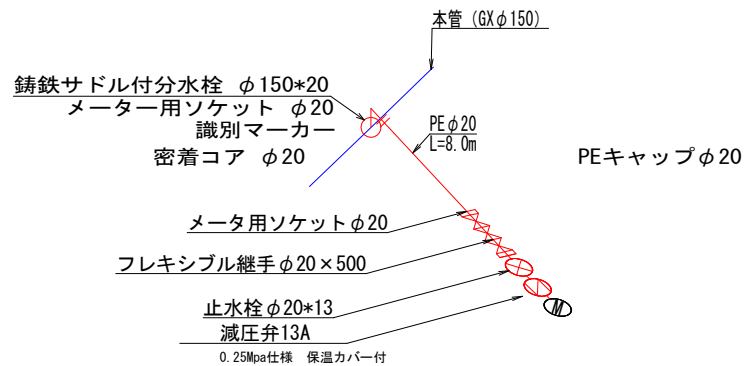

給水 ④

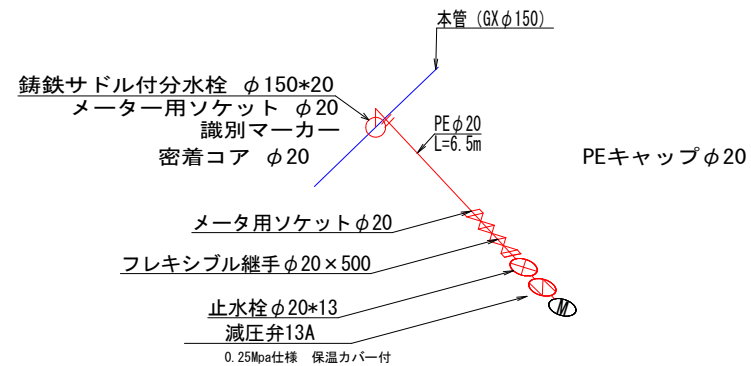

給水 ⑤

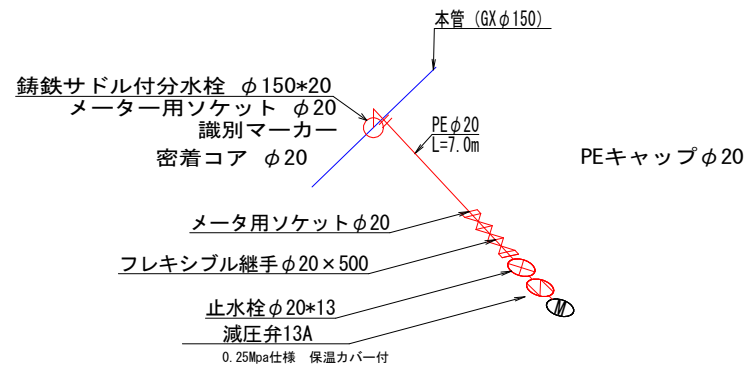

50%縮小図


施設管理図	
水道配管図	P 43
住宅地図	P 62 - F - 5

工事名	熊久保配水管布設工事			
図面名	給水管切替工標準図	番	3	4
縮尺	図示	完成日	令和	年 月 日
		施工者		
巻注	上田市上下水道局 上水道課			

消火栓①②


断面図

S=1:20

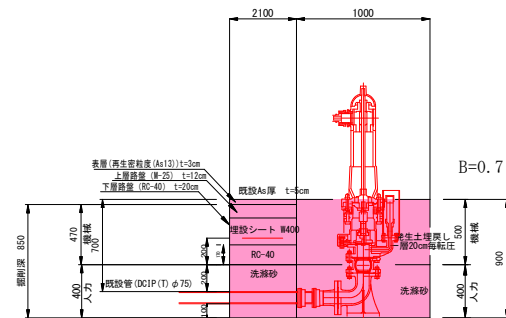

鋪裝展開図


S=1:50

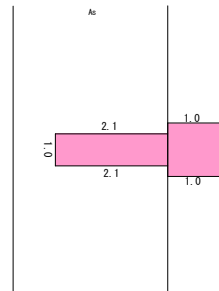

詳細図

S=Free

地下式消火栓設置

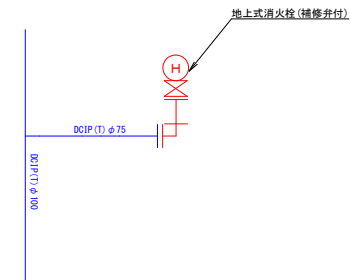


給水管土工断面図

S=1:10

土工断面1

$$L = 16.8 \text{ m}$$


民地 (φ20)

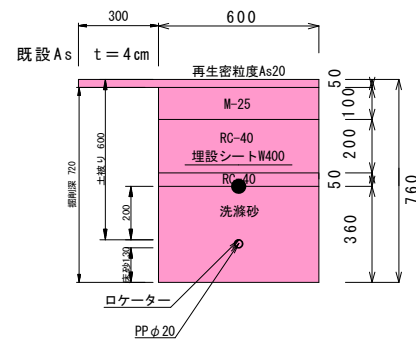

土工断面2

 $L = 14.5 \text{ m}$


民地 (φ20)

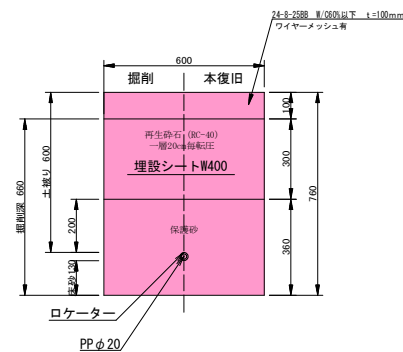

50%縮小図

施設管理図	
水道配管図	P 43
住 宅 地 図	P 62 - F - 5

工事名	熊久保配水管布設工事				
図面名	断面図・舗装展開図・詳細図			番 号	4 / 4
縮尺	図示	完成日 施工者	令和	年	月 日
备注	上田市上下水道局 上水道課				

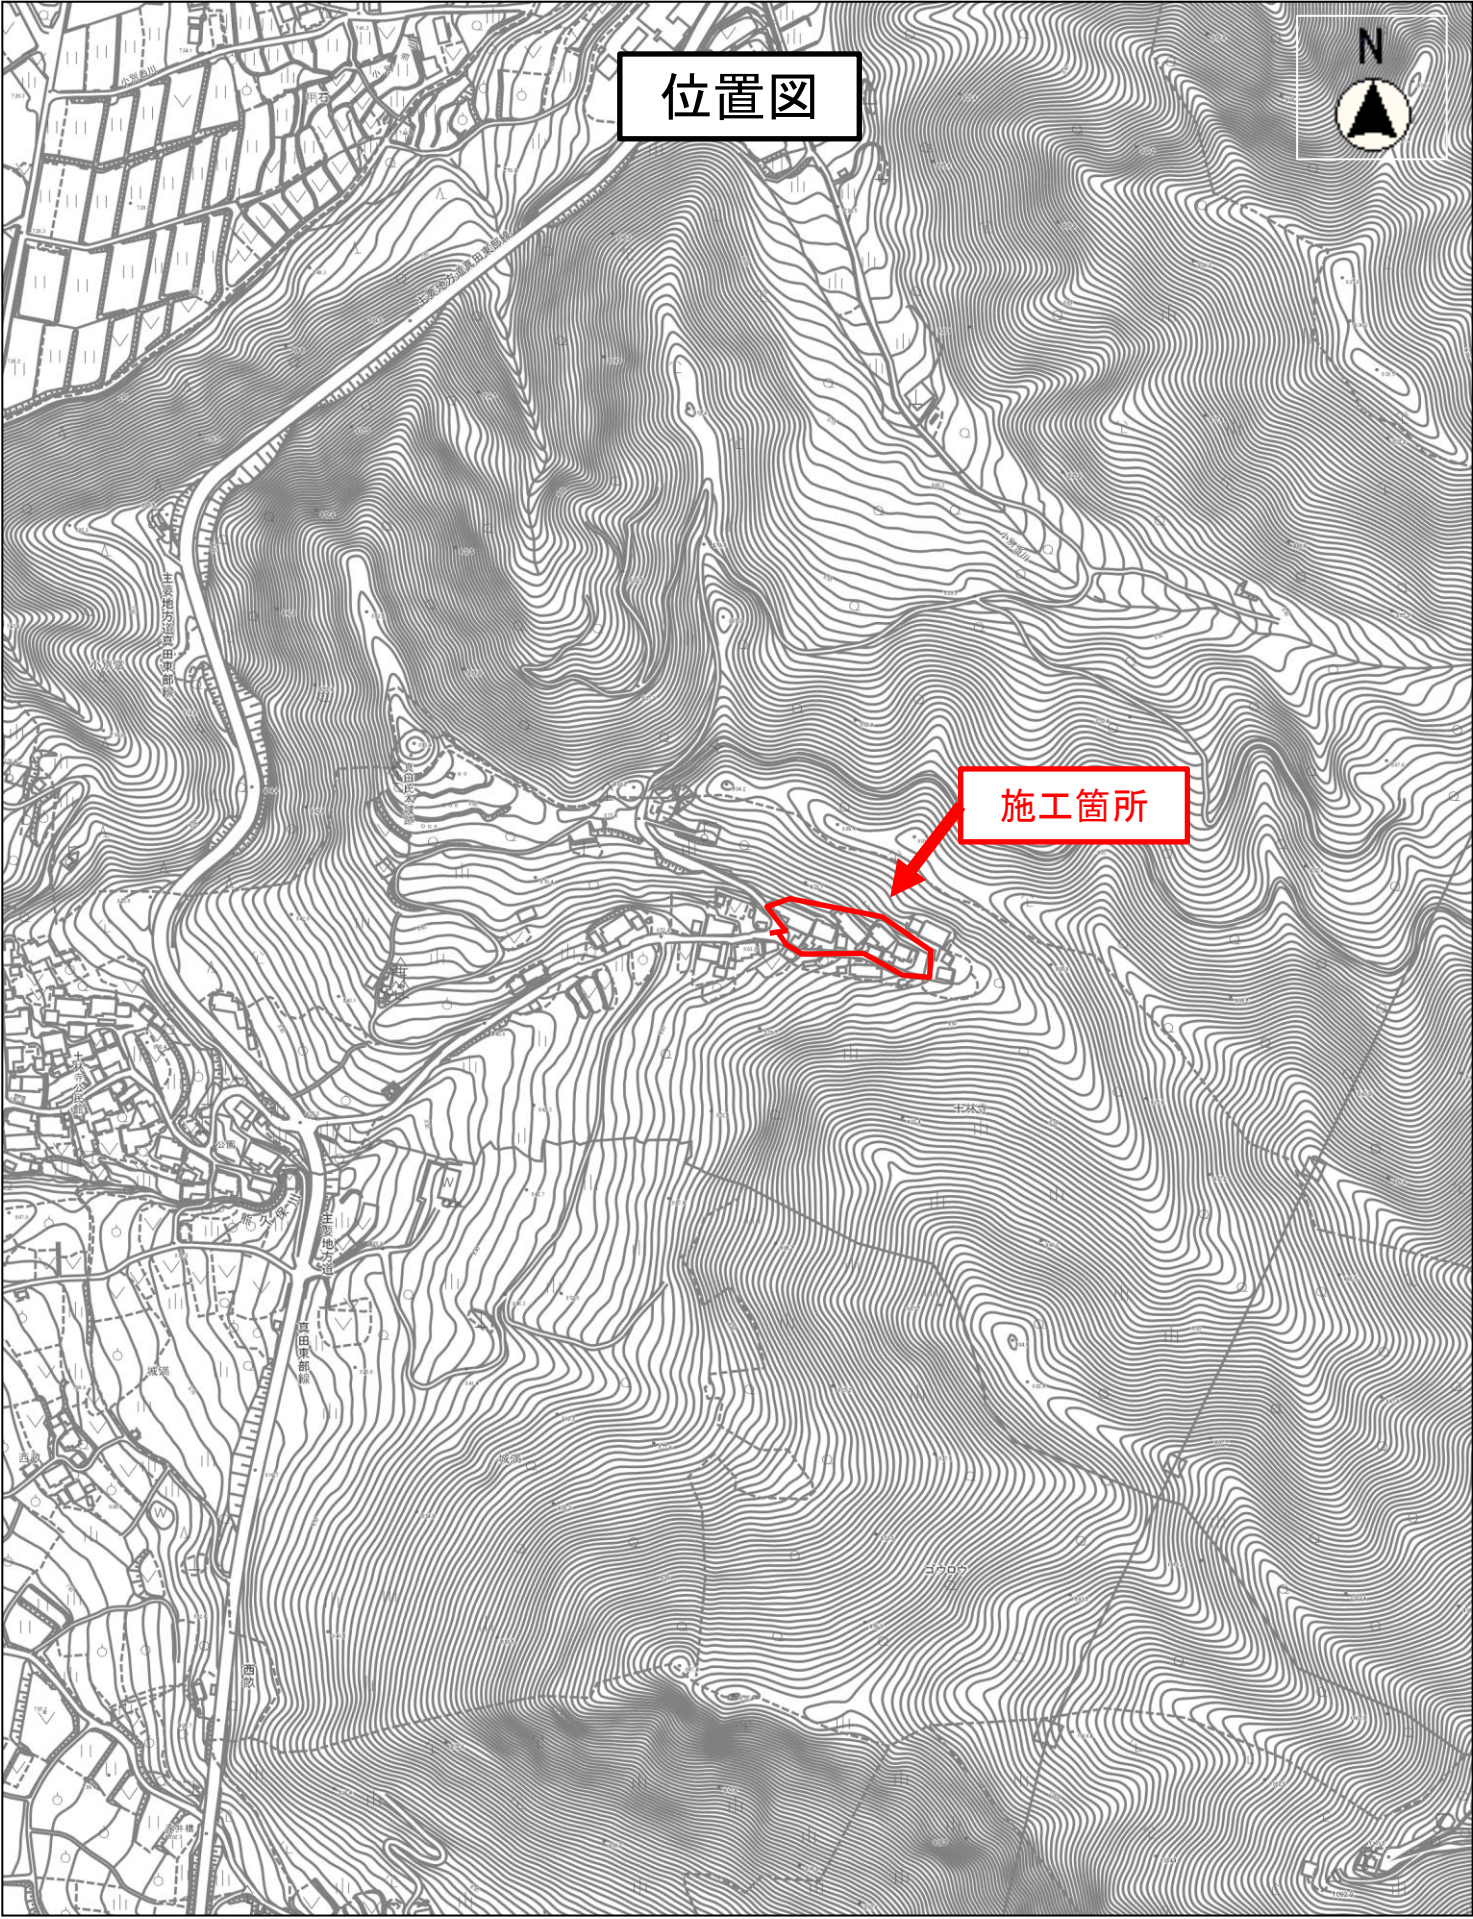

位置図



施工箇所

縮尺 1 : 5000

