




マンホールポンプ据付図
【参考図】

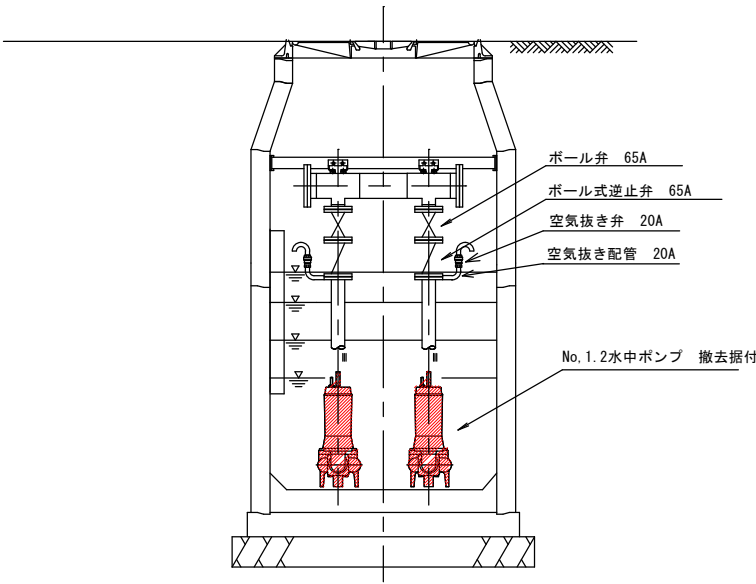

A-A断面図

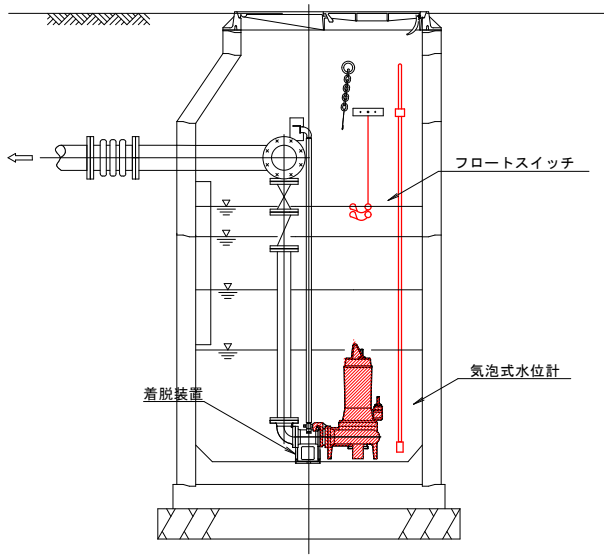

B-B断面図

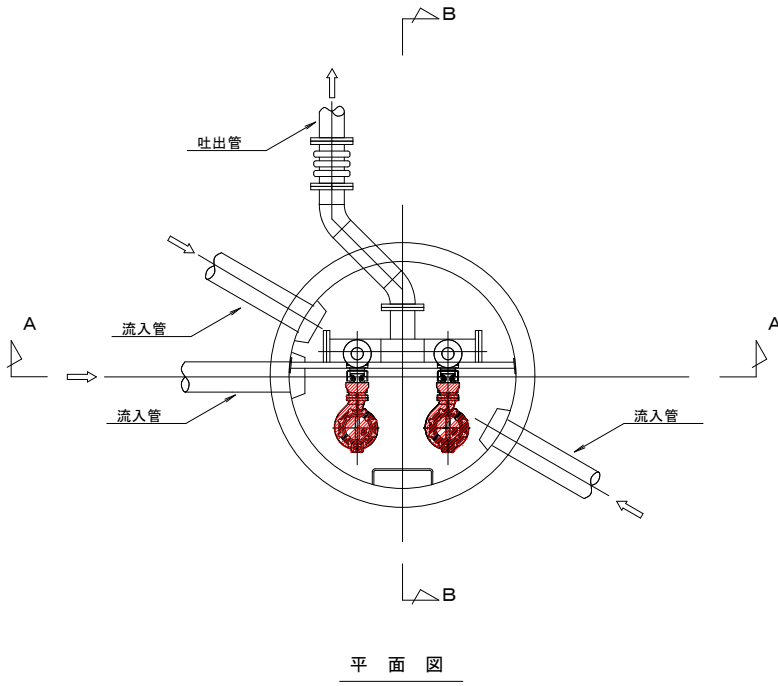

平面図


ポンプ仕様

ポンプ形式	着脱式水中汚水ポンプ
ポンプ口径	φ65
吐出量・揚程	0.16m ³ /min×7.8m
電動機出力	1.5kW×200V×60Hz
台数	2台

特環公共下水道 マンホールポンプ更新工事 神川東1工区					
据付図		縮尺			
久保林1号マンホールポンプ 上田市蒼久保（久保林）					
課長		※		係長	
				※	
照査	※	設計	※	製図	※
図面番号 2 葉中之 1					
上田市 上下水道局 下水道課					

電気配線図
【参考図】


配置配線図

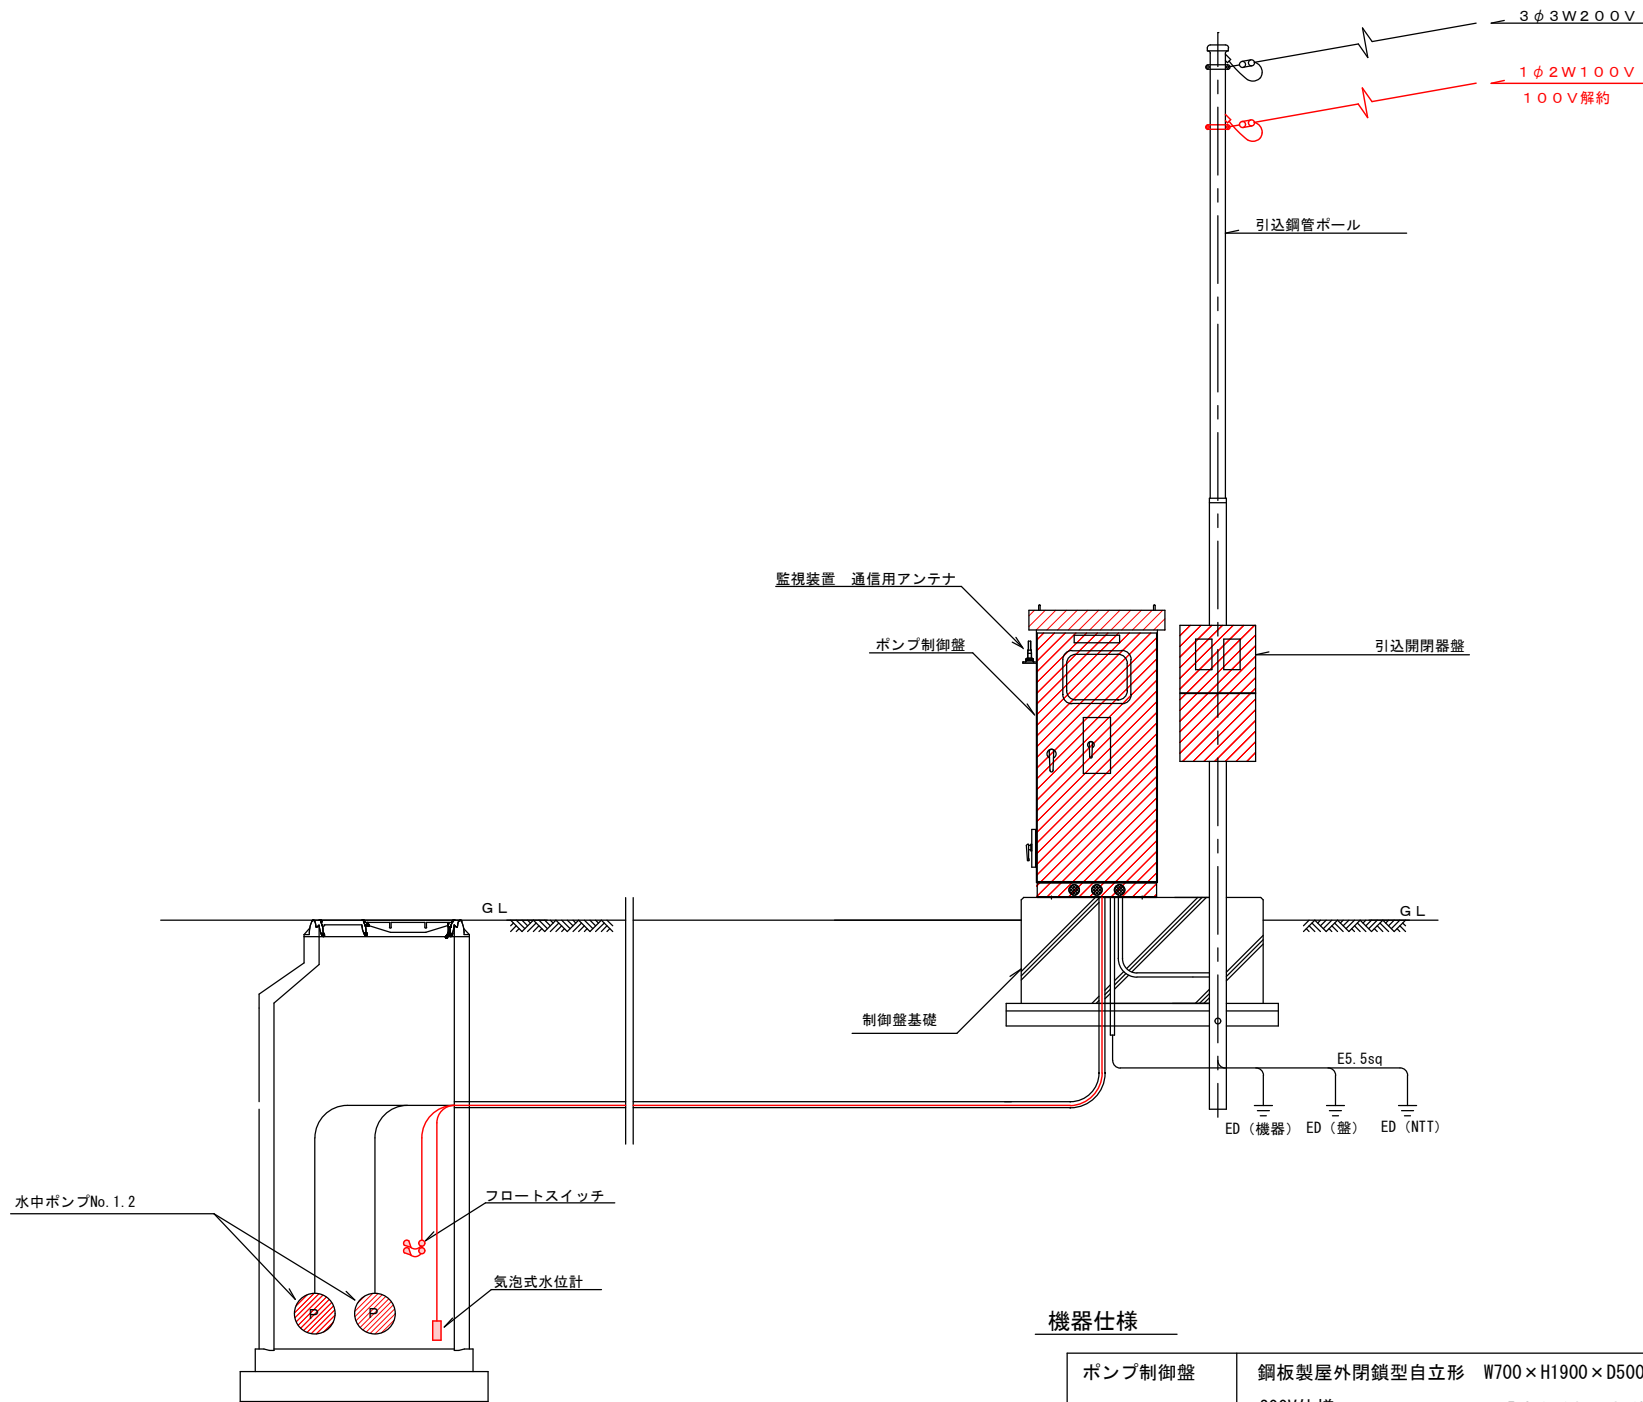

機器仕様

ポンプ制御盤	鋼板製屋外閉鎖型自立形 W700×H1900×D500 程度 200V仕様 【遠方監視通報装置含む】	1面
フロートスイッチ	ケーブル長40m	2個
気泡式水位計	出力点数6点 アナログ出力有 ケーブル長40m	1台

制御盤基礎図

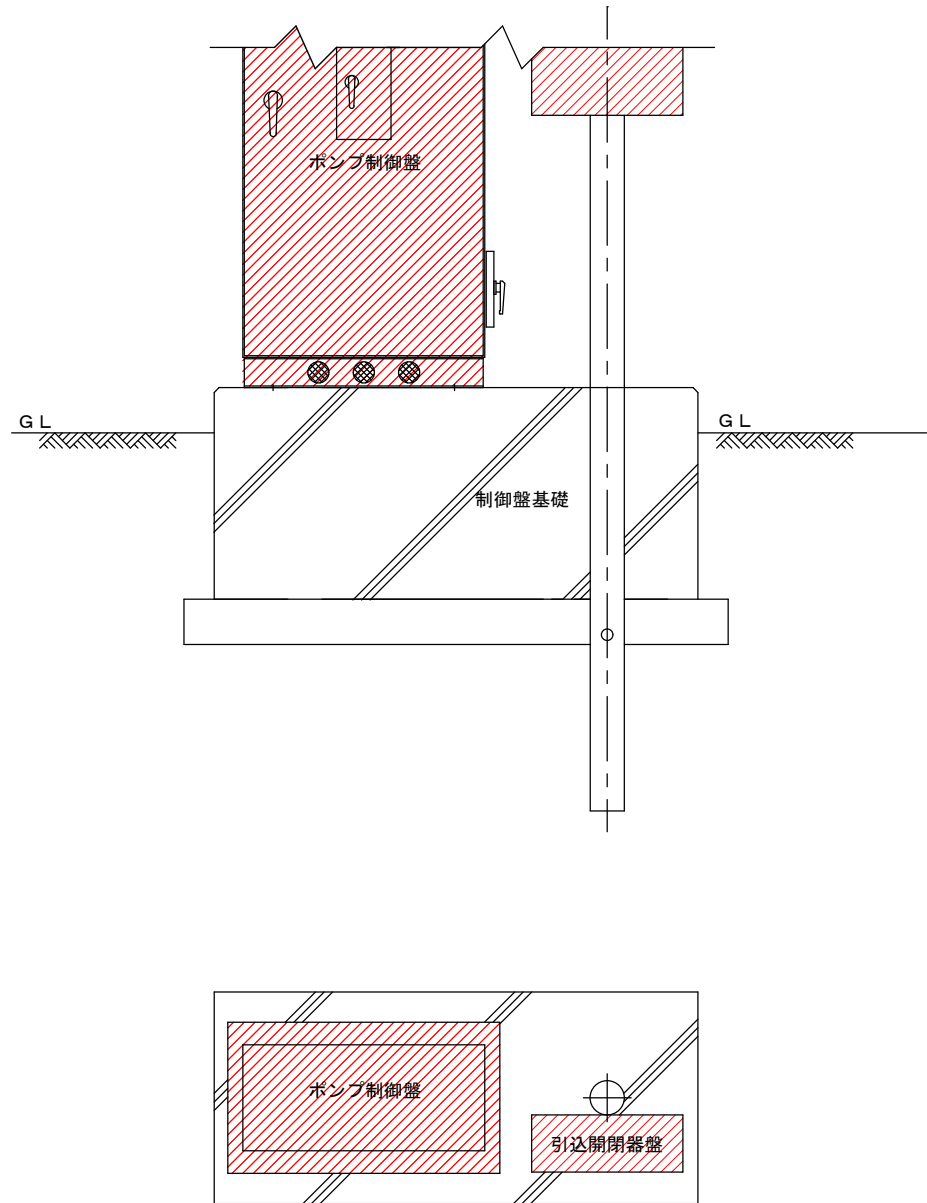

特環公共下水道 マンホールポンプ更新工事 神川東1工区											
配線図				縮尺							
<u>久保林1号マンホールポンプ</u> 上田市斎久保（久保林）											
課長			※		係長			※			
照査		※		設計		※		製図		※	
図面番号				2 葉中之				2			
上田市 上下水道局 下水道課											

特環公共下水道マンホールポンプ更新工事 神川東1工区
上田市蒼久保(久保林)

管路施設工

<久保林1号マンホールポンプ>

マンホールポンプ更新 N=2台

ポンプ制御盤更新 N=1面

位置図

本管(自然流下) ————
圧送管 ————

久保林1号マンホールポンプ
マンホールポンプ更新 N=2台
ポンプ制御盤更新 N=1面

神川

国道18号

