



マンホールポンプ据付図


【参考図】

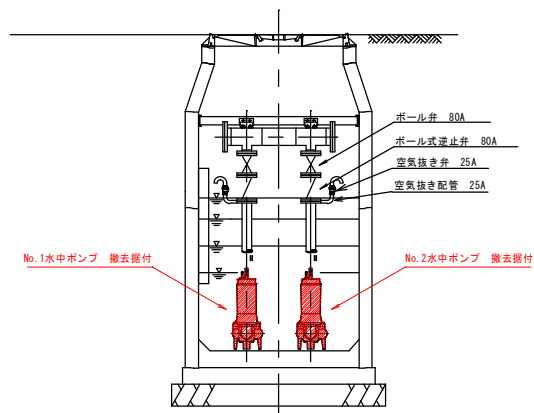

A-A断面図

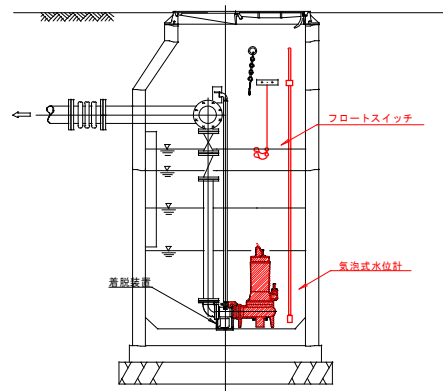

B-B断面図

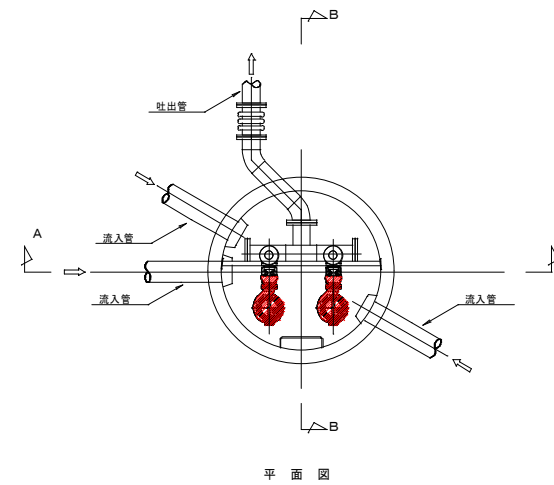

平面図

ポンプ仕様


ポンプ形式	着脱式水中汚水ポンプ 渦流型 ベルマウス付
ポンプ口径	φ80
吐油量・揚程	0.463m ³ /min×6.8m
電動機出力	1.5kW×200V×60Hz
台数	2台

特環公共下水道 マンホールポンプ更新工事 真田1工区					
据付図		縮尺			
中組第1マンホールポンプ 上田市真田町傍陽（傍陽中組）					
課長		※		係長	
※		設計		※	
照査		※		製図	
※		※		※	
図面番号		2 葉中之 1			
上田市 上下水道局 下水道課					


電気配線図

【参考図】

配置配線図

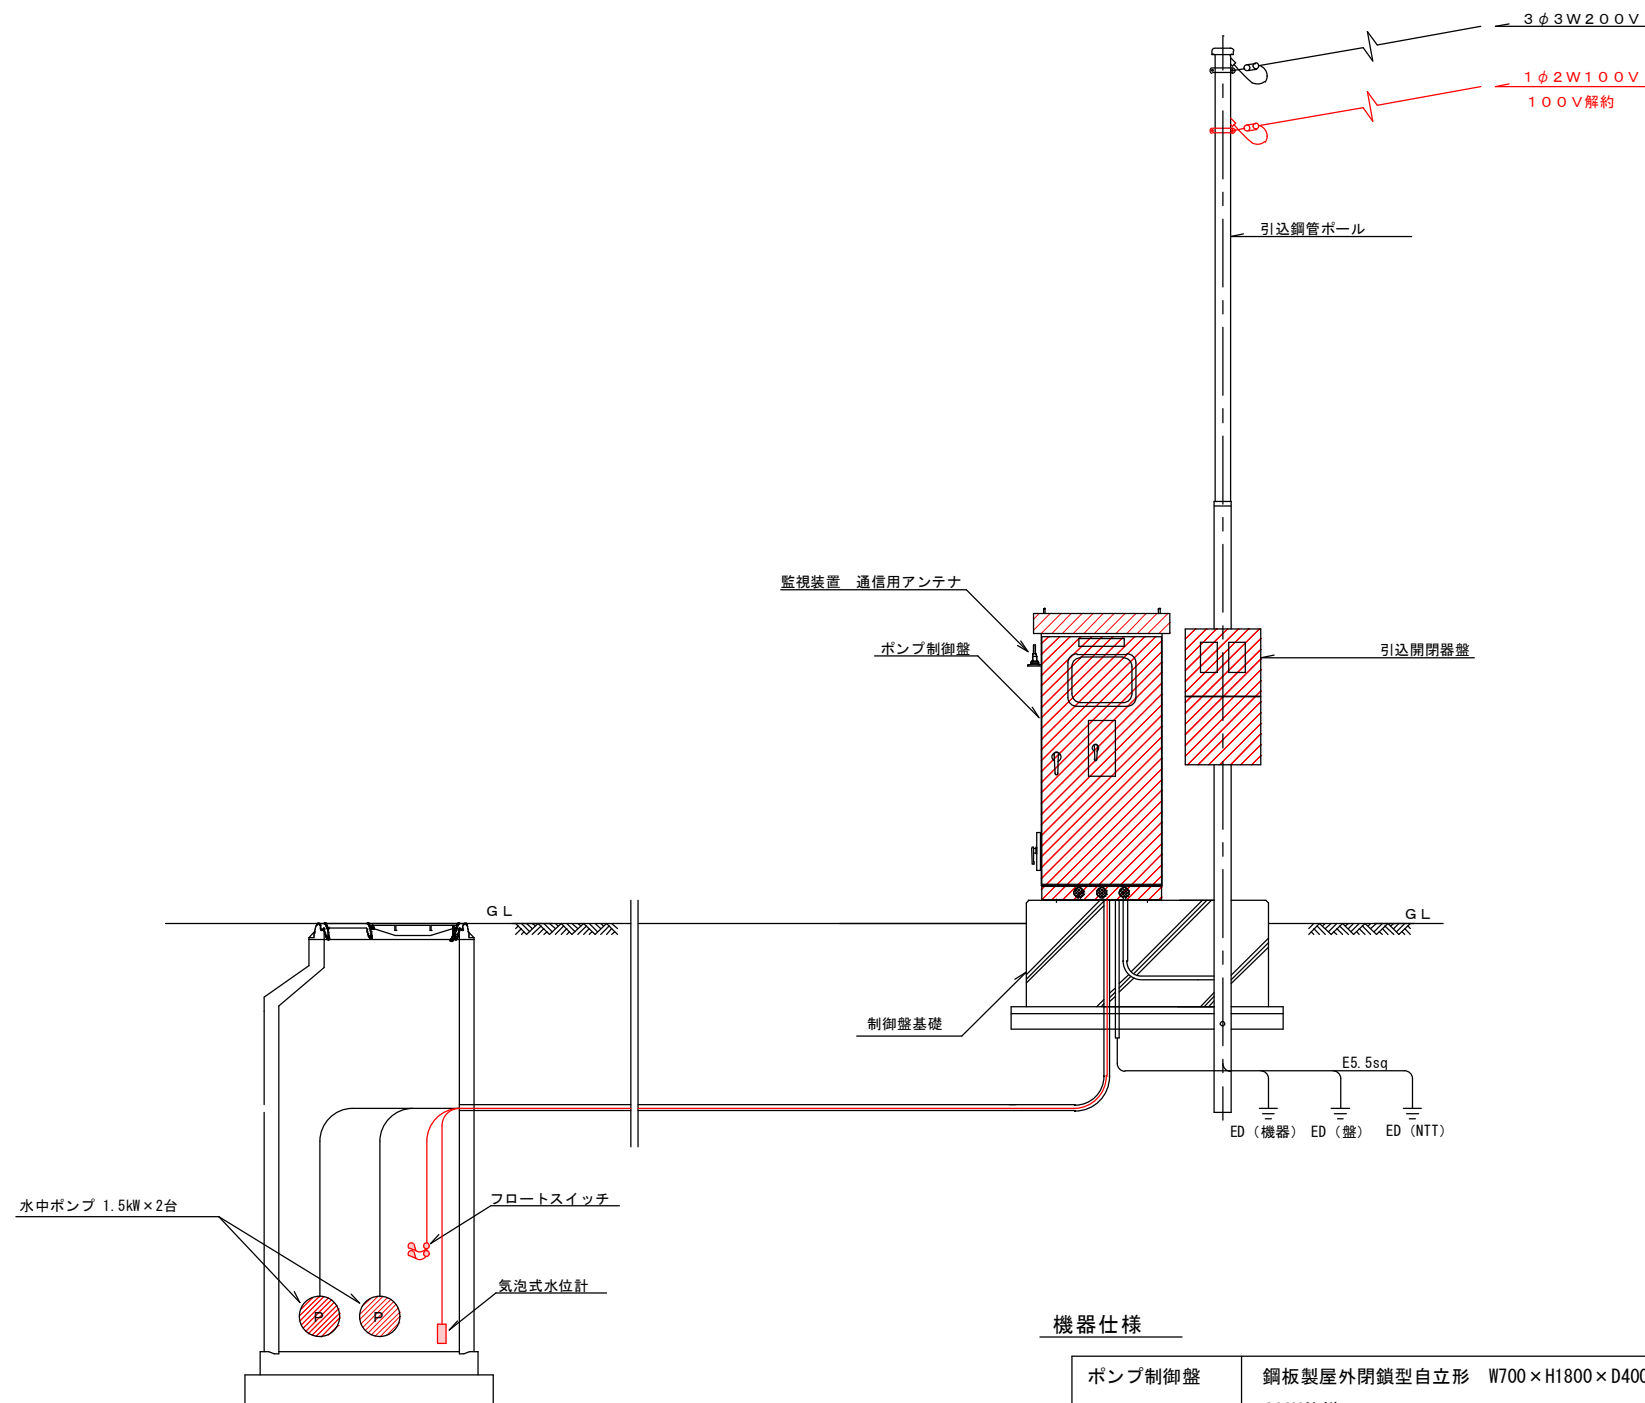

制御盤基礎図

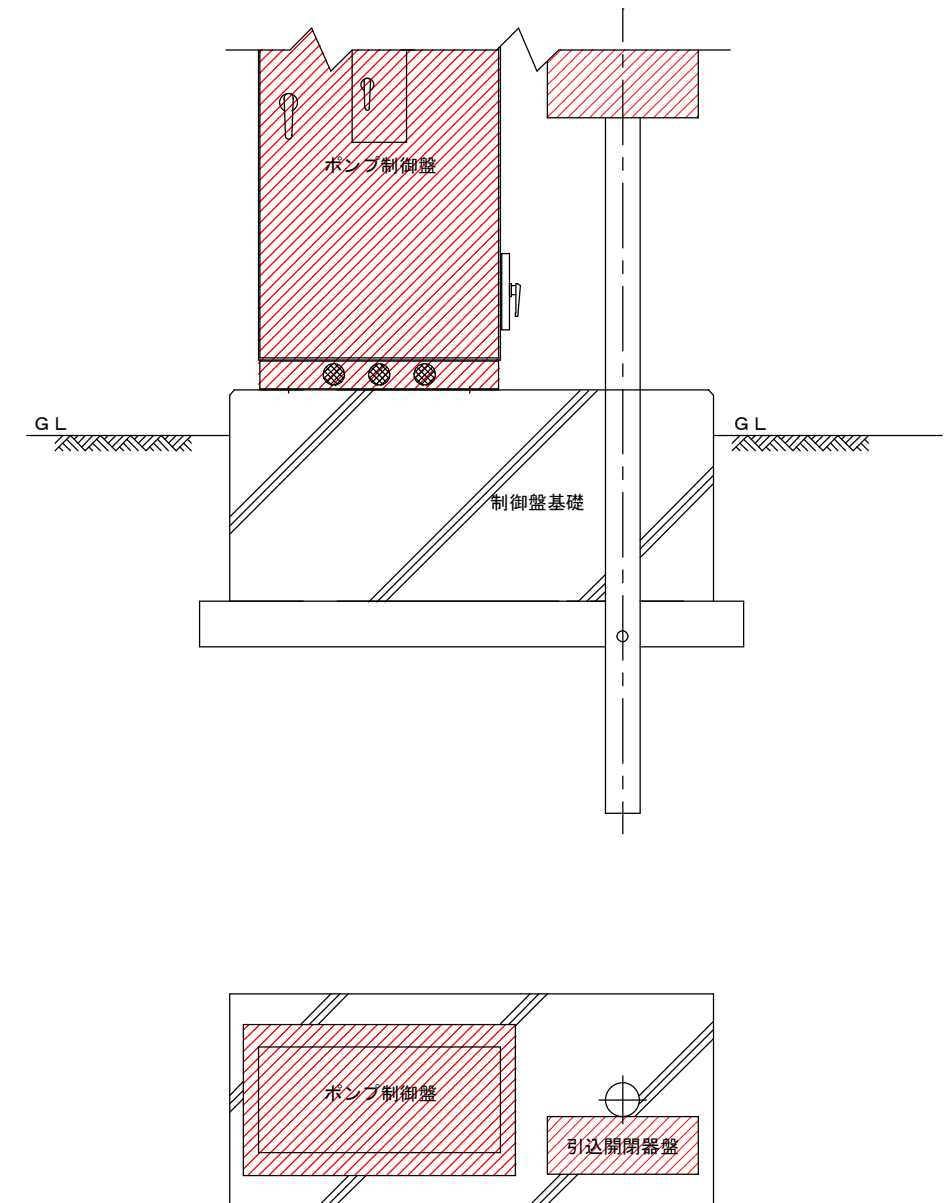

機器仕様

ポンプ制御盤	鋼板製屋外閉鎖型自立形 W700×H1800×D400 程度 200V仕様 【遠方監視通報装置 既設を移設】	1直
フロートスイッチ	ケーブル長20m	2個
気泡式水位計	出力点数6点 アナログ出力有 ケーブル長20m	1台

特環公共下水道 マンホールポンプ更新工事 真田1工区									
配線図				縮尺					
中組第1マンホールポンプ 上田市真田町傍陽（傍陽中組）									
課長		※		係長		※			
照査	※	設計	※		製図	※			
図面番号		2		葉中之		2			
上田市 上下水道局 下水道課									

位置図



特環公共下水道マンホールポンプ更新工事 真田1工区
上田市真田町傍陽(傍陽)

管路施設工

〈中組第1号マンホールポンプ〉

マンホールポンプ更新 N=2台

ポンプ制御盤更新 N=1面

中組集会所

中組第1号マンホールポンプ
マンホールポンプ更新 N=2台
ポンプ制御盤更新 N=1面

西部コミュニティセンター

傍陽川

本管(自然流下)

