



平面図 S=1:500



配管詳細図 S=FREE

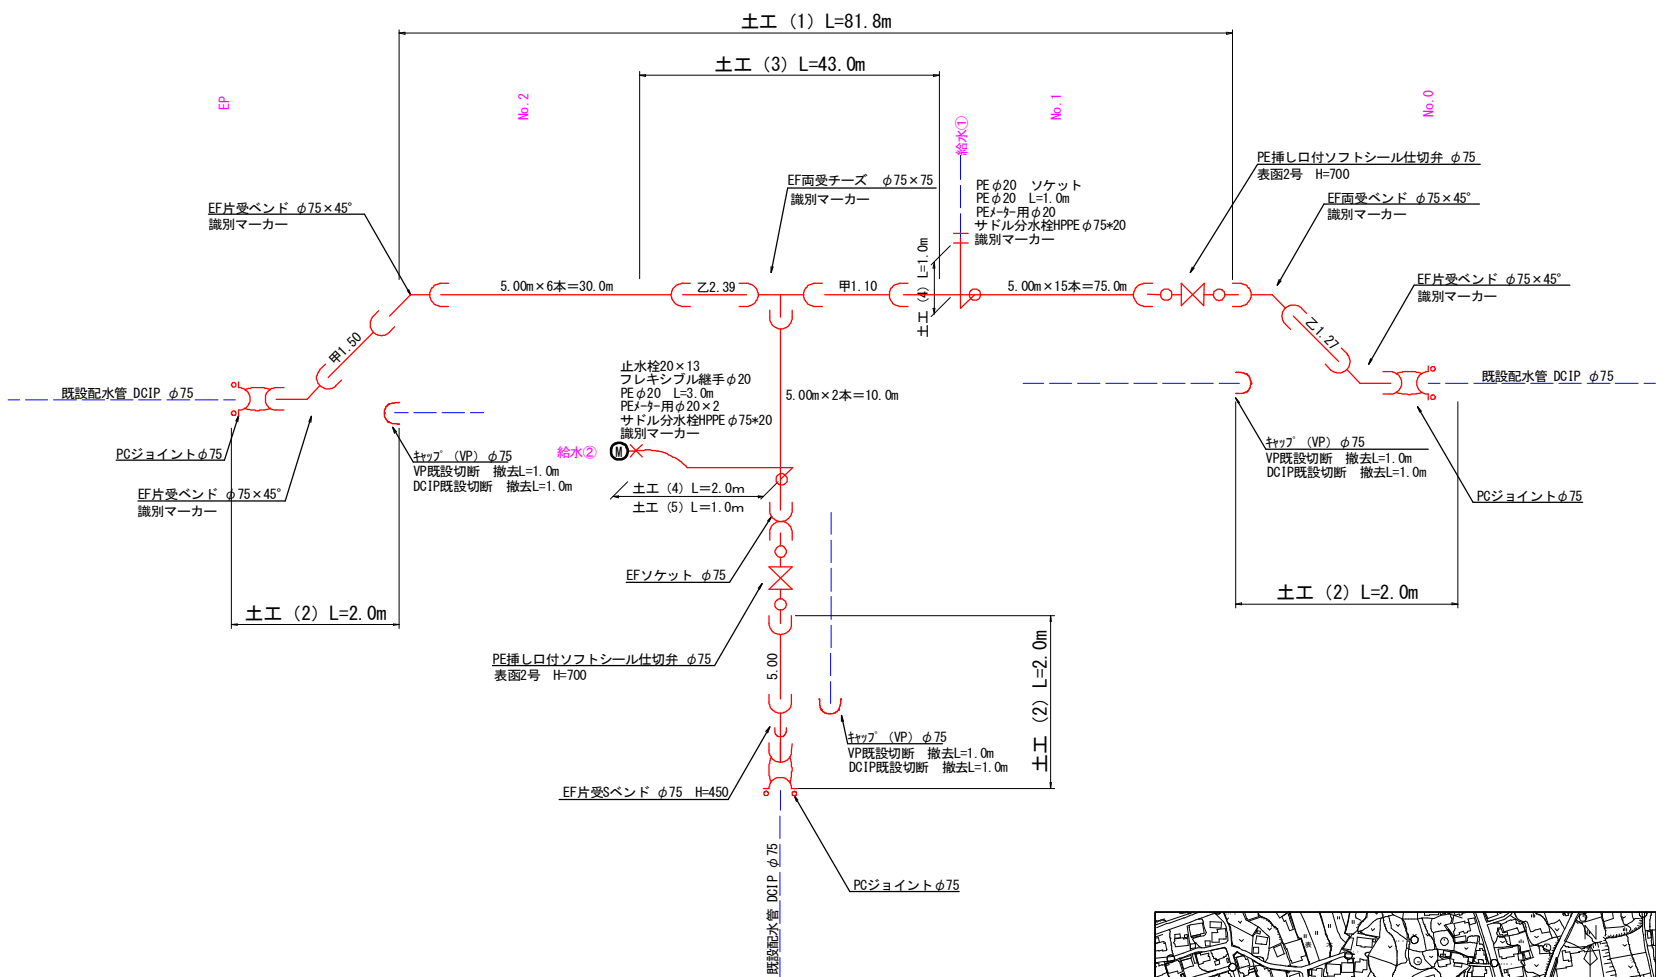


標準横断図 S=1:25

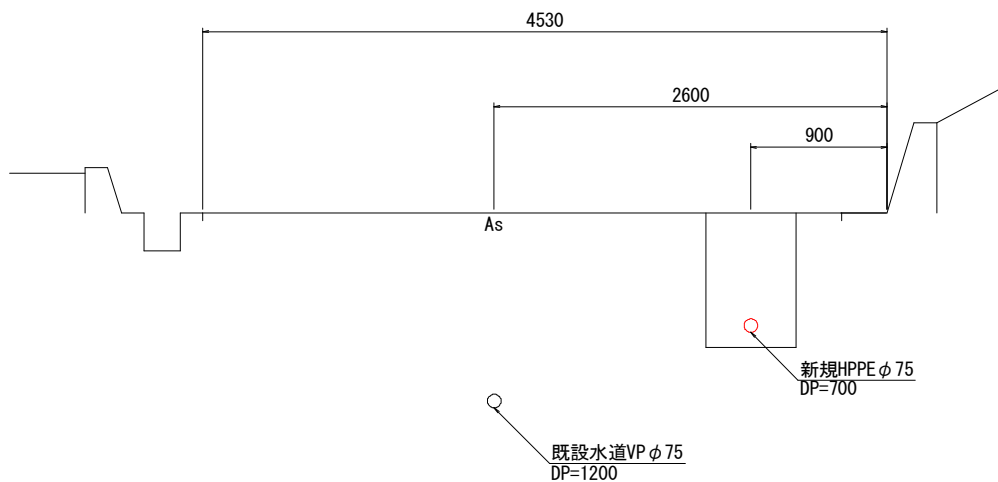


50%縮小図			
住宅地図	P70 - J - 1 ~ P71 - A - 1~2		
工事名	表木配水管布設替工事		
図面名	図 示	番 号	1/2
縮 尺	図 示	施工者	
		完成日	令和 年 月 日
発注者	上田市上下水道局上水道課		

土工標準断面図 S=1:10


土工 (1)

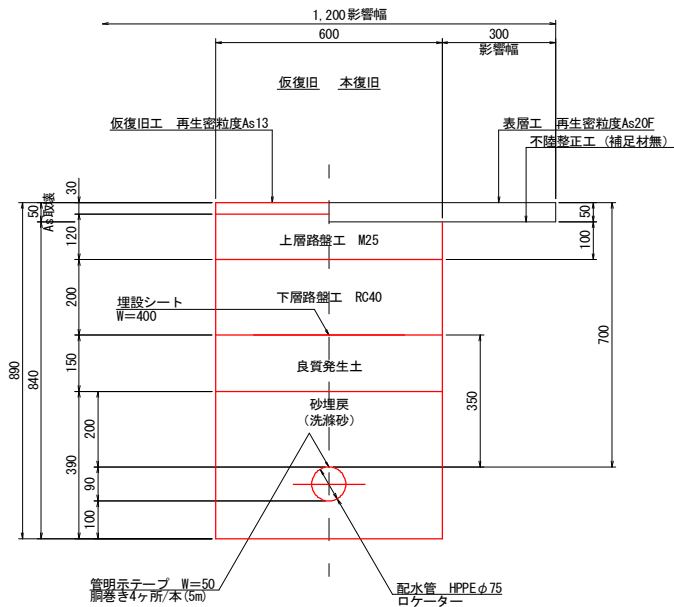


土工 (2)

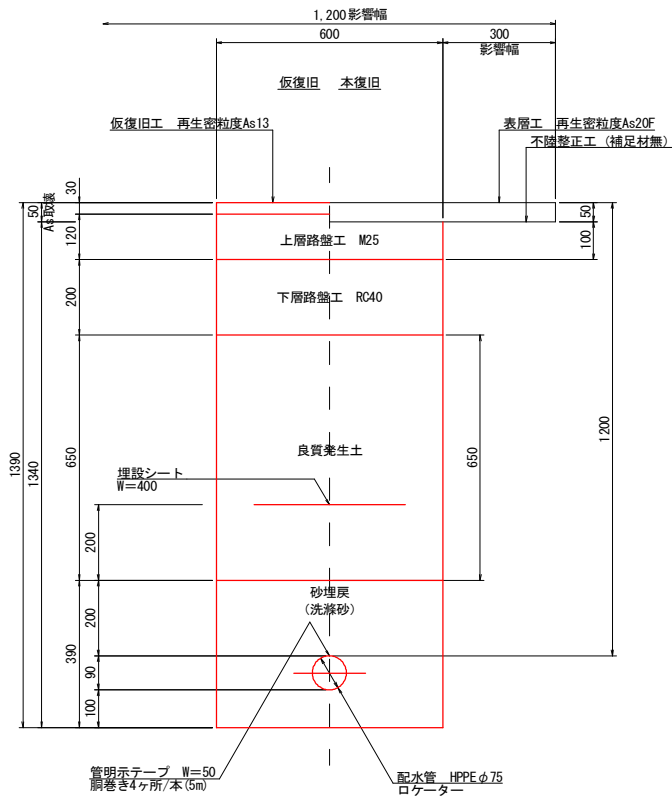


土工 (3) インターロッキング部

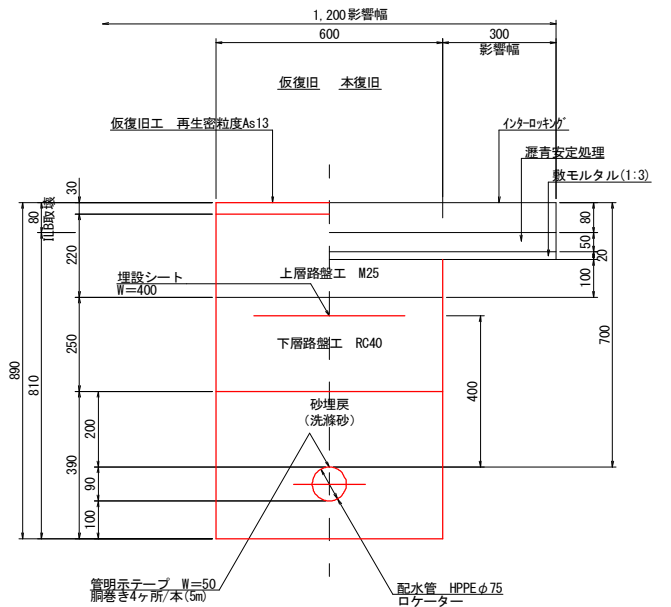

土工 (4) PP φ20 (公道側)

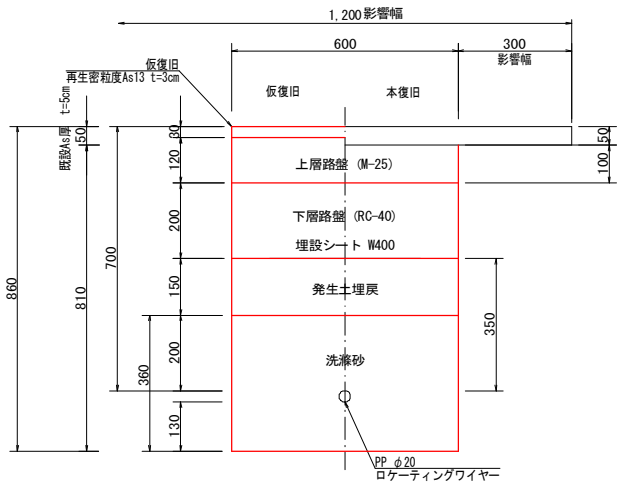

土工 (5) PP φ20 (民地側、発生土)

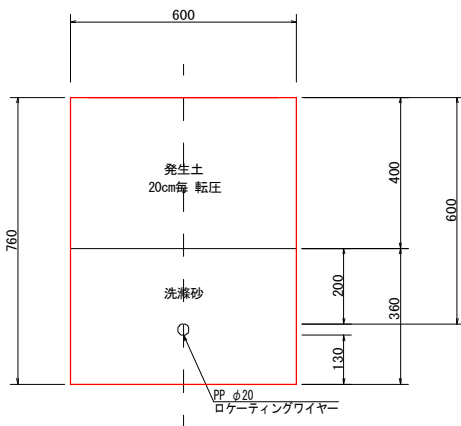

50%縮小図

住宅地図	P70 - J - 1 ~ P71 - A - 1~2		
工事名	表木配水管布設替工事		
図面名	図示	番号	2/2
縮尺	図示	施工者	
発注者	完成日	令和 年 月 日	
上田市上下水道局			

位置図



工事箇所

本原小

上田市

縮尺 1 : 5000

