



電気配線図 S=1:100

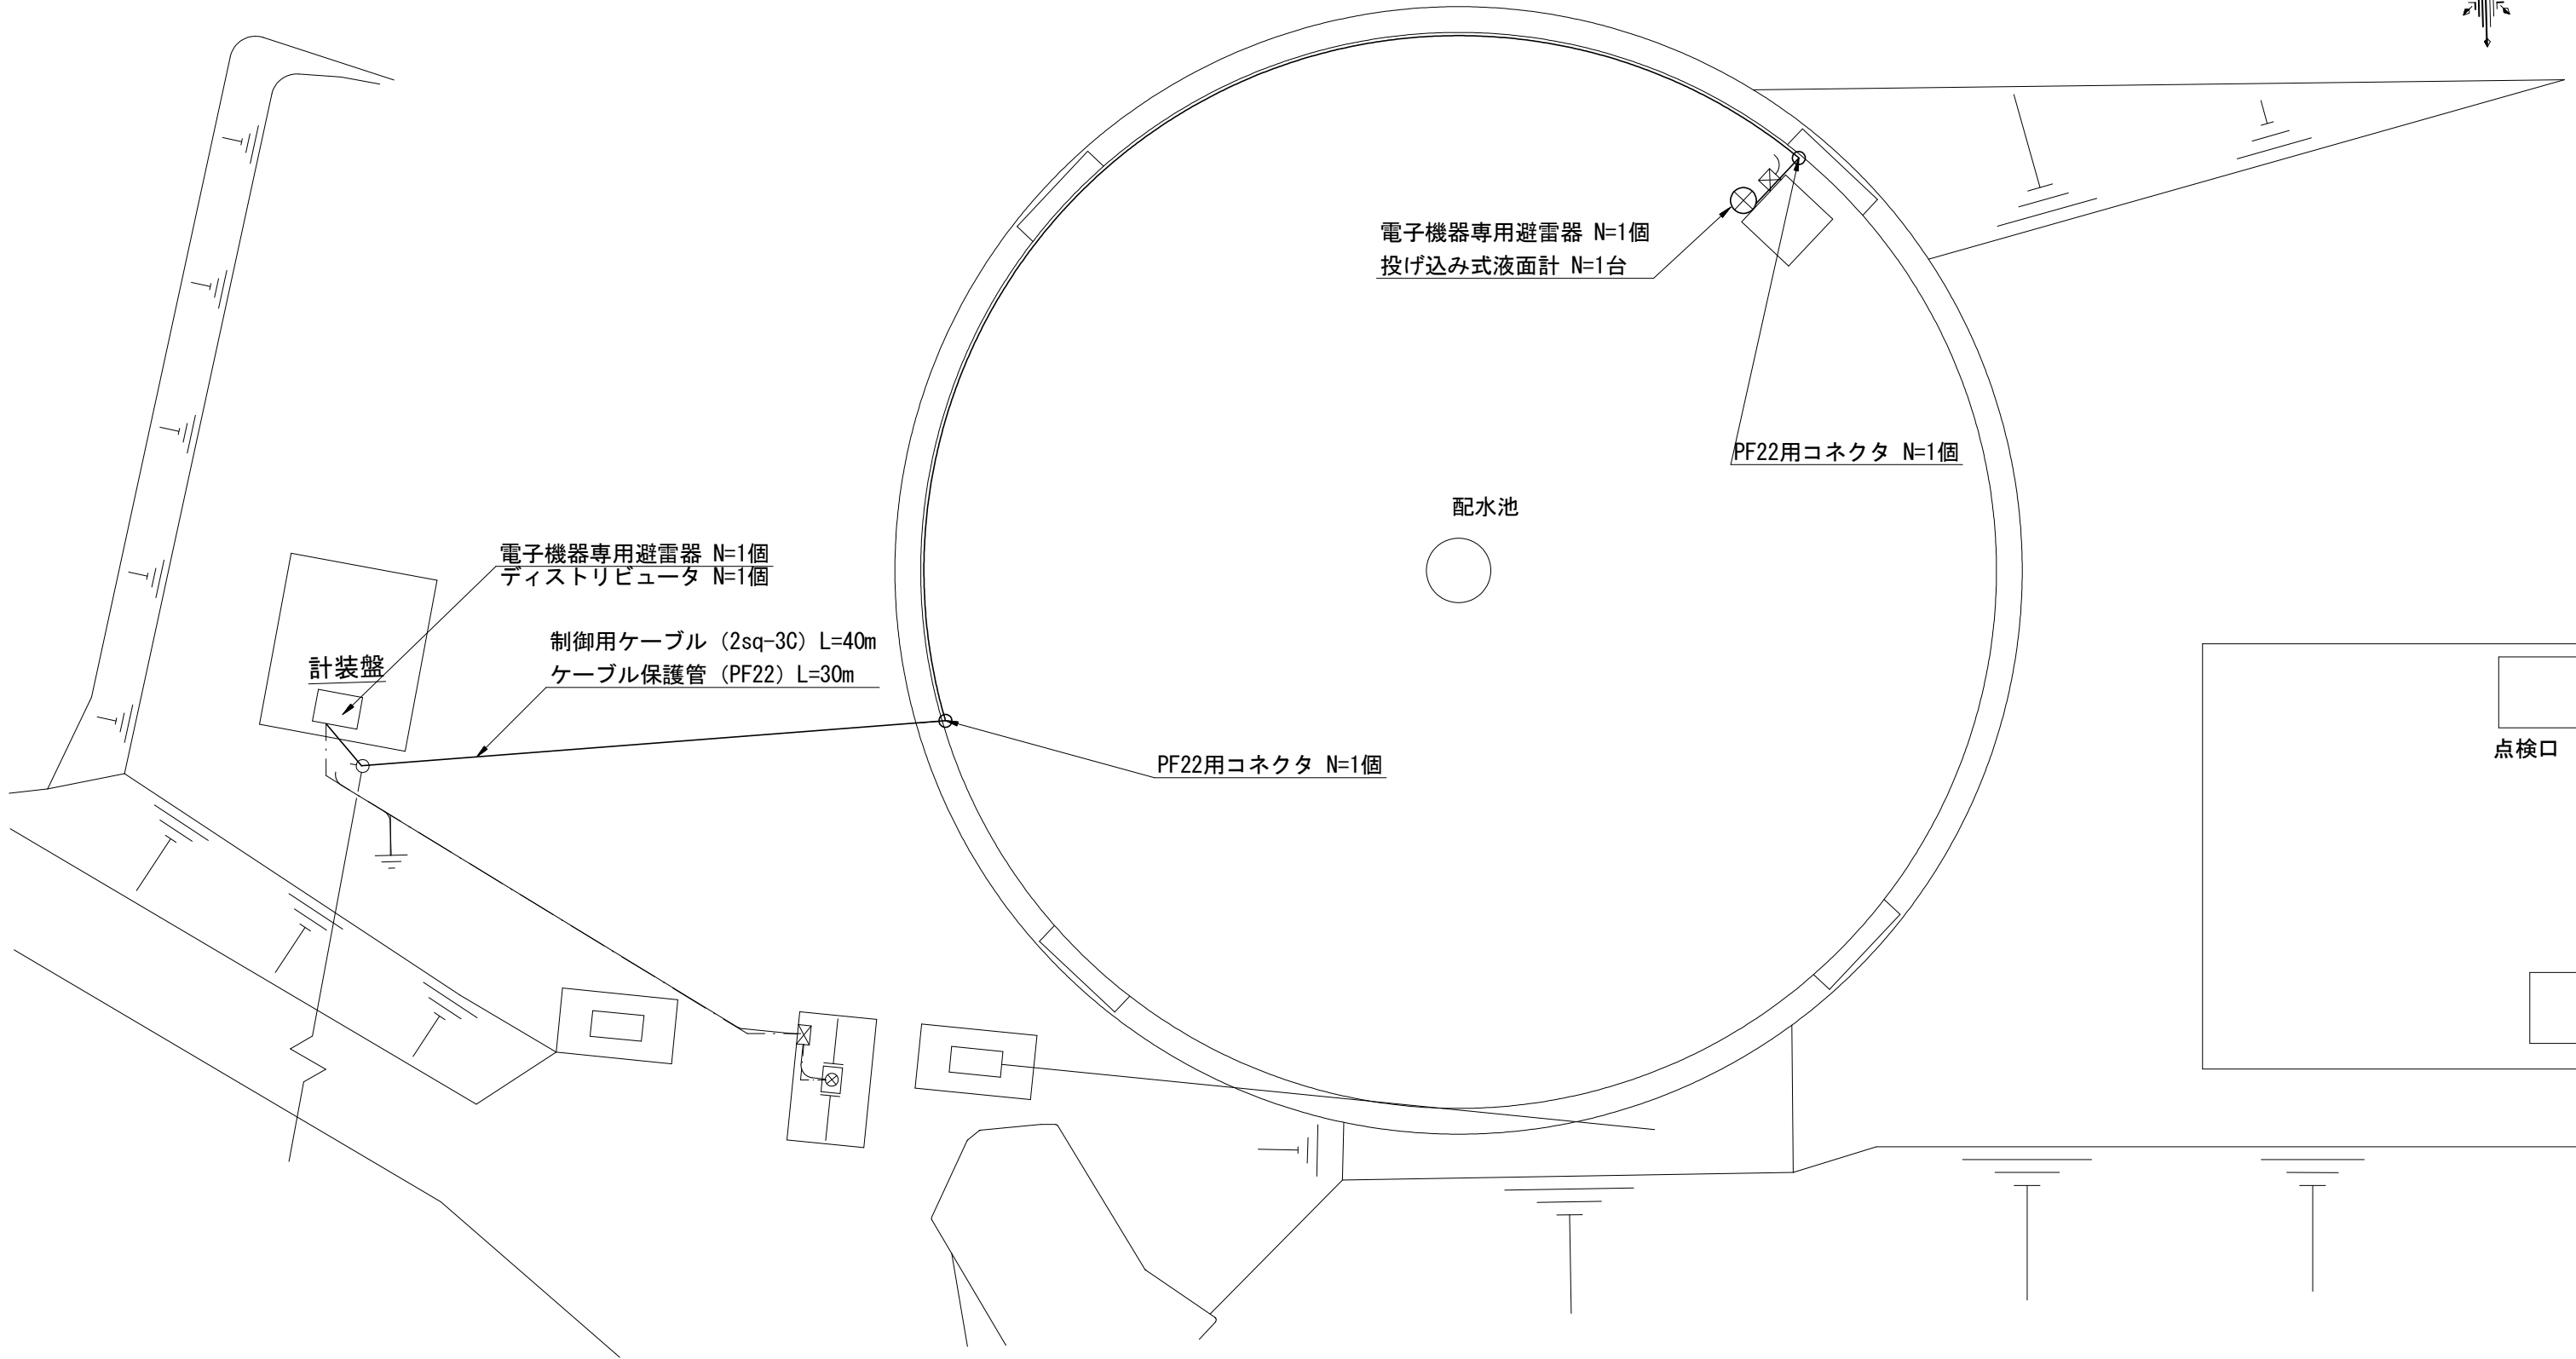

点検口

本原中央配水池水位計更新工事									
平面図				縮尺		図示			
上田市真田町本原 (赤坂)									
図面番号 1 葉中之 1									
上田市上下水道局上水道課									

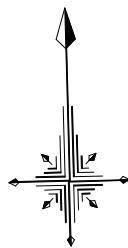